


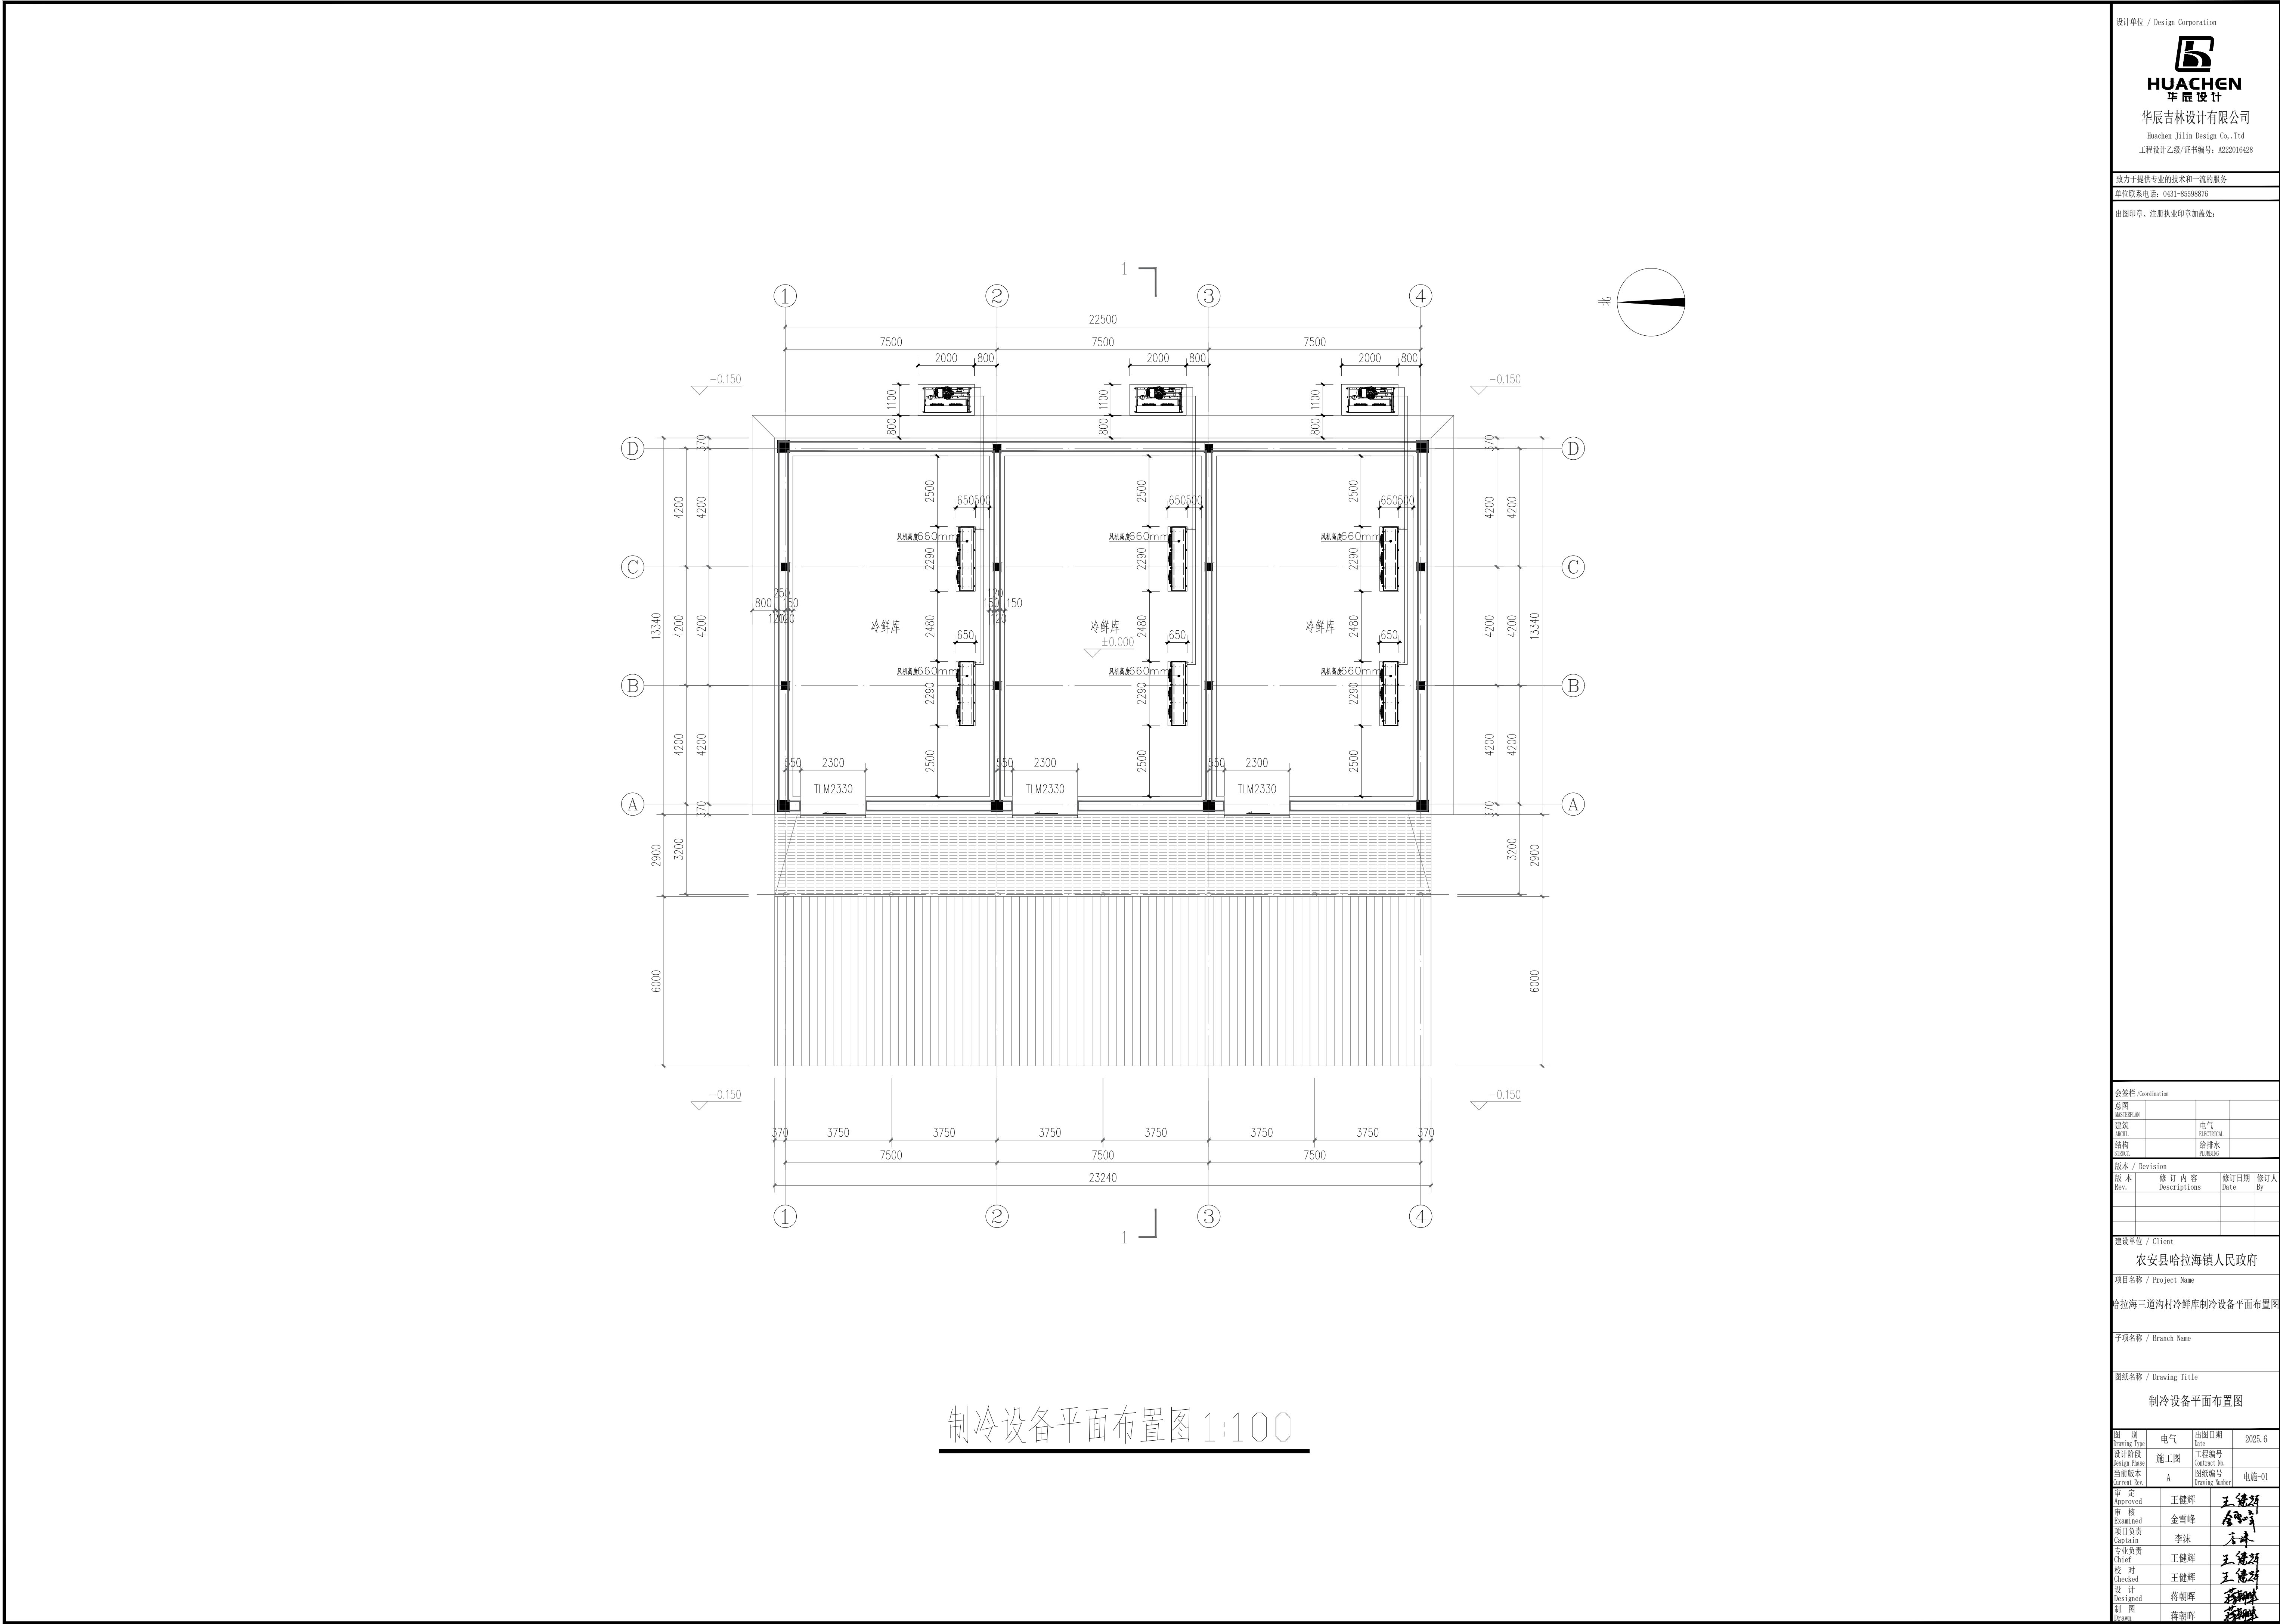

会签栏 / Coordination			
总图 SITE PLAN			
建筑 ARCH.		电气 ELECTRICAL	
结构 STRUCT.		给排水 PLUMBING	
版本 / Revision			
Rev.	修订内容 Descriptions	修订日期 Date	修订人 By
建设单位 / Client			
农安县哈拉海镇人民政府			
项目名称 / Project Name			
哈拉海三道沟村冷库制冷设备平面布置图			
子项名称 / Branch Name			
图纸名称 / Drawing Title			
制冷设备平面布置图			
图 别 Drawing Type	电气	出图日期 Date	2025.6
设计阶段 Design Phase	施工图	工程编号 Contract No.	
当前版本 Current Ver.	A	图纸编号 Drawing Number	电施-01
审 定 Approved	王健辉	王健辉	
审 核 Examined	金雪峰	金雪峰	
项目负责人 Captain	李沐	李沐	
专业负责 Chief	王健辉	王健辉	
校 对 Checked	王健辉	王健辉	
设 计 Designed	蒋朝晖	蒋朝晖	
制 图 Draw	蒋朝晖	蒋朝晖	