


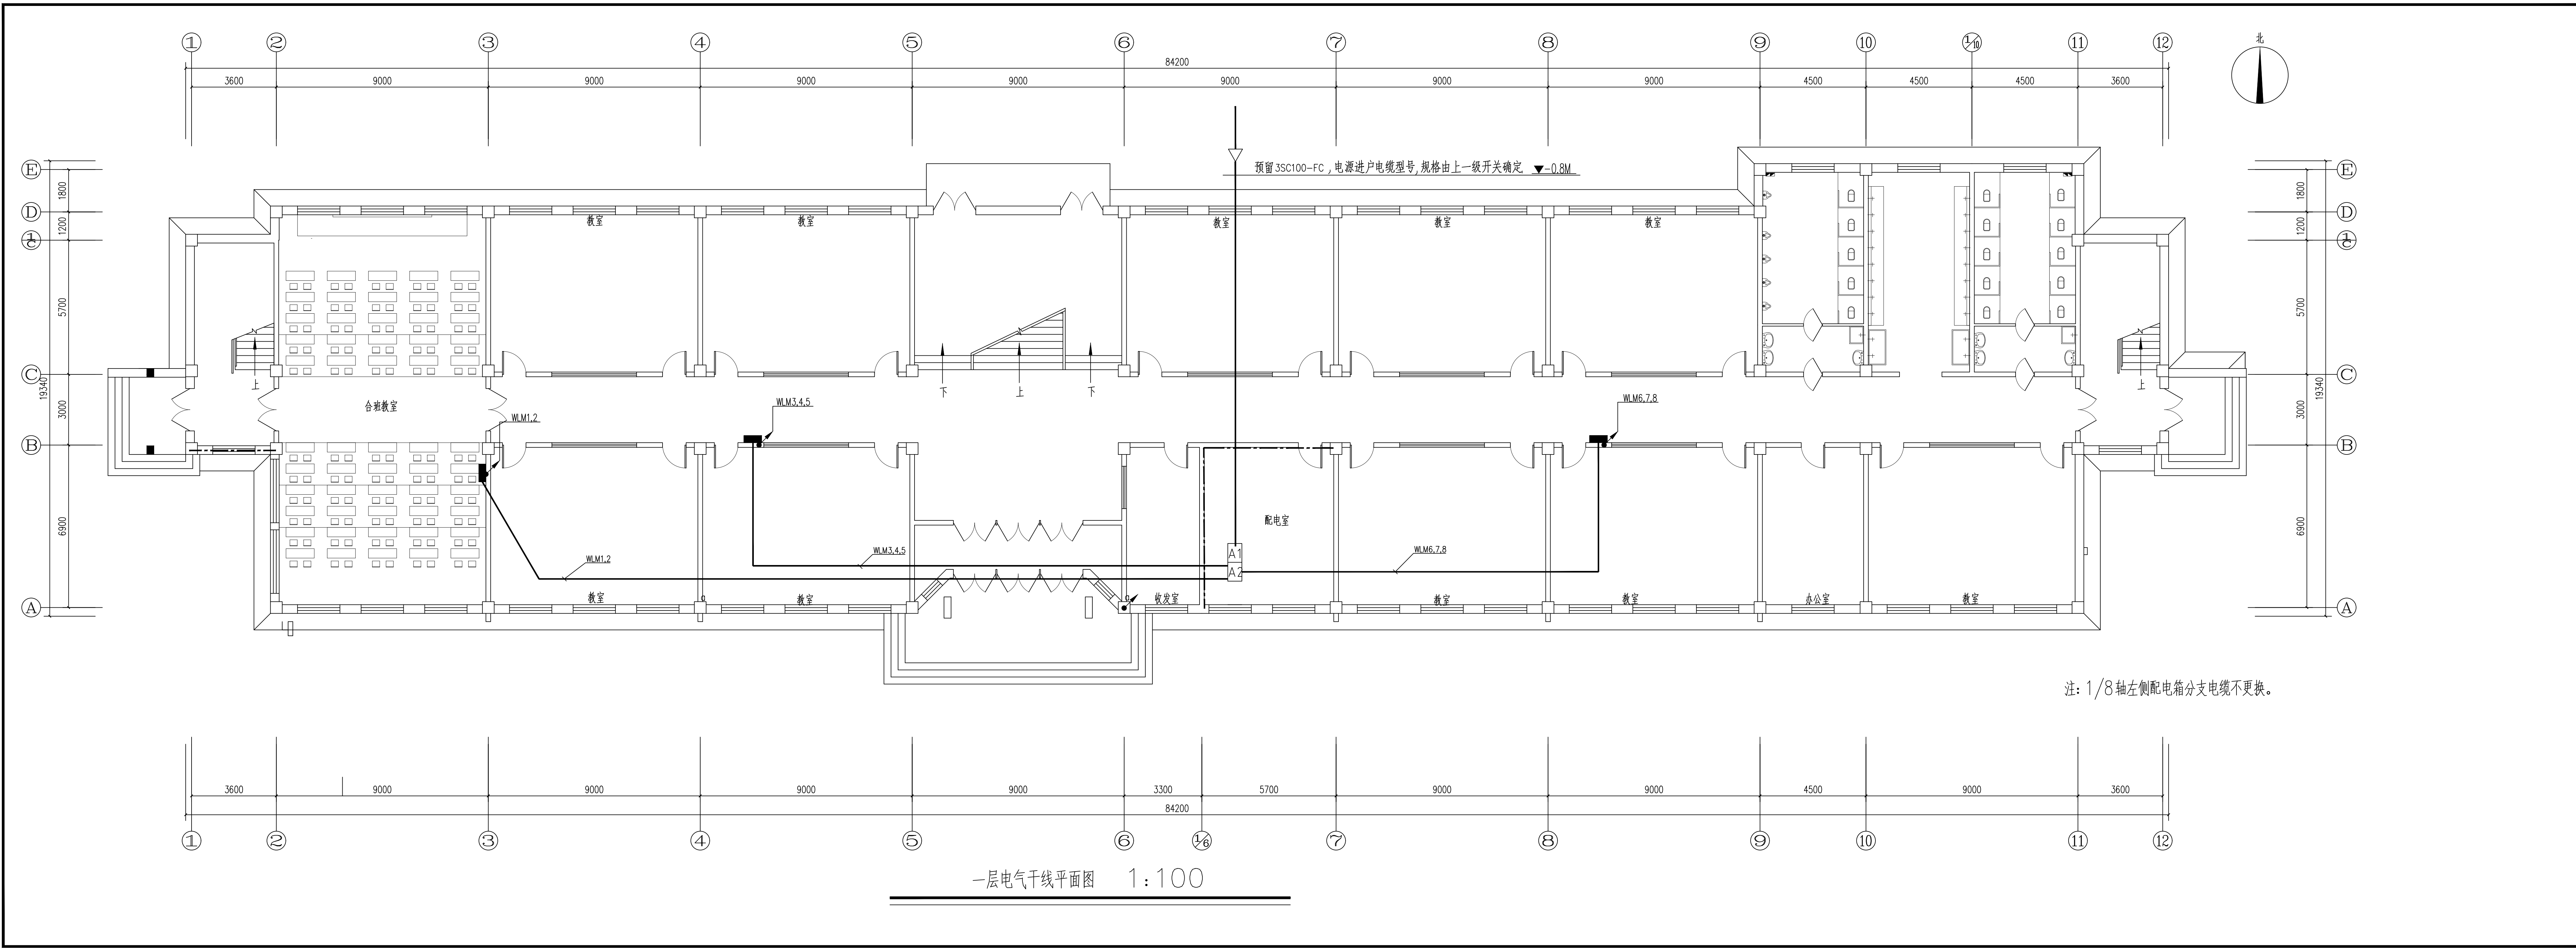

一层电气干线平面图 1:100

中远智信设计有限公司
工程设计证书编号: A452007485

附注
DESCRIPTIONS

会签
CONFIRMATION

总图		给排水
建筑		电气
结构		暖通

审定
APPROVED BY

叶航

项目负责
PROJECT CHARGE

宁静

审核
EXAMINED BY

王锐

专业负责
SPECIALIST CHARGE

周平

校对
CHECKED BY

范垂正

设计
DESIGNED BY

周平

印刷体
PRINT

印

签署
SIGNATURE

周平

加盖图章处
STAMP AREA

建设单位
CLIENT

松原市职业技术学院工程项目
PROJECT子项
SUBJECT图名
TITLE

图别
DRAWING TYPE

电气

图号
DRAWING NO.

电施-8

版本号
VERSION NO.

A版

日期
DATE

2025.06


工程号
PROJECT NO.

2025sy-027

备注
Remarks

施工图

中远设计
中远智信设计有限公司
Zhongyuan Zhixin Architectural Design Co., Ltd.

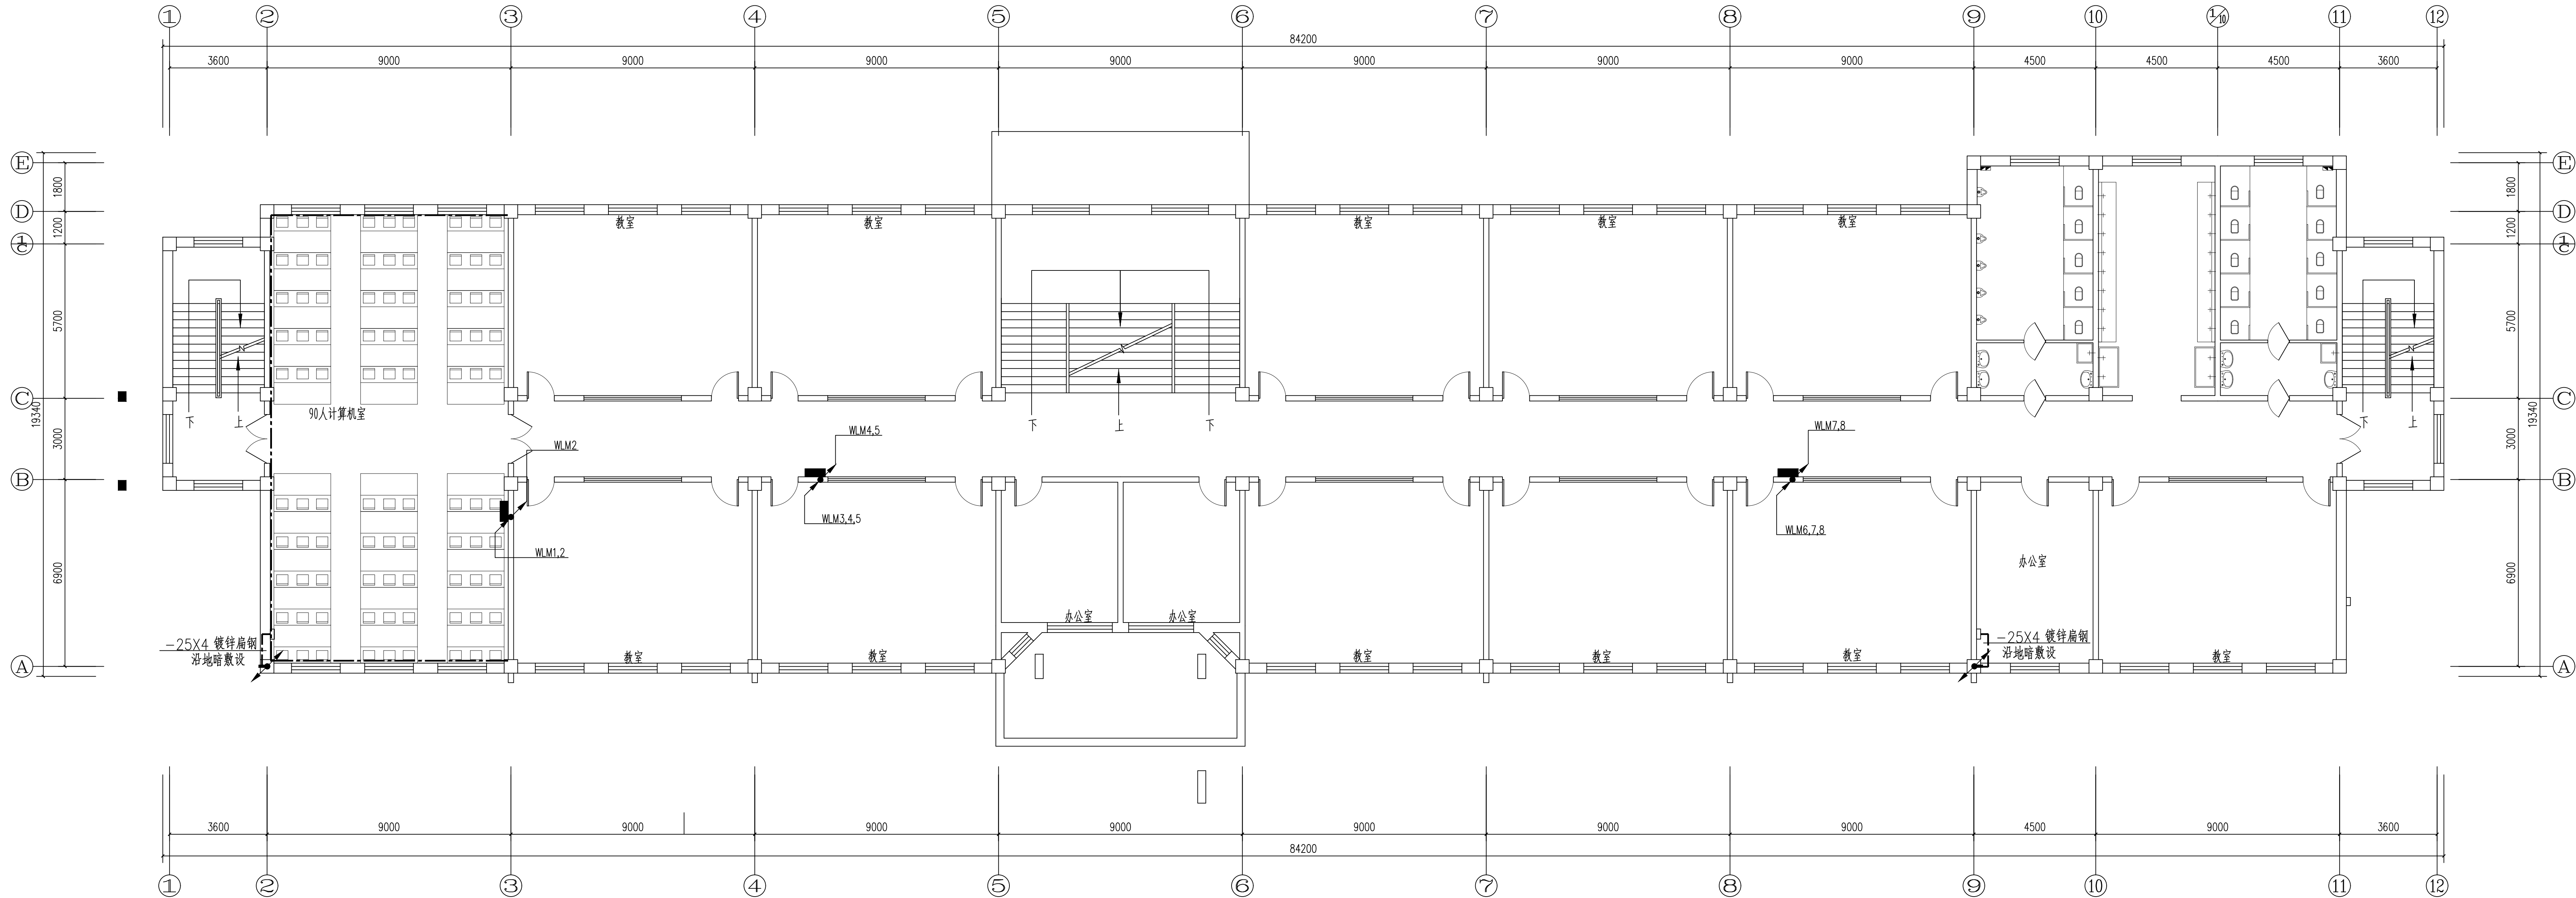

二层电气干线平面图 1:100

注: 1/8轴左侧配电箱分支电缆不更换。

中远智信设计有限公司
工程设计证书编号: A452007485

附注
DESCRIPTIONS


会签
CONFIRMATION

总图		给排水	
建筑		电气	
结构		暖通	

审定 APPROVED	叶航	设计 DESIGNER
项目负责人 PROJECT LEADER	宁静	审核 CHECKER
审核 EXAMINED BY	王锐	专业负责 SPECIAL RESPONSIBILITY
校对 CHECKED BY	周平	设计 DESIGNED BY
设计 DESIGNED BY	范垂正	印刷体 PRINT
	周平	签署 SIGNATURE

加盖图章处
STAMP AREA

建设单位 CLIENT	松原市职业技术学院		
工程项目 PROJECT	松原职业技术学院用电改造项目		
子项 SUBJECT	松原市职业技术学院机电楼		
图名 TITLE	二层电气干线平面图		
图别 DRAWING TYPE	电气	图号 DRAWING NO.	电施-9
版本号 VERSION NO.	A版	日期 DATE	2025.06
工程号 PROJECT NO.	2025sy-027	备注 Remarks	施工图

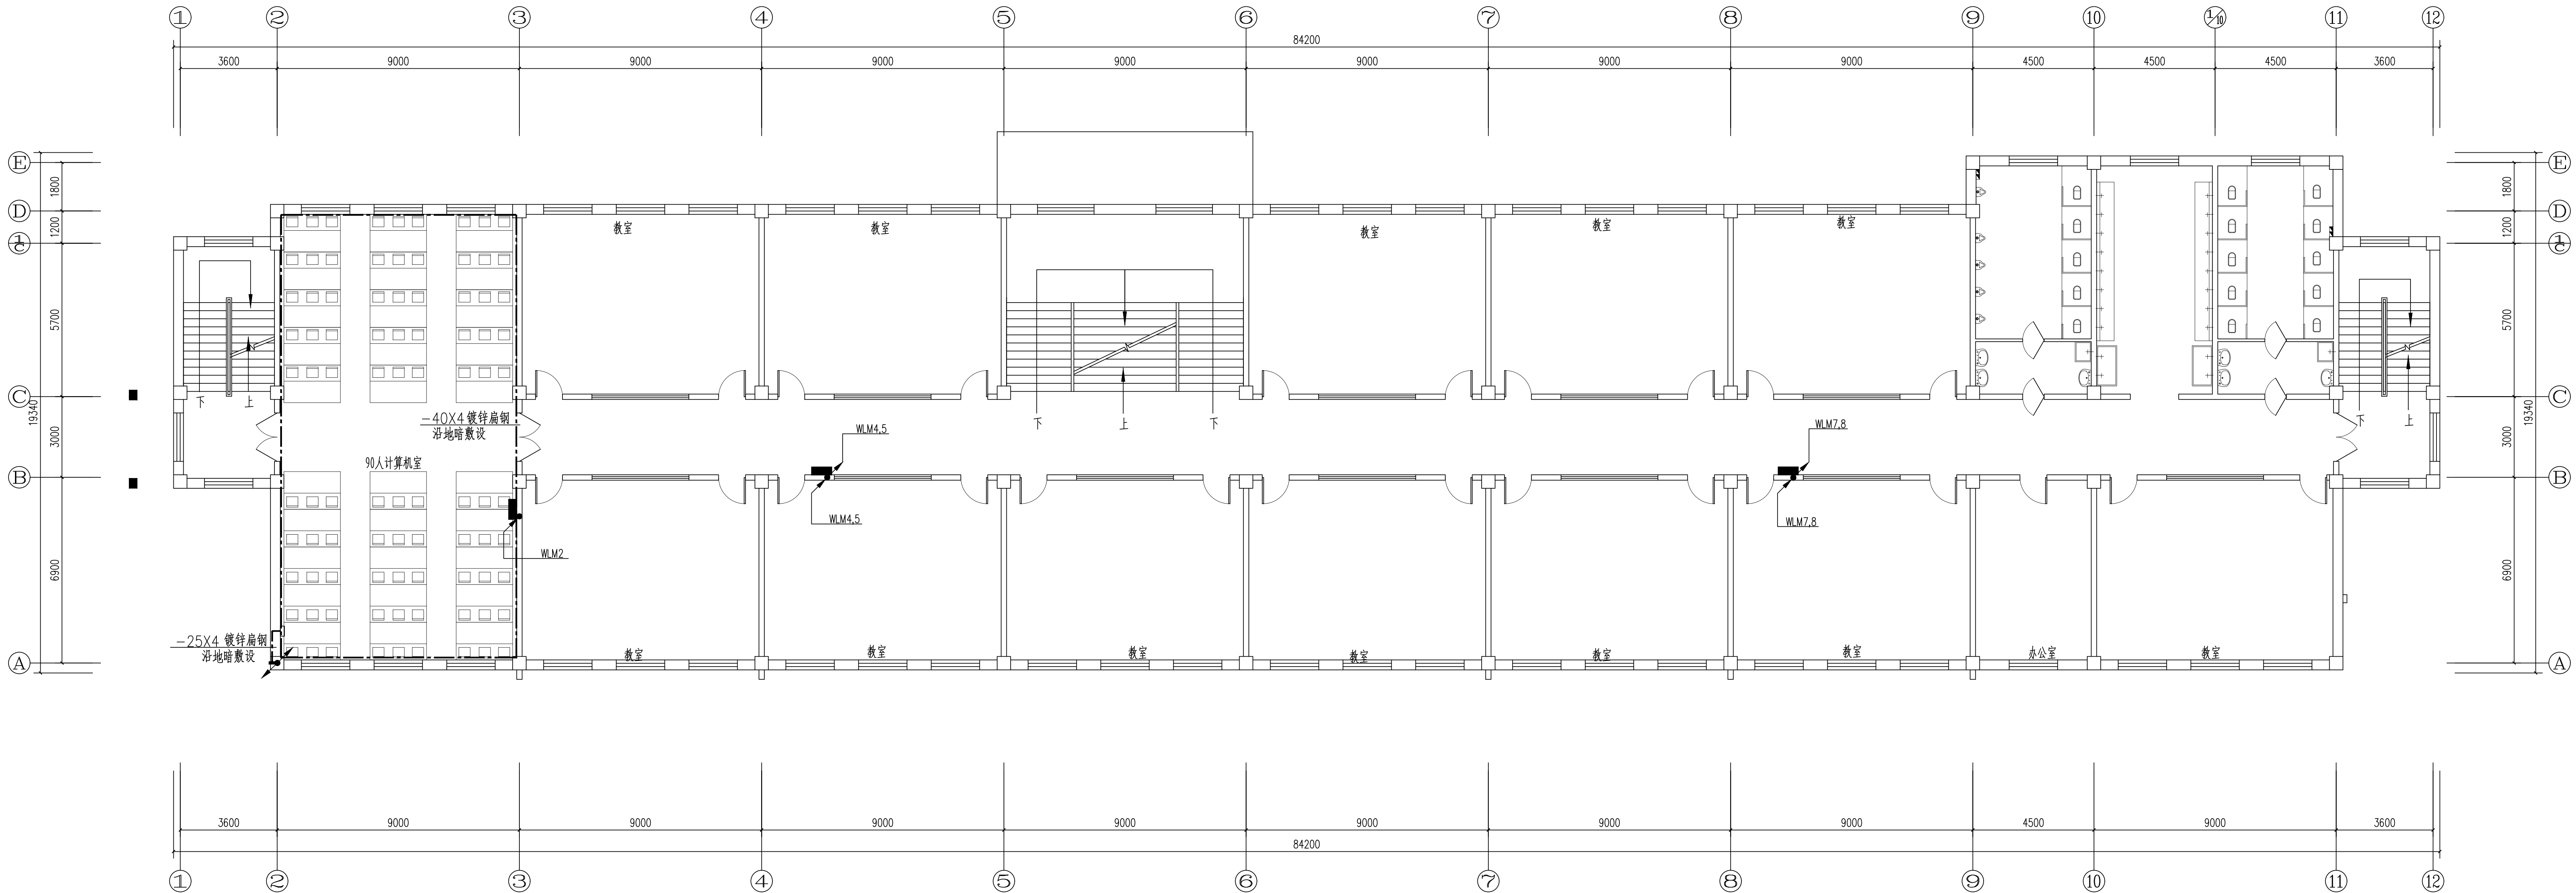

三层电气干线平面图 1:100

注: 1/8轴左侧配电箱分支电缆不更换。

中远智信设计有限公司
工程设计证书编号: A452007485

附注

会签


总图		给排水	
建筑		电气	
结构		暖通	

审定	叶航	审核	王锐
项目负责	宁静	审核	王锐
审核	王锐	校核	周平
专业负责	周平	校对	范垂正
校对	范垂正	设计	周平
设计	周平	印刷	答墨

加盖图章处

建设单位	松原市职业技术学院		
工程项目	松原职业技术学院用电改造项目		
子项	松原职业技术学院机电		
图名	三层电气干线平面图		
图别	电气	图号	电施-10
版本号	A版	日期	2025.06
工程号	2025sy-027	备注	施工图

中远设计
中远智信设计有限公司
Zhongyuan Zhixin Architectural Design Co., Ltd.

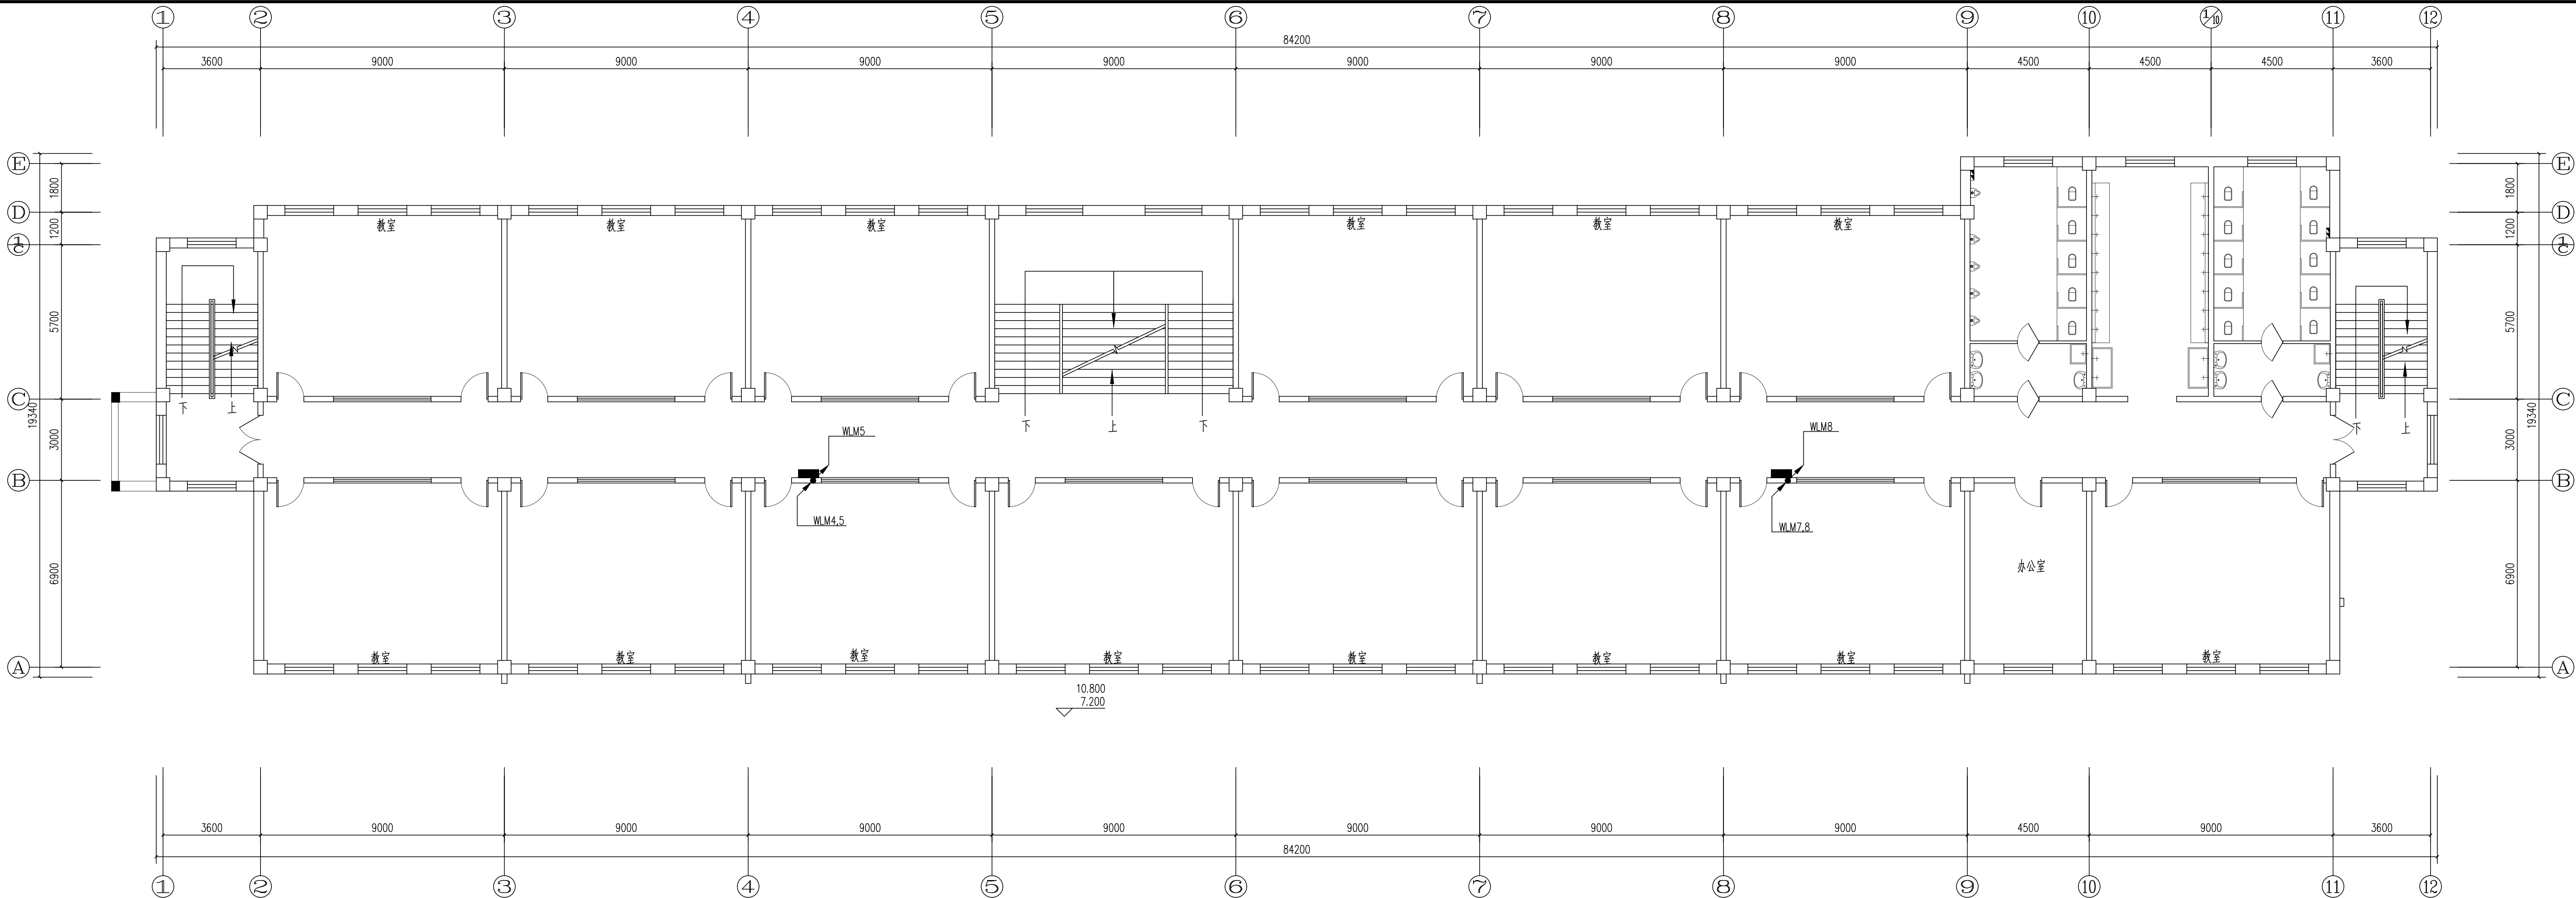

四、五层电气干线平面图 1:100

注: 1/8轴左侧配电箱分支电缆不更换。

中远智信设计有限公司
工程设计证书编号: A452007485

附 注
DESCRIPTIONS

会 签
CONFIRMATION

总 图		给排水	
建 筑		电 气	
结 构		暖 通	

审 定
APPROVED BY

叶 航

项目负责
PROJECT CHIEF

宁 静

审 核
EXAMINED BY

王 锐

专业负责
SPECIAL RESPONSIBLE

周 平

校 对
CHECKED BY

范垂正

设 计
DESIGNED BY

周 平

印刷体
PRINT

签 署
SIGNATURE

加盖图章处
STAMP AREA

建设单位
CLIENT

松原市职业技术学院

工程项目
PROJECT

松原职业技术学院用电改造项目

子 项
SUBJECT

松原市职业技术学院机电

图 名
TITLE

四、五层电气干线平面图

图 别
DRAWING TYPE

电 气

图 号
DRAWING NO.

电施-11

版本号
EDITION NO.

A 版

日 期
DATE

2025.06


工 程 号
PROJECT NO.

2025sy-027

备 注
Remarks

施工图

中远设计
中远智信设计有限公司
Zhongyuan Zhixin Architectural Design Co., Ltd.

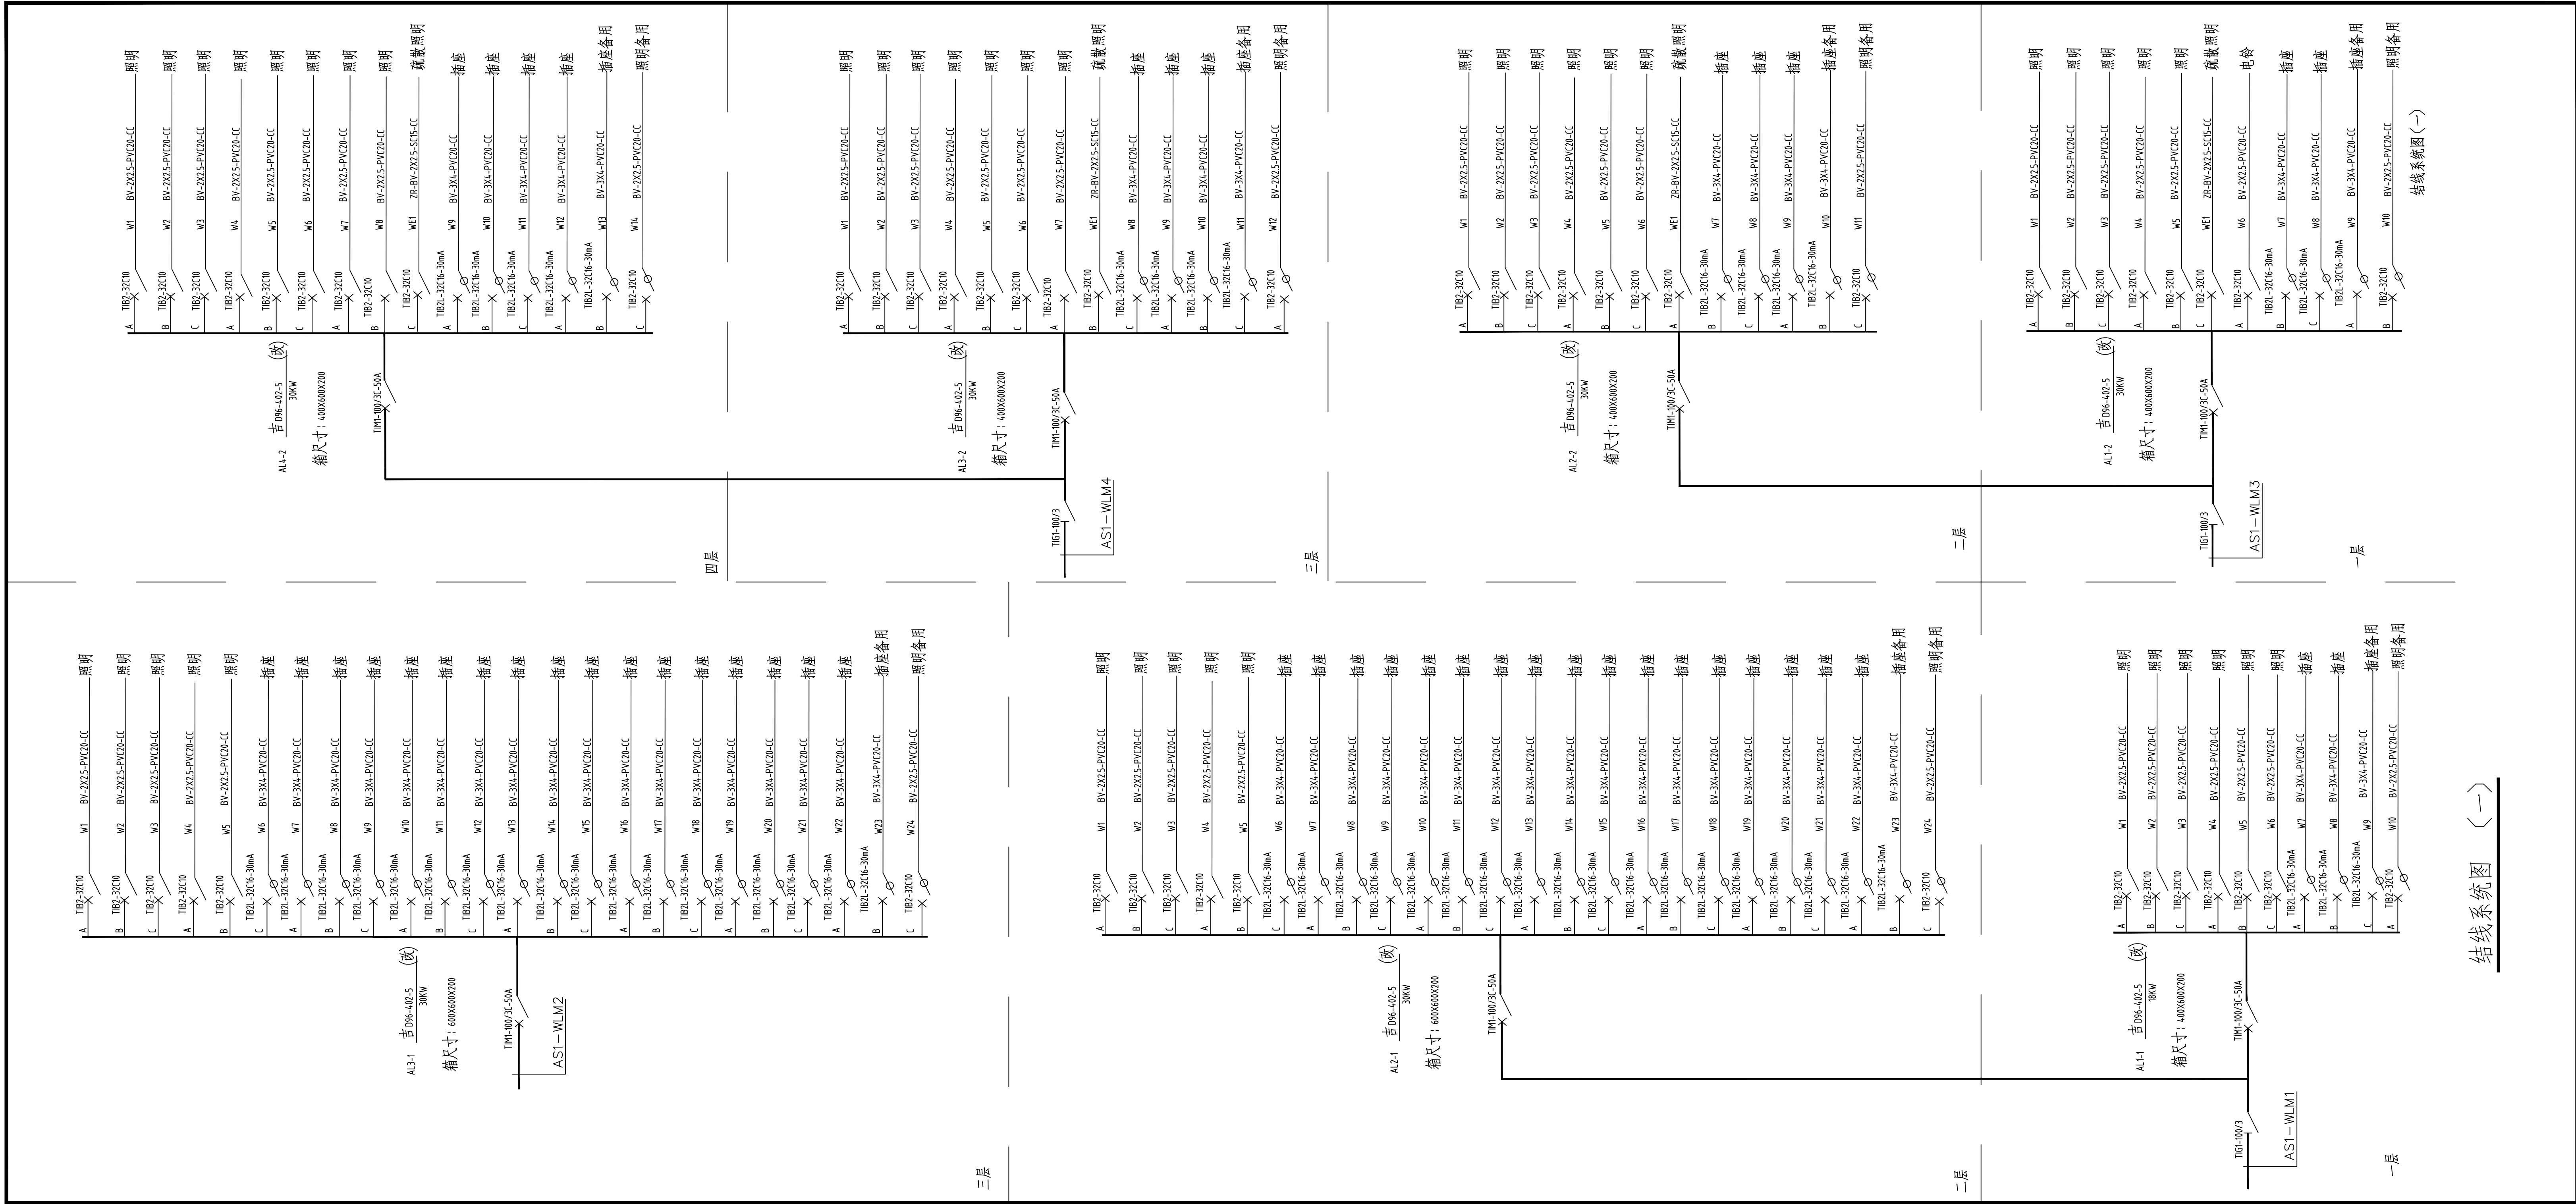

中远智信设计有限公司
工程设计证书编号: A452007485

附注
DESCRIPTIONS

会 签
COORDINATION

四二

建 筑

结构

審 定
APPROVED BY

项目负责
CAPTAIN

审核
EXAMINED BY

专业负责
CHIEF ENGR.

校 对
CHECKED BY

设计
DESIGNED BY

印刷体
PRINT

加盖图章处

建设单位
CLIENT

工程项目
PROJECT

子 項
SUBENTRY

图名	
TITLE	

100

图 别

EDITION NO.	版本号
-------------	-----

工程号	PROJ NO
-----	---------

1. 10/20/2006	

1

申

Zhongyuan

1




中远设计
中远智信设计有限公司
Zhongyuan Zhixin Architectural Design Co., Ltd.

10. *Journal of the American Medical Association*, 2000; 284: 1039-1044.

机电楼改造说明:

- 1、更换进户总电缆；
- 2、更换A2到各层配电箱的分支电缆；

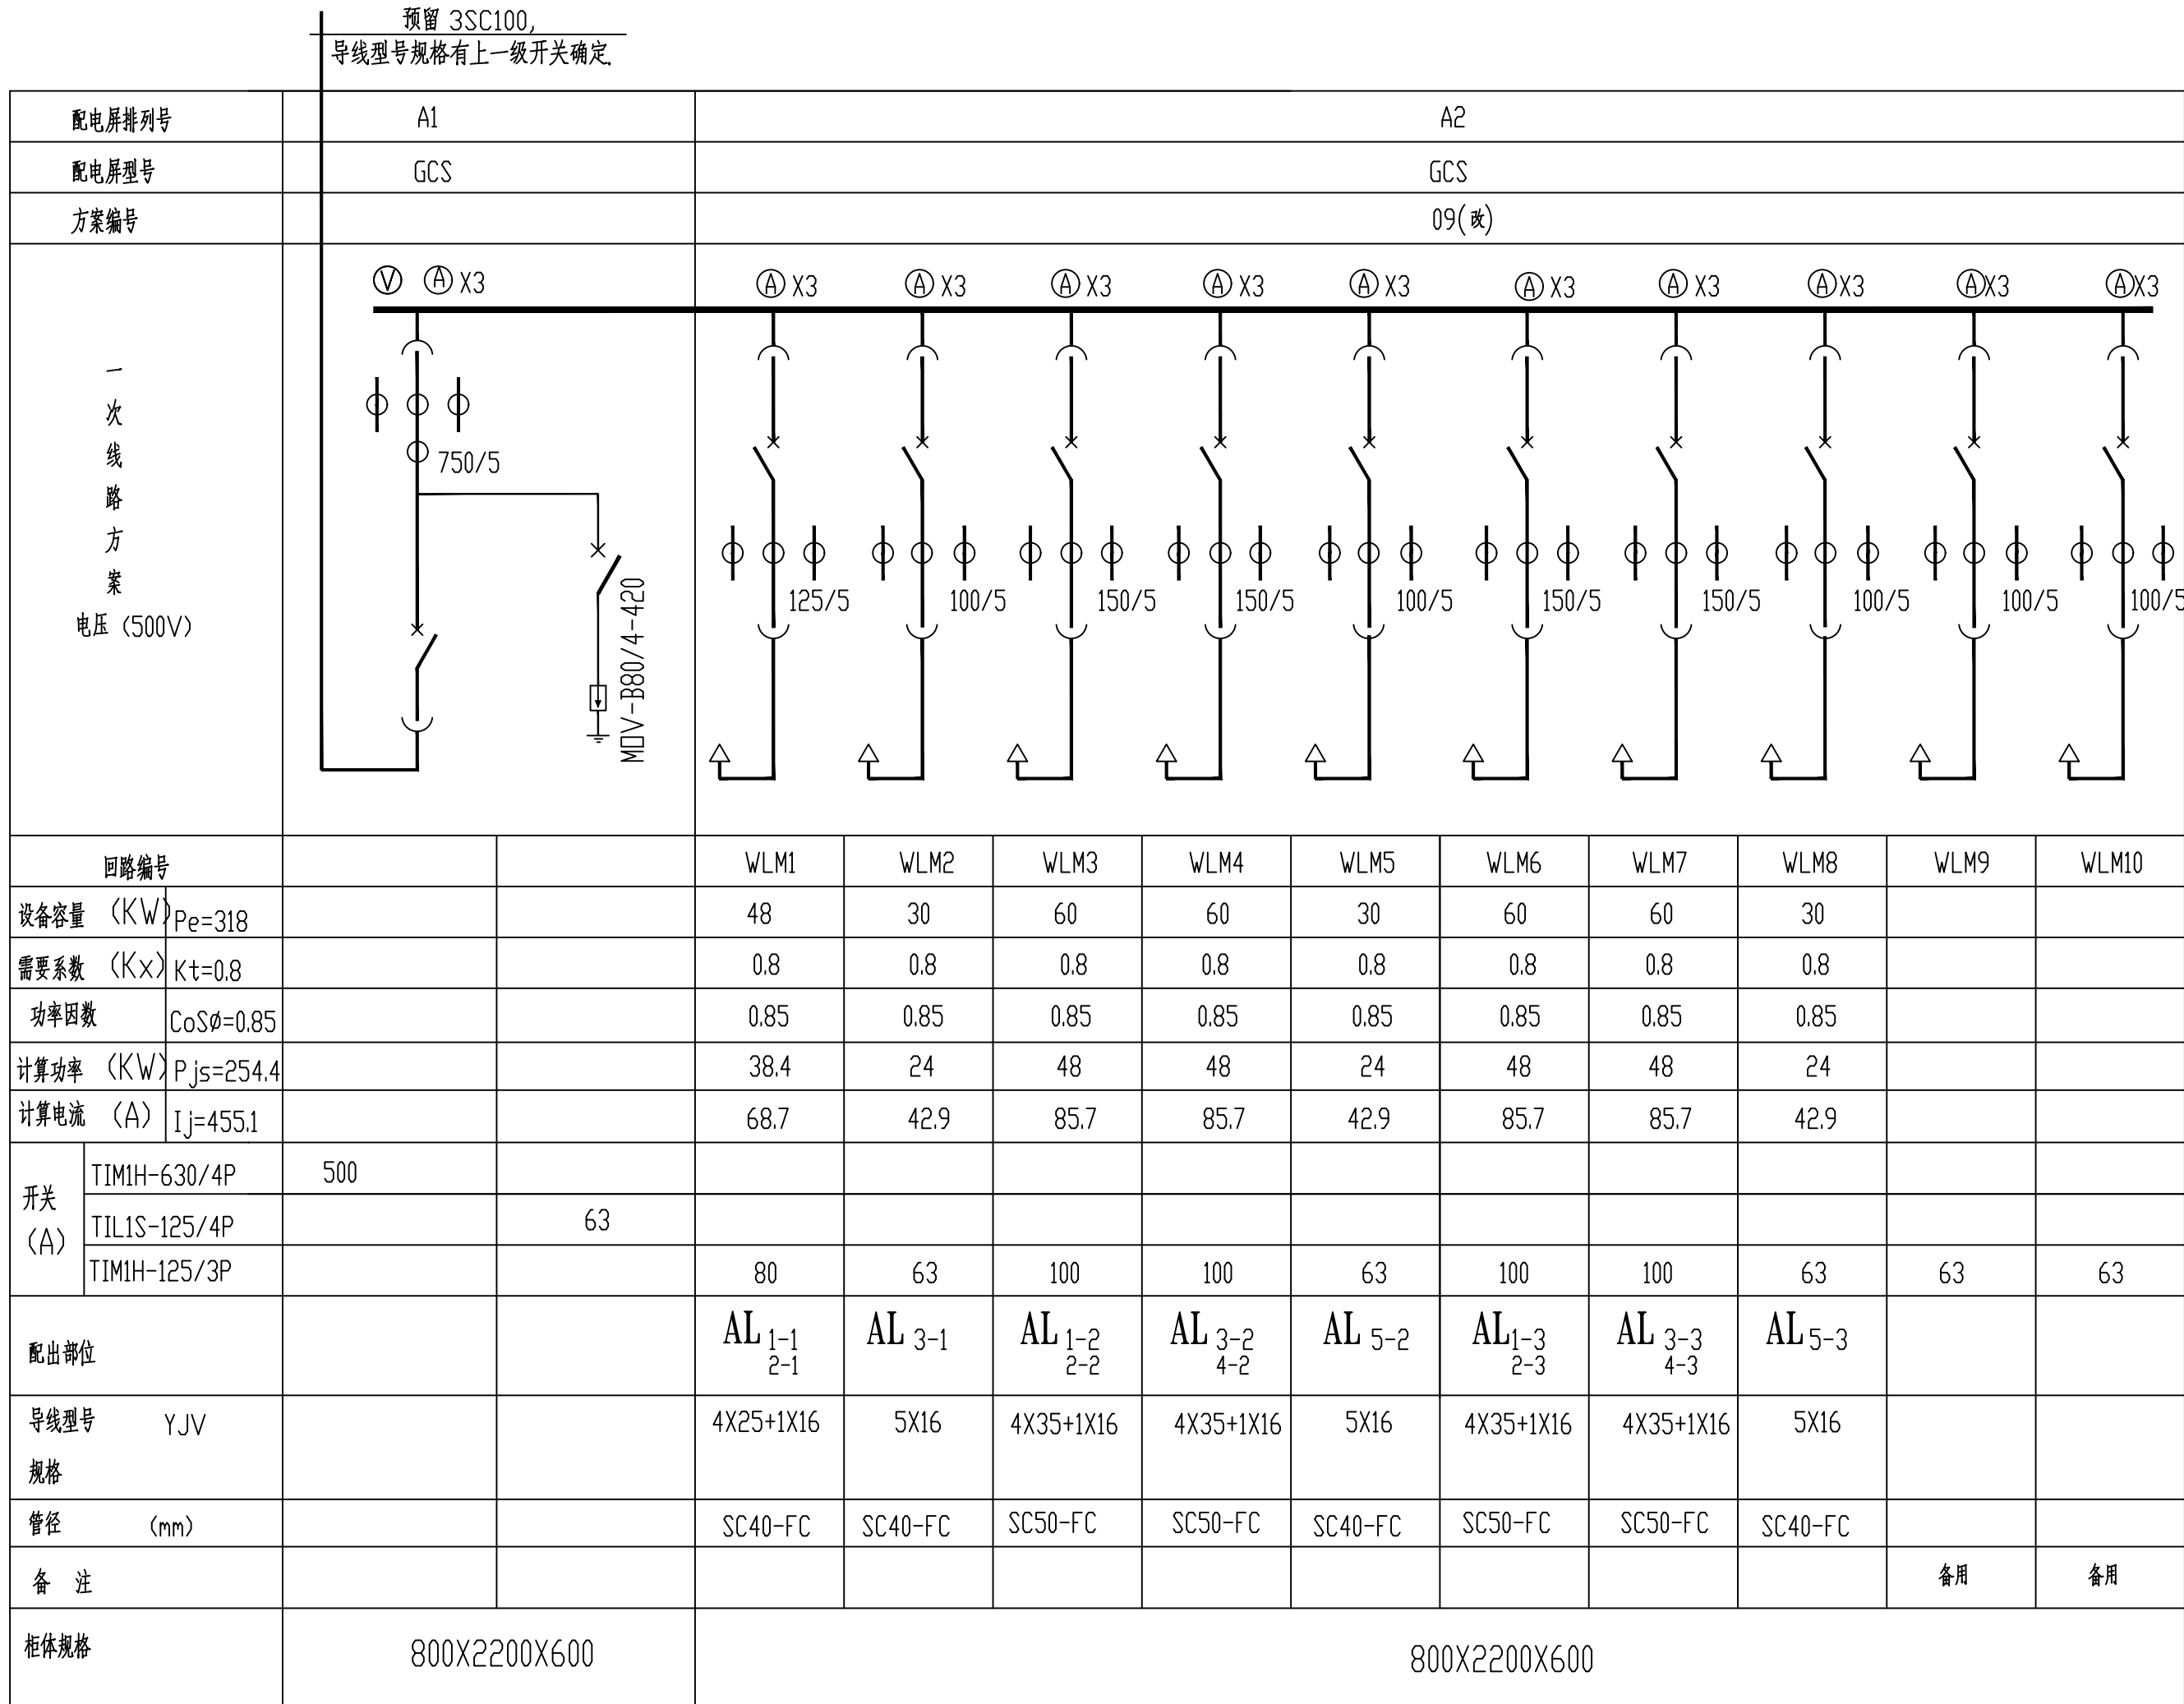

低压配电系统图