


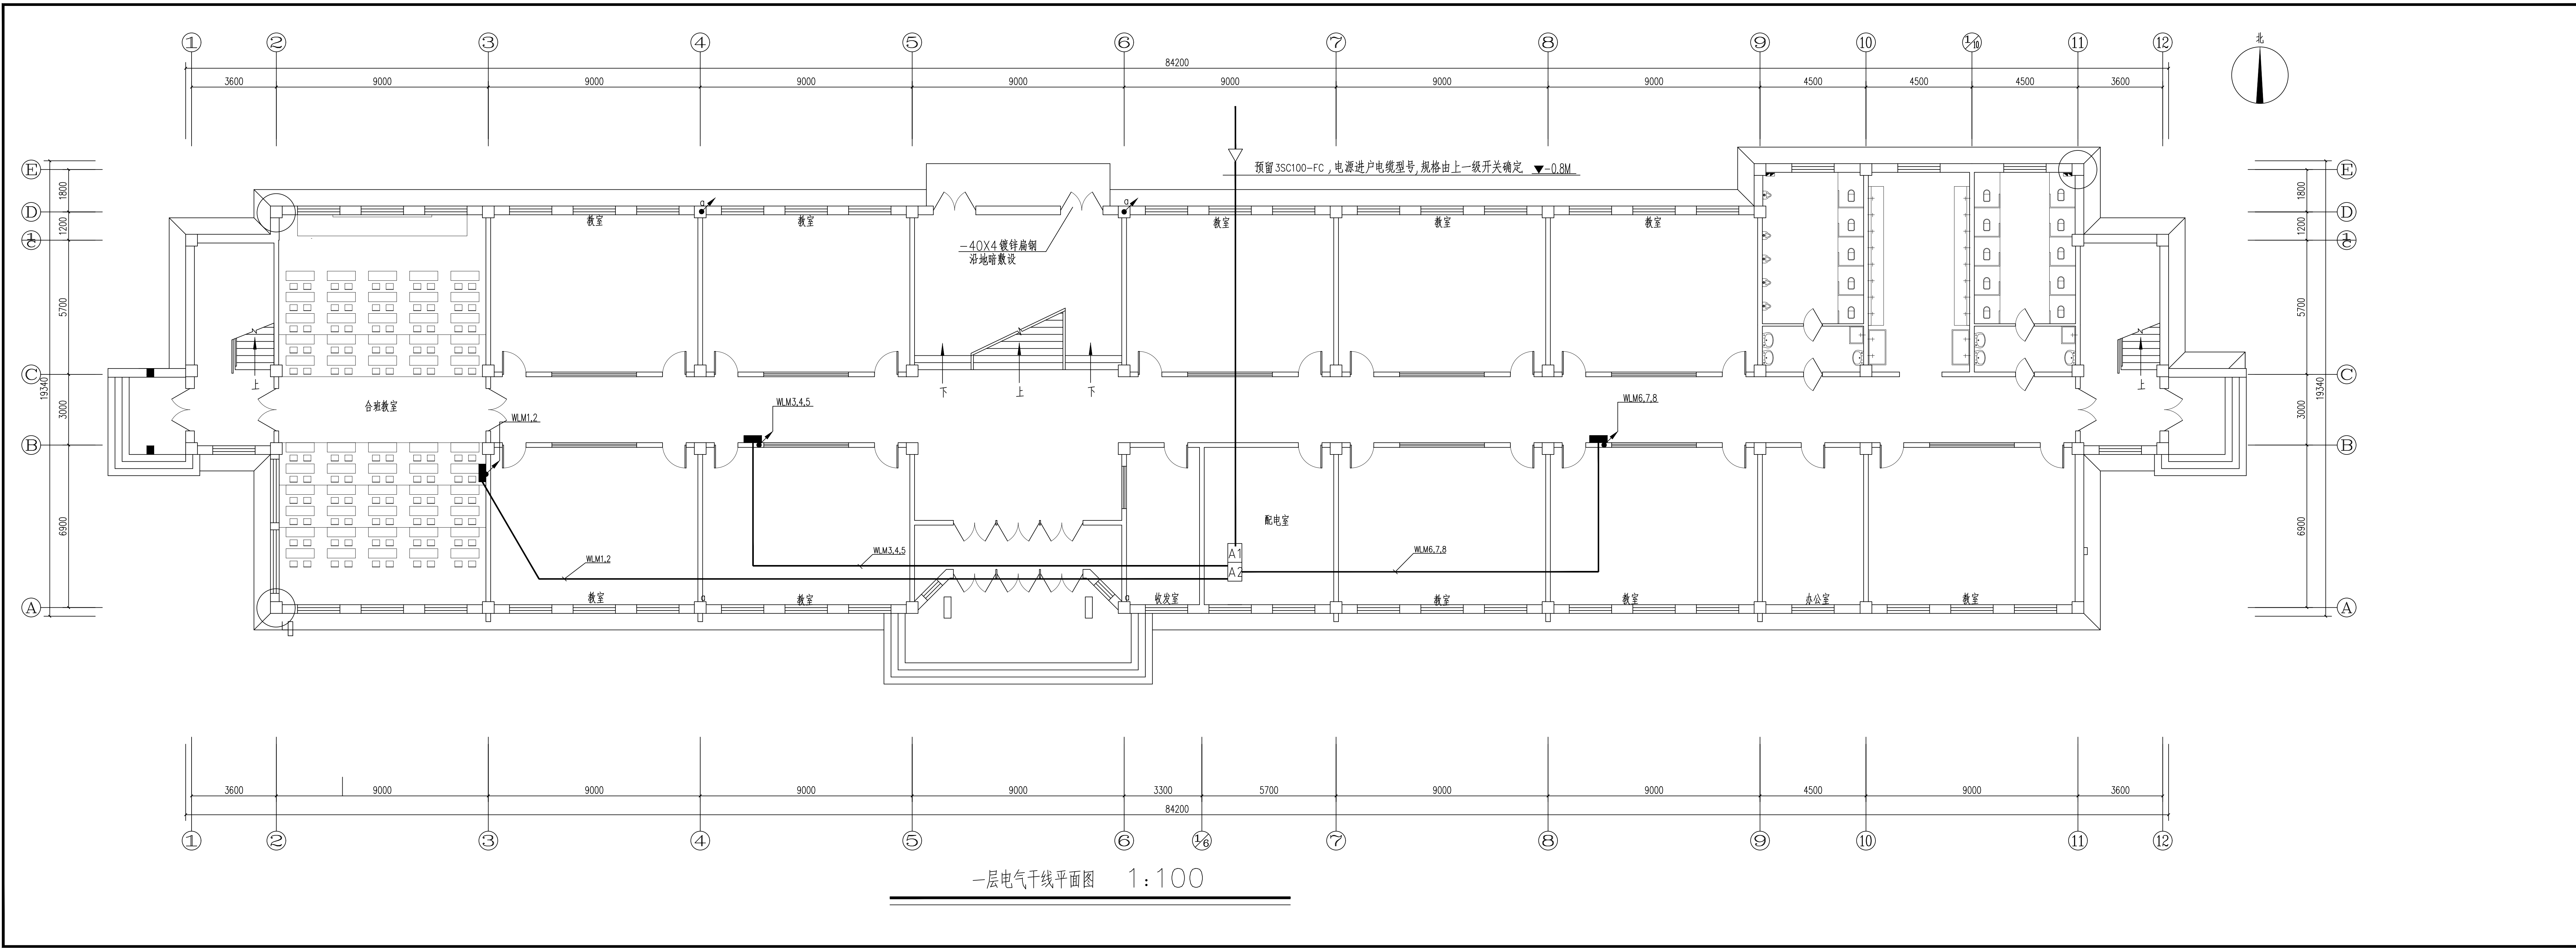

中远智信设计有限公司
工程设计证书编号: A452007485

附注
DESCRIPTIONS

会签
CONFIRMATION


总图		给排水
建筑		电气
结构		暖通

审定 APPROVED BY	叶航	设计 DESIGNER
项目负责 PROJECT CHARGE	宁静	审核 CHECKER
审核 EXAMINED BY	王锐	专业负责 SPECIALIST CHARGE
校对 CHECKED BY	周平	设计 DESIGNED BY
设计 DESIGNED BY	周平	印刷 PRINT
		签字 SIGNATURE

加盖图章处
STAMP AREA

建设单位 CLIENT	松原市职业技术学院		
工程项目 PROJECT	松原职业技术学院用电改造项目		
子项 SUBJECT	松原职业技术学院信息楼		
图名 TITLE	一层电气干线平面图		
图别 DRAWING TYPE	电气	图号 DRAWING NO.	电施-15
版本号 VERSION NO.	A版	日期 DATE	2025.06
工程号 PROJECT NO.	2025sy-027	备注 REMARKS	施工图

中远设计
中远智信设计有限公司
Zhongyuan Zhixin Architectural Design Co., Ltd.

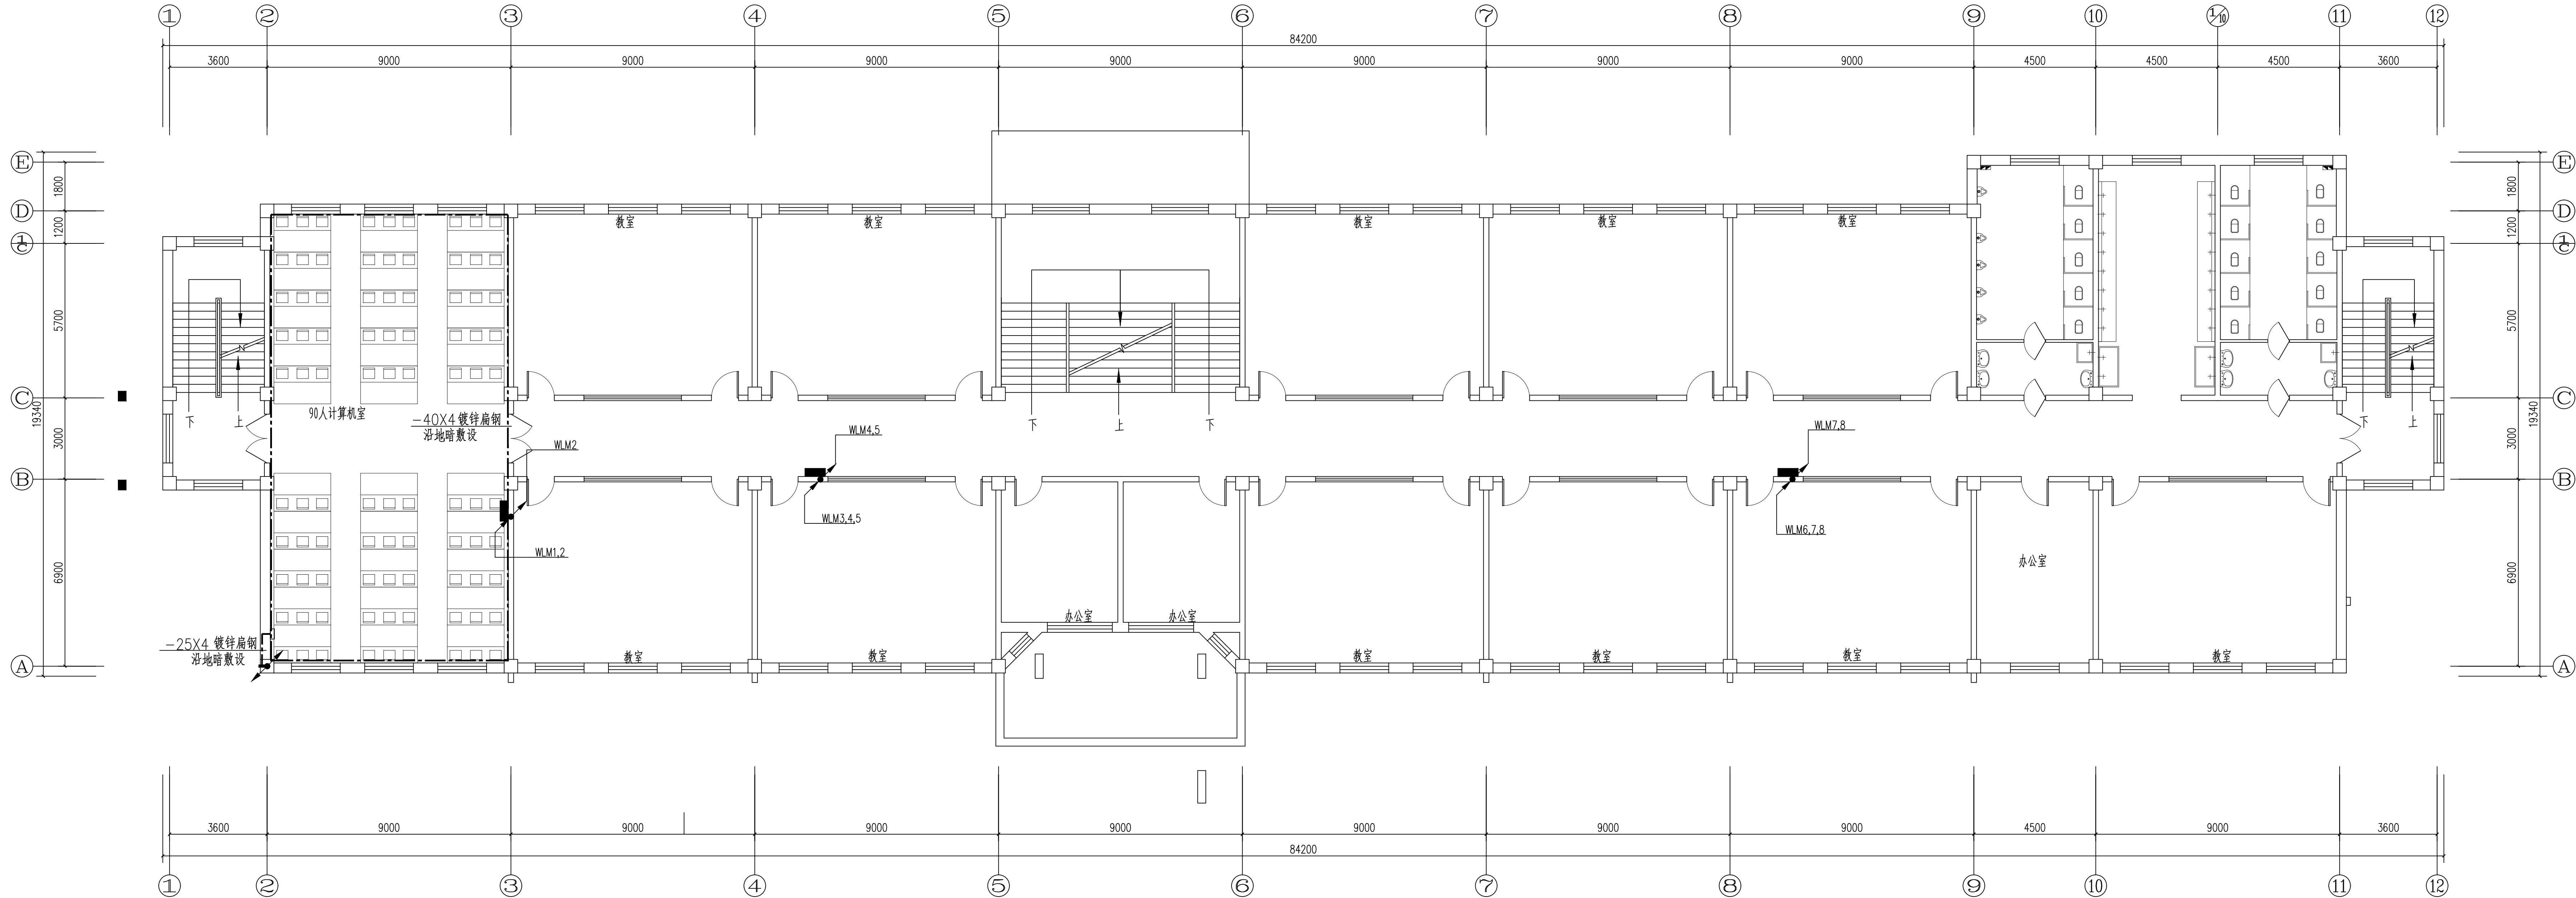

二层电气干线平面图 1:100

中远智信设计有限公司
工程设计证书编号: A452007485

附注
DESCRIPTIONS

会签
CONFIRMATION


总图		给排水	
建筑		电气	
结构		暖通	

审定 APPROVED BY	叶航	设计 DESIGNER	王锐
项目负责 PROJECT CHARGE	宁静	审核 CHECKED BY	王锐
审核 EXAMINED BY	王锐	专业负责 SPECIALIST CHARGE	周平
校对 CHECKED BY	范垂正	设计 DESIGNED BY	周平
设计 DESIGNED BY	周平	印刷体 PRINT	答墨

加盖图章处
STAMP AREA

建设单位 CLIENT	松原市职业技术学院		
工程项目 PROJECT	松原职业技术学院用电改造项目		
子项 SUBJECT	松原市职业技术学院信息楼		
图名 TITLE	二层电气干线平面图		
图别 DRAWING TYPE	电气	图号 DRAWING NO.	电施-16
版本号 VERSION NO.	A版	日期 DATE	2025.06
工程号 PROJECT NO.	2025sy-027	备注 Remarks	施工图

中远设计
中远智信设计有限公司
Zhongyuan Zhixin Architectural Design Co., Ltd.

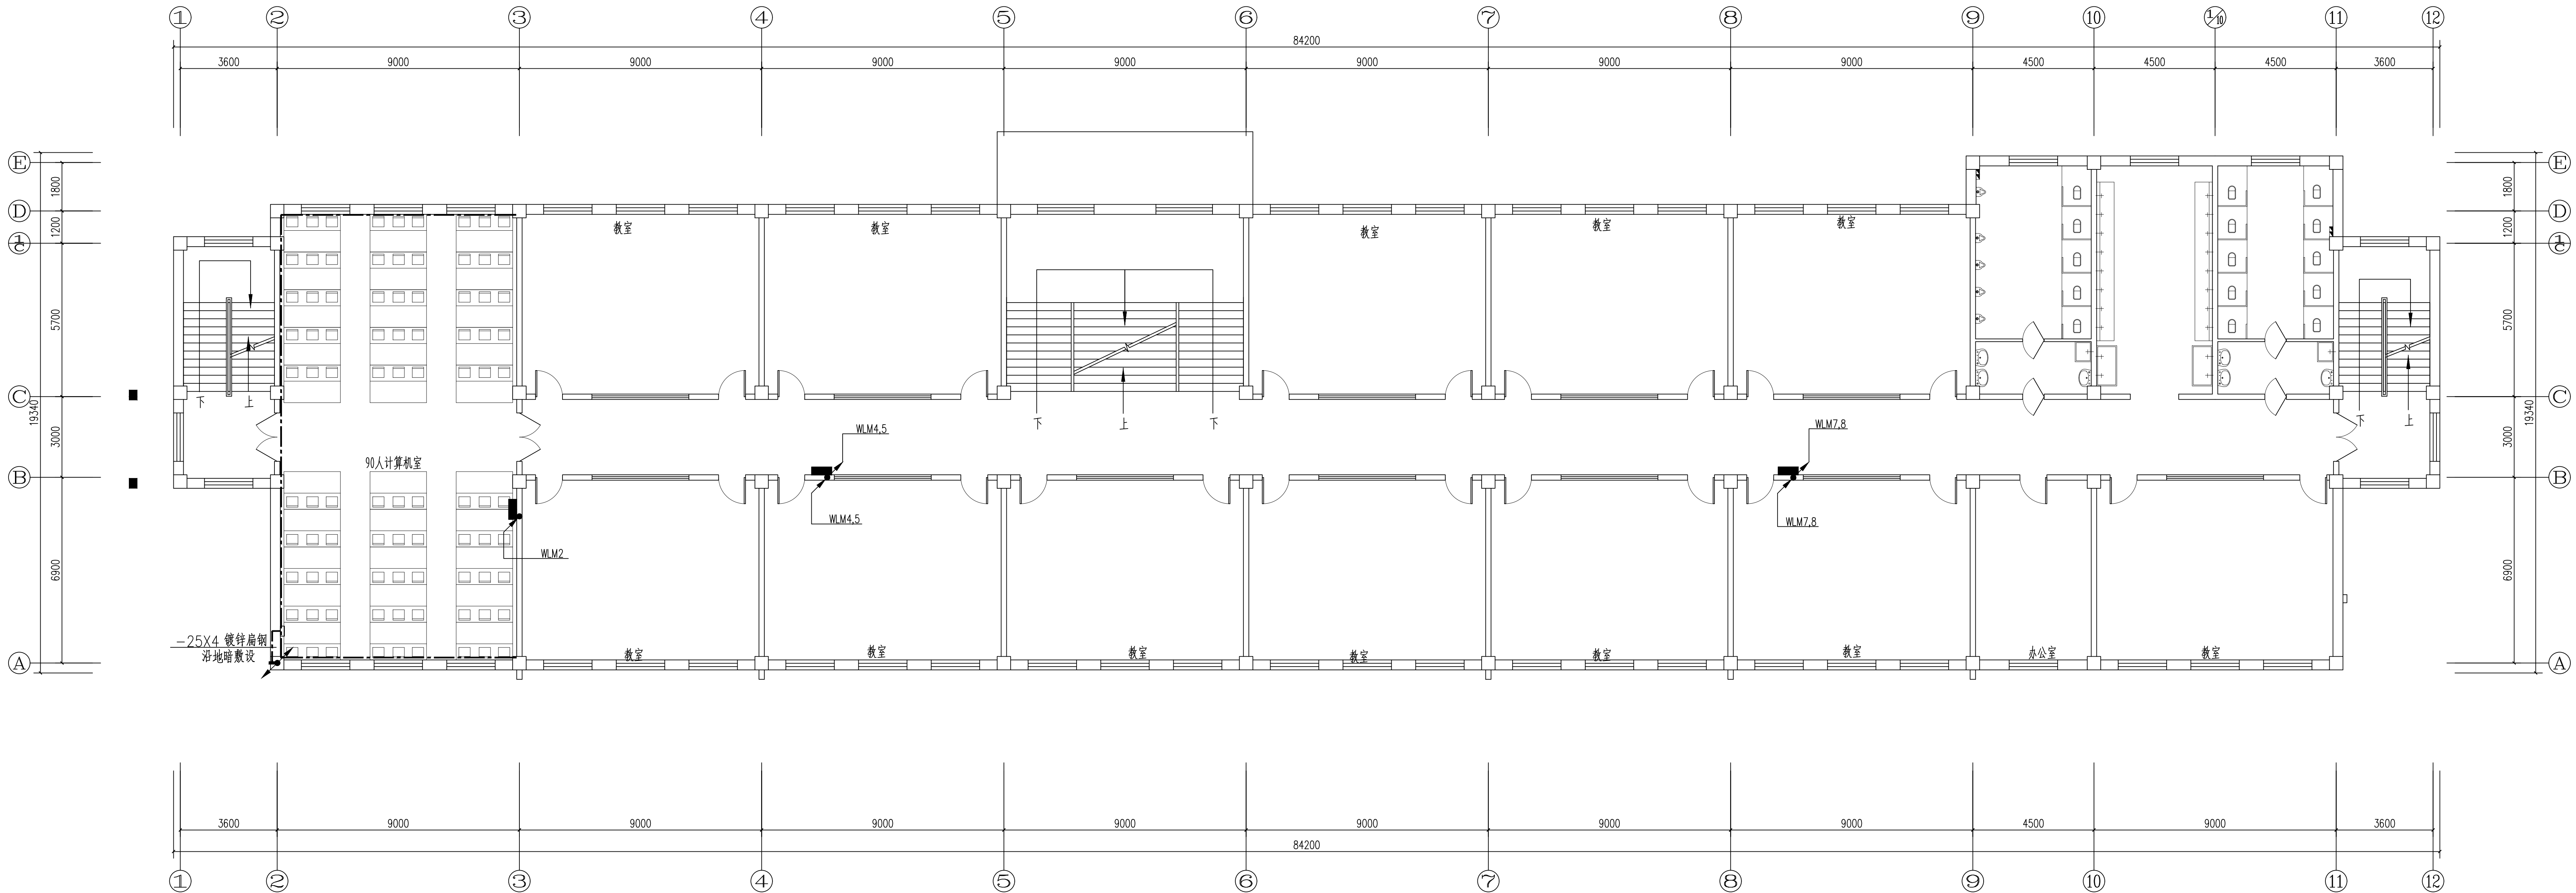

三层电气干线平面图 1:100

中远智信设计有限公司
工程设计证书编号: A452007485

附注
DESCRIPTIONS


会签
COORDINATION

总图		给排水	
建筑		电气	
结构		暖通	

审定 APPROVED	叶航	设计 DESIGN
项目负责 PROJECT	宁静	审核 CHECK
审核 EXAMINED BY	王锐	专业负责 SPECIALIST
校对 CHECKED BY	周平	设计 DESIGNED BY
设计 DESIGNED BY	范垂正	印刷体 PRINT
	周平	签署 SIGNATURE

加盖图章处
STAMP AREA

建设单位 CLIENT	松原市职业技术学院		
工程项目 PROJECT	松原职业技术学院用电改造项目		
子项 SUBJECT	松原职业技术学院信息楼		
图名 TITLE	三层电气干线平面图		
图别 DRAWING TYPE	电气	图号 DRAWING NO.	电施-17
版本号 VERSION NO.	A版	日期 DATE	2025.06
工程号 PROJECT NO.	2025sy-027	备注 Remarks	施工图

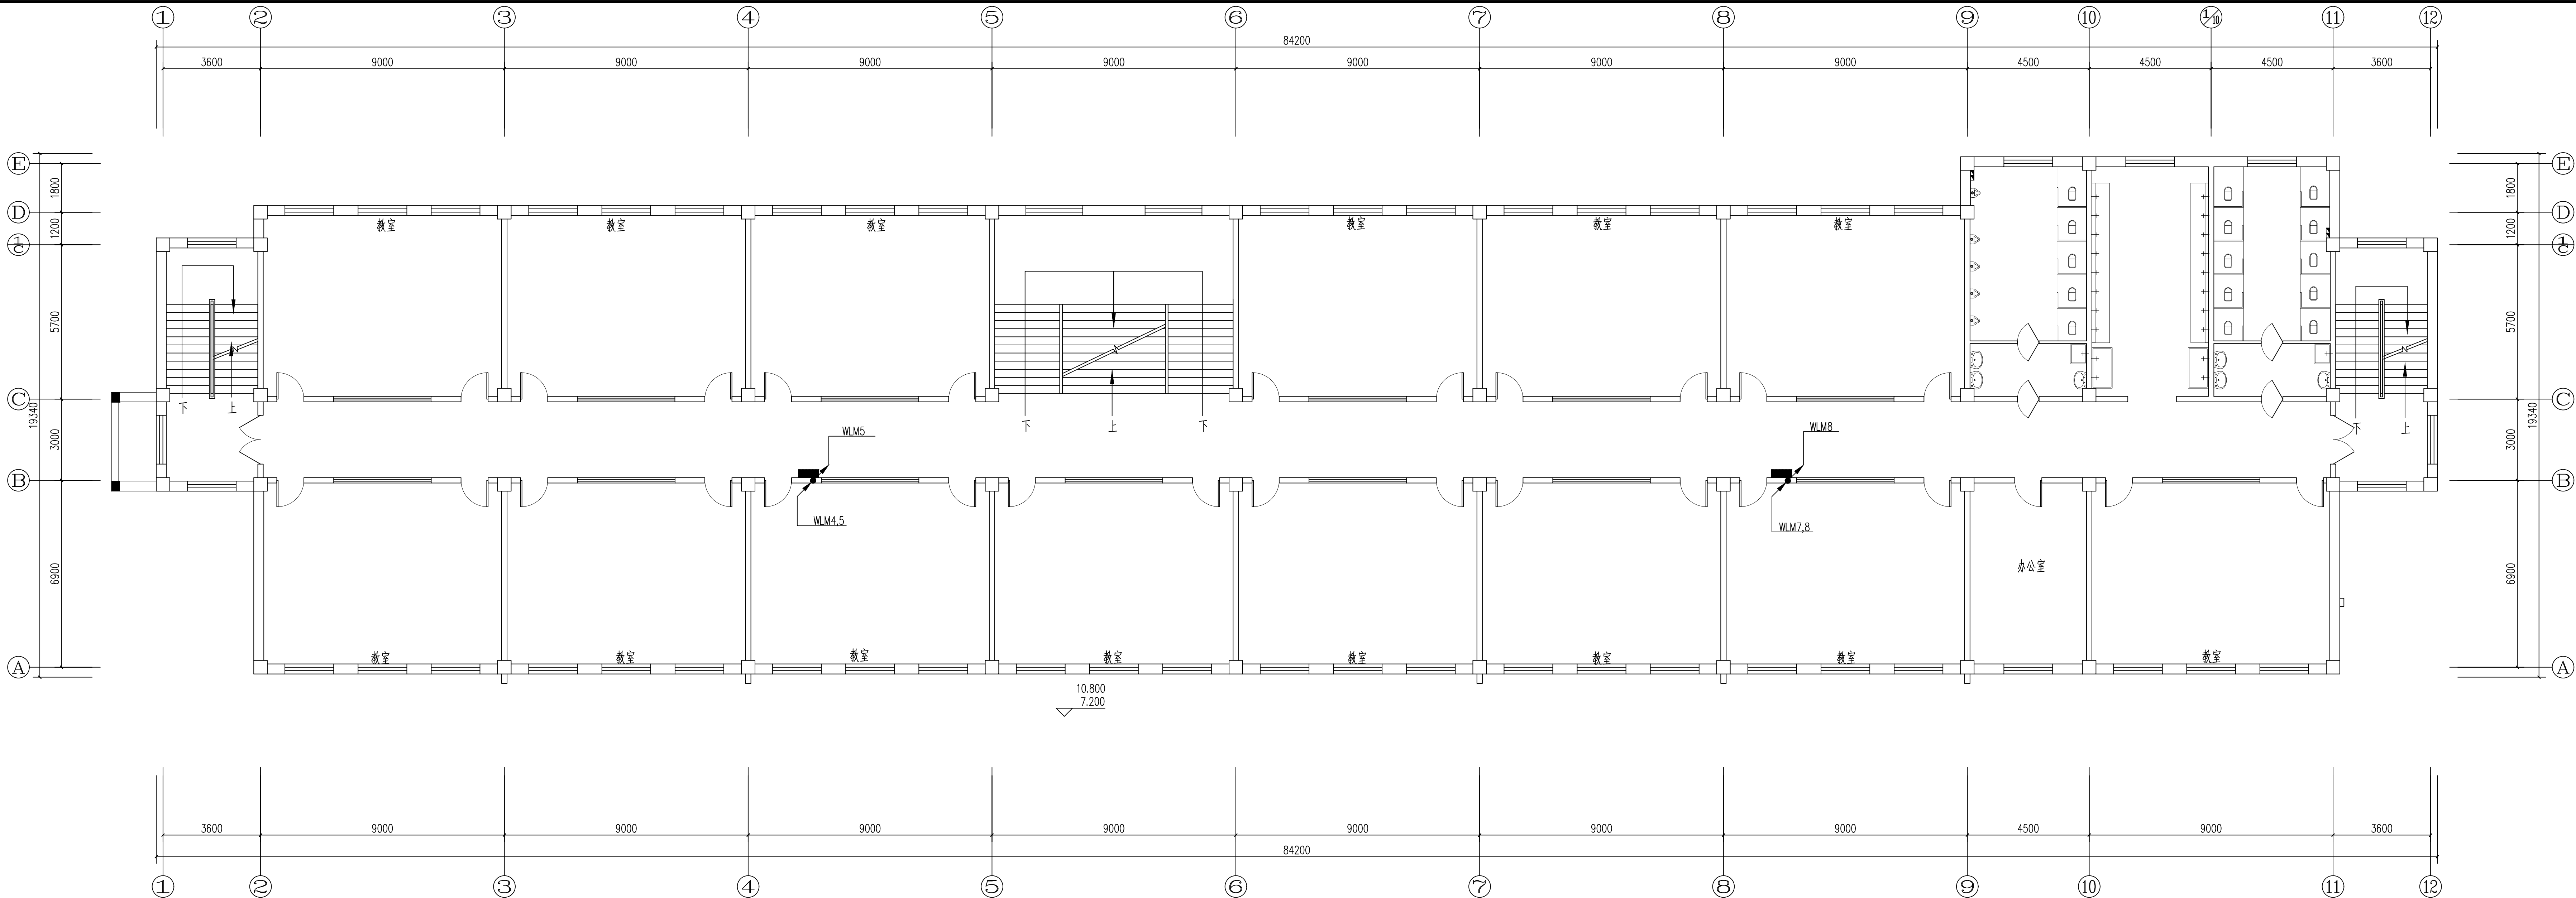

四, 五层电气干线平面图

中远智信设计有限公司
工程设计证书编号: A452007485

附注

会签






总图		给排水
建筑		电气
结构		暖通

审定	叶航	审核
项目负责	宁静	审核
审核	王锐	审核
专业负责	周平	审核
校对	范垂正	审核
设计	周平	审核
印刷		签字

加盖图章处

建设单位	松原职业技术学院
工程项目	松原职业技术学院用电改造项目
子项	松原职业技术学院信息楼
图名	四, 五层电气干线平面图
图别	电气
图号	电施-18
版本号	A版
日期	2025.06
工程号	2025sy-027
备注	施工图

中远设计
中远智信设计有限公司
Zhongyuan Zhixin Architectural Design Co., Ltd.

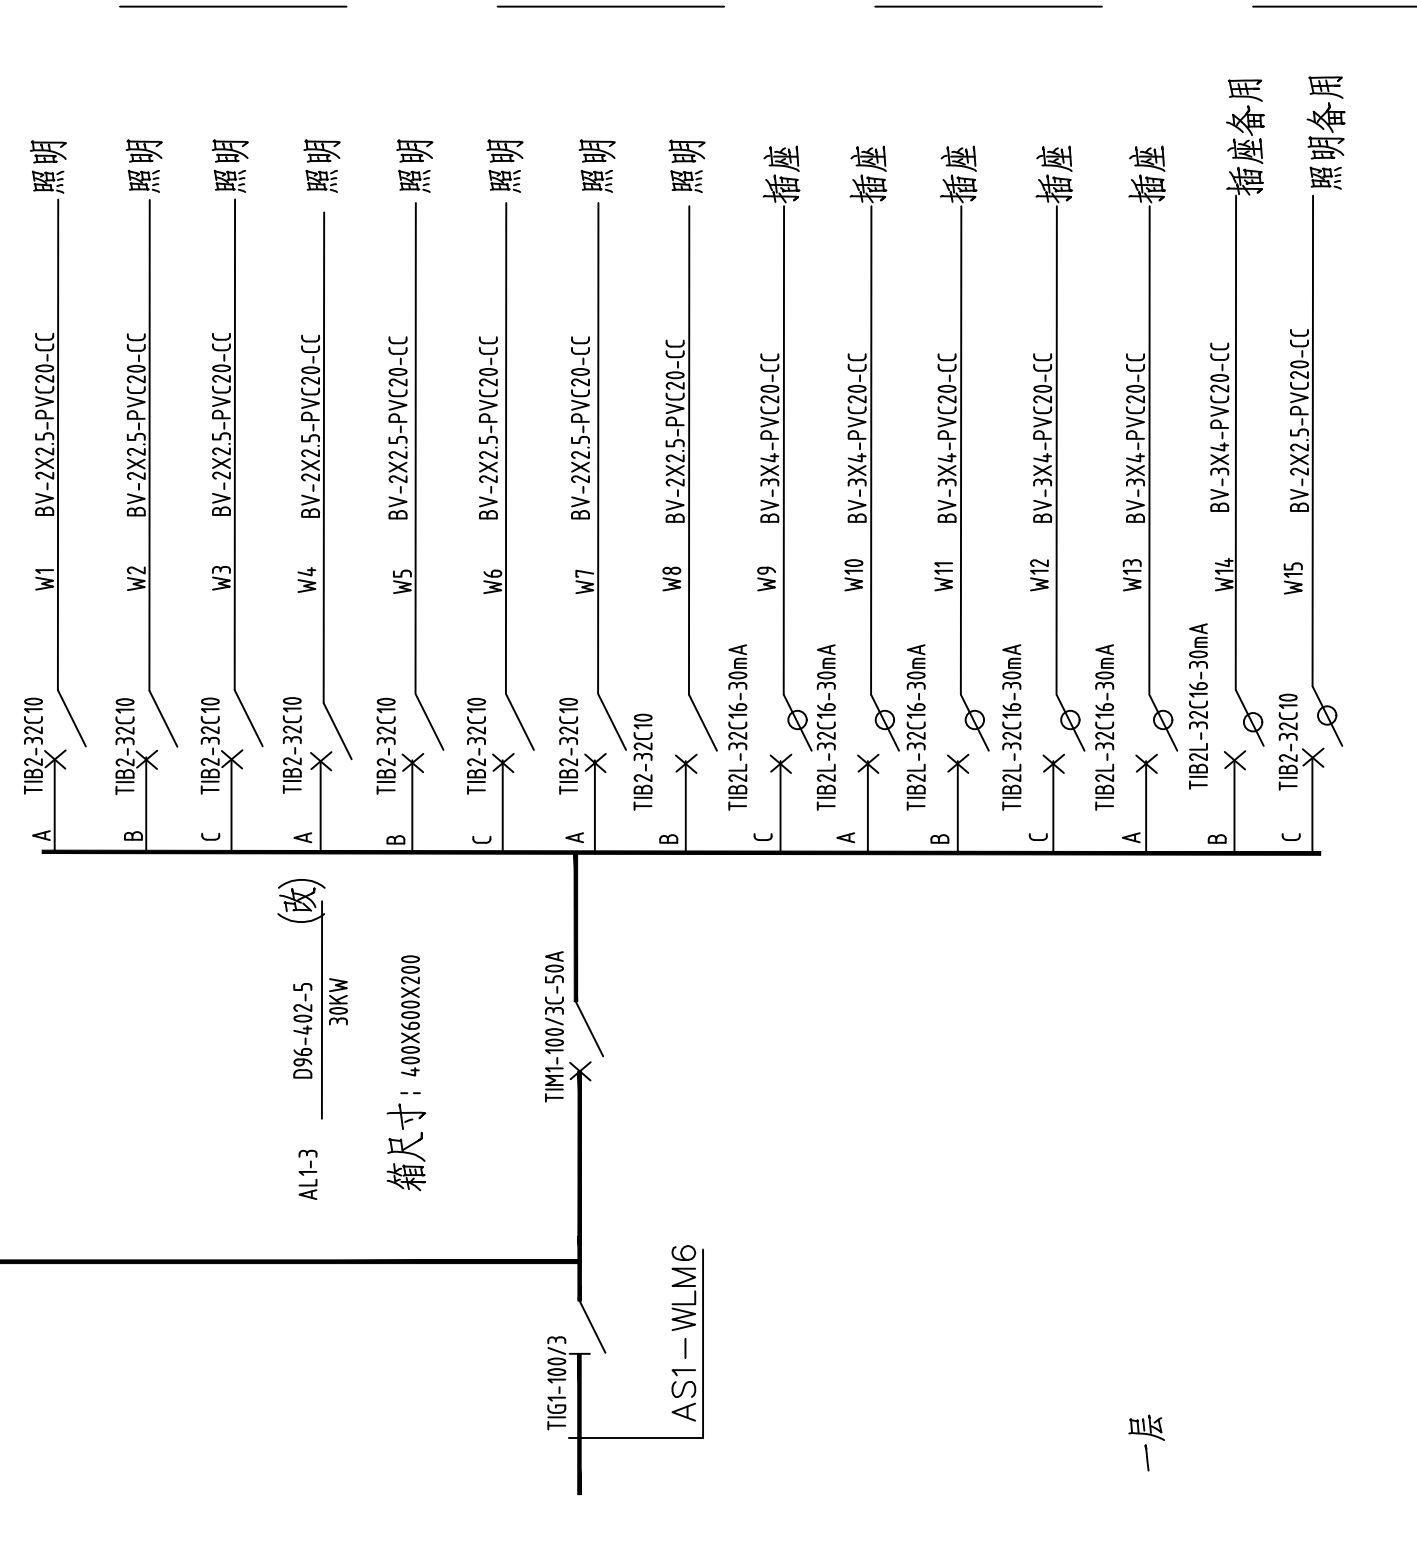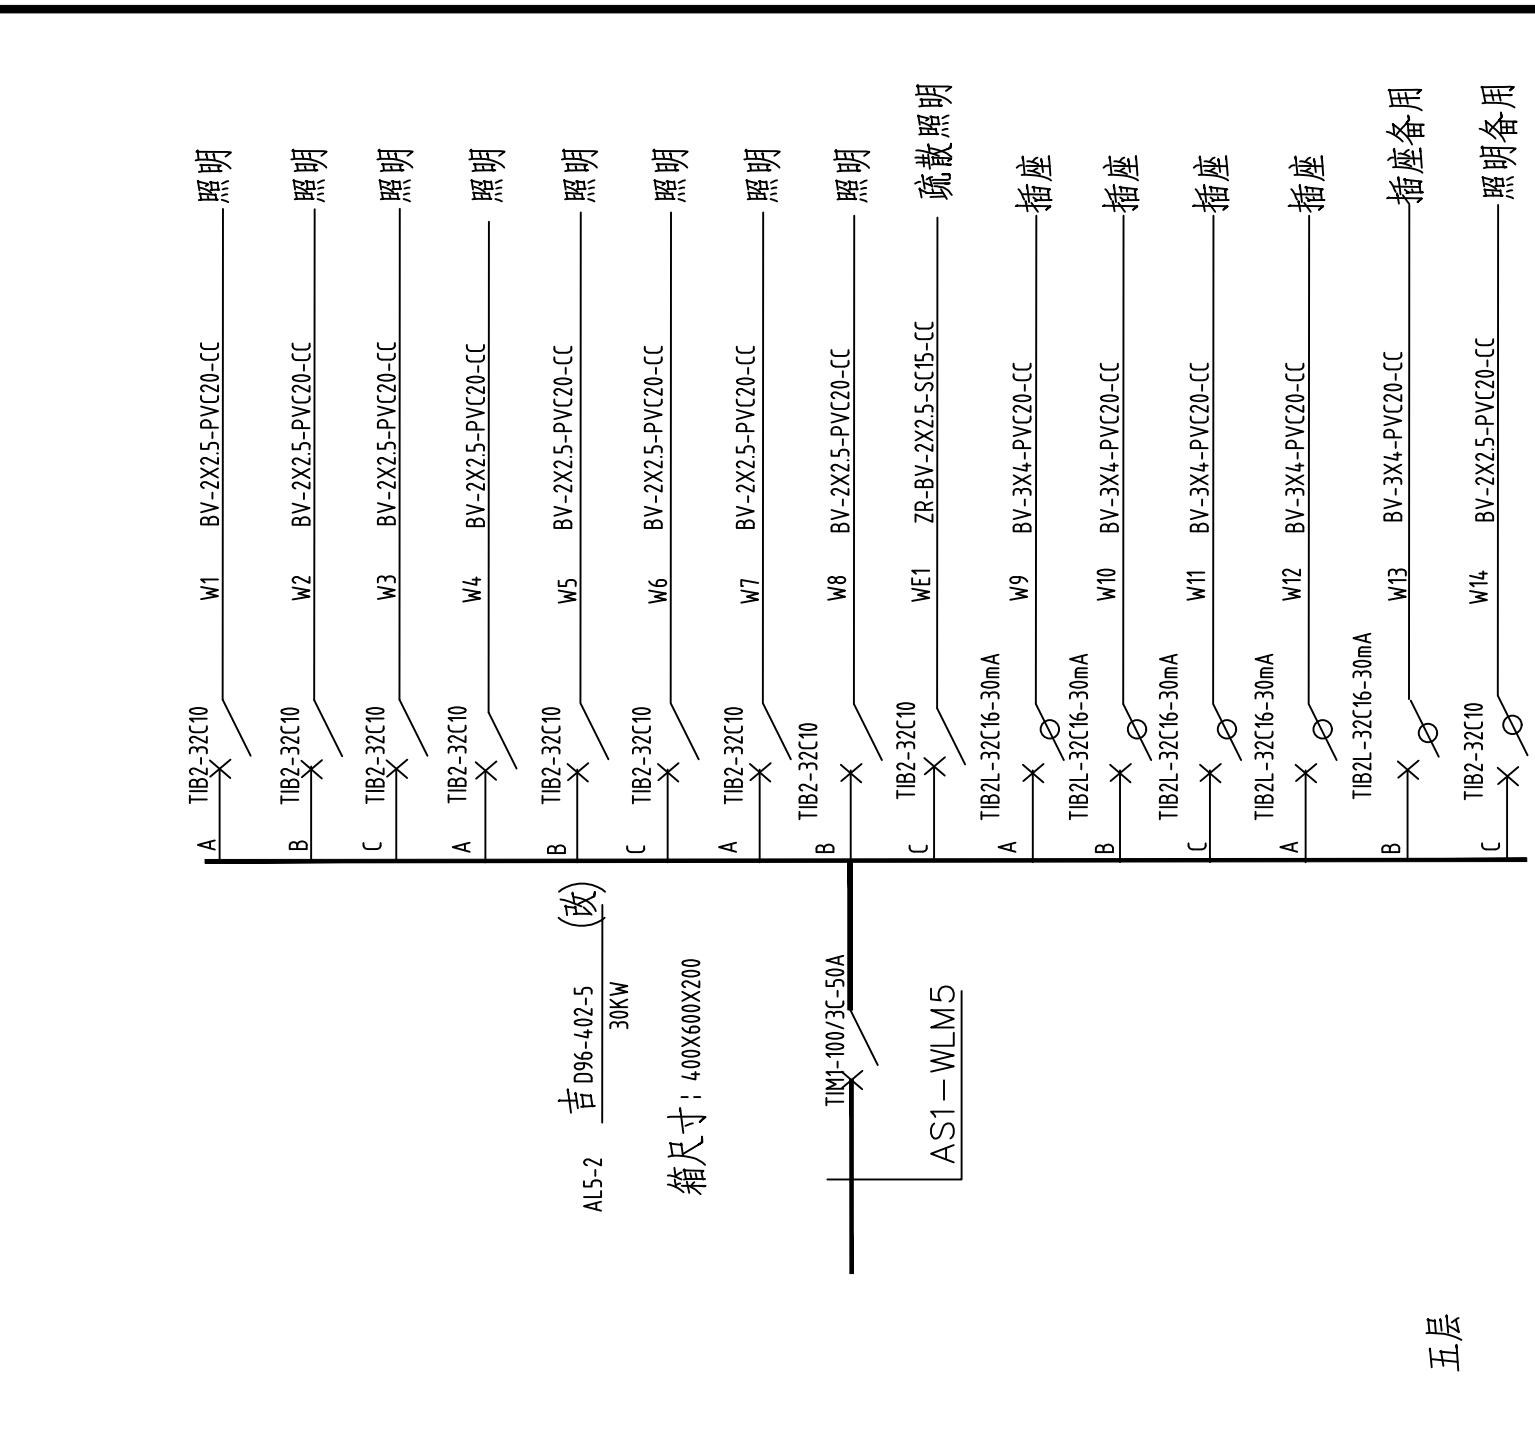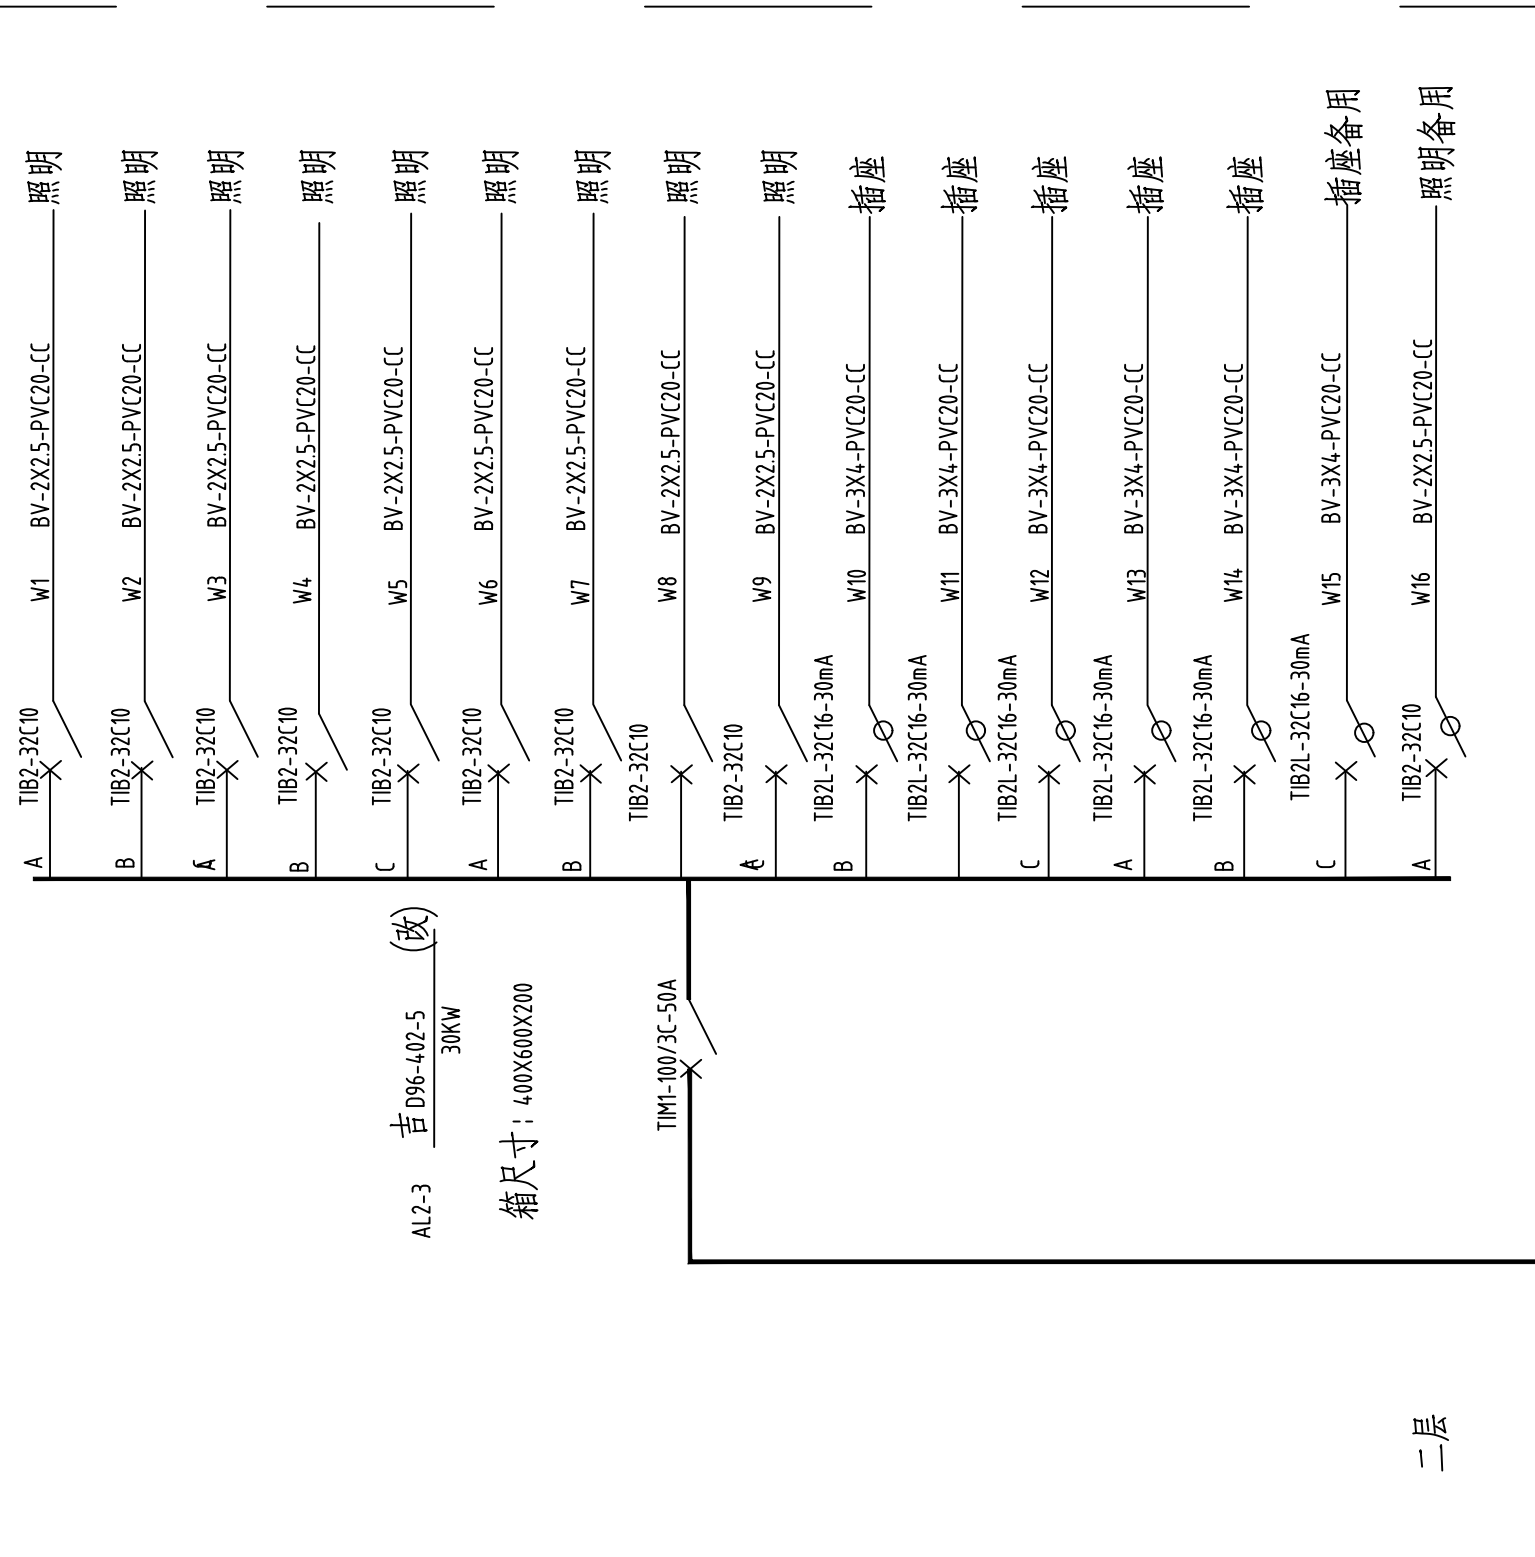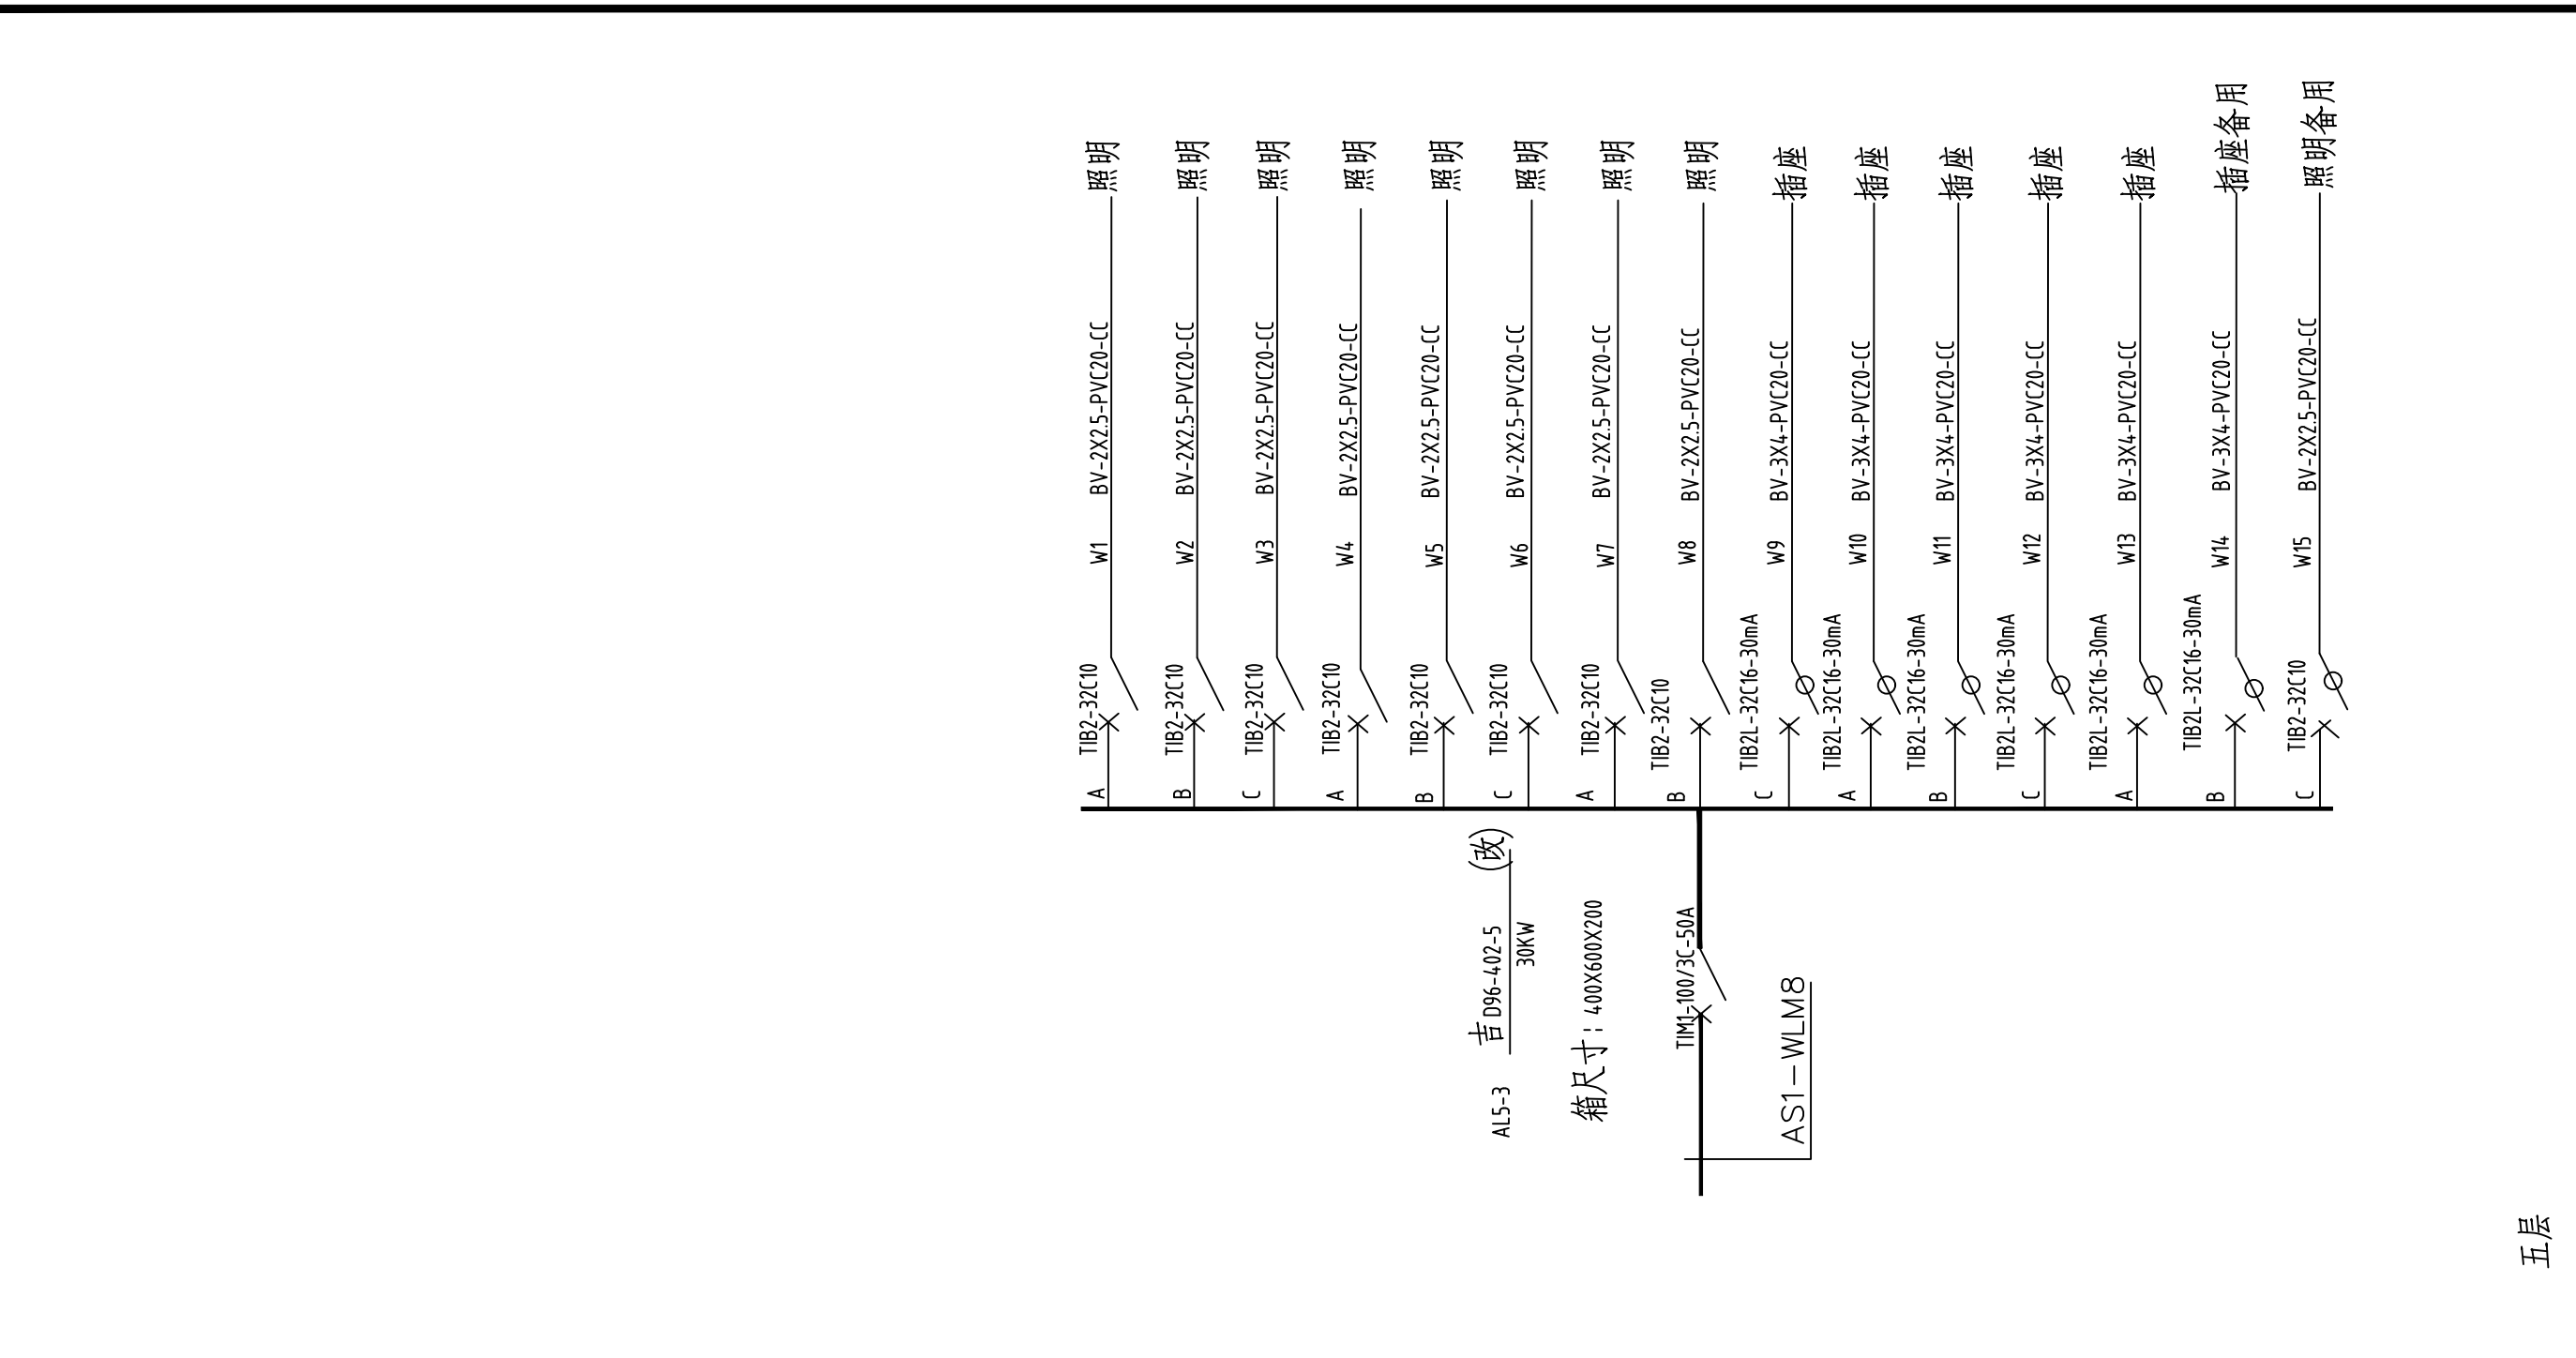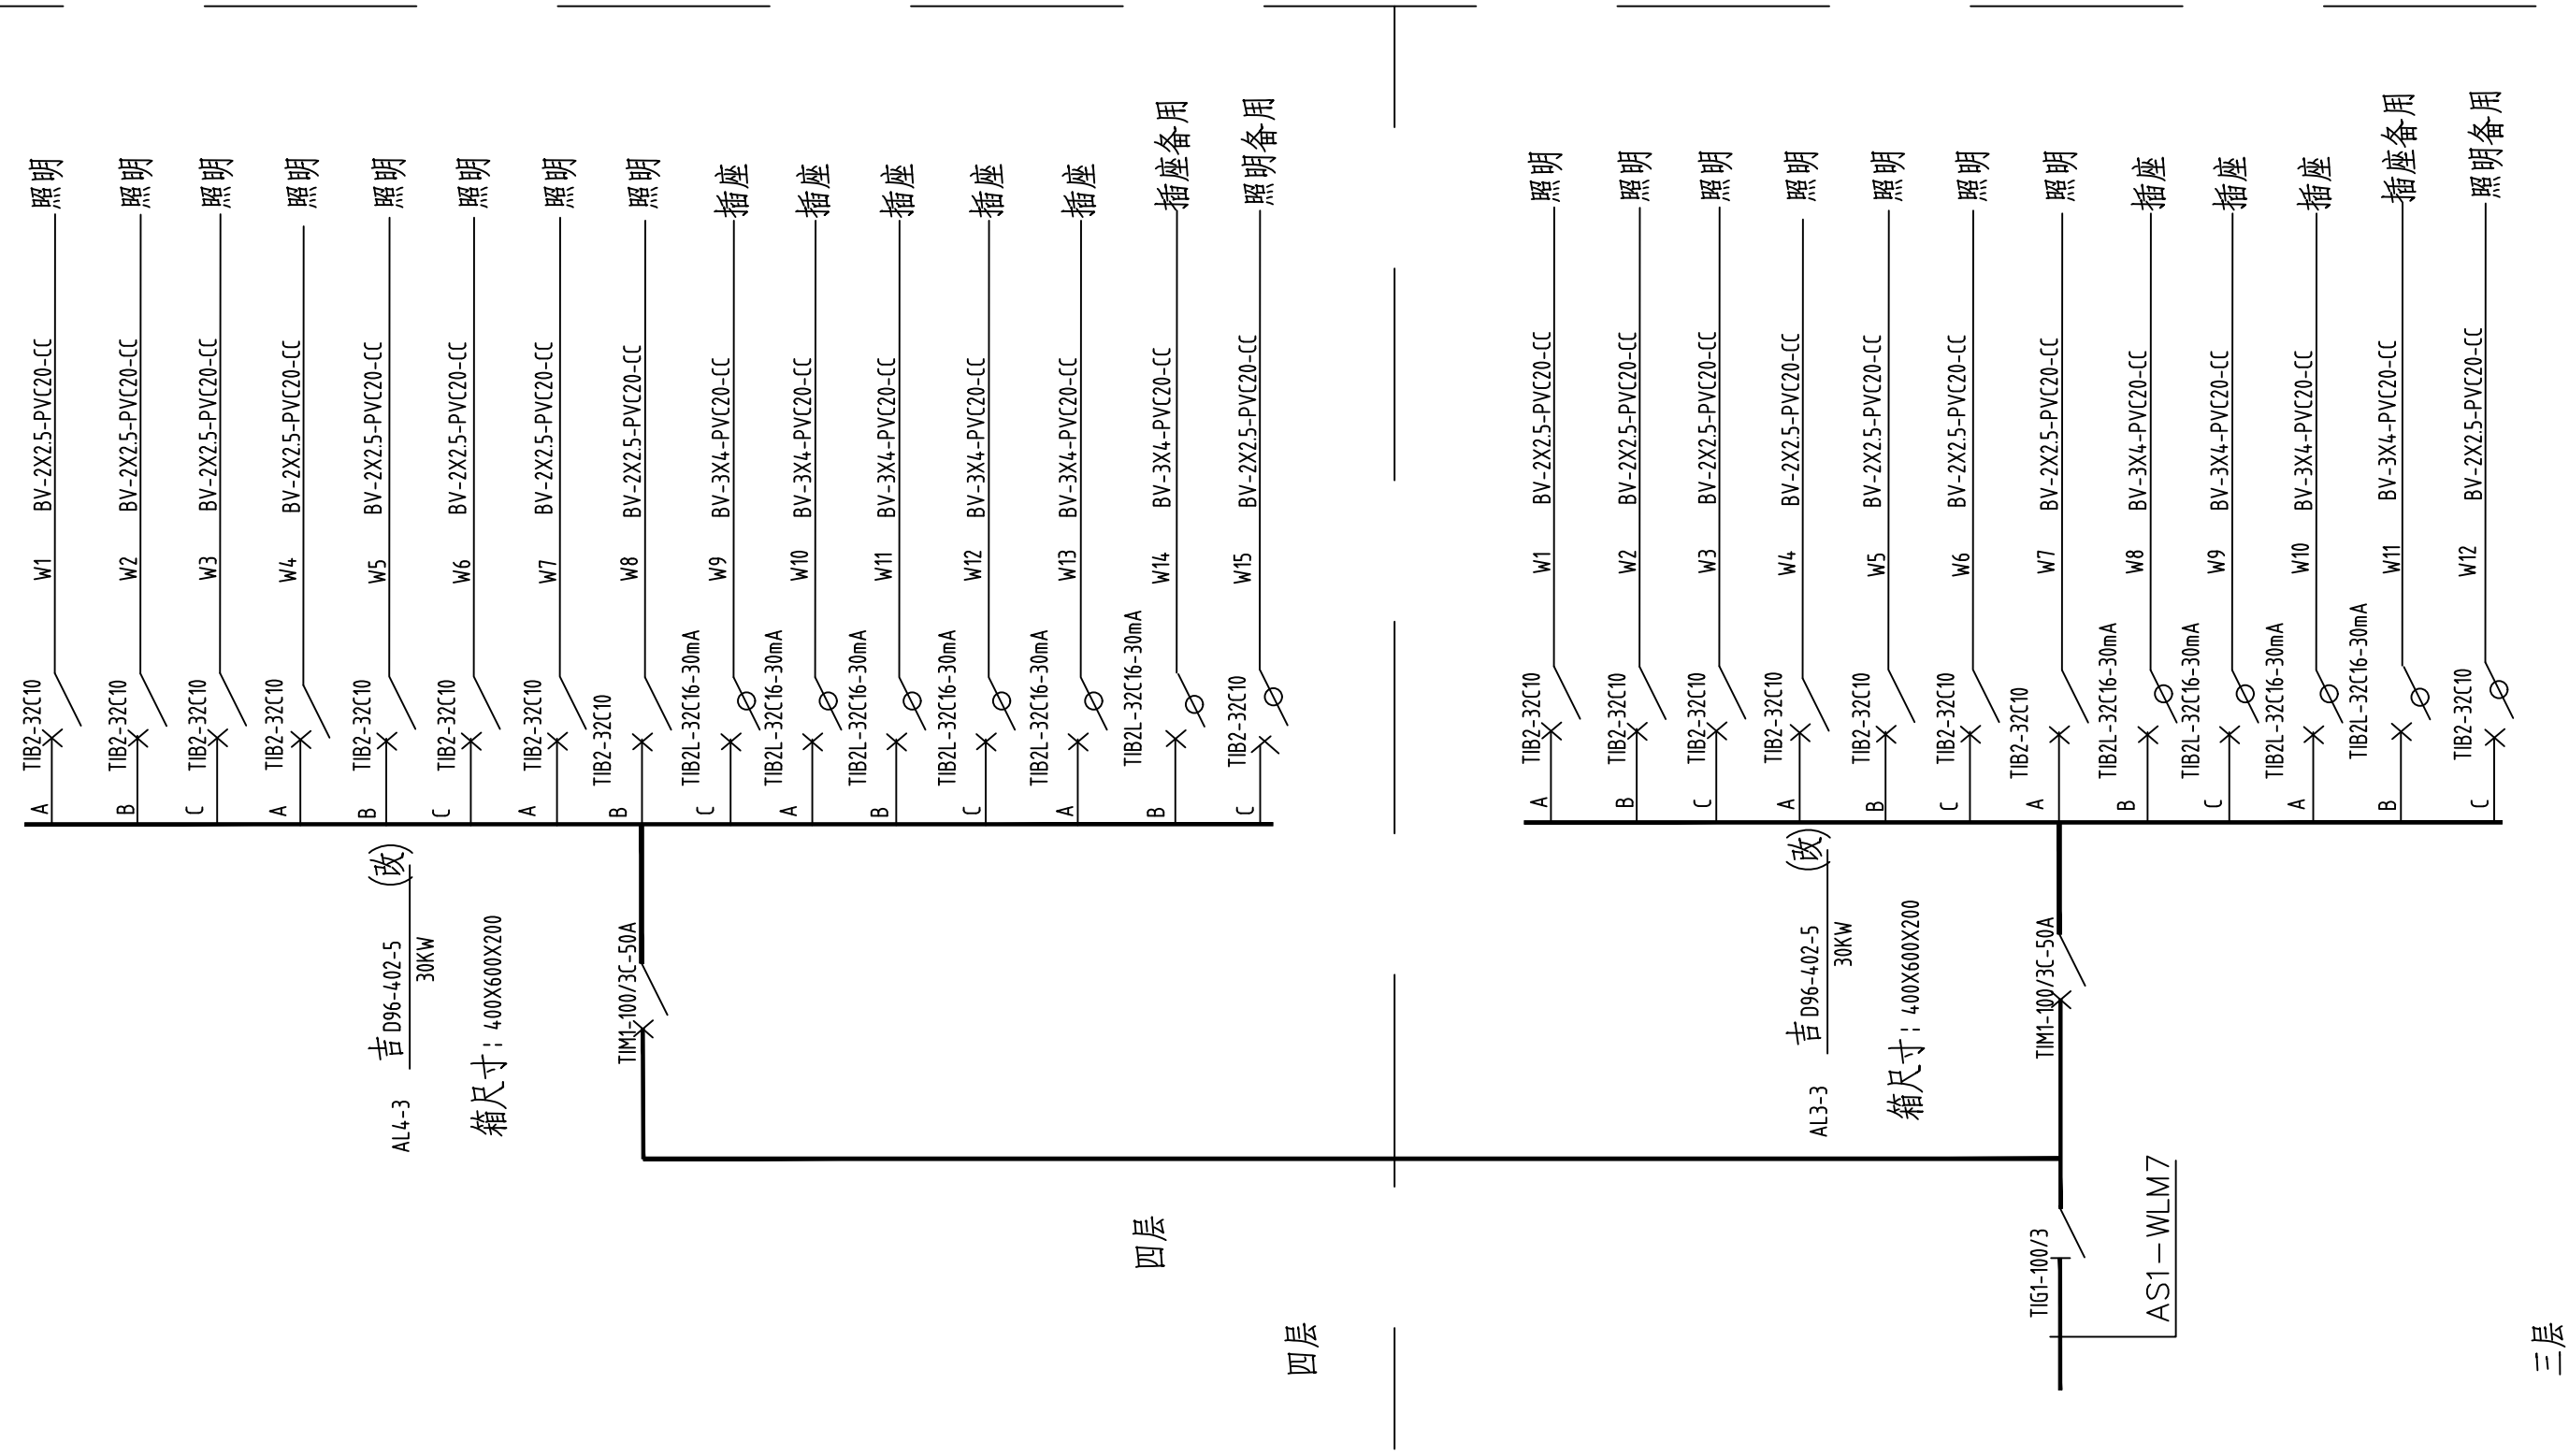

结线系统图



中远设计
中远智信设计有限公司
Zhongyuan Zhixin Architectural Design Co., Ltd.

图 别 DRAWING TYPE	电 气	图 号 DRAWING NO.	电施-20
版 本 号 EDITION NO.	A 版	日 期 DATE	2025.06
工 程 号 PROJ. NO.	2025sy-027	备 注 Remarks	施工图

建设单位 CLIENT	松原市职业技术学院
工程项目 PROJECT	松原职业技术学院用电改造项目
子项 SUBENTRY	松原市职业技术学院信息楼

加盖图章处
STAMP AREA

审 定 APPROVED	叶 航	
项目负责 OFFICE	宁 静	
审 核 CORRECTED BY	王 锐	
专业负责 ENRUP ENRUP	周 平	
校 对 CHECKED BY	范垂正	
设 计 TESTED BY	周 平	
	印刷体 PRINT	签 署 SIGNATURE


会 签 COORDINATION			
总 图		给排水	
建 筑		电 气	
结 构		暖 通	

附 注 DESCRIPTIONS

中远智信设计有限公司
工程设计证书编号: A452007485

信息楼改造说明：

- 1、更换进户总电缆；
- 2、更换A2 到各层配电箱的分支电缆；
- 3、更换所有配电箱箱门。

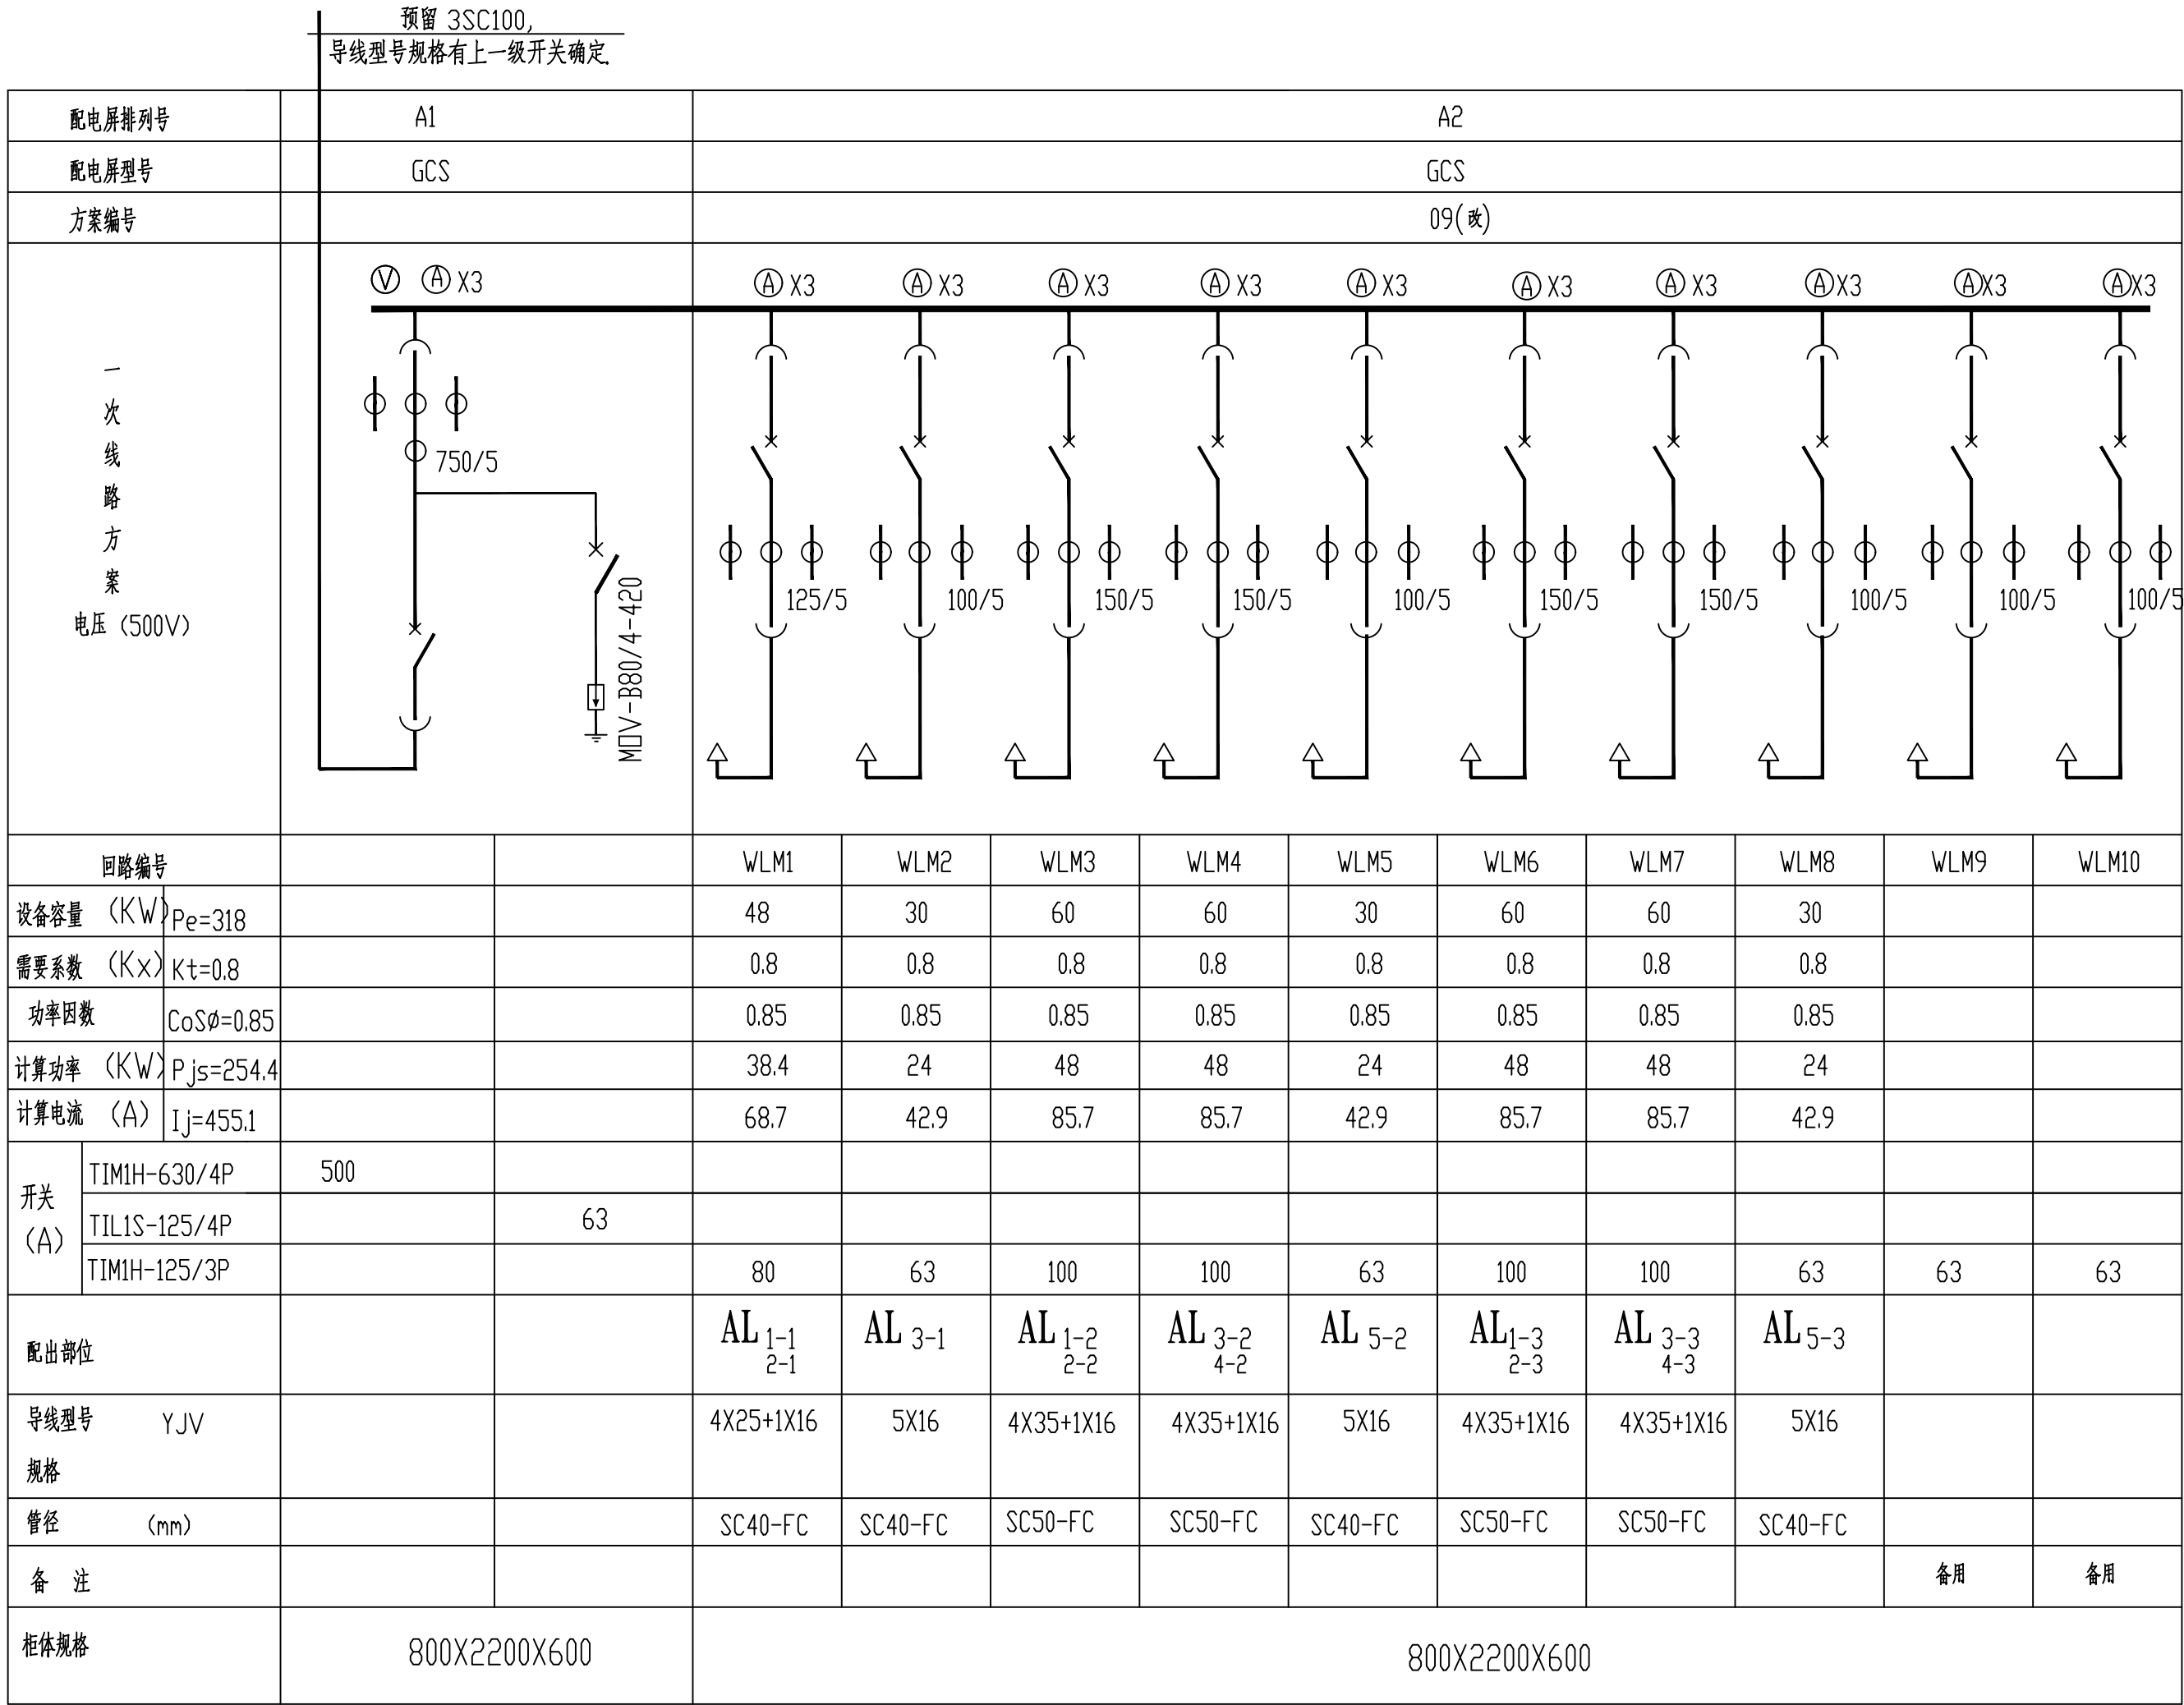

低压配电系统图

附 注
DESCRIPTIONS

会 签
COORDINATION

总 图		给排水	
建 筑		电 气	
结 构		暖 通	

审 定 APPROVED BY	叶 航	
项目负责 CAPTION	宁 静	
审 核 EXAMINED BY	王 锐	
专业负责 CHIEF ENGINEER	周 平	
校 对 CHECKED BY	范垂正	
设 计 DESIGNED BY	周 平	
	印刷体 PRINT	签 署 SIGNATURE

加盖图章处
STAMP AREA

建设单位 CLIENT	松原市职业技术学院		
工程项目 PROJECT	松原职业技术学院用电改造项目		
子项 SUBPROJECT	松原市职业技术学院信息楼		
图名 TITLE	改造说明 低压配电系统图		
图别 DRAWING TYPE	电 气	图 号 DRAWING NO.	电施-21
版本号 EDITION NO.	A 版	日 期 DATE	2025.06
工程号 PROJECT NO.	2025sy-027	备 注 REMARKS	施工图