


会签栏	专业名称	建筑	结构	给排水	电气	暖通	弱电	工艺
专业名称	日期							
专业名称	日期							

修改记录	序号	日期
	01	
	02	
	03	
	04	
	05	
	06	
	07	
	08	
	09	
	10	

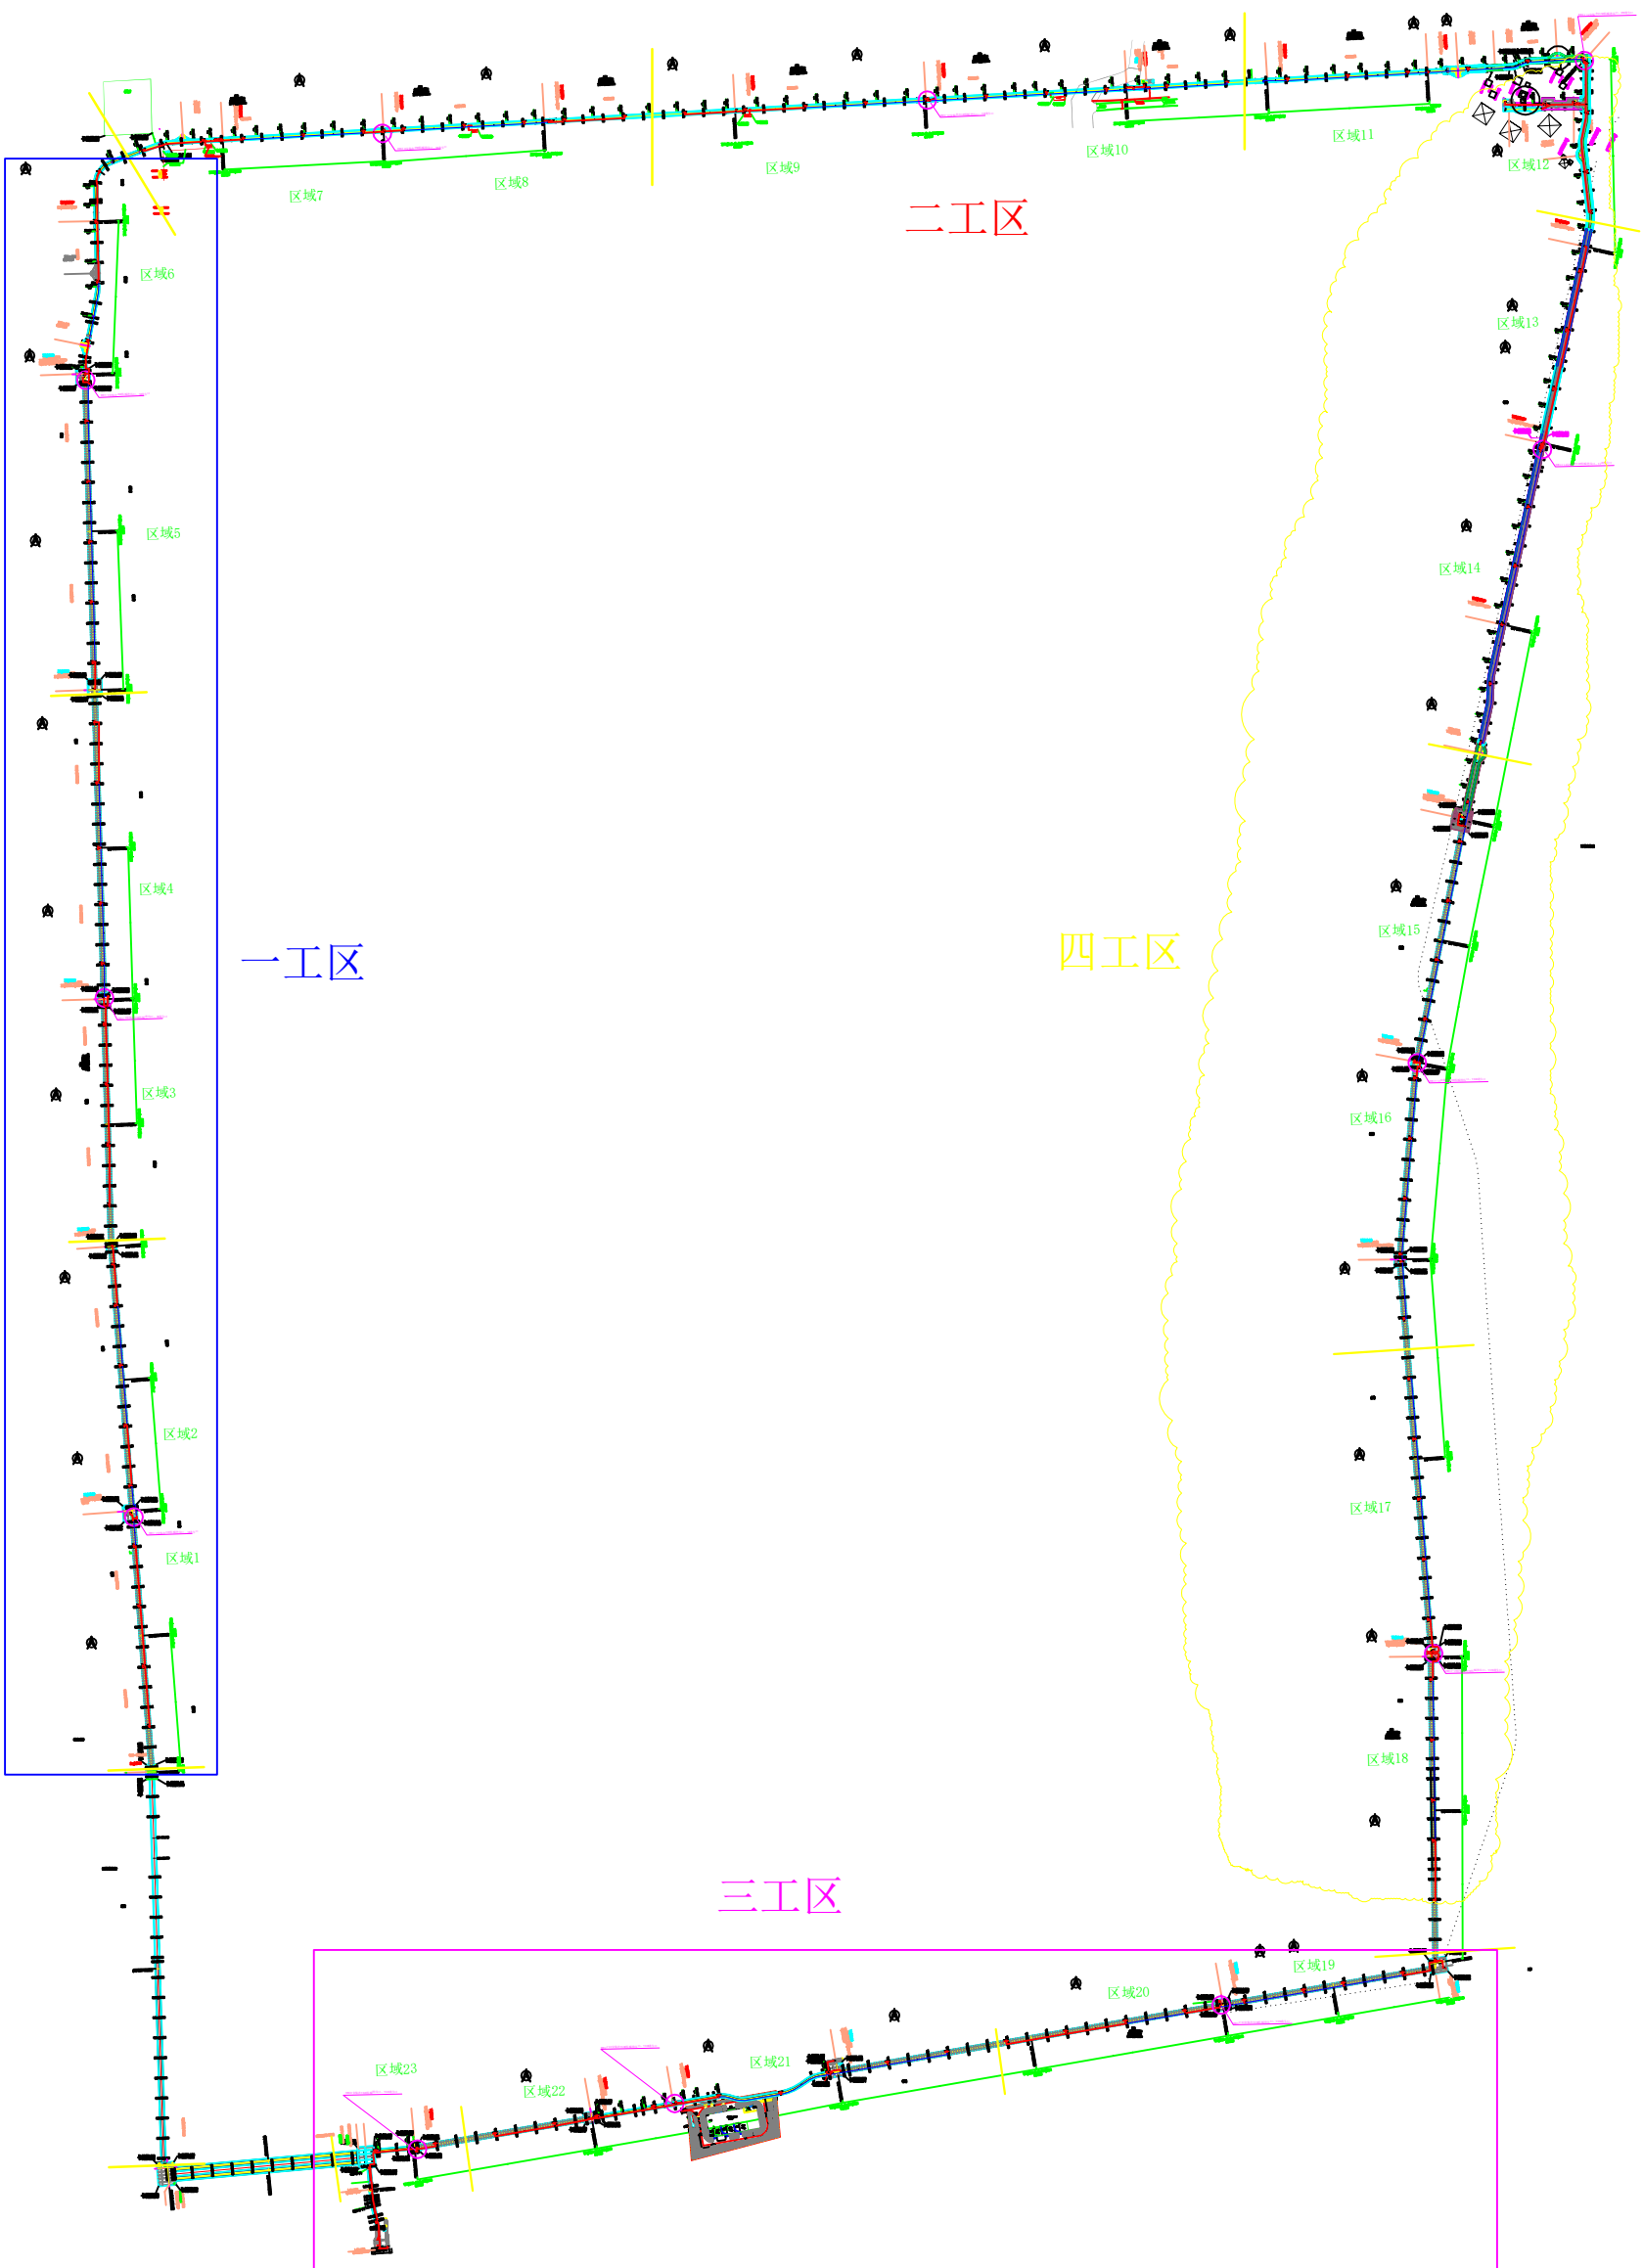

出图专用章



杭州迪佛通信股份有限公司

住房和城乡建设部工程设计证书编号: A133012977-6/3

审定人	实名列	专业负责人	实名列
审核人	实名列	设计人	实名列
设计总负责人	实名列	制图人	实名列
校对	实名列	出图日期	2014年00月00日

工程名称

室内综合覆盖工程
平面图

工程号

图别	
图号	
版本号	
文件名	