


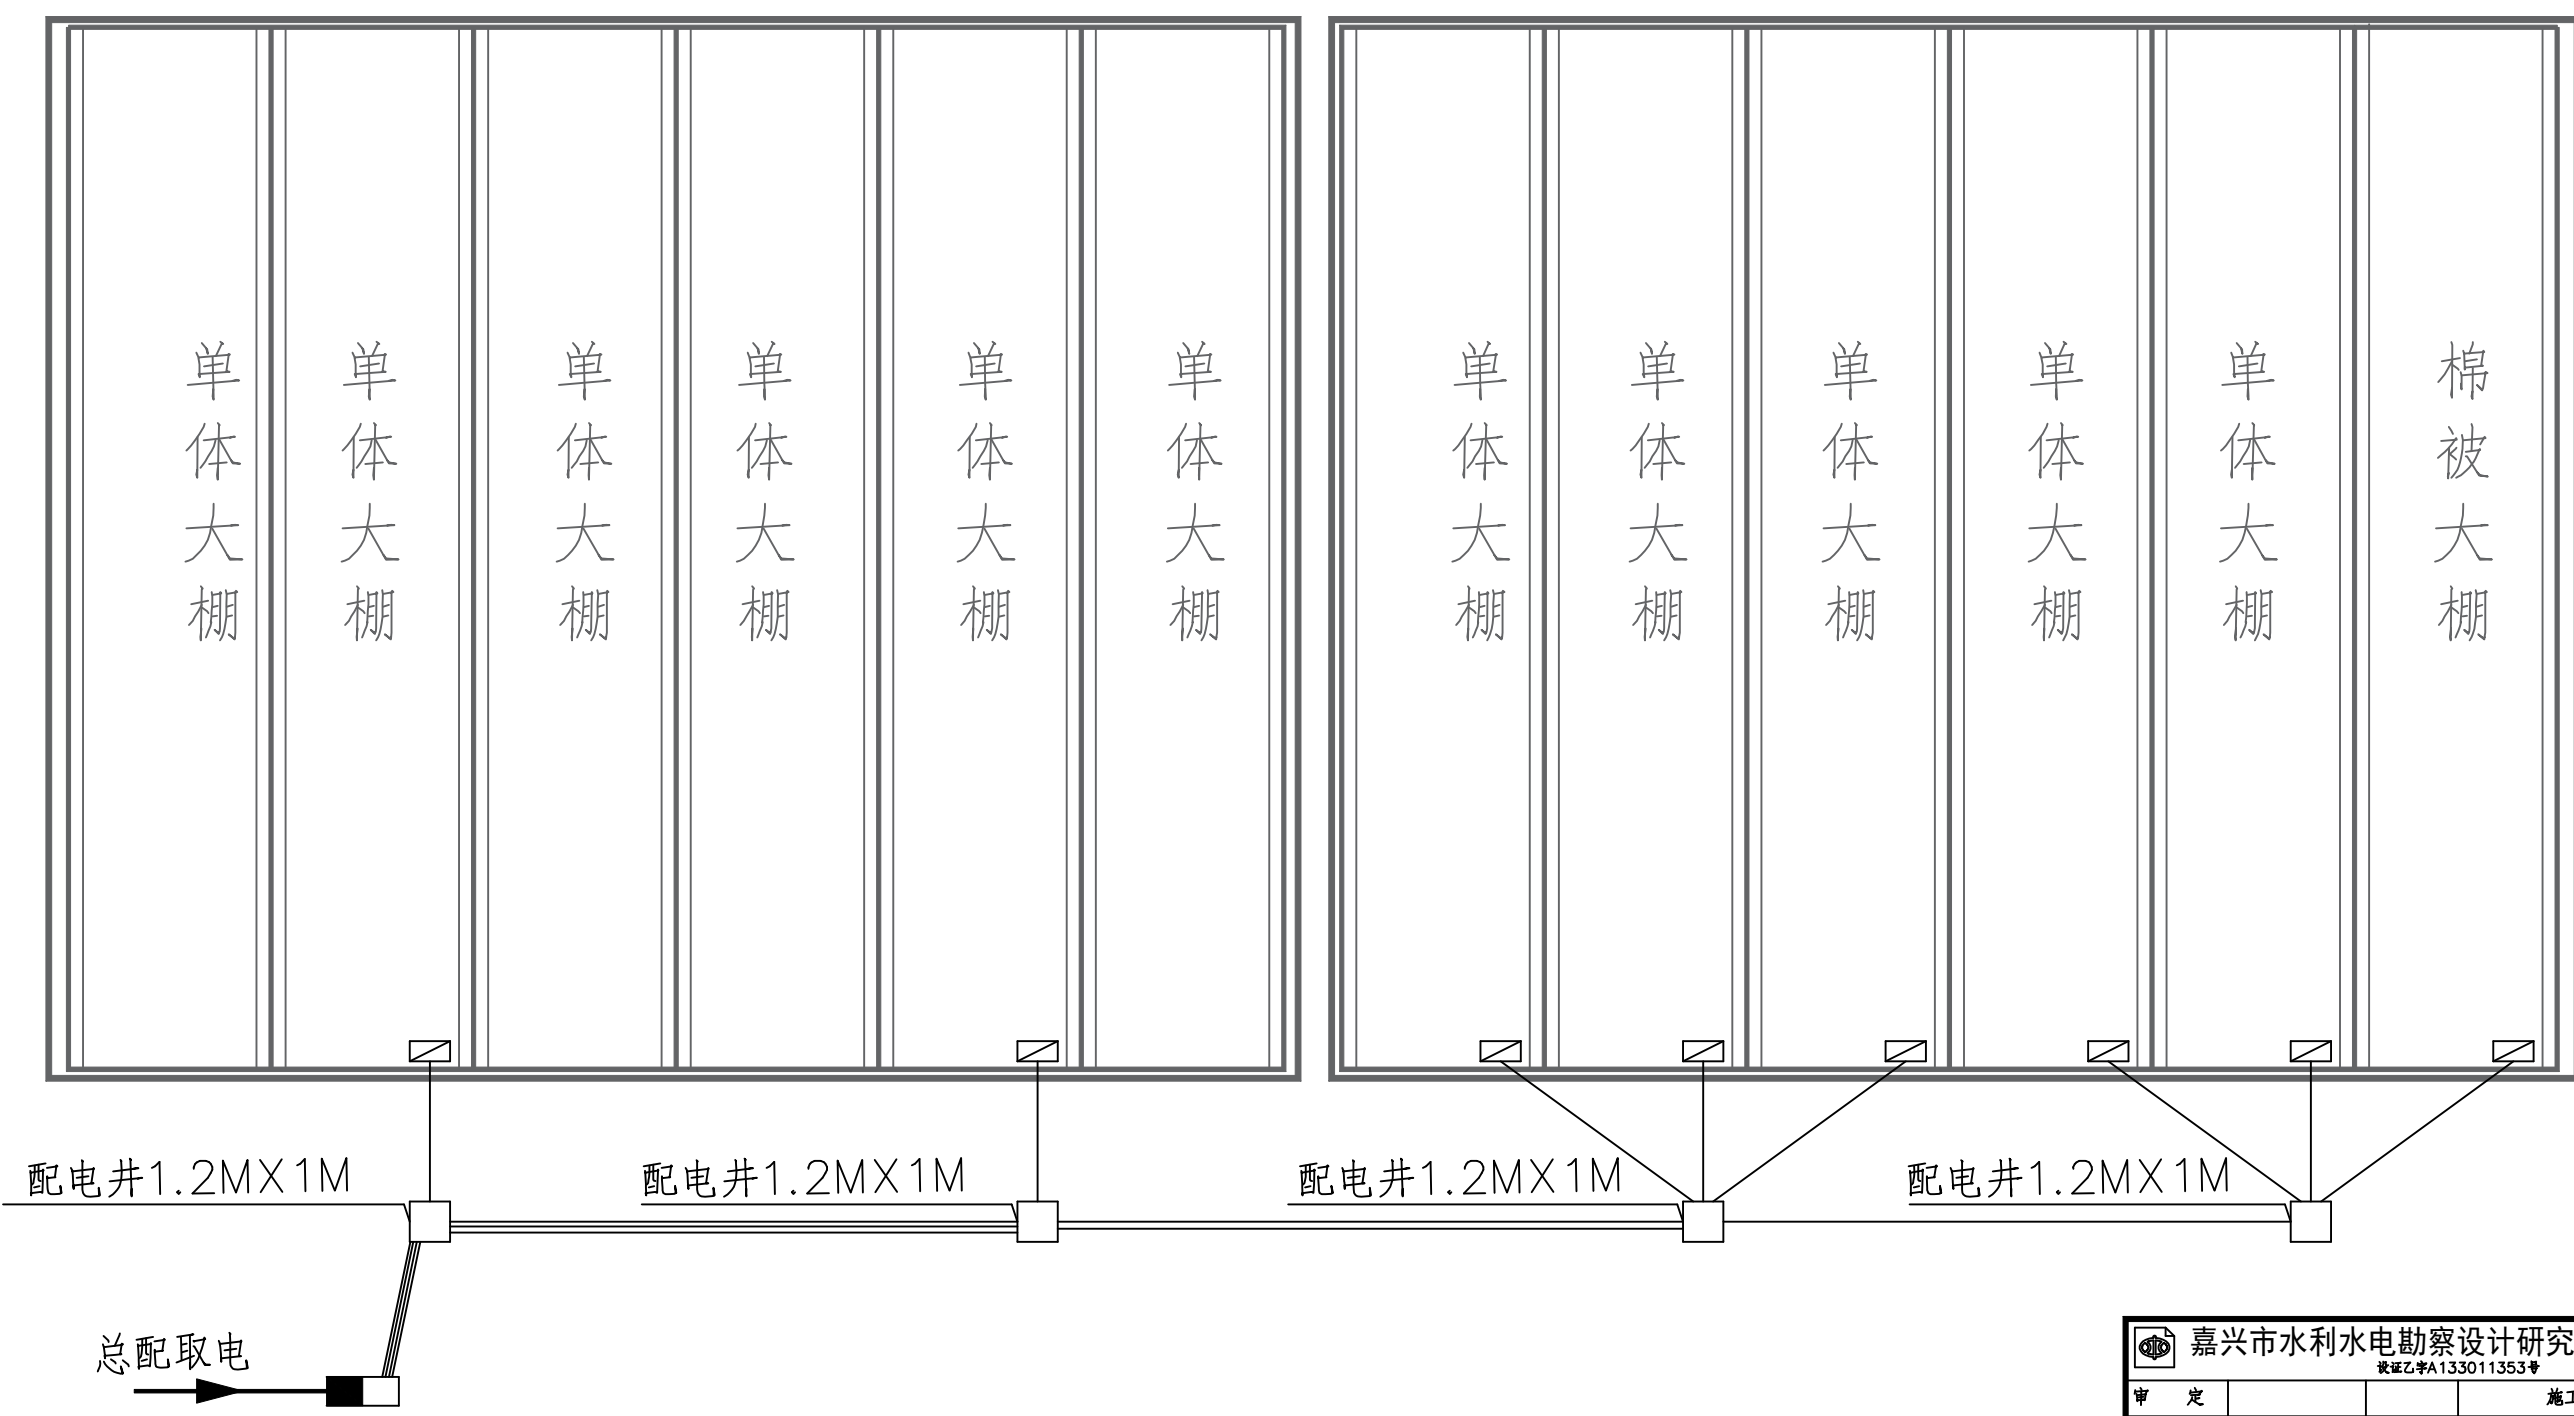


电源总进线平面布置图

嘉兴市水利水电勘察设计院有限公司			
设计证书A133011353号			
审 定			施工图 阶段
审 核			水工 部分
校 核			嘉善县农科所长秀基地生态智慧提升项目
项目负责人			—— 单体大棚
设 计			总进线图
制 图			
比 例			图号 电气-01

标 准 化

项目编号

S2022039

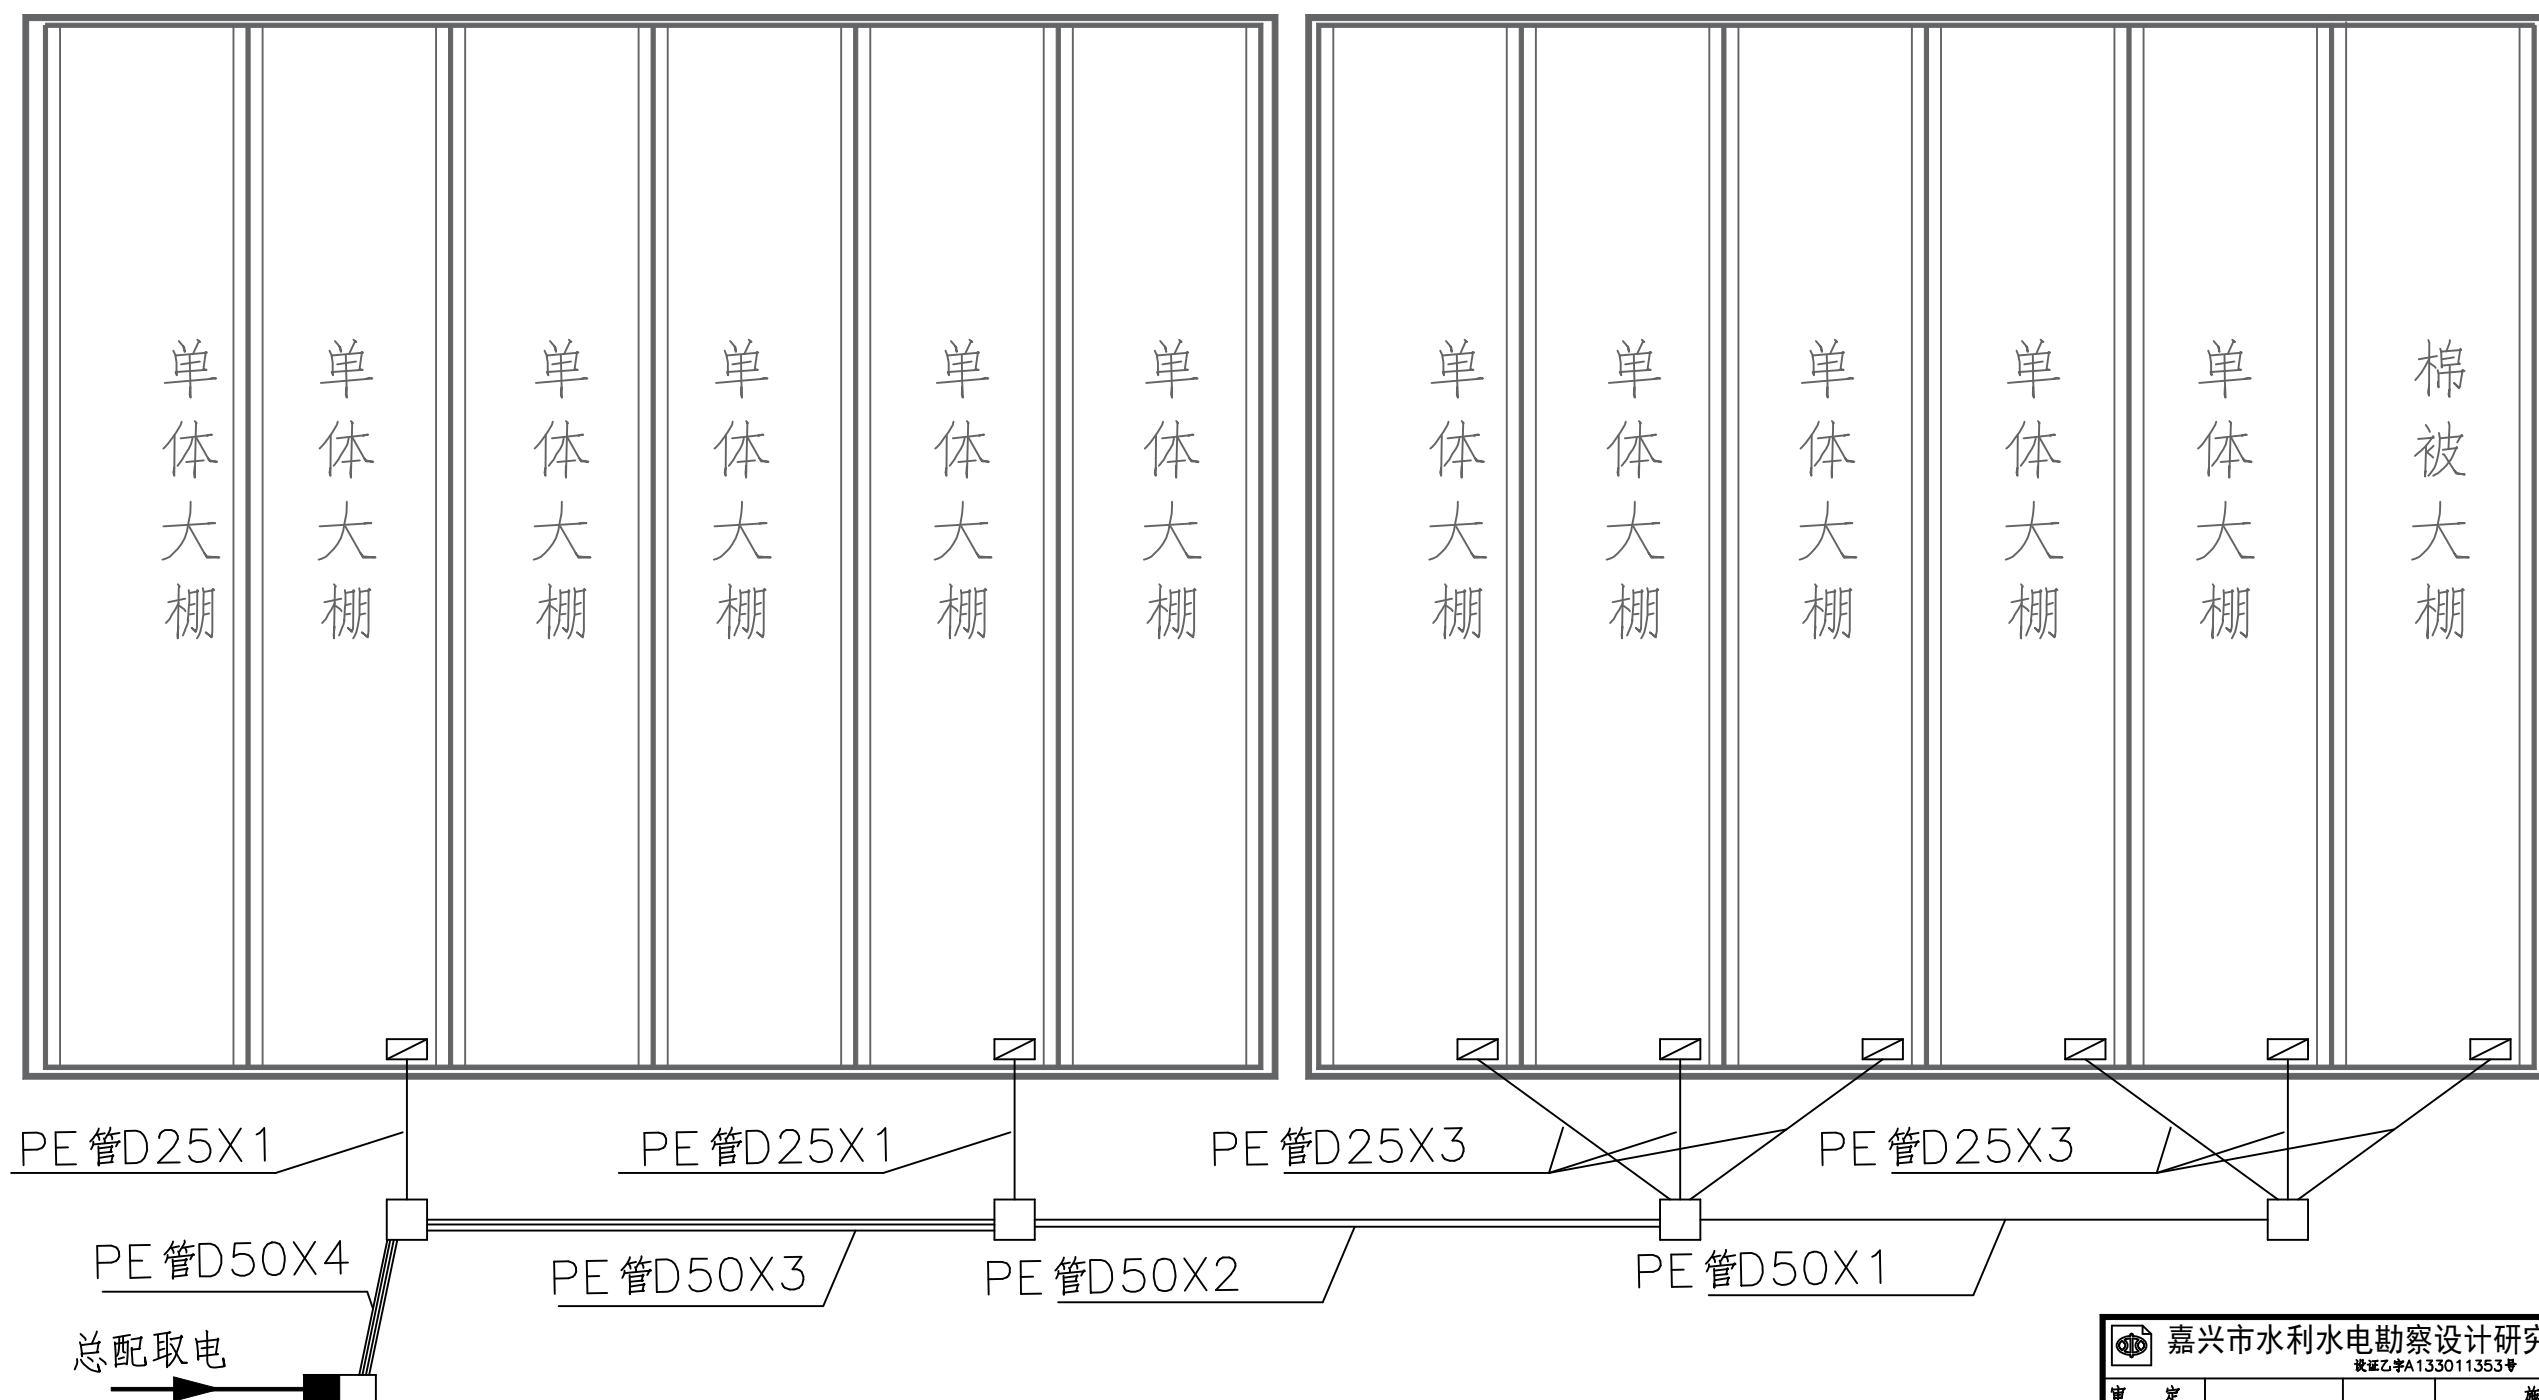


电源总进线平面布置图

嘉兴市水利水电勘察设计院有限公司			
设计证书A133011353号			
审 定		施工图	阶段
审 核		水工	部分
校 核		嘉善县农科所长秀基地生态智慧提升项目	
项目负责		—— 单体大棚	
设 计		配 管 图	
制 图			
比 例		图号	电气-02


标 准 化

项目编号

S2022039

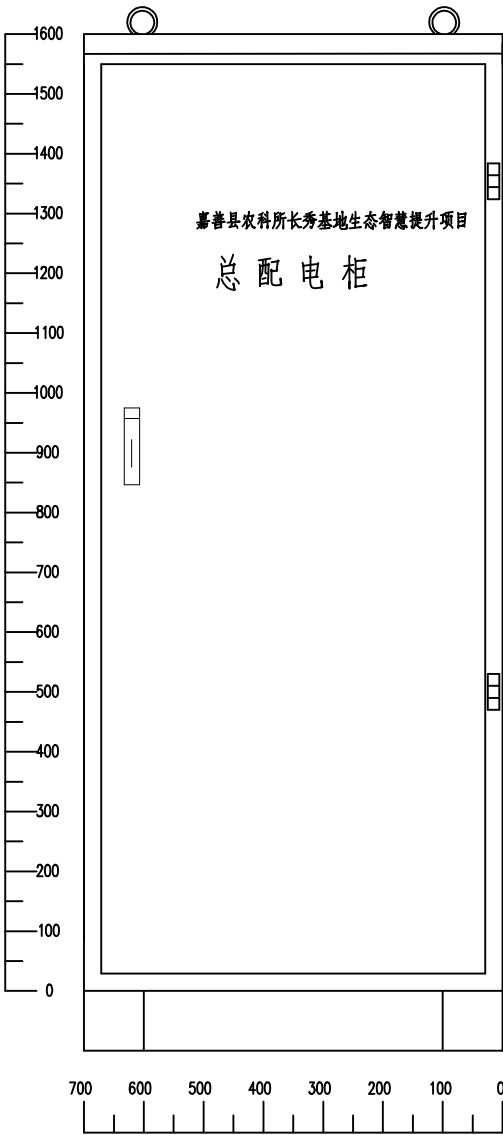

1. 柜体尺寸: 1600*700*400
2. 柜体颜色: 灰
3. 柜底进出线
4. 柜内预留隔层高200.

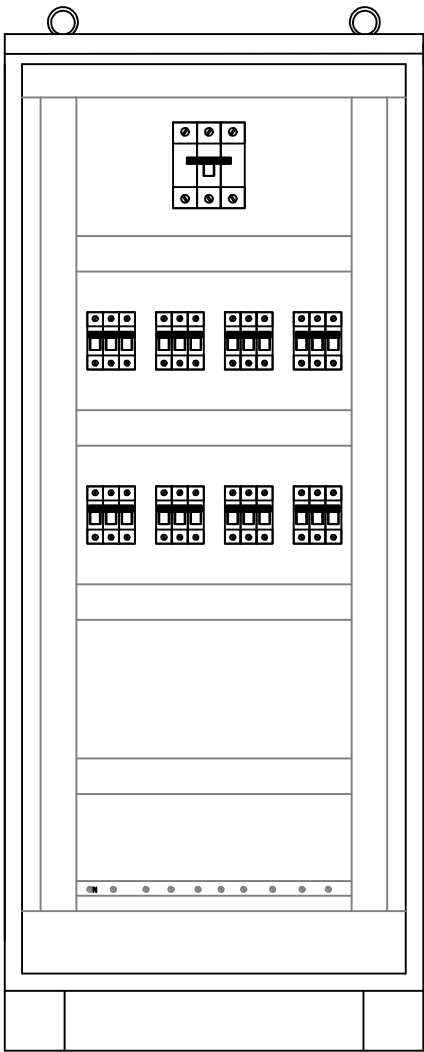

电源总进线平面布置图

设备表


序号	符号	名称	型号规格	数量	单位	备注
装于总配电箱设备(框架: 1600*700*400)						
1	QF1	断路器	EZD100-3P-160A	1	个	
2	QF2-QF13	断路器	C32N-3P 30A	8	块	
3						
4						
5						
6						
7						
8						
9						
10						
11						
12						
13						
14						
15						
16						
17						
18						
19						
20						
21						
22						
23						

标 准 化


项目编号

S2022039

嘉兴市水利水电勘察设计院有限公司			
设证乙字A133011353号			
审 定			施工图 阶段
审 核			水工 部分
校 核			嘉善县农科所长秀基地生态智慧提升项目
项目负责人			—— 单体大棚
设 计			总进线柜图
制 图			
比 例			图号 电气-03

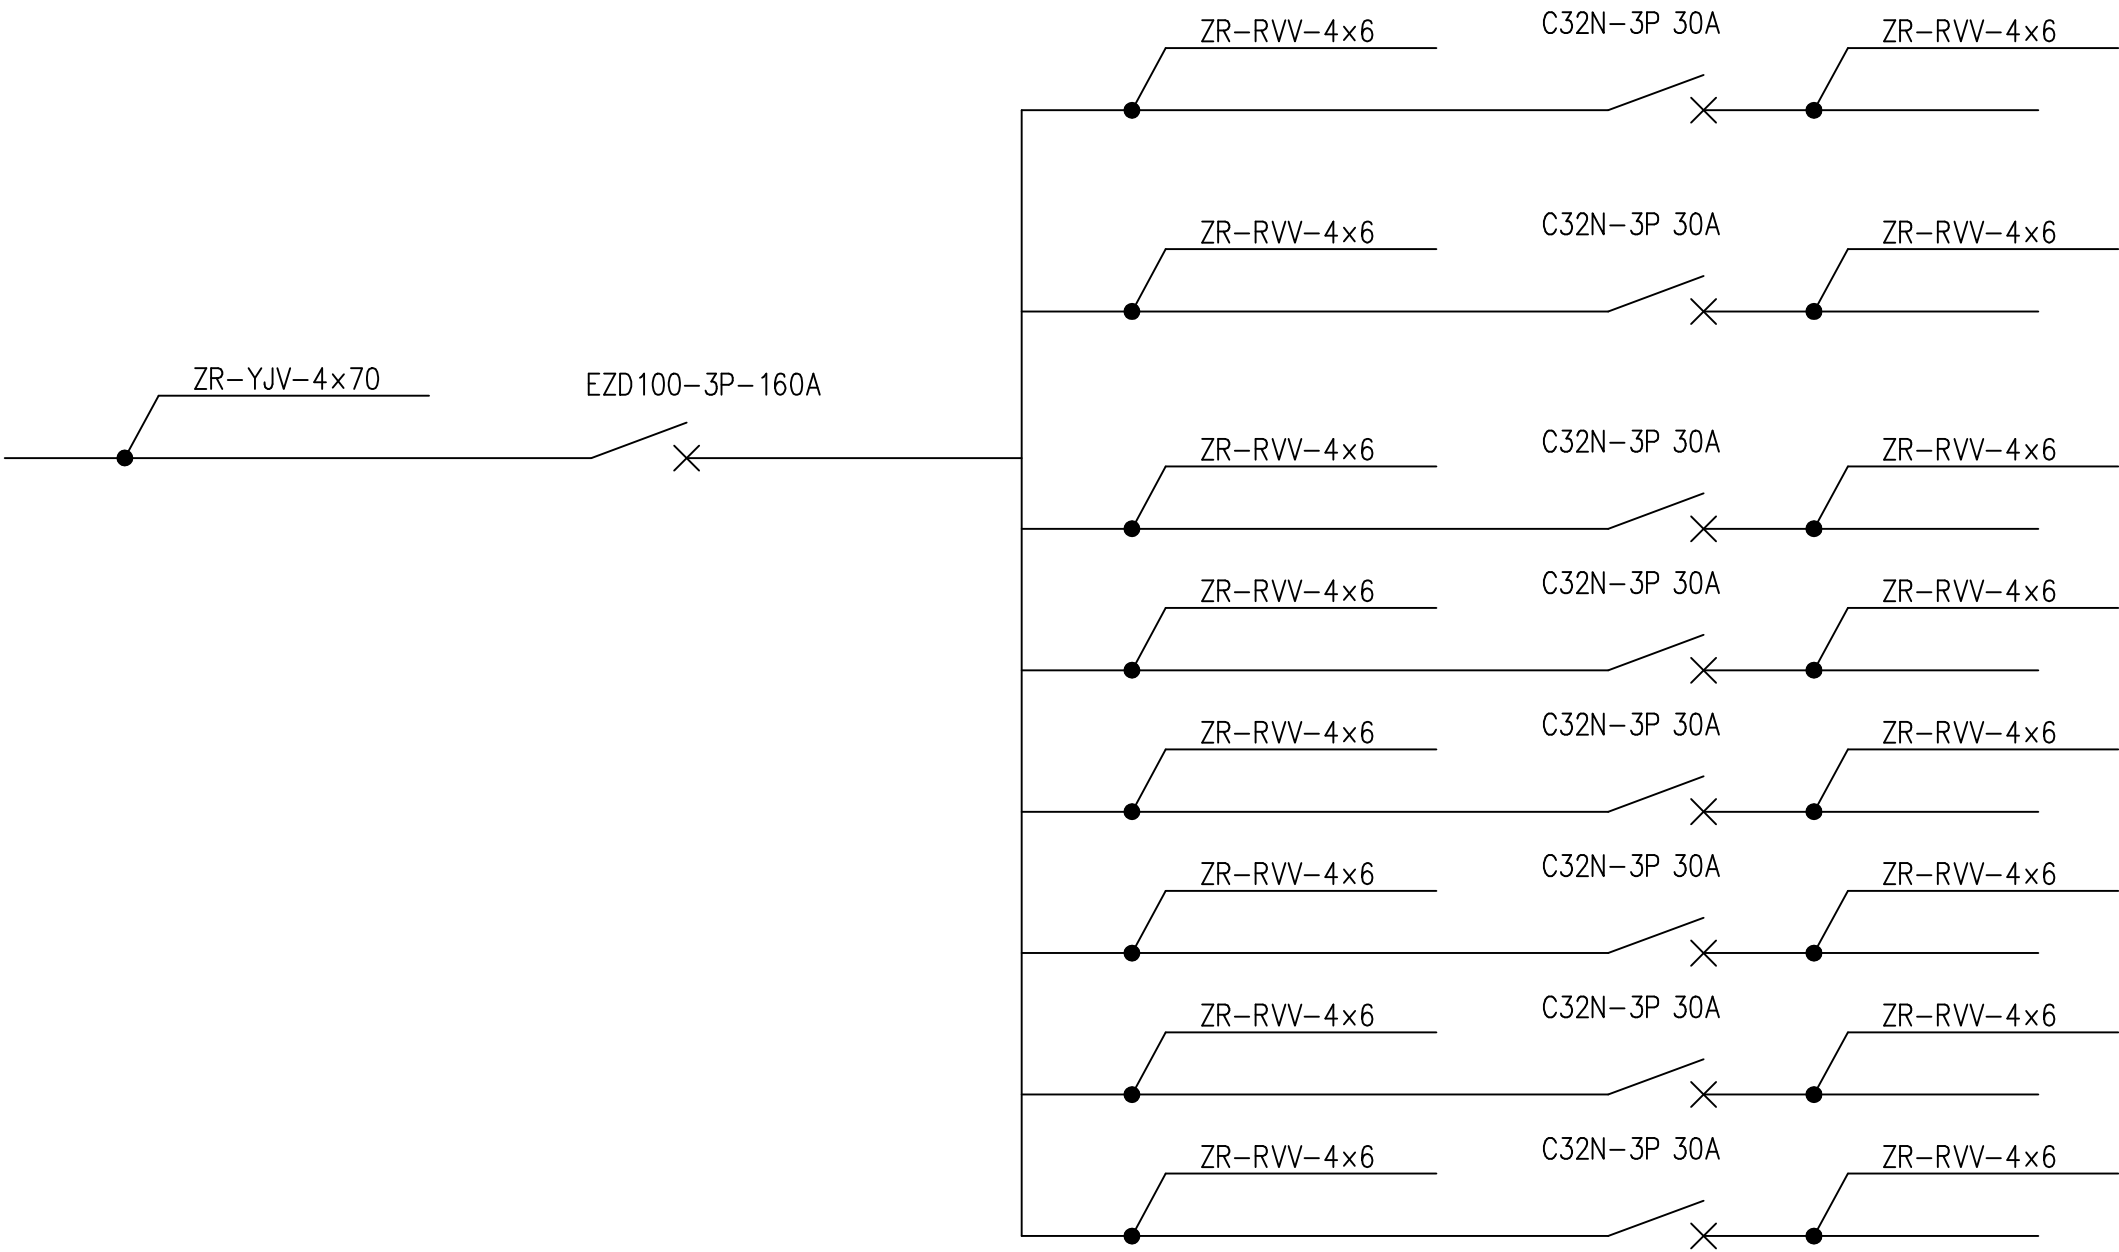

嘉兴市水利水电勘察设计院有限公司 设计证书A133011353号				
审 定			施 工 图	阶 段
审 核			水 工	部 分
校 核			嘉善县农科所长秀基地生态智慧提升项目	
项 目 负 责 人			—— 单体大棚	
设 计			总进线柜图	
制 图				
比 例			图 号	电 气-04

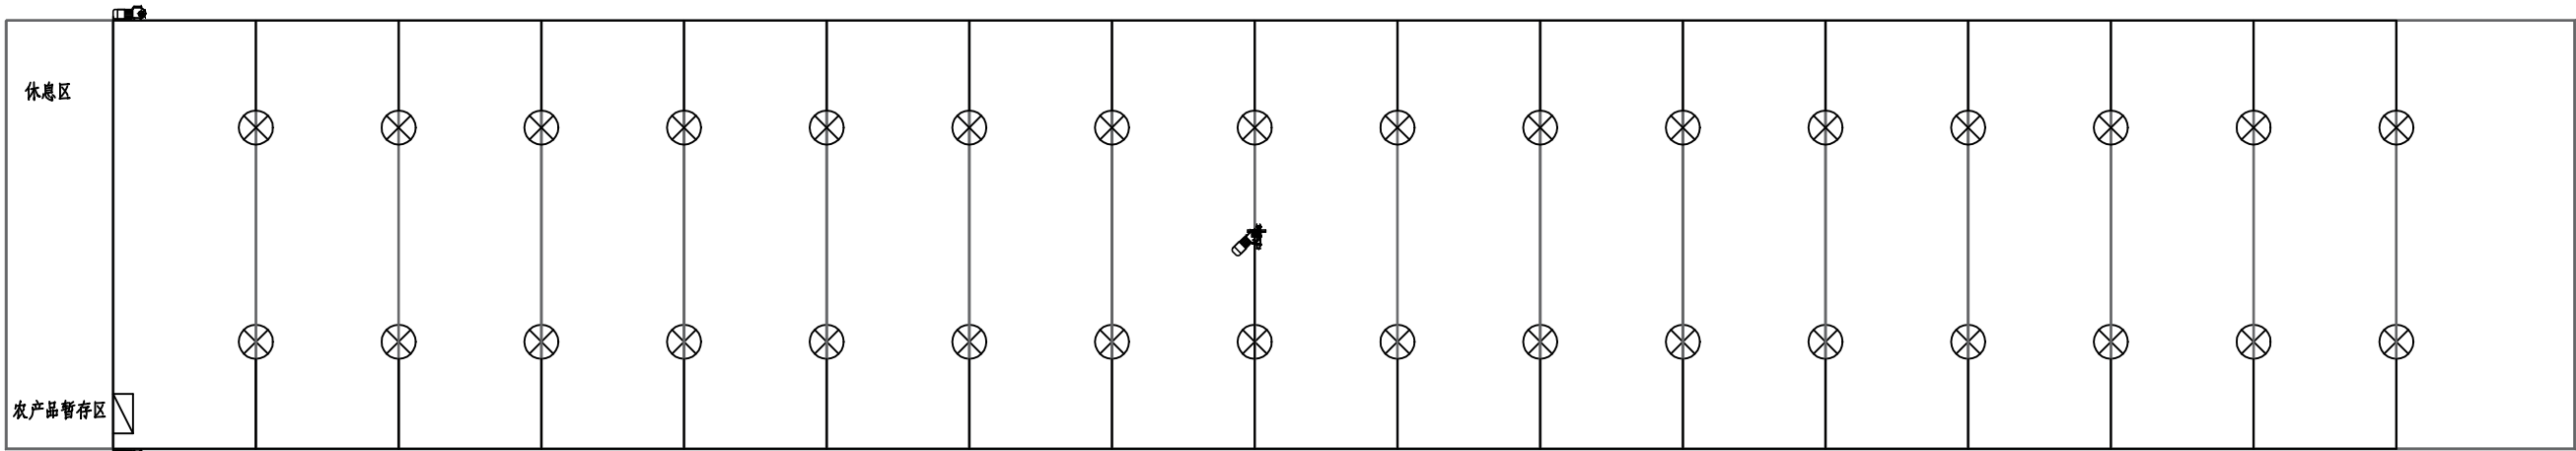

单体大棚线路平面布置图


说明：
1、此图为有遮阳电机处大棚图

标 准 化

项 目 编 号

S2022039

嘉兴市水利水电勘察设计院有限公司 设证乙字A133011353号			
审 定			施 工 图 阶 段
审 核			水 工 部 分
校 核			嘉善县农科所长秀基地生态智慧提升项目
项 目 负 责 人			—— 单体大棚
设 计			单 体 大 棚 线 路 布 置 图
制 图			
比 例			图 号 电 气-05

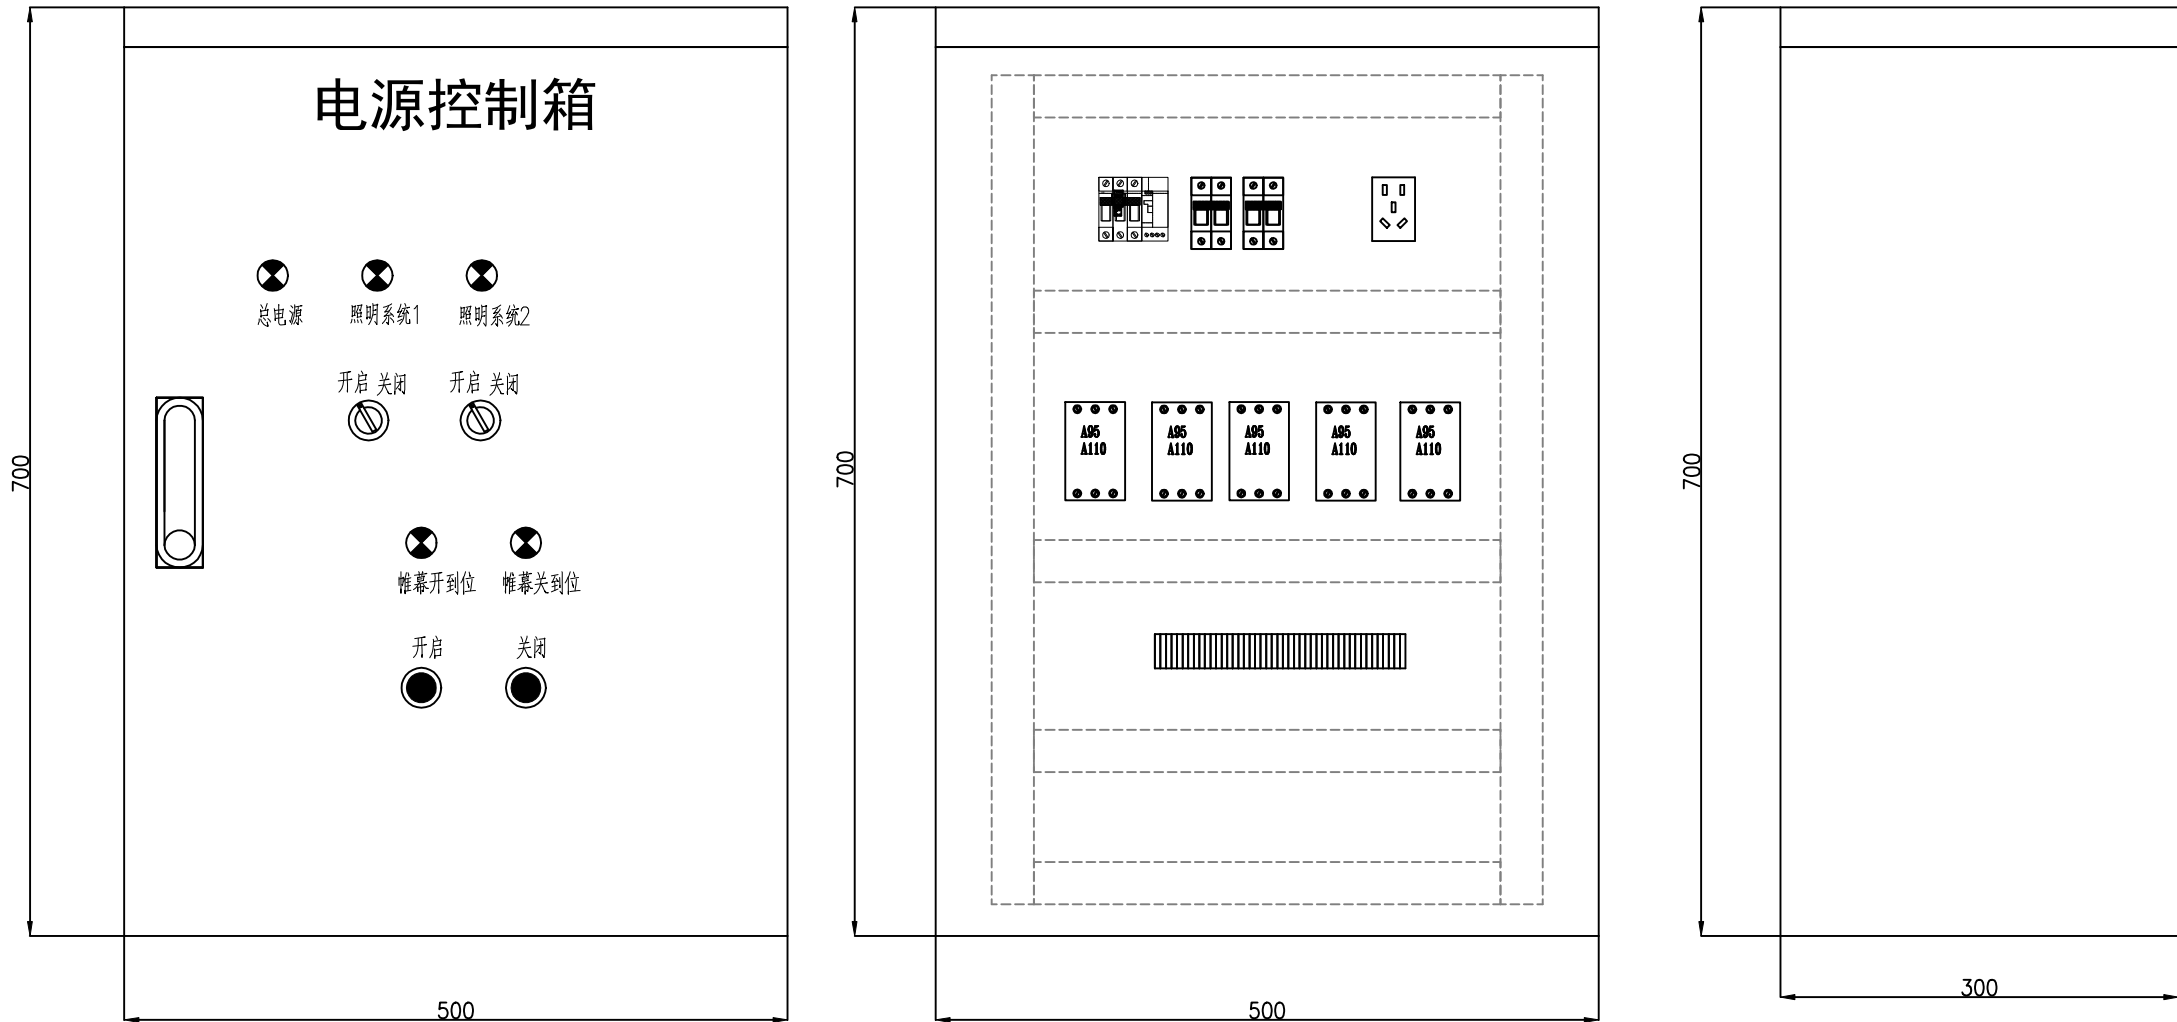

箱体元气件布置图

说明：
1、此图为有遮阳电机处大棚图

标 准 化

项 目 编 号

S2022039


嘉兴市水利水电勘察设计院有限公司			
设证乙字A133011353号			
审 定			施工图 阶段
审 核			水工 部分
校 核			嘉善县农科所长秀基地生态智慧提升项目
项 目 负 责 人			—— 单体大棚
设 计			单体大棚电源控制箱柜
制 图			
比 例			图号 电气-06

标 准 化

项 目 编 号


S2022039

说明：
1、此图为有遮阳电机处大棚图

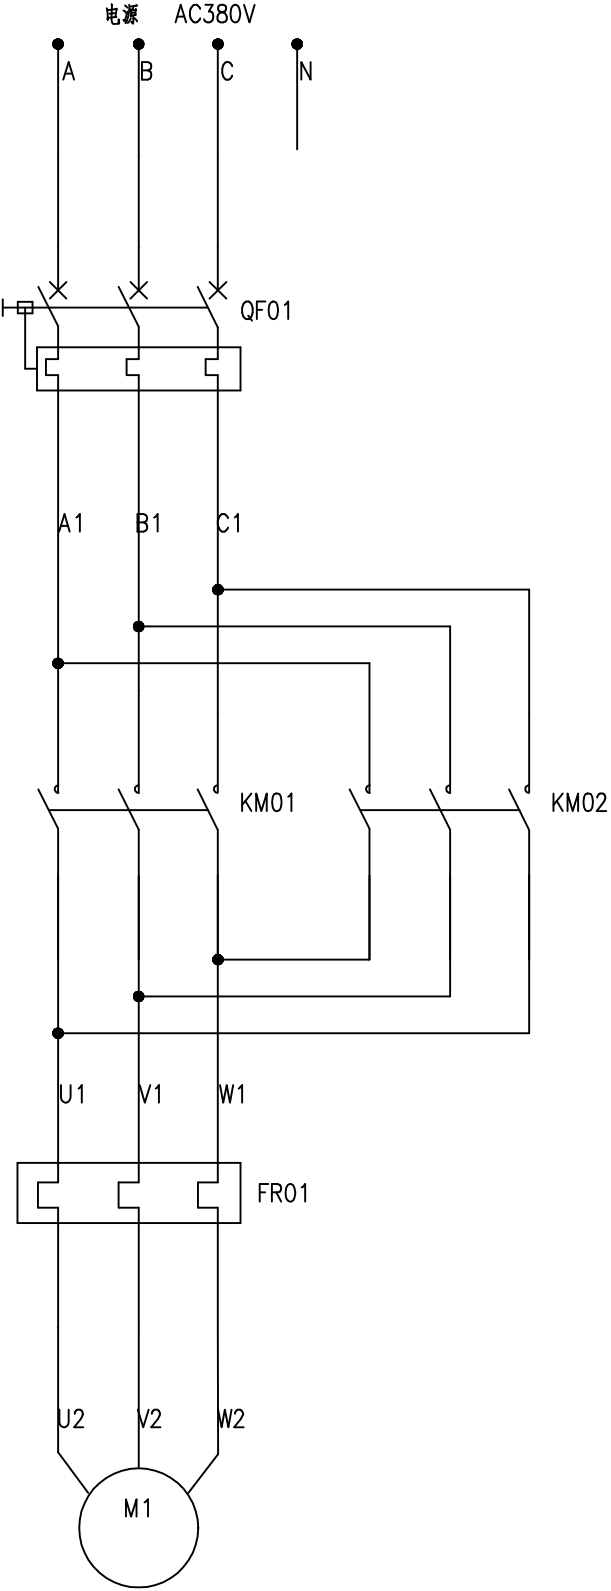

序 号	元件代号	元件名称	型号及规范	数量	备 注
1	QF01	断路器	D16N-3P	1	
2	KM01-KM02	接触器	LC1-D25M7C+LAD-8N20	2	
3	FR01	热继电器	LRD22C	1	
4	PL1-PL5	指示灯	AC220V 红色4个,绿色1个	5	
5	SA	旋钮开关	LA38-11XD2	2	
6	1-2SP	行程开关		2	
7	SB1 SB2	自复位按钮	自复型,r.g	2	
8	XS	插座	AC30-10530 5孔10A	1	
9					
10					
11					
12					
13					
14					
15					
16					
17					
18					

嘉兴市水利水电勘察设计院有限公司 设证乙字A133011353号					
审 定			施 工 图	阶 段	
审 核			水 工	部 分	
校 核			嘉善县农科所长秀基地生态智慧提升项目 ——单体大棚		
项 目 负 责 人					
设 计			电 气 原 理 图 1 / 3		
制 图					
比 例			图 号	电 气 - 0 7	

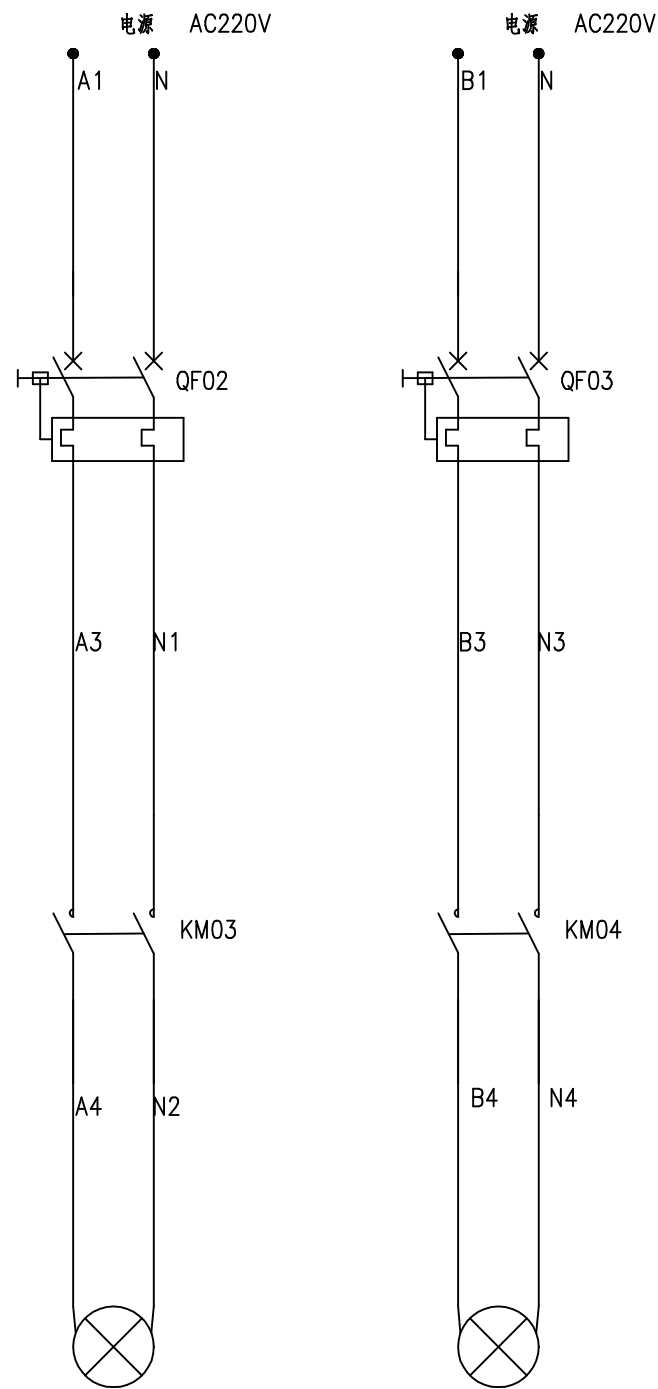

照明系统1

照明系统2

序 号	元件代号	元件名称	型号及规范	数量	备 注
1	QF02	断路器	C10N-2P 6A	1	
2	QF03	断路器	C10N-2P 6A	1	
3	KM03-KM04	接触器	LC1-D25M7C+LAD-8N20	2	
4					
5					
6					
7					
8					
9					
10					
11					
12					
13					
14					
15					
16					
17					
18					

标 准 化

项目编号


S2022039

嘉兴市水利水电勘察设计院有限公司			
设证乙字A133011353号			
审 定			施 工 图 阶 段
审 核			水 工 部 分
校 核			嘉善县农科所长秀基地生态智慧提升项目
项 目 负 责 人			—— 单体大棚
设 计			电 气 原 理 图 2 / 3
制 图			
比 例			图 号 电 气 - 0 8

标 准 化


项 目 编 号

S2022039

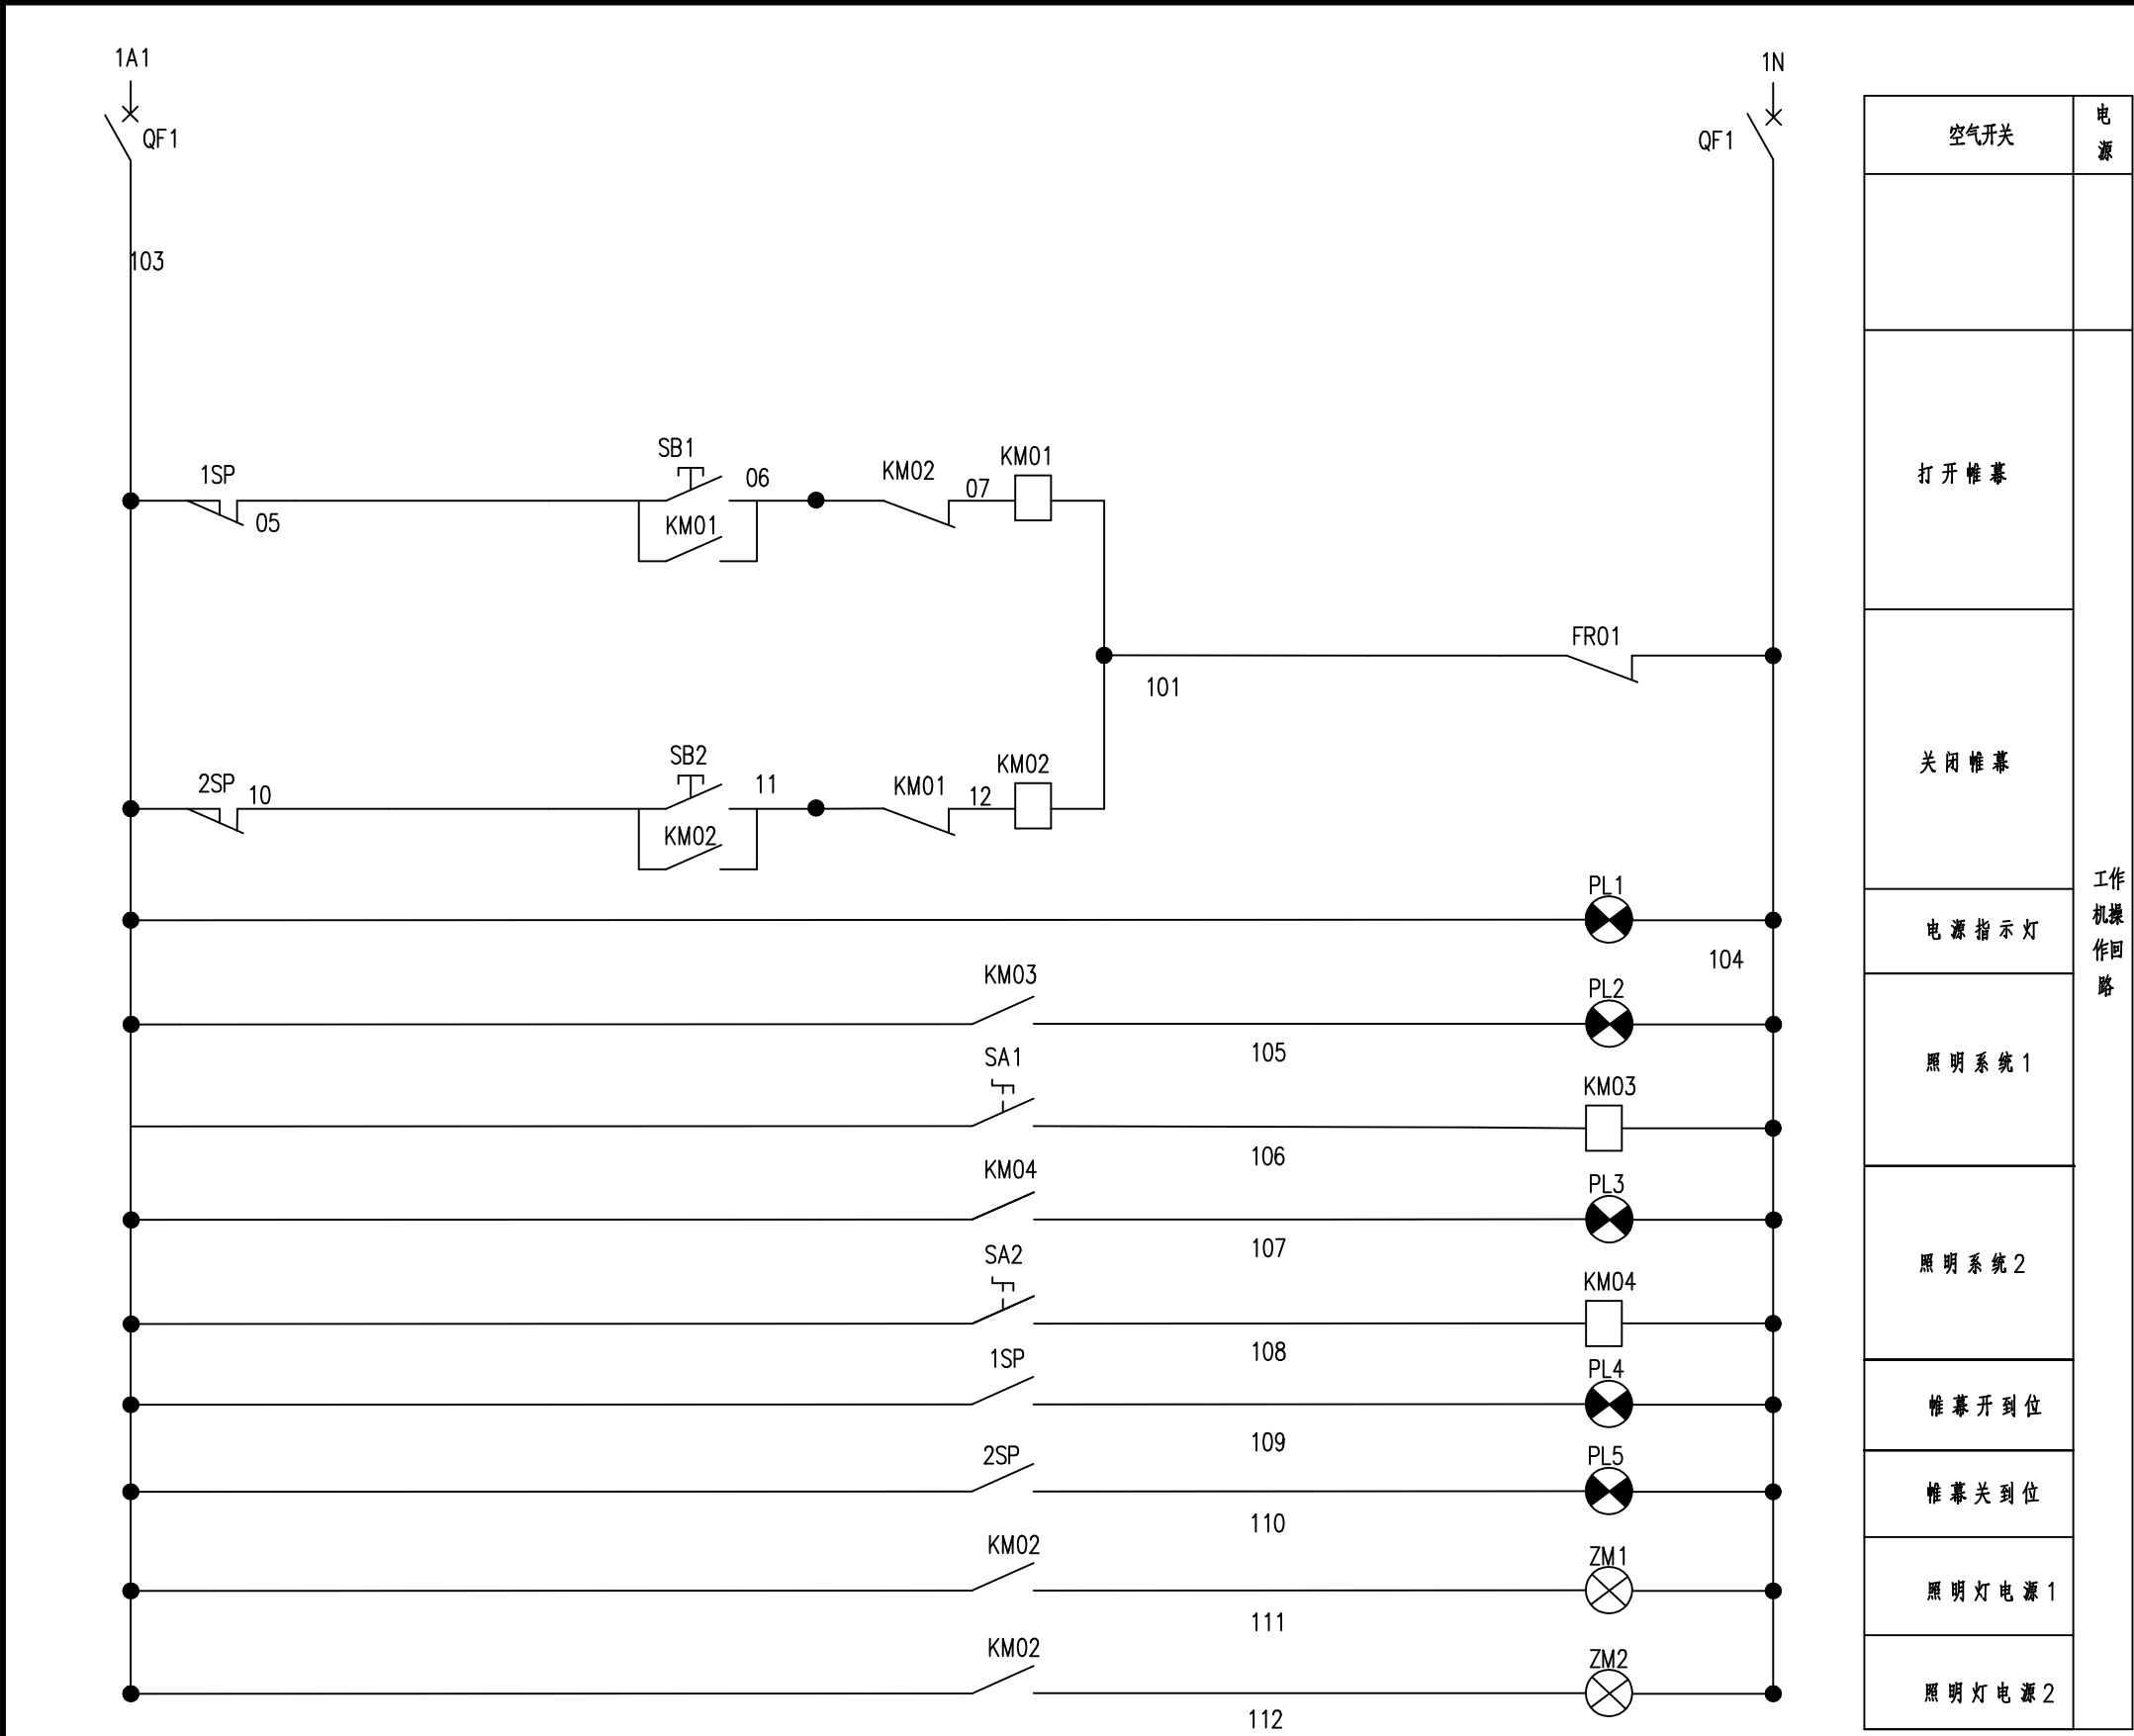

空气开关	电 源
打开帷幕	工作 机操 作回 路
关闭帷幕	
电源指示灯	
照明系统1	
照明系统2	
帷幕开到位	
帷幕关到位	
照明灯电源1	
照明灯电源2	


嘉兴市水利水电勘察设计院有限公司			
设证乙字A133011353号			
审 定		施工图	阶 段
审 核		水工	部 分
校 核		嘉善县农科所长秀基地生态智慧提升项目	
项 目 负 责 人		——单体大棚	
设 计		电气原理图3/3	
制 图			
比 例		图号	电气-09

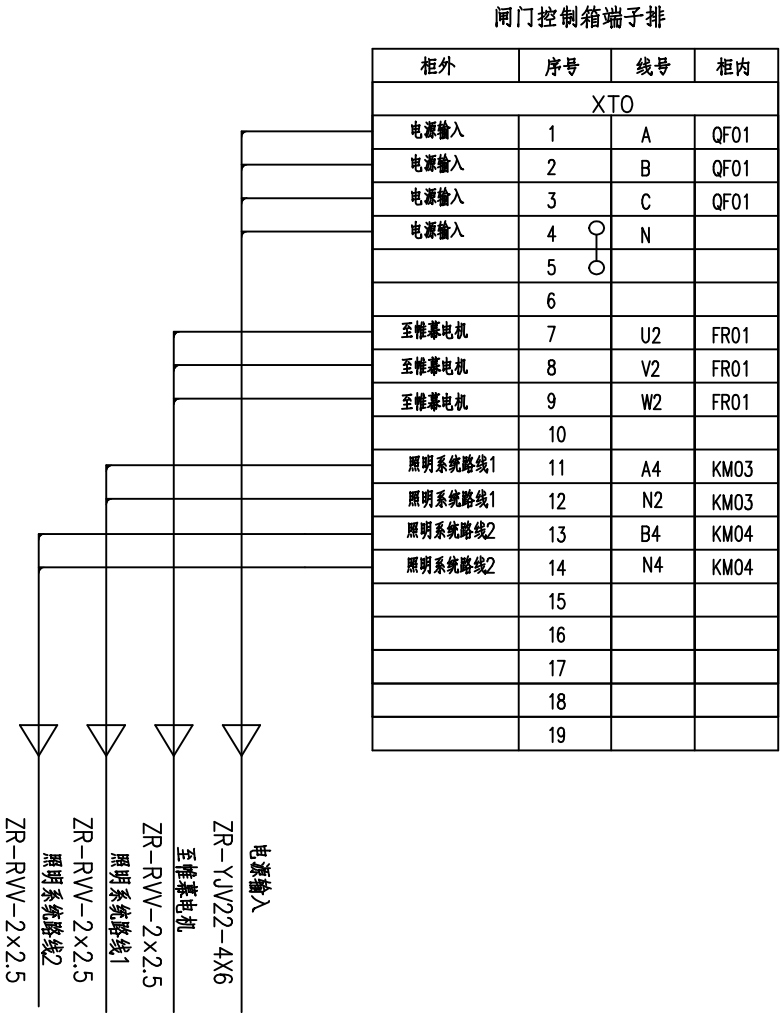

 嘉兴市水利水电勘察设计院有限公司


设证乙字A133011353号

审 定			施工图	阶段
审 核			水工	部分
校 核			嘉善县农科所长秀基地生态智慧提升项目	
项 目 负 责 人			—— 单体大棚	
设 计			单体大棚线路连接图	
制 图				
比 例			图号	电气— 10

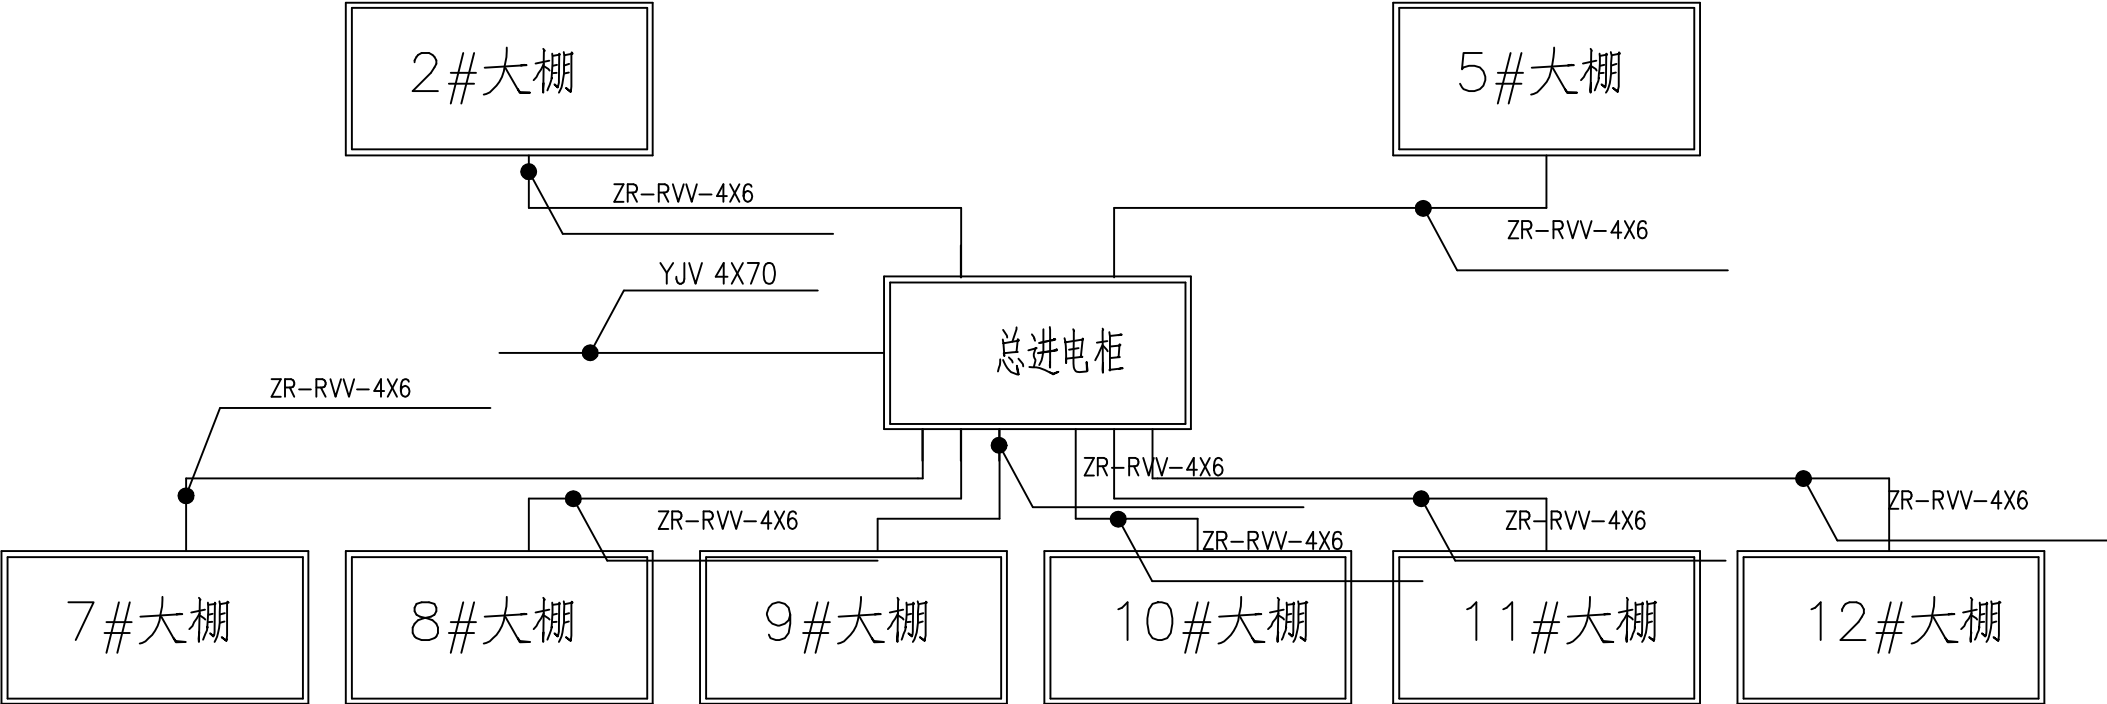


嘉兴市水利水电勘察设计院有限公司			
设计证书A133011353号			
审 定			施工图 阶段
审 核			水工 部分
校 核			嘉善县农科所长秀基地生态智慧提升项目
项目负责人			—— 单体大棚
设 计			总进线电气线路系统图
制 图			
比 例			图号 电气-11

标 准 化
项 目 编 号
S2022039

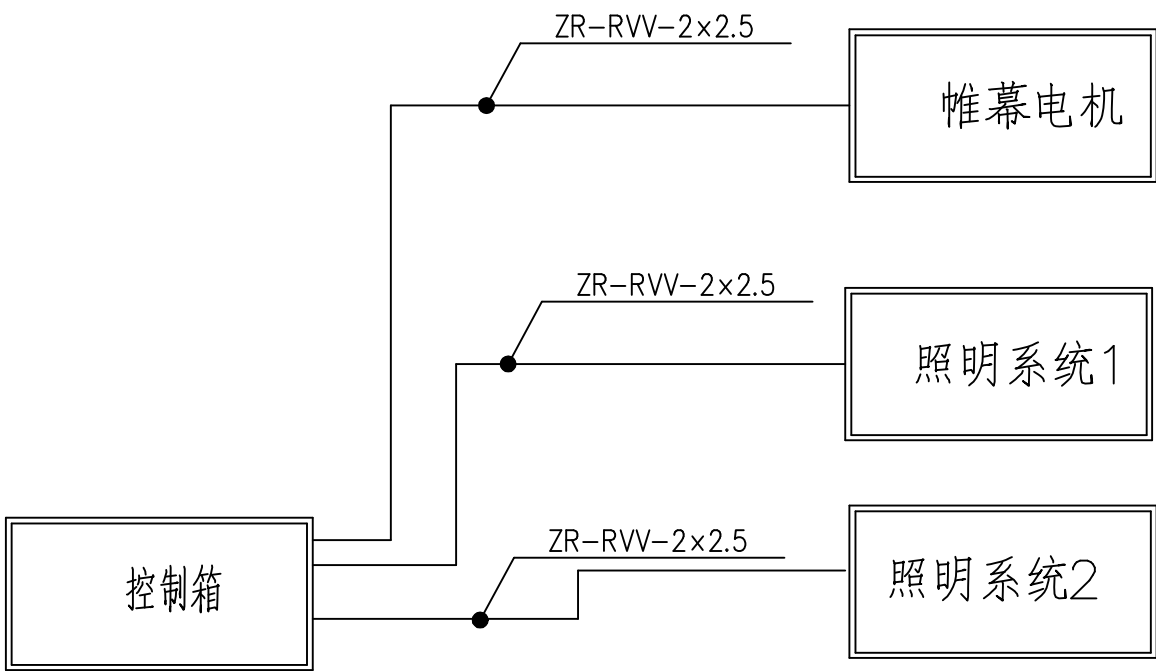

嘉兴市水利水电勘察设计院有限公司			
设计证书A133011353号			
审 定			施工图 阶段
审 核			水工 部分
校 核			嘉善县农科所长秀基地生态智慧提升项目
项目负责人			—— 单体大棚
设 计			单体大棚电气线路系统图
制 图			
比 例			图号 电气-12

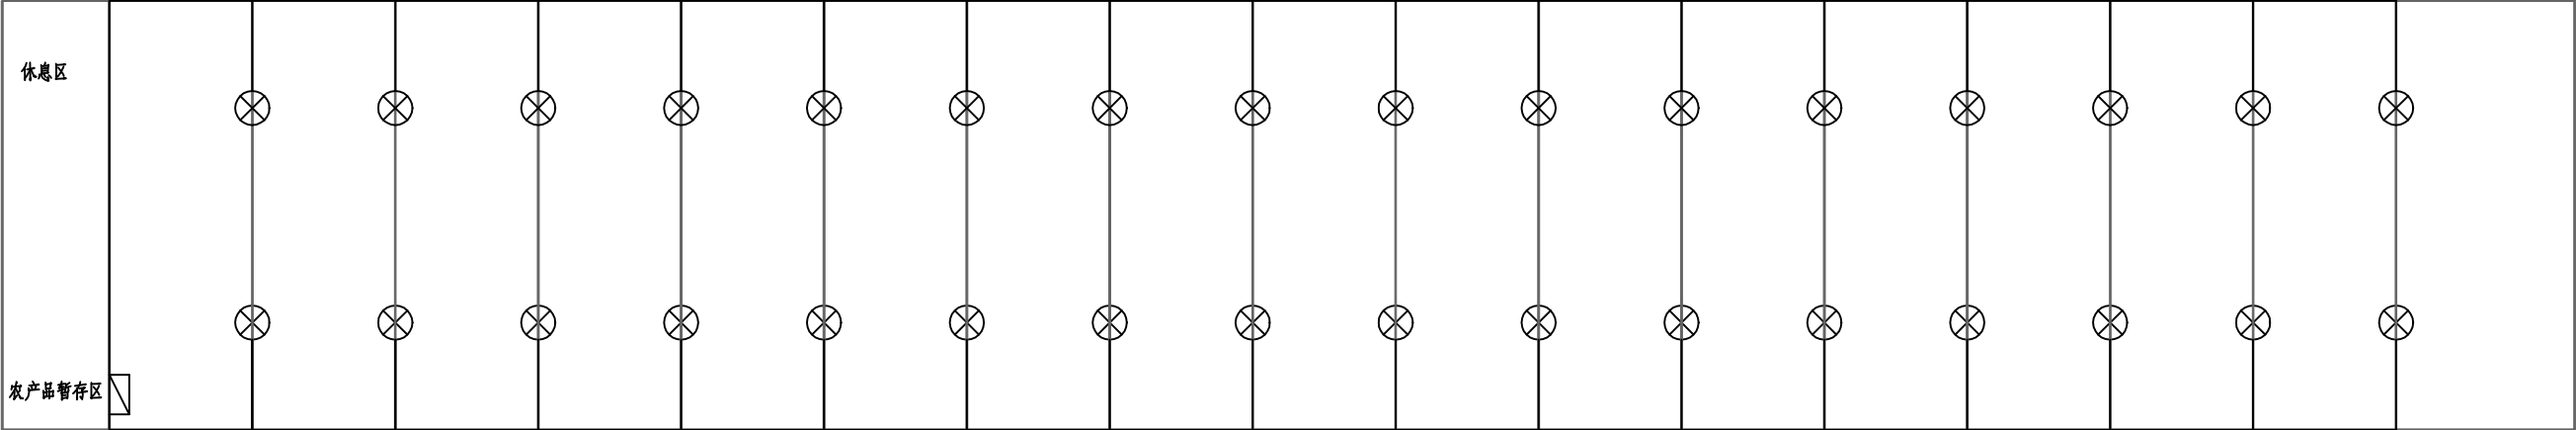

单体大棚线路平面布置图




说明：
1、此图为无遮阳电机处大棚图

标 准 化

项 目 编 号

S2022039

嘉兴市水利水电勘察设计院有限公司 设证乙字A133011353号			
审 定			施 工 图 阶 段
审 核			水 工 部 分
校 核			嘉善县农科所长秀基地生态智慧提升项目
项 目 负 责 人			—— 单体大棚
设 计			单 体 大 棚 线 路 布 置 图
制 图			
比 例			图 号 电 气 — 1 3

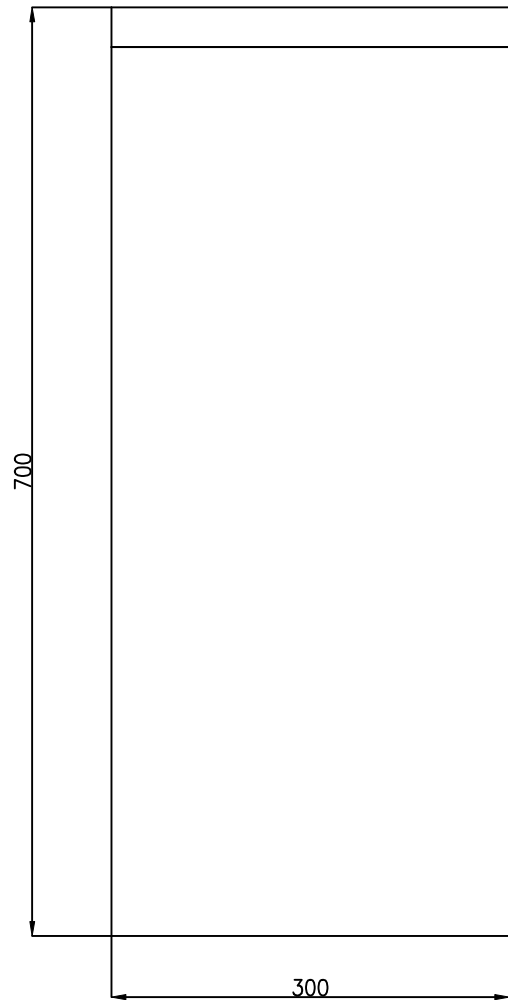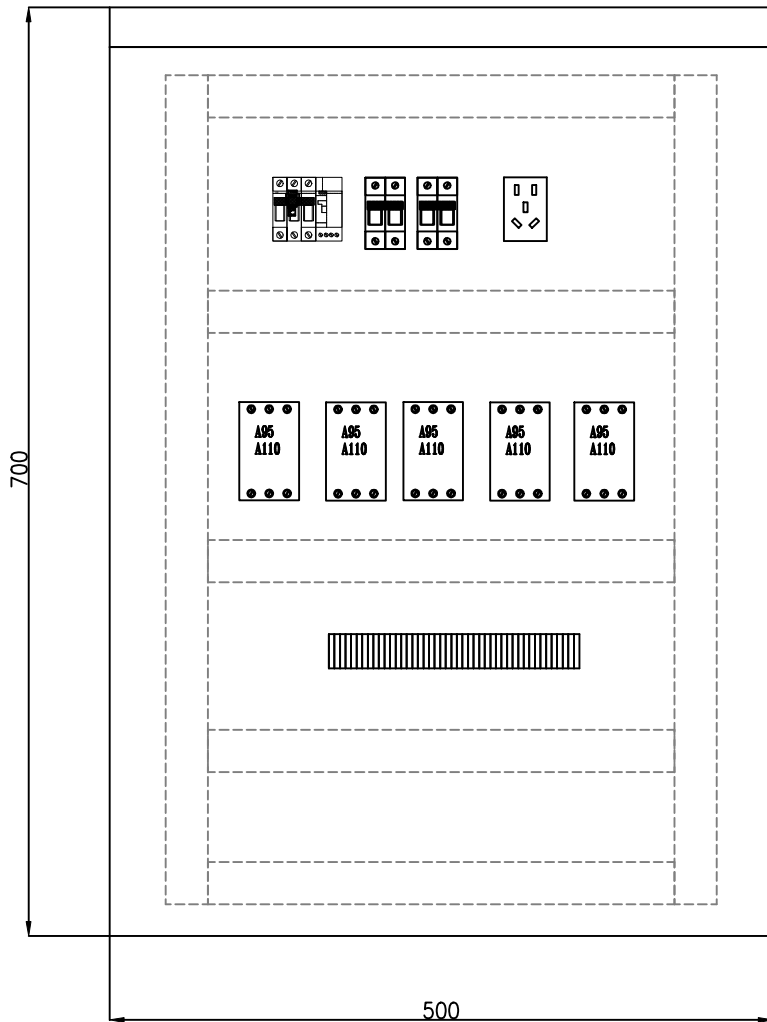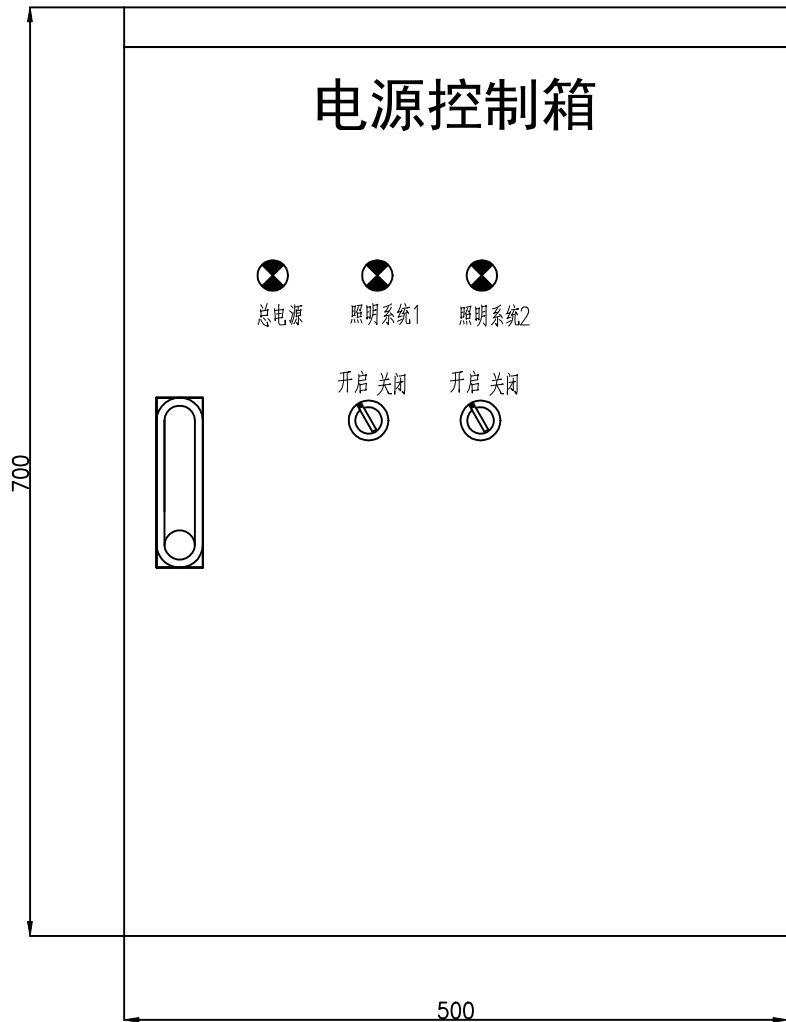


箱体元气件布置图

说明：
1、此图为无遮阳电机处大棚图

标 准 化
项 目 编 号
S2022039

嘉兴市水利水电勘察设计院有限公司			
设证乙字A133011353号			
审 定			施工图 阶段
审 核			水工 部分
校 核			嘉善县农科所长秀基地生态智慧提升项目
项 目 负 责 人			—— 单体大棚
设 计			单体大棚电源控制箱柜
制 图			
比 例			图号 电气-14

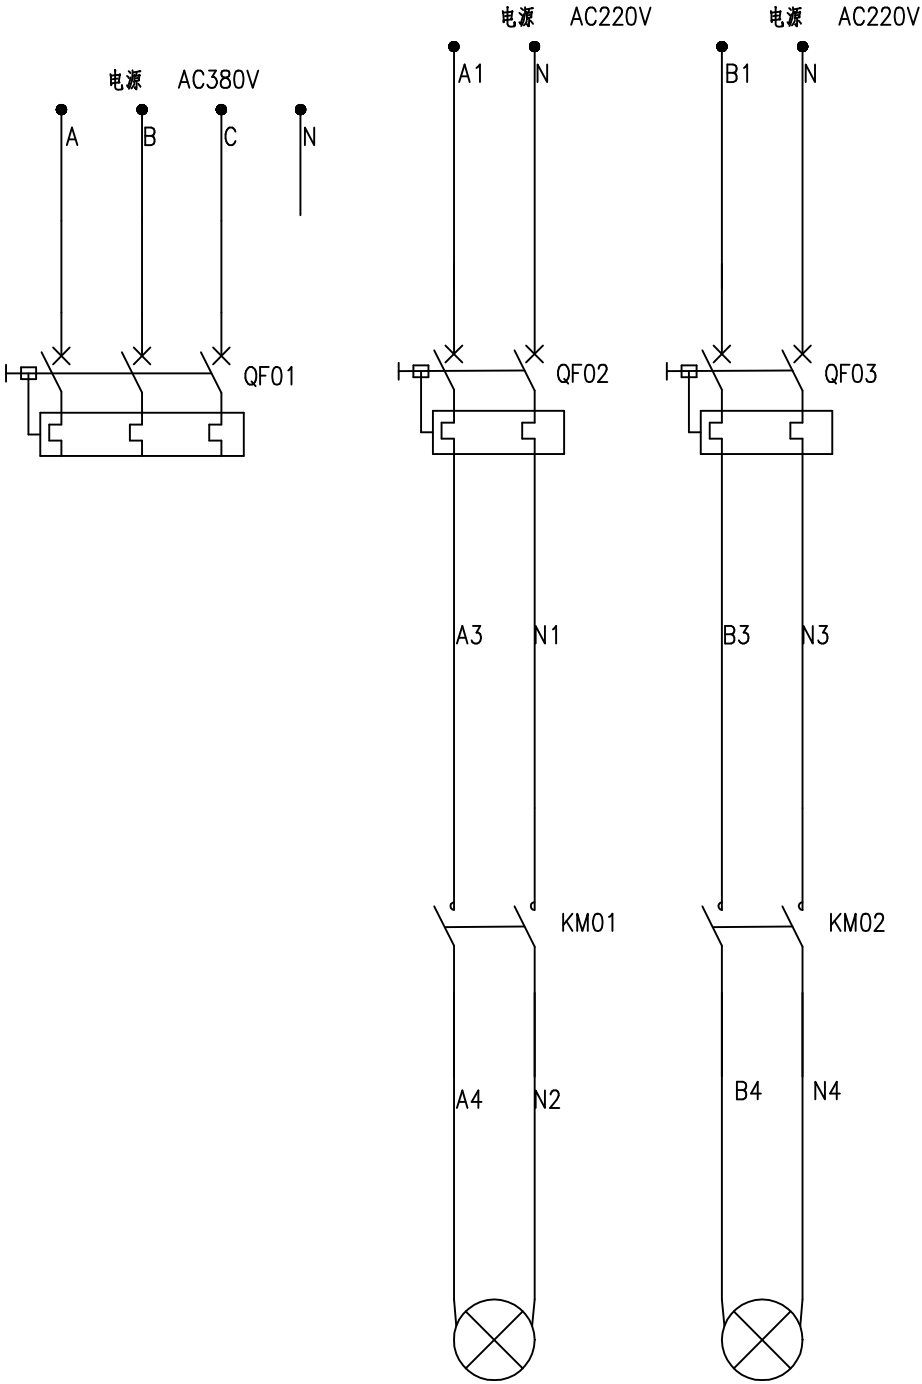

照明系统1


照明系统2

说明：
1、此图为无遮阳电机处大棚图

序 号	元件代号	元件名称	型号及规范	数量	备 注
1	QF01	断路器	D16N-3P	1	
2	QF02	断路器	C10N-2P 6A	1	
3	QF03	断路器	C10N-2P 6A	1	
4	KM01-KM02	接触器	LC1-D25M7C+LAD-8N20	2	
5	PL1-PL4	指示灯	AC220V 红色2个,绿色1个	3	
6	SA	旋钮开关	LA38-11XD2	2	
7	1-2SP	行程开关		2	
8	XS	插座	AC30-10530 5孔10A	1	
9					
10					
11					
12					
13					
14					
15					
16					
17					
18					


 嘉兴市水利水电勘察设计院有限公司					
设证乙字A133011353号					
审 定			施 工 图		阶 段
审 核			水 工		部 分
校 核			嘉善县农科所长秀基地生态智慧提升项目		
项目负责人			—— 单体大棚		
设 计			电 气 原 理 图 1 / 2		
制 图					
比 例			图 号	电 气 - 15	

标 准 化
项 目 编 号
S2022039

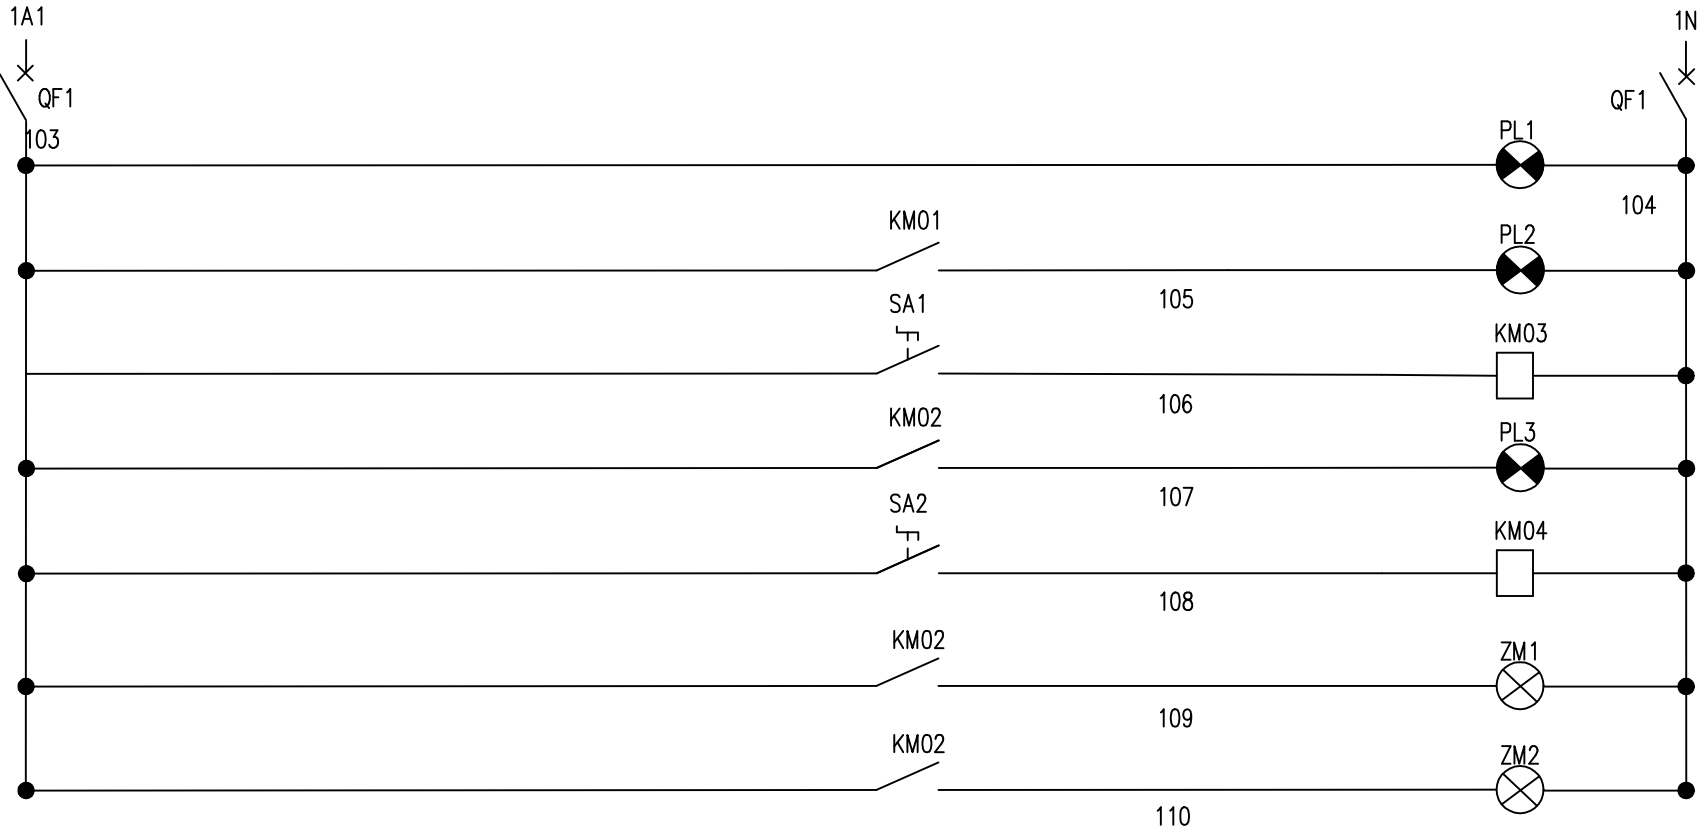

空气开关	电 源
电 源 指 示 灯	工 作 机 操 作 回 路
照 明 系 统 1	
照 明 系 统 2	
照 明 灯 电 源 1	
照 明 灯 电 源 2	


嘉兴市水利水电勘察设计院有限公司			
设证乙字A133011353号			
审 定			施 工 图 阶 段
审 核			水 工 部 分
校 核			嘉善县农科所长秀基地生态智慧提升项目
项 目 负 责 人			—— 单体大棚
设 计			电 气 原 理 图 2 / 2
制 图			
比 例			图 号 电 气 - 16

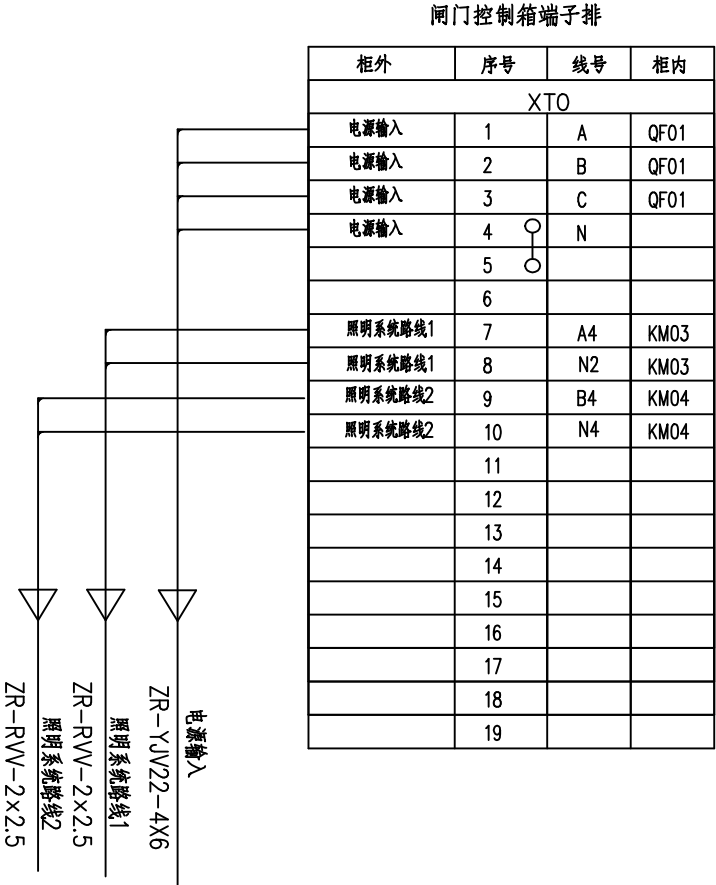


 嘉兴市水利水电勘察设计院有限公司

设证乙字A133011353号

审 定			施 工 图	阶 段
审 核			水 工	部 分
校 核			嘉善县农科所长秀基地生态智慧提升项目	
项 目 负 责 人			—— 单体大棚	
设 计			单 体 大 棚 线 路 连 接 图	
制 图				
比 例			图 号	电 气— 17

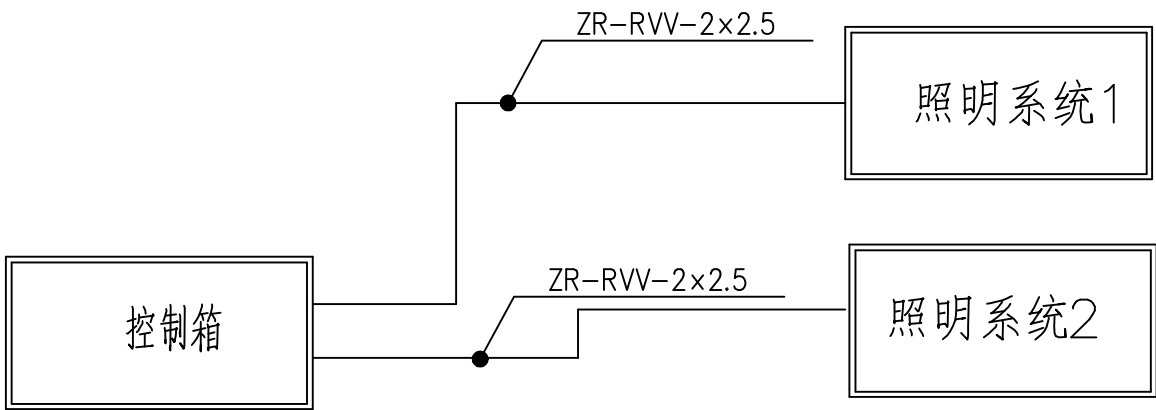

嘉兴市水利水电勘察设计院有限公司 设证乙字A133011353号				
审 定			施 工 图	阶 段
审 核			水 工	部 分
校 核			嘉善县农科所长秀基地生态智慧提升项目	
项 目 负 责 人			—— 单体大棚	
设 计			单 体 大 棚 电 气 线 路 系 统 图	
制 图				
比 例			图 号	电 气 - 18

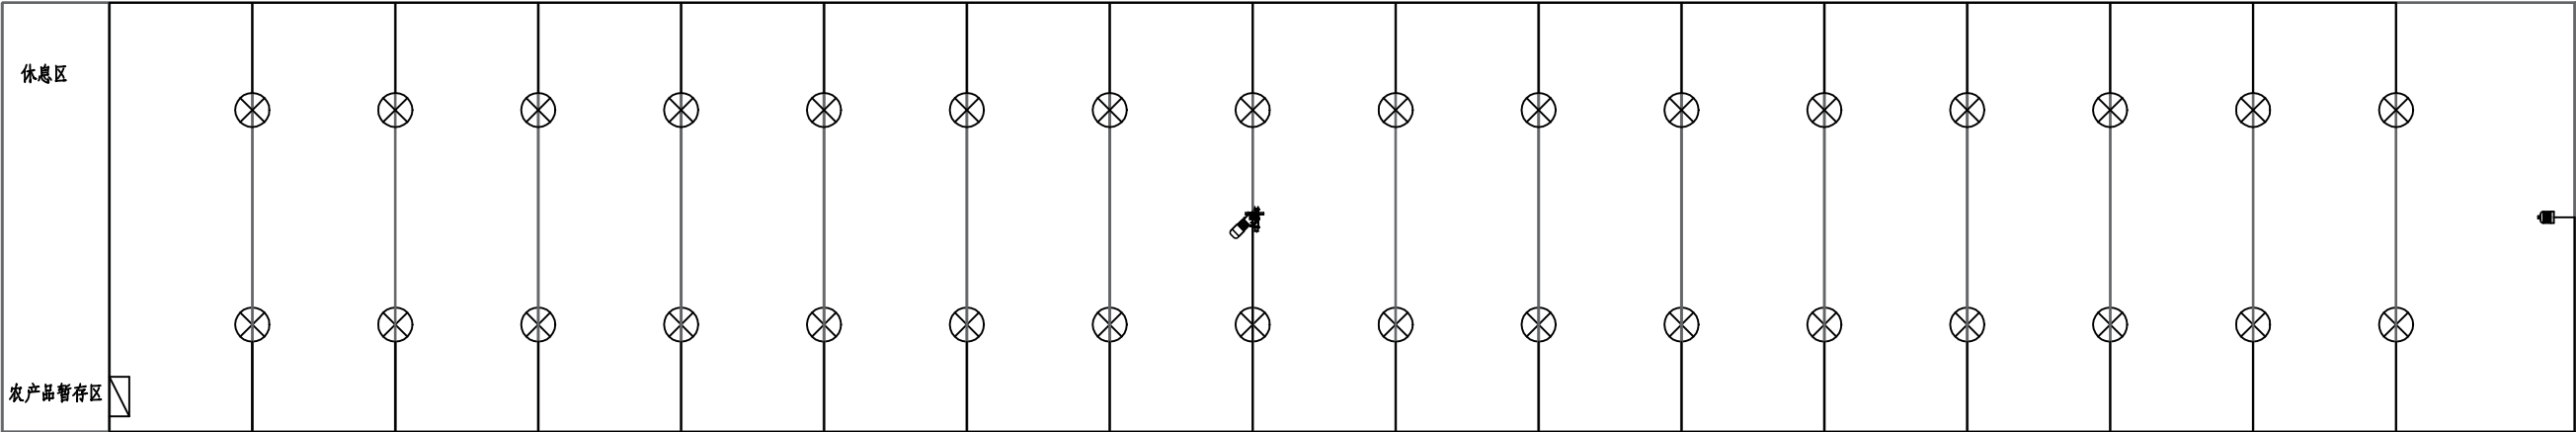


棉被大棚线路平面布置图

说明：
1、此图为有遮阳电机处大棚图

标 准 化
项 目 编 号
S2022039

嘉兴市水利水电勘察设计院有限公司			
设计证书A133011353号			
审 定			施工图 阶段
审 核			水工 部分
校 核			嘉善县农科所长秀基地生态智慧提升项目
项目负责人			—— 单体大棚
设 计			棉被大棚线路平面布置图
制 图			
比 例			图号 电气-19

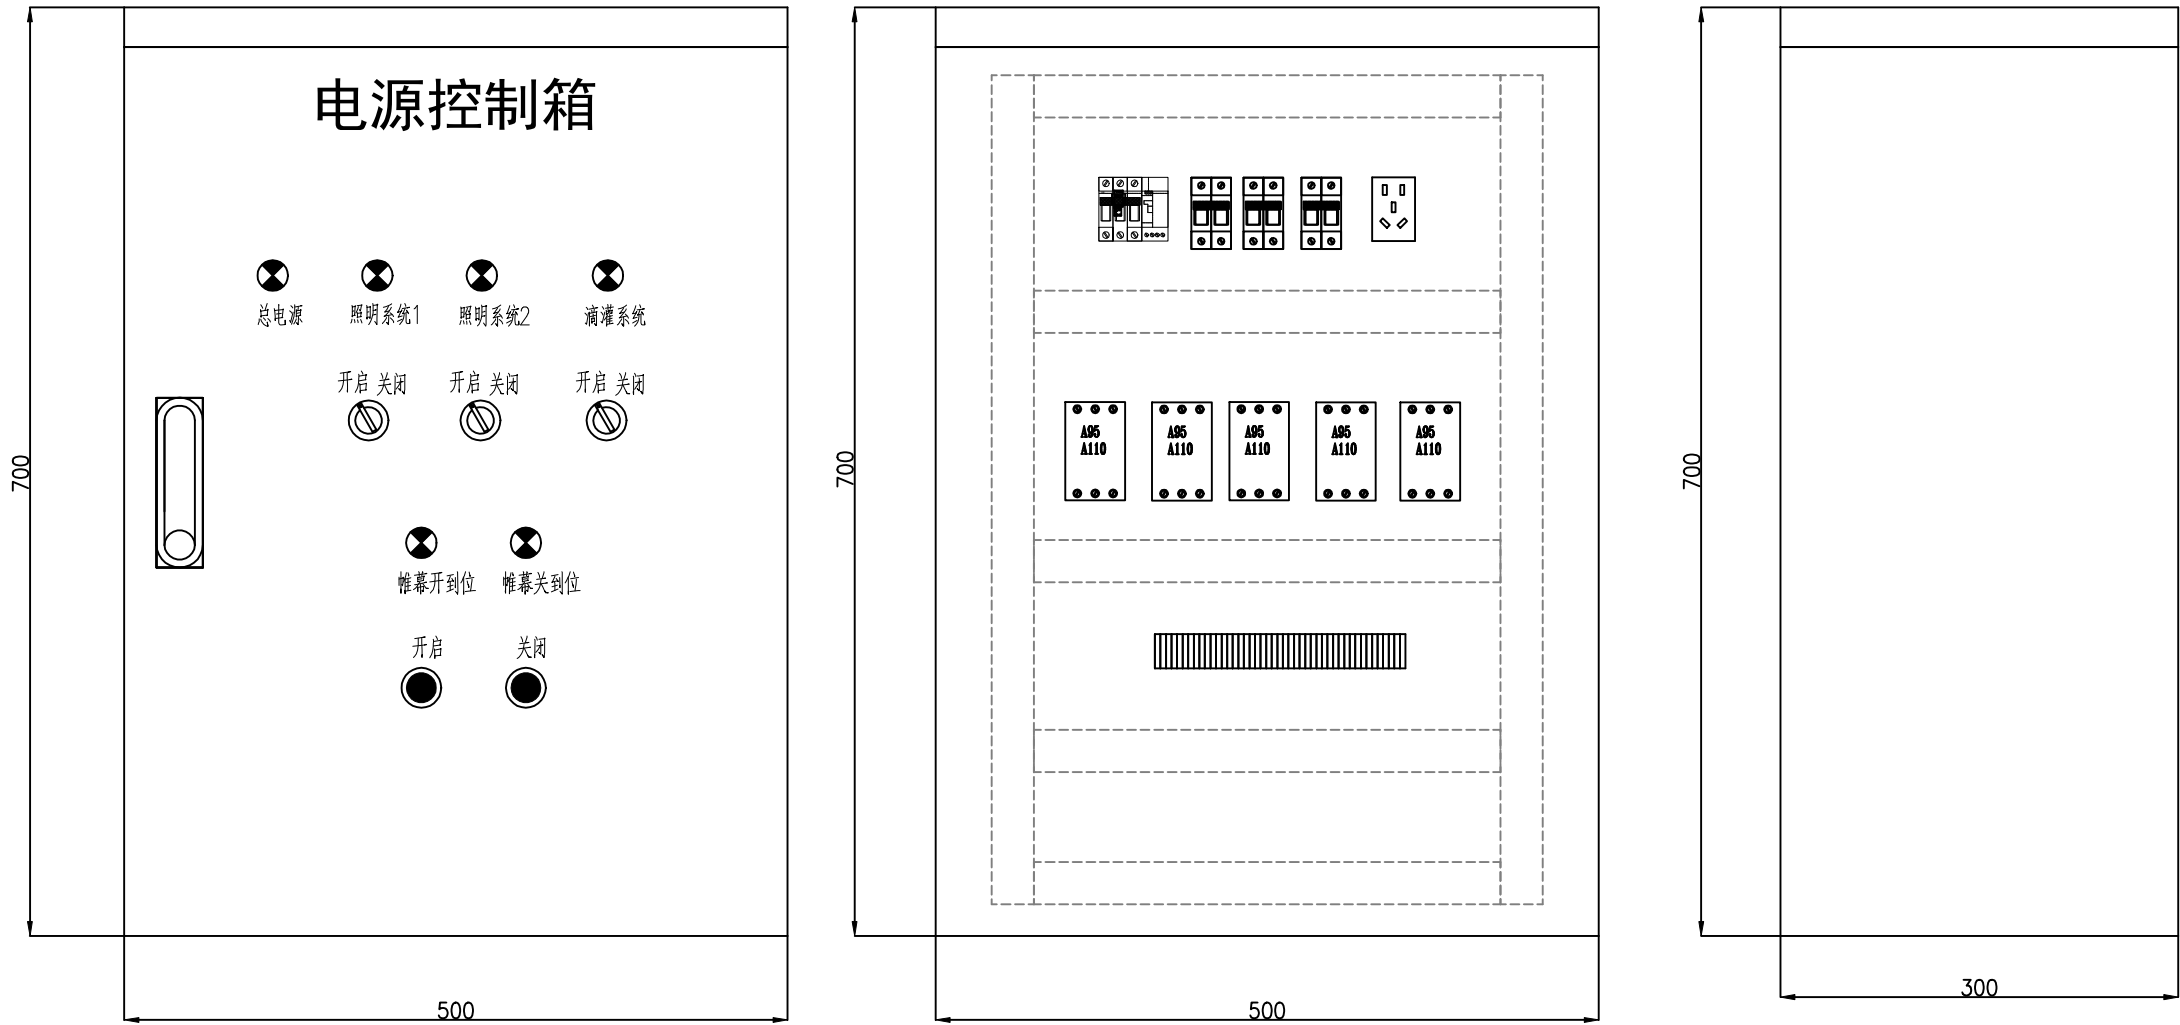

说明：
1、此图为有遮阳电机处大棚图

箱体元气件布置图


标 准 化

项目编号

S2022039


嘉兴市水利水电勘察设计院有限公司			
设证乙字A133011353号			
审 定			施工图 阶段
审 核			水工 部分
校 核			嘉善县农科所长秀基地生态智慧提升项目
项目负责人			—— 单体大棚
设 计			棉被大棚电源控制箱柜
制 图			
比 例			图号 电气-20

说明：
1、此图为有遮阳电机处大棚图

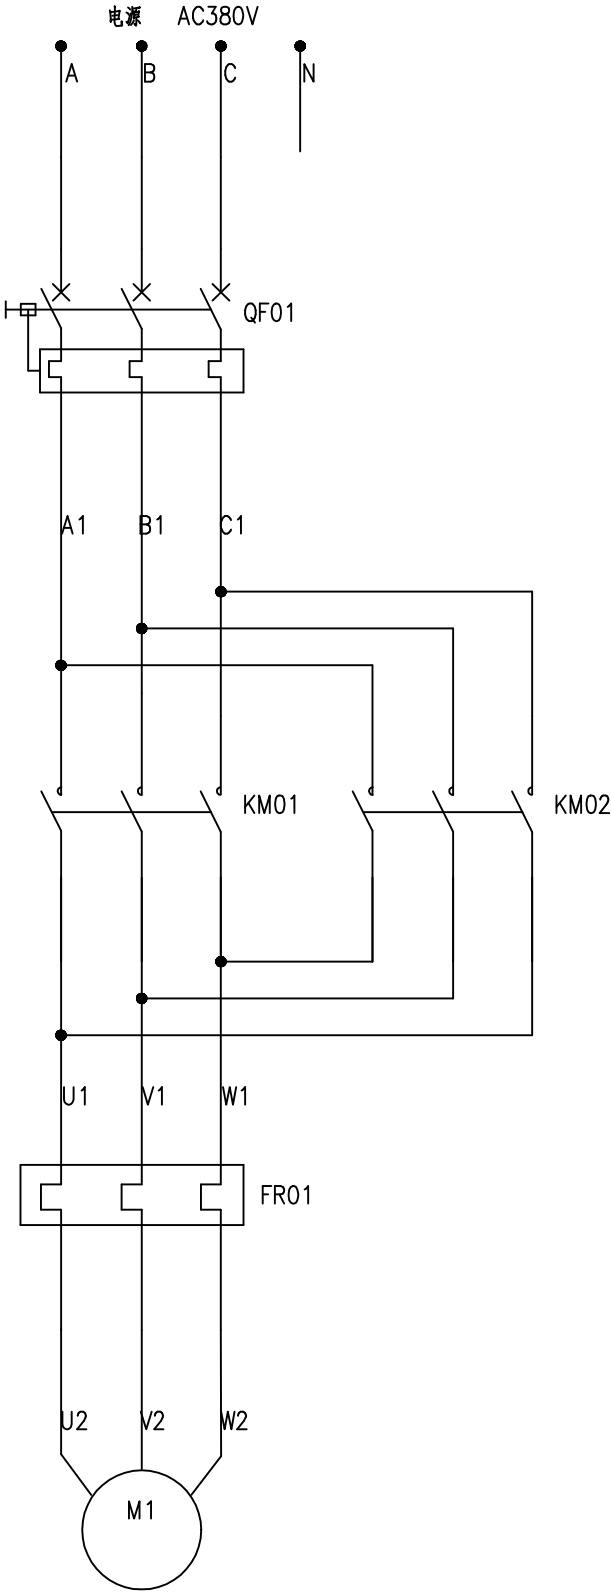

序 号	元件代号	元件名称	型号及规范	数量	备 注
1	QF01	断路器	D16N-3P	1	
2	KM01-KM02	接触器	LC1-D25M7C+LAD-8N20	2	
3	FR01	热继电器	LRD22C	1	
4	PL1-PL6	指示灯	AC220V 红色5个,绿色1个	6	
5	SA	旋钮开关	LA38-11XD2	3	
6	1-2SP	行程开关		2	
7	SB1 SB2	自复位按钮	自复型,r.g	2	
8	XS	插座	AC30-10530 5孔10A	1	
9					
10					
11					
12					
13					
14					
15					
16					
17					
18					

嘉兴市水利水电勘察设计院有限公司					
设证乙字A133011353号					
审 定			施 工 图	阶 段	
审 核			水 工	部 分	
校 核			嘉善县农科所长秀基地生态智慧提升项目		
项 目 负 责 人			—— 单体大棚		
设 计			棉被大棚电气原理图1/3		
制 图					
比 例			图 号	电 气 - 21	

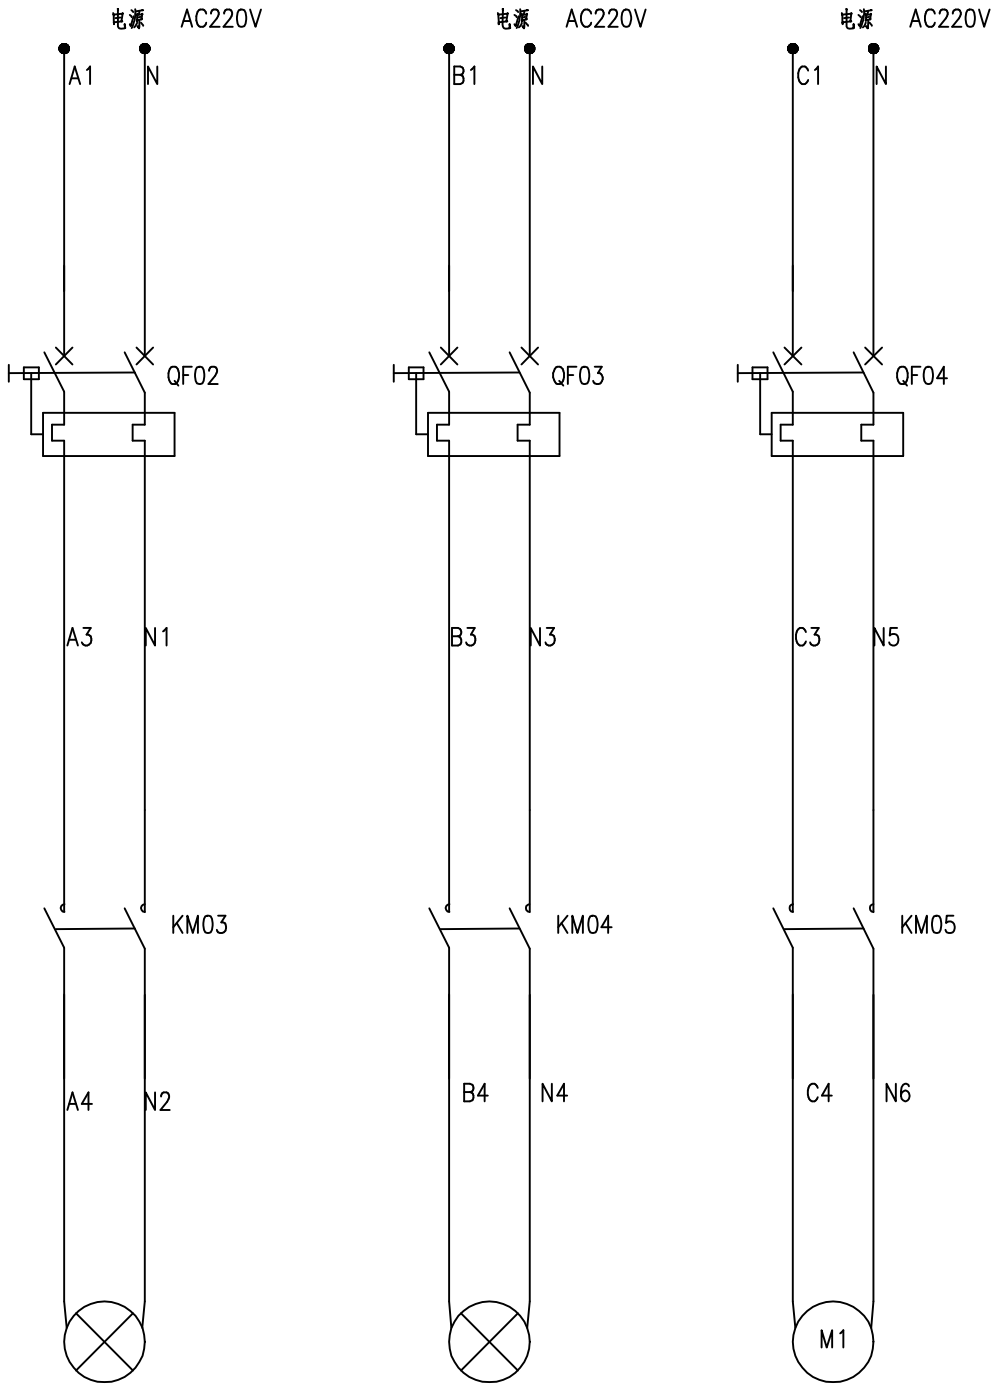

照明系统1

照明系统2

滴灌系统

序 号	元件代号	元件名称	型号及规范	数量	备 注
1	QF02	断路器	C10N-2P 6A	1	
2	QF03	断路器	C10N-2P 6A	1	
3	QF04	断路器	C10N-2P 6A	1	
4	KM03-KM05	接触器	LC1-D25M7C+LAD-8N20	3	
5					
6					
7					
8					
9					
10					
11					
12					
13					
14					
15					
16					
17					
18					

标 准 化

项目编号


S2022039

嘉兴市水利水电勘察设计院有限公司			
设证乙字A133011353号			
审 定			施 工 图 阶 段
审 核			水 工 部 分
校 核			嘉善县农科所长秀基地生态智慧提升项目
项 目 负 责 人			—— 单体大棚
设 计			棉被大棚电气原理图2/3
制 图			
比 例			图 号 电 气-22

标 准 化


项目编号

S2022039

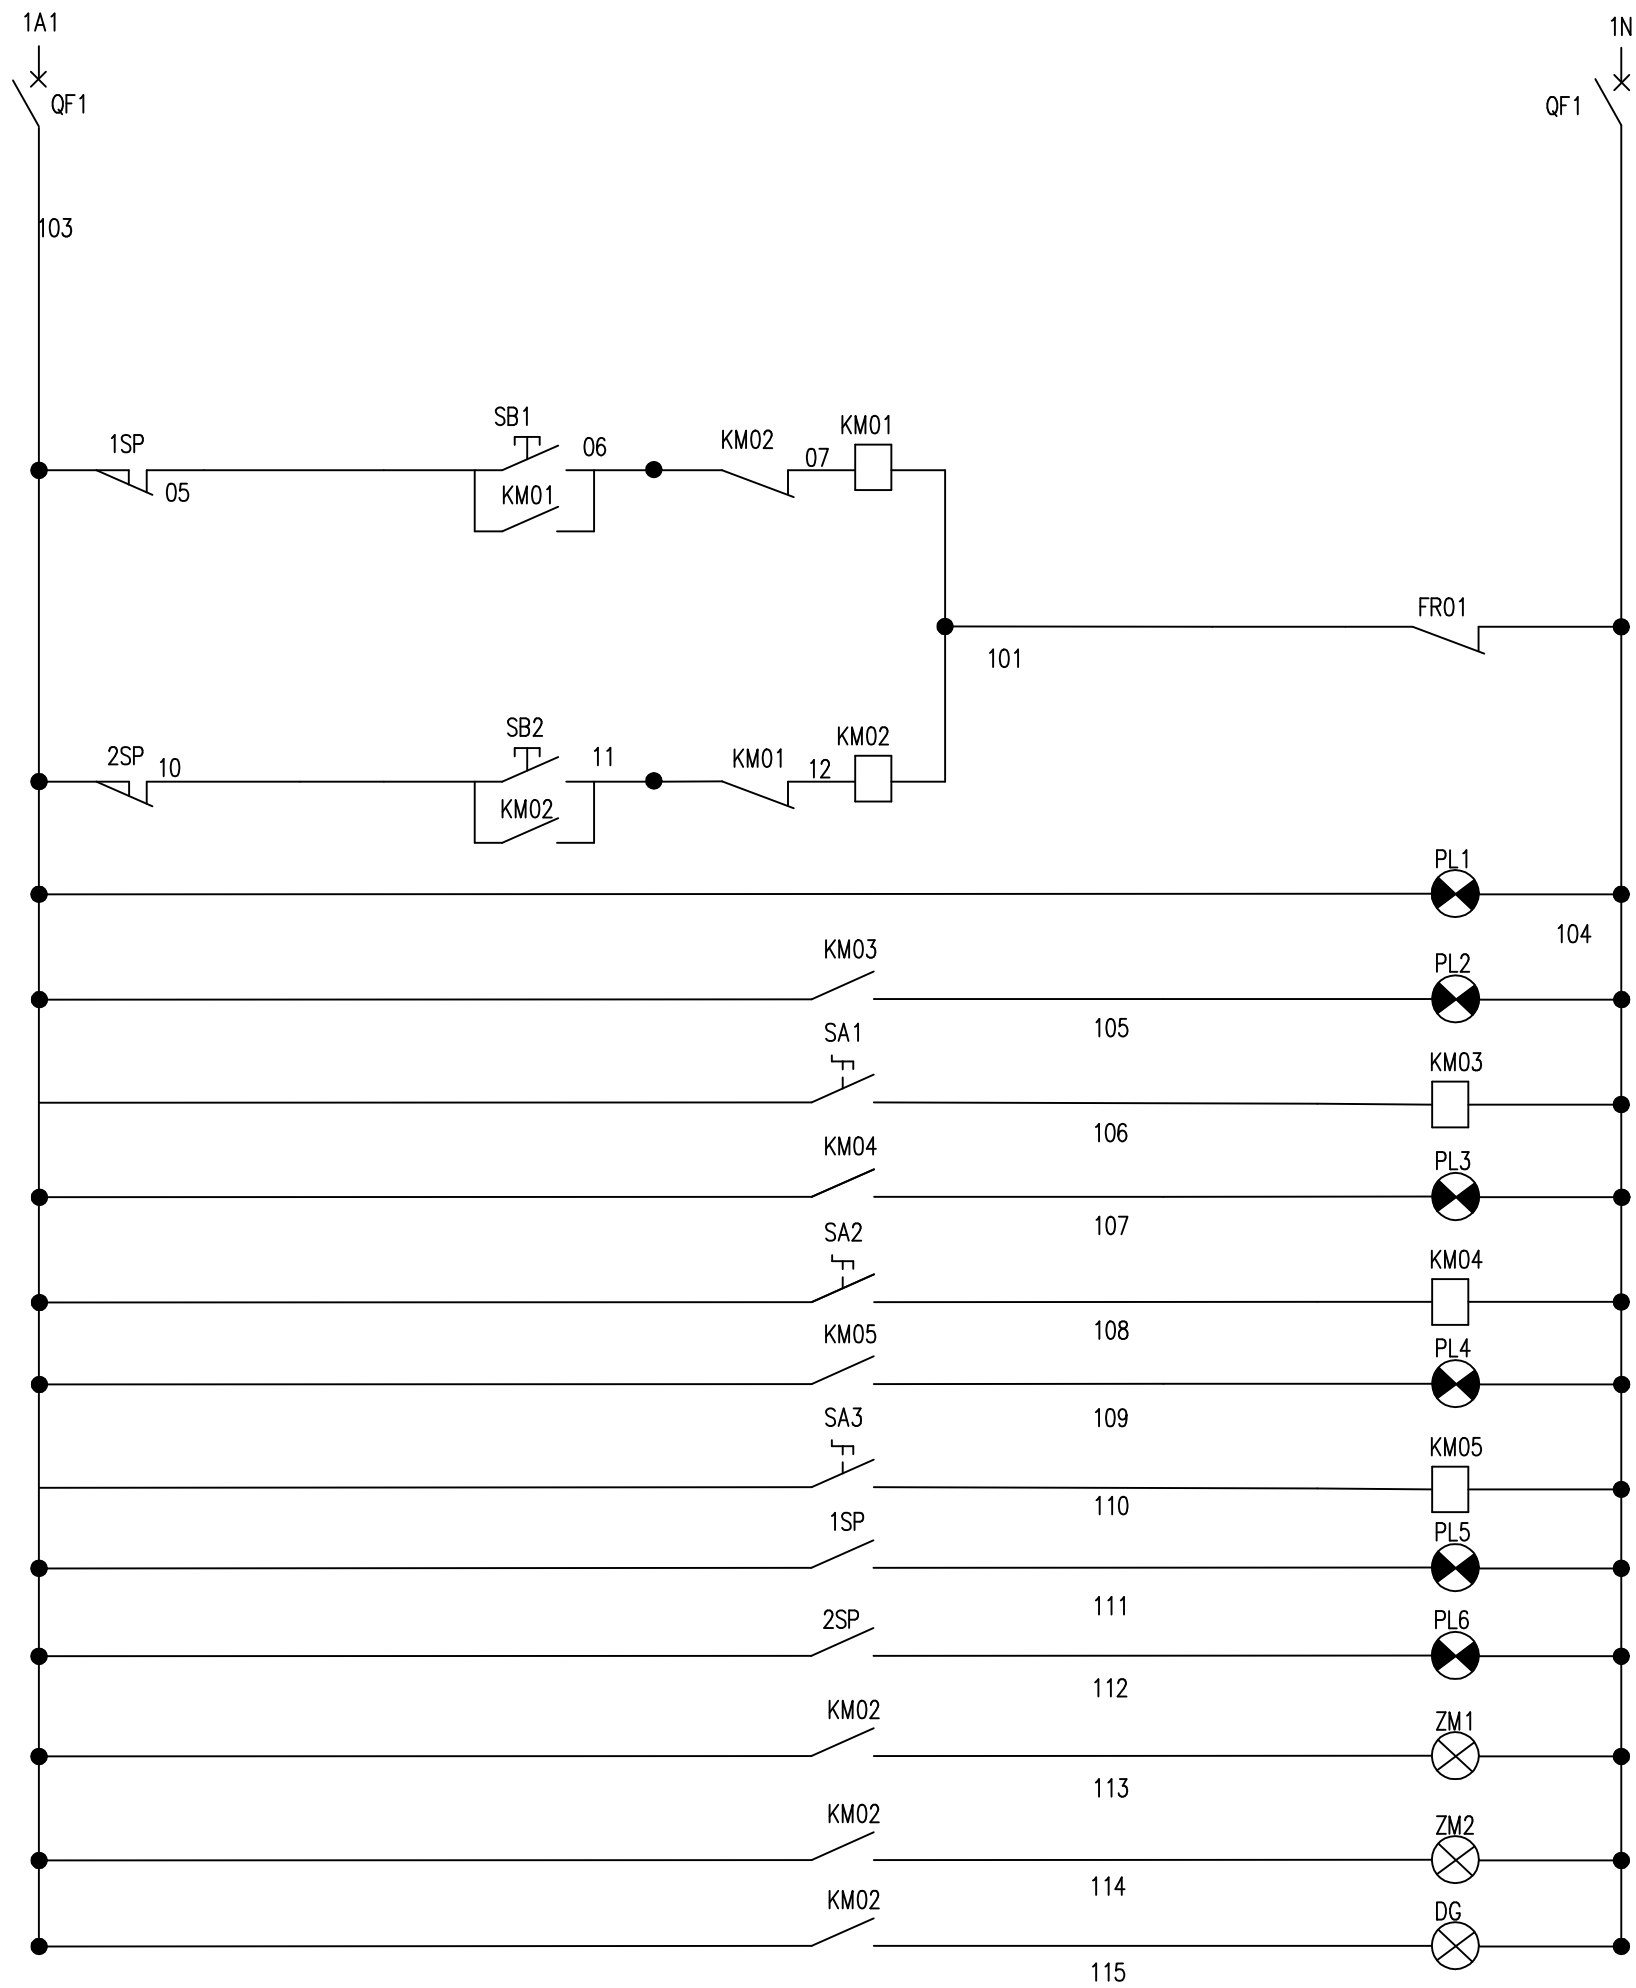

空气开关	电 源
打开帷幕	工作 机操 作回 路
关闭帷幕	
电源指示灯	
照明系统 1	
照明系统 2	
滴灌系统	
帷幕开到位	
帷幕关到位	
照明灯电源 1	
照明灯电源 2	
滴灌电源	


嘉兴市水利水电勘察设计院有限公司			
设计证书A133011353号			
审 定			施工图 阶段
审 核			水工 部分
校 核			嘉善县农科所长秀基地生态智慧提升项目
项目负责			——单体大棚
设 计			棉被大棚电气原理图3/3
制 图			
比 例			图号 电气-23

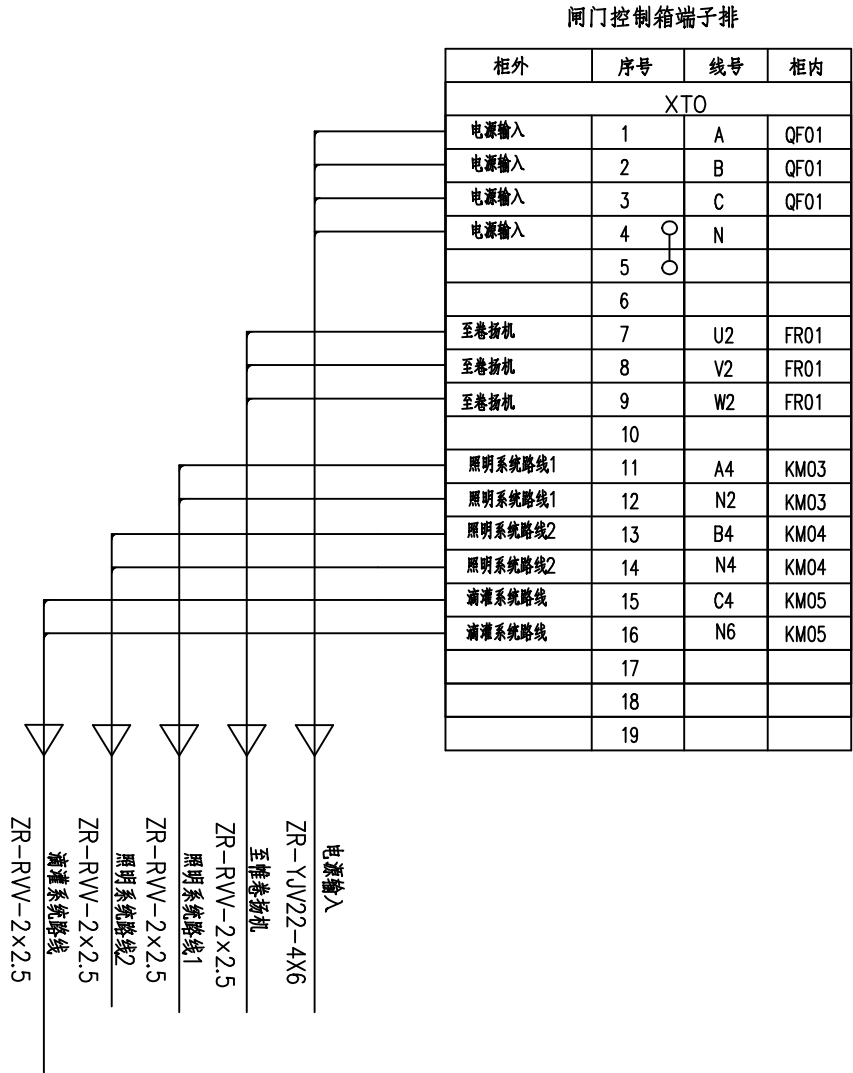

嘉兴市水利水电勘察设计院有限公司

设证乙字A133011353号

审 定			施工图	阶段
审 核			水工	部分
校 核			嘉善县农科所长秀基地生态智慧提升项目	
项目负责人			—— 单体大棚	
设 计			棉被大棚线路连接图	
制 图				
比 例			图号	电气-24

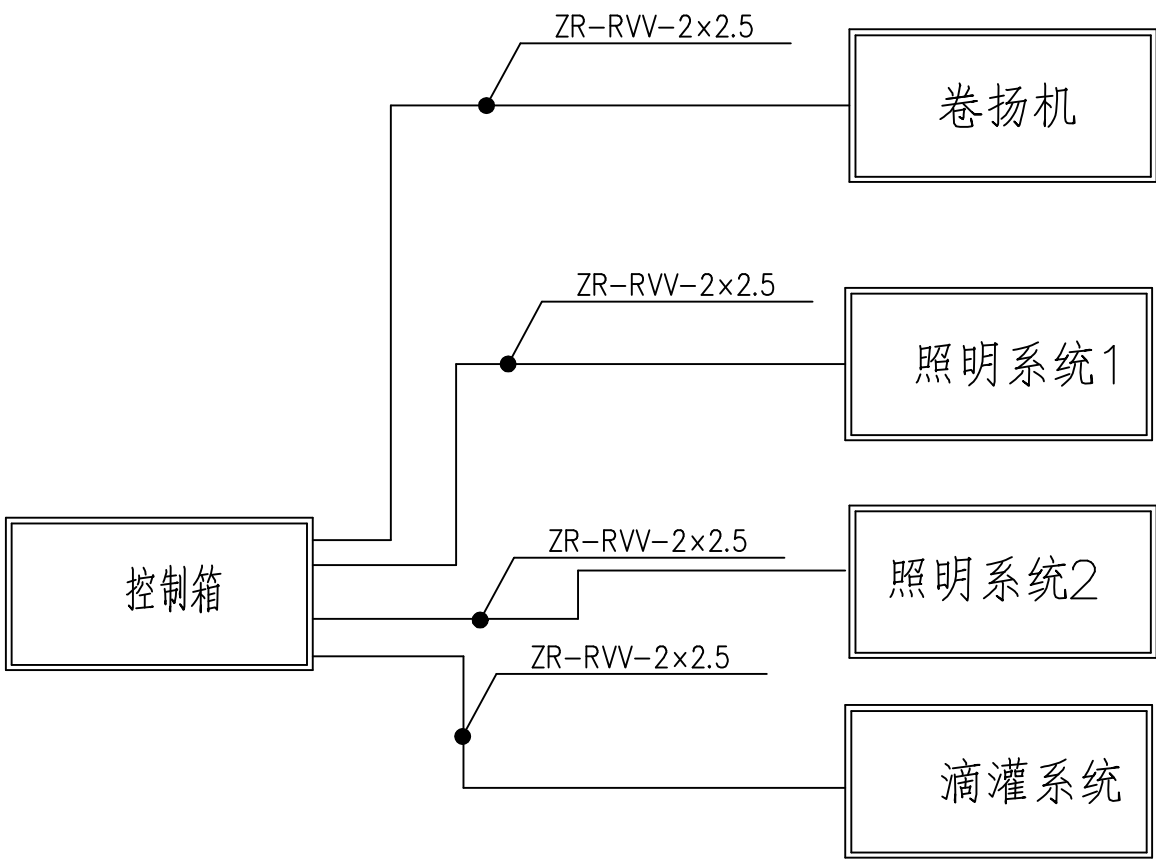

嘉兴市水利水电勘察设计院有限公司			
设计证书A133011353号			
审 定			施 工 图 阶 段
审 核			水 工 部 分
校 核			嘉善县农科所长秀基地生态智慧提升项目
项 目 负 责 人			—— 单体大棚
设 计			梅被大棚电气线路系统图
制 图			
比 例			图 号 电 气-25