
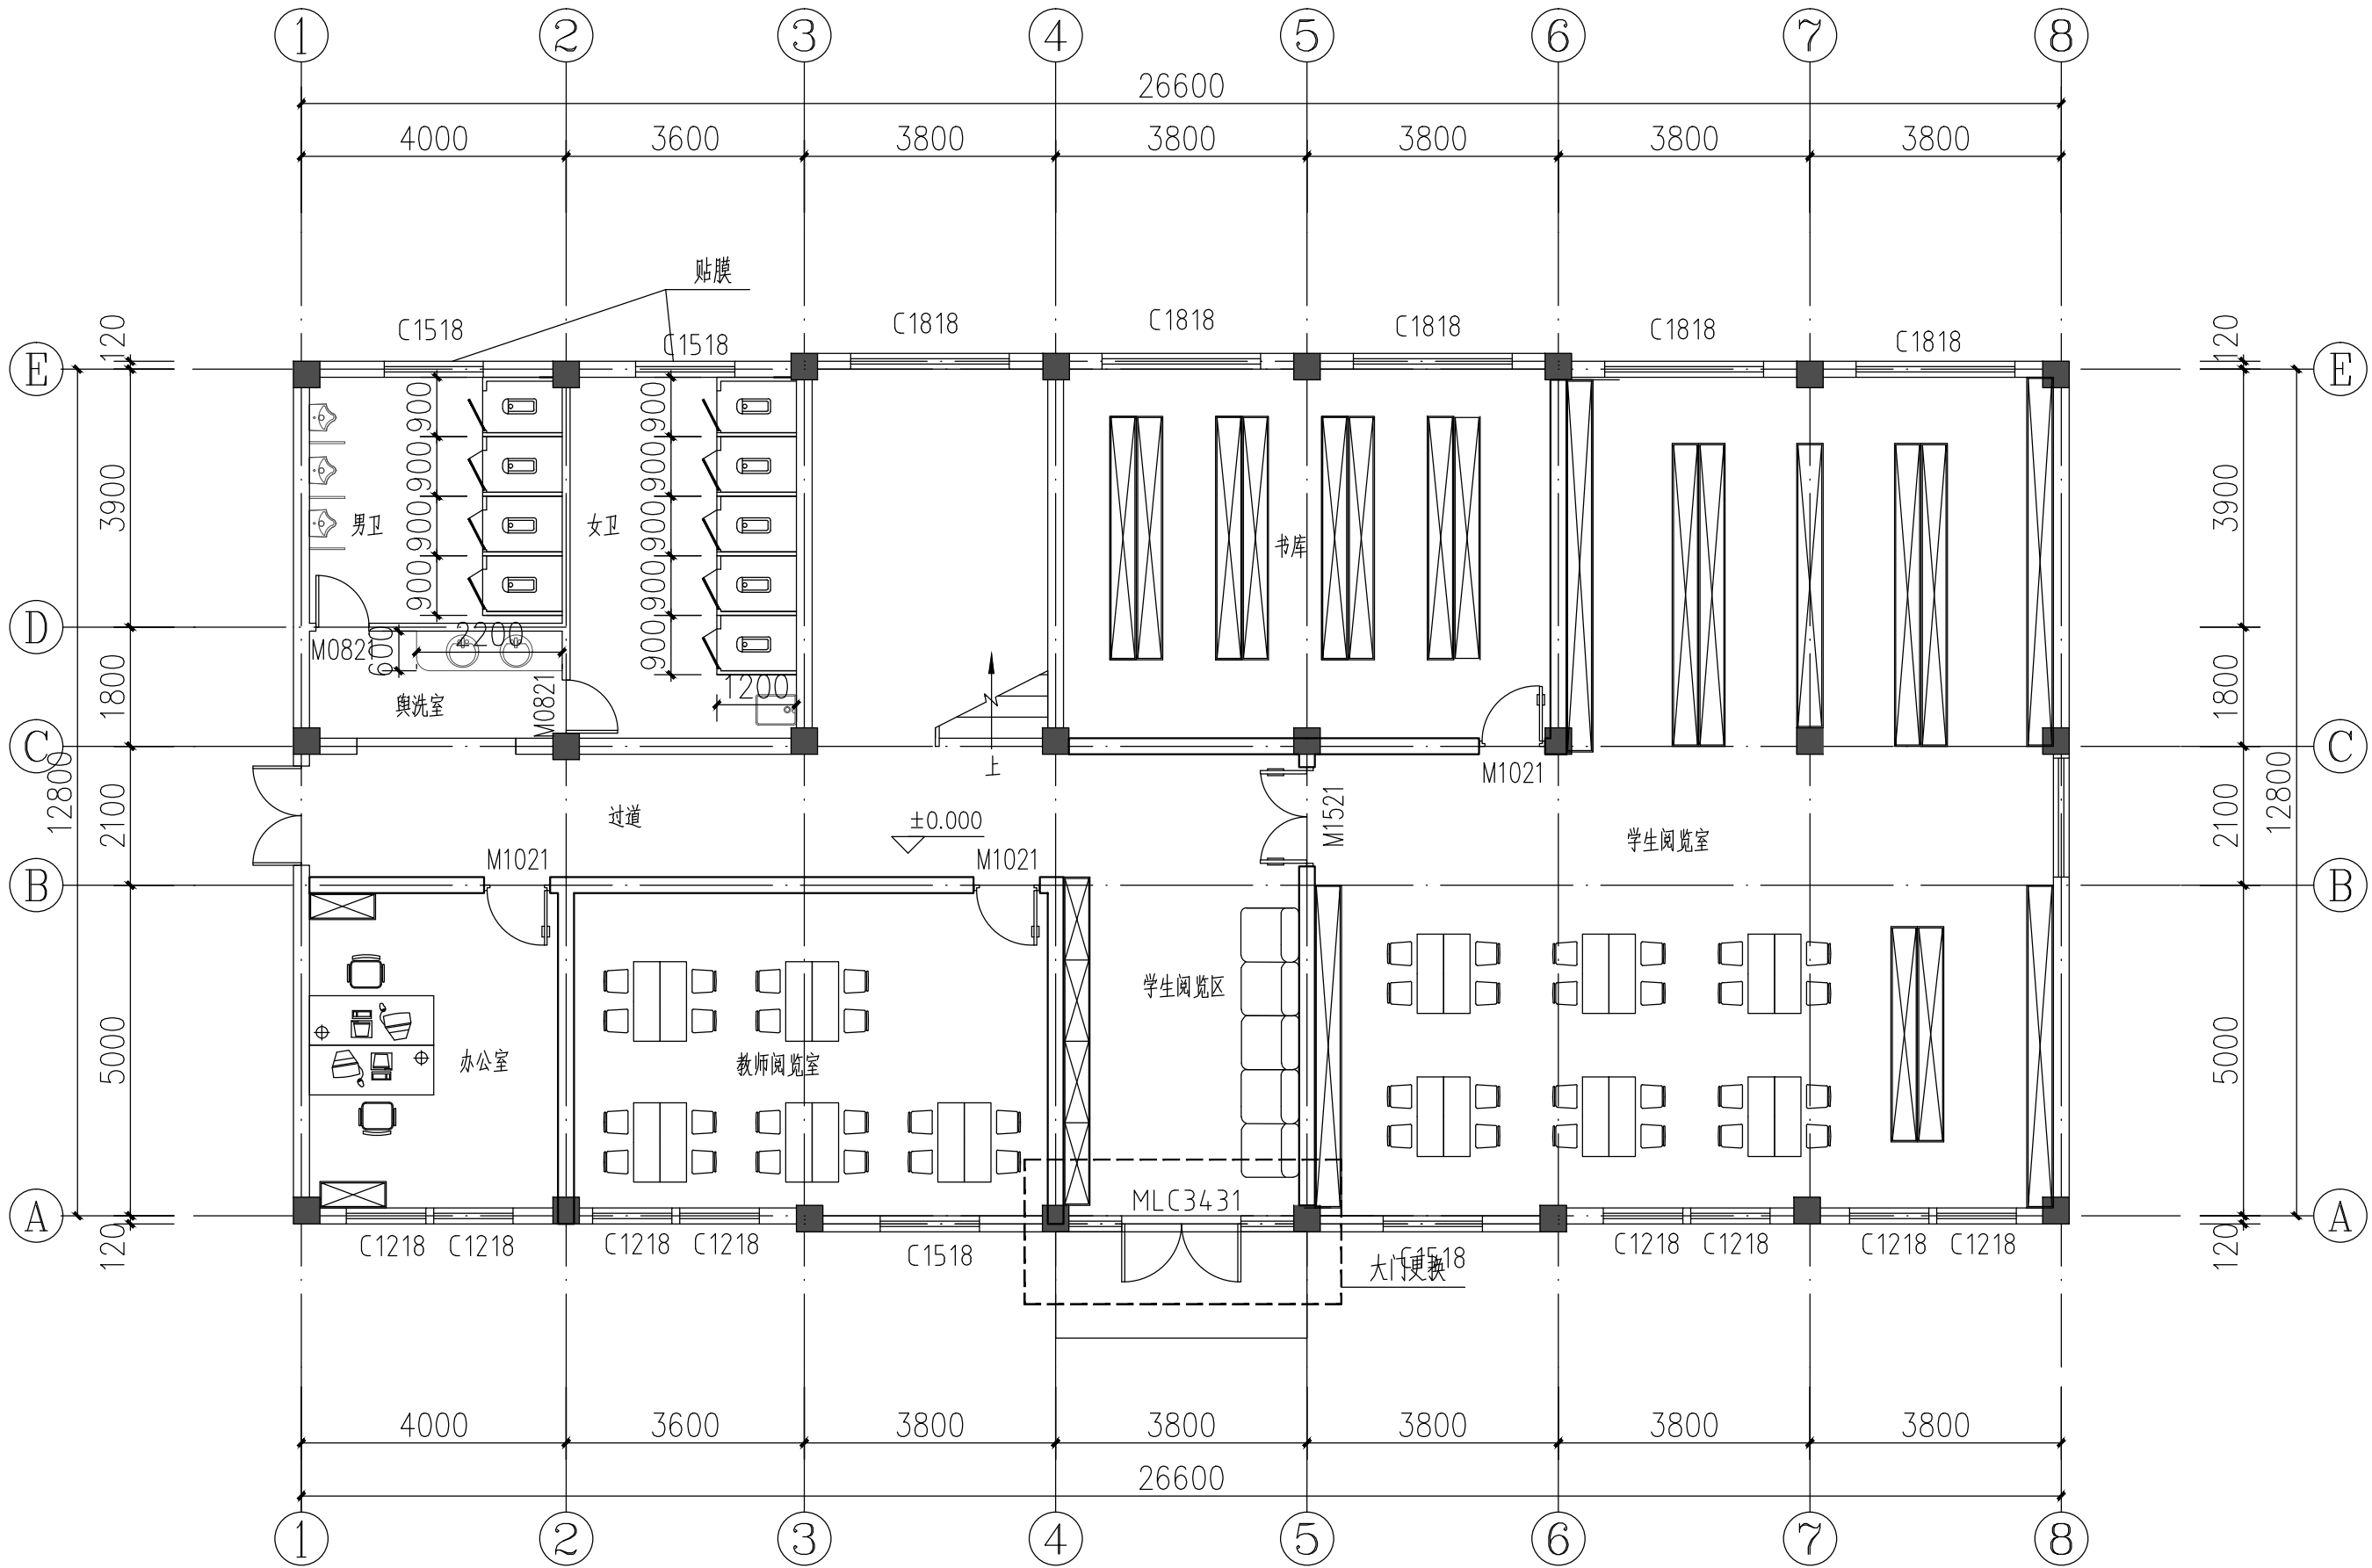


暖通	强电	弱电			
建筑	结构	给排水			
会签	确认	确认	确认	确认	确认

[59x420]		实 名	签 名
	项目负责人	郭 珩	郭 珩
	专业负责人	陈瑞岳	陈瑞岳
	设 计 人	张 婕	张婕
	注册（执业）章		
	<div>中华人民共和国一级注册建筑师</div> <div>姓 名： 陈瑞岳</div> <div>注 册 号： 4405556-003</div> <div>有 效 期： 至 2023 年 6 月</div> <div></div>		
	预留章		
	出图章		
	<div>广东省建设工程勘察设计出图专用章</div> <div>单位名称:广州博厦建筑设计研究院有限公司</div> <div>业务范围:建筑行业(建筑工程)甲级</div> <div>资质证书编号:A244007828</div> <div>有 效 期: 至 2025 年 06 月 05 日</div>		
	审图章		
	竣工章		



一层改造平面图 1:100
社区中心

备注 COMMENTS			
设计单位 DESIGN INSTITUTE 广州博厦建筑设计研究院有限公司 GUANGZHOU BOSHA ARCHITECTURAL DESIGN INSTITUTE CO., LTD.			
证 书 CERTIFICATE 建筑工程设计甲级证书编号： A244007828 城乡规划编制甲级资质证书编号： [建]城规编 (161384) 给水、排水、桥梁、道路、园林、人防工程设计乙级 证书编号：A244007828			
建设单位 Client	绍兴市上虞兴越城镇建设开发有限公司		
工程名称 Project Name	小越街道中心小学改扩建工程		
子项名称 Sub-Project	改造工程		
图纸名称 Drawing Title	社区中心一层改造平面图		
审 定 Approved by	陈瑞岳	郭 珩	
审 核 Verified by	郭 珩	陈瑞岳	
项目负责人 Project manager	郭 珩	郭 珩	
专业负责人 Profession manager	陈瑞岳	陈瑞岳	
校 对 Checked by	贺志伟	张 婕	
设 计 Designer	张 婕	张 婕	
工程编号 Project No.	SX2021zw (建)123	子项编号 Sub-Project No.	
专 业 Discipline	建筑	阶 段 Stage	施工
版 次 Version No.	01	图 号 Drawing No.	JS-10
比 例 Scale	1:100	日 期 Date	2022.05
此图纸必须经图审图机构审查合格盖章 并经消防审批部门审查合格盖章后方可施工			

[594x420]

项目负责人郭珩

专业负责人陈瑞岳

设计人张婕

注册(执业)章

中华人民共和国一级注册建筑师

姓名: 陈瑞岳

注册号: 4405556-003

有效期至: 至2023年6月

预留章

出图章

广东省建设工程勘察设计出图专用章

单位名称: 广州博厦建筑设计研究院有限公司

业务范围: 建筑行业(建筑工程)甲级

资质证书编号: A244007828

有效期至: 2025年06月05日

审图章

竣工章

暖通

强电


弱电

建筑

结构

给排水


会签

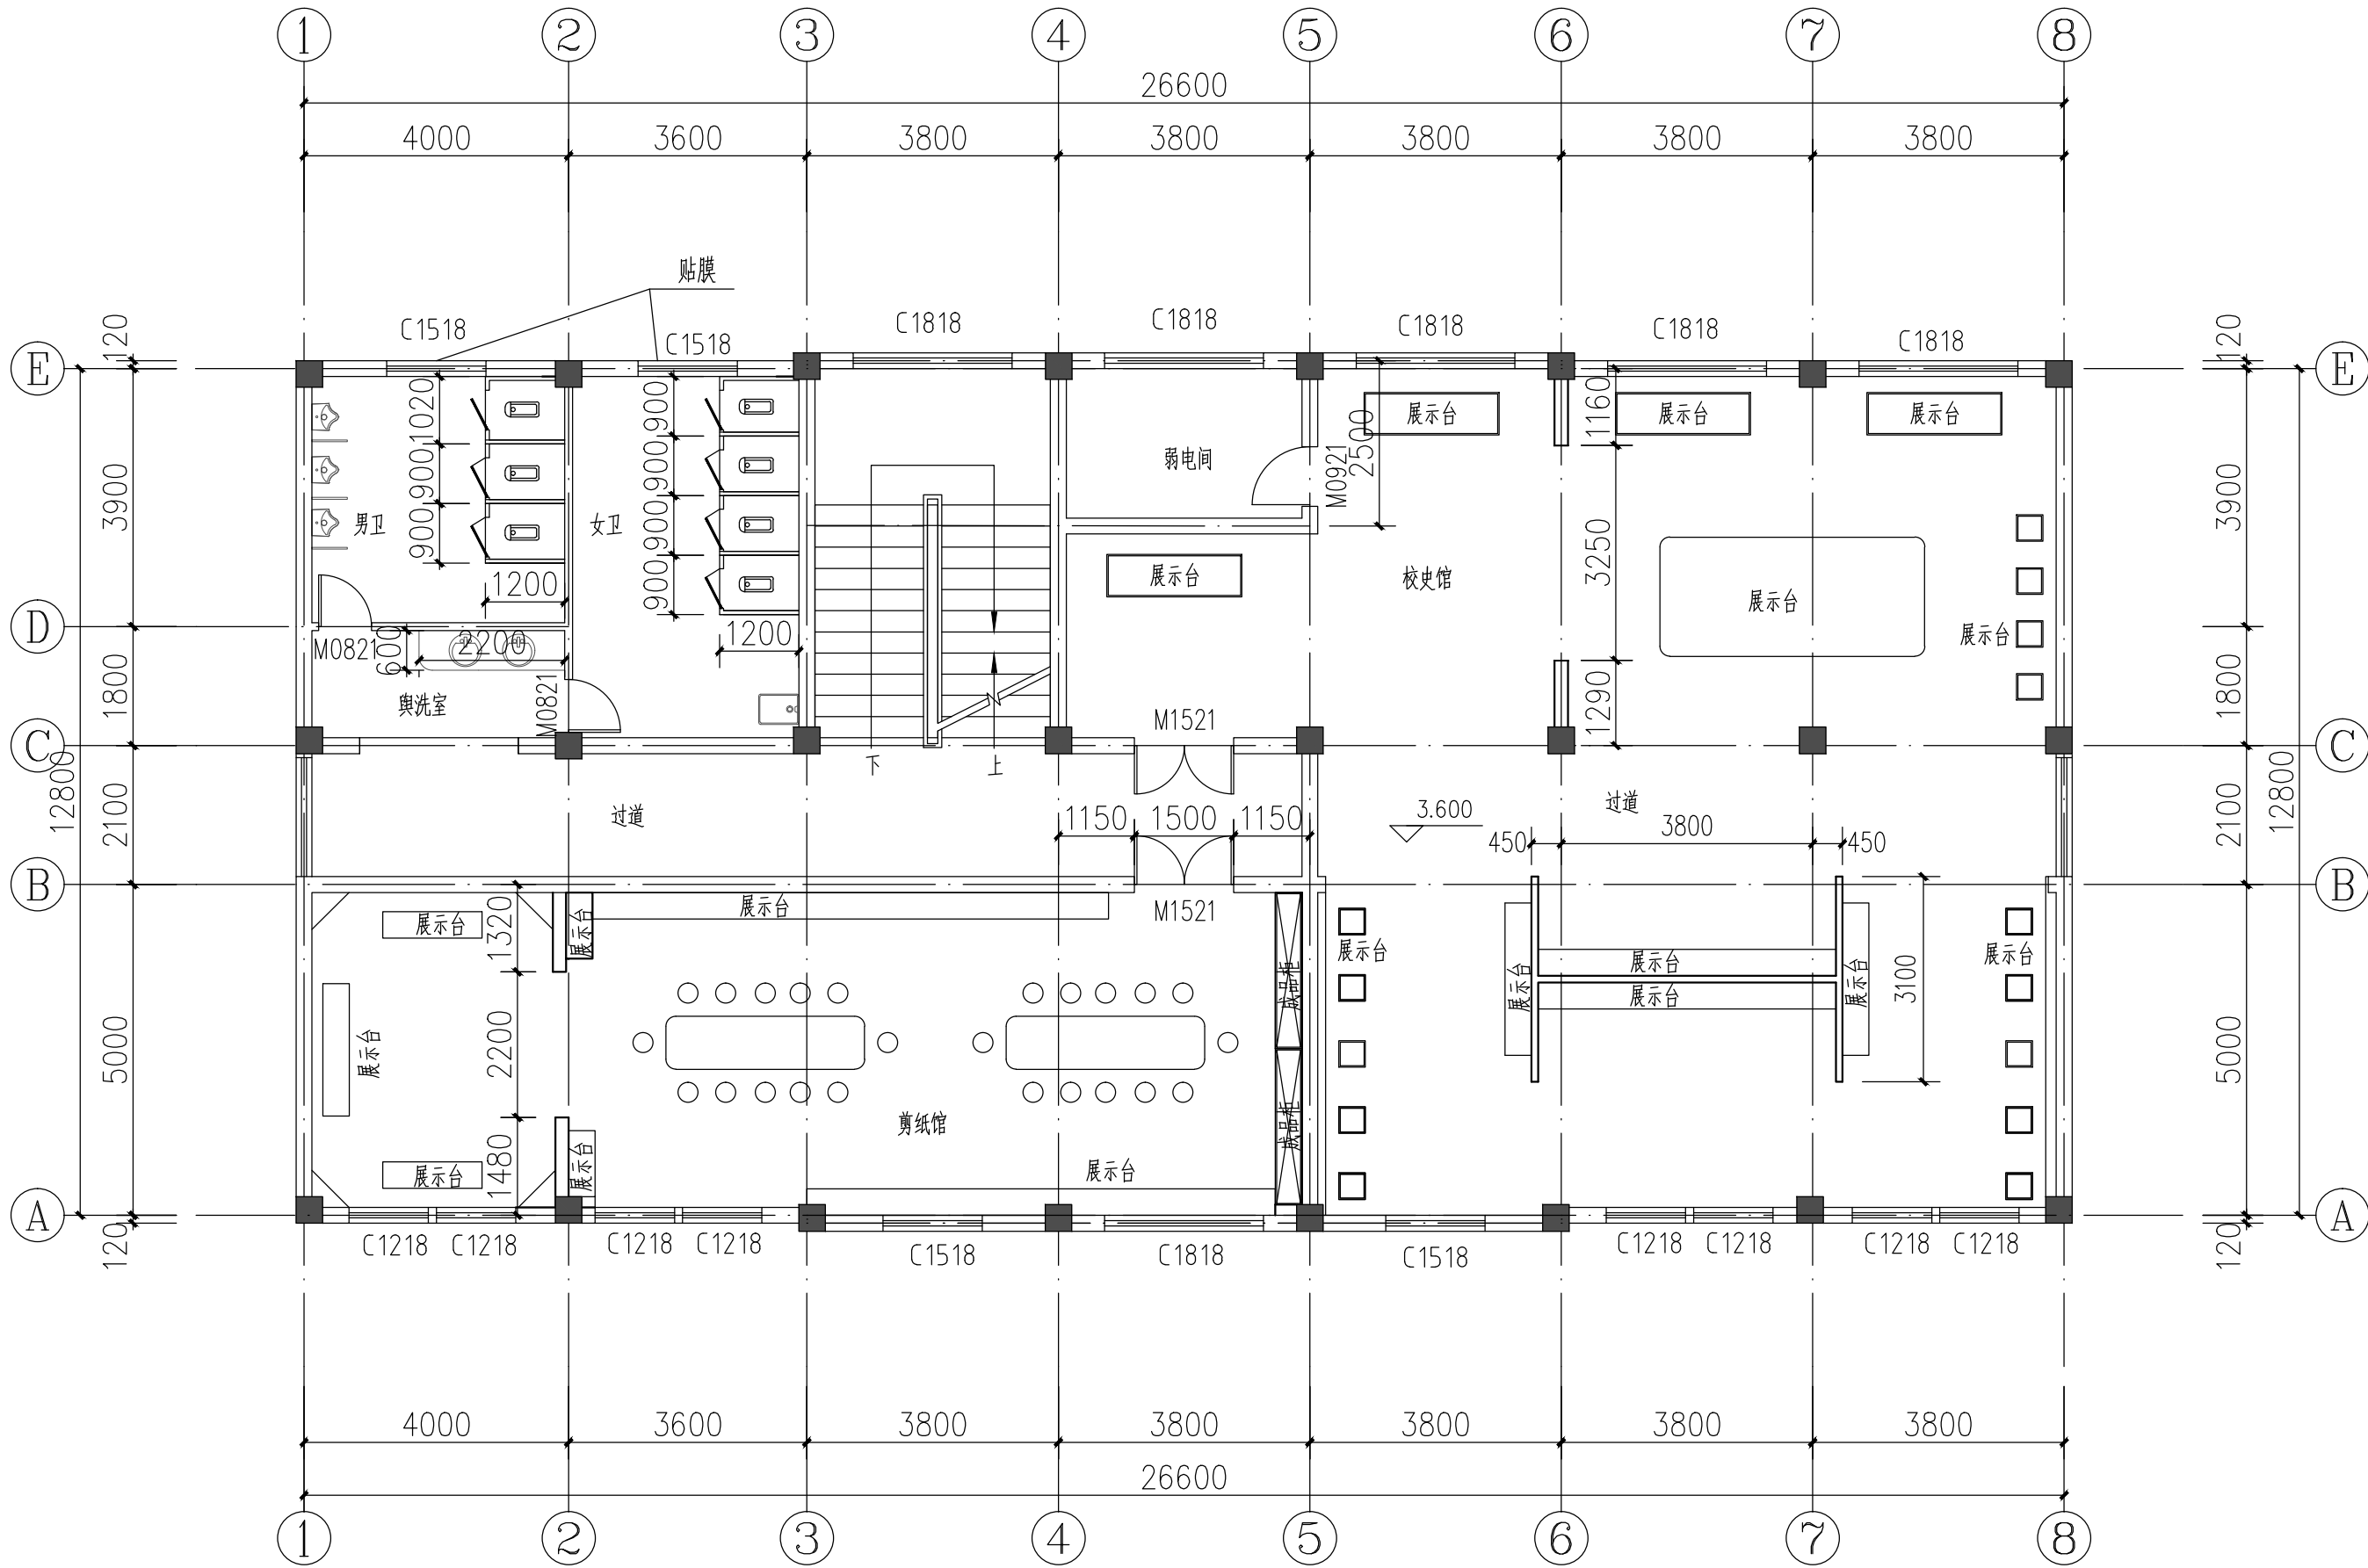

二层改造平面图 1:100
社区中心

备注
COMMENTS

设计单位
DESIGN
INSTITUTE


广州博厦建筑设计研究院有限公司
GUANGZHOU BOSHA ARCHITECTURAL DESIGN
INSTITUTE CO., LTD.

证书
CERTIFICATE

建筑工程设计甲级证书编号:
A244007828
城乡规划编制甲级资质证书编号:
[建]城规编(161384)
给水、排水、桥梁、道路、园林、人防工程设计乙级
证书编号: A244007828

建设单位
Client

绍兴市上虞兴越城镇建设开发有限公司

工程名称
Project Name

小越街道中心小学改扩建工程

子项名称
Sub-Project

改造工程

图纸名称
Drawing Title

社区中心二层改造平面图

审定
Approved by

陈瑞岳

郭珩

审核
Verified by

郭珩

郭珩

项目负责人
Project manager

郭珩

郭珩

专业负责人
Profession
manager

陈瑞岳

陈瑞岳

校对
Checked by

贺志伟

贺志伟

设计
Designer

张婕

张婕

工程编号
Project No.

SX2021zw(建)123

子项编号
Sub-Project No.

专业
Discipline

建筑

阶段
Stage

阶段

设施

版次
Version No.

01

图号
Drawing No.

JS-11

比例
Scale


1:100


日期
Date

2022.05


此图纸必须经图审机构审查合格盖章
并经消防审批部门审查合格盖章后方可施工

暖通	强电	弱电			
建筑	结构	给排水			
会签	Confirmed by				

[59x420]		实 名	签 名
	项目负责人	郭 珩	郭 珩
	专业负责人	陈瑞岳	陈瑞岳
	设 计 人	张 婕	张婕
	注册（执业）章		
	<div>中华人民共和国一级注册建筑师</div> <div>姓 名： 陈瑞岳</div> <div>注 册 号： 4405556-003</div> <div>有 效 期： 至 2023 年 6 月</div> <div></div>		
	预留章		
	出图章		
	<div>广东省建设工程勘察设计出图专用章</div> <div>单位名称: 广州博厦建筑设计研究院有限公司</div> <div>业务范围: 建筑行业(建筑工程)甲级</div> <div>资质证书编号: A244007828</div> <div>有效期至: 2025年06月05日</div>		
	审图章		
	竣工章		

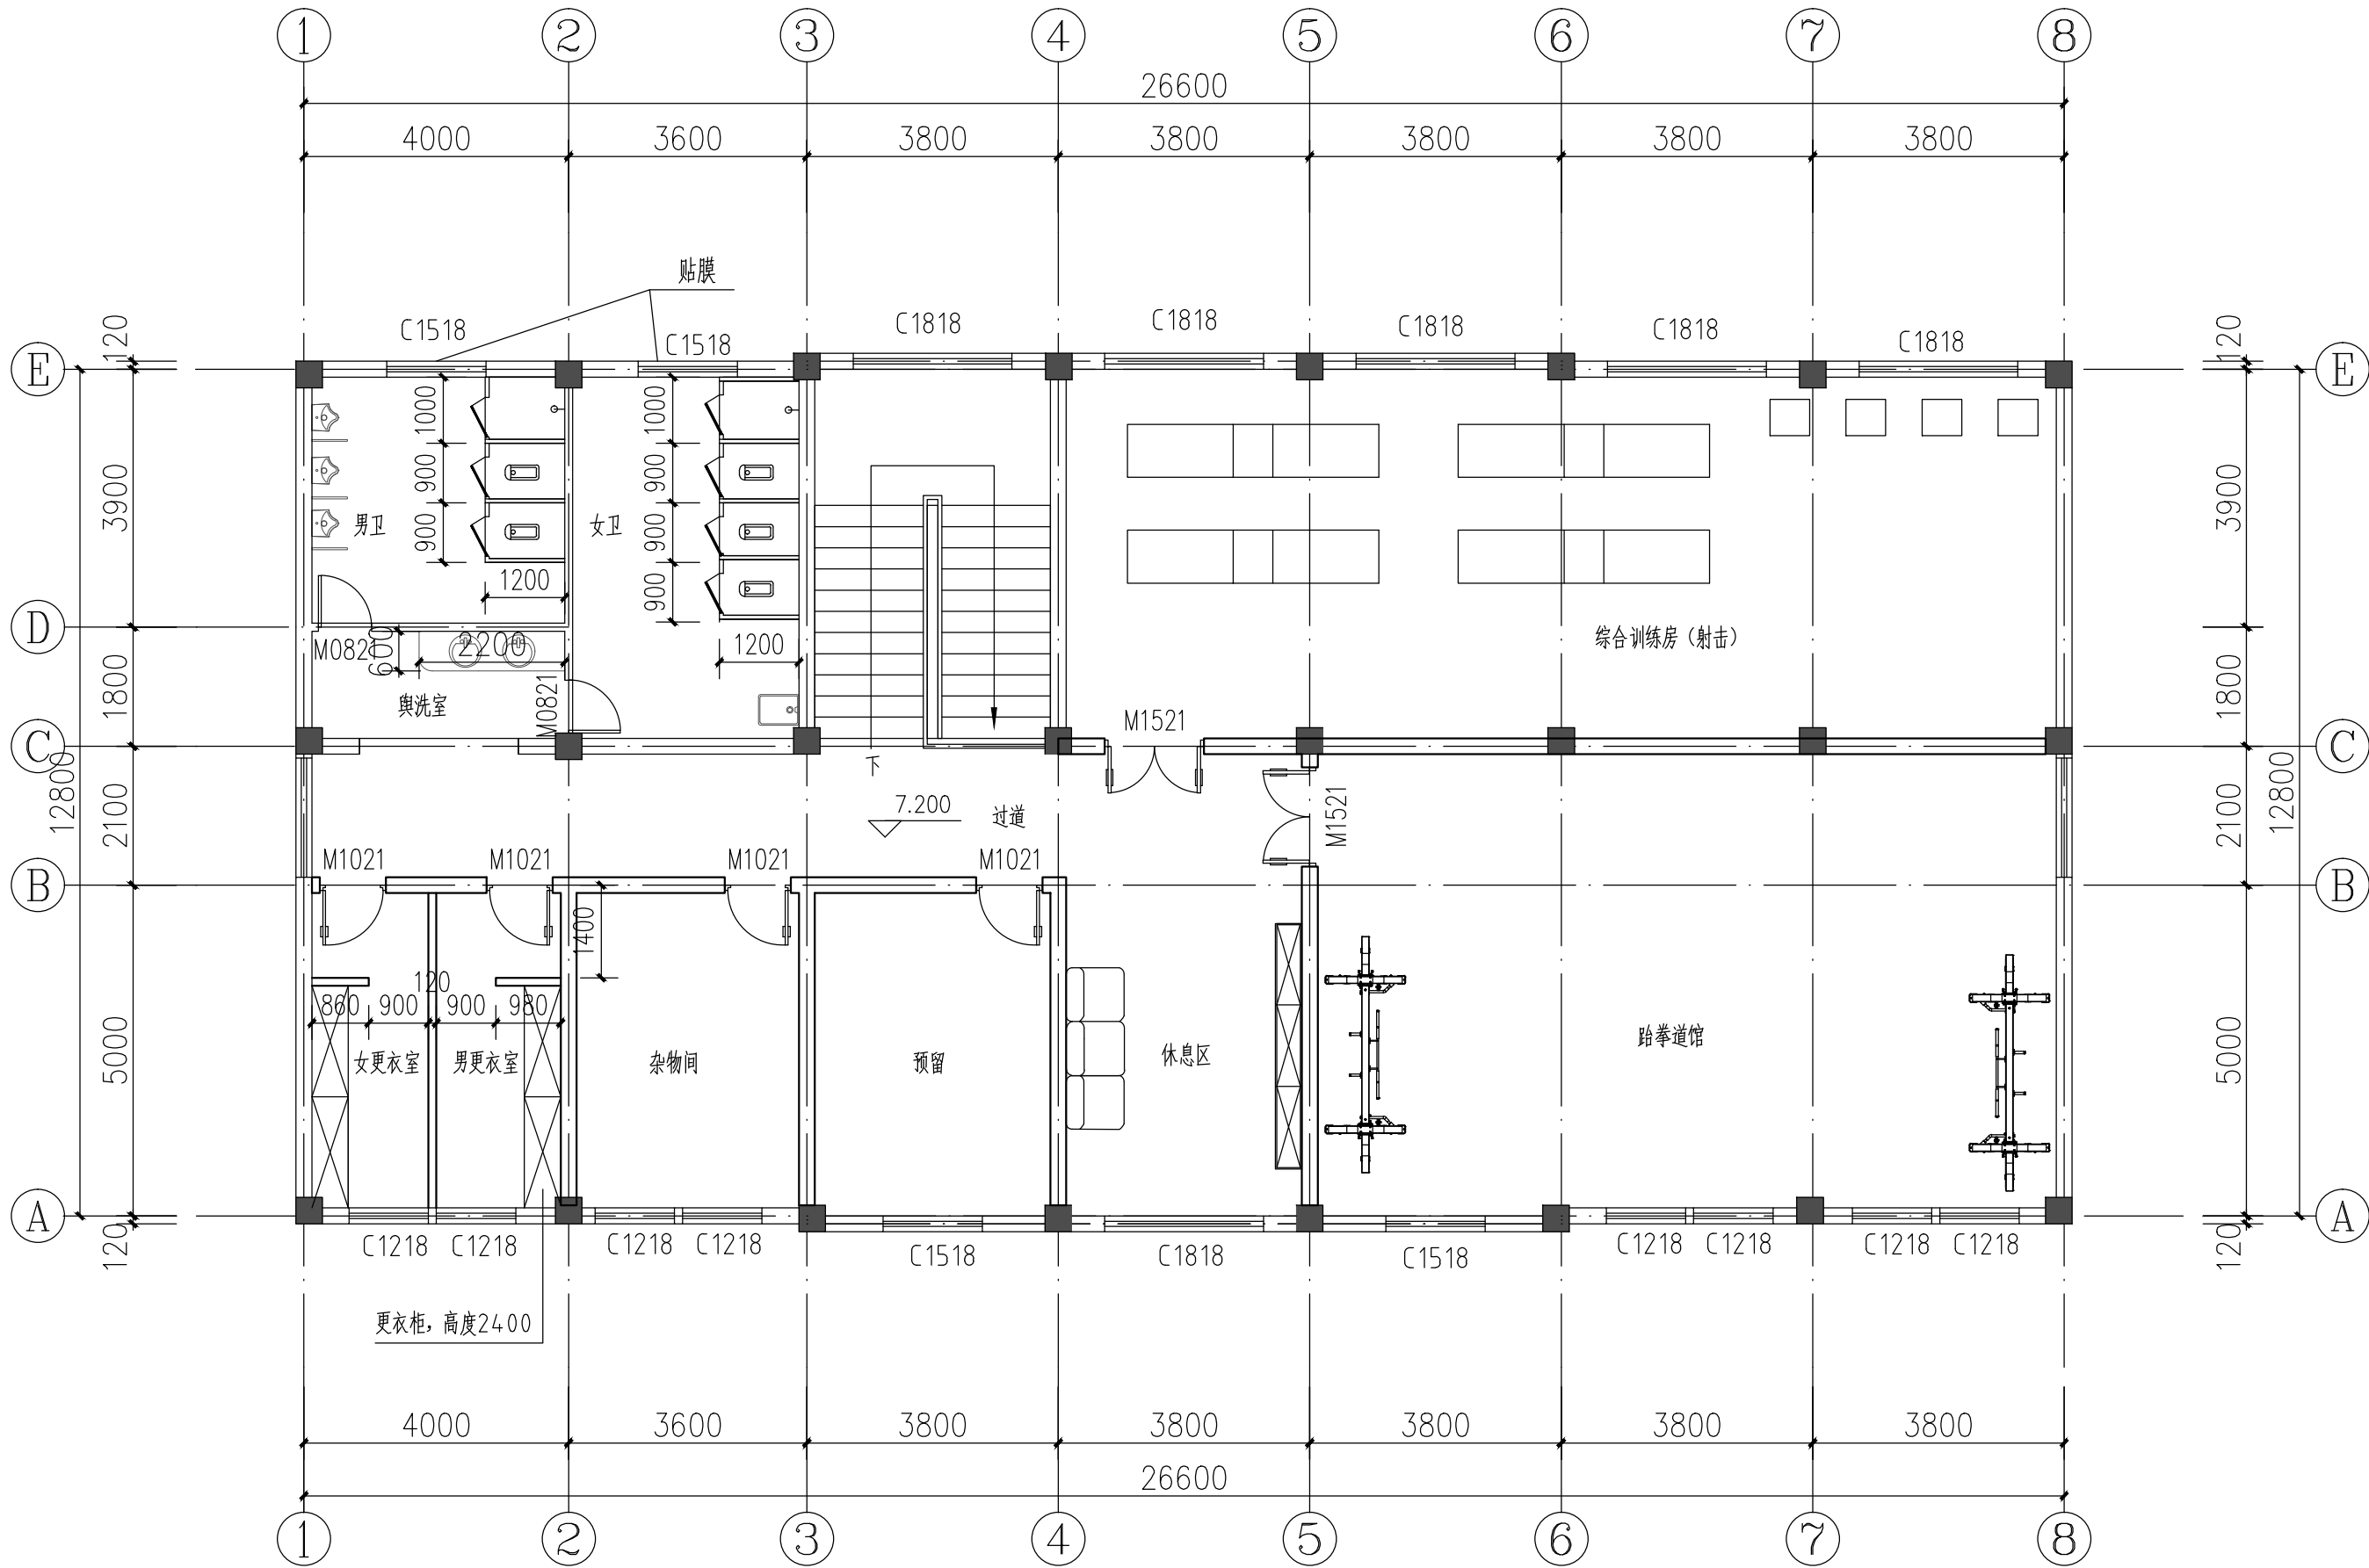


三层改造平面图 1:100
社区中心

备注 COMMENTS			
<div>设计单位 DESIGN INSTITUTE</div> <div></div> <div>广州博厦建筑设计研究院有限公司 GUANGZHOU BOSHA ARCHITECTURAL DESIGN INSTITUTE CO., LTD.</div>			
证书 CERTIFICATE		建筑工程设计甲级证书编号： A244007828 城乡规划编制甲级资质证书编号： [建]城规编（161384） 给水、排水、桥梁、道路、园林、人防工程设计乙级 证书编号：A244007828	
建设单位 Client	绍兴市上虞兴越城镇建设开发有限公司		
工程名称 Project Name	小越街道中心小学改扩建工程		
子项名称 Sub-Project	改造工程		
图纸名称 Drawing Title	社区中心三层改造平面图		
审 定 Approved by	陈瑞岳	陈瑞岳	
审 核 Verified by	郭 珩	郭 珩	
项目负责人 Project manager	郭 珩	郭 珩	
专业负责人 Profession manager	陈瑞岳	陈瑞岳	
校 对 Checked by	贺志伟	贺志伟	
设 计 Designer	张 婕	张 婕	
工程编号 Project No.	SX2021ZW(建)123	子项编号 Sub-Project No.	
专 业 Discipline	建 筑	阶 段 Stage	施 工
版 次 Version No.	01	图 号 Drawing No.	JS-12
比 例 Scale	1:100	日 期 Date	2022.05
此图纸必须经图审机构审查合格盖章 并经消防审批部门审查合格盖章后方可施工			

会 审	确 定	审 核	校 对	设 计	电 梯	强 电	暖 通
Confirmed by	Approved	Verified by	Checked by	Designed by	Electricity	Electricity	HVAC
结构	给排水	结构	给排水	结构	给排水	结构	给排水
Structure	Plumbing	Structure	Plumbing	Structure	Plumbing	Structure	Plumbing

[841534]

实 名	签 名
项目负责人 郭 珩	郭 珩
专业负责人 陈瑞岳	陈瑞岳
设 计 人 张 婕	张婕
注册（执业）章	
中华人民共和国一级注册建筑师	
姓 名： 陈 瑞 岳	
注册号： 4405556-003	
有效期： 至 2023 年 6 月	
预留章	
出图章	
广东省建设工程勘察设计出图专用章	
注册名称：广州博厦建筑设计研究院有限公司	
业务范围：建筑行业（建筑工程）甲级	
资质证书编号：A244007828	
有效期至：2025年06月05日	
审图章	
竣工章	

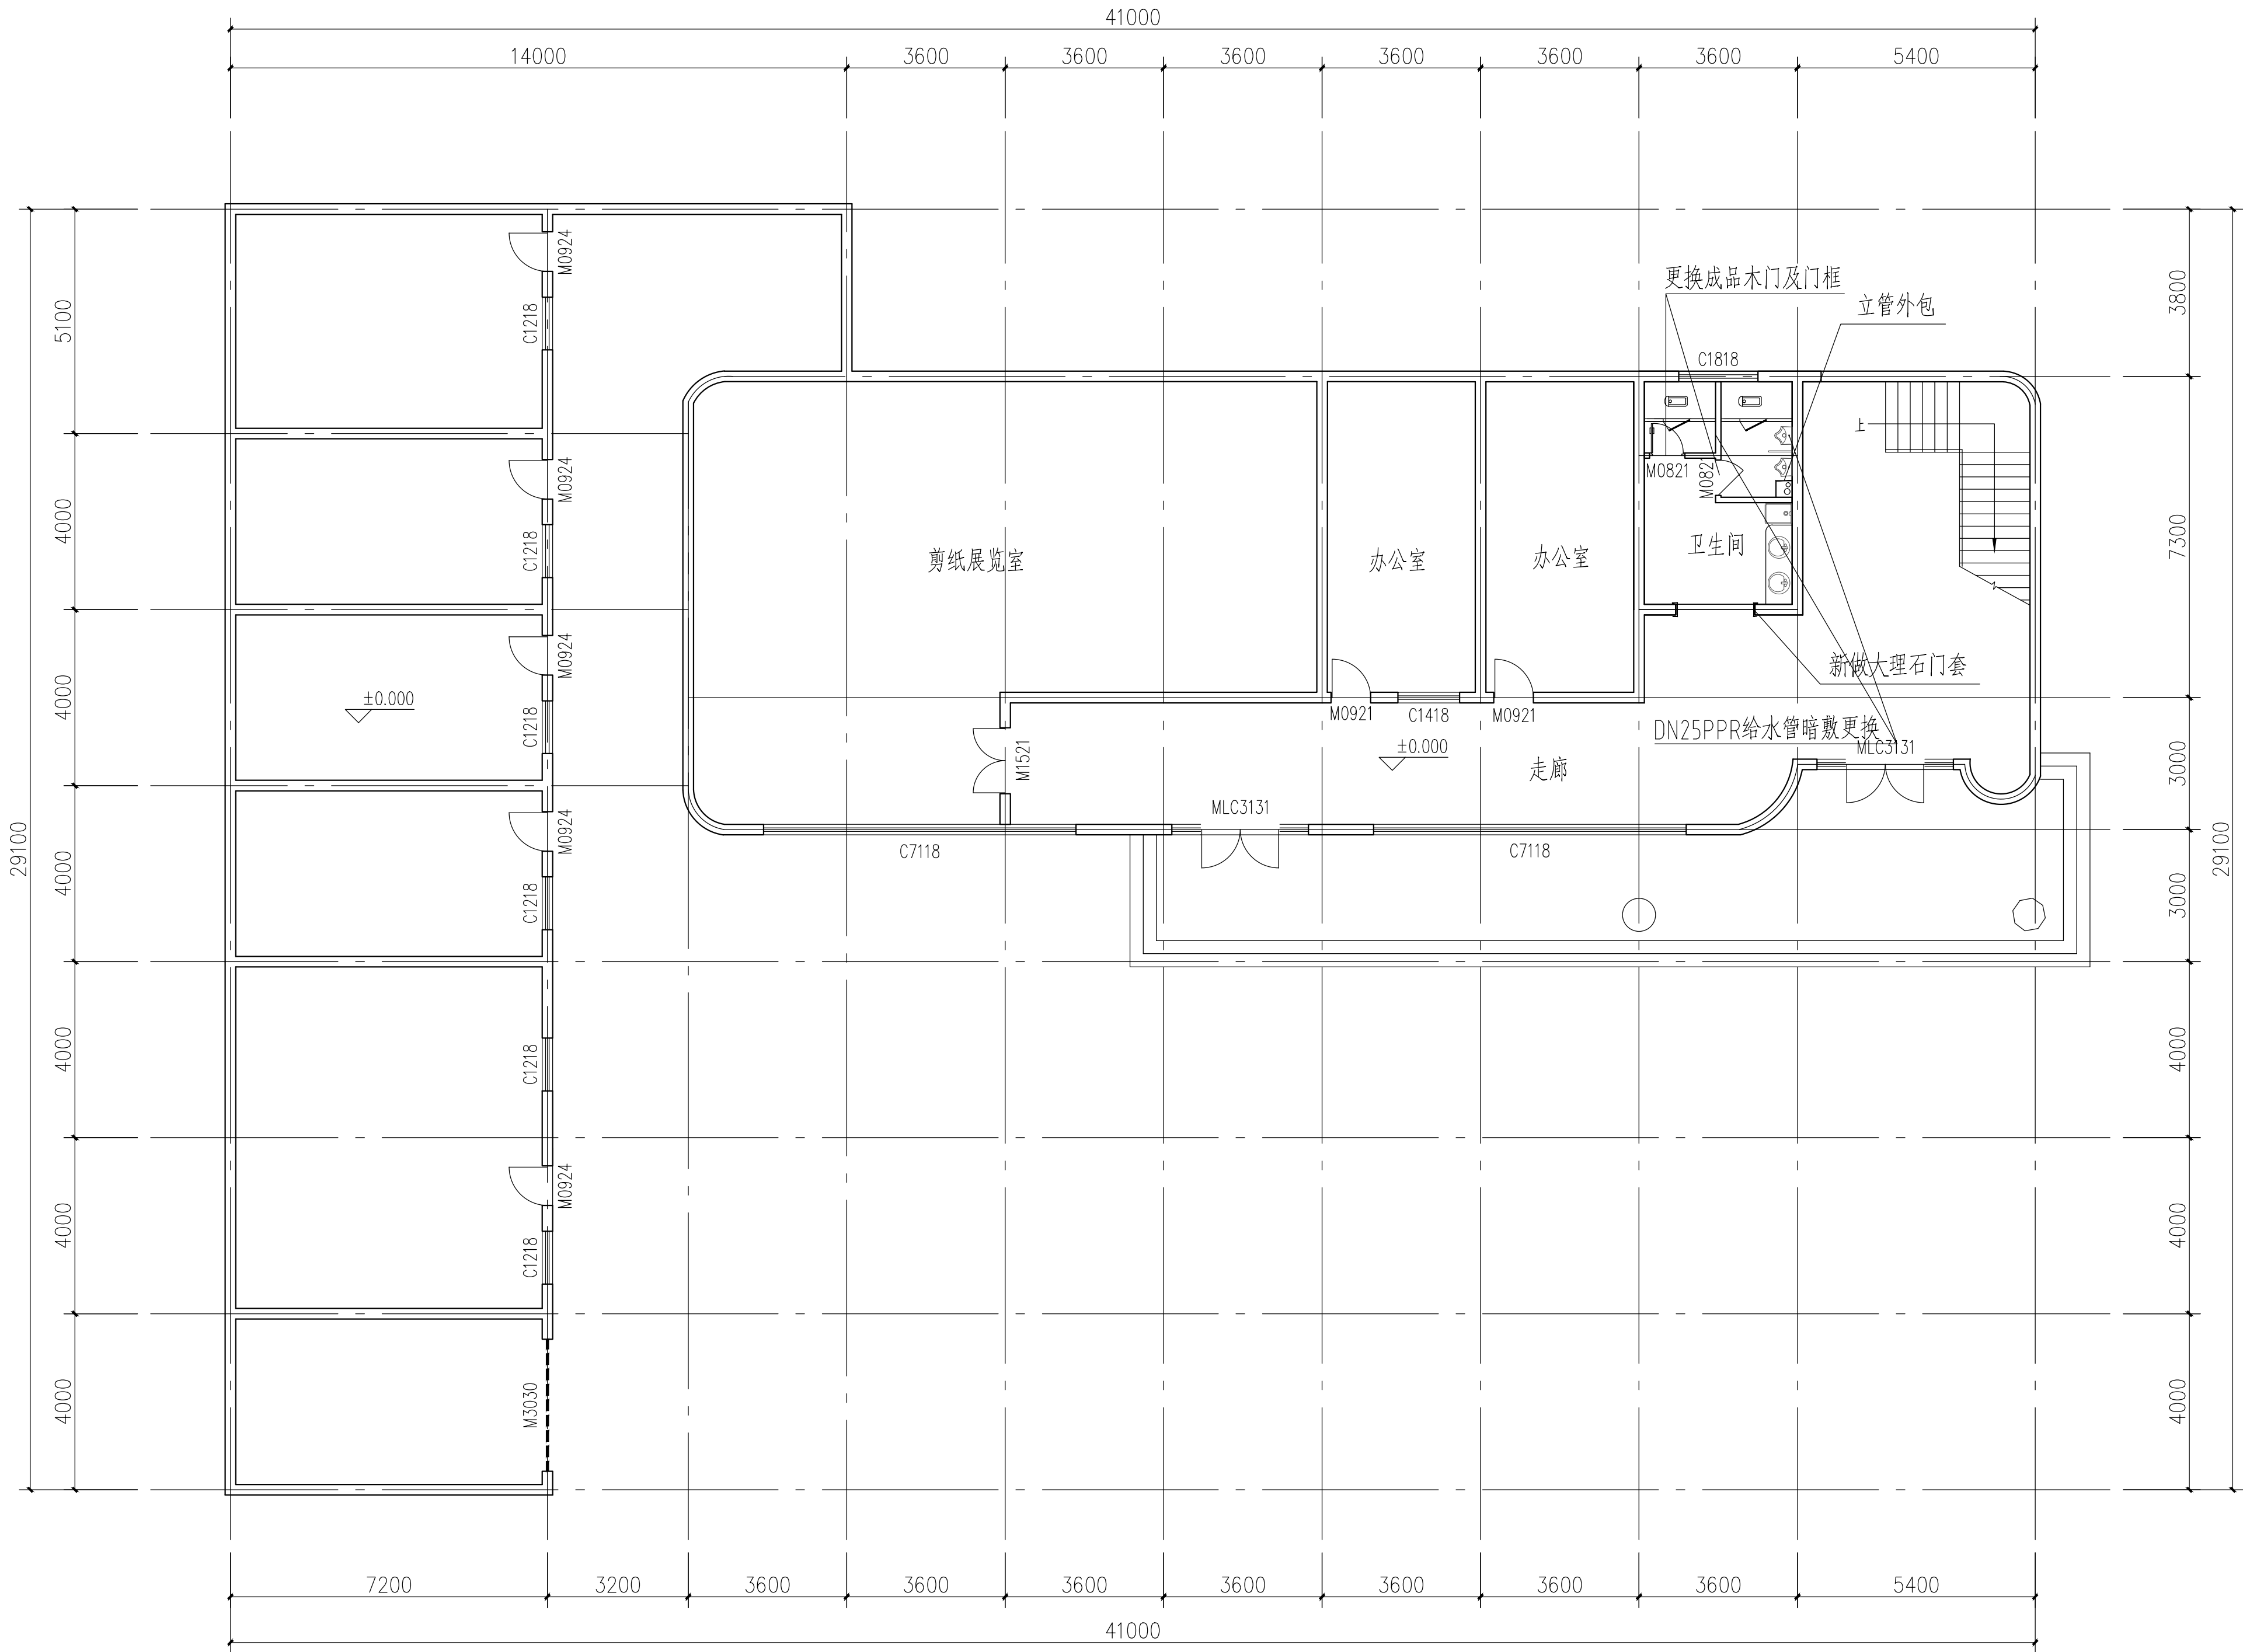

一层改造平面图 1:100
尚德楼

备注 COMMENTS			
设计单位 DESIGN INSTITUTE			
广州博厦建筑设计研究院有限公司 GUANGZHOU BOSHA ARCHITECTURAL DESIGN INSTITUTE CO., LTD.			
证 书 CERTIFICATE		建筑工程设计甲级证书编号： A244007828 城乡规划编制甲级资质证书编号： （建）城规编（161384） 给水、排水、暖通、园林、人防工程设计乙级 证书编号：A244007828	
建设单位 Client		绍兴市上虞兴越城镇建设开发有限公司	
工程名称 Project Name		小越街道中心小学改扩建工程	
子项名称 Sub-Project		改造工程	
图纸名称 Drawing Title		尚德楼一层改造平面图	
审 定 Approved by	陈瑞岳	郭 珩	郭 珩
审 核 Verified by	郭 珩	郭 珩	郭 珩
项目负责人 Project manager	郭 珩	郭 珩	郭 珩
专业负责人 Professional manager	陈瑞岳	陈瑞岳	陈瑞岳
校 对 Checked by	贺志伟	贺志伟	贺志伟
设 计 Designer	张 婕	张 婕	张 婕
工程编号 Project No.	SX2021ZW(建)123	子项编号 Sub-Project No.	
专 业 Discipline	建筑	阶 段 Stage	施 工
版 次 Version No.	01	图 号 Drawing No.	JS-13
比 例 Scale	1:100	日 期 Date	2022.05
此图纸必须经图纸审核机构审查合格盖章 并经消防审批部门审查合格盖章后方可施工			