



新中环

浙江新中环建筑设计有限公司
Zhejiang new central Architectural Design Co., Ltd.

证书等级 证书编号
建筑甲级 风景园林甲级 A133000701
城乡规划甲级 风景园林甲级 自资质甲字23330783
市政乙级 A233000708

合作设计单位:
Jointly designed with

建设单位:
Client

浙江省诸暨中学暨阳分校

工程名称:
Project

暨阳分校食堂二楼、三楼改造工程

子项名称:
Item

图 名:
Drawing title

三层弱电改造平面图

实 名 签 名 日 期
Real name Signature Date

审 定 Authorized by 李洪博 郭 宇

审 核 Reviewed 柏丽

工程负责 Project director 柏丽

专业负责 Discipline Responsible by 刘继项

设 计 Designed by 边笑妍 边笑妍

制 图 Drawn by 边笑妍 边笑妍

校 对 Checked by 梁丽玲 梁丽玲

会 签 Countersign

建 筑 Arch 电 气 Elec

结 构 Stur 暖 通 Hvac

给 排 水 Plum 工 艺 Technology

量 章: 未盖出图专用章无效
Seal

浙江新中环建筑设计有限公司

建筑行业(建筑工程)甲级

风景园林工程设计专项甲级 ★NO.A133000701


(有效期至2030年1月7日)

浙江省住房和城乡建设厅监制

设计阶段 Design phase 施工图设计 工程编号 E24001

专业类型 Pro. type 电气 图 号 电-12

出图日期 Date 2025. 03 版 次 Rev.no

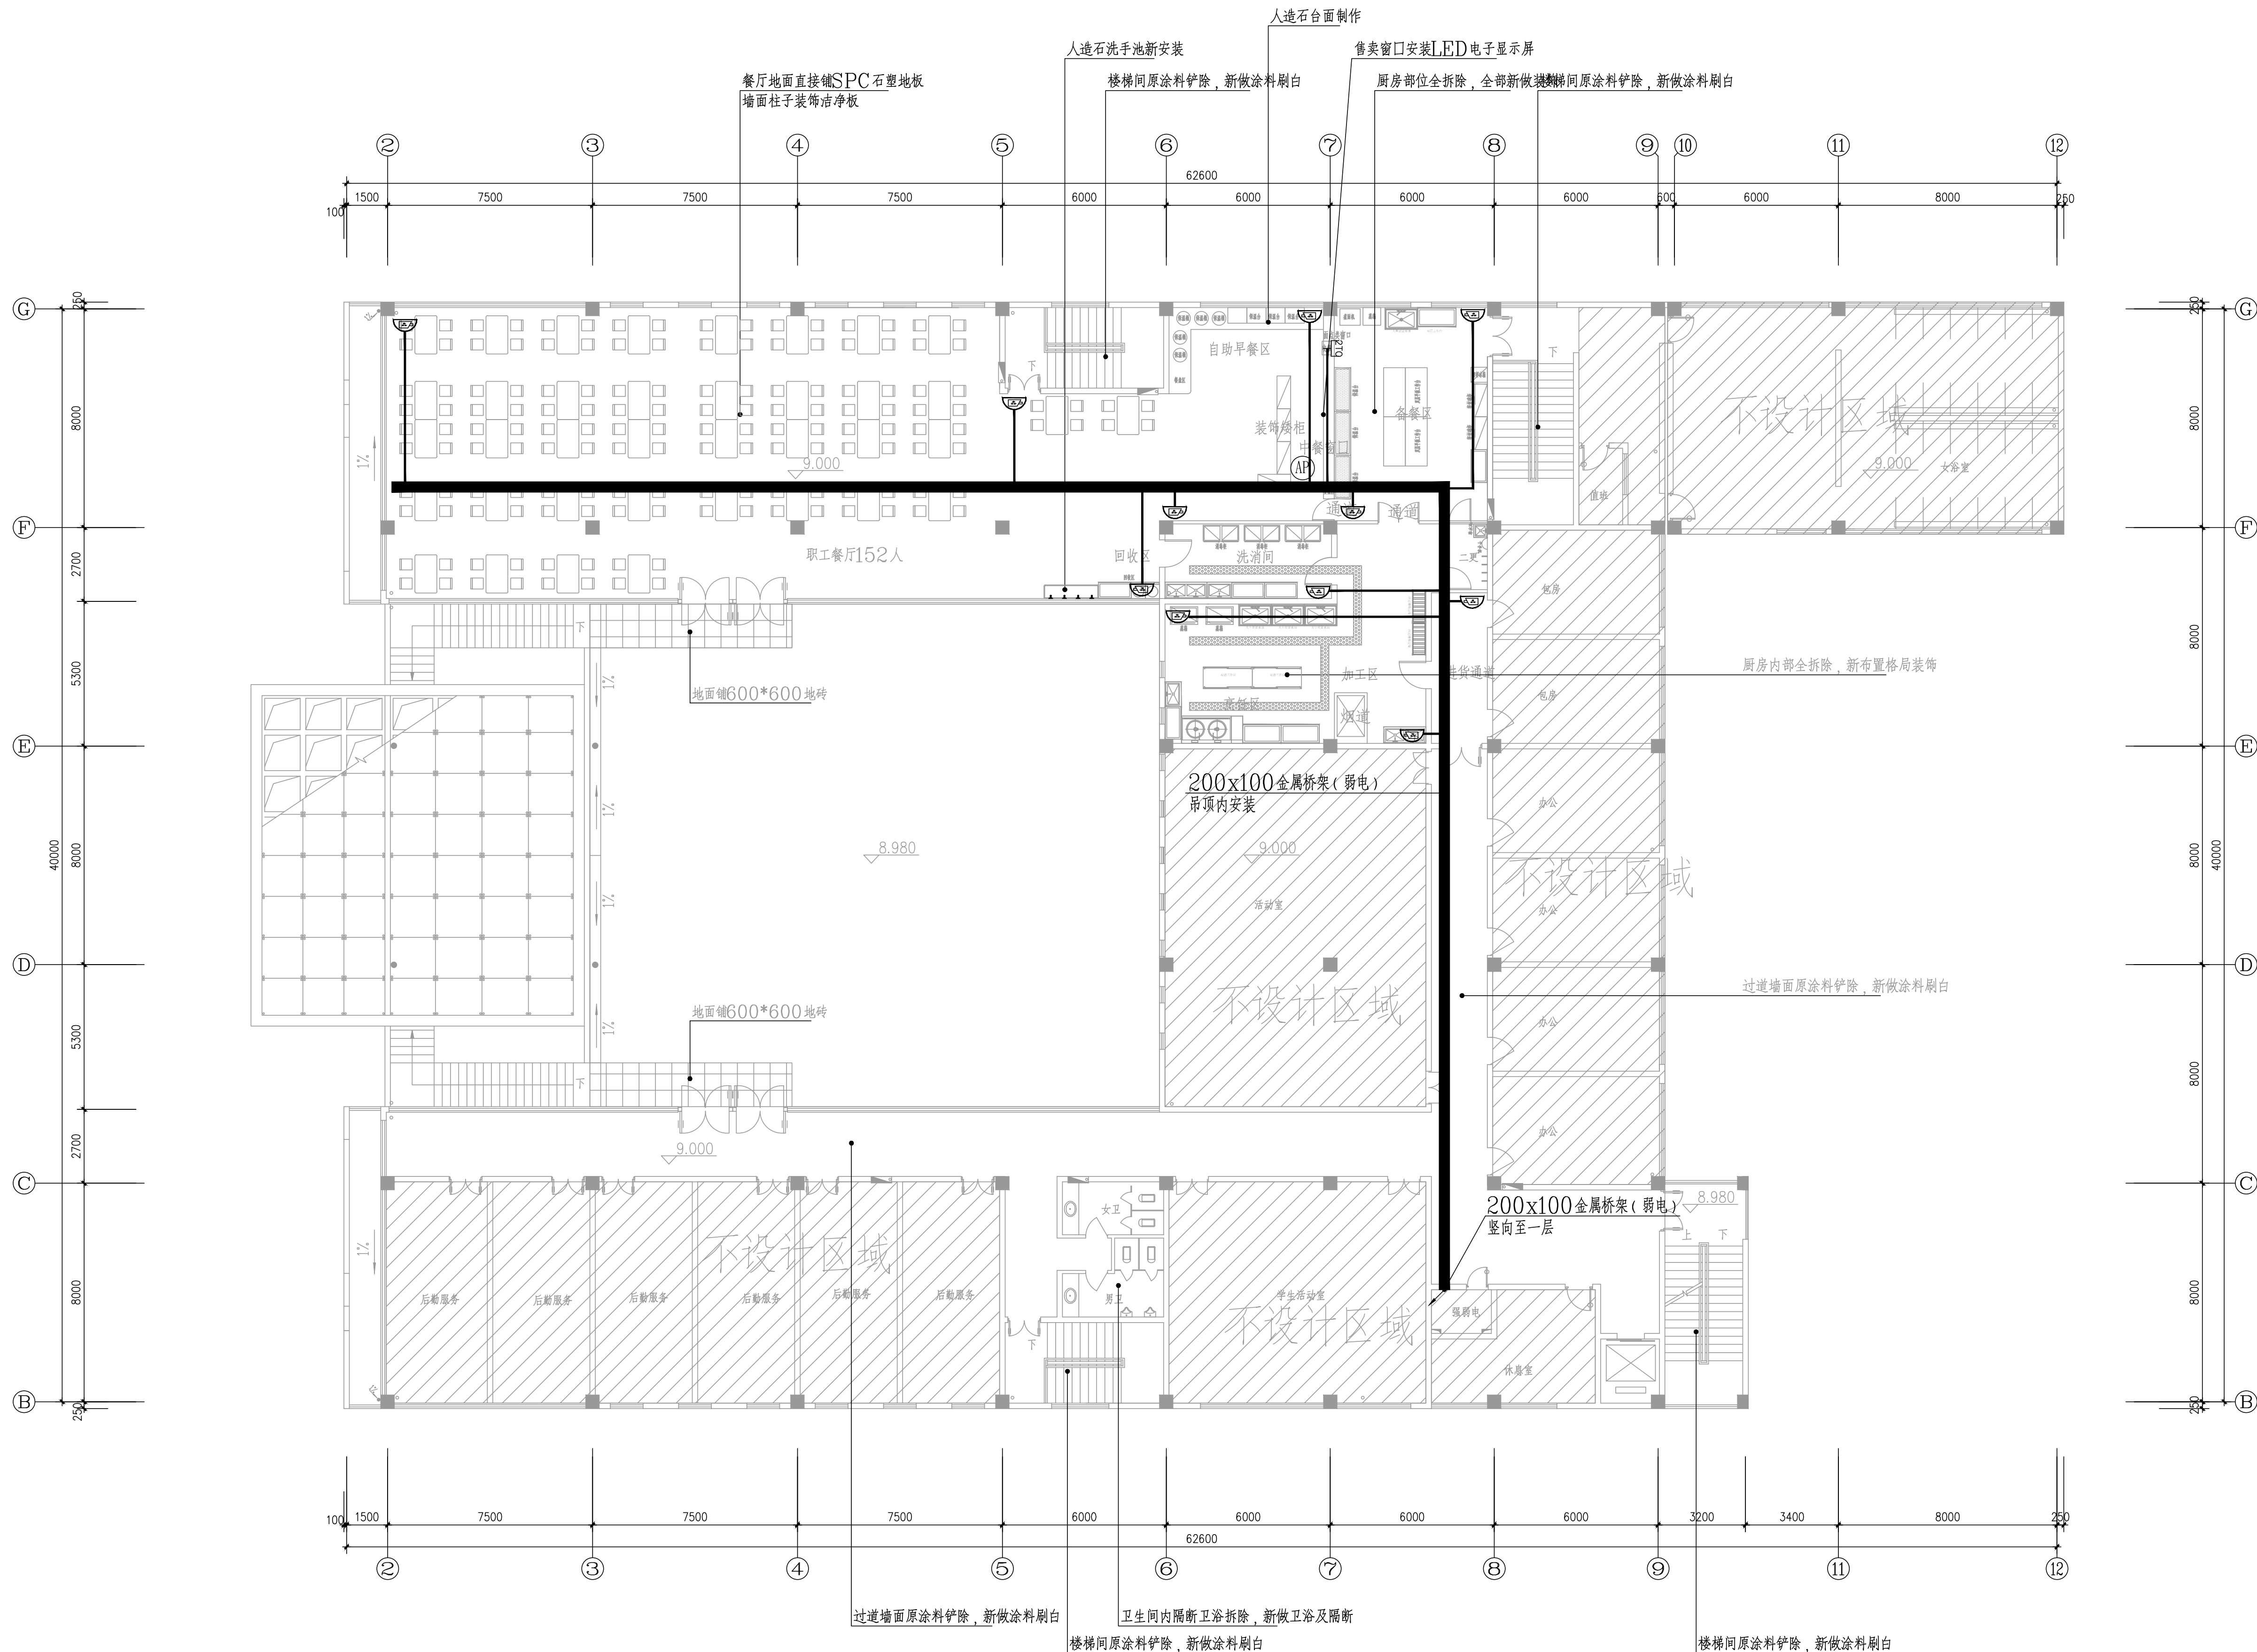

② h=0.3m 双口信息插座(2*CAT6,JDG25/SCE,WC,CT)

③ 吸顶 500万像素半球彩色摄像机 (CAT6 JDG20+BV2.5 JDG20/SCE,WC,CT)

④ 吸顶无线AP点(CAT6,JDG20/SCE,WC,CT)

注: 弱电系统需由专业弱电单位深化

监控机柜内配: 2U机架式≥8盘位嵌入式网络硬盘录像机, 采用短机箱设计, 搭载高性能ATX电源 存储接口: ≥8个SATA接口, 可满配≥8TB硬盘 视频接口: ≥2×HDMI

, ≥2×VGA 网络接口: ≥2×RJ45 10/100/1000Mbps 自适应以太网口 报警接口: ≥16路报警输入, ≥4路报警输出 输入带宽: ≥256Mbps 输出带宽:

≥160Mbps 接入能力: ≥32路H.264、H.265格式高清码流接入 解码能力: 最大支持≥12×1080P 显示能力: 最大支持4K+1080P异源输出;

弱电机柜内配: 光模块、12口光纤终端盒、POE交换机、交换机

广播机柜内配: 1000W定压功放

三层弱电改造平面图 1:130