 






未盡山田元

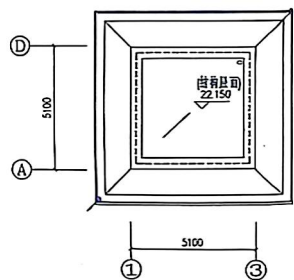

CS 扫描全能王™
3亿人都在用的扫描App

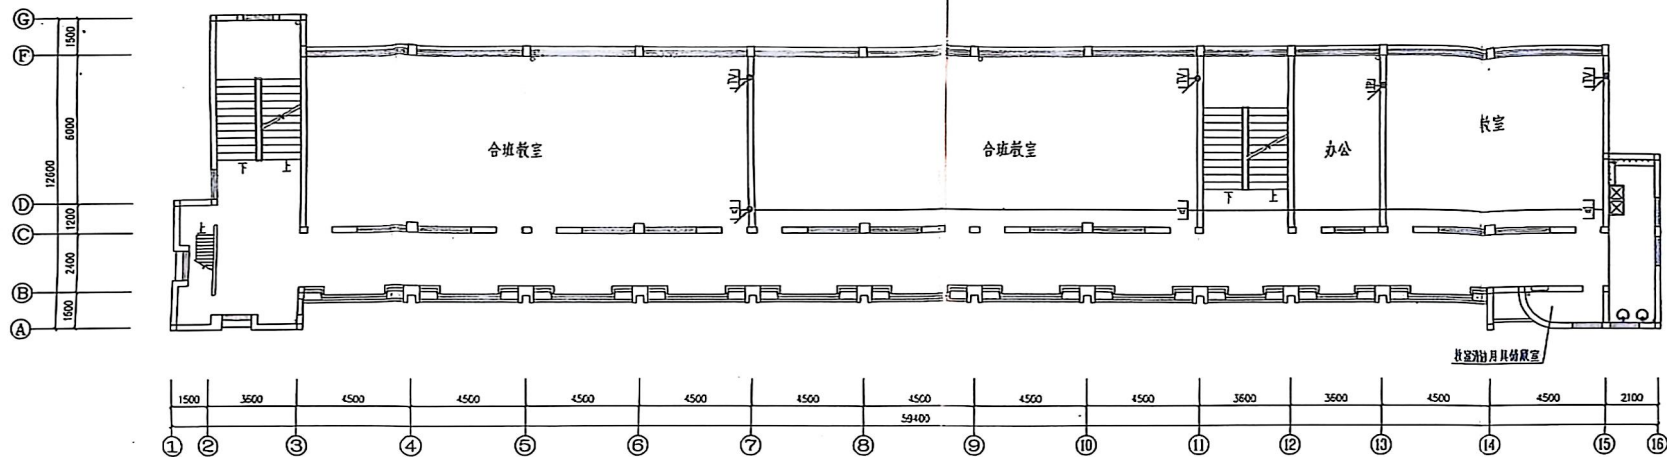

$P_e = 23.6 \text{ KW}$
 $P_j = 18.8 \text{ KW}$
 $K_x = 0.8$
 $\cos \phi = 0.6$
 $I_p = 47.7 \text{ A}$

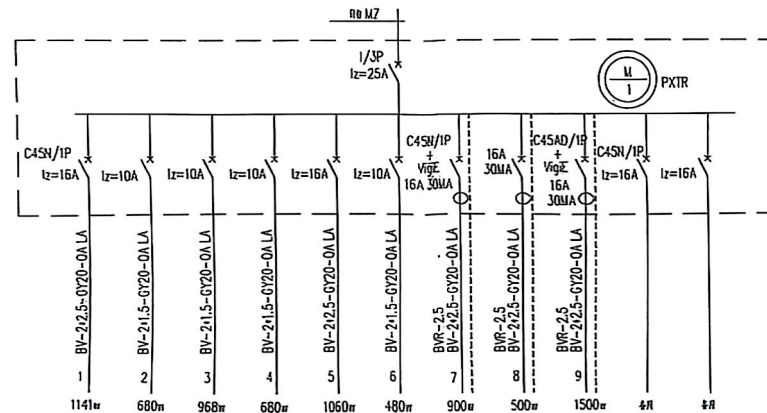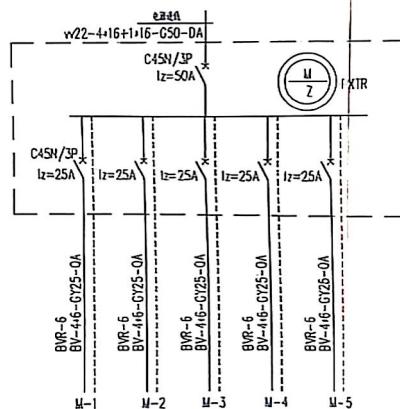

杭州市教育建筑设计所		审定	工程负责人	设计	校对	工程名称	桐庐县罗溪镇中心小学	工程项目	教学楼	工程编号	01-02	未出图条
设计编号	1220103	审核	王	王	王	出图日期	2001.4	图名	五层弱电平面 供电系统(1)	图号	电施-4	未出图条