

学生宿舍楼北一号楼维修工程

设计单位名称：苍梧县建筑设计院有限公司

项目设计编号


设计阶段：施工图

资质等级：建筑行业（建筑工程）丙级

证书编号：A245005749

技术总负责人：何伟昌 项目总负责人：程伟光

2022 年 4 月

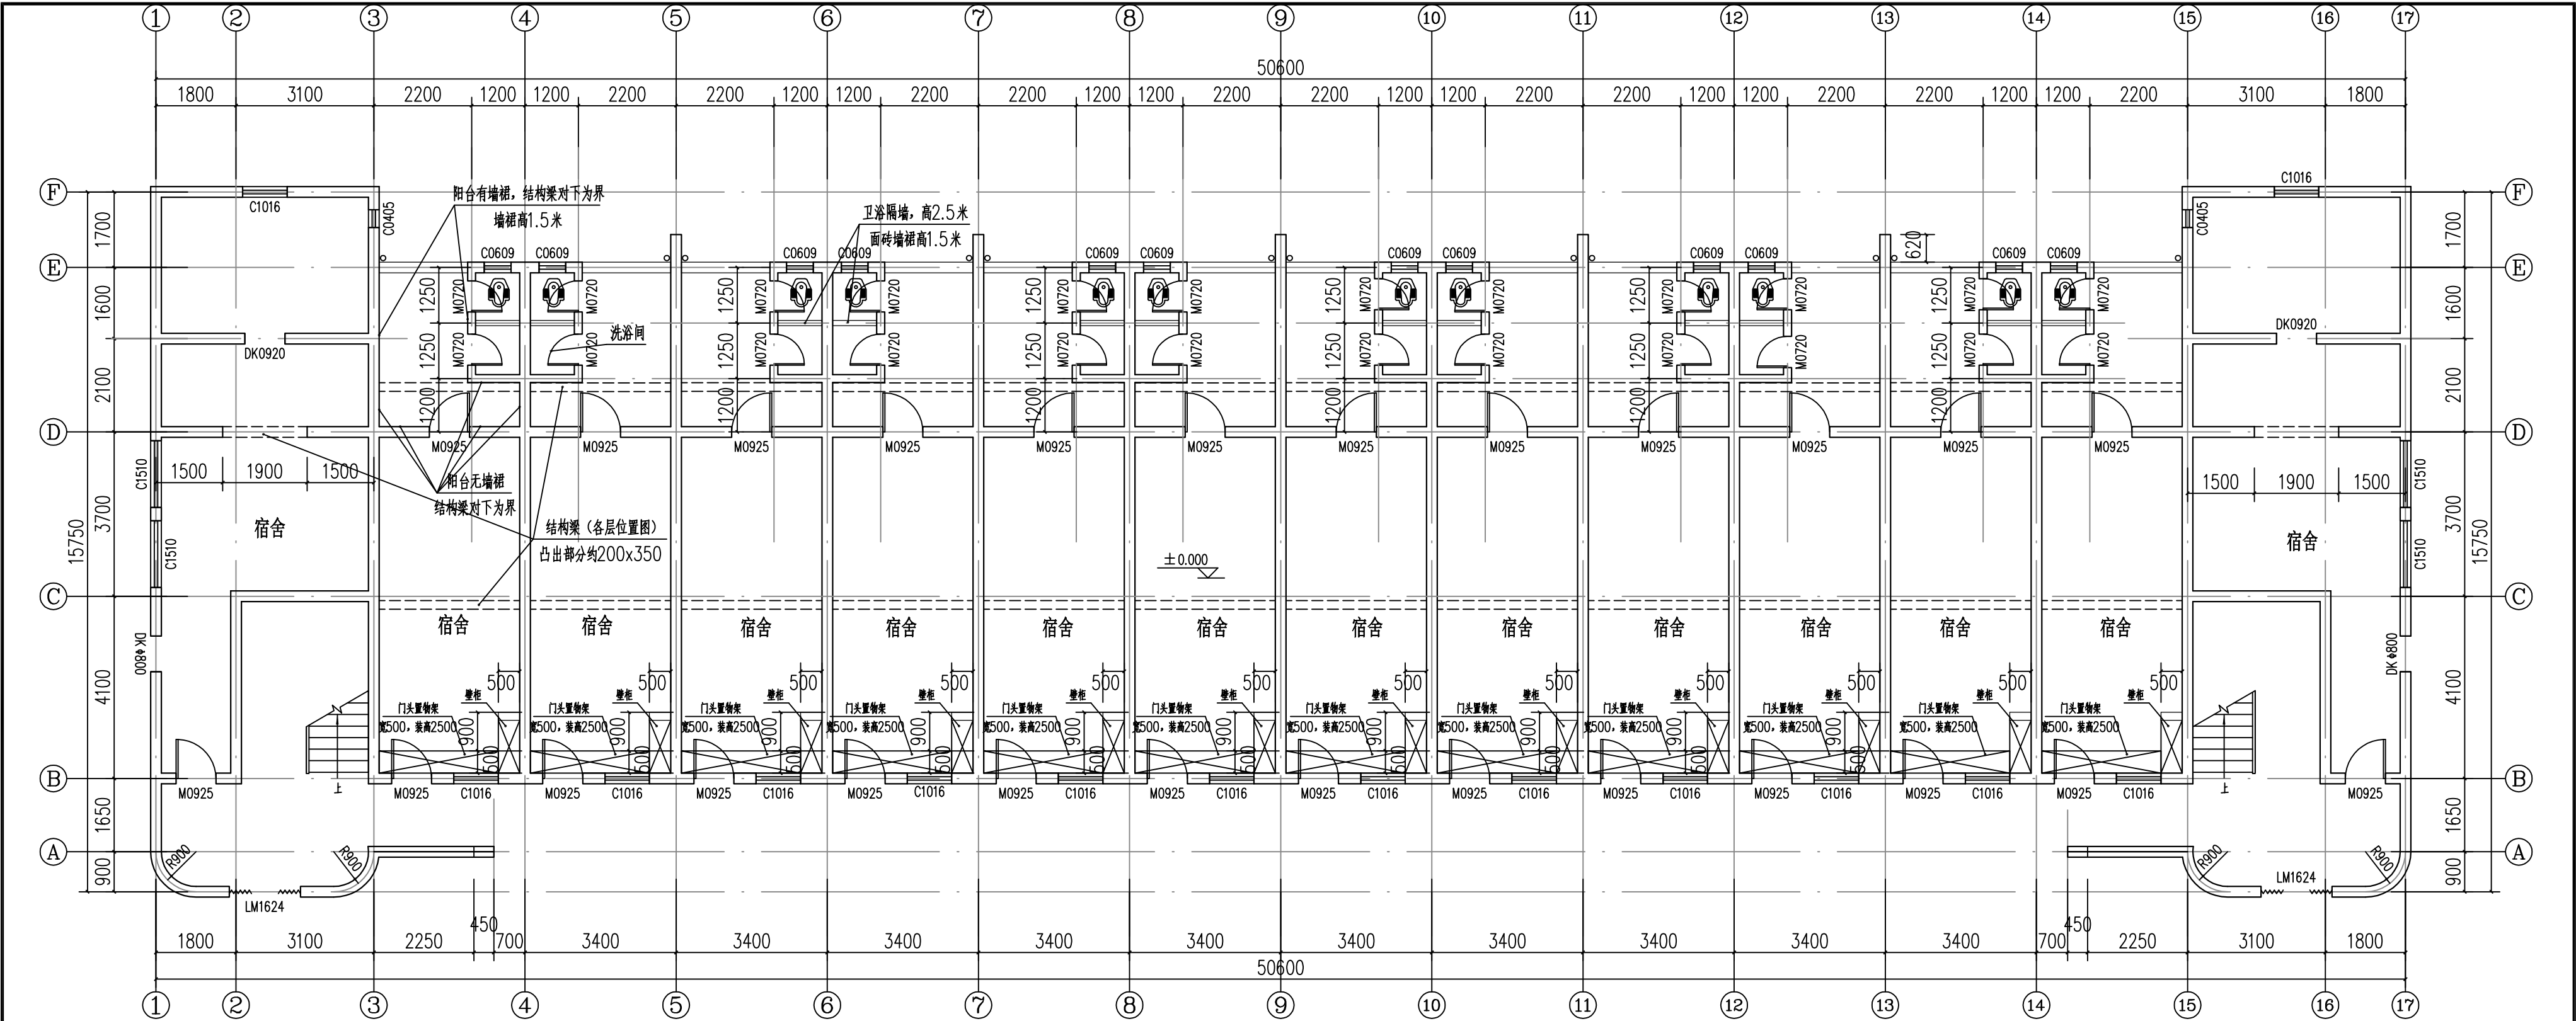

装修构造做法


一层平面图 1:125

说明:



- 本工程为苍梧中学学生宿舍楼北一号楼维修工程。
- 除注明外，标注尺寸单位为毫米。
- 拆除正立面走廊栏杆外挂的花池，花池尺寸1200mm×300mm×300mm(高)，共计33个。
- 铲除正、背立面陶瓷锦砖外墙面、刮腻子外墙面及原墙面抹灰，重新做真石漆外墙面，做法按构造做法外1。
- 铲除正立面走廊外墙面、楼梯顶外墙面及屋面蓄水池外立面刮腻子层，重新做白色乳胶漆外墙面，做法按构造做法外2。
- 铲除两侧立面石米面外墙面及原墙面抹灰，重新做真石漆外墙面，做法按构造做法外1。
- 拆除背立面外墙现有雨水管共计12条，待装修完成后重新安装Φ110 PVC雨水管12条，共计约155米。
- 铲除外墙面遮雨棚、檐口顶棚原刮腻子层，重新做白色乳胶漆外墙面（顶棚），做法按构造做法外2。
- 现场勘察发现走廊板底多处出现爆裂，铲除走廊板底刮腻子及原有抹灰，清理板底爆裂部位直至楼板完好的混凝土，重新做白色乳胶漆顶棚，做法按构造做法顶1。
- 铲除宿舍内墙面原有刮腻子层，重新做白色乳胶漆内墙面，做法按构造做法内1。
- 宿舍卫浴间隔墙高2.5米，卫生间、洗浴间及阳台在结构梁以外均有面砖墙裙高1.5米，其余为刮腻子内墙面；墙裙保留不变，铲除原有刮腻子层，重新做白色乳胶漆内墙面，做法按构造做法内1。
- 宿舍中间顶棚位置及阳台洗浴间墙处均存在凸出约200mm×350mm(高)结构梁，铲除宿舍顶棚原有刮腻子层，重新做白色乳胶漆顶棚，做法按构造做法顶2。
- 宿舍各层原有布局、结构及装修做法与一层同，各层具体房间布局、墙裙位置与边界、结构梁位置与高度不再一一标注。

外1 真石漆外墙面：（从外至内）	顶1 白色乳胶漆顶棚：（走廊）
(1)、防尘罩面漆两遍（喷涂一遍，羊毛滚筒滚涂一遍）	(1)、满刮乳胶漆找平两遍
(2)、喷涂真石漆二遍	(2)、5厚1:2.5水泥砂浆罩面
(3)、刷封闭底涂料一遍	(3)、15厚1:3纤维水泥砂浆打底（杜拉纤维0.9kg/m³）
(4)、5厚1:2.5聚合物水泥基防水砂浆罩面、压光	(4)、满挂四角镀锌钢丝网（丝径0.8MM，孔径25）
(5)、15厚1:3纤维水泥砂浆打底（杜拉纤维0.9kg/m³）	(5)、素水泥浆一道（内掺建筑胶）
(6)、满挂四角镀锌钢丝网（丝径0.8MM，孔径25）	(6)、钢筋混凝土楼板（铲除板底爆裂松散混凝土）
(7)、墙体（铲除外墙抹灰）	
外2 白色乳胶漆外墙面（从外至内）	顶2 白色乳胶漆顶棚：（除走廊外）
(1)、墙面满刮乳胶漆找平两遍	(1)、满刮乳胶漆找平两遍
(2)、墙体（铲除外墙刮腻子层）	(2)、钢筋混凝土楼板（铲除板底刮腻子）
内1 白色乳胶漆内墙面（从外至内）	
(1)、墙面满刮乳胶漆找平两遍	
(2)、墙体（铲除内墙刮腻子层）	


苍梧县建筑设计院有限公司 设计证书：丙级 号码：A245005749	设计出图专用章	注册师签章	修改记录	建设单位	苍梧中学	图名	一层平面图	工程号		院长	程伟光	项目负责人	程伟光	会签	建筑	
								图别	建施	审定	何伟昌		专业负责人		程伟光	给排水
								图号	JS-01	审核	何伟昌		设计		严玉燕	电气
								日期	2022.04	校对	黎冠宏		制图		严玉燕	暖通

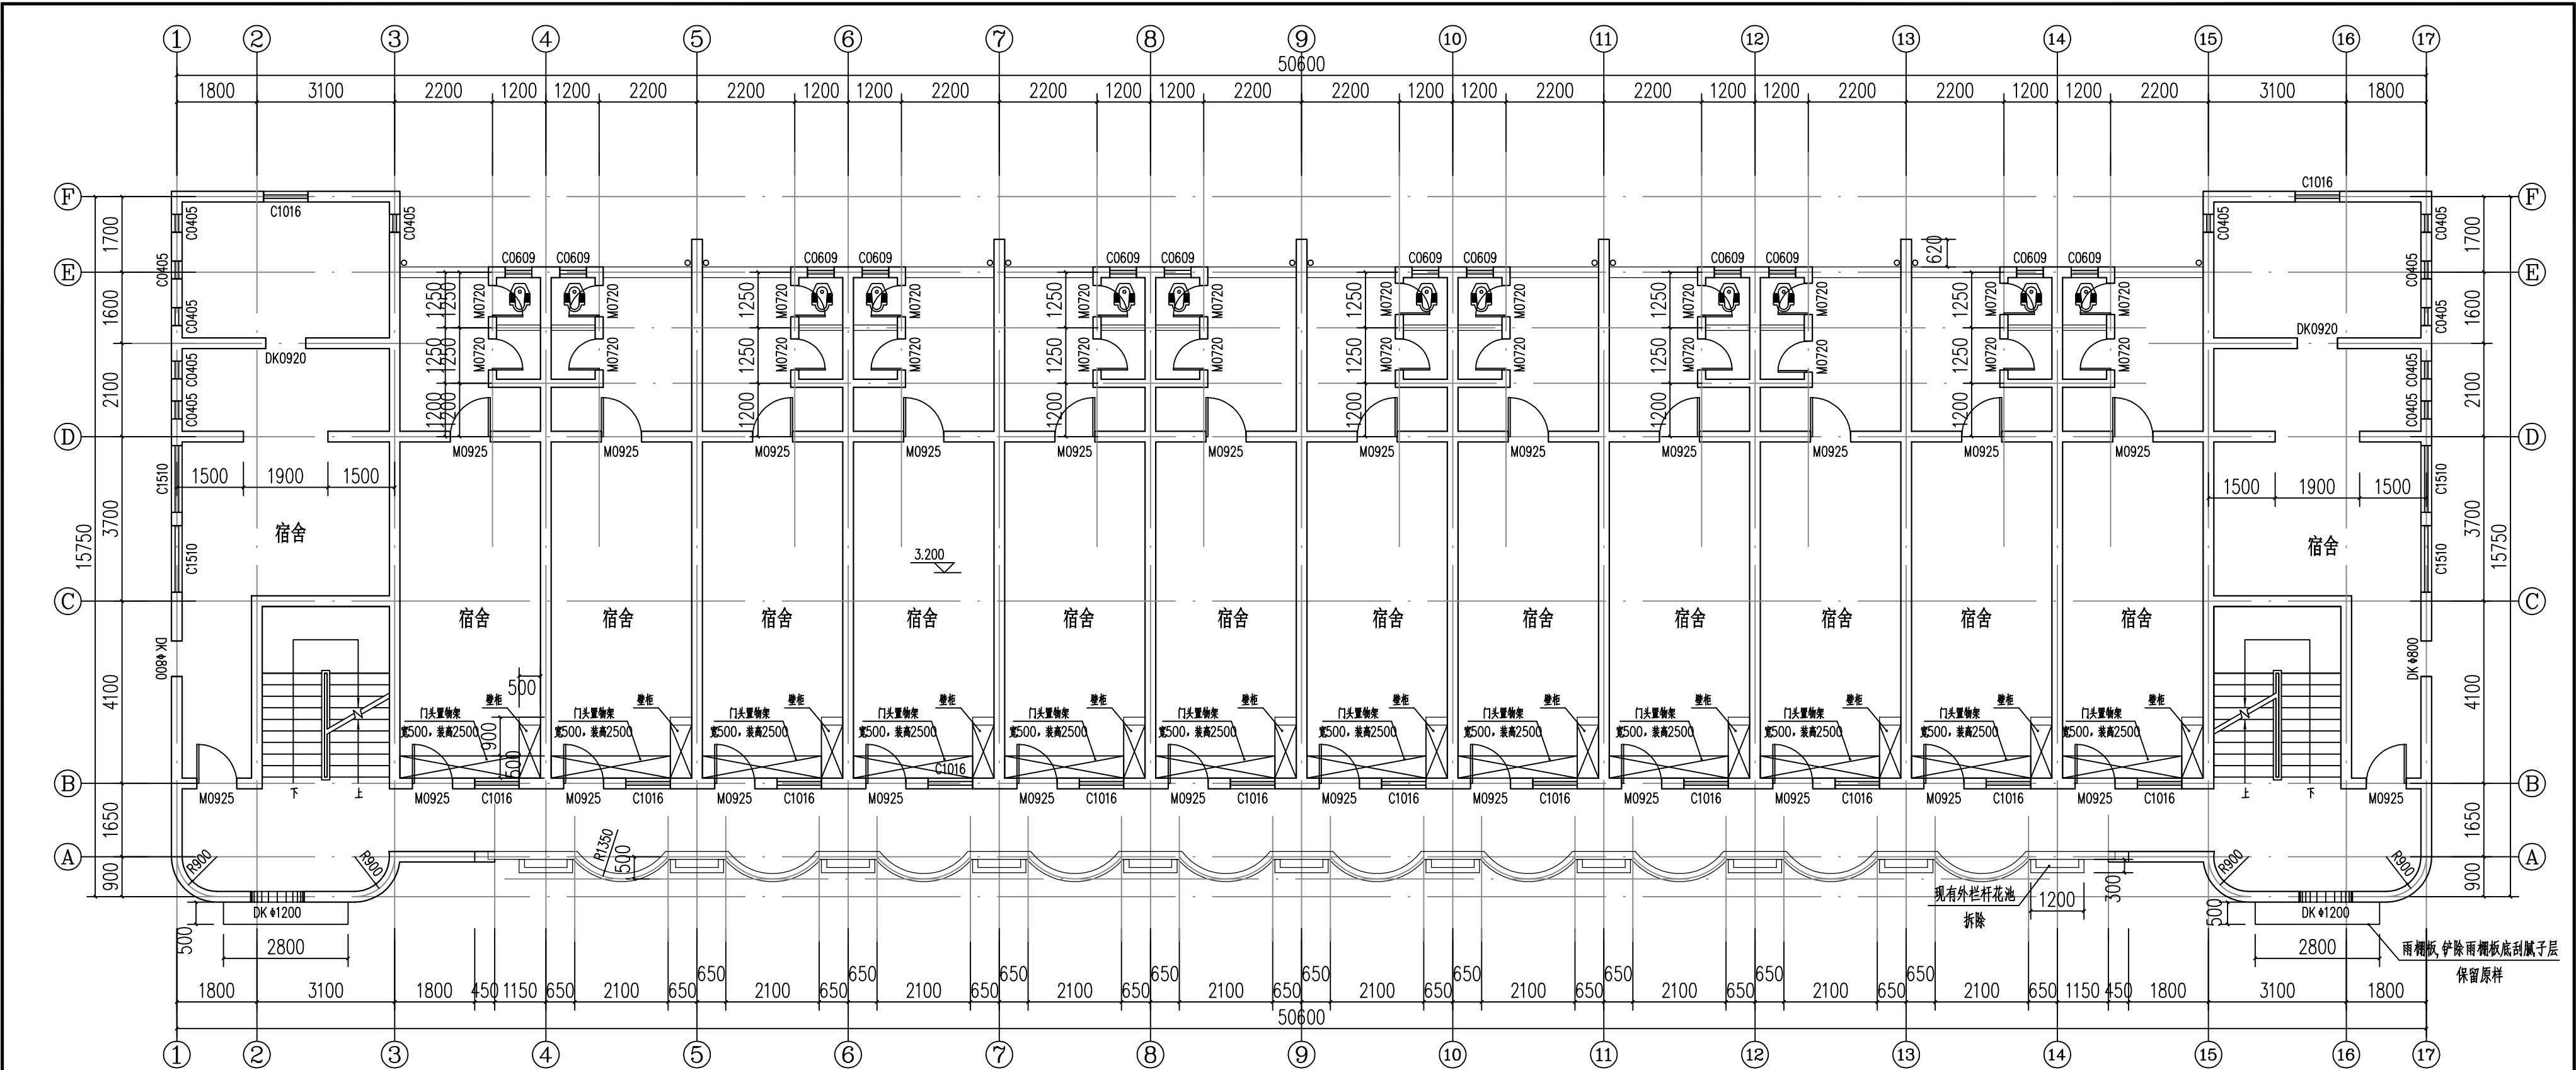

二层平面图 1:125

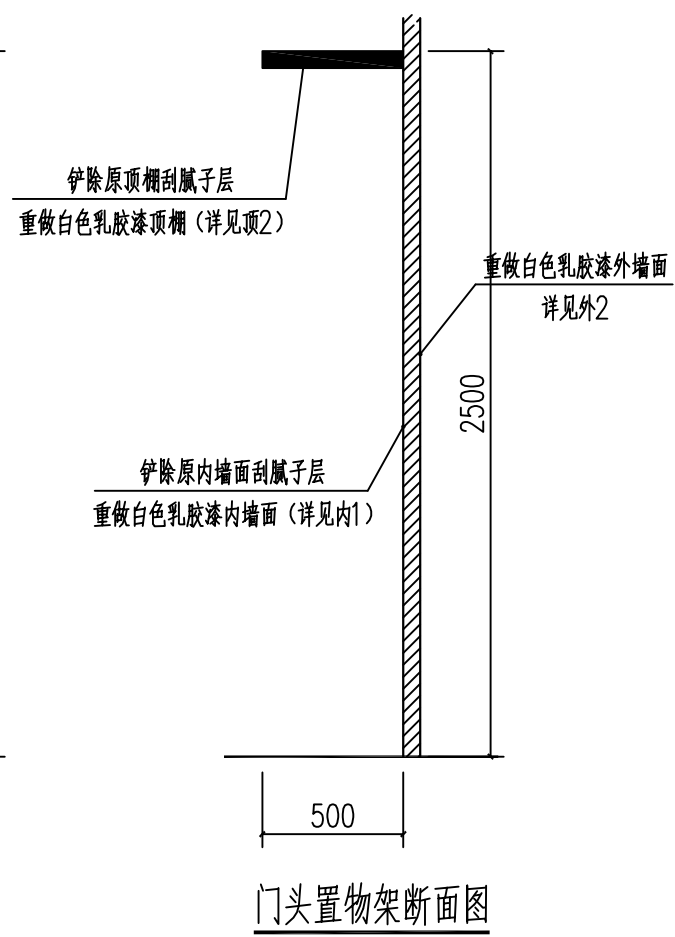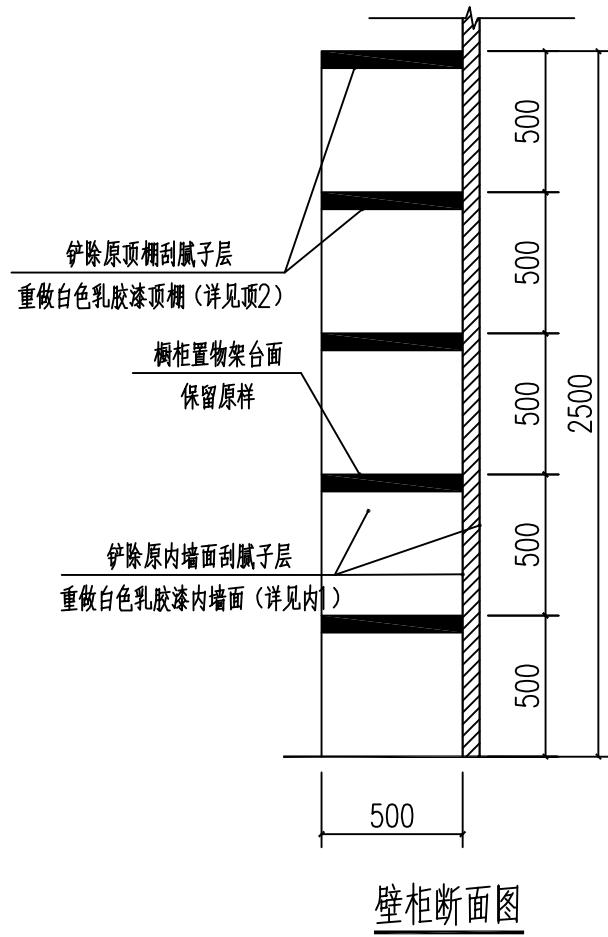


苍梧建筑咨询有限公司 设计证书: 丙级 号码: A245005749	设计制图专用章	注册师签章	修改记录	建设单位 苍梧中学	工程名称 学生宿舍楼北一号楼维修工程	图名 二层平面图	工程号	院长	程伟光	项目负责人	程伟光	会签	建筑
							图别	建施	审定	何伟昌	专业负责人		给排水
							图号	JS-02	审核	何伟昌	设计		电气
							日期	2022.08	校对	黎冠宏	制图		暖通

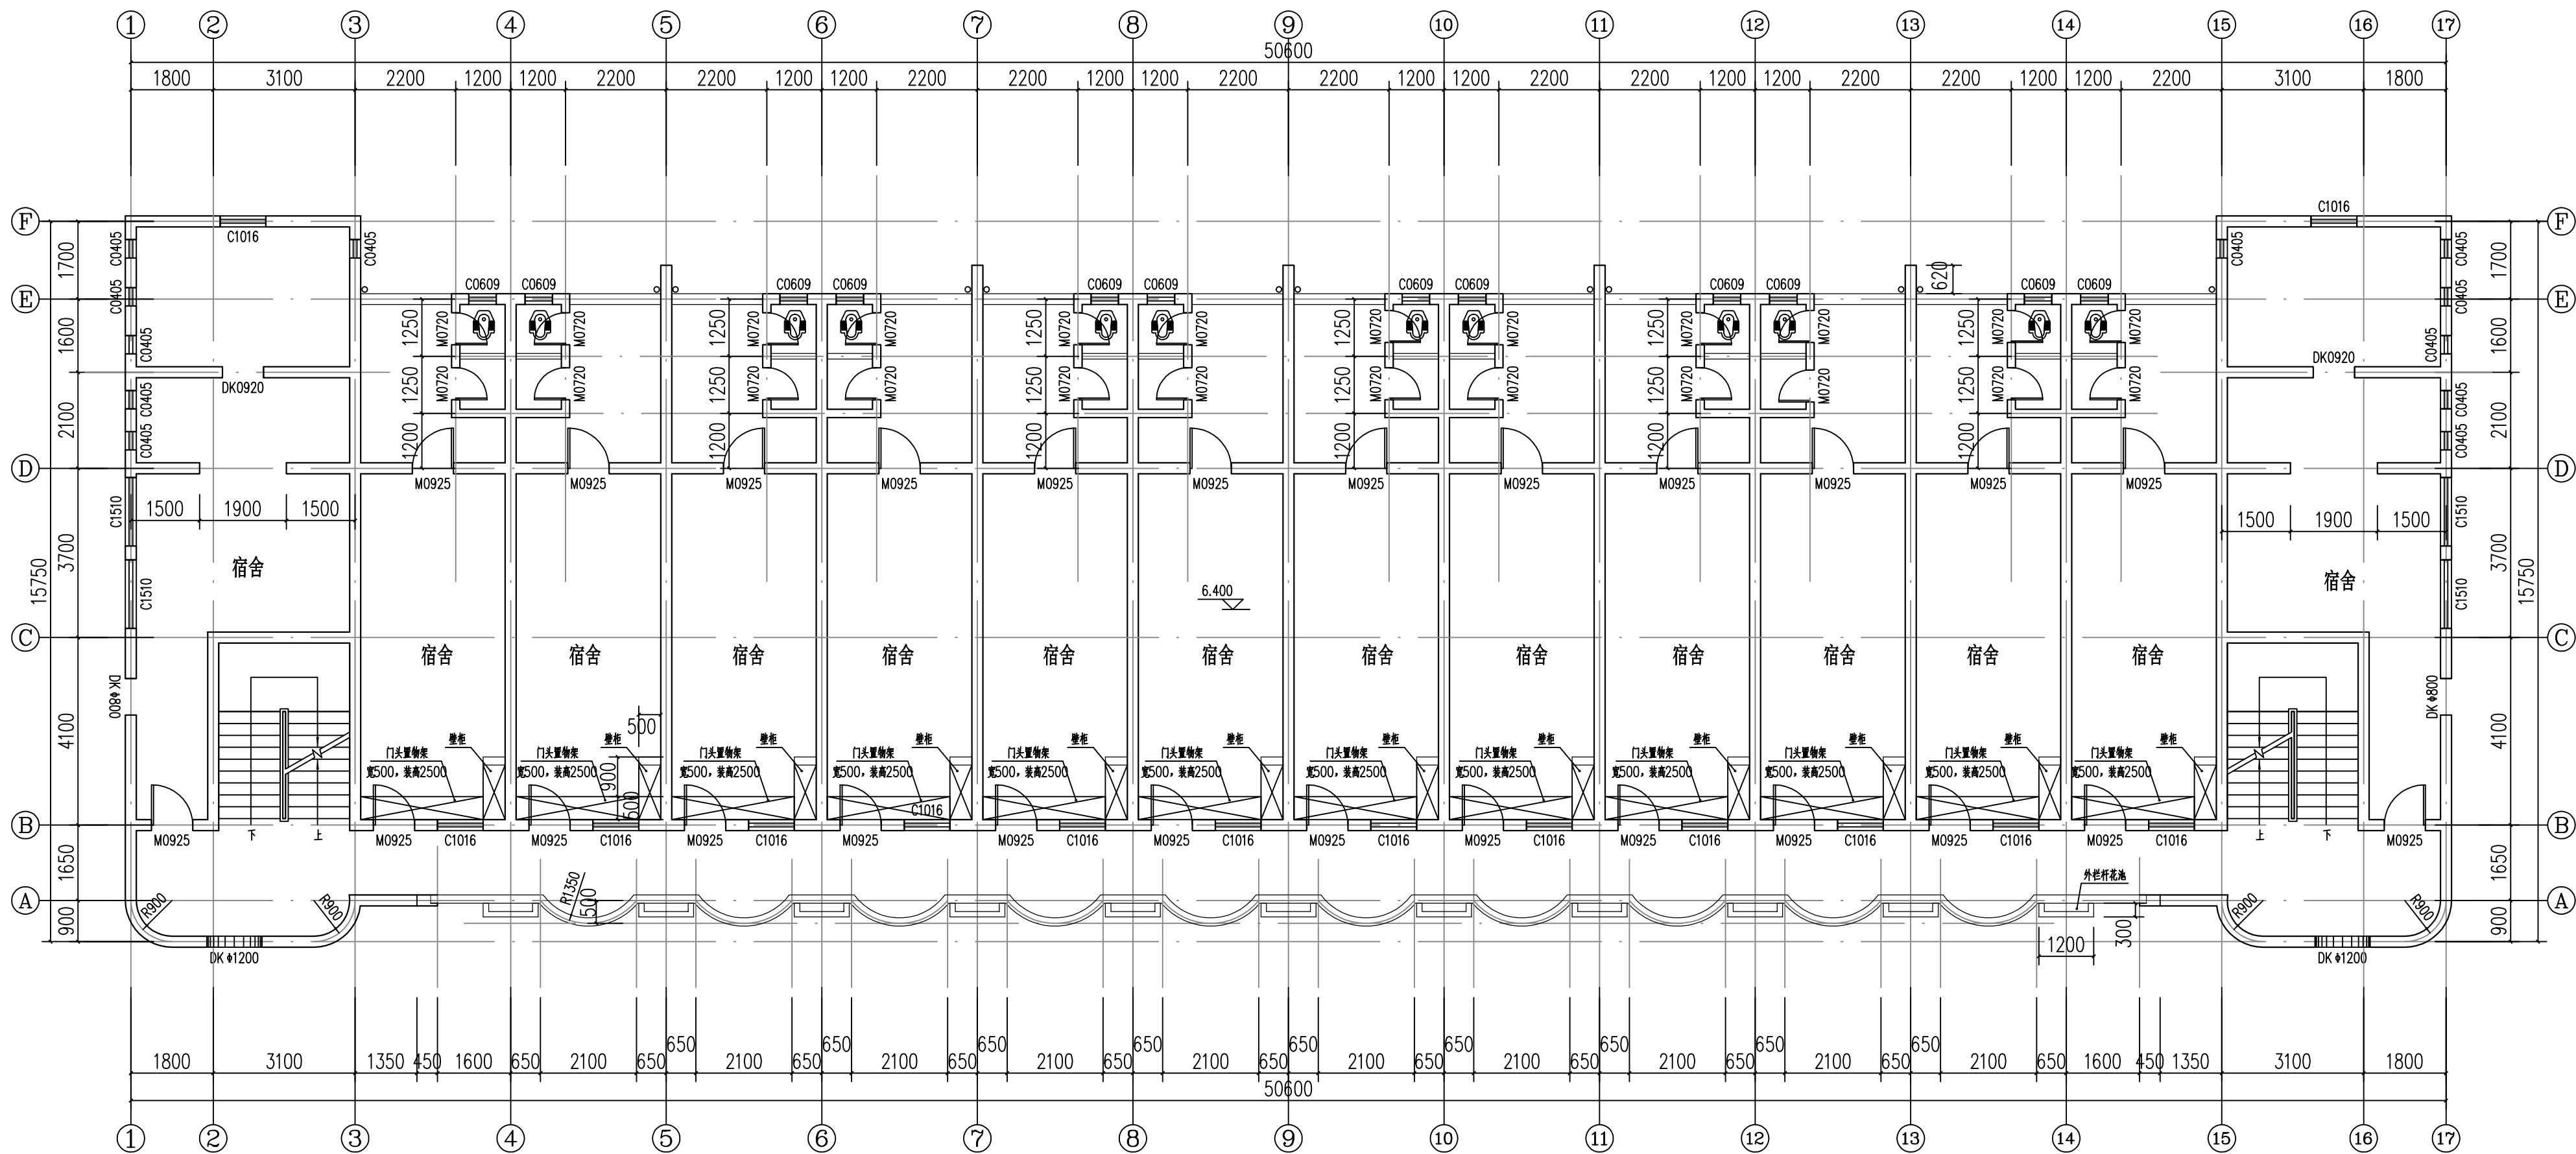


三层平面图 1:125

苍梧县建筑设计院有限公司 设计证书：丙级 号码：A245005749	设计出图专用章	注册师签章	修改记录		建设单位	苍梧中学	图 名 三层平面图	工程号		院 长	程伟光	项目负责人 程伟光	专业负责人	程伟光	会 签	建 筑
					工程名称	学生宿舍楼北一号楼维修工程		图 别	审 定	何伟昌	设计		程伟光	结 构		
								图 号	审 核	何伟昌	制图		严玉燕	给 排 水		
								日 期	2022.04	校 对	黎冠宏		审核	严玉燕		电 气
								日期	2022.04	校 对	黎冠宏	制图	严玉燕	电 气		

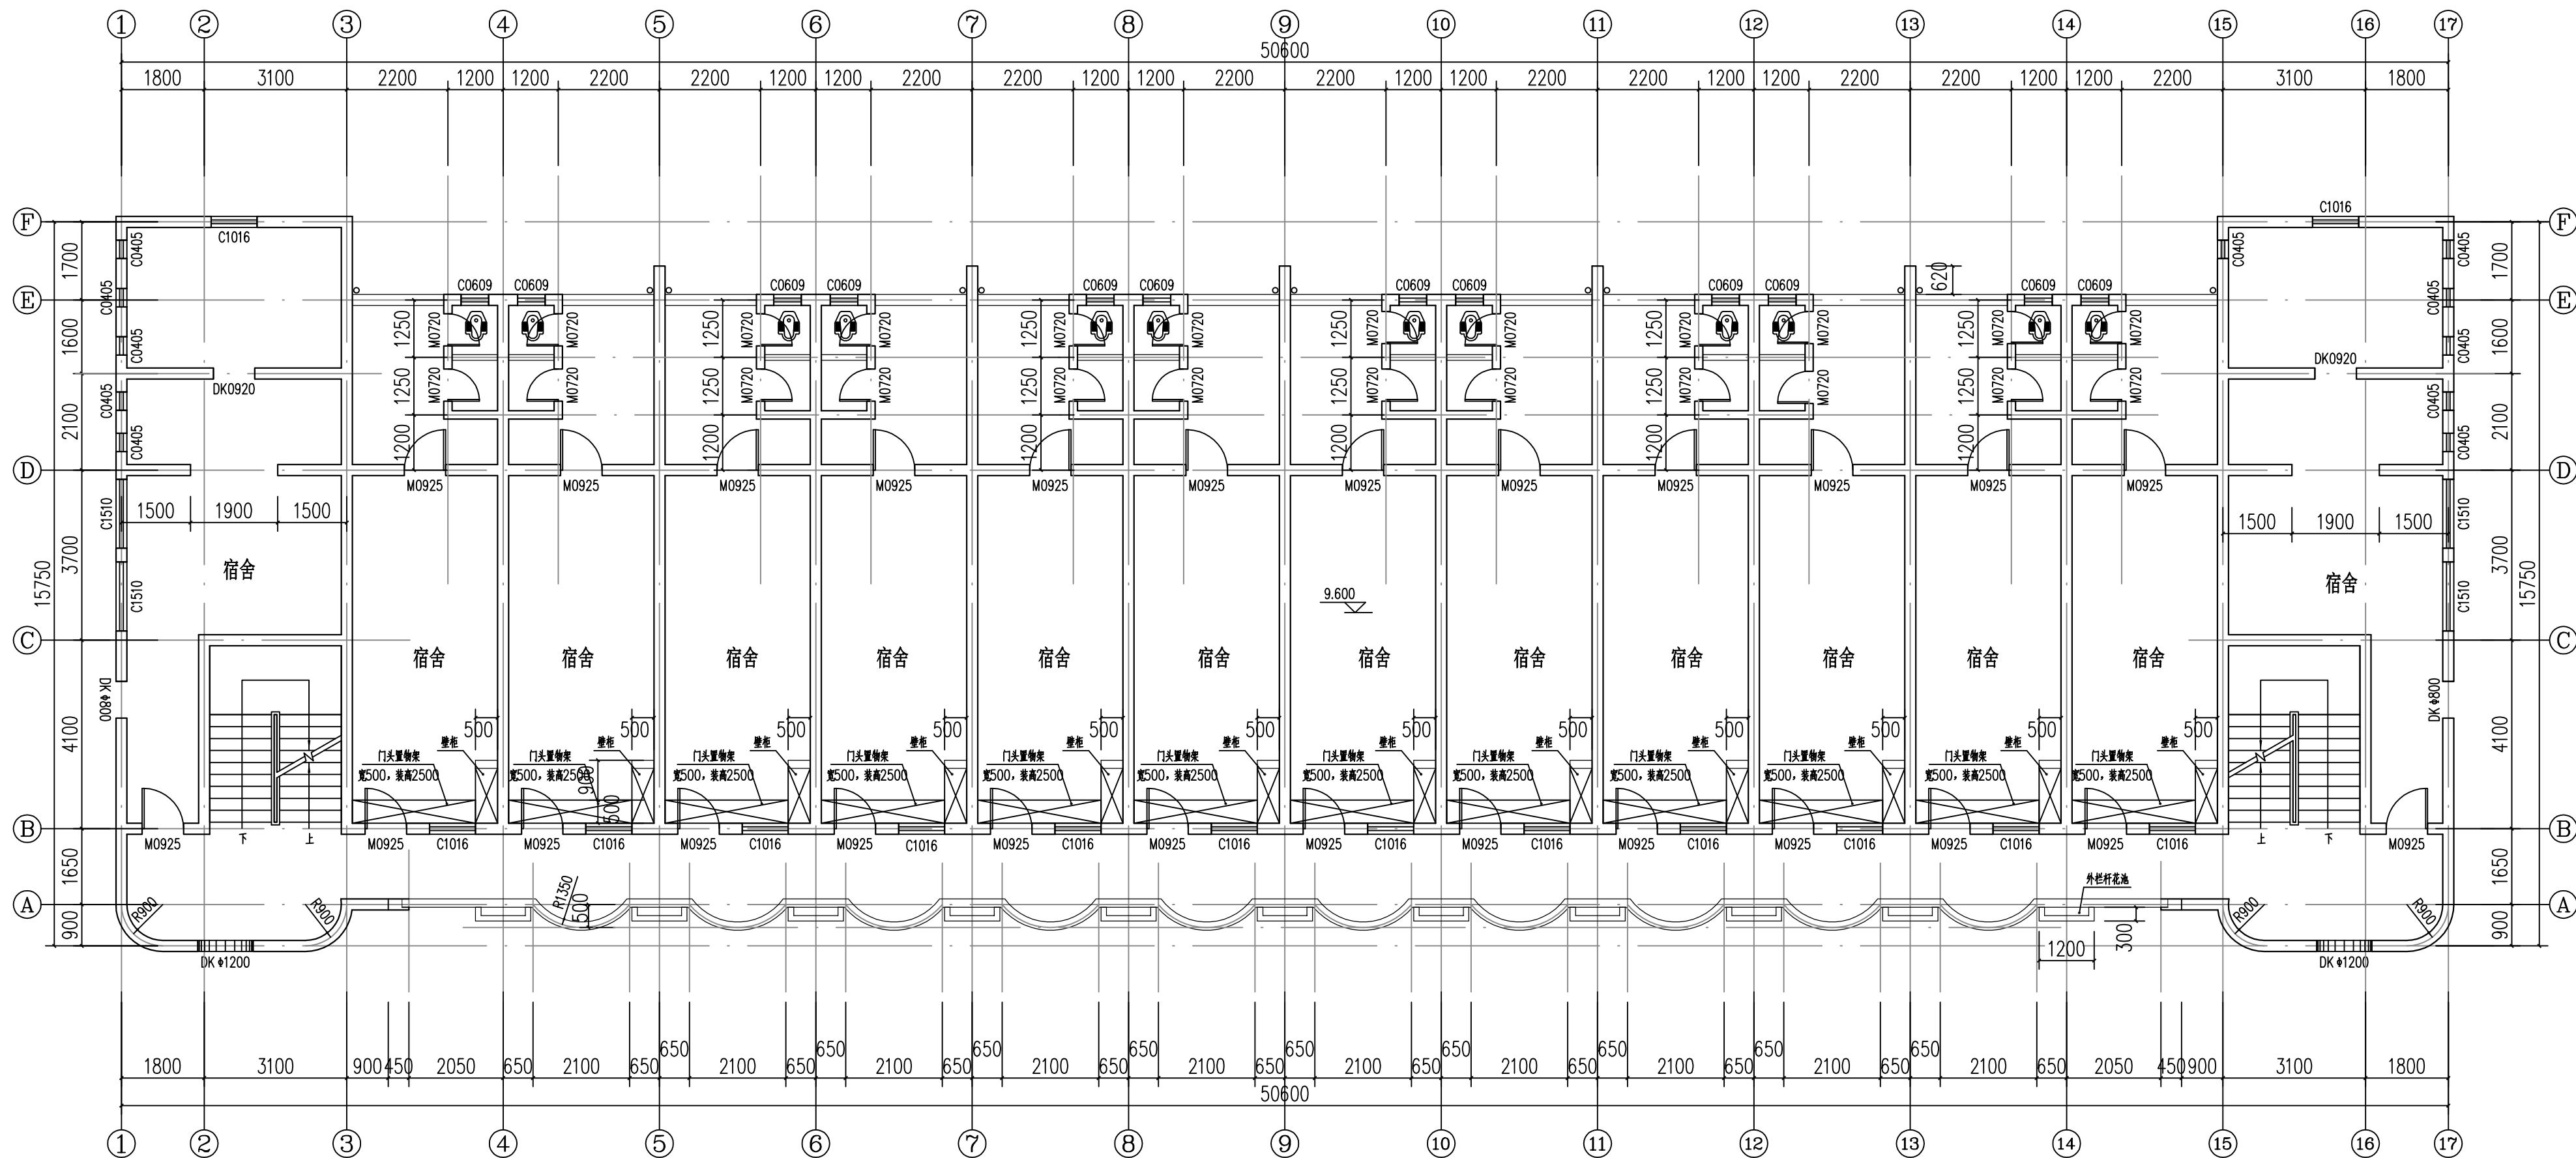


四层平面图 1:125


苍梧县建筑设计院有限公司 设计证书: 丙级 号码: A245005749	设计出图专用章	注册师签章	修改记录	建设单位	苍梧中学	图名	四层平面图	工程号		院 长	程伟光	项目负责人	程伟光	会 签	建 筑	
								图 别	建施	审 定	何伟昌	专业负责人	程伟光		给 排 水	
								图 号	JS-04	审 核	何伟昌	设 计	严玉燕		电 气	
								日 期	2022. 04	校 对	黎冠宏	制 图	严玉燕		暖 通	

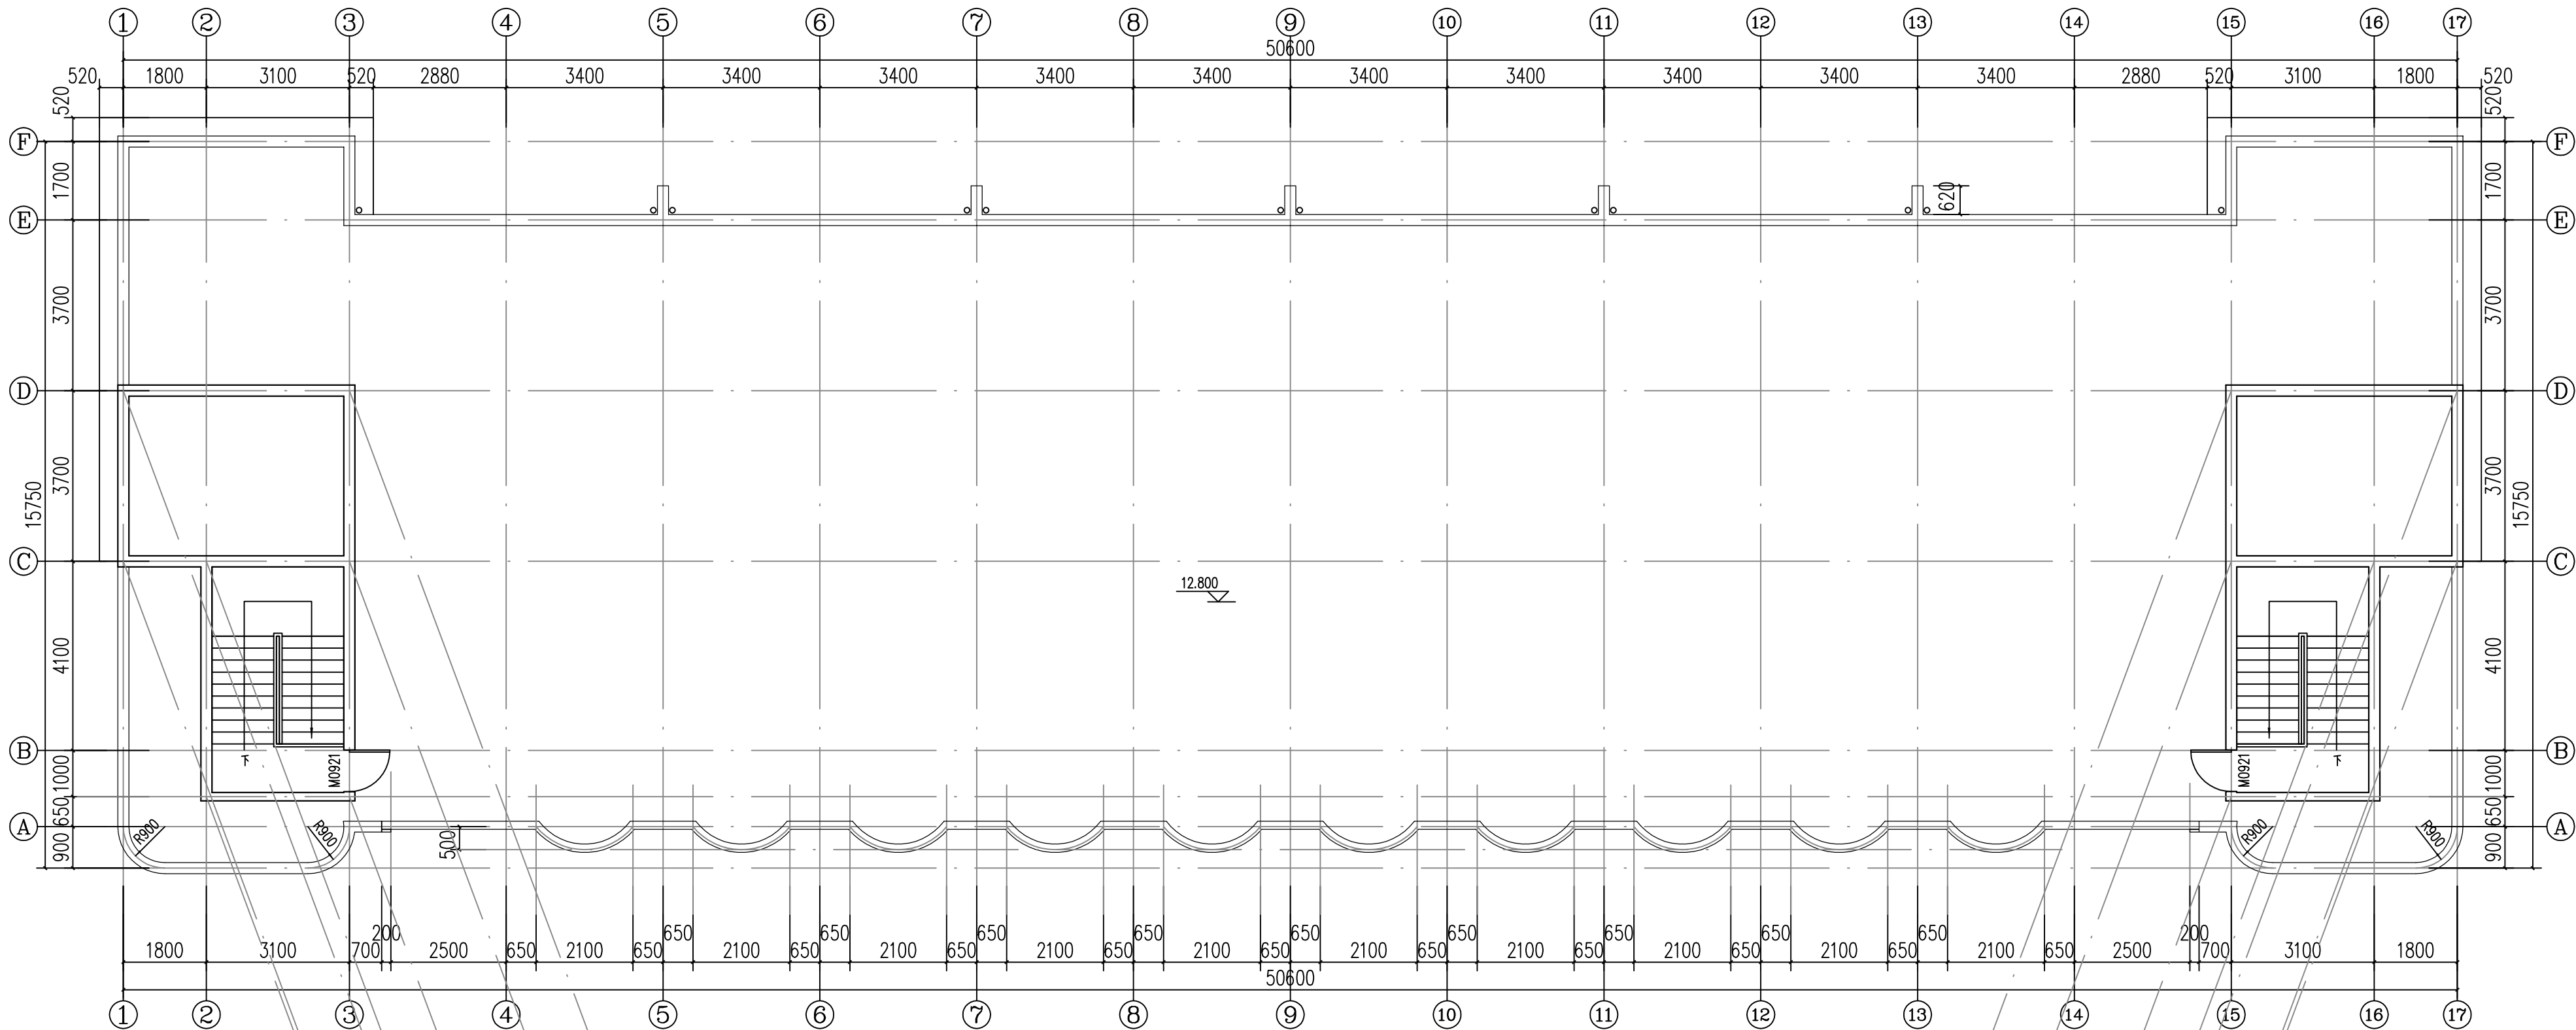

屋面层平面图 1:125

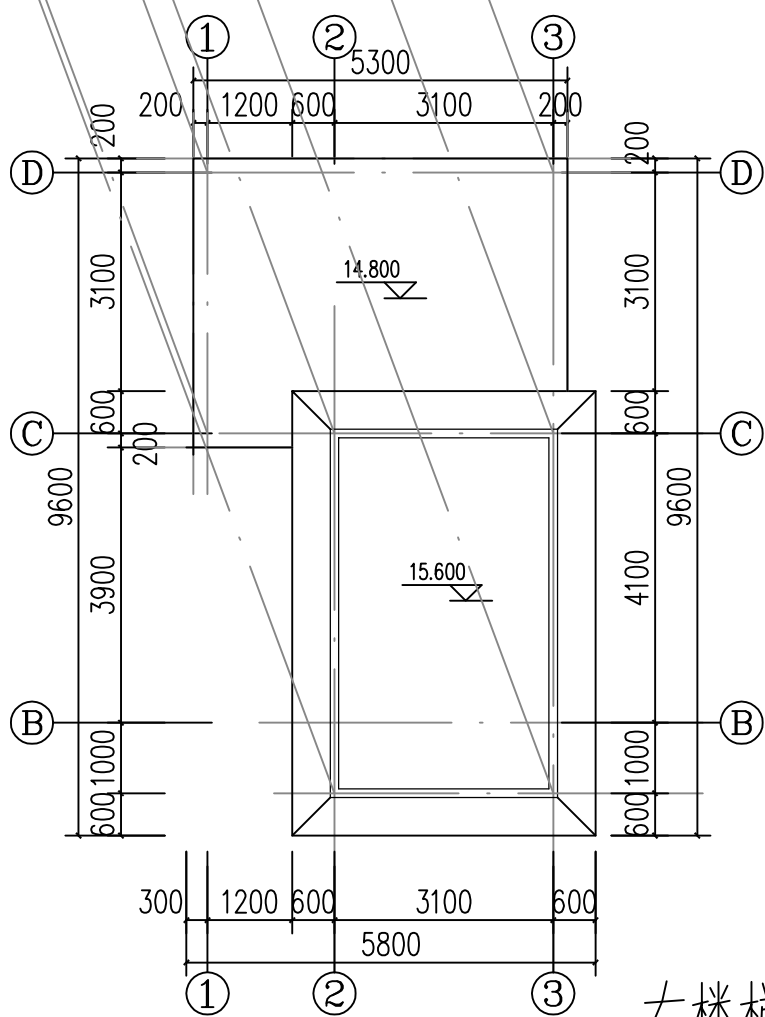

左楼梯间屋面及水池顶面平面图 1:125

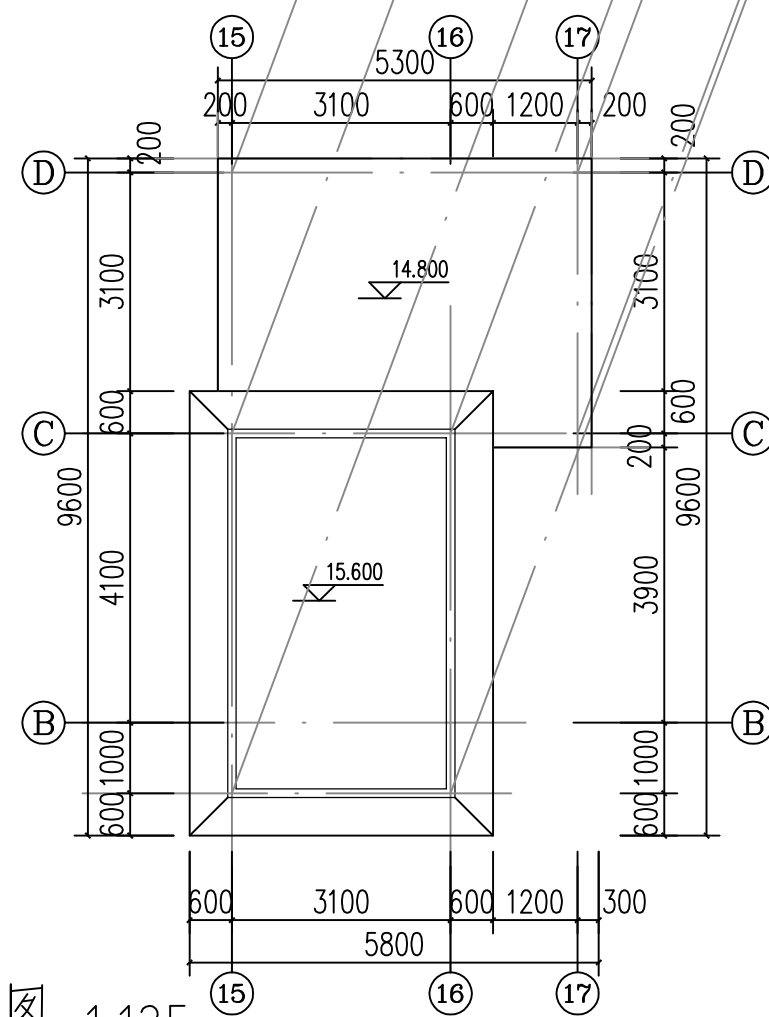

右楼梯间屋面及水池顶面平面图 1:125

苍梧县建筑设计院有限公司
设计证书: 丙级 号码: A245005749

设计出图专用章

注册师签章

修改记录

建设单位

苍梧中学

工程名称

学生宿舍楼北一号楼维修工程

图名

屋面层平面图

左楼梯间屋面及水池顶面平面图

右楼梯间屋面及水池顶面平面图

工程号

图别

图号

日期

院长

审定

审核

校对

程伟光

何伟昌

何伟昌

黎冠宏

项目负责人

专业负责人

设计

制图

程伟光

程伟光

严玉燕

严玉燕



会签

建筑


给排水

电气

暖通

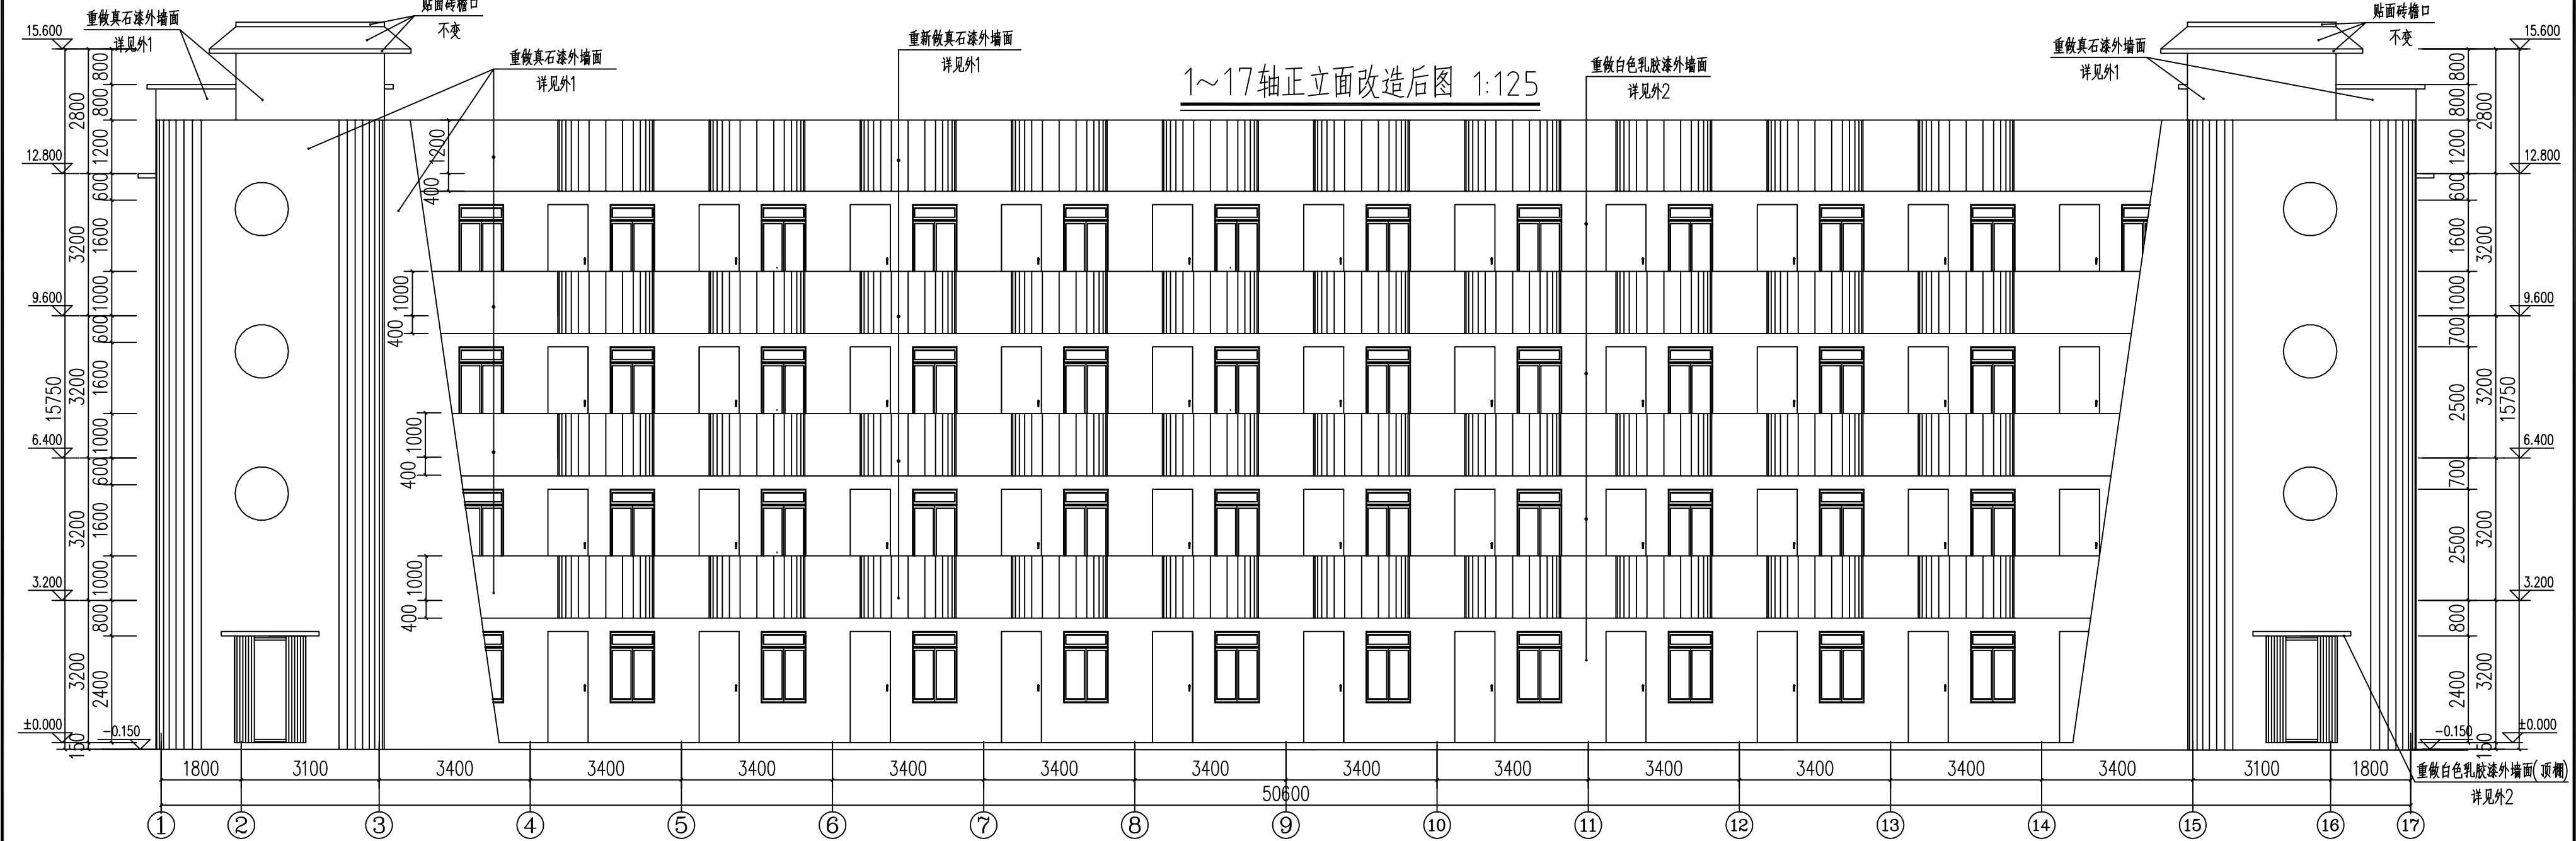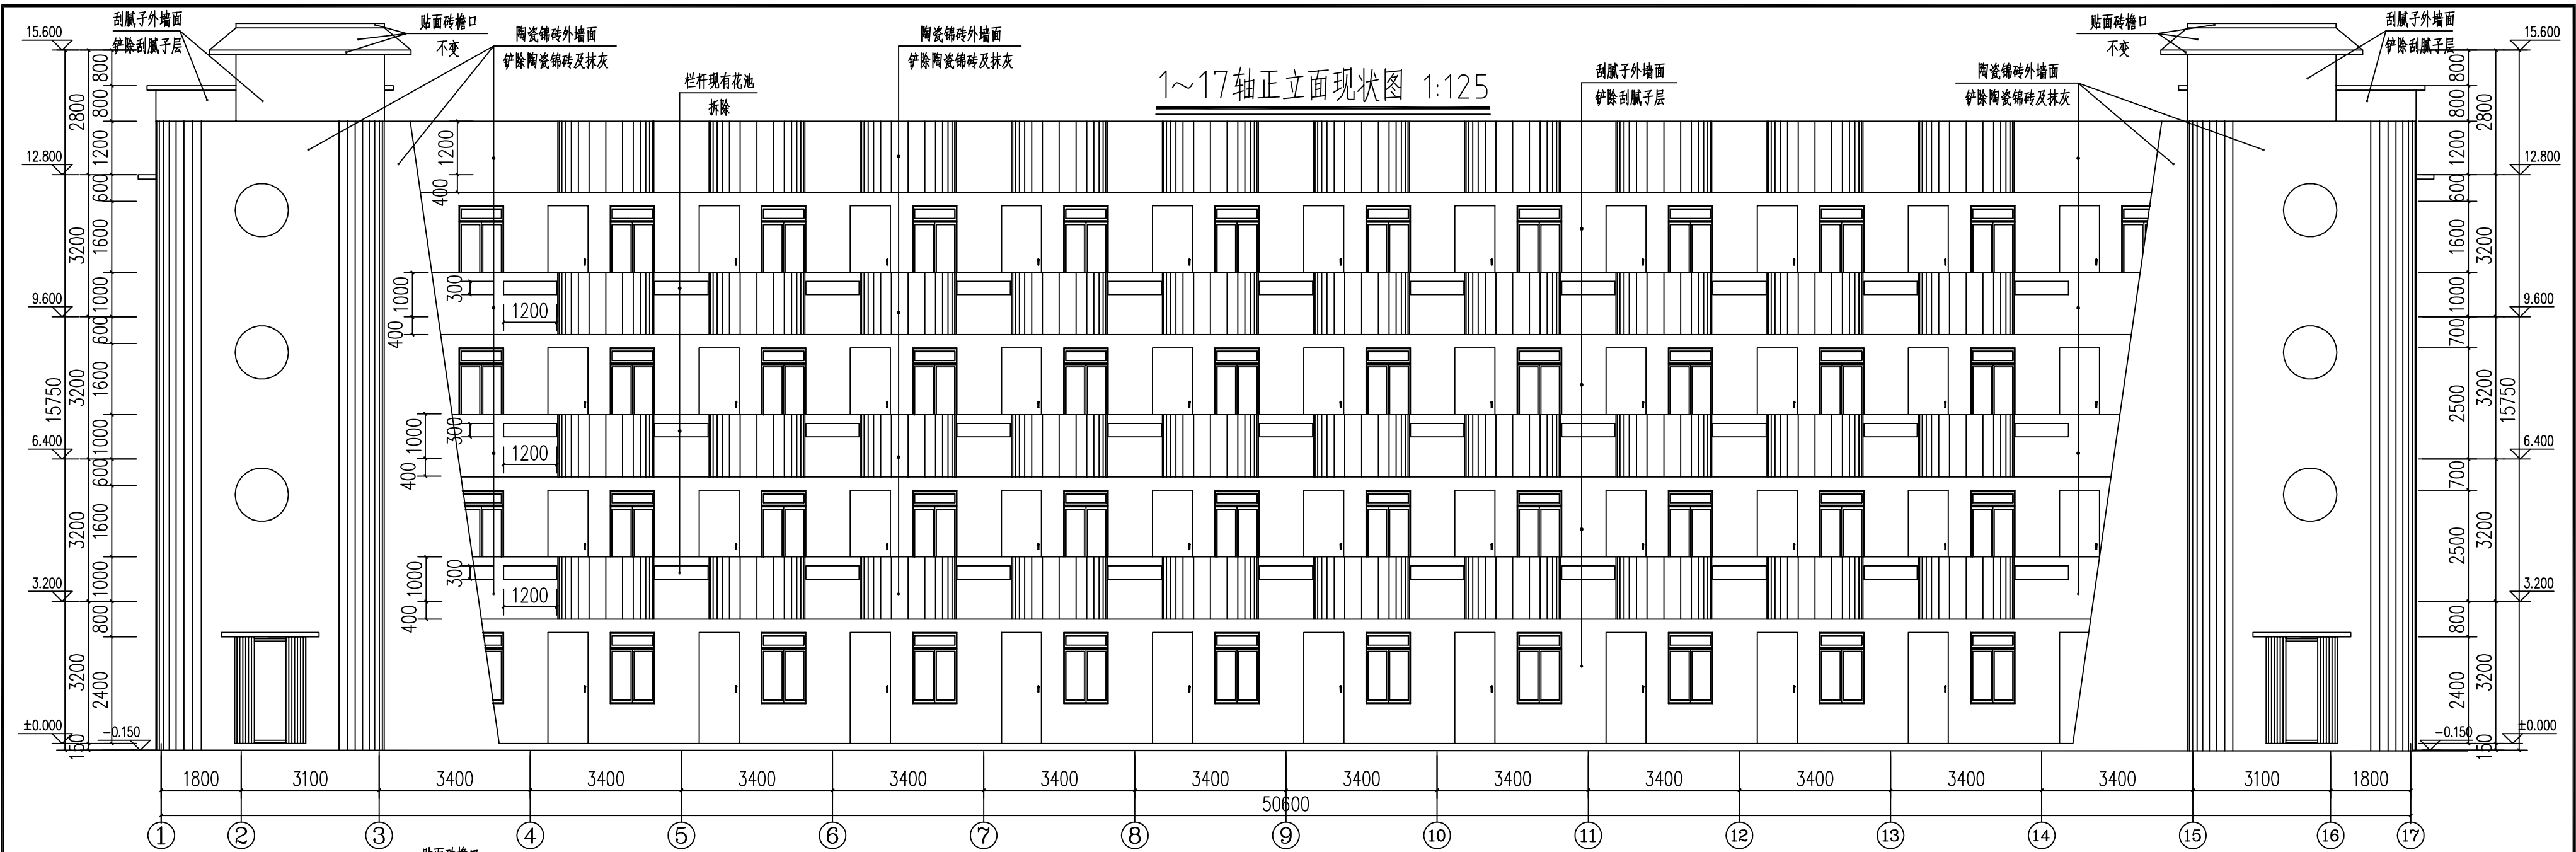


苍梧县建筑设计院有限公司 设计证书：丙级 号码：A245005749	设计出图专用章	注册师签章	修改记录	建设单位	苍梧中学	图名	1~17轴正立面现状图	工程号		院长	程伟光	项目负责人	程伟光	会签	建筑
								图别	建施	审定	何伟昌	专业负责人	程伟光		结构
								图号	JS-06	审核	何伟昌	设计	严玉燕		给排水
								日期	2022.04	校对	黎冠宏	制图	严玉燕		电气
				工程名称	学生宿舍楼北一号楼维修工程									暖通	

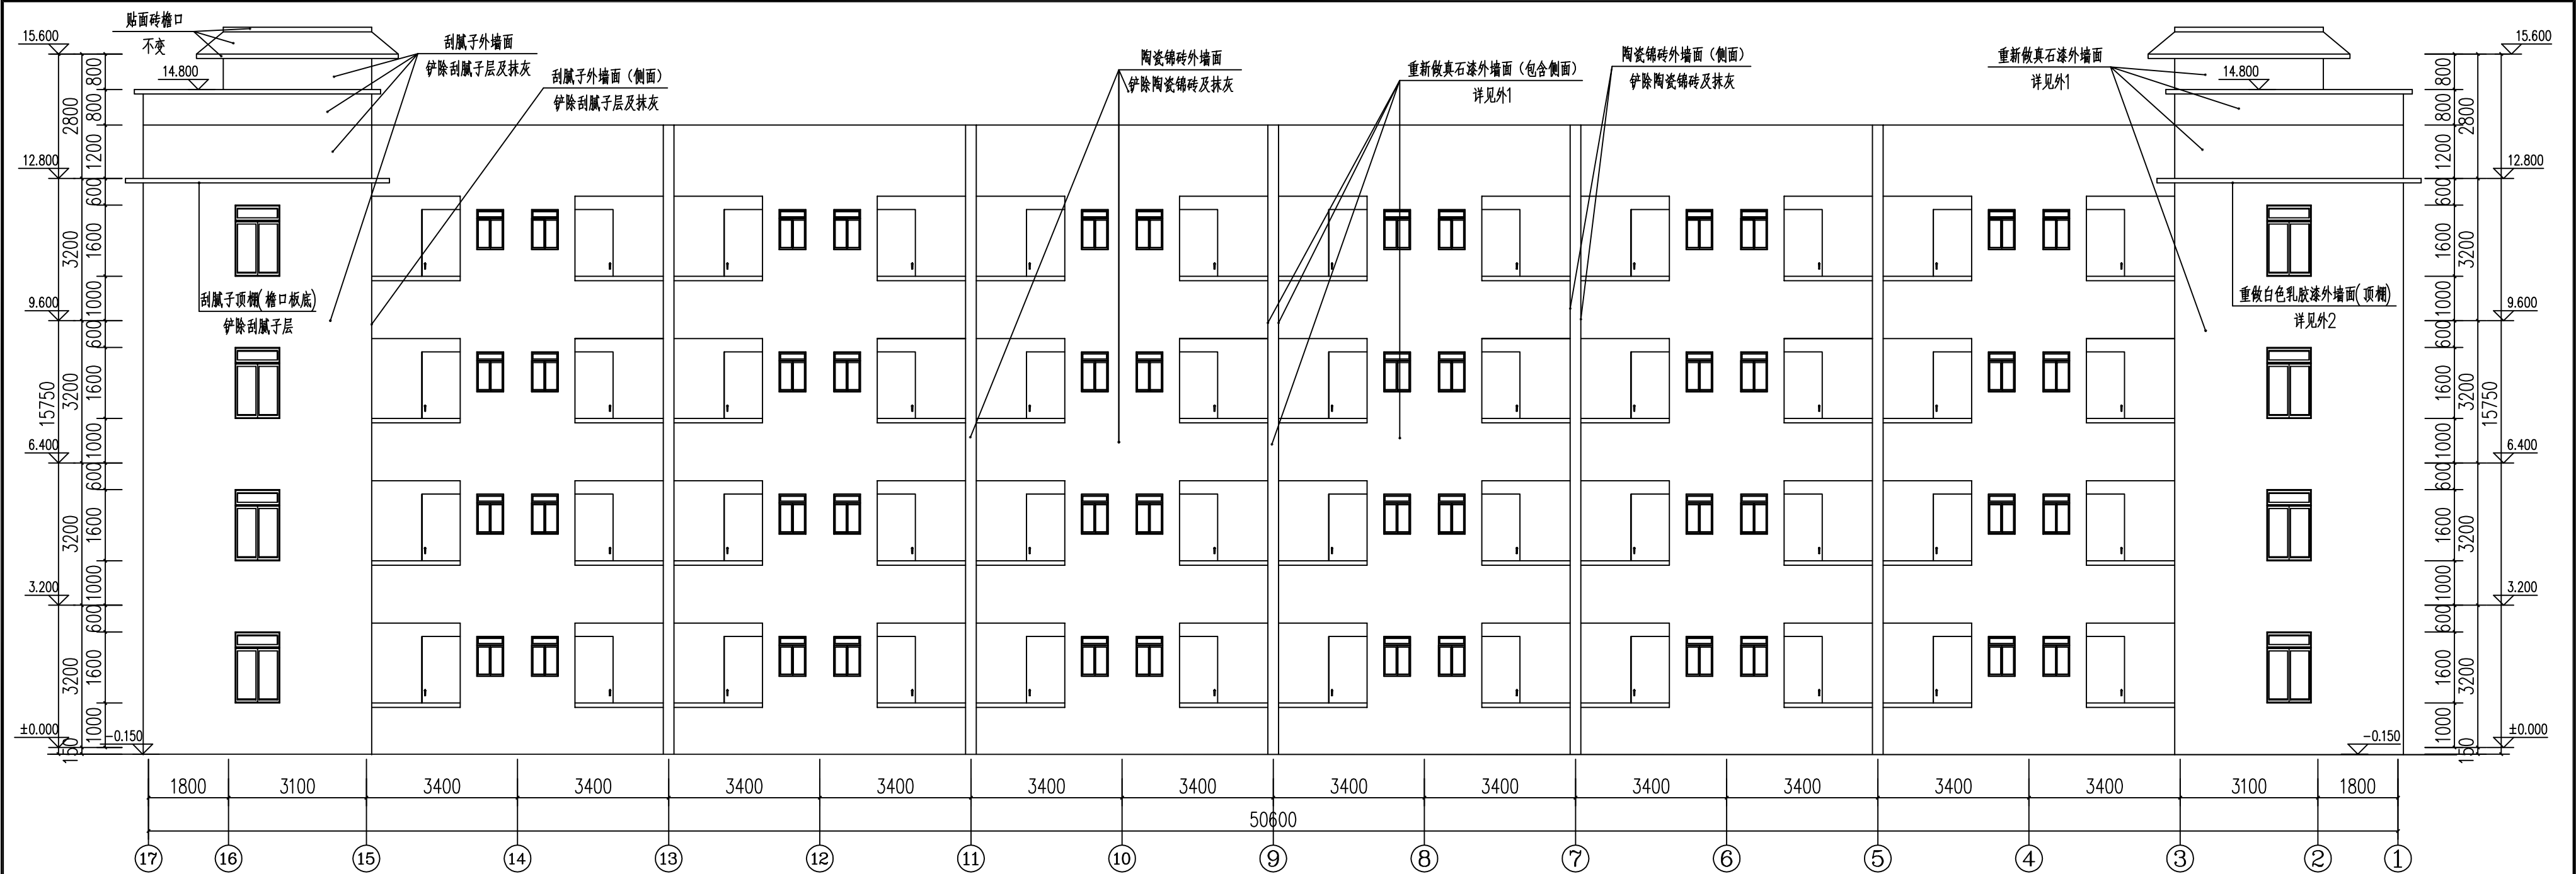

门窗表

类型	设计编号	洞口尺寸(mm)	数量						备注
			1	2	3	4	5	合计	
普通门	M0720	700X2000	24	24	24	24		96	
	M0921	900X2100					2	2	
	M0925	900X2500	26	26	26	26		104	
	LM1624	1600X2400	2					2	
普通窗	C0405	400X500	2	12	12		11	37	
	C0609	600X900	12	12	12	12		48	
	C1016	1000X1600	14	14	14	14		56	
	C1510	1500X1000	4	4	4	4		16	
洞口	DK0920	900X2000	2	2	2	2		8	
	DK φ800	800X800	2	2	2	2		8	
	DK φ1200	1200X1200		2	2	2		6	

17~1轴背立面图 1:125

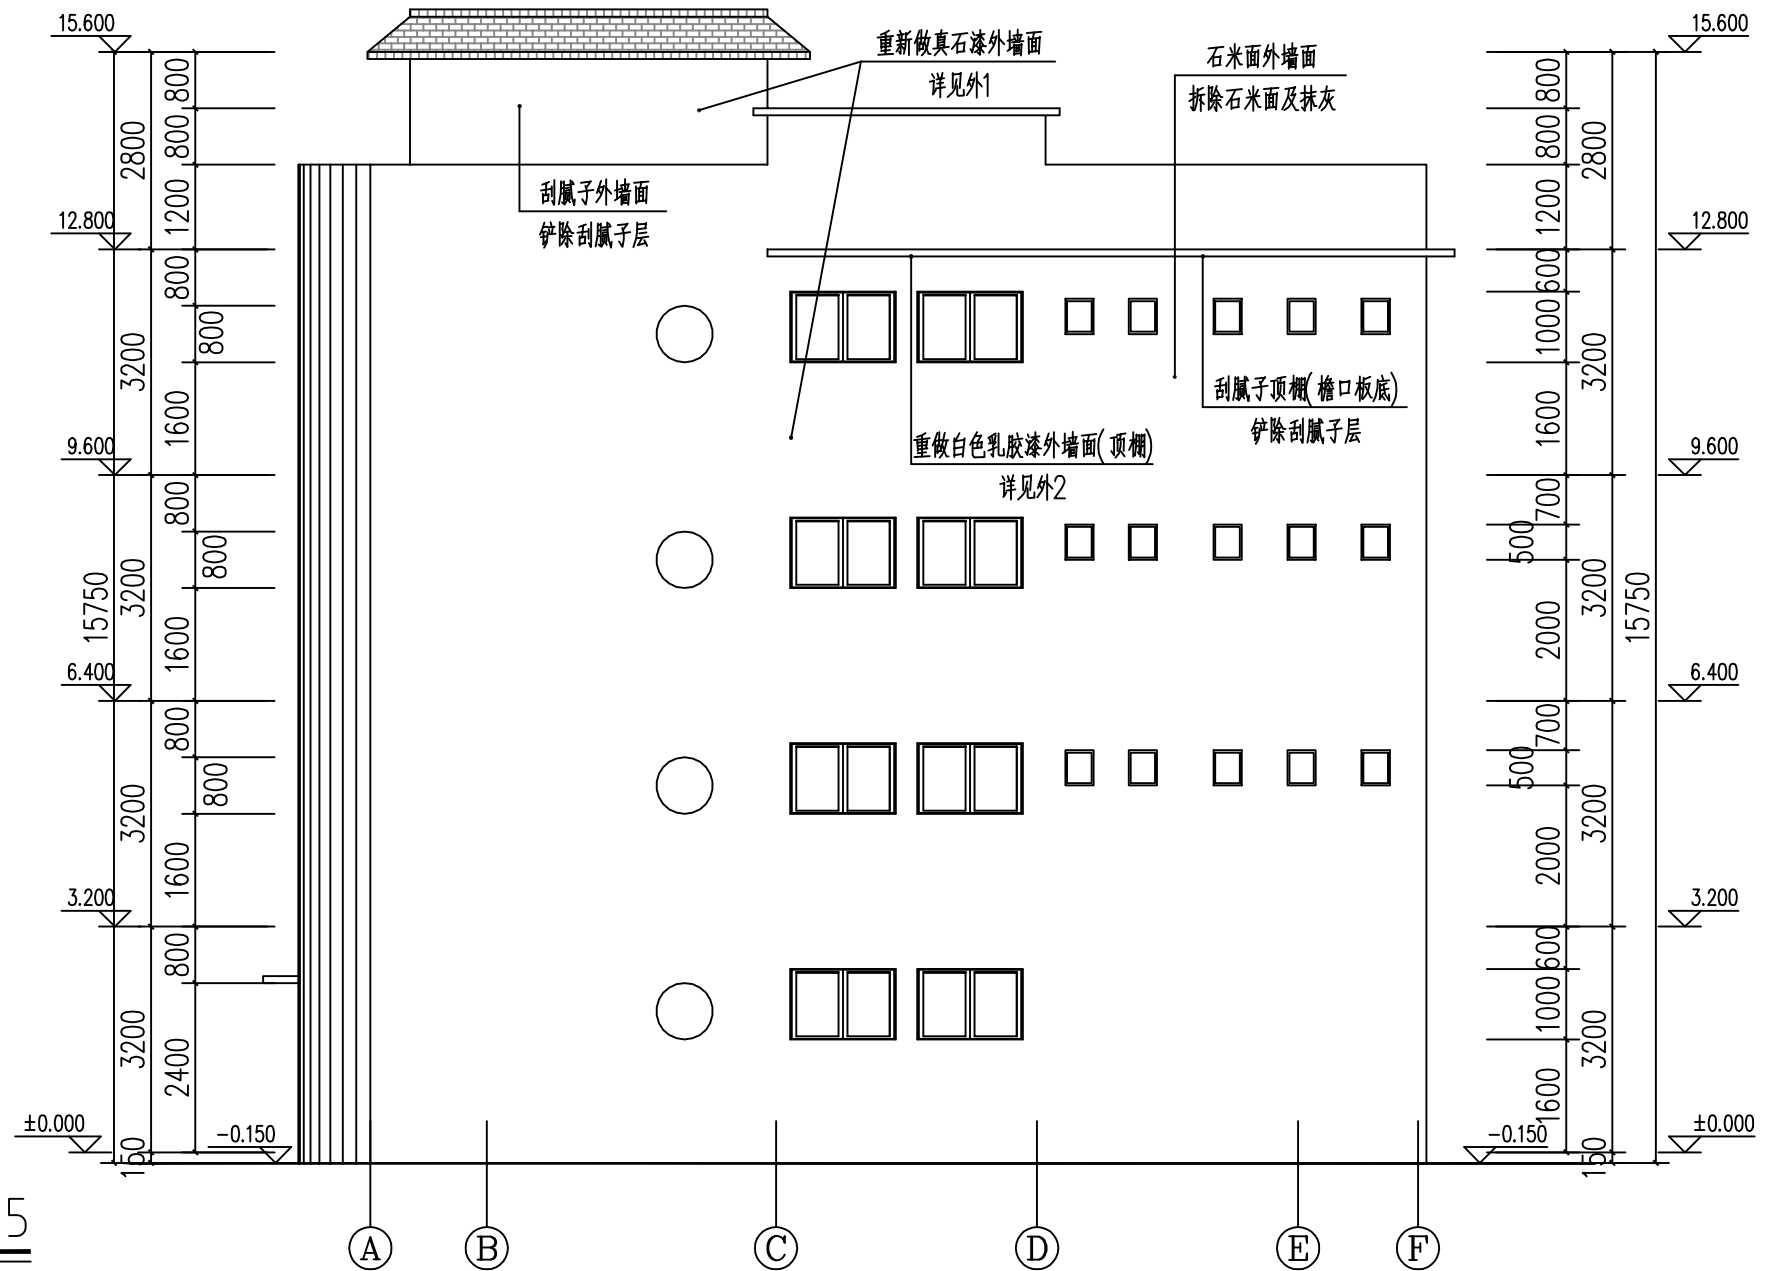

A~F轴侧立面图 1:125

苍梧县建筑设计院有限公司
设计证书: 丙级 号码: A245005749

设计出图专用章

注册师签章

修改记录

建设单位

苍梧中学

工程名称

学生宿舍楼北一号楼维修工程

图名

17~1轴背立面现状图
门窗表
A~F轴侧立面图

工程号

图别

图号

日期

院长

审定

审核

校对

程伟光

何伟昌

何伟昌

黎冠宏

项目负责人

专业负责人

设计

制图

程伟光

程伟光

严玉燕

严玉燕

会签

程伟光

程伟光

严玉燕

严玉燕

建筑

给排水

电气

暖通