


小城镇南阳入屯路沿线绿化、亮化提升项目
(二标段)

施工图

建设单位:舒兰市小城镇人民政府

设计单位:铭扬工程设计集团有限公司

量率：

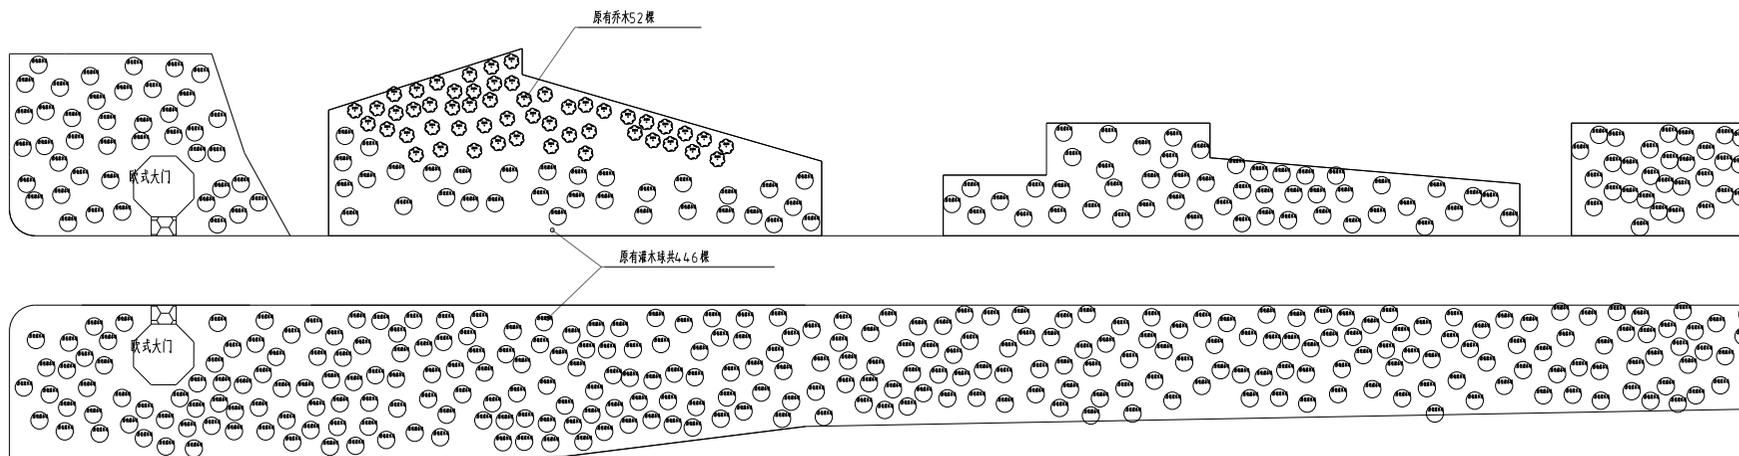

主路两侧绿化原始平面图

说明：本图以毫米为单位，清理原有病死乔木S2棵，灌木球4.12棵。移栽灌木球3.4棵。

类别	签名	
审定	黄东野	
审核	高霞	高霞
项目负责人	高霞	高霞
专业负责人	高霞	高霞
校对		
设计		
制图		

会签			
建筑		强电	
结构		暖通	
给排水		弱电	


建设单位：
 望江县小城镇人民政府

工程名称：
 小城镇前街入电路沿路绿化、亮化提升项目(二标段)


图纸名称：
 主路两侧绿化原始平面图

图号： LP-02 比例：

工程编号 PROJECT No.		专业 DISCIPLINE	措施
设计阶段 DISCIPLINE	施工图	日期 DATE	
版次 EDITION		张共 张	

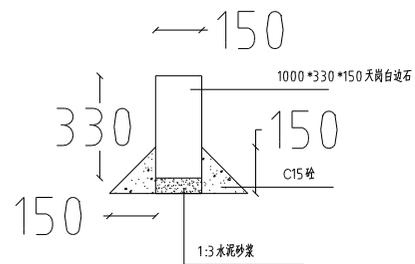

砌筑边石剖面图

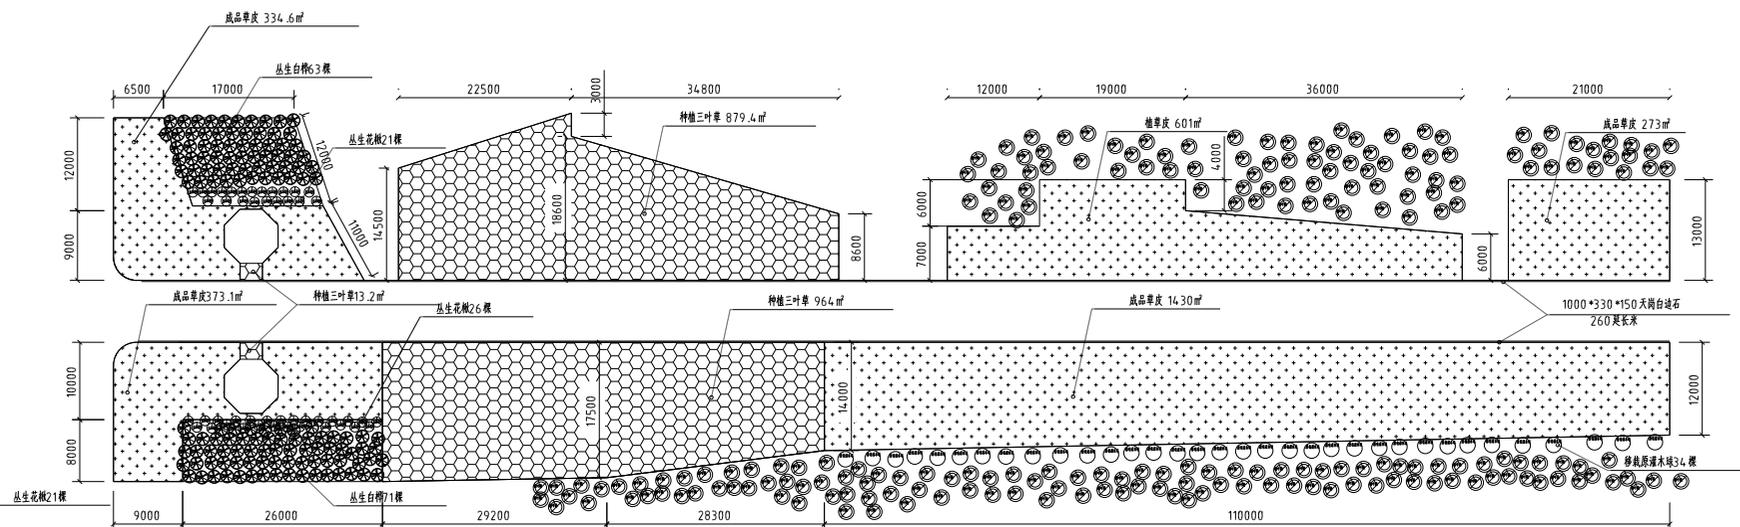

主路两侧栽植平面图

边石做法图

说明:本图以毫米为单位,移栽灌木球34棵。栽植丛生白栎134棵,丛生花楸37棵。成品草皮3011.7平方米,种植三叶草1856.6平方米。种植三叶草区域更换0.1m厚种植土185.7立方米,外运垃圾及死树319立方米,平整绿化用地3423.7平方米,养护期6个月,红叶榆叶梅210棵,新砌1000*330*150边石260延长米,C15砼2.9立方米,1:3水泥砂浆2立方米。

量率栏:

类别	姓名	签字
审定	黄东野	
审核	高霞	
项目负责人	高霞	
专业负责人	高霞	
校对		
设计		
制图		
会签		
建筑	强电	
结构	暖通	
给排水	弱电	


建设单位:
 乌兰市小城镇人民政府

工程名称:
 小城镇前街入电路沿线绿化、亮化提升项目(二标段)

图纸名称:
 主路两侧绿化栽植平面图

图号: LP-03 比例:

工程编号 PROJECT No.	专业 DISCIPLINE	日期 DATE	修改 REVISION
设计阶段 DISCIPLINE	施工期	日期 DATE	修改 REVISION
图次 SECTION	张共 张		

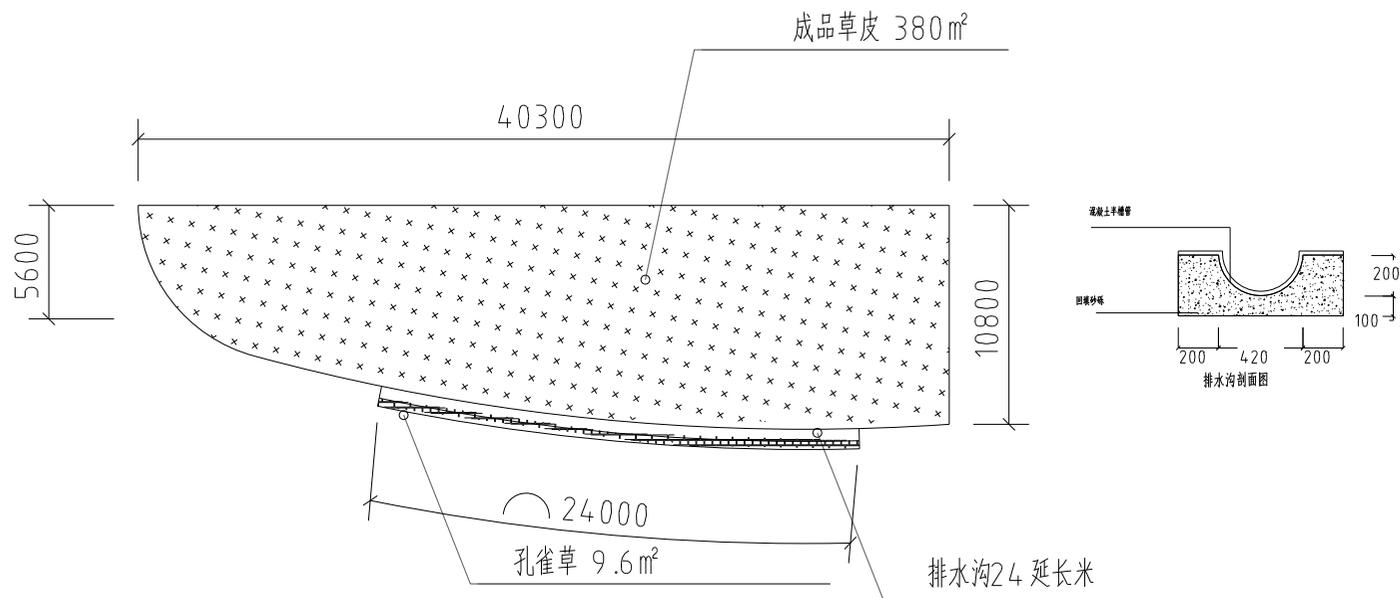

转角绿化栽植平面图

说明:本图以毫米为单位,栽植孔雀草9.6平方米,16棵/平方米,成品草皮380平方米,更换0.85m厚种植土323立方米,外运残土33立方米,平整绿化用地389.6平方米,混凝土半槽管24 延长米,砂砾4.8立方米。

盖章栏:

类别	签名	
审定	黄东野	
审核	高霞	高霞
项目负责人	高霞	高霞
专业负责人	高霞	高霞
校对		
设计		
制图		

会签			
建筑		强电	
结构		暖通	
给排水		弱电	

建设单位:

郑州市小关镇人民政府

工程名称:



小关镇前阳入电路沿线绿化、亮化提升项目(二标段)

图纸名称:

转角绿化栽植平面图

图号: LP-04 比例:

工程编号 PROJECT No.		专业 DISCIPLINE	绿化
设计阶段 DISCIPLINE	施工图	日期 DATE	
层次 SECTION		张数 SHEET	共 1 张

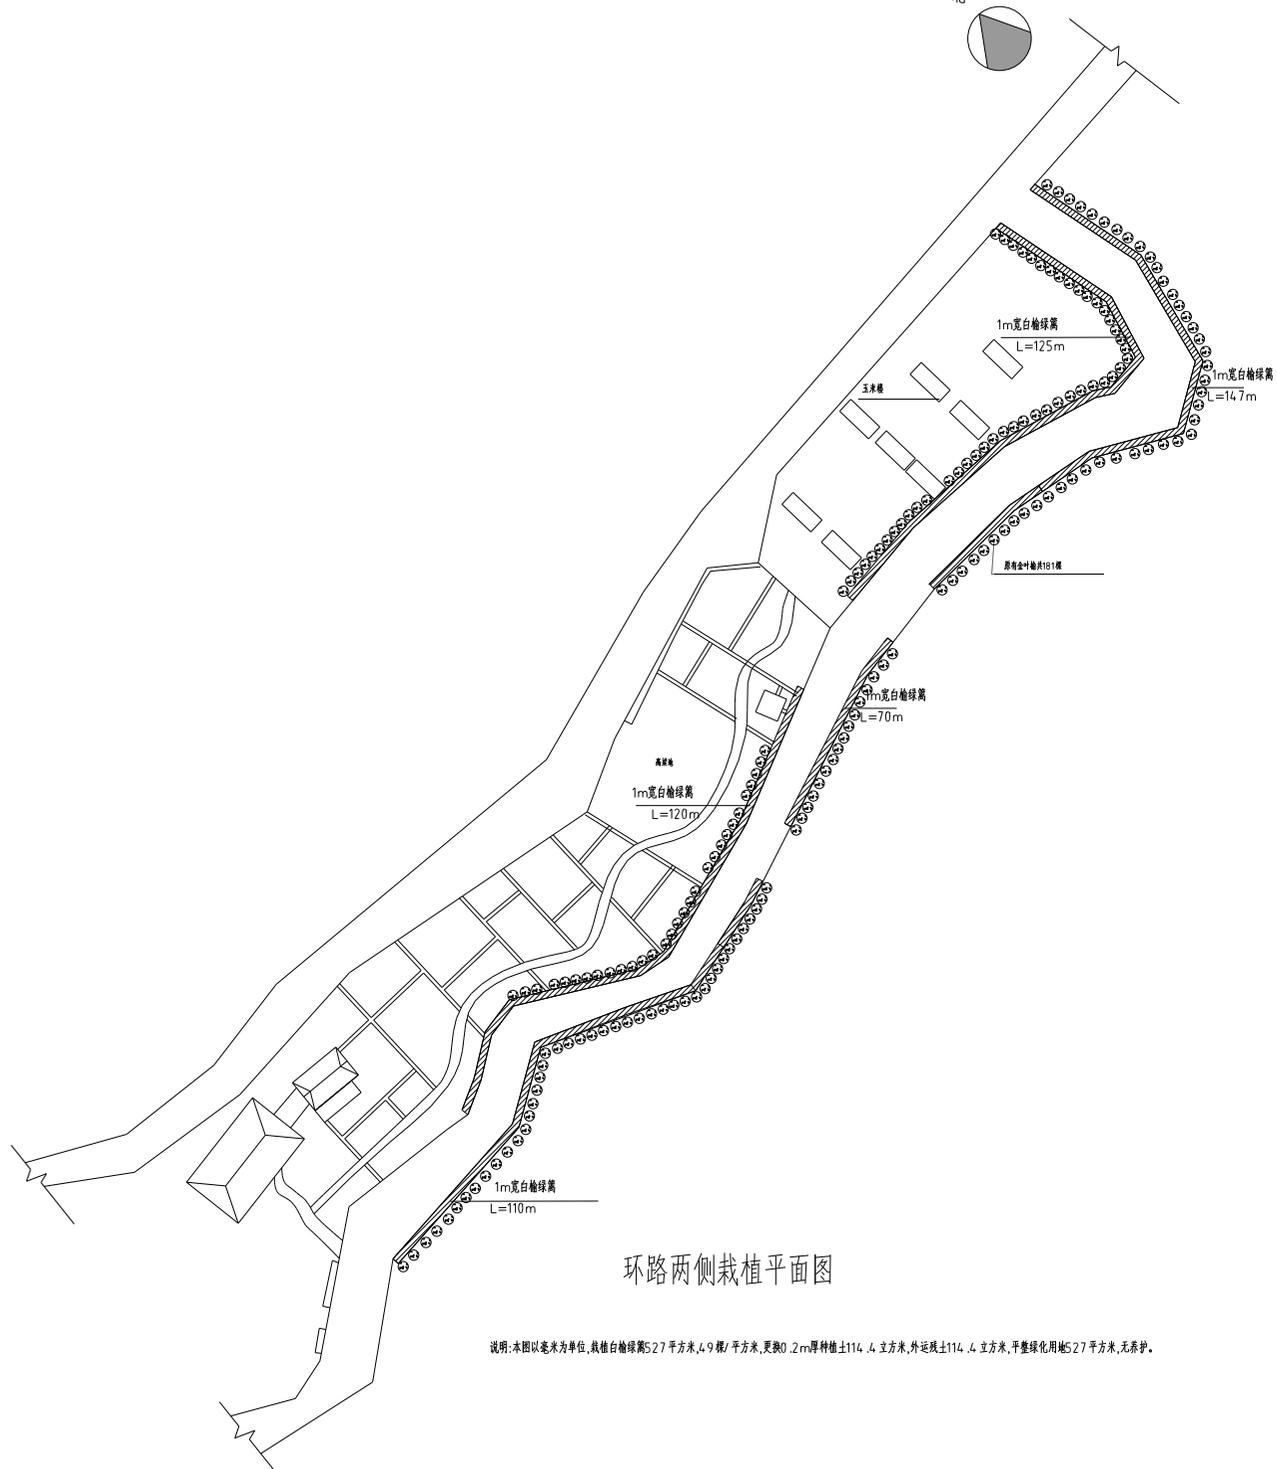 

环路两侧栽植平面图

说明: 本图以毫米为单位, 栽植白榆绿篱527平方米, 4.9棵/平方米, 更换0.2m厚种植土114.4立方米, 外运渣土114.4立方米, 平整绿化用地527平方米, 无养护。

 铭远工程设计集团有限公司
 工程设计资质等级: _____
 建筑工程甲级
 风景园林工程设计专项甲级
 甲级市政乙级
 注册建造师: A233020952
 注册造价工程师: A133020955
 注册监理工程师: 注册编号: 23330954

盖章栏:

类别	姓名	签字
审定	黄东野	
审核	高霞	
项目负责人	高霞	
专业负责人	高霞	
校对		
设计		
制图		

会签	
建筑	强电
结构	暖通
给排水	弱电

建设单位:

鄂兰市小城镇人民政府

工程名称:

小城镇前街入电路沿线绿化、亮化提升项目(二标段)

图纸名称:


环路两侧绿化栽植平面图

图号: LP-05 比例:

工程编号	专业	日期	修改
PROJECT No.	专业	日期	修改
设计阶段	施工图	日期	修改
DISCIPLINE	施工图	日期	修改
层次	第 张 共 张		
EDITION	第 张 共 张		



盖章处：

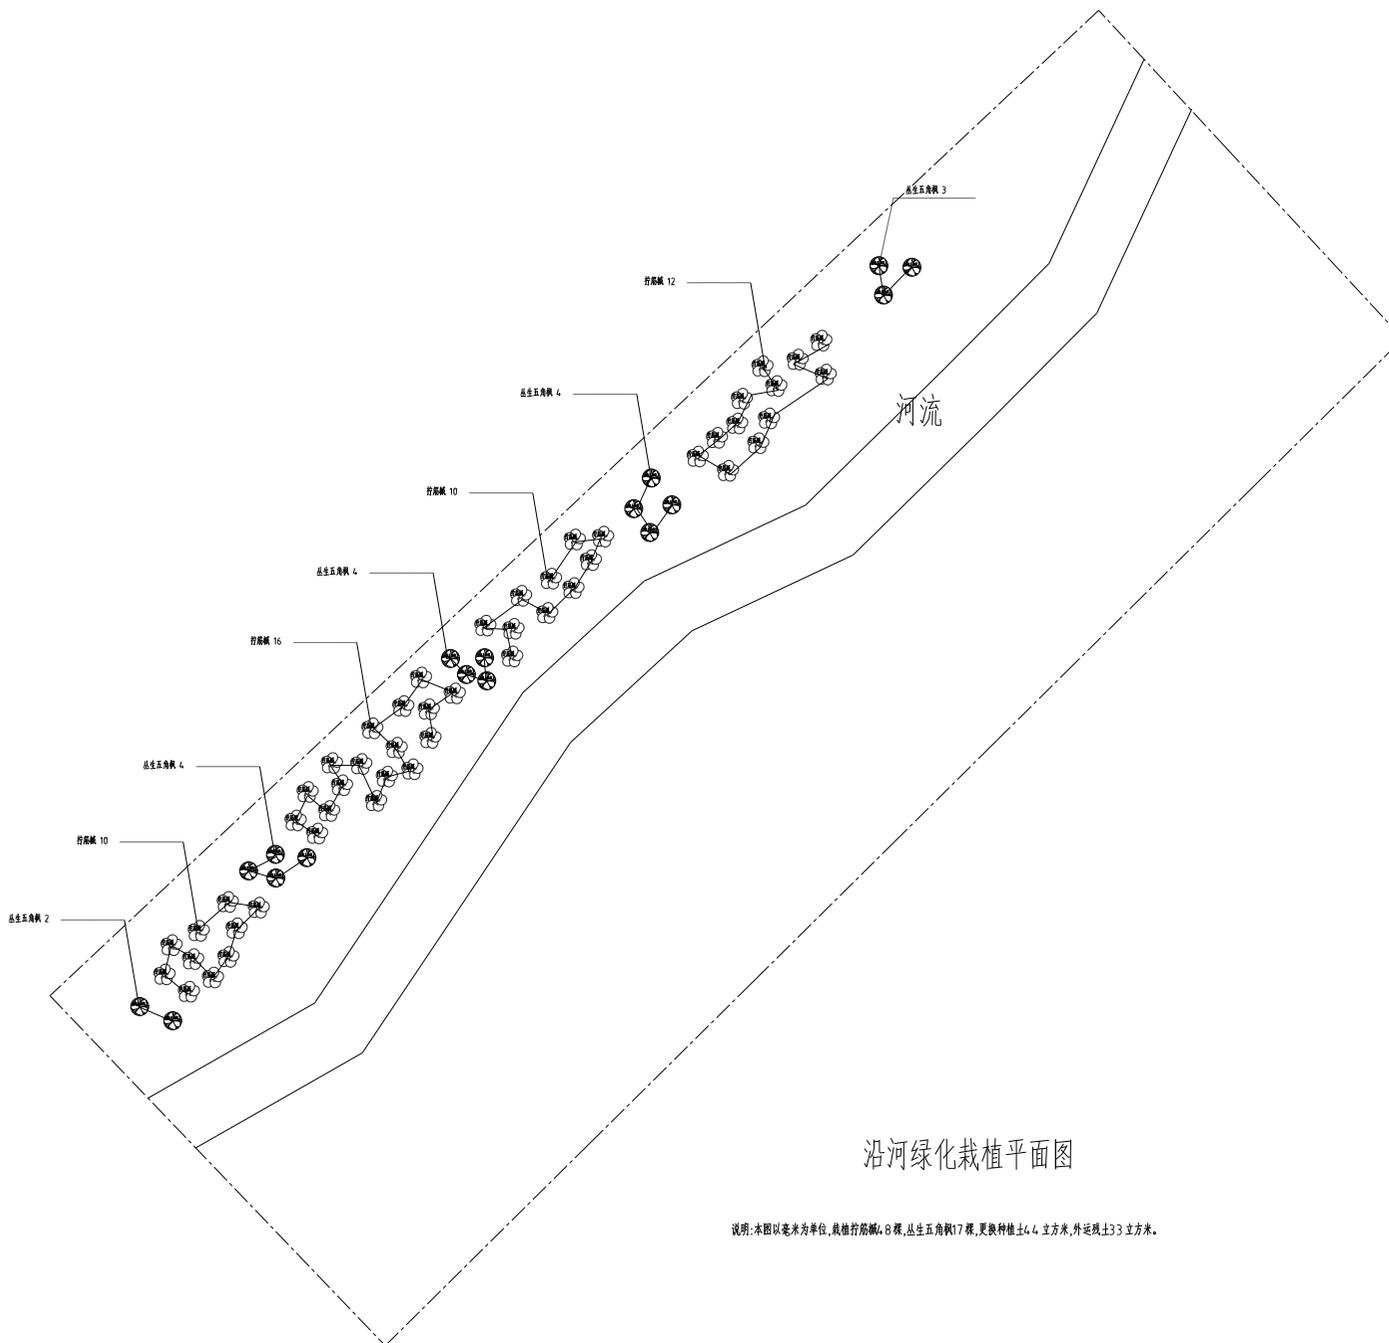

沿河绿化栽植平面图

说明：本图以毫米为单位，栽植行距4.0米，丛生五角枫17棵，更换种植土4.4立方米，外运黄土33立方米。

类别	签名	
审定	黄东野	
审核	高霞	高霞
项目负责人	高霞	高霞
专业负责人	高霞	高霞
校对		
设计		
制图		

会签		
建筑		强电
结构		暖通
给排水		弱电

建设单位：
绍兴市小越镇人民政府


工程名称：
小越镇前村入电路沿线绿化、亮化提升项目(二标段)

图纸名称：
沿河绿化栽植平面图

图号： LP-06 比例：

工程编号 PROJECT No.		专业 DISCIPLINE	措施
设计阶段 DISCIPLINE	施工图	日期 DATE	
层次 SECTION		第 张 共 张	

 材料清单表

编号	图例	名称	胸径(cm)	苗高(m)	冠幅(m)	数量	单位	备注
01		原有乔木	15-20			52	棵	清除并外运(包括树根)
02		原有灌木球			1.5	446	丛	412丛清除并外运,34丛移植至指定位置
03		原有金叶榆	8-10			181	棵	修剪并养护,养护期6个月。
04		丛生白桦		4.5		134	棵	
05		红叶榆叶梅	4-6	1.5-2	1.5-2	210	棵	只提供苗木,无栽植,无养护
06		丛生五角枫		3.5-4	2-2.5	17	棵	
07		拧筋槭	5-7	3.5-4	2.5-3	48	棵	
08		白榆绿篱		1-1.2		572	平方米	三年生,多枝条。4.9棵/m ² 。
09		平整绿化用地				4385.3	平方米	
10		种植土				667.1	立方米	
11		残土外运				499.4	立方米	
12		三叶草				1856.6	平方米	更换0.1m厚种植土
13		成品草皮				3391.7	平方米	
14		孔雀草				9.6	平方米	16棵/m ² 。
		混凝土半管				24	米	
		砂砾				4.8	立方米	
		1000*330*150 边石				260	延长米	
		C15 砼				2.9	立方米	
		1:3水泥砂浆				2	立方米	50mm厚

盖章栏:

类别	签名	
审定	黄东野	
审核	高霞	高霞
项目负责人	高霞	高霞
专业负责人	高霞	高霞
校对		
设计		
制图		

会签			
建筑		强电	
结构		暖通	
给排水		弱电	

建设单位:

祁门县小徽慎人民政府

工程名称:

小徽慎镇村人电路沿线绿化、亮化提升项目(二标段)

图纸名称:

材料清单表

图号: LP-07 比例:

工程编号 PROJECT NO.		专业 DISCIPLINE	绿化
设计阶段 DISCIPLINE	施工图	日期 DATE	
层次 SECTION		张数 SHEET	共 1 张