




金华市第二医院

医院导视系统方案

HOSPITAL GUIDANCE SYSTEM
SOLUTION

规划设计

DESIGN PLANNING

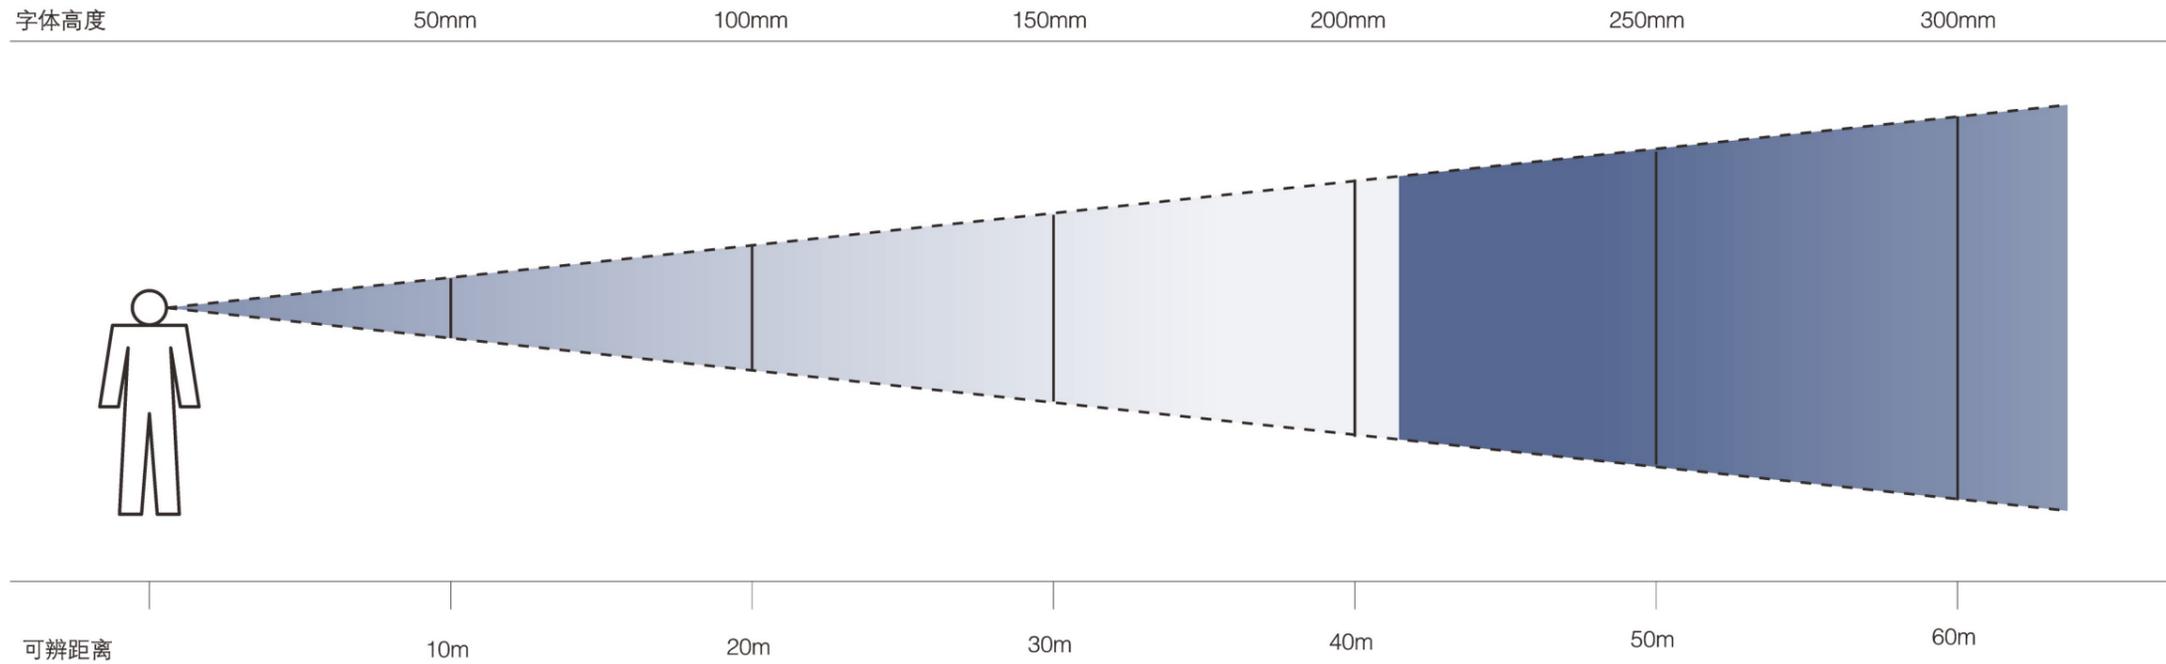

公共空间标识设计的空间关系中，字体的元素较其他因素重要，它与视觉认识距离密不可分。视觉认知具体就是我们通常所讲的可识别率。经过人体工程学的实践证实，针对文字的测试，我们已经有了可以借鉴的辅助公式，辅助我们确认、设计标识系统，决定最佳文字内容大小尺寸、规格。

本图纸的著作权及其它相关权益属浙江省建筑设计研究院（ZIAD）所有，图中所含的专有技术信息应予以保密。未经本院书面许可，不得复制本图纸或将信息提供或披露给任何第三方（本院与客户另有约定者，从其约定）。

建设单位 OWNER

金华市第二医院

设计单位 DESIGNER



浙江省建筑设计研究院

ZHEJIANG PROV. INSTITUTE OF ARCHITECTURAL DESIGN AND RESEARCH

工程设计甲级资质证书：建筑行业（建筑工程）甲级；市政行业（给水工程、排水工程）专业甲级；风景园林工程设计专项甲级。证书编号：A133012073

地址/杭州市安吉路18号 邮编/310006

单位出图专用章盖章

	姓名	签名
审定		
审核/复核		
设计总负责人		
专业负责人		
设计 计算		
制 图		
校 对		
出图日期		

项目名称 PROJECT

金华市第二医院综合楼项目

子项名称 SUBPROJECT

设计号		设计阶段	
图 号		版 本 号	

图 名

附录一 国家图形符号标准

本部分标准为国家强制性执行标准，涉及到此部分标准时，必须严格按照国家标准执行。

一、标志用公共信息图形符号

	方向 Direction 表示方向		入口 Way in 表示入口位置或指明进去的通道		出口 Way out 表示出口位置或指明出去的通道		收费处 Cashier 表示用现金或支票进行结算的场所		安全保卫 Guard 表示安全保卫人员或指明安全保卫人员值勤的地点
	公用电话 Telephone 表示提供电话服务的场所		电梯 Elevator 表示公用电梯		无障碍电梯 Accessible Elevator 表示供残疾人使用的电梯		货梯 Elevator for Goods 表示供运输货物的电梯		信息服务 Information 表示提供各种信息的场所
	停车场 Parking 表示供停放机动车的场所		自行车停放处 Parking for bicycle 表示供停放自行车的场所		卫生间 Toilet 表示卫生间		男性 Male 表示专供男性使用的设施		女性 Female 表示专供女性使用的设施
	楼梯 Stairs 表示上下共用的楼梯		上楼楼梯 Stairs up 表示仅允许上楼的楼梯		下楼楼梯 Stairs down 表示仅允许下楼的楼梯		中餐 Restaurant 表示提供中式餐饮服务的场所		邮箱 Mailbox 表示可以投寄信件 的邮政信箱

本图纸的著作权及其它相关权益属浙江省建筑设计研究院（ZIAD）所有，图中所含的专有技术信息应予以保密。未经本院书面许可，不得复制本图纸或将信息提供或披露给任何第三方（本院与客户另有约定者，从其约定）。

建设单位 OWNER

金华市第二医院

设计单位 DESIGNER



浙江省建筑设计研究院

ZHEJIANG PROV. INSTITUTE OF ARCHITECTURAL DESIGN AND RESEARCH

工程设计甲级资质证书：建筑行业（建筑工程）甲级；市政行业（给水工程、排水工程）专业甲级；风景园林工程设计专项甲级。证书编号：A133012073

地址/杭州市安吉路18号 邮编/310006

单位出图专用章盖章

	姓名	签名
审定		
审核/复核		
设计总负责人		
专业负责人		
设计 计算		
制 图		
校 对		
出图日期		

项目名称 PROJECT

金华市第二医院综合楼项目

子项名称 SUBPROJECT

设计号		设计阶段	
图 号		版 本 号	

图 名



无障碍设施
Accessible Facility
表示供残疾人使用的设施



饮用水
Drinking water
表示可以饮用的水



等候室
Waiting room
表示提供人们休息等候的场所



会议室
Conference room
表示供召开会议的场所



走失儿童认领
Lost children
表示丢失物品的登记或认领场所



咖啡
Coffee
表示喝咖啡及其他饮料的场所



商店
Shopping area
表示出售各种商品的场所



问讯台
Information
表示提供问讯服务的场所



贵宾
Very Important Person
表示对贵宾提供的服务场所



快餐
Snack bar
表示提供快餐服务的场所



自动扶梯
Escalator
表示自动扶梯



安静
Silence
表示应保持安静的场所



允许吸烟
Smoking allowed
表示允许吸烟的场所



衣帽间
Cloakroom
表示供更衣或存放衣帽等物品的场所



男更衣室
Men's locker
表示专供男性更衣或存放衣帽等物品的场所




女更衣室
Women's locker
表示专供女性更衣或存放衣帽等物品的场所



踏板放水
Pedal-operated facilities
表示用脚踏方式放水



废物箱
Rubbish receptacle
表示供人们扔弃废物的设施

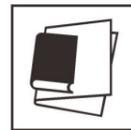

书报
Book and newspaper
表示出售各种书报的场所



失物招领
Lost and found
表示丢失物品的登记或认领场所



休息区
Rest Area
表示供人们休息的区域或场所



票务服务
Tickets
表示出售各种票据的场所



手续办理接待
Check-in; Reception
表示办理手续或提供接待服务的场所



报告厅
Lecture Hall
表示供做报告的场所



婴儿车
Baby Carriage
表示提供婴儿车服务的场所



哺乳室
Feeding Area
表示可喂哺婴儿或给婴儿更换尿布的场所



茶饮
Tea
表示喝茶及其他饮料的场所
不表示酒吧、咖啡、快餐



自动柜员机
Automatic Teller Machine
表示可以进行自动存款、取款、交费的设施



禁止吸烟
No smoking
表示禁止吸烟的场所



请勿拍照
No Photography Allowe
表示该处不允许拍摄照片



请勿携带宠物
No Pets Allowed
表示该处不允许携带宠物



非饮用水
Not Drinking Water
表示该处的水不能饮用



请勿乱扔废弃物
Do Not Throw Rubbish
表示该处不允许乱扔废弃物

本图纸的著作权及其它相关权益属浙江省建筑设计研究院（ZIAD）所有，图中所含的专有技术信息应予以保密。未经本院书面许可，不得复制本图纸或将信息提供或披露给任何第三方（本院与客户另有约定者，从其约定）。

建设单位 OWNER

金华市第二医院

设计单位 DESIGNER



浙江省建筑设计研究院

ZHEJIANG PROV. INSTITUTE OF ARCHITECTURAL DESIGN AND RESEARCH

工程设计甲级资质证书为：建筑行业（建筑工程）甲级；市政行业（给水工程、排水工程）专业甲级；风景园林工程设计专项甲级。证书编号：A133012073

地址/杭州市安吉路18号 邮编/310006

单位出图专用章盖章

	姓名	签名
审定		
审核/复核		
设计总负责人		
专业负责人		
设计 计算		
制 图		
校 对		
出图日期		









项目名称 PROJECT

金华市第二医院综合楼项目

子项名称 SUBPROJECT

设计号		设计阶段	
图 号		版 本 号	
图 名			

二、医疗卫生符号标准

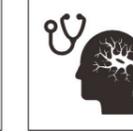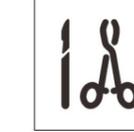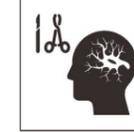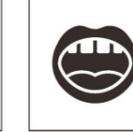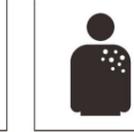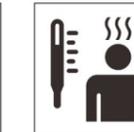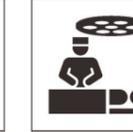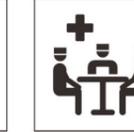													
医生 Doctor	护士 Nurse	急诊 Emergency	病房 Ward	内科 Internal Medicine Department	通用内科 General Internal Medicine Department	呼吸内科 Pulmonary Medicine Department	心血管内科 Cardiovascular Department	肾内科 Nephrology Department	消化内科 Digestive Internal Medicine Department	内分泌科 Endocrinology Department	神经内科 Neurological Medicine Department	血液科 Hematology Department	外科 Surgery Department
													
普通外科(通用外科) General Surgery Department	胸外科 Thoracic Surgery Department	心外科 Cardiovascular Surgery Department	泌尿外科 Urology Surgery Department	胃肠外科 Gastrointestinal Surgery Department	肝胆外科 Hepatological Surgery Department	血管外科 Vascular Surgery Department	神经外科 Neurosurgery Department	精神科 Psychiatry Department	感染科 Infectious Disease Department	耳鼻喉科 E.N.T.Department	口腔科 Stomatology Department	眼科 Ophthalmology Department	皮肤科 Dermatology Department
													
男科 Andrology Department	妇科 Gynecology Department	产科 Obstetrics Department	儿科 Pediatrics Department	老年科 Geriatrics Department	骨科 Orthopedics Department	中医科 Traditional Chinese Medicine Department	针灸推拿科 Acupuncture and Massage Department	康复医学科 Medical Rehabilitation Department	预防保健科 Prevention and Health Care Department	疼痛科 Pain Management Department	营养科 Nutrition Department	肠道门诊 Gastroenterology Clinic	发热门诊 Fever Clinic
													
心电图室 Electrocardiogram Room	脑电图室 Electroencephalogram Room	肌电图室 Electromyography Room	直立倾斜试验室 Head-up Tilt Test	超声诊断科 Ultrasound Department	超声心电图室 Echocardiography Room	放射科 Radiology Department	断层扫描室 (CT室) CT Examination Room	核磁共振室 (MRI室) Magnetic Resonance Imaging Room	放疗室 Radiation Therapy Room	透析室 Dialysis Room	理疗科 Physiotherapy Department	手术室 Operating Room	会诊中心 Consultation Center
													
治疗室 Treatment Room	留观室 Observation Room	注射室 Injection Room	静脉采血室 Blood Sampling Room	标本接受 Sample Receiving	检验科 Clinical Laboratory Department	病理科 Vascular Surgery Department	药房 Pharmacy	中药房 TCM Pharmacy	肌电图室 Electromyography Room				

本图纸的著作权及其它相关权益属浙江省建筑设计研究院(ZIAD)所有, 图中所含的专有技术信息应予以保密。未经本院书面许可, 不得复制本图纸或将信息提供或披露给任何第三方(本院与客户另有约定者, 从其约定)。

建设单位 OWNER

金华市第二医院

设计单位 DESIGNER



浙江省建筑设计研究院
ZHEJIANG PROV. INSTITUTE OF ARCHITECTURAL DESIGN AND RESEARCH

工程设计甲级资质证书: 建筑行业(建筑工程)甲级; 市政行业(给水工程、排水工程)专业甲级; 风景园林工程设计专项甲级。证书编号: A133012073

地址/杭州市安吉路18号 邮编/310006

单位出图专用章盖章

	姓名	签名
审定		
审核/复核		
设计总负责人		
专业负责人		
设计 计算		
制图		
校对		
出图日期		

项目名称 PROJECT

金华市第二医院综合楼项目

子项名称 SUBPROJECT

设计号		设计阶段	
图号		版本号	
图名			

三、消防安全类



禁止吸烟
No smoking



禁止烟火
No burning



禁止用水灭火
No watering to put out the fire



禁止启动
No starting



禁止抛物
No tossing



当心绊倒
Caution, stumbling



当心滑跌
Caution, slip



禁止合闸
No switching on



禁止触摸
No touching



禁止跨越
No striding



禁止攀登
No climbing



禁止跳下
No jumping down



当心触电
Danger! electric shock



当心落物
Caution, falling objects



禁止入内
No entering



禁止停留
No stopping



禁止靠近
No nearing



禁止堆放
No stocking



注意安全
Caution, danger



当心火灾
Caution, fire



当心坠落
Caution, drop down

本图纸的著作权及其它相关权益属浙江省建筑设计研究院（ZIAD）所有，图中所含的专有技术信息应予以保密。未经本院书面许可，不得复制本图纸或将信息提供或披露给任何第三方（本院与客户另有约定者，从其约定）。

建设单位 OWNER

金华市第二医院

设计单位 DESIGNER



浙江省建筑设计研究院

ZHEJIANG PROV. INSTITUTE OF ARCHITECTURAL DESIGN AND RESEARCH

工程设计甲级资质证书：建筑行业（建筑工程）甲级；市政行业（给水工程、排水工程）专业甲级；风景园林工程设计专项甲级。证书编号：A133012073

地址/杭州市安吉路18号

邮编/310006

单位出图专用章盖章

	姓名	签名
审定		
审核/复核		
设计总负责人		
专业负责人		
设计 计算		
制 图		
校 对		
出图日期		

项目名称 PROJECT

金华市第二医院综合楼项目

子项名称 SUBPROJECT

设计号		设计阶段	
图 号		版 本 号	
图 名			

四、道路交通类



本图纸的著作权及其它相关权益属浙江省建筑设计研究院（ZIAD）所有，图中所含的专有技术信息应予以保密。未经本院书面许可，不得复制本图纸或将信息提供或披露给任何第三方（本院与客户另有约定者，从其约定）。

建设单位 OWNER

金华市第二医院

设计单位 DESIGNER



浙江省建筑设计研究院

ZHEJIANG PROV. INSTITUTE OF ARCHITECTURAL DESIGN AND RESEARCH

工程设计甲级资质证书：建筑行业（建筑工程）甲级；市政行业（给水工程、排水工程）专业甲级；风景园林工程设计专项甲级。证书编号：A133012073

地址/杭州市安吉路18号

邮编/310006

单位出图专用章盖章

	姓名	签名
审定		
审核/复核		
设计总负责人		
专业负责人		
设计 计算		
制 图		
校 对		
出图日期		


项目名称 PROJECT

金华市第二医院综合楼项目


子项名称 SUBPROJECT

设计号		设计阶段	
图 号		版 本 号	
图 名			



左上

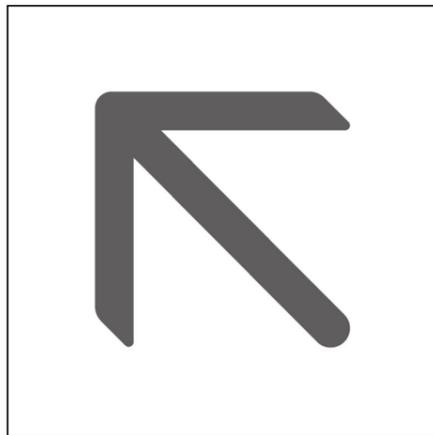

直行

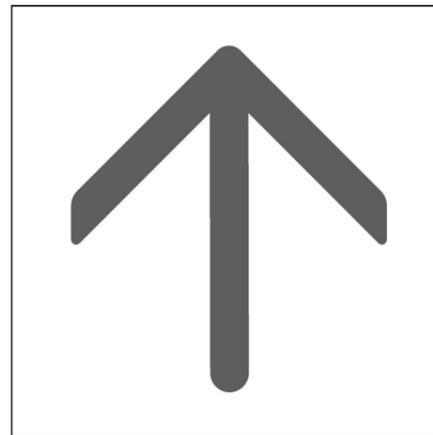


右上

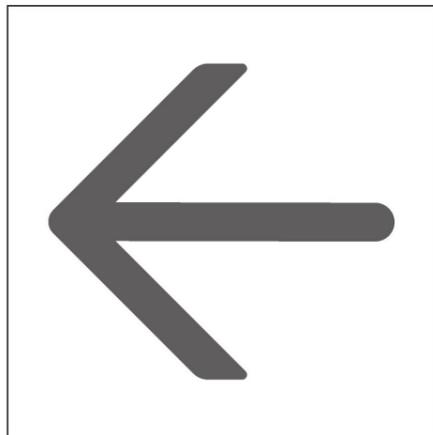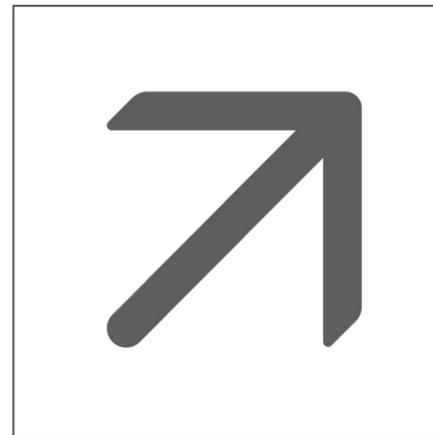

左

室内外标识
指示部分

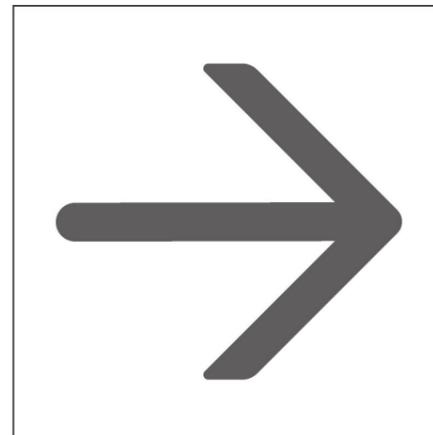

右

本图纸的著作权及其它相关权益属浙江省建筑设计研究院（ZIAD）所有，图中所含的专有技术信息应予以保密。未经本院书面许可，不得复制本图纸或将信息提供或披露给任何第三方（本院与客户另有约定者，从其约定）。

建设单位 OWNER

金华市第二医院

设计单位 DESIGNER



浙江省建筑设计研究院

ZHEJIANG PROV. INSTITUTE OF ARCHITECTURAL DESIGN AND RESEARCH

工程设计甲级资质证书为：建筑行业（建筑工程）甲级；市政行业（给水工程、排水工程）专业甲级；风景园林工程设计专项甲级。证书编号：A133012073

地址/杭州市安吉路18号 邮编/310006

单位出图专用章盖章

	姓名	签名
审定		
审核/复核		
设计总负责人		
专业负责人		
设计 计算		
制 图		
校 对		
出图日期		

项目名称 PROJECT

金华市第二医院综合楼项目

子项名称 SUBPROJECT

设计号		设计阶段	
图 号		版 本 号	
图 名			

DESIGN SCHEME

设计
方案



医疗属性



严谨专业



安全关爱

本图纸的著作权及其它相关权益属浙江省建筑设计研究院（ZIAD）所有，图中所含的专有技术信息应予以保密。未经本院书面许可，不得复制本图纸或将信息提供或披露给任何第三方（本院与客户另有约定者，从其约定）。

建设单位 OWNER

金华市第二医院

设计单位 DESIGNER



浙江省建筑设计研究院

ZHEJIANG PROV. INSTITUTE OF ARCHITECTURAL DESIGN AND RESEARCH

工程设计甲级资质证书：建筑行业（建筑工程）甲级；市政行业（给水工程、排水工程）专业甲级；风景园林工程设计专项甲级。证书编号：A133012073

地址/杭州市安吉路18号 邮编/310006

单位出图专用章盖章

	姓名	签名
审定		
审核/复核		
设计总负责人		
专业负责人		
设计 计算		
制 图		
校 对		
出图日期		

项目名称 PROJECT

金华市第二医院综合楼项目

子项名称 SUBPROJECT

设计号		设计阶段	
图 号		版 本 号	
图 名			

OS-01
地面车流指引立牌



正视图 FrontView

侧视图 Side view

本图纸的著作权及其它相关权益属浙江省建筑设计研究院（ZIAD）所有，图中所含的专有技术信息应予以保密。未经本院书面许可，不得复制本图纸或将信息提供或披露给任何第三方（本院与客户另有约定者，从其约定）。

建设单位 OWNER

金华市第二医院

设计单位 DESIGNER



浙江省建筑设计研究院

ZHEJIANG PROV. INSTITUTE OF ARCHITECTURAL DESIGN AND RESEARCH

工程设计甲级资质证书：建筑行业（建筑工程）甲级；市政行业（给水工程、排水工程）专业甲级；风景园林工程设计专项甲级。证书编号：A133012073

地址/杭州市安吉路18号 邮编/310006

单位出图专用章盖章

	姓名	签名
审定		
审核/复核		
设计总负责人		
专业负责人		
设计 计算		
制 图		
校 对		
出图日期		

项目名称 PROJECT

金华市第二医院综合楼项目

子项名称 SUBPROJECT

设计号		设计阶段	
图 号		版 本 号	
图 名			

材料工艺：1.5mm304不锈钢、高温烤漆、分色、画面内衬乳白板、表面5mm钢化玻璃、画面配高清灯片写真、内发光、logo及文字丝网印刷

1400



医技楼

Medical Technology Building

门诊

Outpatient

急诊

Emergency



住院

Hospital

停车场 P

Parking Lot

2200

总平图
General Index



简介 General Index

金华市第二医院创建于1958年，经过60多年的艰苦创业与改革奋斗，现已发展成为集医疗、教学、科研、康复和防治职能于一体的诊治精神、心理和老年疾病的现代化三级甲等精神病专科医院，是浙江中西部地区精神卫生事业的龙头单位，全国爱心护理工程示范基地、省级医养结合示范点、金华市精神卫生中心。

医院要以新大楼使用为契机，凝心聚力、红旗争先，打造优势学科群，快速提升医院医教研水平，进一步擦亮“精神医学、老年医学、康复医学、心理医学、医养结合”五张金名片，在建设浙江中西部精神医疗中心上走在前列，推进医院可持续、高质量发展，为保障浙中西部百姓身心健康提供更加优质的原务，为整体提升金华市医疗卫生水平作出更大贡献。

Founded in 1958, after more than 60 years of hard work and reform, Jinhua Second Hospital has developed into a modern tertiary first-class psychiatric hospital integrating medical treatment, teaching, scientific research, rehabilitation and prevention and treatment of psychiatric, psychological and geriatric diseases.

The hospital should take the use of the new building as an opportunity to concentrate its efforts, carry the flag and strive to be the first, create an advantageous discipline group, rapidly improve the level of medical education and research of the hospital, and further polish the five golden business cards of "psychiatry, geriatrics, rehabilitation medicine, psychological medicine, and medical care integration", take the lead in the construction of the central and western Zhejiang Psychiatric Center, promote the sustainable and high-quality development of the hospital, provide better services to ensure the physical and mental health of the people in central and western Zhejiang, and make greater contributions to the overall improvement of the medical and health level of Jinhua City.

正视图 FrontView

侧视图 Side view

本图纸的著作权及其它相关权益属浙江省建筑设计研究院（ZIAD）所有，图中所含的专有技术信息应予以保密。未经本院书面许可，不得复制本图纸或将信息提供或披露给任何第三方（本院与客户另有约定者，从其约定）。

建设单位 OWNER

金华市第二医院

设计单位 DESIGNER



浙江省建筑设计研究院

ZHEJIANG PROV. INSTITUTE OF ARCHITECTURAL DESIGN AND RESEARCH

工程设计甲级资质证书为：建筑行业（建筑工程）甲级；市政行业（给水工程、排水工程）专业甲级；风景园林工程设计专项甲级。证书编号：A133012073

地址/杭州市安吉路18号 邮编/310006

单位出图专用章盖章

	姓名	签名
审定		
审核/复核		
设计总负责人		
专业负责人		
设计 计算		
制图		
校对		
出图日期		

项目名称 PROJECT

金华市第二医院综合楼项目

子项名称 SUBPROJECT


设计号		设计阶段	
图号		版本号	

图名

OS-03
区域指引吊牌

正视图 FrontView

侧视图 Side view

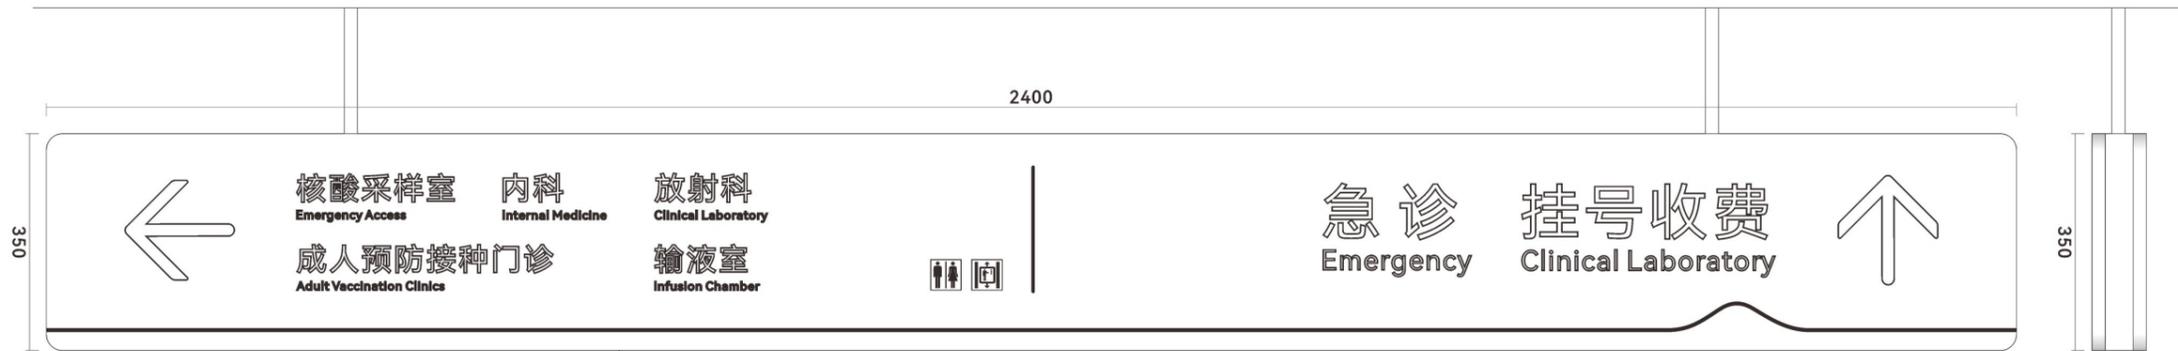

材料工艺：1.2mm不锈钢、透光膜、3mm乳白耐力板、高温烘烤、分色、内容激光镂空内衬乳白耐力板、彩色部位贴透光膜、内发光

本图纸的著作权及其它相关权益属浙江省建筑设计研究院（ZIAD）所有，图中所含的专有技术信息应予以保密。未经本院书面许可，不得复制本图纸或将信息提供或披露给任何第三方（本院与客户另有约定者，从其约定）。

建设单位 OWNER

金华市第二医院

设计单位 DESIGNER



浙江省建筑设计研究院

ZHEJIANG PROV. INSTITUTE OF ARCHITECTURAL DESIGN AND RESEARCH

工程设计甲级资质证书为：建筑行业（建筑工程）甲级；市政行业（给水工程、排水工程）专业甲级；风景园林工程设计专项甲级。证书编号：A133012073

地址/杭州市安吉路18号 邮编/310006

单位出图专用章盖章

	姓名	签名
审定		
审核/复核		
设计总负责人		
专业负责人		
设计 计算		
制 图		
校 对		
出图日期		

项目名称 PROJECT

金华市第二医院综合楼项目

子项名称 SUBPROJECT

设计号		设计阶段	
图 号		版 本 号	
图 名			

OS-04
电梯厅索引牌

正视图 FrontView



材料工艺：1.2mm不锈钢、
3M膜、3mm不锈钢
高温烘烤、分色、画面内容
贴3M膜UV方便更换、花纹
3mm不锈钢单片激光切割烤
漆、logo丝网印刷

侧视图 Side view



本图纸的著作权及其它相关权益属浙江省建筑设计研究院（ZIAD）所有，图中所含的专有技术信息应予以保密。未经本院书面许可，不得复制本图纸或将信息提供或披露给任何第三方（本院与客户另有约定者，从其约定）。

建设单位 OWNER

金华市第二医院

设计单位 DESIGNER



浙江省建筑设计研究院

ZHEJIANG PROV. INSTITUTE OF ARCHITECTURAL DESIGN AND RESEARCH

工程设计甲级资质证书：建筑行业（建筑工程）甲级；市政行业（给水工程、排水工程）专业甲级；风景园林工程设计专项甲级。证书编号：A133012073

地址/杭州市安吉路18号 邮编/310006

单位出图专用章盖章

	姓名	签名
审定		
审核/复核		
设计总负责人		
专业负责人		
设计 计算		
制 图		
校 对		
出图日期		

项目名称 PROJECT

金华市第二医院综合楼项目


子项名称 SUBPROJECT

设计号		设计阶段	
图 号		版 本 号	

图 名


OS-05
诊室牌-侧装

正视图 FrontView

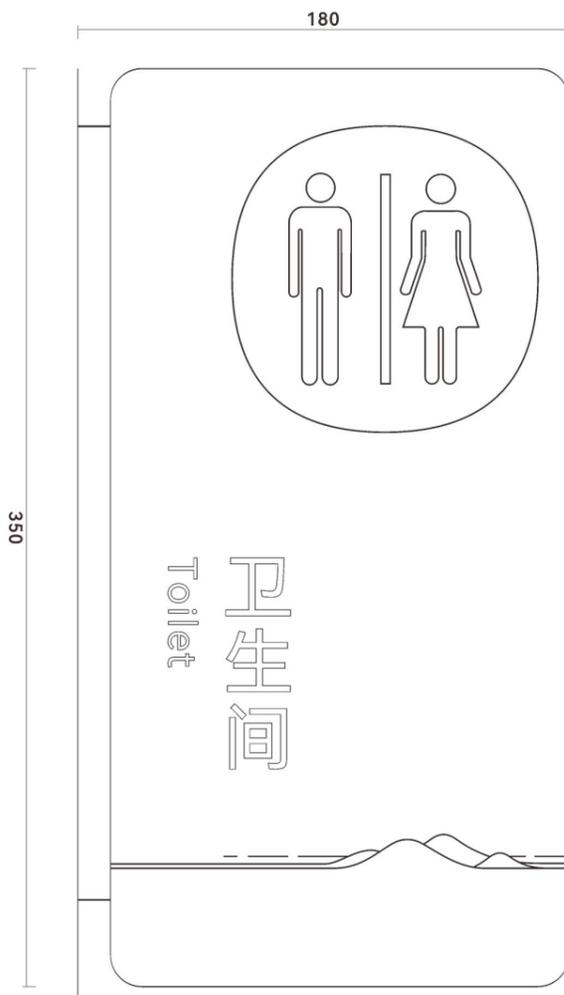

材料：1.2mm不锈钢激光切割烤箱高温烘烤、分色、内容丝印、侧装打葫芦孔

侧视图 Side view

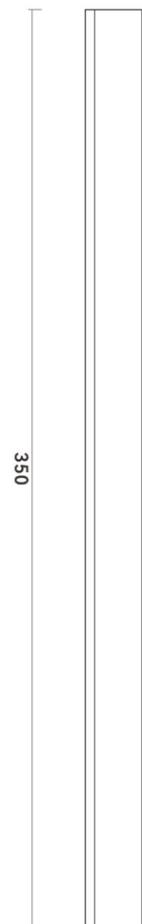

本图纸的著作权及其它相关权益属浙江省建筑设计研究院（ZIAD）所有，图中所含的专有技术信息应予以保密。未经本院书面许可，不得复制本图纸或将信息提供或披露给任何第三方（本院与客户另有约定者，从其约定）。

建设单位 OWNER

金华市第二医院

设计单位 DESIGNER



浙江省建筑设计研究院

ZHEJIANG PROV. INSTITUTE OF ARCHITECTURAL DESIGN AND RESEARCH

工程设计甲级资质证书：建筑行业（建筑工程）甲级；市政行业（给水工程、排水工程）专业甲级；风景园林工程设计专项甲级。证书编号：A133012073

地址/杭州市安吉路18号 邮编/310006

单位出图专用章盖章

	姓名	签名
审定		
审核/复核		
设计总负责人		
专业负责人		
设计 计算		
制 图		
校 对		
出图日期		

项目名称 PROJECT

金华市第二医院综合楼项目

子项名称 SUBPROJECT

设计号		设计阶段	
图 号		版 本 号	
图 名			

Thanks !

金华市第二医院导向标识系统

户外发光字标识部分结构设计深化

图纸日期：2024 年 06 月

图纸目录

序号	图纸编号	图纸名称	页数	图版	备注
01	EX-01-01	高位-楼顶发光字	01	A 3	
02	EX-01-02	俯视安装图	02	A 3	
03	EX-01-03	LOGO/中文侧视安装图	03	A 3	
04	EX-01-04	英文侧视安装图	04	A 3	
05	EX-01-05	钢架结构焊接尺寸图	05	A 3	
06	EX-01-06	字背架焊接尺寸图	06	A 3	
07	EX-02-01	中位-楼顶发光字	07	A 3	
08	EX-02-02	俯视安装图	08	A 3	
09	EX-02-03	幕墙开孔尺寸图	09	A 3	
10	EX-02-04	侧视安装节点图	10	A 3	
11	EX-02-05	中英文剖面节点图	11	A 3	
12	EX-03-01	1号楼-发光字	12	A 3	
13	EX-03-02	侧视安装节点图	13	A 3	
14	EX-03-03	字背架焊接尺寸图	14	A 3	
15	EX-04-01	门诊-雨篷发光字	15	A 3	
16	EX-04-02	俯视安装图	16	A 3	
17	EX-04-03	侧视安装图	17	A 3	
18	EX-04-04	钢结构焊接尺寸图	18	A 3	
19	EX-04-05	字背架焊接尺寸图	19	A 3	
20	EX-05-01	急诊-发光字	20	A 3	
21	EX-05-02	俯视安装图	21	A 3	
22	EX-05-03	侧视安装图	22	A 3	

序号	图纸编号	图纸名称	页数	图版	备注
23	EX-05-04	钢结构焊接尺寸图	23	A 3	
24	EX-05-05	字背架焊接尺寸图	24	A 3	
25	EX-06-01	住院部-雨篷发光字	25	A 3	
26	EX-06-02	侧视安装图	26	A 3	
27	EX-06-03	钢结构焊接尺寸图	27	A 3	
28	EX-06-04	字背架焊接尺寸图	28	A 3	
29				A 3	
30				A 3	
31				A 3	
32				A 3	
33				A 3	
34				A 3	
35				A 3	
36				A 3	
37				A 3	
38				A 3	
39				A 3	
40				A 3	
41				A 3	
42				A 3	
43				A 3	
44				A 3	

本图纸的著作权及其它相关权益属浙江省建筑设计研究院（ZIAD）所有，图中所含的专有技术信息应予以保密。未经本院书面许可，不得复制本图纸或将信息提供或披露给任何第三方（本院与客户另有约定者，从其约定）。

建设单位 OWNER

金华市第二医院

设计单位 DESIGNER



浙江省建筑设计研究院

ZHEJIANG PROV. INSTITUTE OF ARCHITECTURAL DESIGN AND RESEARCH

工程设计甲级资质证书：建筑行业（建筑工程）甲级；市政行业（给水工程、排水工程）专业甲级；风景园林工程设计专项甲级。证书编号：A133012073

地址/杭州市安吉路18号 邮编/310006

单位出图专用章盖章

	姓名	签名
审定		
审核/复核		
设计总负责人		
专业负责人		
设计 计算		
制图		
校对		
出图日期		

项目名称 PROJECT

金华市第二医院综合楼项目

子项名称 SUBPROJECT

设计号		设计阶段	
图号		版本号	
图名			

本图纸的著作权及其它相关权益属浙江省建筑设计研究院（ZIAD）所有，图中所含的专有技术信息应予以保密。未经本院书面许可，不得复制本图纸或将信息提供或披露给任何第三方（本院与客户另有约定者，从其约定）。

建设单位 OWNER

金华市第二医院

设计单位 DESIGNER



浙江省建筑设计研究院
ZHEJIANG PROV. INSTITUTE OF ARCHITECTURAL DESIGN AND RESEARCH

工程设计甲级资质证书：建筑行业（建筑工程）甲级；市政行业（给水工程、排水工程）专业甲级；风景园林工程设计专项甲级。证书编号：A133012073
地址/杭州市安吉路18号 邮编/310006

单位出图专用章盖章


	姓名	签名
审定		
审核/复核		
设计总负责人		
专业负责人		
设计 计算		
制 图		
校 对		
出图日期		

项目名称 PROJECT

金华市第二医院综合楼项目


子项名称 SUBPROJECT

设计号		设计阶段	
图 号		版 本 号	
图 名			

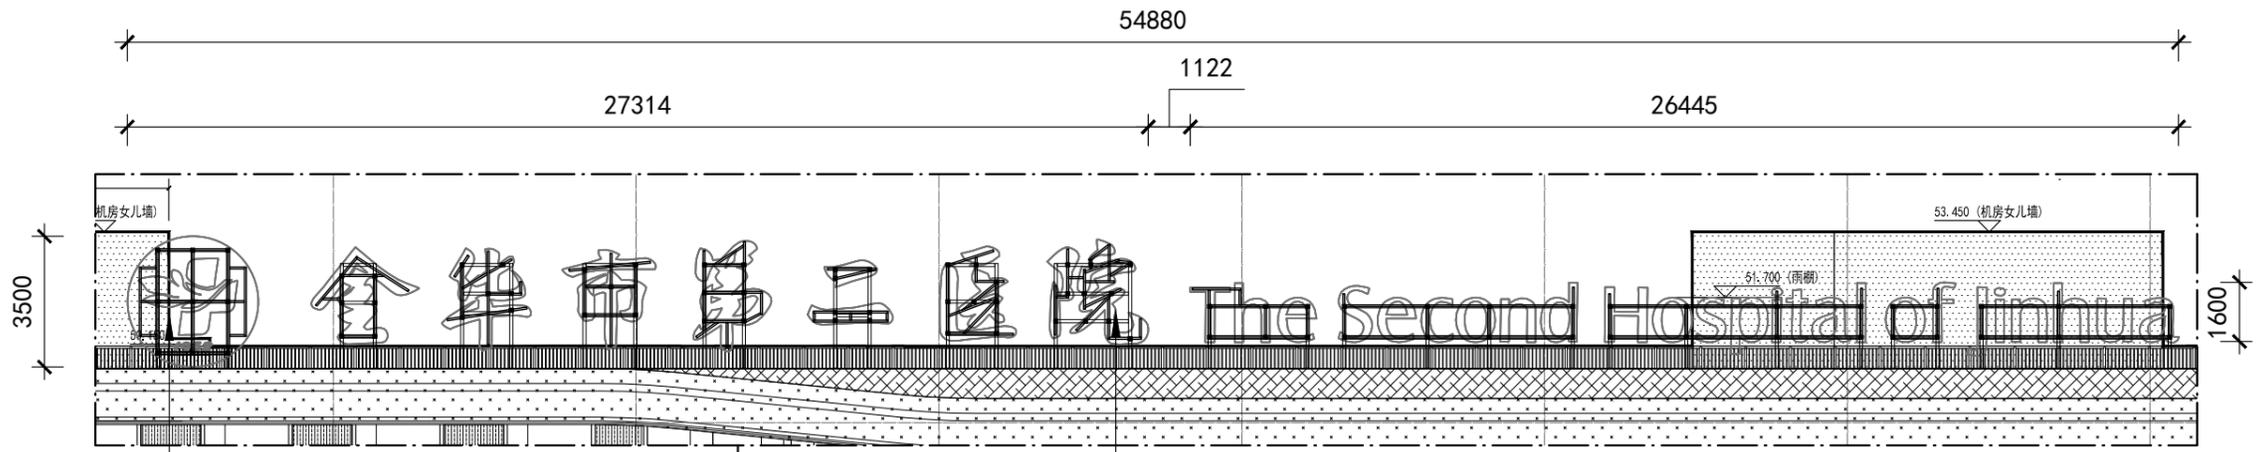


底板采用壁厚3mm铝板，激光切割，围边；面盖采用户外专用3MP刀刮布，内置防水LED模组；需配室外防水电源、电箱、时控开关和漏电保护器（背后支架需要与现场幕墙紧密连接）
需配室外防水电源、电箱、时控开关（手机远程控制电源开关，4G智能系统物联网控制）和漏电保护器。

3mm铝板激光切割立体围边造型，厚度150mm，面板1.5mm不锈钢板激光切割冲孔成型，冲孔 ϕ 5mm，表面氟碳烤漆绿色，内衬5mm灯白亚克力板，内置LED模组，白天绿色，夜间正白光，需配室外防水电源、电箱、时控开关（手机远程控制电源开关，4G智能系统物联网控制）和漏电保护器。

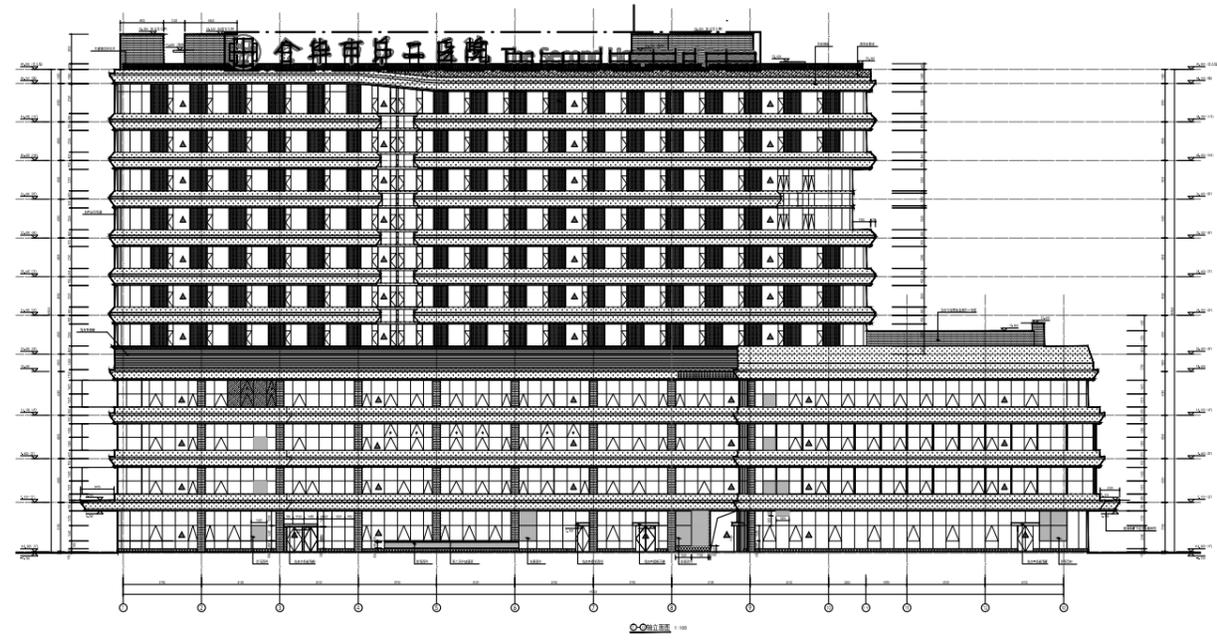


- 技术要求：
- 1、产品总用电量为11000W，输入电压为220V，灯箱电源额定功率11200W；
 - 2、电源线采用WDZ-BYJ3x2.5mm，线槽采用联塑PVC线槽，（无卤低烟阻燃-铜芯交联聚烯烃绝缘电线）；
 - 3、箱体内配置开关；
 - 4、产品根据国家标准，对灯箱表面进行接地保护。
 - 5、产品依据实际亮度，灯条数量可做增减。
 - 6、箱体烤漆处理，颜色根据效果图为准。
 - 7、图文信息以原文件为准；

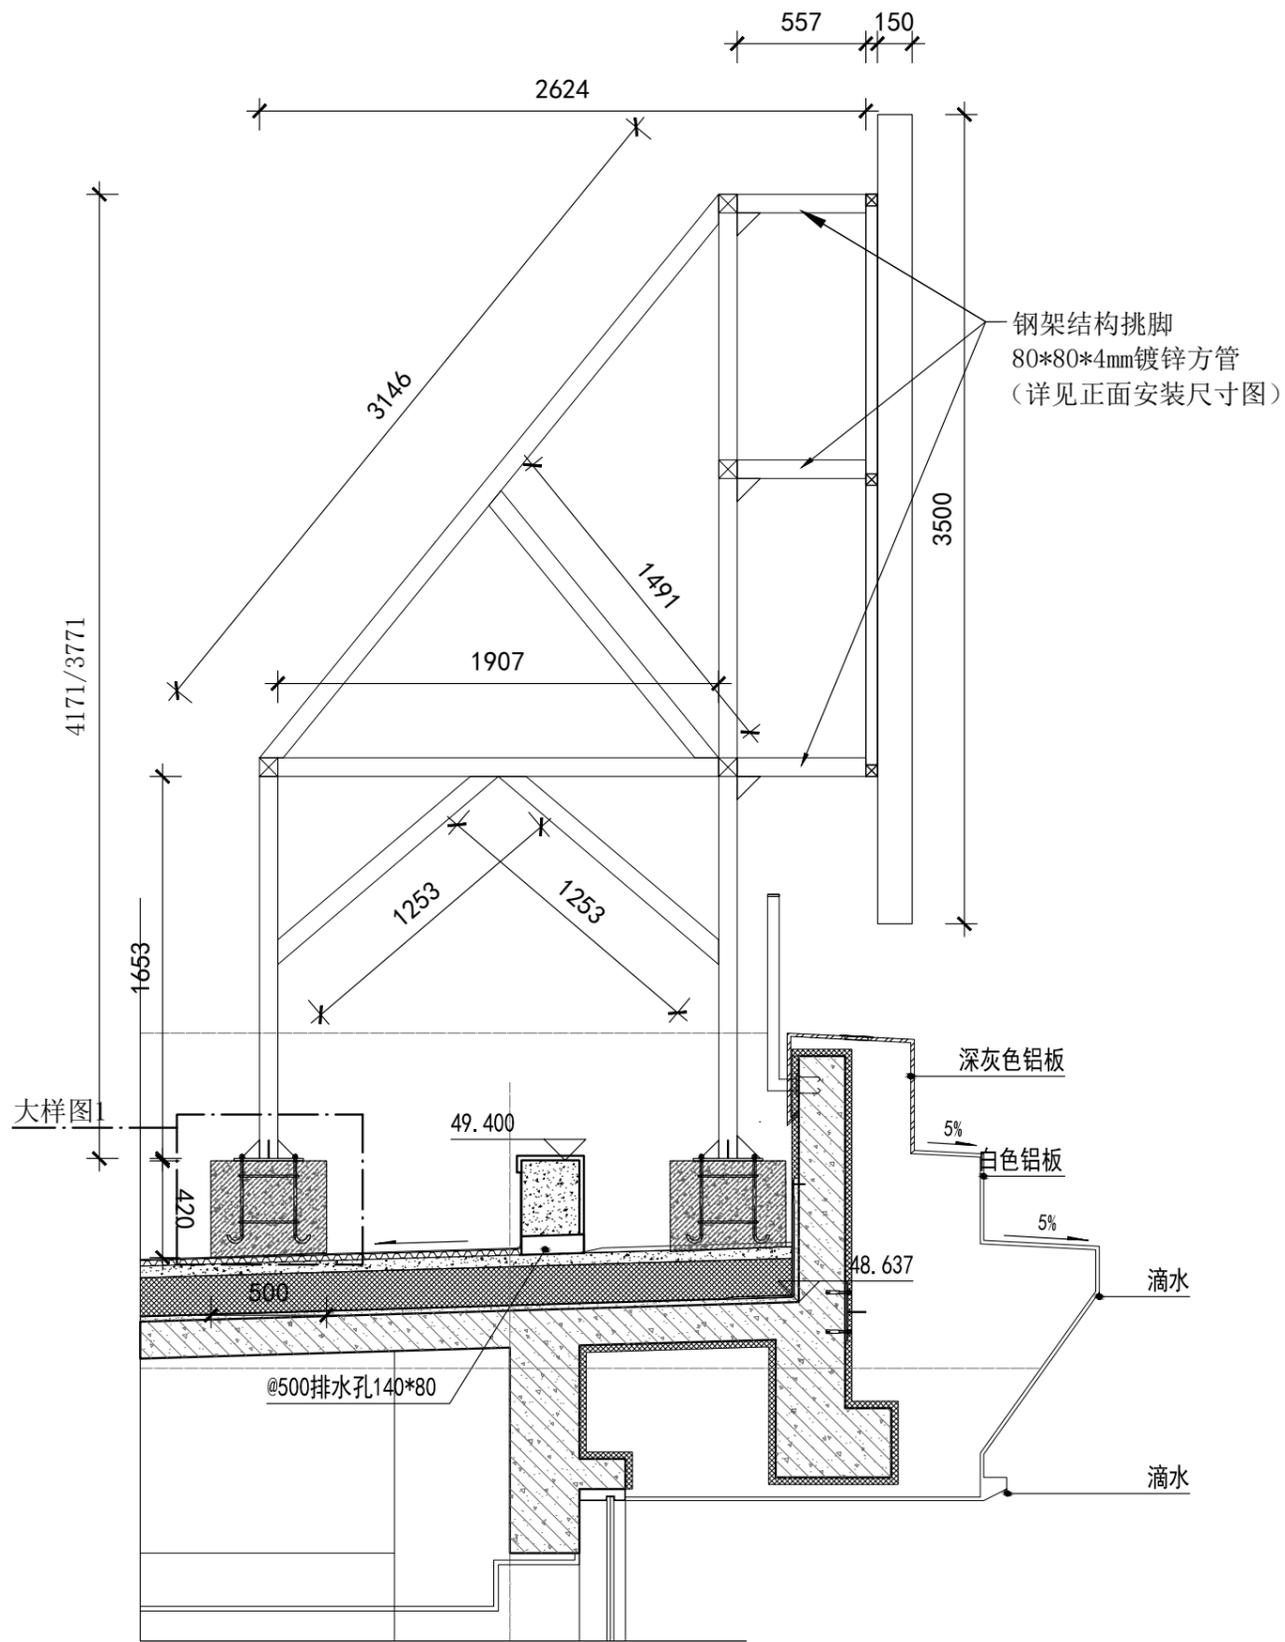

LOGO/中文侧视安装图

钢架结构挑脚
80*80*4mm镀锌方管
(详见正面安装尺寸图)

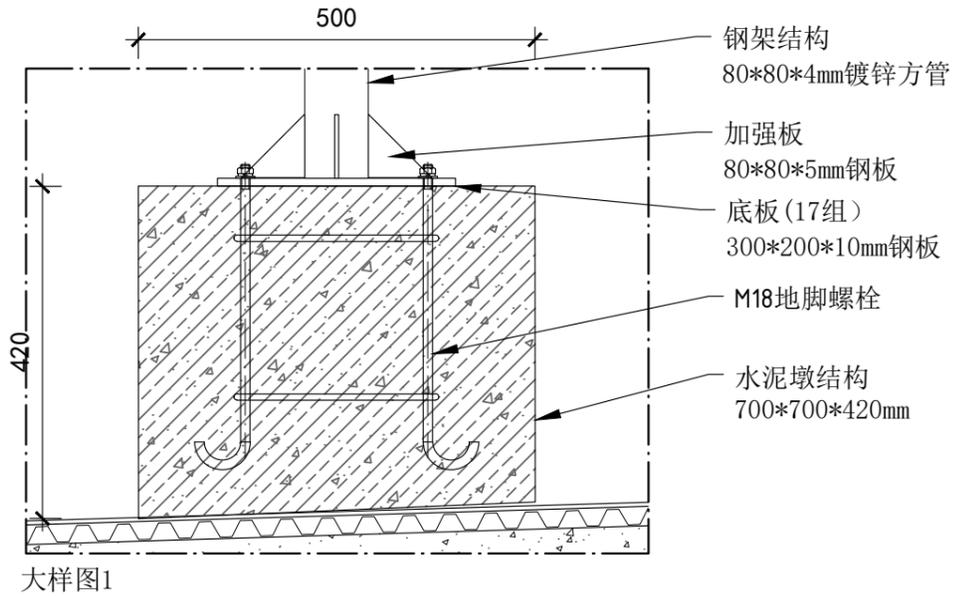

大样图1

焊接要求:

- 1、所有焊接处为满焊焊接，焊接后表面需涂刷防锈漆处理(2遍)；
- 2、满焊焊点要求焊点长度为60mm，焊高为7mm；
- 3、所有镀锌方管切割面采用3mm钢板封面满焊焊接固定；
- 4、如有受力点处需加强时，采用三角加强板60*60*5mm钢板焊接固定；

本图纸的著作权及其它相关权益属浙江省建筑设计研究院(ZIAD)所有，图中所含的专有技术信息应予以保密。未经本院书面许可，不得复制本图纸或将信息提供或披露给任何第三方(本院与客户另有约定者，从其约定)。

建设单位 OWNER

金华市第二医院

设计单位 DESIGNER



浙江省建筑设计研究院

ZHEJIANG PROV. INSTITUTE OF ARCHITECTURAL DESIGN AND RESEARCH

工程设计甲级资质证书：建筑行业(建筑工程)甲级；市政行业(给水工程、排水工程)专业甲级；风景园林工程设计专项甲级。证书编号：A133012073

地址/杭州市安吉路18号 邮编/310006

单位出图专用章盖章

	姓名	签名
审定		
审核/复核		
设计总负责人		
专业负责人		
设计 计算		
制 图		
校 对		
出图日期		

项目名称 PROJECT

金华市第二医院综合楼项目

子项名称 SUBPROJECT

设计号		设计阶段	
图 号		版 本 号	

图 名

本图纸的著作权及其它相关权益属浙江省建筑设计研究院（ZIAD）所有，图中所含的专有技术信息应予以保密。未经本院书面许可，不得复制本图纸或将信息提供或披露给任何第三方（本院与客户另有约定者，从其约定）。

建设单位 OWNER

金华市第二医院


设计单位 DESIGNER




浙江省建筑设计研究院
ZHEJIANG PROV. INSTITUTE OF ARCHITECTURAL DESIGN AND RESEARCH

工程设计甲级资质证书：建筑行业（建筑工程）甲级；市政行业（给水工程、排水工程）专业甲级；风景园林工程设计专项甲级。证书编号：A133012073
地址/杭州市安吉路18号 邮编/310006


单位出图专用章盖章

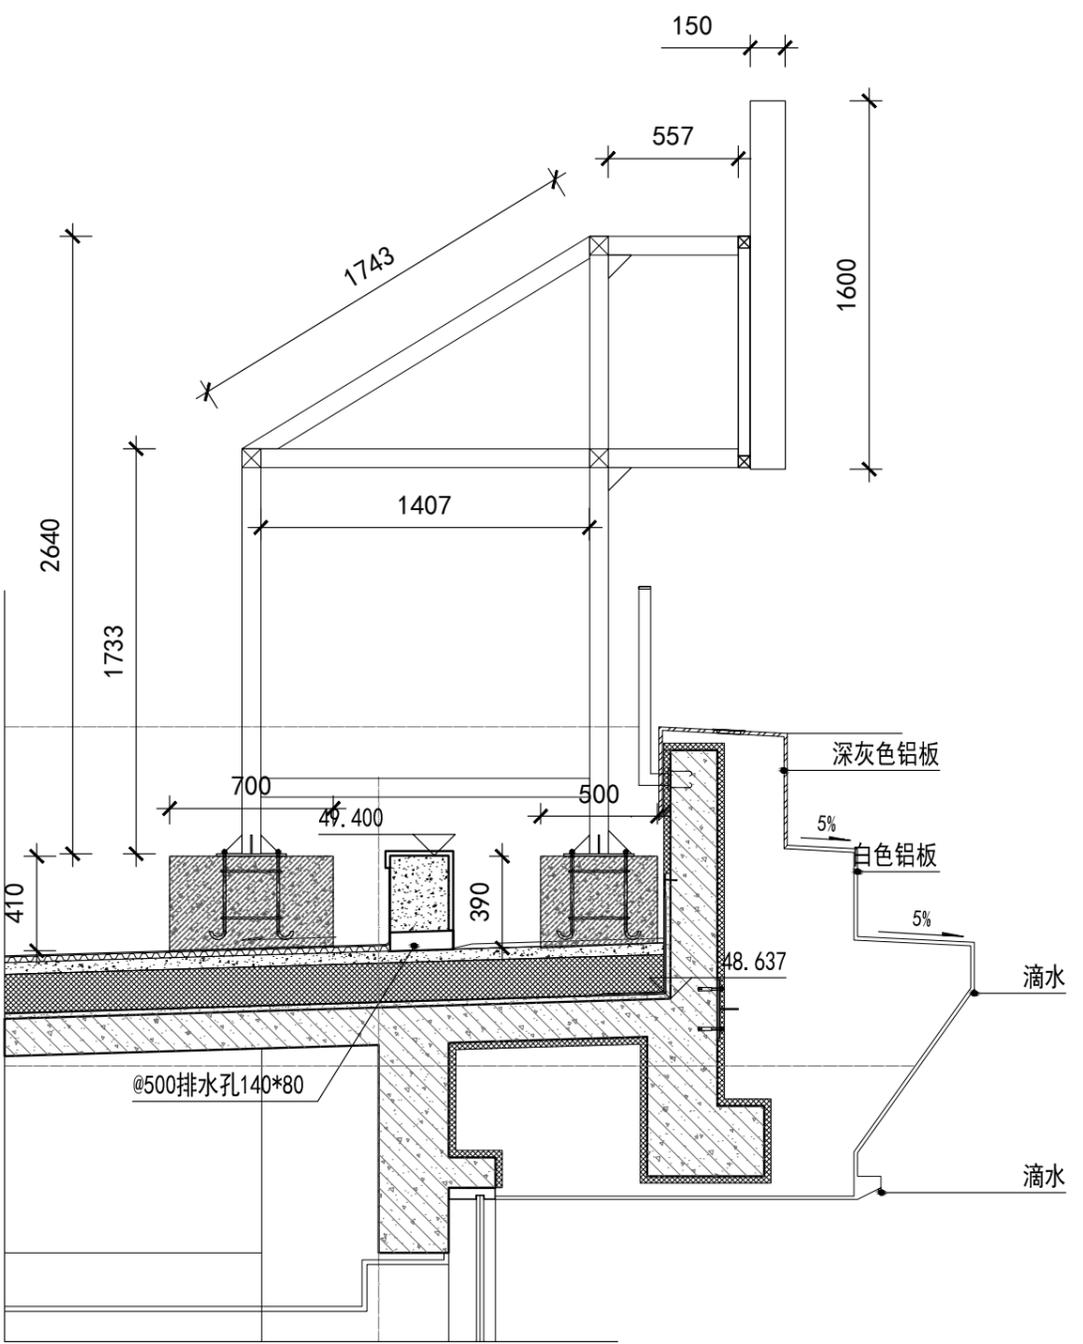

英文侧视安装图

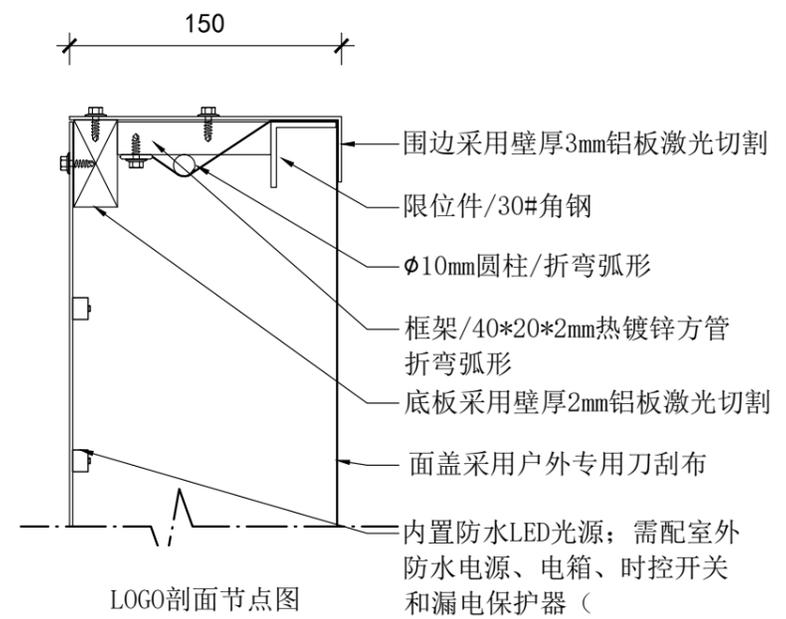

LOGO剖面节点图

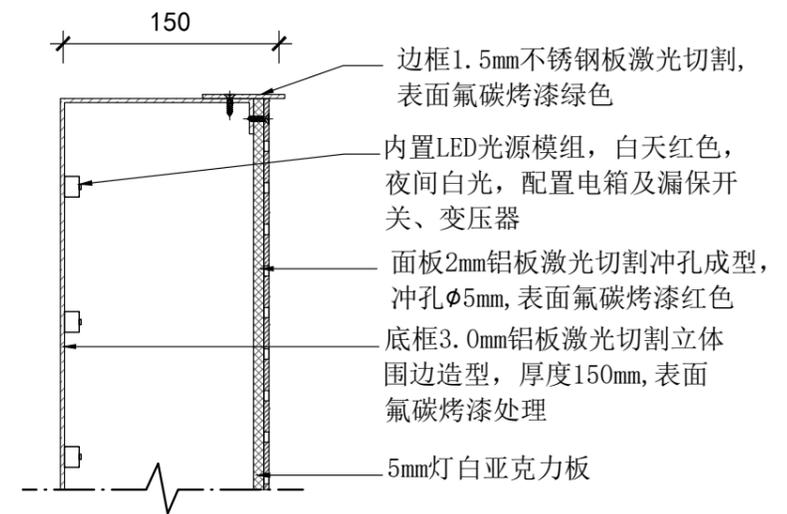

立体字剖面节点图

	姓名	签名
审定		
审核/复核		
设计总负责人		
专业负责人		
设计 计算		
制 图		
校 对		
出图日期		

项目名称 PROJECT

金华市第二医院综合楼项目

子项名称 SUBPROJECT

设计号		设计阶段	
图 号		版 本 号	
图 名			

本图纸的著作权及其它相关权益属浙江省建筑设计研究院（ZIAD）所有，图中所含的专有技术信息应予以保密。未经本院书面许可，不得复制本图纸或将信息提供或披露给任何第三方（本院与客户另有约定者，从其约定）。

建设单位 OWNER

金华市第二医院

设计单位 DESIGNER



浙江省建筑设计研究院

ZHEJIANG PROV. INSTITUTE OF ARCHITECTURAL DESIGN AND RESEARCH

工程设计甲级资质证书：建筑行业（建筑工程）甲级；市政行业（给水工程、排水工程）专业甲级；风景园林工程设计专项甲级。证书编号：A133012073

地址/杭州市安吉路18号 邮编/310006

单位出图专用章盖章

	姓名	签名
审定		
审核/复核		
设计总负责人		
专业负责人		
设计 计算		
制 图		
校 对		
出图日期		

项目名称 PROJECT


金华市第二医院综合楼项目

子项名称 SUBPROJECT


设计号 设计阶段

图 号 版本号

图 名

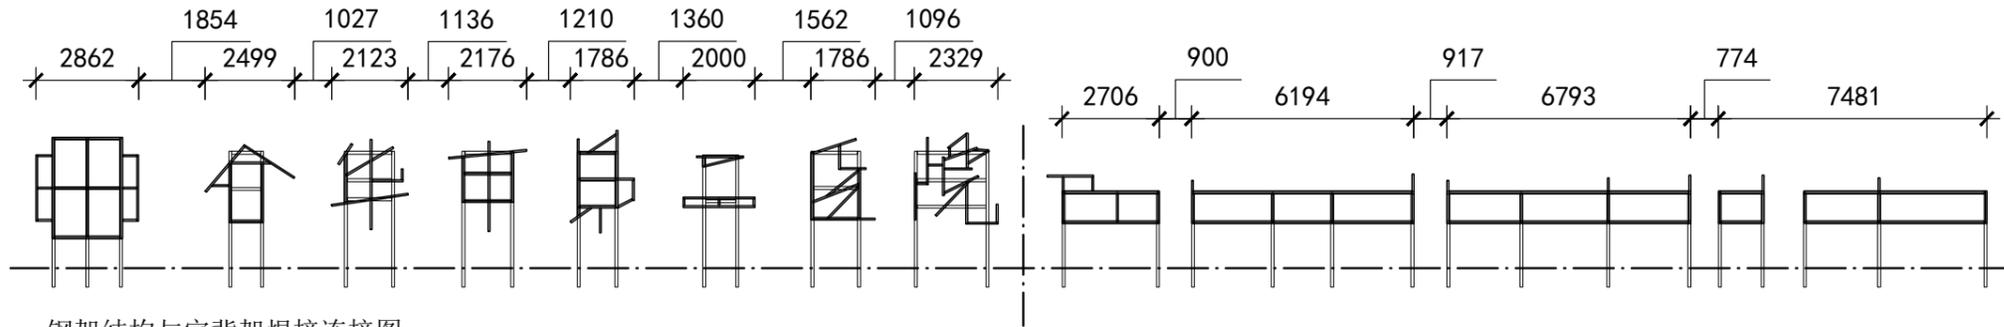

钢架结构与字背架焊接连接图

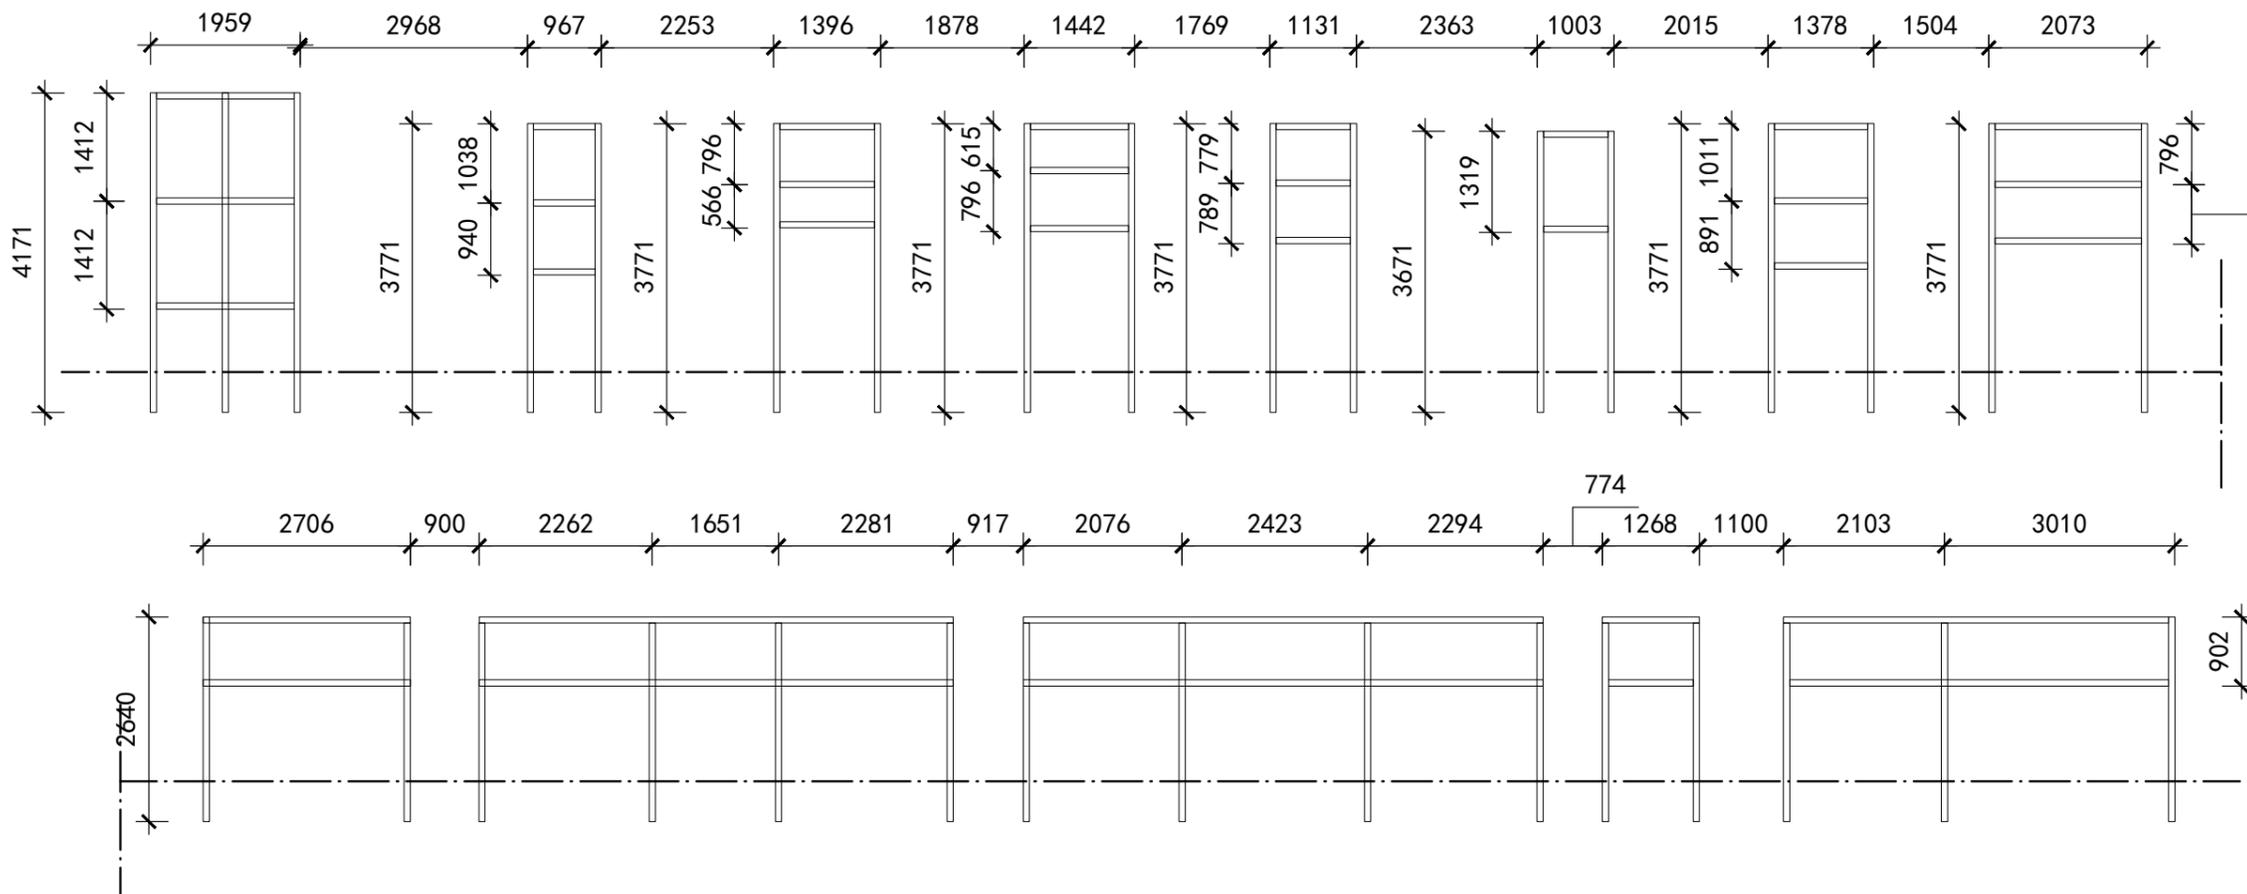

钢架结构焊接连接尺寸图

本图纸的著作权及其它相关权益属浙江省建筑设计研究院（ZIAD）所有，图中所含的专有技术信息应予以保密。未经本院书面许可，不得复制本图纸或将信息提供或披露给任何第三方（本院与客户另有约定者，从其约定）。

建设单位 OWNER

金华市第二医院

设计单位 DESIGNER



浙江省建筑设计研究院

ZHEJIANG PROV. INSTITUTE OF ARCHITECTURAL DESIGN AND RESEARCH

工程设计甲级资质证书：建筑行业（建筑工程）甲级；市政行业（给水工程、排水工程）专业甲级；风景园林工程设计专项甲级。证书编号：A133012073

地址/杭州市安吉路18号 邮编/310006

单位出图专用章盖章

	姓名	签名
审定		
审核/复核		
设计总负责人		
专业负责人		
设计 计算		
制 图		
校 对		
出图日期		

项目名称 PROJECT

金华市第二医院综合楼项目

子项名称 SUBPROJECT


设计号		设计阶段	
图 号		版 本 号	
图 名			

54881




金华市第二医院 The Second Hospital of Jinhua

立体字与字背架焊接连接图

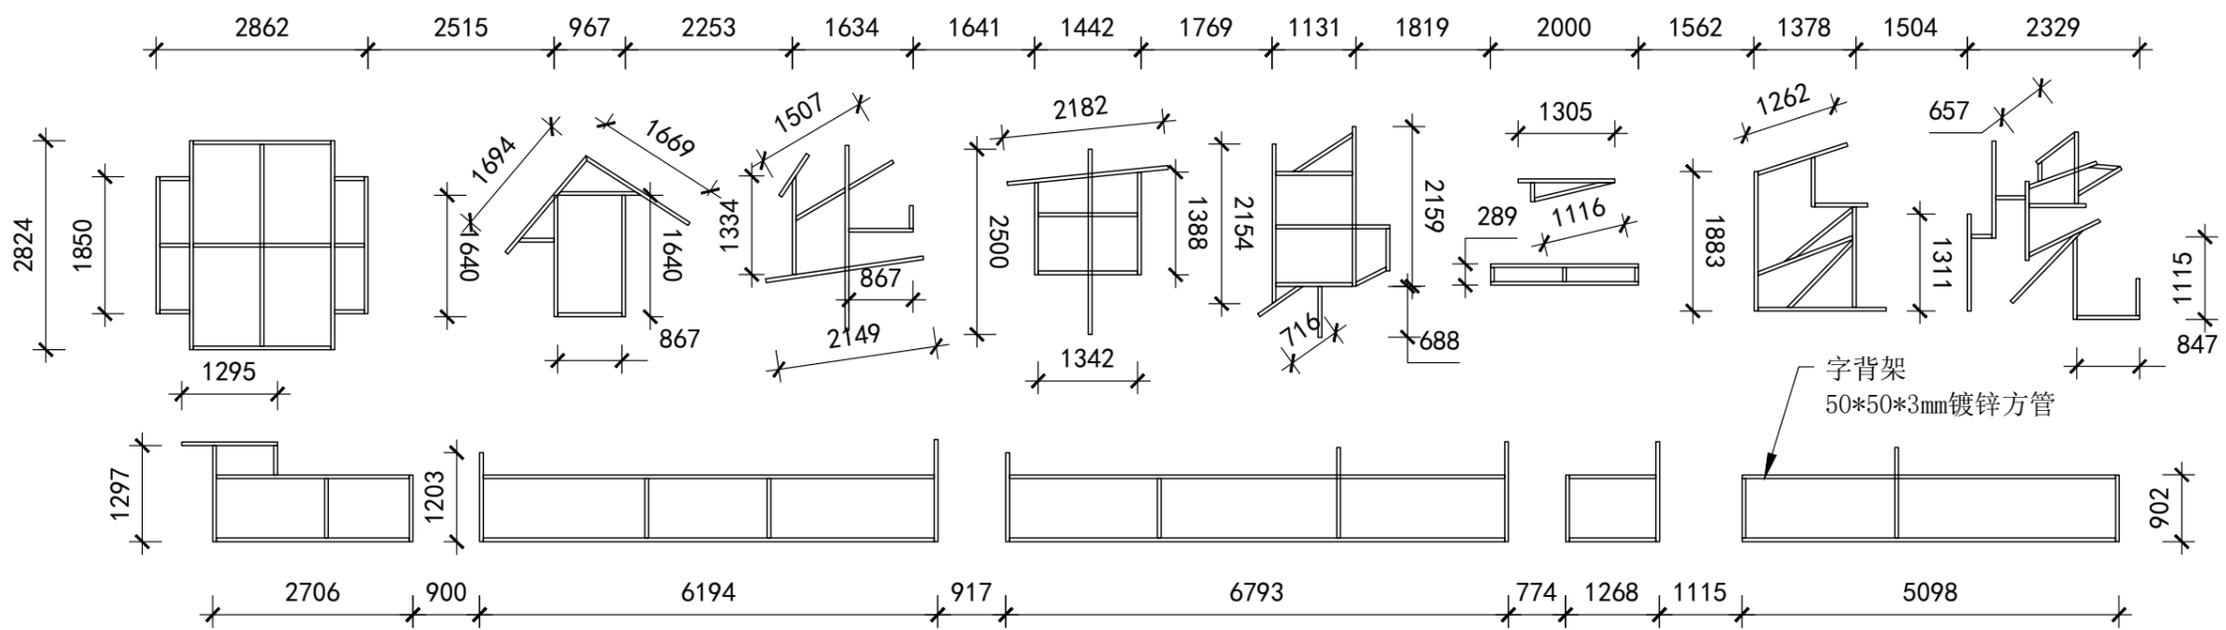


21972

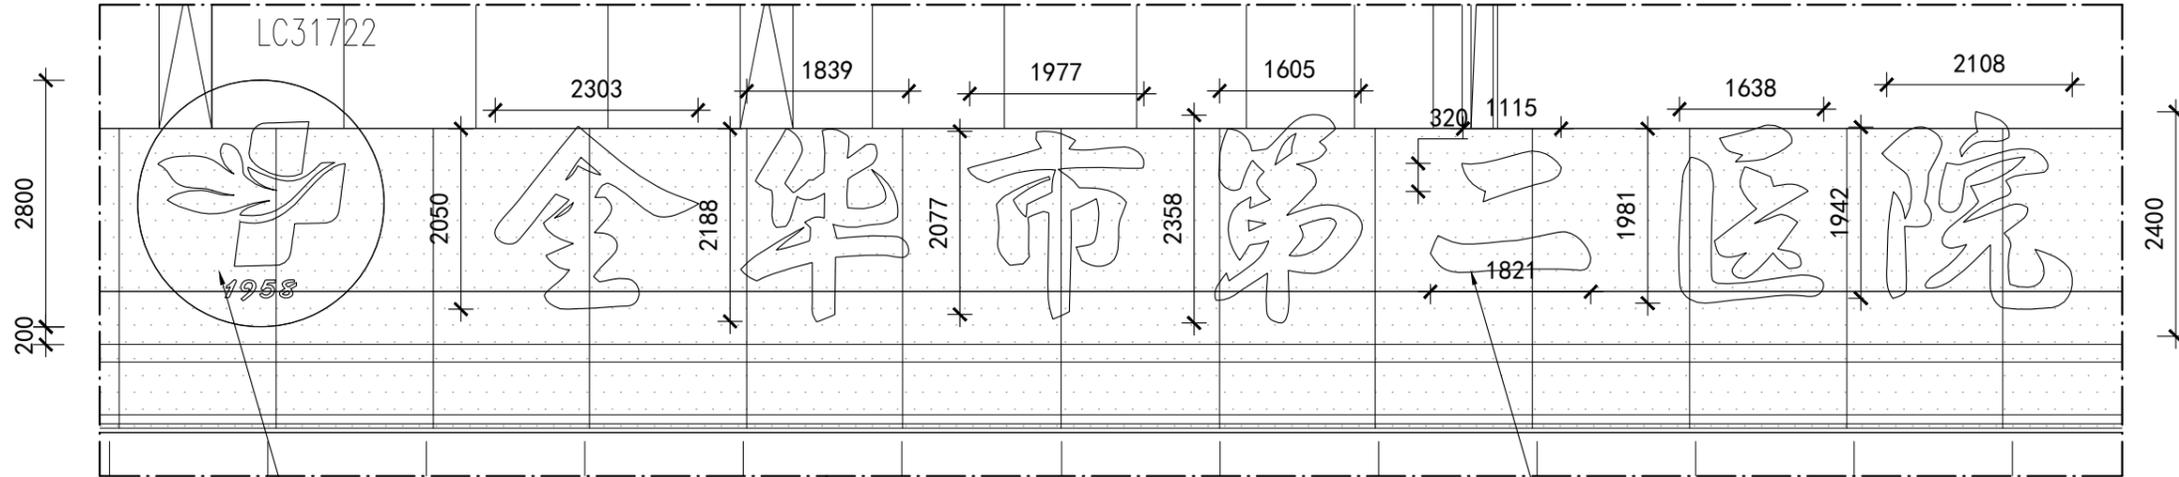

底板采用壁厚3mm铝板，激光切割，围边；面盖采用户外专用刀刮布，内置防水LED光源；需配室外防水电源、电箱、时控开关和漏电保护器（背后支架需要与现场幕墙紧密连接）需配室外防水电源、电箱、时控开关（手机远程控制电源开关，4G智能系统物联网控制）和漏电保护器。

3mm铝板激光切割立体围边造型，厚度150mm，面板1.5mm不锈钢板激光切割冲孔成型，冲孔 $\phi 5\text{mm}$ ，表面氟碳烤漆绿色，内衬5mm灯白亚克力板，内置LED光源模组，白天绿色，夜间正白色需配室外防水电源、电箱、时控开关（手机远程控制电源开关，4G智能系统物联网控制）和漏电保护器。

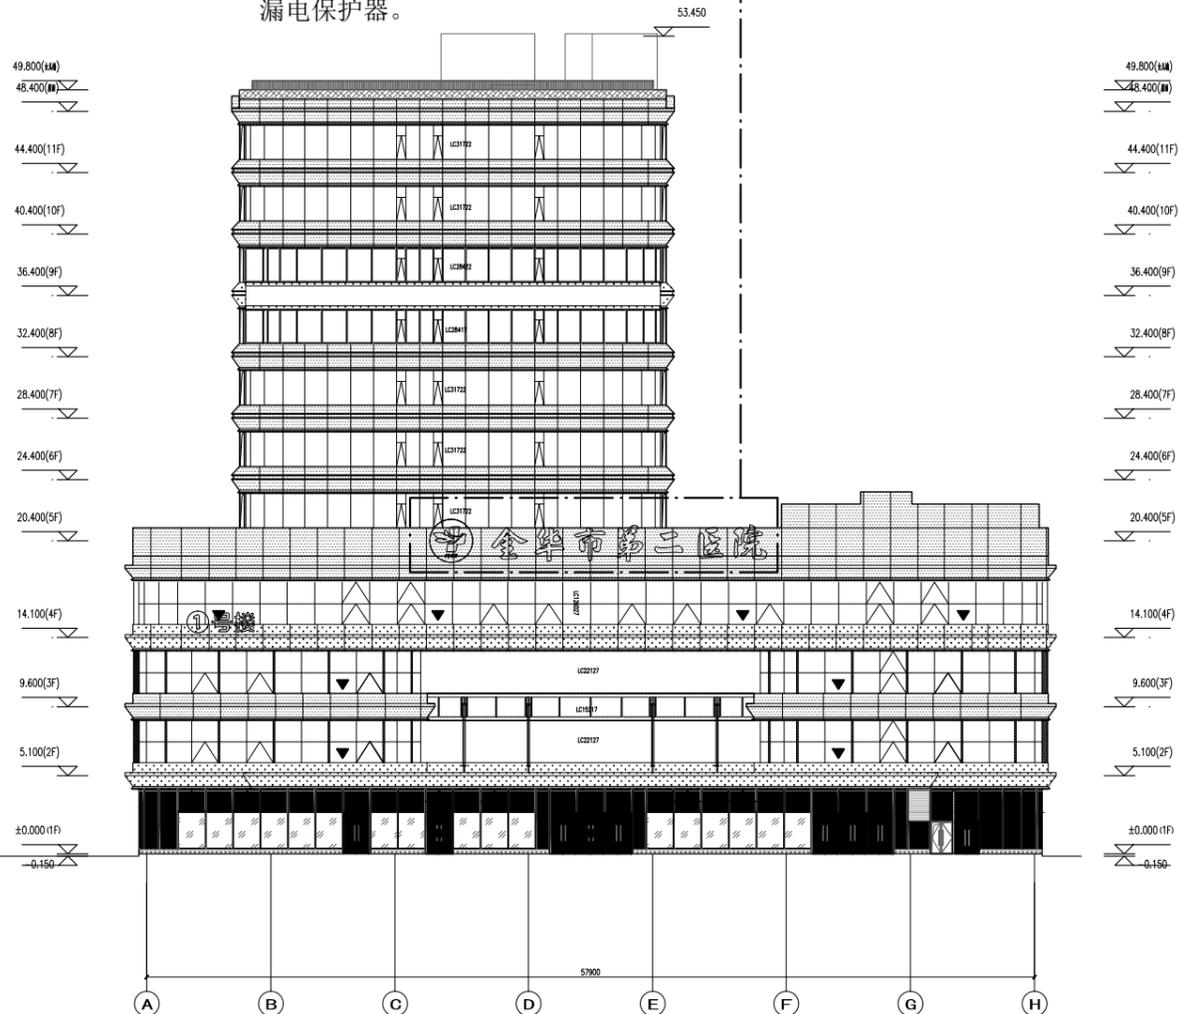

技术要求:

- 1、产品总用电量为6000W，输入电压为220V，灯箱电源额定功率6100W；
- 2、电源线采用WDZ-BYJ3x2.5mm，线槽采用联塑PVC线槽，（无卤低烟阻燃-铜芯交联聚烯烃绝缘电线）；
- 3、箱体配置开关；
- 4、产品根据国家标准，对灯箱表面进行接地保护。
- 5、产品依据实际亮度，灯条数量可做增减。
- 6、箱体烤漆处理，颜色根据效果图为准。
- 7、图文信息以原文件为准；

本图纸的著作权及其它相关权益属浙江省建筑设计研究院（ZIAD）所有，图中所含的专有技术信息应予以保密。未经本院书面许可，不得复制本图纸或将信息提供或披露给任何第三方（本院与客户另有约定者，从其约定）。

建设单位 OWNER

金华市第二医院

设计单位 DESIGNER



浙江省建筑设计研究院

ZHEJIANG PROV. INSTITUTE OF ARCHITECTURAL DESIGN AND RESEARCH

工程设计甲级资质证书：建筑行业（建筑工程）甲级；市政行业（给水工程、排水工程）专业甲级；风景园林工程设计专项甲级。证书编号：A133012073

地址/杭州市安吉路18号 邮编/310006

单位出图专用章盖章

	姓名	签名
审定		
审核/复核		
设计总负责人		
专业负责人		
设计 计算		
制 图		
校 对		
出图日期		

项目名称 PROJECT

金华市第二医院综合楼项目

子项名称 SUBPROJECT

设计号		设计阶段	
图 号		版 本 号	
图 名			

本图纸的著作权及其它相关权益属浙江省建筑设计研究院（ZIAD）所有，图中所含的专有技术信息应予以保密。未经本院书面许可，不得复制本图纸或将信息提供或披露给任何第三方（本院与客户另有约定者，从其约定）。

建设单位 OWNER

金华市第二医院

设计单位 DESIGNER



浙江省建筑设计研究院
ZHEJIANG PROV. INSTITUTE OF ARCHITECTURAL DESIGN AND RESEARCH

工程设计甲级资质证书：建筑行业（建筑工程）甲级；市政行业（给水工程、排水工程）专业甲级；风景园林工程设计专项甲级。证书编号：A133012073
地址/杭州市安吉路18号 邮编/310006

单位出图专用章盖章




	姓名	签名
审定		
审核/复核		
设计总负责人		
专业负责人		
设计 计算		
制 图		
校 对		
出图日期		

项目名称 PROJECT

金华市第二医院综合楼项目



子项名称 SUBPROJECT

设计号		设计阶段	
图 号		版 本 号	
图 名			

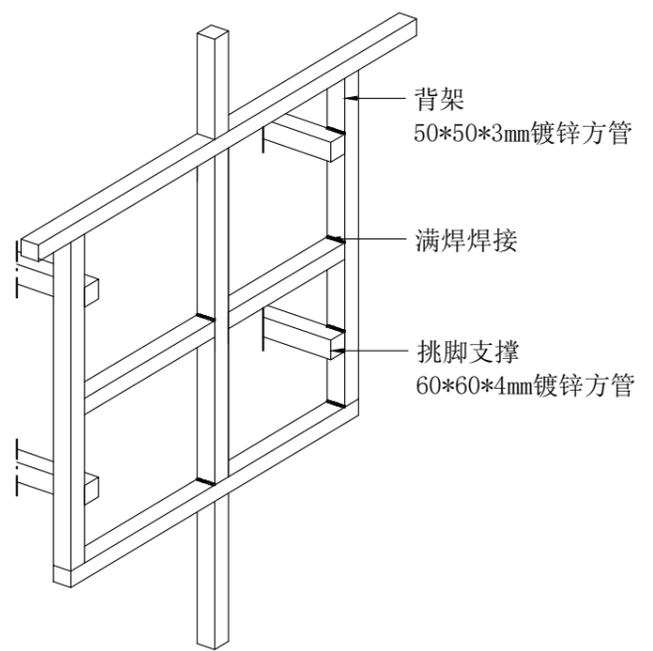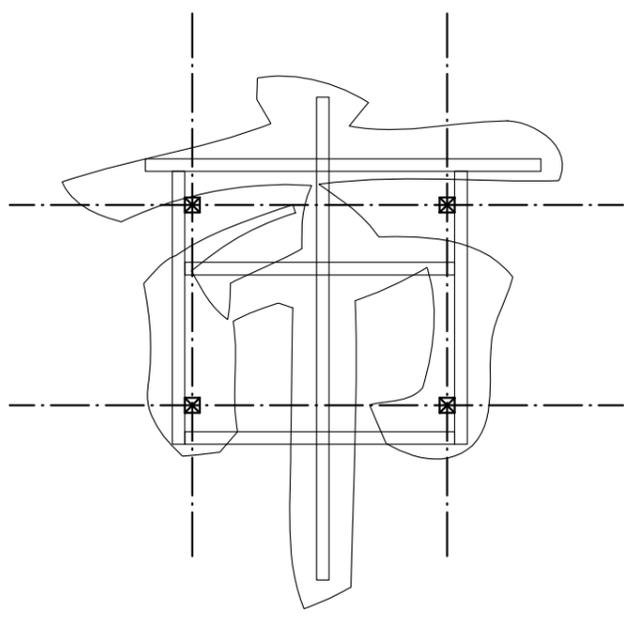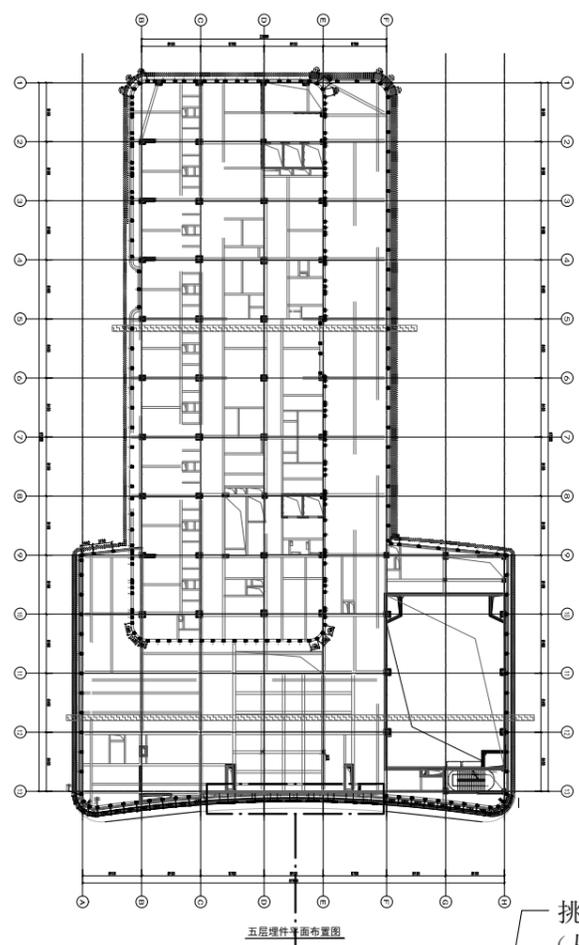


- 焊接要求：
- 1、所有焊接处为满焊焊接，焊接后表面需涂刷防锈漆处理（2遍）；
 - 2、满焊焊点要求焊点长度为60mm，焊高为7mm；
 - 3、所有镀锌方管切割面采用3mm钢板封面满焊焊接固定；
 - 4、如有受力点处需加强时，采用三角加强板60*60*5mm钢板焊接固定；

挑脚支撑尺寸
(从女儿墙面到字背长度)

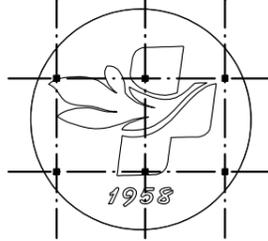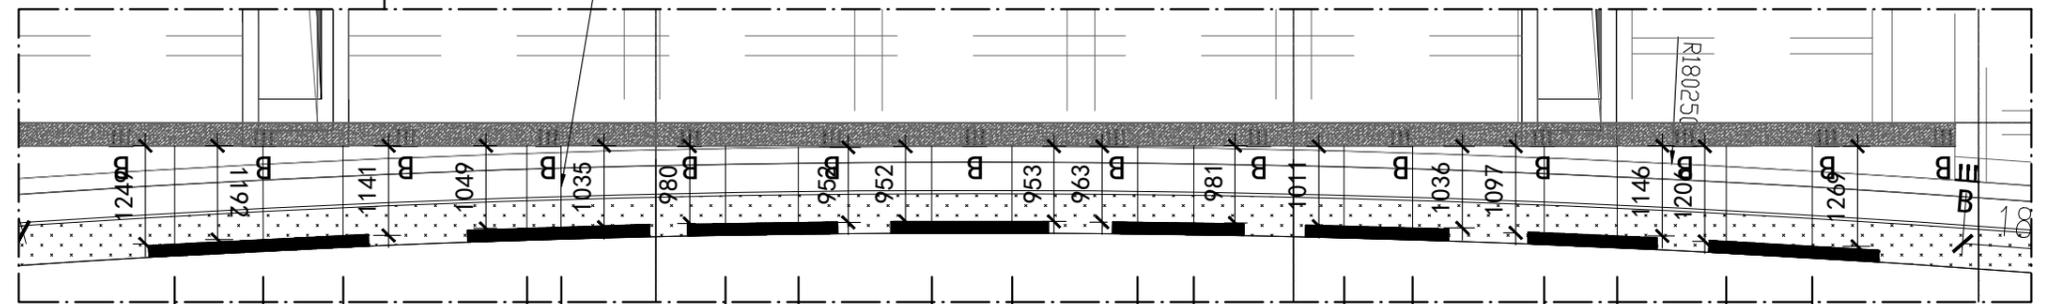

金华市第二医院

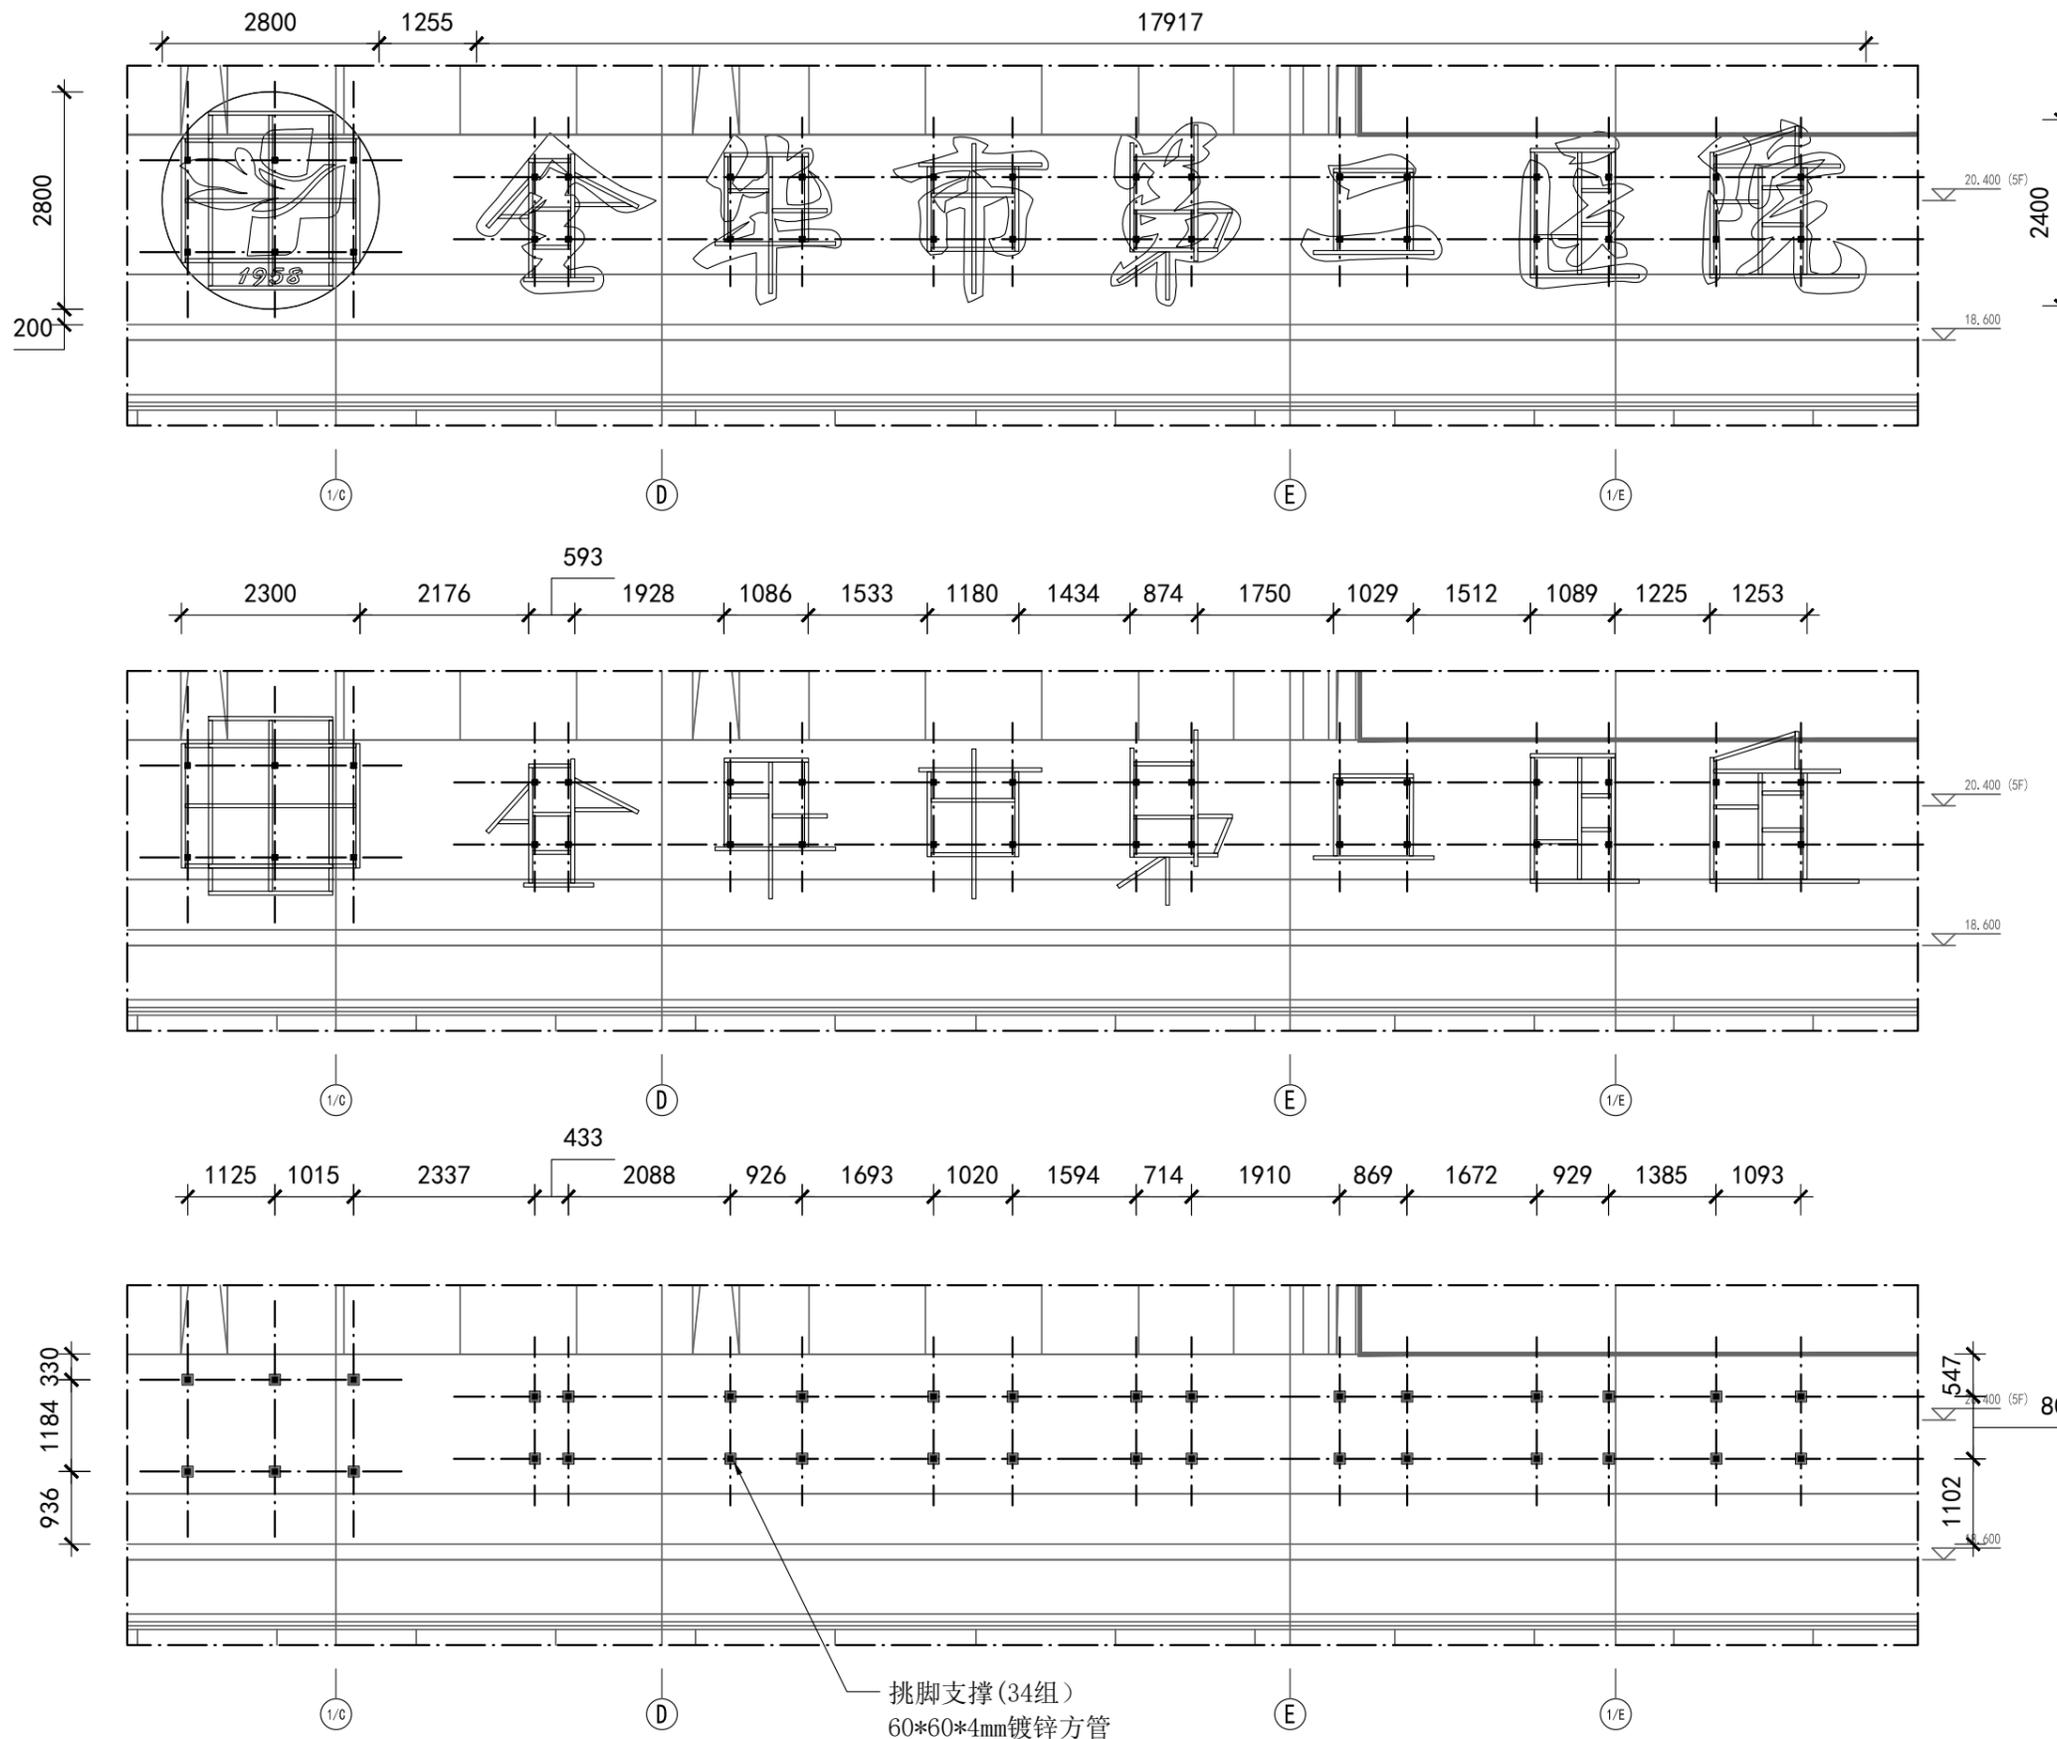

本图纸的著作权及其它相关权益属浙江省建筑设计研究院(ZIAD)所有, 图中所含的专有技术信息应予以保密。未经本院书面许可, 不得复制本图纸或将信息提供或披露给任何第三方(本院与客户另有约定者, 从其约定)。

建设单位 OWNER

金华市第二医院

设计单位 DESIGNER



浙江省建筑设计研究院

ZHEJIANG PROV. INSTITUTE OF ARCHITECTURAL DESIGN AND RESEARCH

工程设计甲级资质证书: 建筑行业(建筑工程)甲级; 市政行业(给水工程、排水工程)专业甲级; 风景园林工程设计专项甲级。证书编号: A133012073

地址/杭州市安吉路18号 邮编/310006

单位出图专用章盖章

	姓名	签名
审定		
审核/复核		
设计总负责人		
专业负责人		
设计 计算		
制 图		
校 对		
出图日期		

项目名称 PROJECT

金华市第二医院综合楼项目

子项名称 SUBPROJECT

设计号		设计阶段	
图 号		版 本 号	

图 名

本图纸的著作权及其它相关权益属浙江省建筑设计研究院（ZIAD）所有，图中所含的专有技术信息应予以保密。未经本院书面许可，不得复制本图纸或将信息提供或披露给任何第三方（本院与客户另有约定者，从其约定）。

建设单位 OWNER

金华市第二医院

设计单位 DESIGNER



浙江省建筑设计研究院

ZHEJIANG PROV. INSTITUTE OF ARCHITECTURAL DESIGN AND RESEARCH

工程设计甲级资质证书：建筑行业（建筑工程）甲级；市政行业（给水工程、排水工程）专业甲级；风景园林工程设计专项甲级。证书编号：A133012073

地址/杭州市安吉路18号 邮编/310006

单位出图专用章盖章

	姓名	签名
审定		
审核/复核		
设计总负责人		
专业负责人		
设计 计算		
制 图		
校 对		
出图日期		



项目名称 PROJECT

金华市第二医院综合楼项目

子项名称 SUBPROJECT

设计号	设计阶段
图 号	版 本 号

图 名

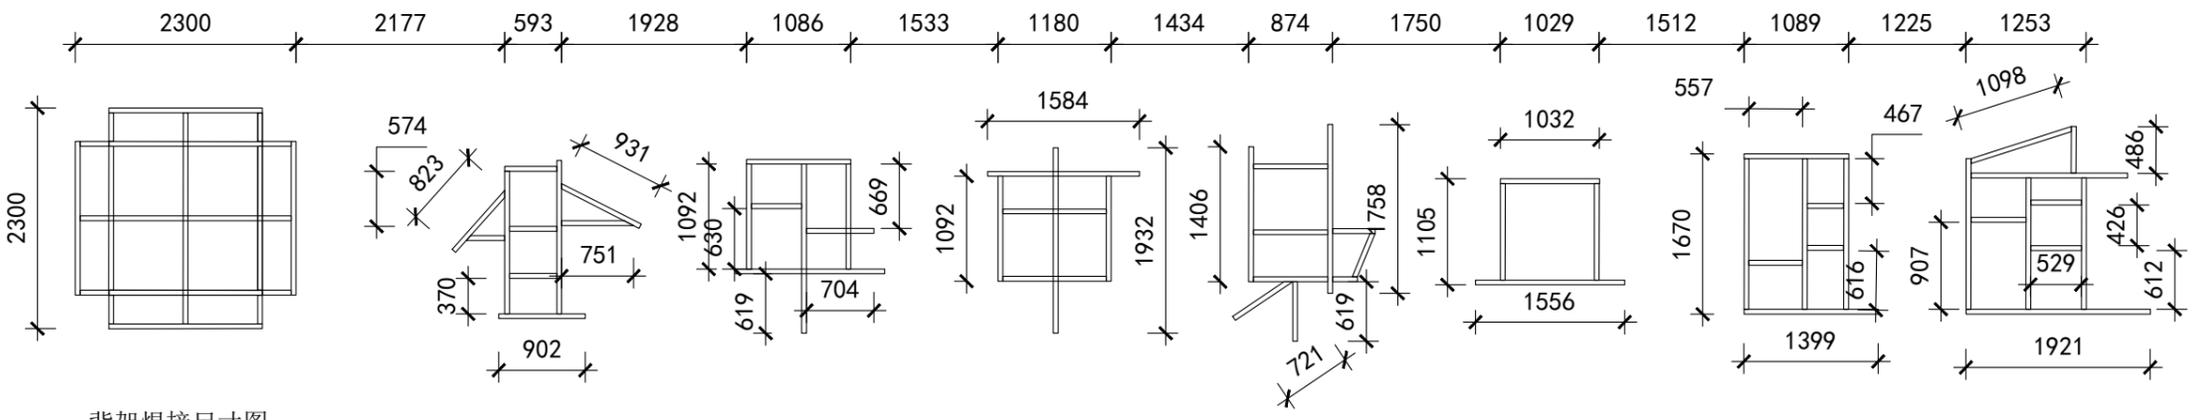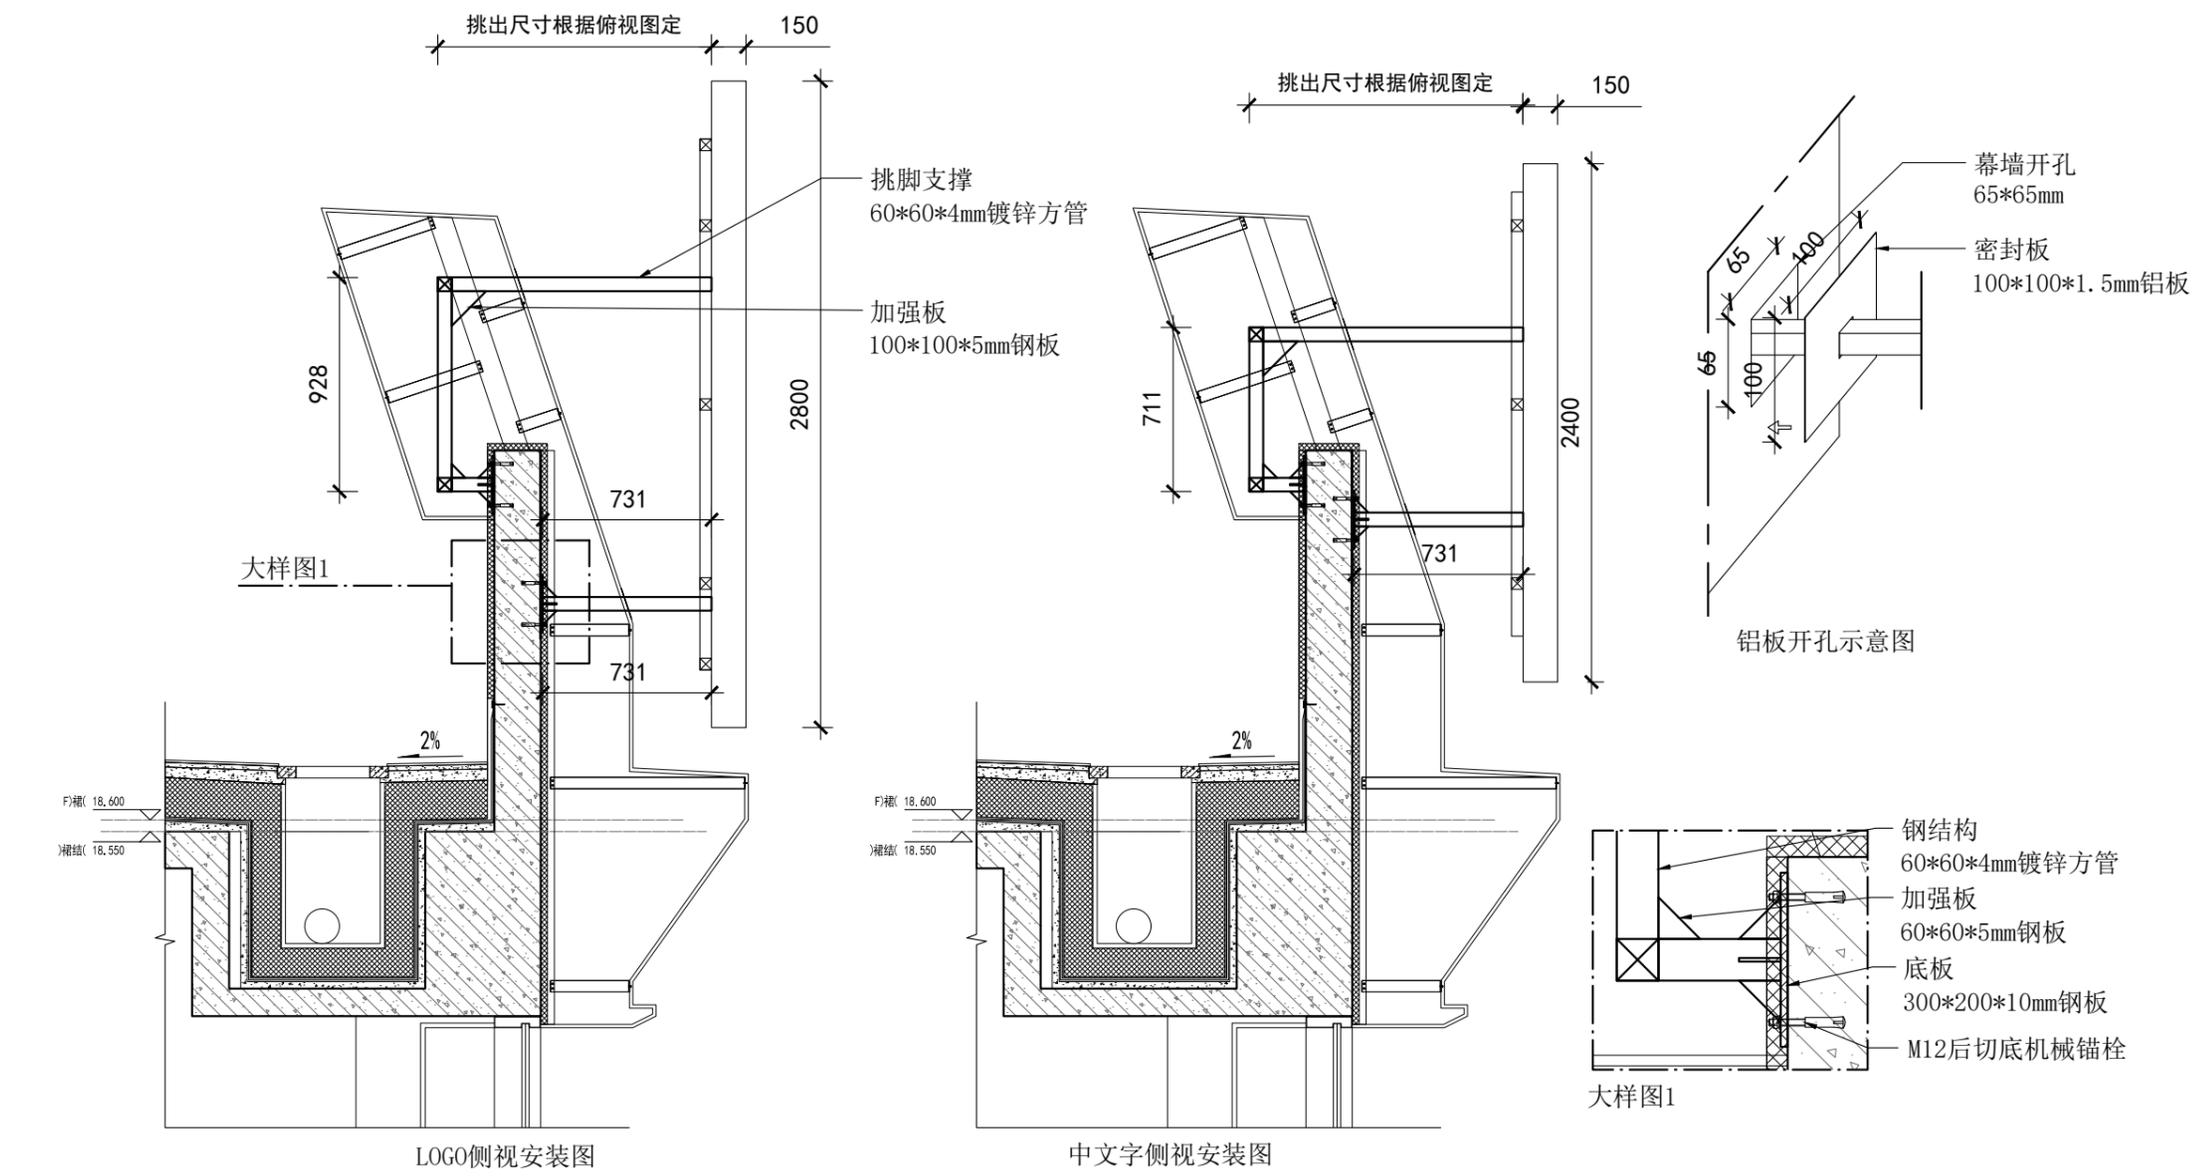

背架焊接尺寸图

本图纸的著作权及其它相关权益属浙江省建筑设计研究院（ZIAD）所有，图中所含的专有技术信息应予以保密。未经本院书面许可，不得复制本图纸或将信息提供或披露给任何第三方（本院与客户另有约定者，从其约定）。

建设单位 OWNER

金华市第二医院

设计单位 DESIGNER



浙江省建筑设计研究院

ZHEJIANG PROV. INSTITUTE OF ARCHITECTURAL DESIGN AND RESEARCH

工程设计甲级资质证书：建筑行业（建筑工程）甲级；市政行业（给水工程、排水工程）专业甲级；风景园林工程设计专项甲级。证书编号：A133012073

地址/杭州市安吉路18号 邮编/310006

单位出图专用章盖章


	姓名	签名
审定		
审核/复核		
设计总负责人		
专业负责人		
设计 计算		
制 图		
校 对		
出图日期		

项目名称 PROJECT


金华市第二医院综合楼项目

子项名称 SUBPROJECT

设计号	设计阶段
图 号	版 本 号
图 名	

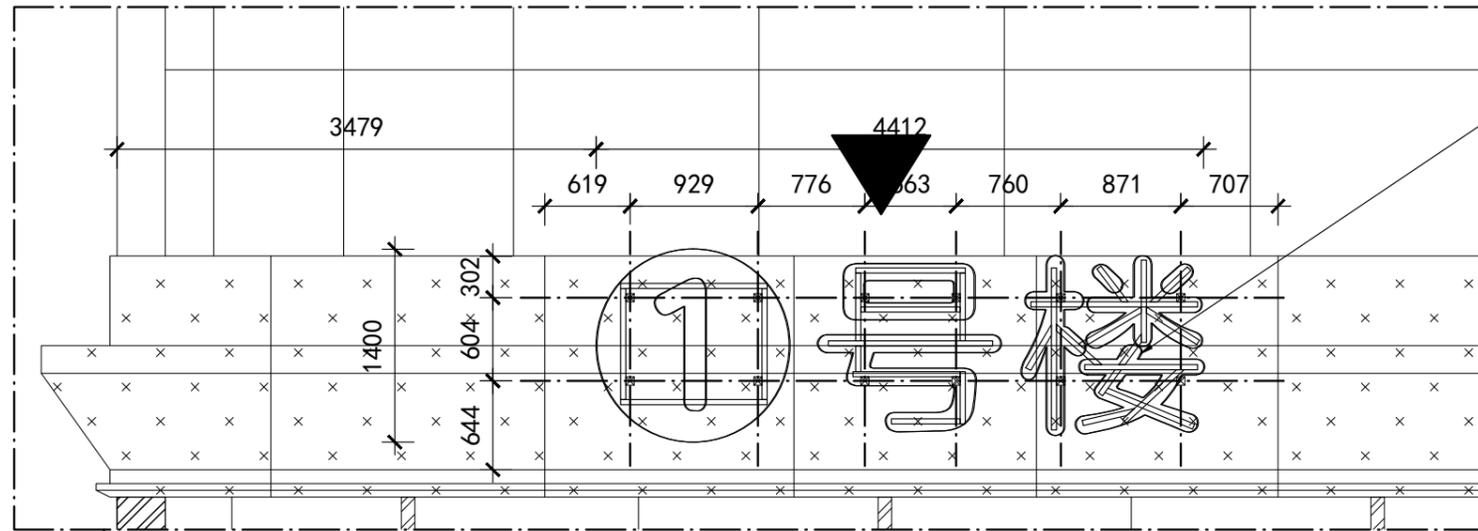

2mm铝板激光切割立体围边造型，厚度150mm，面板1.5mm不锈钢板激光切割冲孔成型，冲孔 $\phi 5$ mm，表面氟碳烤漆绿色，内衬5mm灯白亚克力板，内置LED光源模组，白天绿色，夜间正白色需配室外防水电源、电箱、时控开关(手机远程控制电源开关，4G智能系统物联网控制)和漏电保护器。

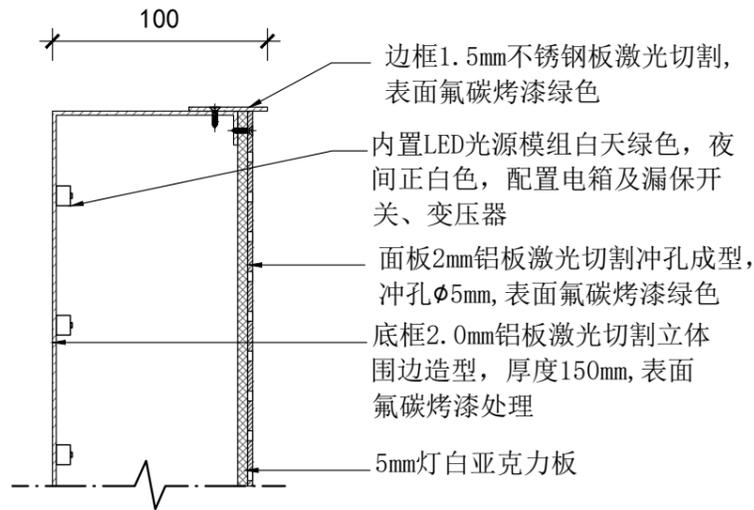


立体字剖面节点图

焊接要求：

- 1、所有焊接处为满焊焊接，焊接后表面需涂刷防锈漆处理（2遍）；
- 2、满焊焊点要求焊点长度为60mm，焊高为7mm；
- 3、所有镀锌方管切割面采用3mm钢板封面满焊焊接固定；
- 4、如有受力点处需加强时，采用三角加强板60*60*5mm钢板焊接固定；

技术要求：

- 1、产品总用电量为500W，输入电压为220V，灯箱电源额定功率550W；
- 2、电源线采用WDZ-BYJ3x2.5mm，线槽采用联塑PVC线槽，（无卤低烟阻燃-铜芯交联聚烯烃绝缘电线）；
- 3、箱体内配置开关；
- 4、产品根据国家标准，对灯箱表面进行接地保护。
- 5、产品依据实际亮度，灯条数量可做增减。
- 6、箱体烤漆处理，颜色根据效果图为准。
- 7、图文信息以原文件为准；

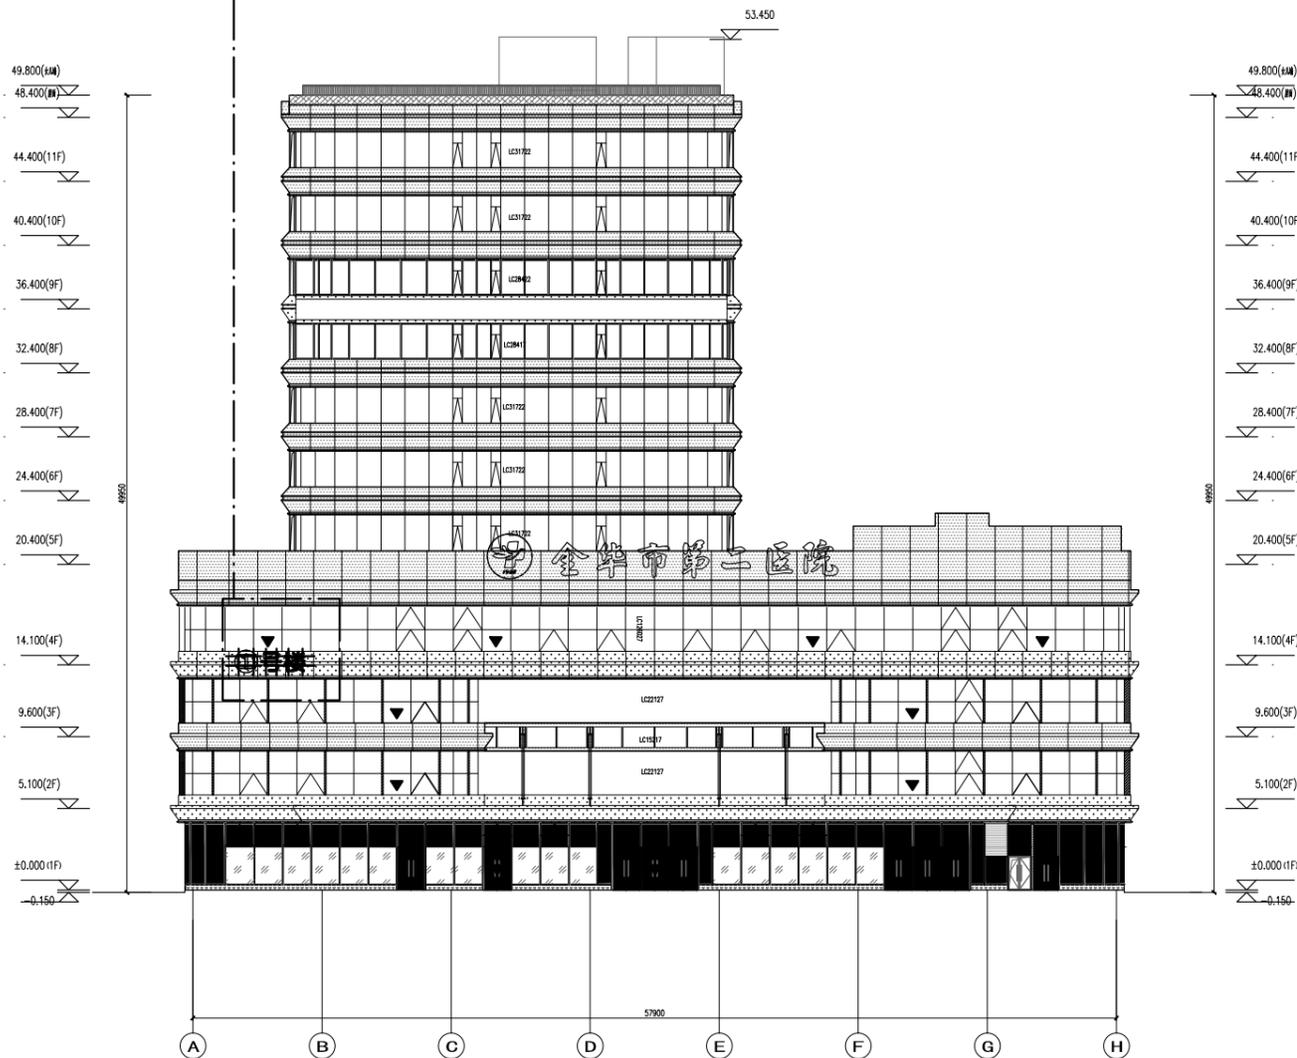

本图纸的著作权及其它相关权益属浙江省建筑设计研究院（ZIAD）所有，图中所含的专有技术信息应予以保密。未经本院书面许可，不得复制本图纸或将信息提供或披露给任何第三方（本院与客户另有约定者，从其约定）。

建设单位 OWNER

金华市第二医院

设计单位 DESIGNER



浙江省建筑设计研究院
ZHEJIANG PROV. INSTITUTE OF ARCHITECTURAL DESIGN AND RESEARCH

地址/杭州市安吉路18号 邮编/310006

单位出图专用章盖章


	姓名	签名
审定		
审核/复核		
设计总负责人		
专业负责人		
设计 计算		
制 图		
校 对		
出图日期		

项目名称 PROJECT

金华市第二医院综合楼项目

子项名称 SUBPROJECT

设计号		设计阶段	
图 号		版 本 号	
图 名			

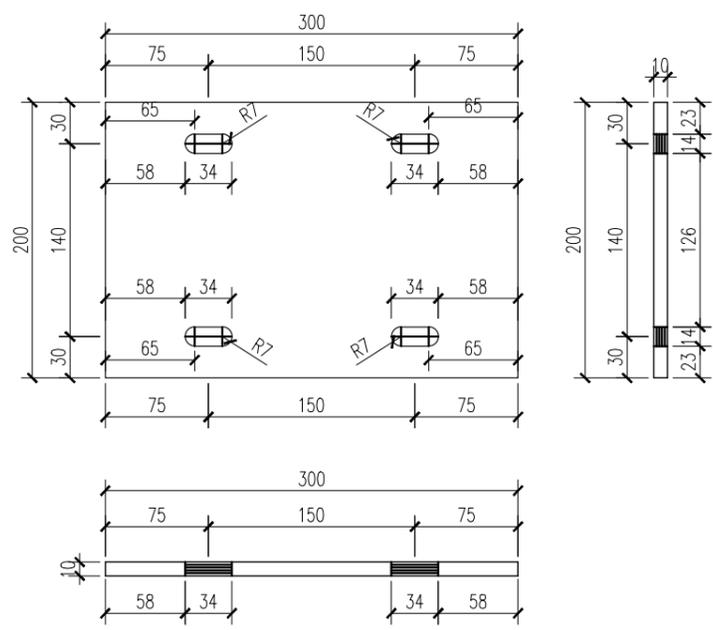


HZMJ-01加工图


配后4-M12扩底机械锚栓,单颗拉拔力设计值13kN

后置预埋件技术要求:


- 1、钢板材质Q235-B,表面采用热浸镀锌处理。
- 2、M12后切底机械锚栓:锚栓材质应不小于4.6级碳钢,表面防腐处理,有效锚固深度不应小于80mm,拉拔力设计值13kN。
- 3、混凝土基材:混凝土等级不宜小于C30,混凝土应坚实、平整,不应起砂、起壳、蜂窝、麻面、油污等。
- 4、后置埋件锚栓抗拔承载力应当按国家规范规定进行现场检测,并附有试验合格报告书。现场检测极限承载力应当大于设计值的2倍。

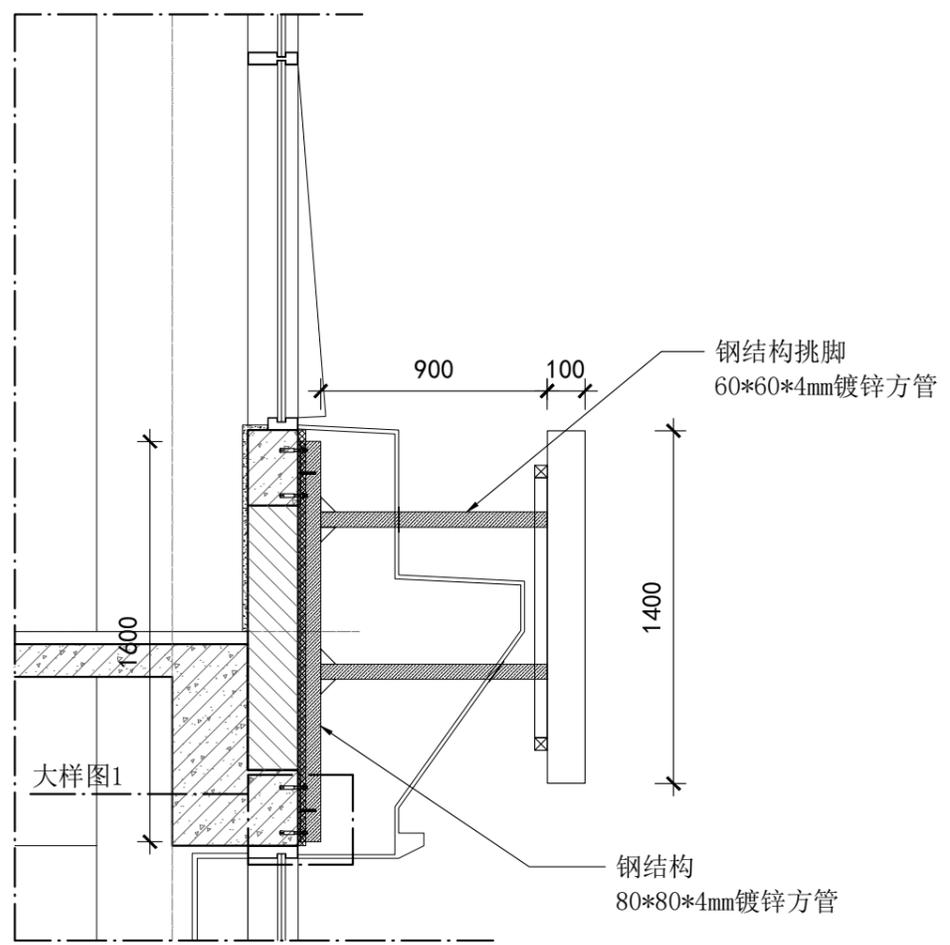


侧视安装图

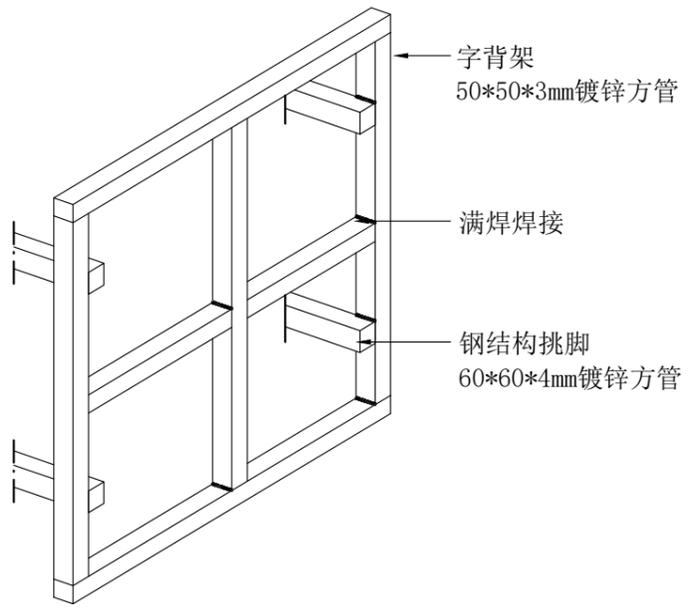


钢结构焊接示意图

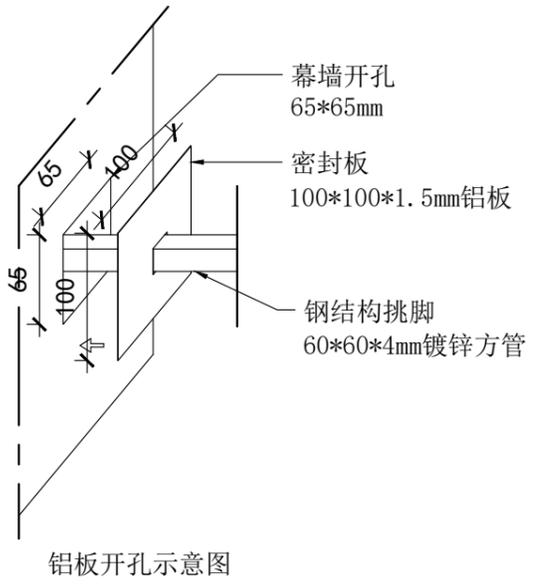


铝板开孔示意图

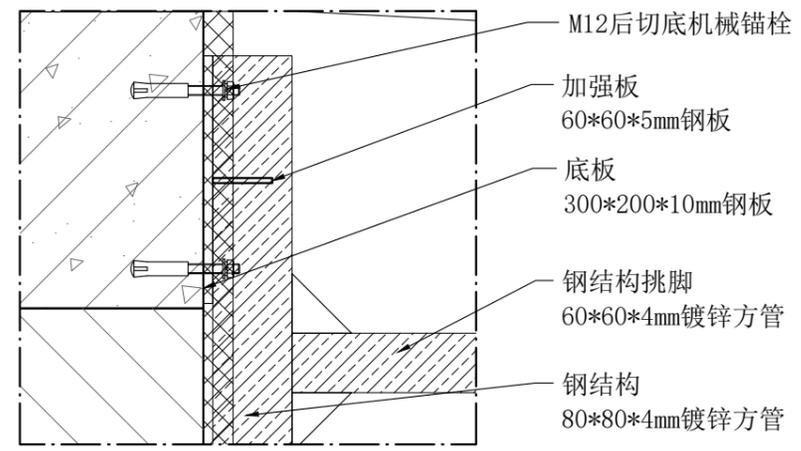

大样图1

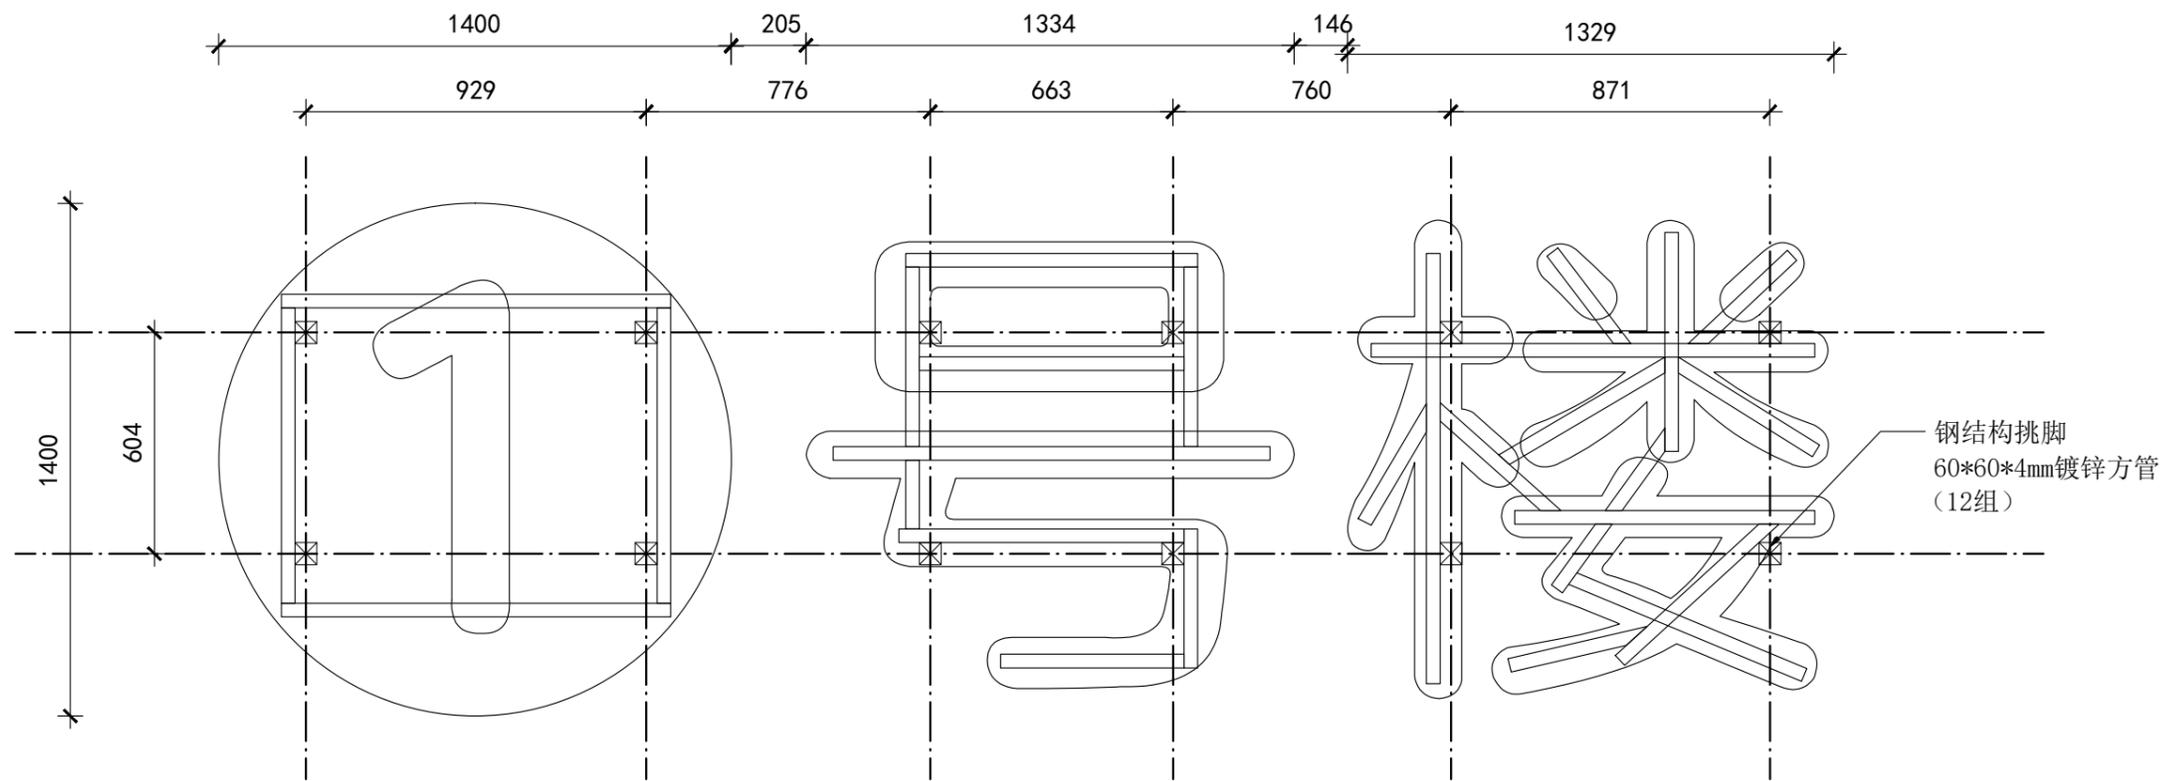

钢结构焊接图

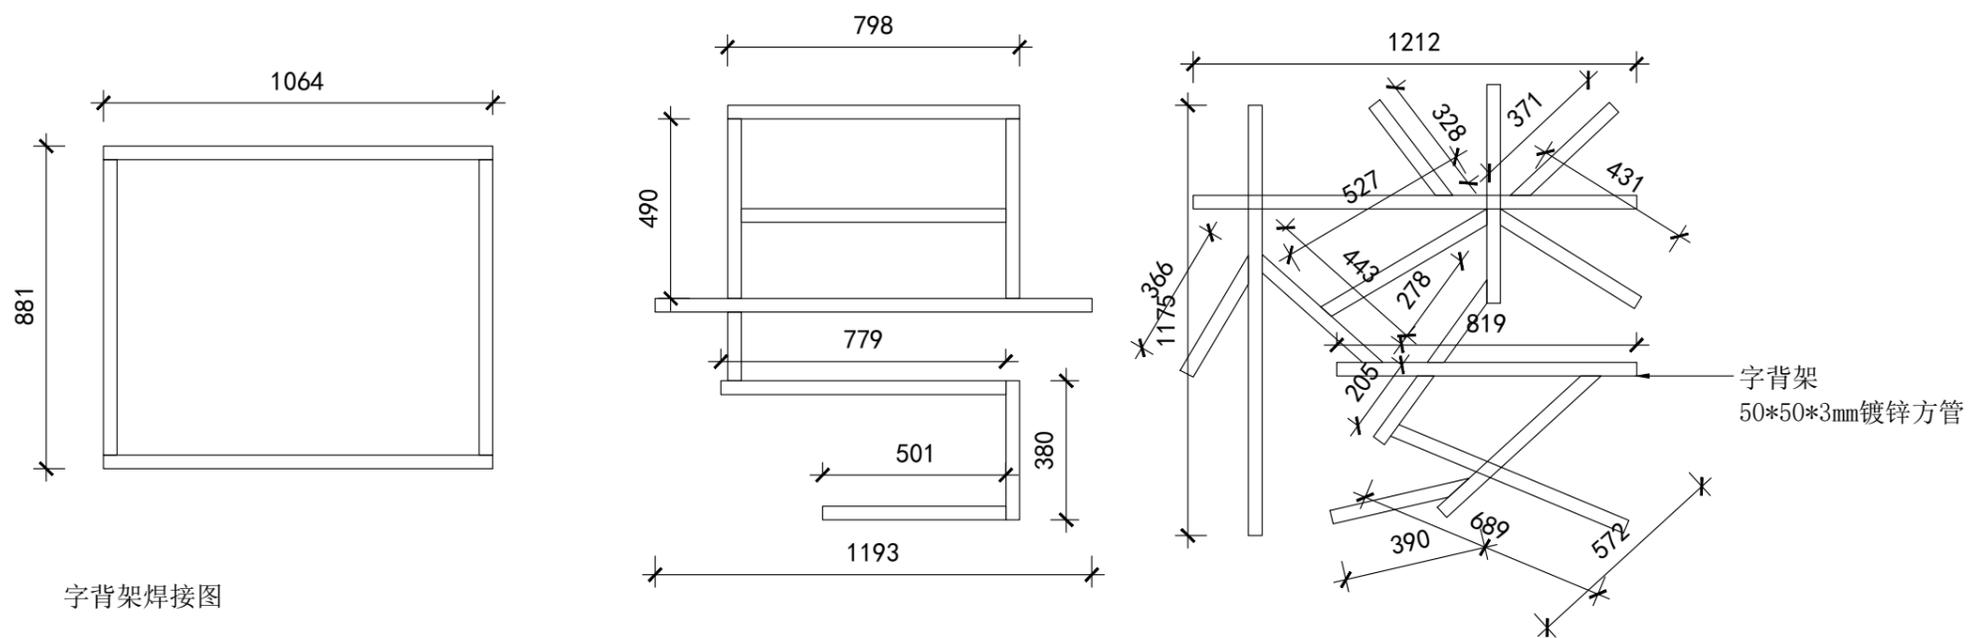

字骨架焊接图

本图纸的著作权及其它相关权益属浙江省建筑设计研究院（ZIAD）所有，图中所含的专有技术信息应予以保密。未经本院书面许可，不得复制本图纸或将信息提供或披露给任何第三方（本院与客户另有约定者，从其约定）。

建设单位 OWNER

金华市第二医院

设计单位 DESIGNER



浙江省建筑设计研究院

ZHEJIANG PROV. INSTITUTE OF ARCHITECTURAL DESIGN AND RESEARCH

工程设计甲级资质证书：建筑行业（建筑工程）甲级；市政行业（给水工程、排水工程）专业甲级；风景园林工程设计专项甲级。证书编号：A133012073

地址/杭州市安吉路18号

邮编/310006

单位出图专用章盖章

	姓名	签名
审定		
审核/复核		
设计总负责人		
专业负责人		
设计 计算		
制 图		
校 对		
出图日期		

项目名称 PROJECT

金华市第二医院综合楼项目

子项名称 SUBPROJECT

设计号		设计阶段	
图 号		版 本 号	
图 名			

本图纸的著作权及其它相关权益属浙江省建筑设计研究院（ZIAD）所有，图中所含的专有技术信息应予以保密。未经本院书面许可，不得复制本图纸或将信息提供或披露给任何第三方（本院与客户另有约定者，从其约定）。

建设单位 OWNER

金华市第二医院

设计单位 DESIGNER



浙江省建筑设计研究院

ZHEJIANG PROV. INSTITUTE OF ARCHITECTURAL DESIGN AND RESEARCH

工程设计甲级资质证书：建筑行业（建筑工程）甲级；市政行业（给水工程、排水工程）专业甲级；风景园林工程设计专项甲级。证书编号：A133012073

地址/杭州市安吉路18号 邮编/310006

单位出图专用章盖章

	姓名	签名
审定		
审核/复核		
设计总负责人		
专业负责人		
设计 计算		
制 图		
校 对		
出图日期		

项目名称 PROJECT


金华市第二医院综合楼项目

子项名称 SUBPROJECT


设计号 设计阶段

图号 版本号

图名

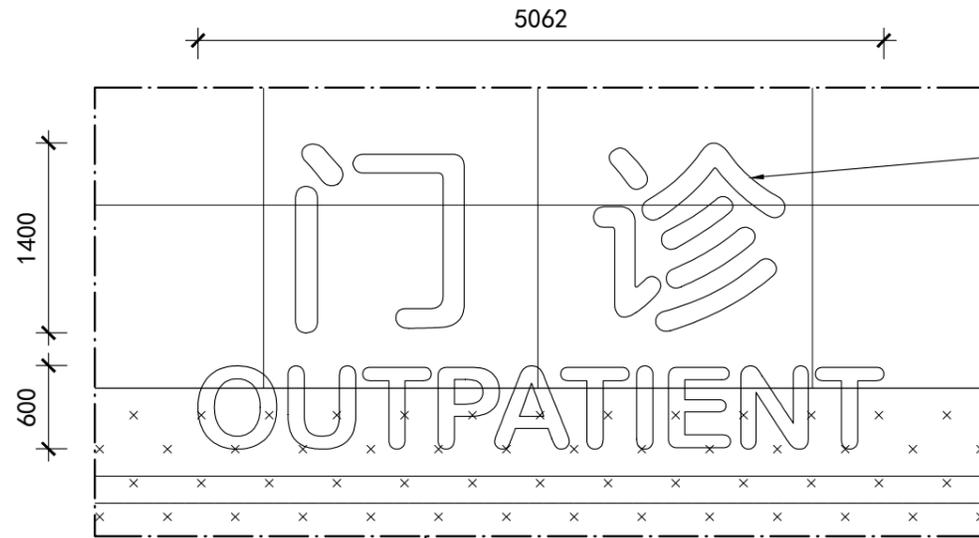

底板采用壁厚2mm铝板，激光切割，围边；面盖采用壁厚1.2mm304#不锈钢板，激光切割，围边，无缝焊接；表面抛光打磨，原子灰修补工艺缝、打磨修整、喷底漆2遍、水砂打磨、面漆红色（氟碳漆，颜色定制）3遍；内置5mm厚红色透光亚克力面板，内置防水LED光源；需配室外防水电源、电箱、时控开关（手机远程控制电源开关，4G智能系统物联网控制）和漏电保护器

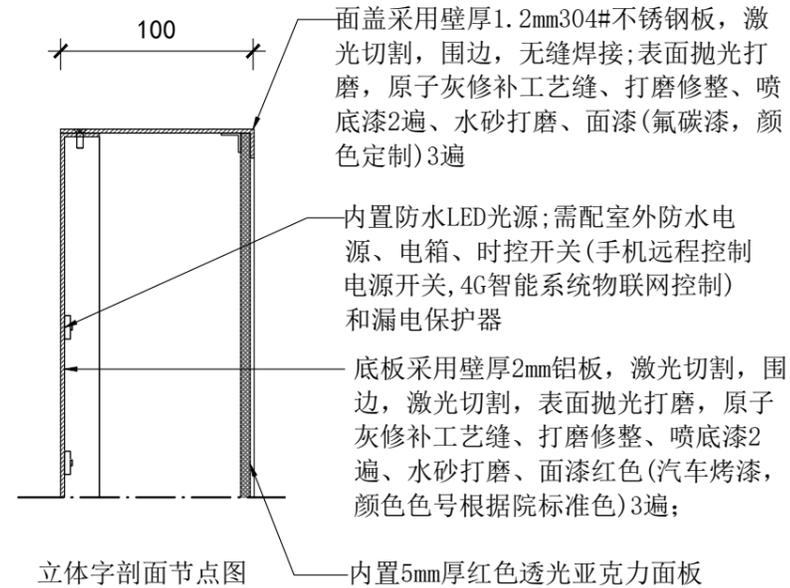

面盖采用壁厚1.2mm304#不锈钢板，激光切割，围边，无缝焊接；表面抛光打磨，原子灰修补工艺缝、打磨修整、喷底漆2遍、水砂打磨、面漆（氟碳漆，颜色定制）3遍

内置防水LED光源；需配室外防水电源、电箱、时控开关（手机远程控制电源开关，4G智能系统物联网控制）和漏电保护器


底板采用壁厚2mm铝板，激光切割，围边，激光切割，表面抛光打磨，原子灰修补工艺缝、打磨修整、喷底漆2遍、水砂打磨、面漆红色（汽车烤漆，颜色色号根据院标准色）3遍；

内置5mm厚红色透光亚克力面板

立体字剖面节点图

技术要求：

- 1、产品总用电量为1200W，输入电压为220V，灯箱电源额定功率1300W；
- 2、电源线采用WDZ-BYJ3x2.5mm，线槽采用联塑PVC线槽，（无卤低烟阻燃-铜芯交联聚烯烃绝缘电线）；
- 3、箱体内配置开关；
- 4、产品根据国家标准，对灯箱表面进行接地保护。
- 5、产品依据实际亮度，灯条数量可做增减。
- 6、箱体烤漆处理，颜色根据效果图为准。
- 7、图文信息以原文件为准；

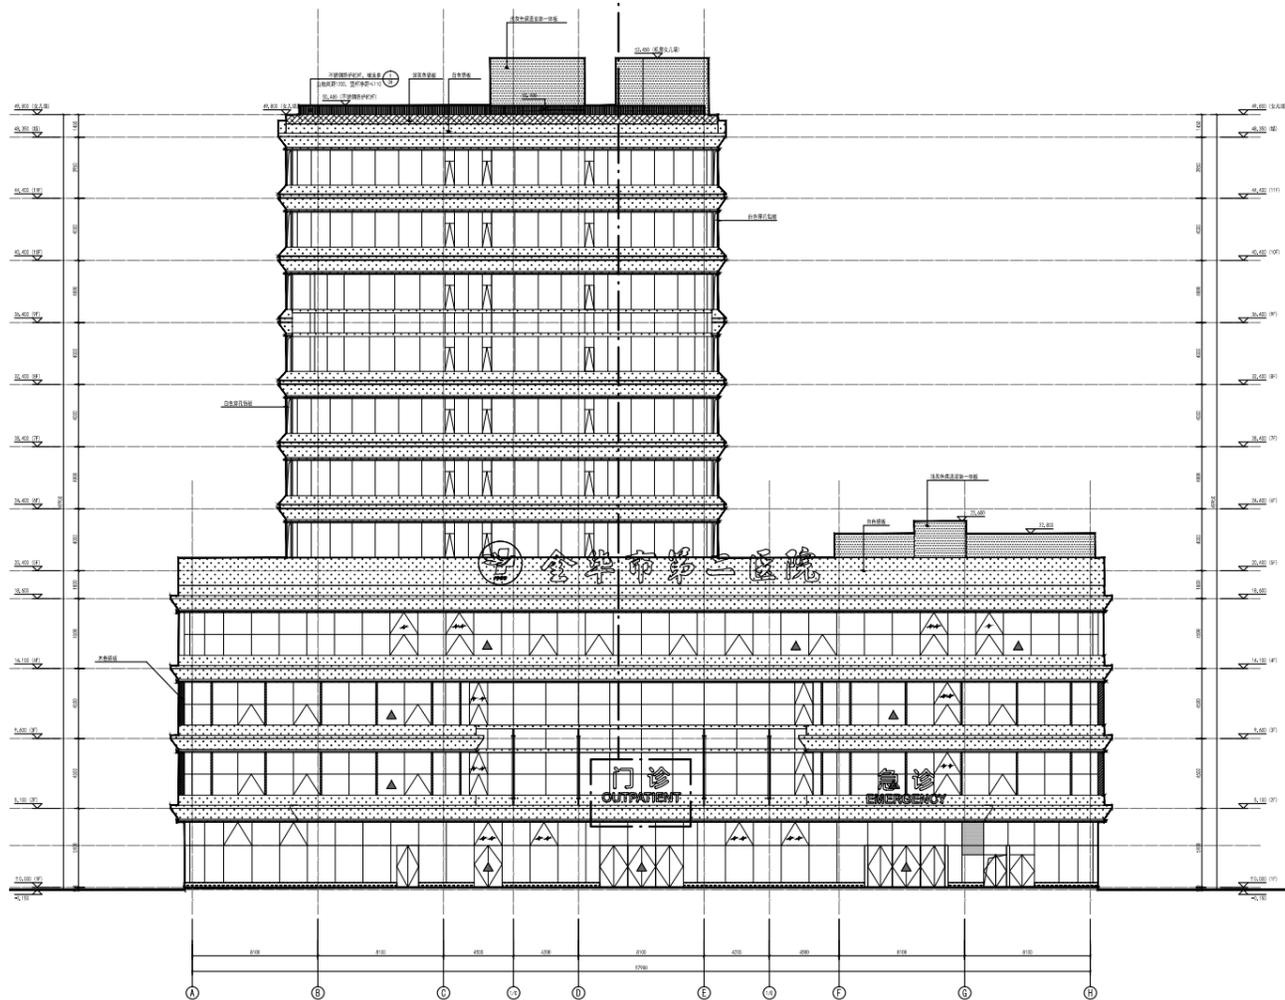

本图纸的著作权及其它相关权益属浙江省建筑设计研究院（ZIAD）所有，图中所含的专有技术信息应予以保密。未经本院书面许可，不得复制本图纸或将信息提供或披露给任何第三方（本院与客户另有约定者，从其约定）。

建设单位 OWNER

金华市第二医院

设计单位 DESIGNER



浙江省建筑设计研究院
ZHEJIANG PROV. INSTITUTE OF ARCHITECTURAL DESIGN AND RESEARCH

工程设计甲级资质证书：建筑行业（建筑工程）甲级；市政行业（给水工程、排水工程）专业甲级；风景园林工程设计专项甲级。证书编号：A133012073

地址/杭州市安吉路18号 邮编/310006

单位出图专用章盖章


	姓名	签名
审定		
审核/复核		
设计总负责人		
专业负责人		
设计 计算		
制 图		
校 对		
出图日期		

项目名称 PROJECT


金华市第二医院综合楼项目

子项名称 SUBPROJECT

设计号		设计阶段	
图 号		版 本 号	
图 名			

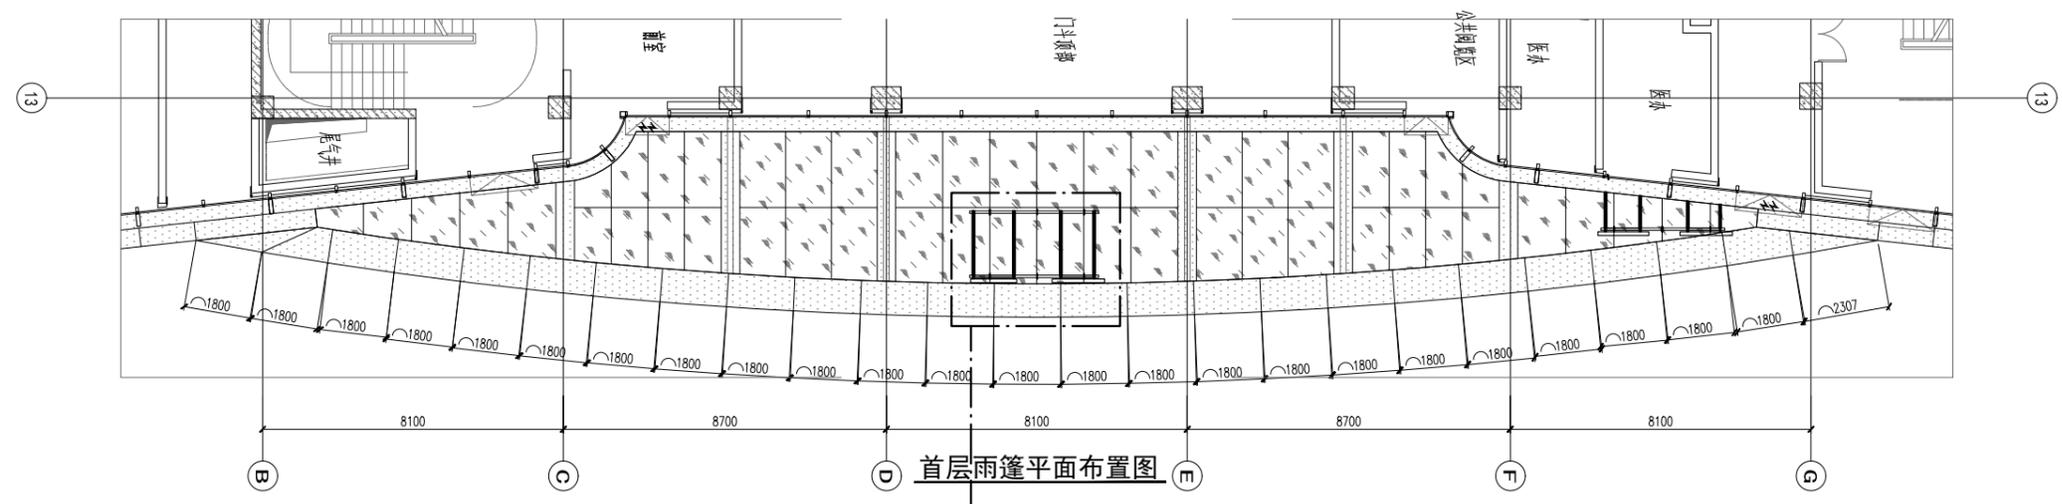

首层雨篷平面布置图

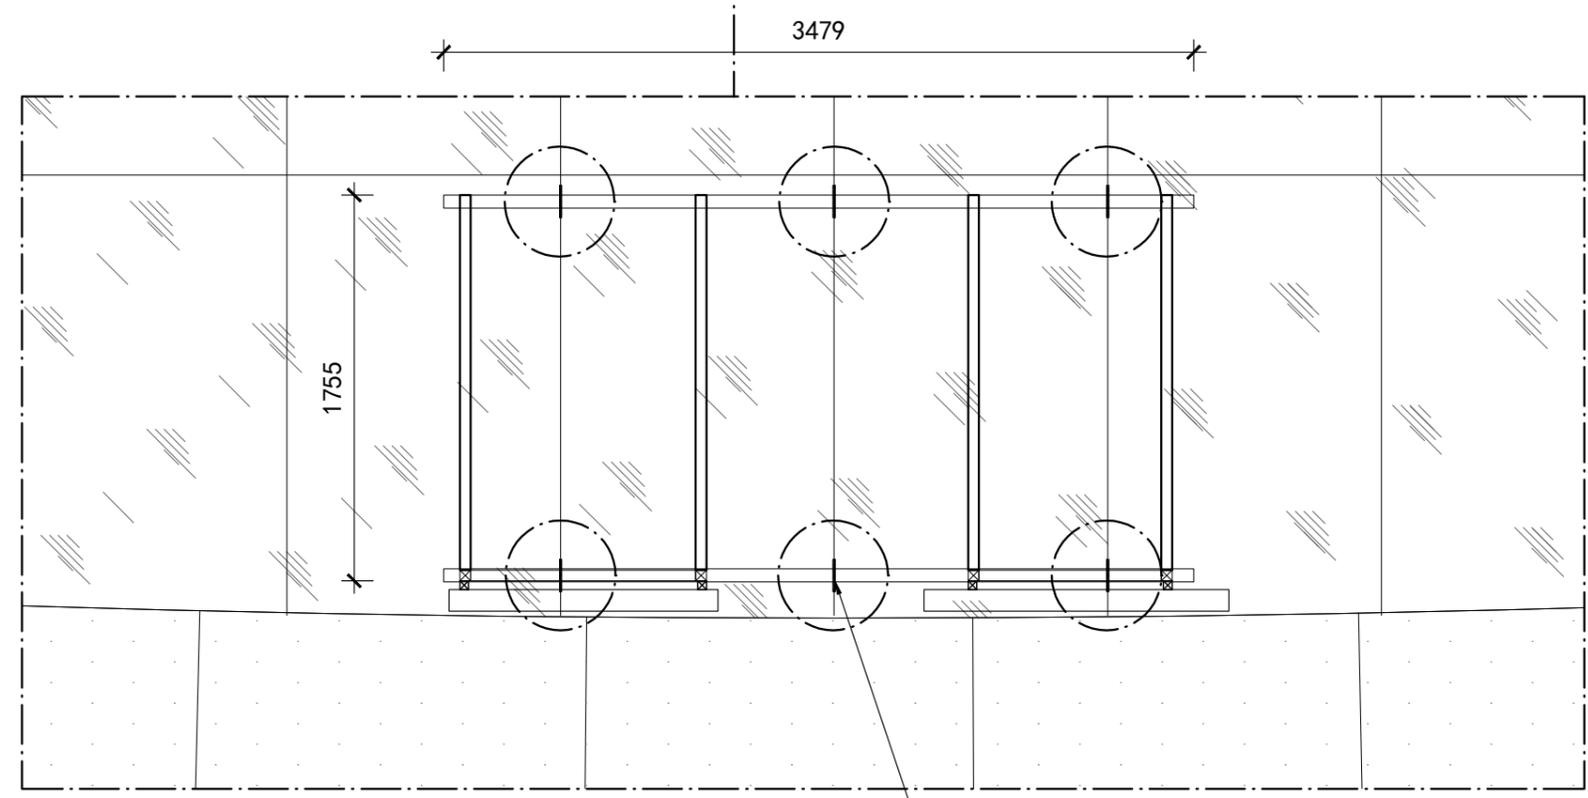

焊接要求:

- 1、所有焊接处为满焊焊接，焊接后表面需涂刷防锈漆处理（2遍）；
- 2、满焊焊点要求焊点长度为60mm，焊高为7mm；
- 3、所有镀锌方管切割面采用3mm钢板封面满焊焊接固定；
- 4、如有受力点处需加强时，采用三角加强板60*60*5mm钢板焊接固定；

挑脚支撑（6处）
450*150*10mm钢板
（与雨篷钢结构满焊焊接）

本图纸的著作权及其它相关权益属浙江省建筑设计研究院（ZIAD）所有，图中所含的专有技术信息应予以保密。未经本院书面许可，不得复制本图纸或将信息提供或披露给任何第三方（本院与客户另有约定者，从其约定）。

建设单位 OWNER

金华市第二医院

设计单位 DESIGNER



浙江省建筑设计研究院

ZHEJIANG PROV. INSTITUTE OF ARCHITECTURAL DESIGN AND RESEARCH

工程设计甲级资质证书：建筑行业（建筑工程）甲级；市政行业（给水工程、排水工程）专业甲级；风景园林工程设计专项甲级。证书编号：A133012073

地址/杭州市安吉路18号 邮编/310006

单位出图专用章盖章


	姓名	签名
审定		
审核/复核		
设计总负责人		
专业负责人		
设计 计算		
制 图		
校 对		
出图日期		


项目名称 PROJECT

金华市第二医院综合楼项目


子项目名称 SUBPROJECT

设计号		设计阶段	
图 号		版 本 号	
图 名			

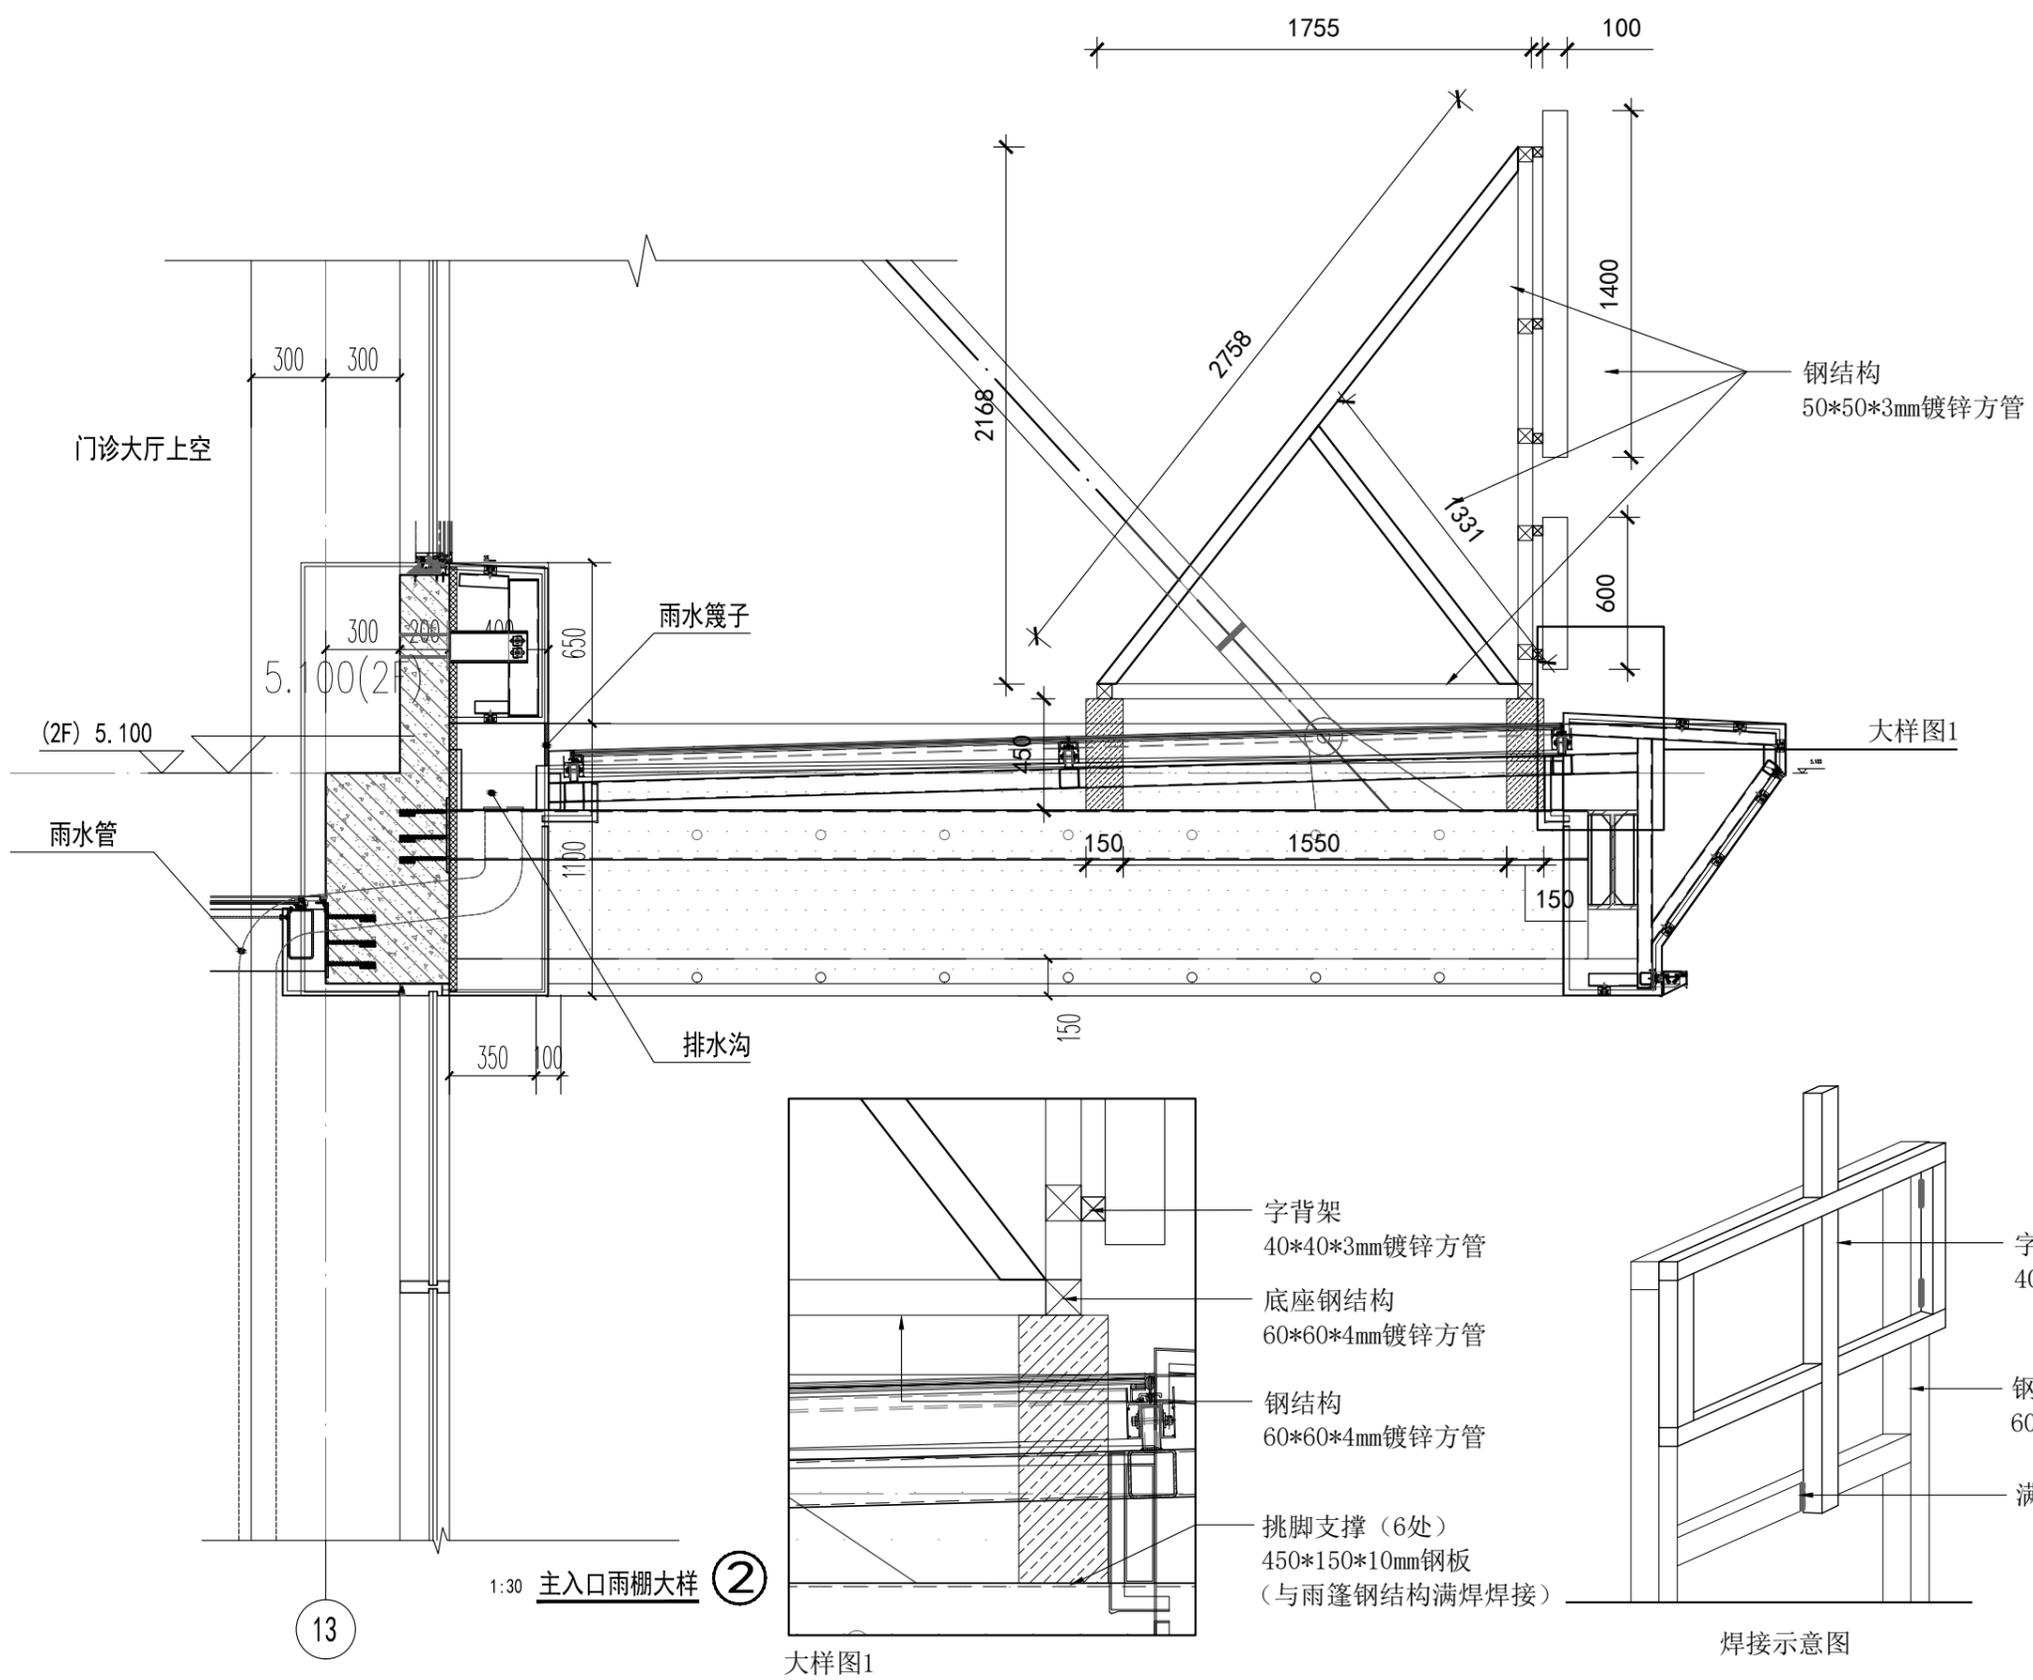

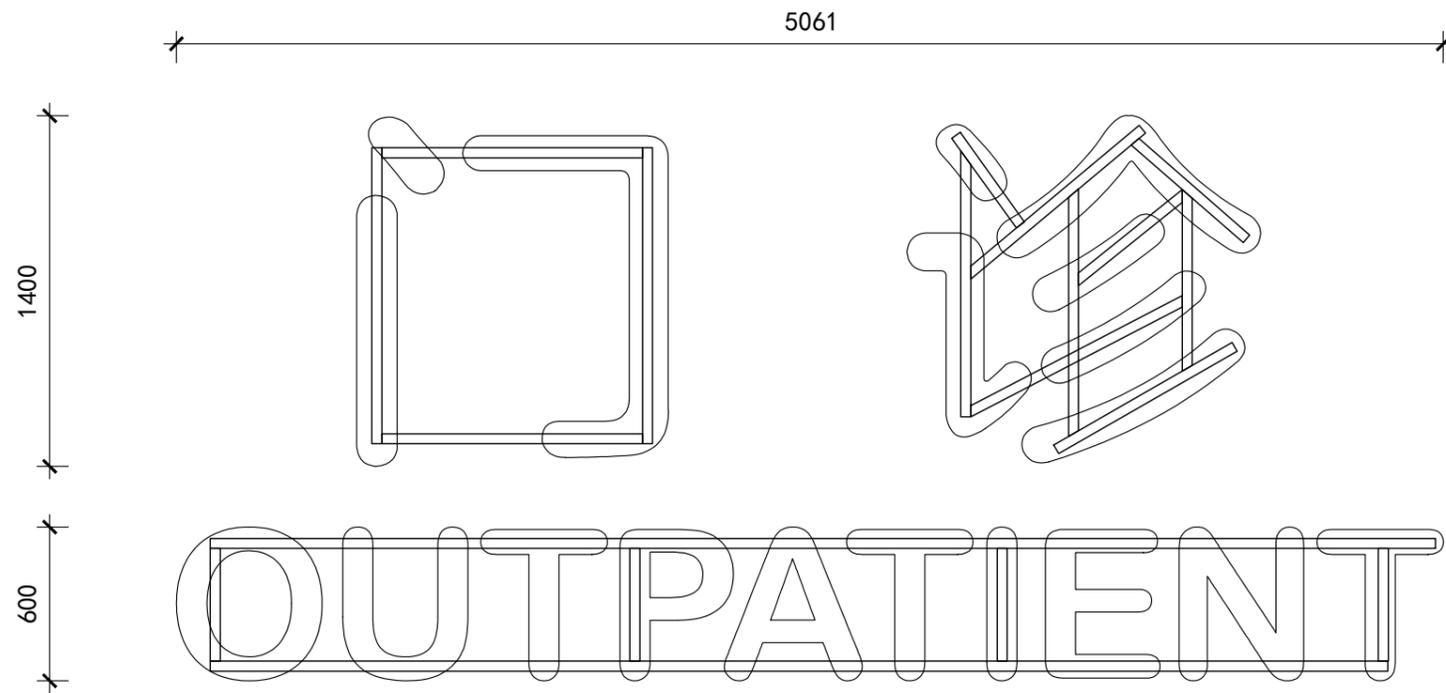

字骨架焊接图

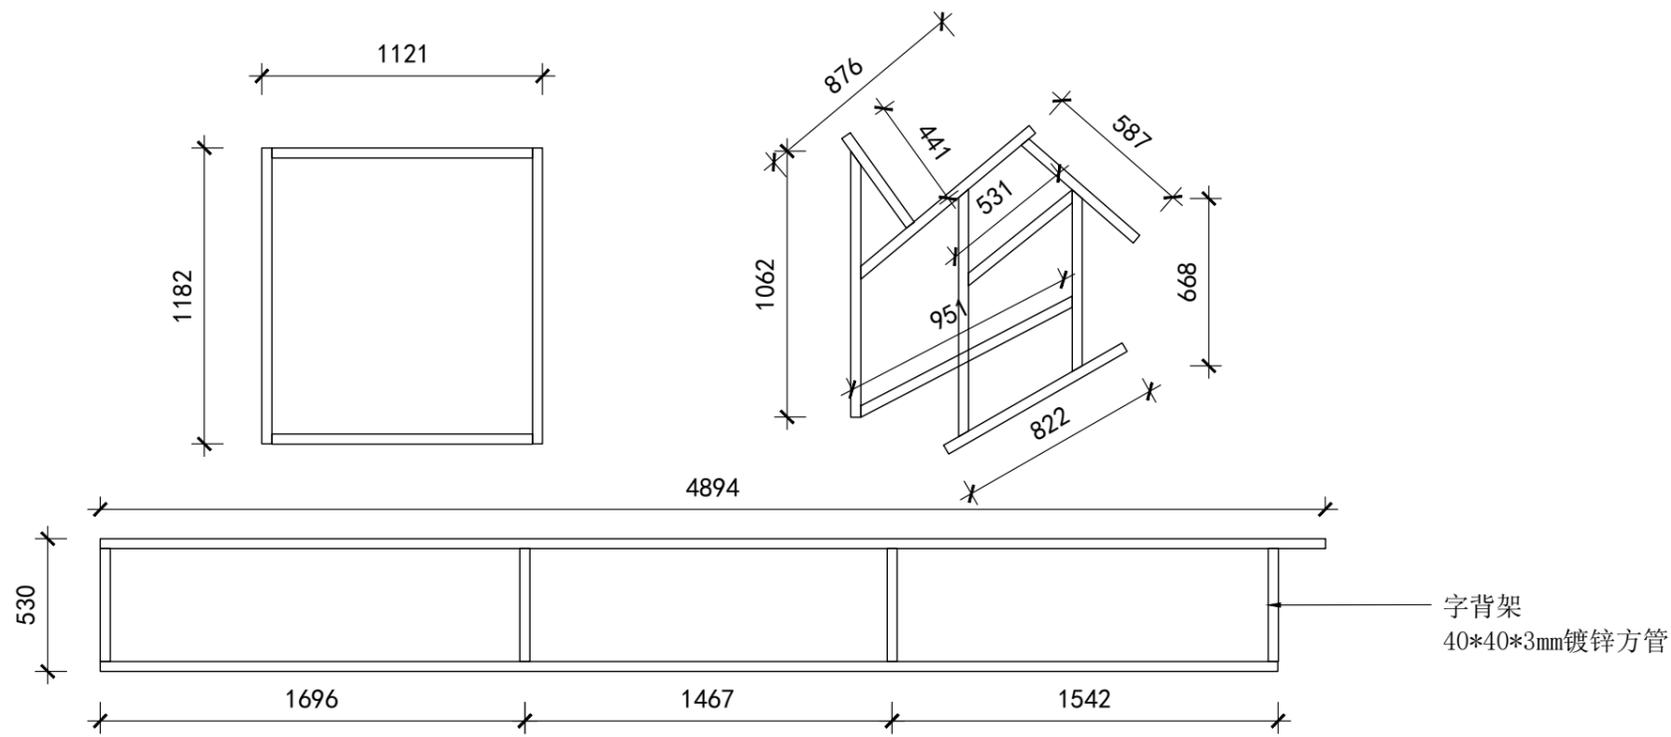

字骨架焊接图

本图纸的著作权及其它相关权益属浙江省建筑设计研究院（ZIAD）所有，图中所含的专有技术信息应予以保密。未经本院书面许可，不得复制本图纸或将信息提供或披露给任何第三方（本院与客户另有约定者，从其约定）。

建设单位 OWNER

金华市第二医院

设计单位 DESIGNER



浙江省建筑设计研究院

ZHEJIANG PROV. INSTITUTE OF ARCHITECTURAL DESIGN AND RESEARCH

工程设计甲级资质证书：建筑行业（建筑工程）甲级；市政行业（给水工程、排水工程）专业甲级；风景园林工程设计专项甲级。证书编号：A133012073

地址/杭州市安吉路18号 邮编/310006

单位出图专用章盖章

	姓名	签名
审定		
审核/复核		
设计总负责人		
专业负责人		
设计 计算		
制 图		
校 对		
出图日期		

项目名称 PROJECT

金华市第二医院综合楼项目

子项名称 SUBPROJECT

设计号		设计阶段	
图 号		版 本 号	

图 名

本图纸的著作权及其它相关权益属浙江省建筑设计研究院（ZIAD）所有，图中所含的专有技术信息应予以保密。未经本院书面许可，不得复制本图纸或将信息提供或披露给任何第三方（本院与客户另有约定者，从其约定）。

建设单位 OWNER

金华市第二医院

设计单位 DESIGNER



浙江省建筑设计研究院

ZHEJIANG PROV. INSTITUTE OF ARCHITECTURAL DESIGN AND RESEARCH

工程设计甲级资质证书：建筑行业（建筑工程）甲级；市政行业（给水工程、排水工程）专业甲级；风景园林工程设计专项甲级。证书编号：A133012073

地址/杭州市安吉路18号 邮编/310006

单位出图专用章盖章


	姓名	签名
审定		
审核/复核		
设计总负责人		
专业负责人		
设计 计算		
制 图		
校 对		
出图日期		

项目名称 PROJECT



金华市第二医院综合楼项目

子项名称 SUBPROJECT

设计号		设计阶段	
图 号		版 本 号	
图 名			

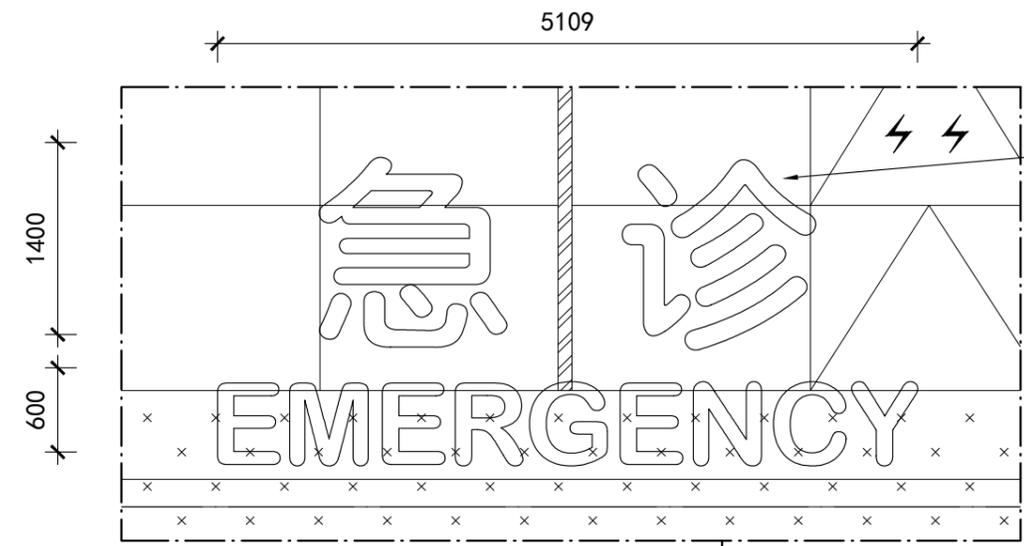

底板采用壁厚2mm铝板，激光切割，围边；面盖采用壁厚1.2mm304#不锈钢板，激光切割，围边，无缝焊接；表面抛光打磨，原子灰修补工艺缝、打磨修整、喷底漆2遍、水砂打磨、面漆红色（氟碳漆，颜色定制）3遍；内置5mm厚红色透光亚克力面板，内置防水LED光源；需配室外防水电源、电箱、时控开关（手机远程控制电源开关，4G智能系统物联网控制）和漏电保护器

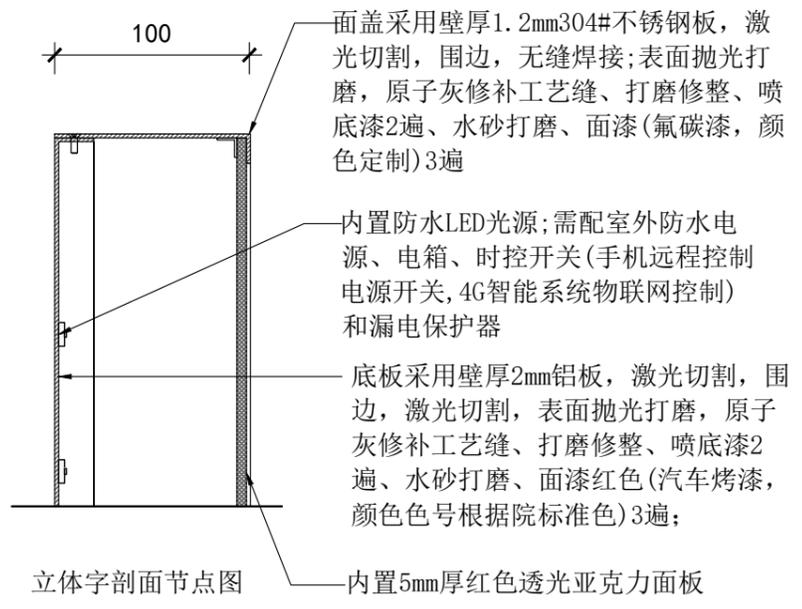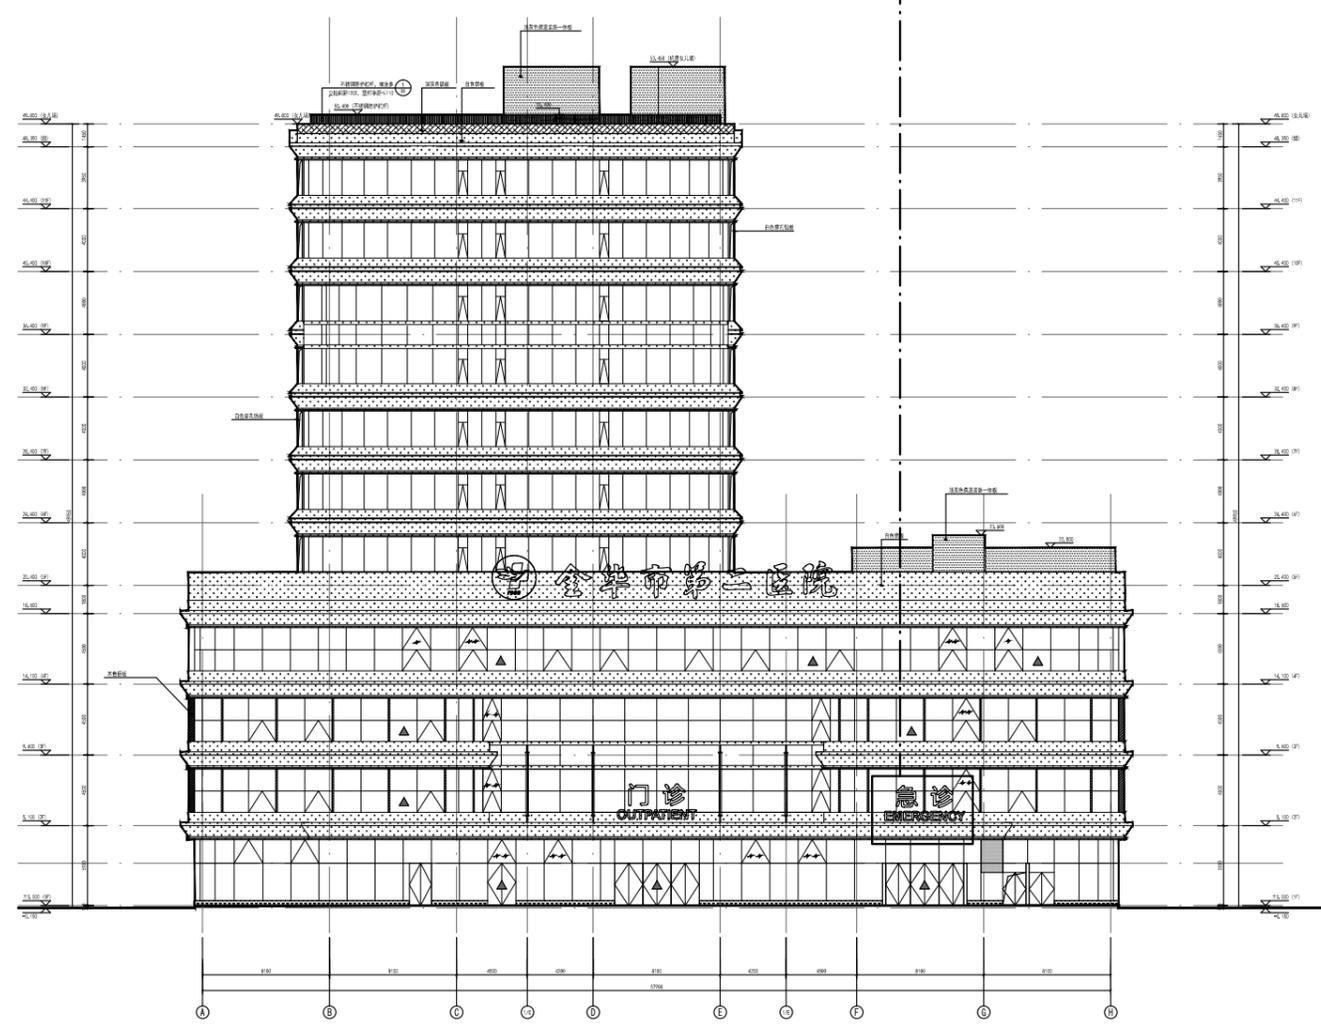

面盖采用壁厚1.2mm304#不锈钢板，激光切割，围边，无缝焊接；表面抛光打磨，原子灰修补工艺缝、打磨修整、喷底漆2遍、水砂打磨、面漆（氟碳漆，颜色定制）3遍

内置防水LED光源；需配室外防水电源、电箱、时控开关（手机远程控制电源开关，4G智能系统物联网控制）和漏电保护器

底板采用壁厚2mm铝板，激光切割，围边，激光切割，表面抛光打磨，原子灰修补工艺缝、打磨修整、喷底漆2遍、水砂打磨、面漆红色（汽车烤漆，颜色色号根据院标准色）3遍；

内置5mm厚红色透光亚克力面板

立体字剖面节点图

技术要求：

- 1、产品总用电量为1200W，输入电压为220V，灯箱电源额定功率1300W；
- 2、电源线采用WDZ-BYJ3x2.5mm，线槽采用联塑PVC线槽，（无卤低烟阻燃-铜芯交联聚烯烃绝缘电线）；
- 3、箱体内配置开关；
- 4、产品根据国家标准，对灯箱表面进行接地保护。
- 5、产品依据实际亮度，灯条数量可做增减。
- 6、箱体烤漆处理，颜色根据效果图为准。
- 7、图文信息以原文件为准；

本图纸的著作权及其它相关权益属浙江省建筑设计研究院（ZIAD）所有，图中所含的专有技术信息应予以保密。未经本院书面许可，不得复制本图纸或将信息提供或披露给任何第三方（本院与客户另有约定者，从其约定）。

建设单位 OWNER

金华市第二医院

设计单位 DESIGNER



浙江省建筑设计研究院

ZHEJIANG PROV. INSTITUTE OF ARCHITECTURAL DESIGN AND RESEARCH

工程设计甲级资质证书：建筑行业（建筑工程）甲级；市政行业（给水工程、排水工程）专业甲级；风景园林工程设计专项甲级。证书编号：A133012073

地址/杭州市安吉路18号 邮编/310006

单位出图专用章盖章

	姓名	签名
审定		
审核/复核		
设计总负责人		
专业负责人		
设计 计算		
制 图		
校 对		
出图日期		


项目名称 PROJECT

金华市第二医院综合楼项目


子项名称 SUBPROJECT

设计号		设计阶段	
图 号		版本号	

图 名

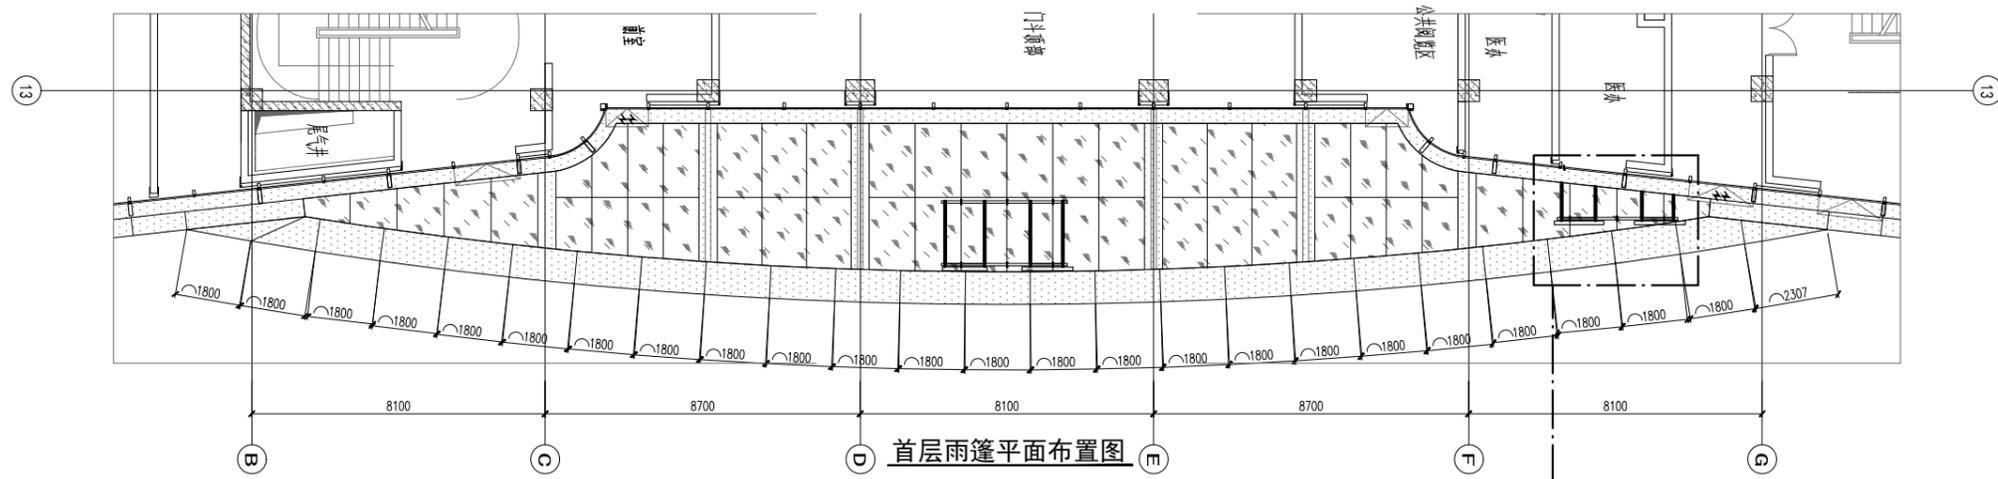

首层雨篷平面布置图

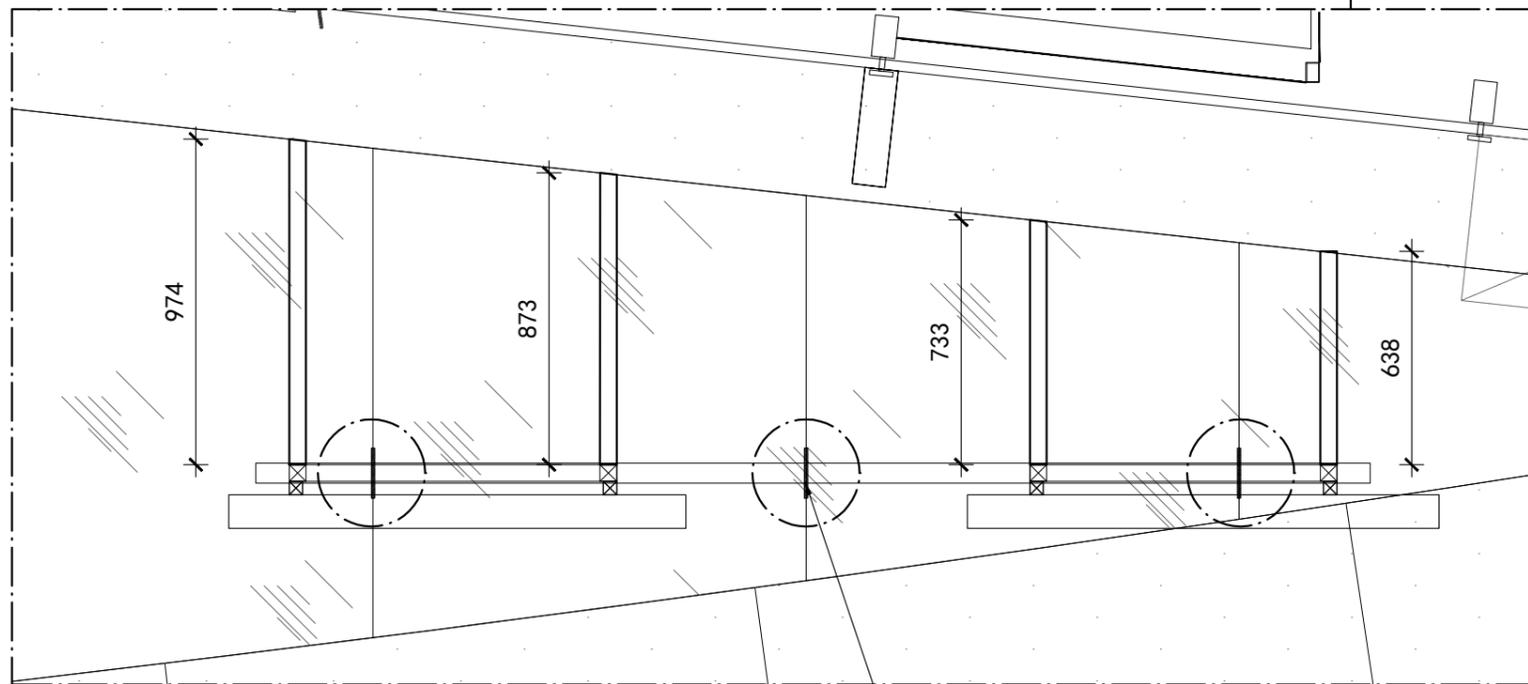

挑脚支撑（3处）
450*150*10mm钢板
（与雨篷钢结构满焊焊接）

本图纸的著作权及其它相关权益属浙江省建筑设计研究院（ZIAD）所有，图中所含的专有技术信息应予以保密。未经本院书面许可，不得复制本图纸或将信息提供或披露给任何第三方（本院与客户另有约定者，从其约定）。

建设单位 OWNER

金华市第二医院

设计单位 DESIGNER



浙江省建筑设计研究院

ZHEJIANG PROV. INSTITUTE OF ARCHITECTURAL DESIGN AND RESEARCH

工程设计甲级资质证书：建筑行业（建筑工程）甲级；市政行业（给水工程、排水工程）专业甲级；风景园林工程设计专项甲级。证书编号：A133012073

地址/杭州市安吉路18号 邮编/310006

单位出图专用章盖章


	姓名	签名
审定		
审核/复核		
设计总负责人		
专业负责人		
设计 计算		
制 图		
校 对		
出图日期		


项目名称 PROJECT

金华市第二医院综合楼项目


子项名称 SUBPROJECT

设计号		设计阶段	
图 号		版 本 号	
图 名			

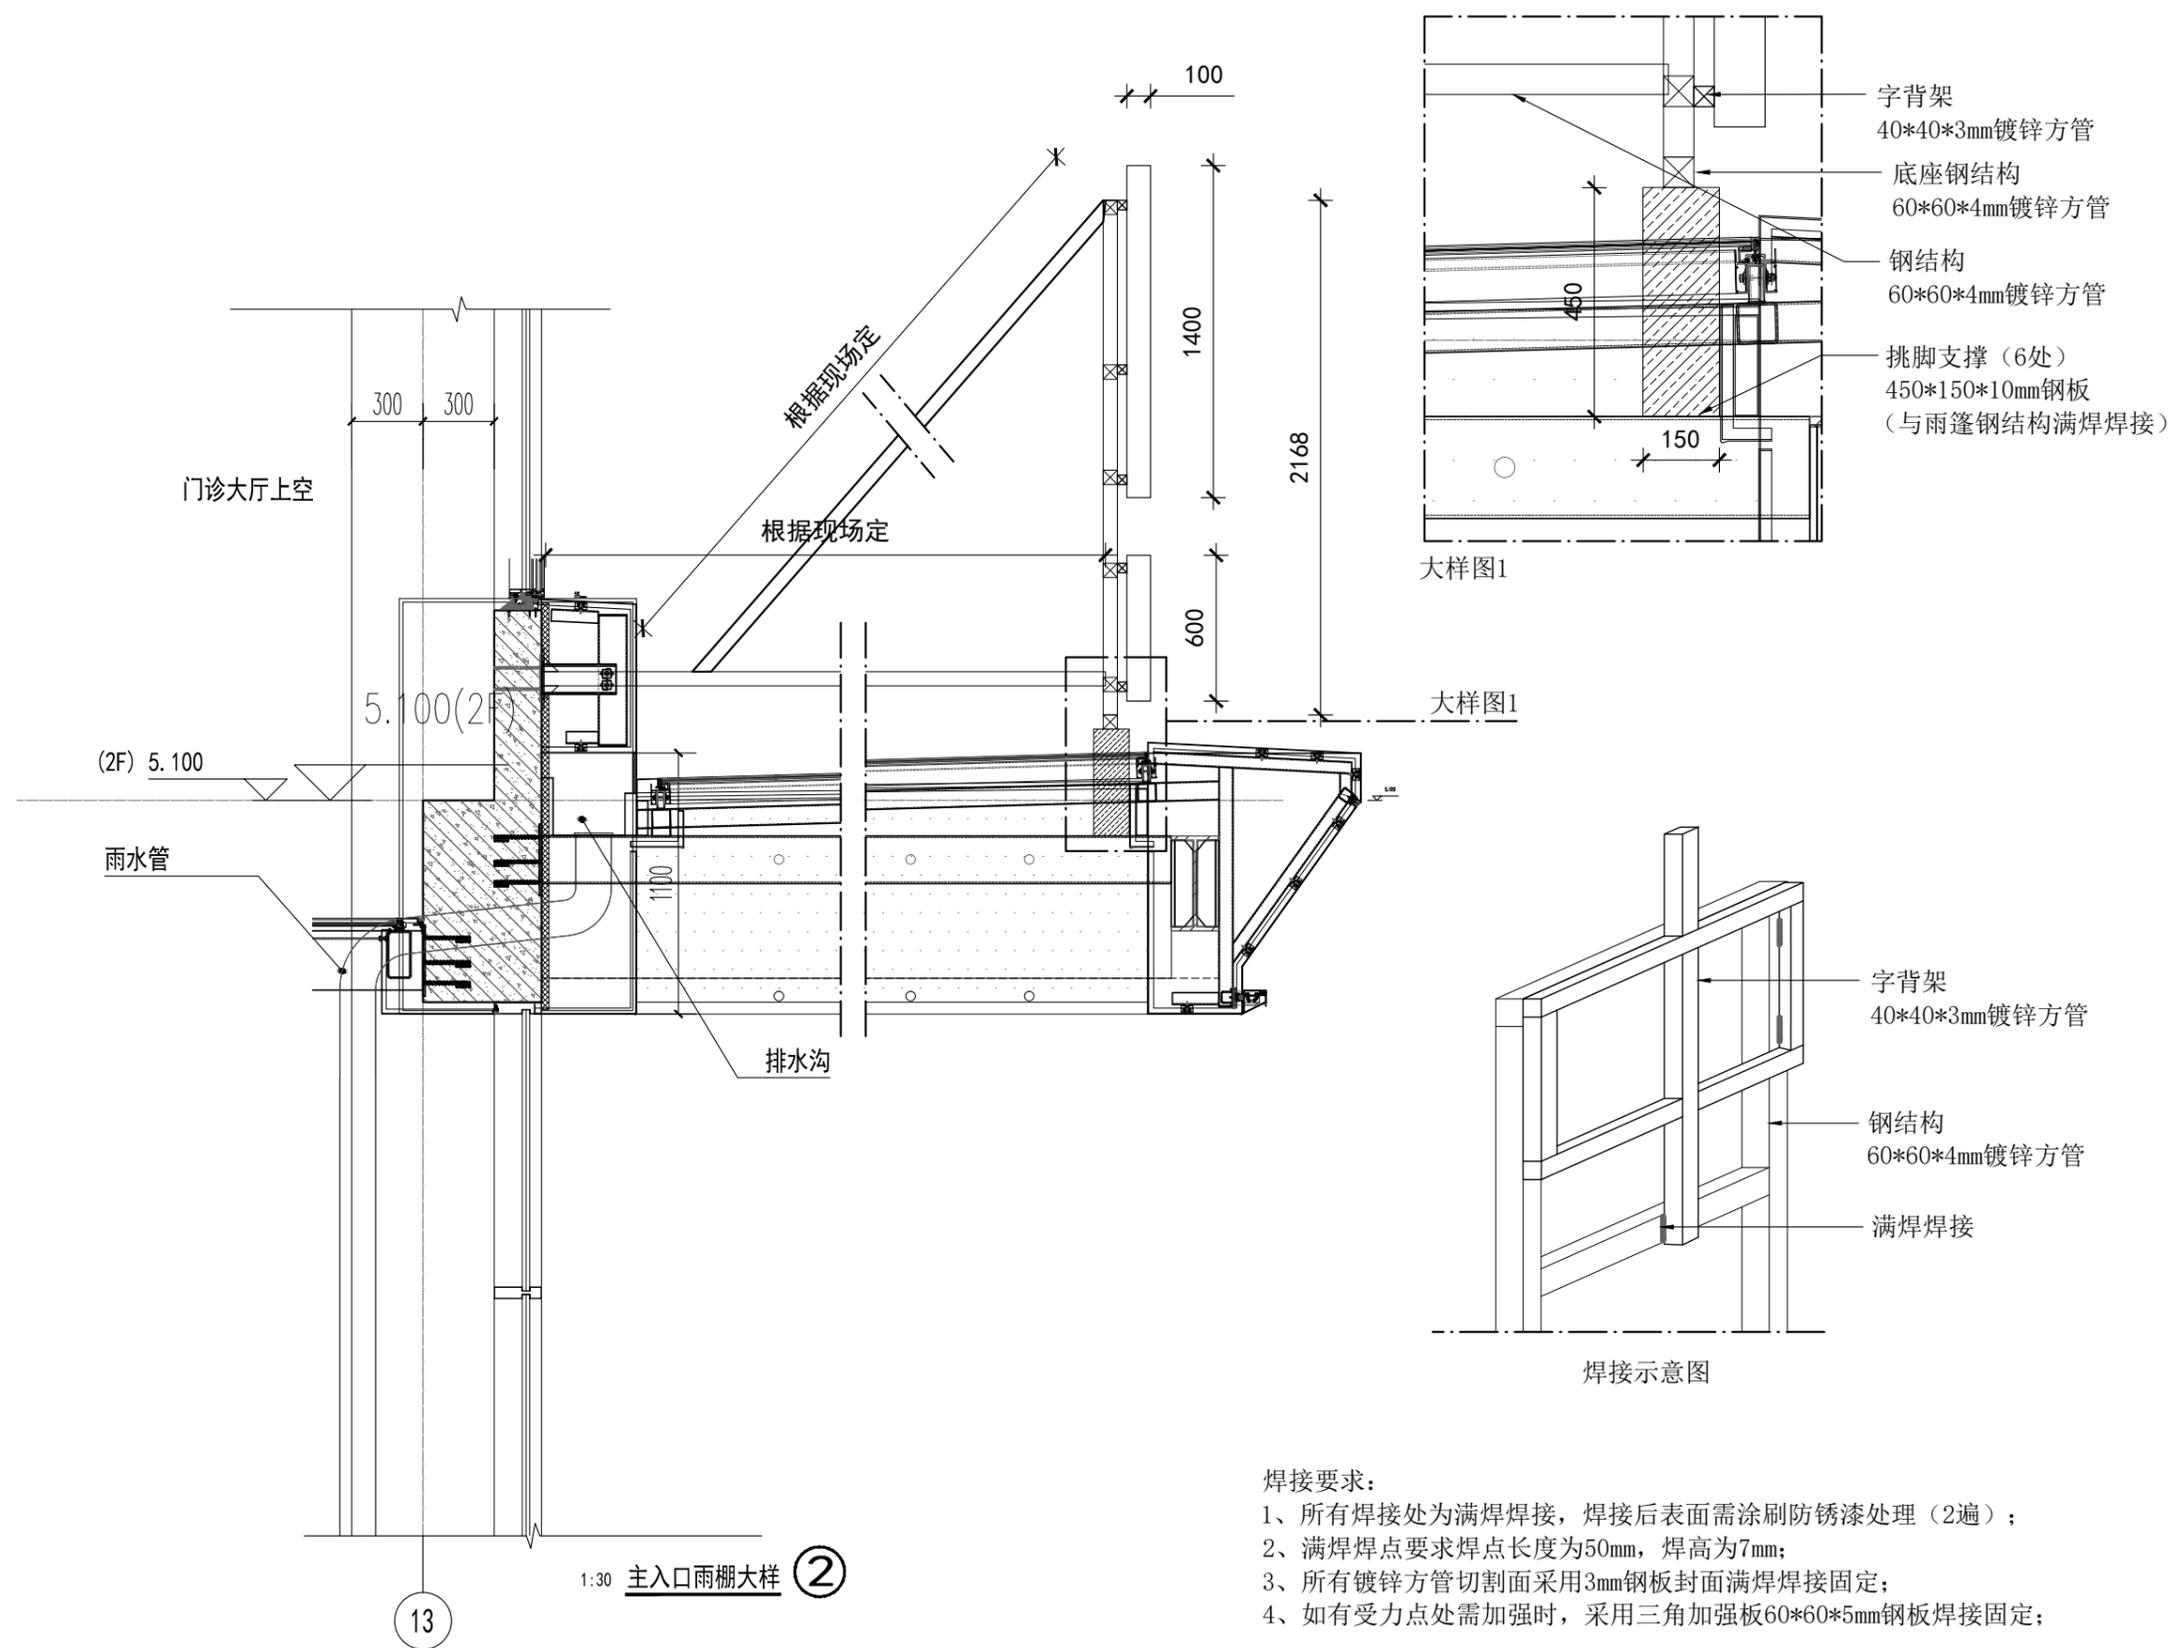

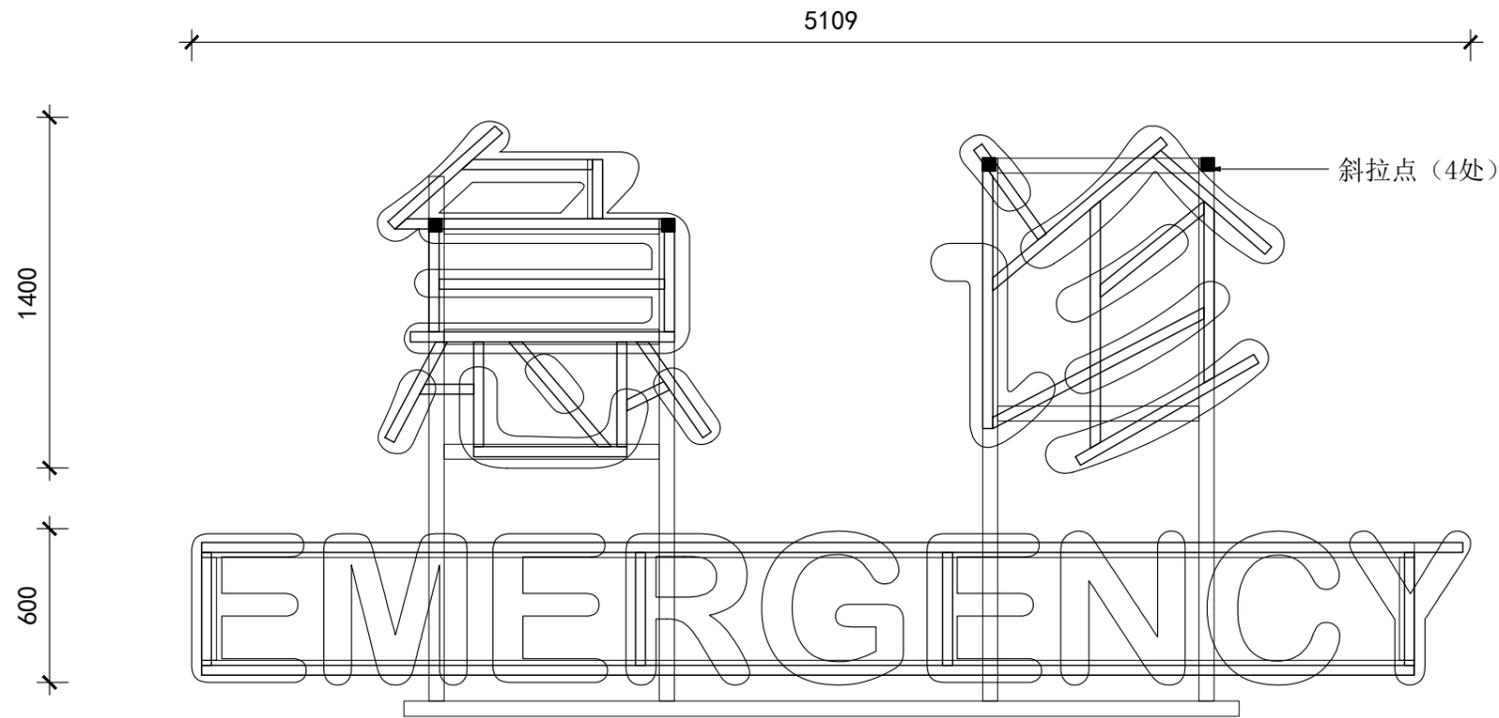

钢结构与字骨架焊接连接图

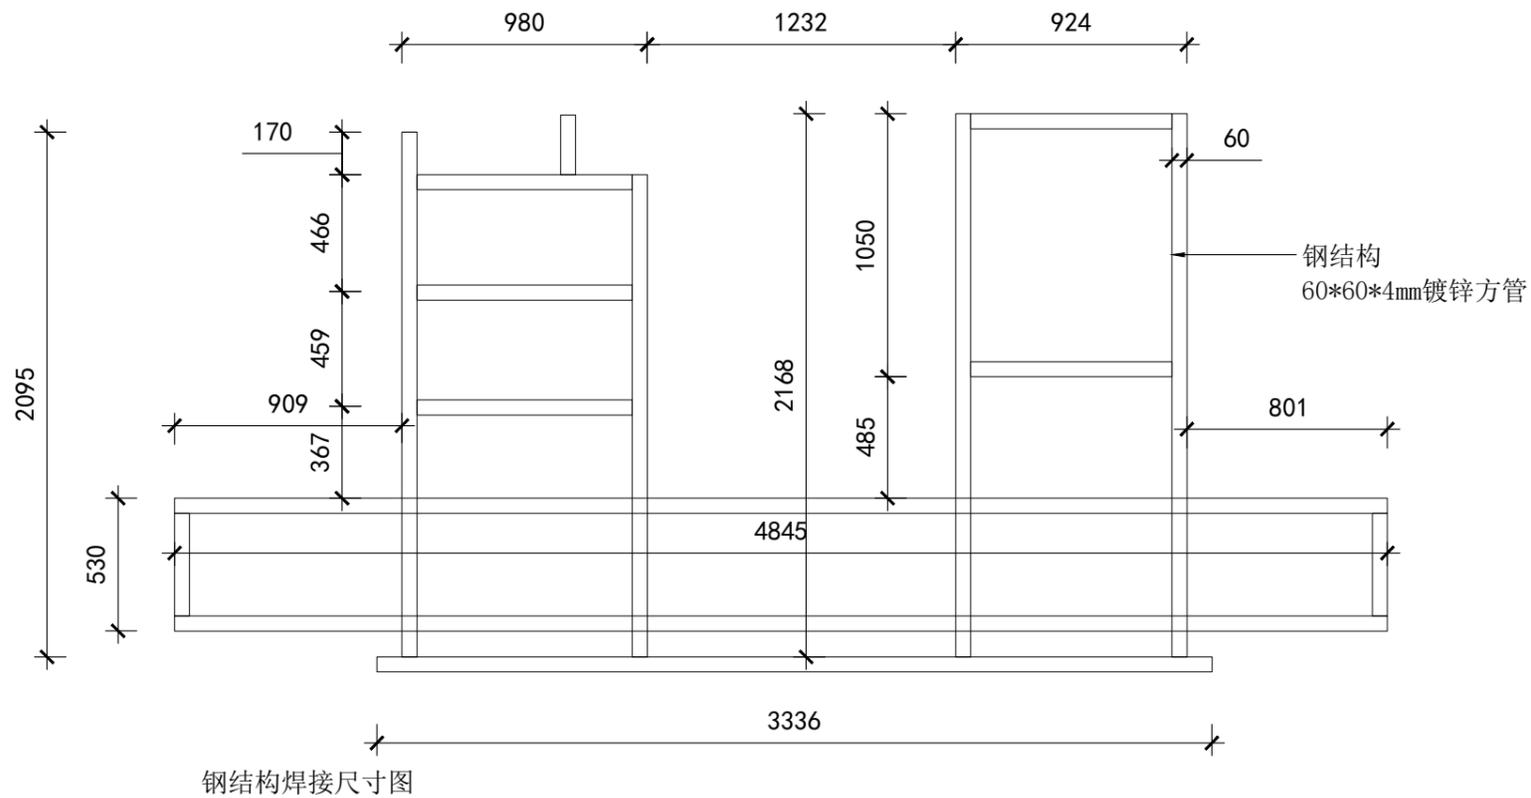

钢结构焊接尺寸图

本图纸的著作权及其它相关权益属浙江省建筑设计研究院 (ZIAD) 所有, 图中所含的专有技术信息应予以保密。未经本院书面许可, 不得复制本图纸或将信息提供或披露给任何第三方 (本院与客户另有约定者, 从其约定)。

建设单位 OWNER

金华市第二医院

设计单位 DESIGNER



浙江省建筑设计研究院

ZHEJIANG PROV. INSTITUTE OF ARCHITECTURAL DESIGN AND RESEARCH

工程设计甲级资质证书: 建筑行业 (建筑工程) 甲级; 市政行业 (给水工程、排水工程) 专业甲级; 风景园林工程设计专项甲级。证书编号: A133012073

地址/杭州市安吉路18号 邮编/310006

单位出图专用章盖章


	姓名	签名
审定		
审核/复核		
设计总负责人		
专业负责人		
设计计算		
制图		
校对		
出图日期		

项目名称 PROJECT


金华市第二医院综合楼项目

子项名称 SUBPROJECT

设计号		设计阶段	
图号		版本号	
图名			

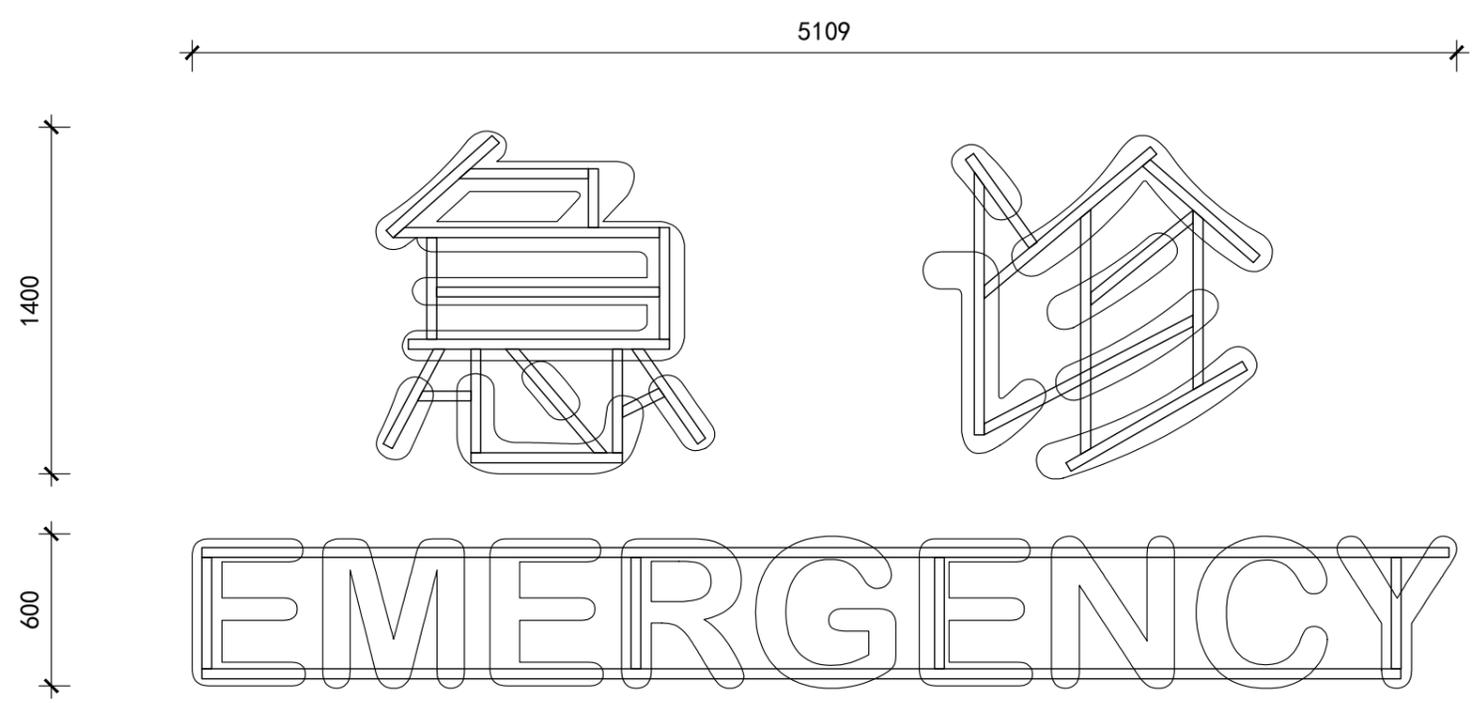

字背架焊接图

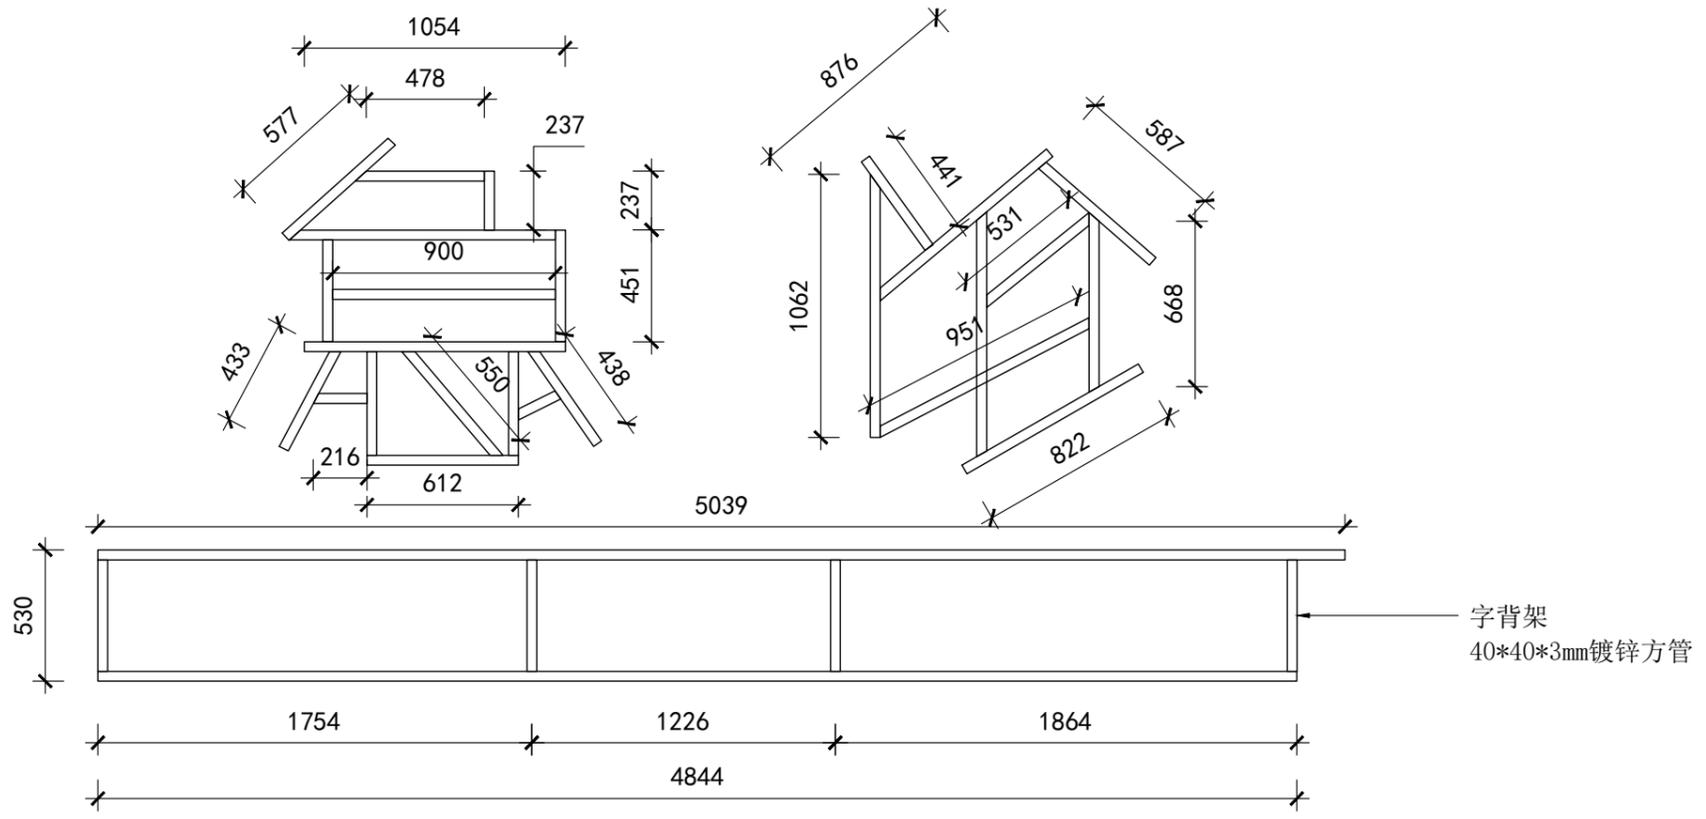

本图纸的著作权及其它相关权益属浙江省建筑设计研究院（ZIAD）所有，图中所含的专有技术信息应予以保密。未经本院书面许可，不得复制本图纸或将信息提供或披露给任何第三方（本院与客户另有约定者，从其约定）。

建设单位 OWNER

金华市第二医院

设计单位 DESIGNER



浙江省建筑设计研究院
ZHEJIANG PROV. INSTITUTE OF ARCHITECTURAL DESIGN AND RESEARCH

工程设计甲级资质证书：建筑行业（建筑工程）甲级；市政行业（给水工程、排水工程）专业甲级；风景园林工程设计专项甲级。证书编号：A133012073
地址/杭州市安吉路18号 邮编/310006

单位出图专用章盖章

	姓名	签名
审定		
审核/复核		
设计总负责人		
专业负责人		
设计 计算		
制 图		
校 对		
出图日期		

项目名称 PROJECT

金华市第二医院综合楼项目

子项名称 SUBPROJECT

设计号		设计阶段	
图 号		版 本 号	
图 名			

本图纸的著作权及其它相关权益属浙江省建筑设计研究院（ZIAD）所有，图中所含的专有技术信息应予以保密。未经本院书面许可，不得复制本图纸或将信息提供或披露给任何第三方（本院与客户另有约定者，从其约定）。

建设单位 OWNER

金华市第二医院

设计单位 DESIGNER



浙江省建筑设计研究院
ZHEJIANG PROV. INSTITUTE OF ARCHITECTURAL DESIGN AND RESEARCH

工程设计甲级资质证书：建筑行业（建筑工程）甲级；市政行业（给水工程、排水工程）专业甲级；风景园林工程设计专项甲级。证书编号：A133012073

地址/杭州市安吉路18号 邮编/310006

单位出图专用章盖章

	姓名	签名
审定		
审核/复核		
设计总负责人		
专业负责人		
设计 计算		
制 图		
校 对		
出图日期		


项目名称 PROJECT

金华市第二医院综合楼项目

子项名称 SUBPROJECT

设计号		设计阶段	
图 号		版 本 号	
图 名			

10398

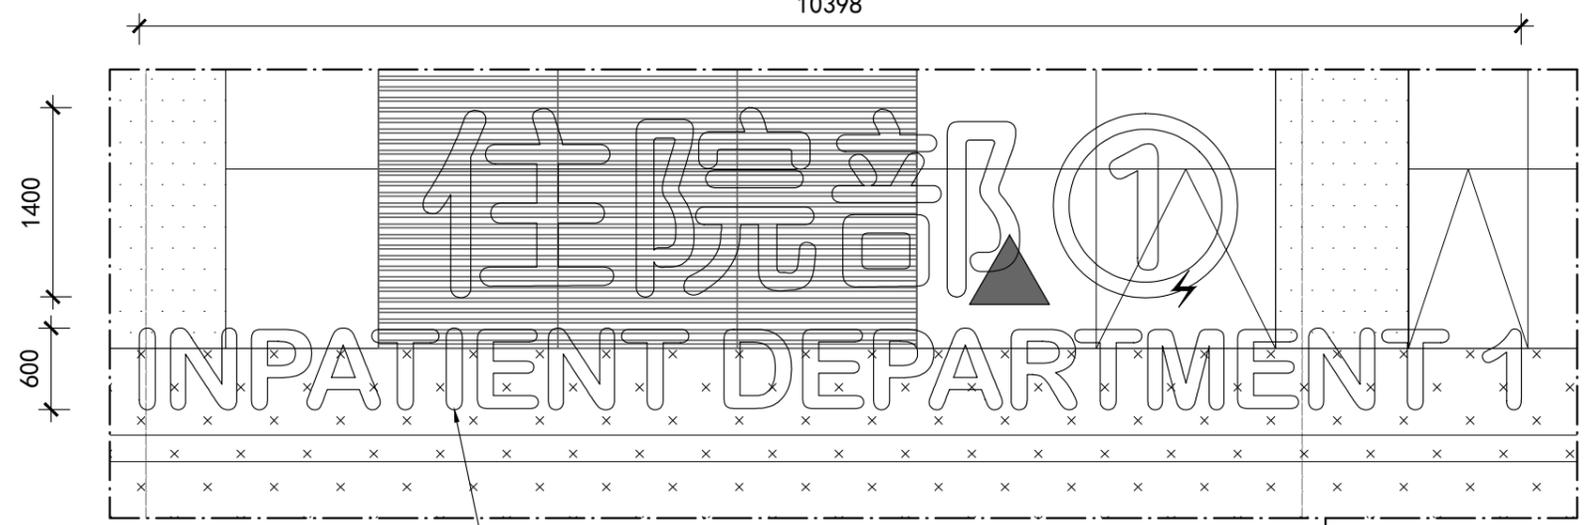

底板采用壁厚2mm铝板，激光切割，围边；面盖采用壁厚1.2mm304#不锈钢板，激光切割，围边，无缝焊接；表面抛光打磨，原子灰修补工艺缝、打磨修整、喷底漆2遍、水砂打磨、面漆（氟碳漆，颜色定制）3遍；内置5mm厚红色透光亚克力面板，内置防水LED光源；需配室外防水电源、电箱、时控开关（手机远程控制电源开关，4G智能系统物联网控制）和漏电保护器


面盖采用壁厚1.2mm304#不锈钢板，激光切割，围边，无缝焊接；表面抛光打磨，原子灰修补工艺缝、打磨修整、喷底漆2遍、水砂打磨、面漆（氟碳漆，颜色定制）3遍

内置防水LED光源；需配室外防水电源、电箱、时控开关（手机远程控制电源开关，4G智能系统物联网控制）和漏电保护器

底板采用壁厚2mm铝板，激光切割，围边，激光切割，表面抛光打磨，原子灰修补工艺缝、打磨修整、喷底漆2遍、水砂打磨、面漆红色（汽车烤漆，颜色色号根据院标准色）3遍；

内置5mm厚红色透光亚克力面板


100

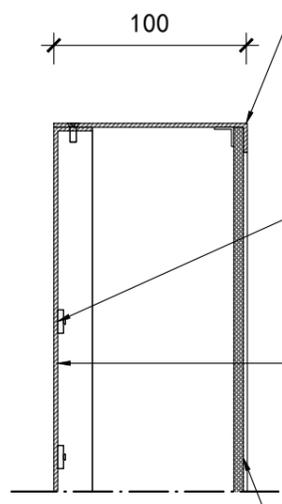

立体字剖面节点图

技术要求：

- 1、产品总用电量为1500W，输入电压为220V，灯箱电源额定功率1600W；
- 2、电源线采用WDZ-BYJ3x2.5mm，线槽采用联塑PVC线槽，（无卤低烟阻燃-铜芯交联聚烯烃绝缘电线）；
- 3、箱体内配置开关；
- 4、产品根据国家标准，对灯箱表面进行接地保护。
- 5、产品依据实际亮度，灯条数量可做增减。
- 6、箱体烤漆处理，颜色根据效果图为准。
- 7、图文信息以原文件为准；

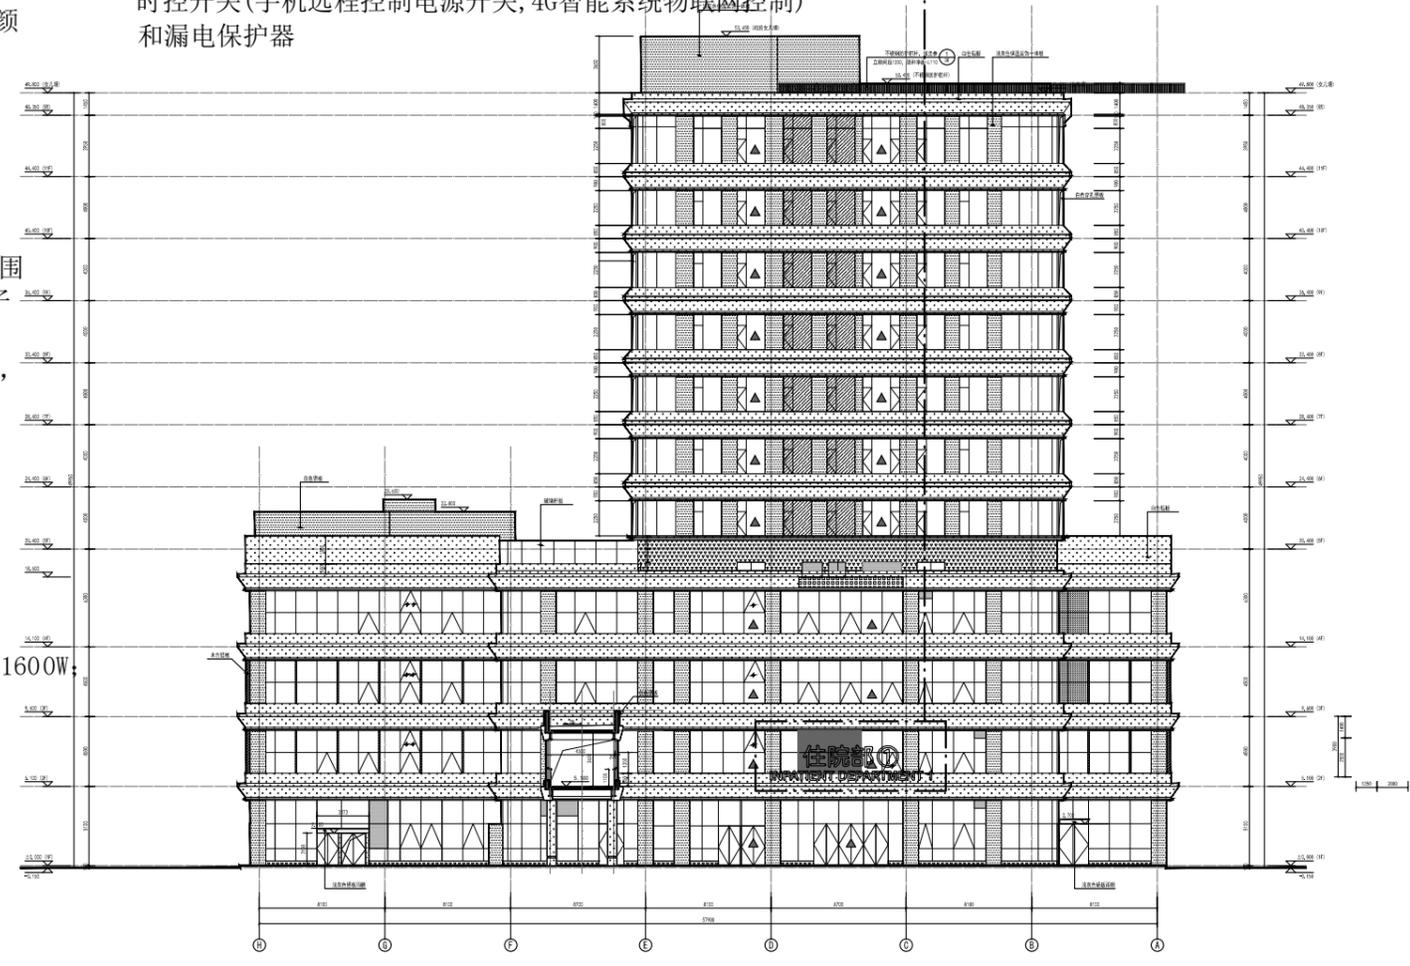

本图纸的著作权及其它相关权益属浙江省建筑设计研究院（ZIAD）所有，图中所含的专有技术信息应予以保密。未经本院书面许可，不得复制本图纸或将信息提供或披露给任何第三方（本院与客户另有约定者，从其约定）。

建设单位 OWNER

金华市第二医院

设计单位 DESIGNER



浙江省建筑设计研究院
ZHEJIANG PROV. INSTITUTE OF ARCHITECTURAL DESIGN AND RESEARCH

工程设计甲级资质证书：建筑行业（建筑工程）甲级；市政行业（给水工程、排水工程）专业甲级；风景园林工程设计专项甲级。证书编号：A133012073
地址/杭州市安吉路18号 邮编/310006

单位出图专用章盖章



	姓名	签名
审定		
审核/复核		
设计总负责人		
专业负责人		
设计 计算		
制 图		
校 对		
出图日期		

项目名称 PROJECT



金华市第二医院综合楼项目

子项名称 SUBPROJECT

设计号		设计阶段	
图 号		版 本 号	
图 名			

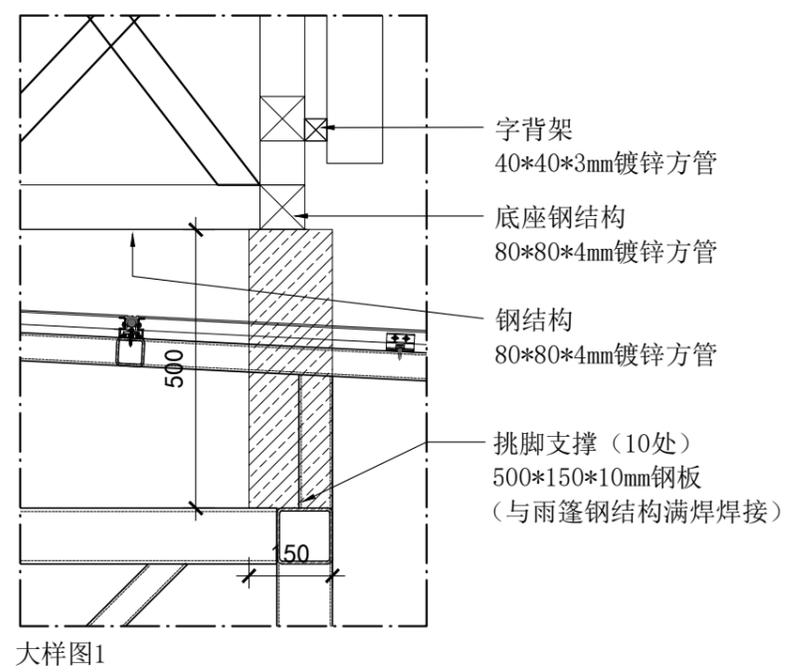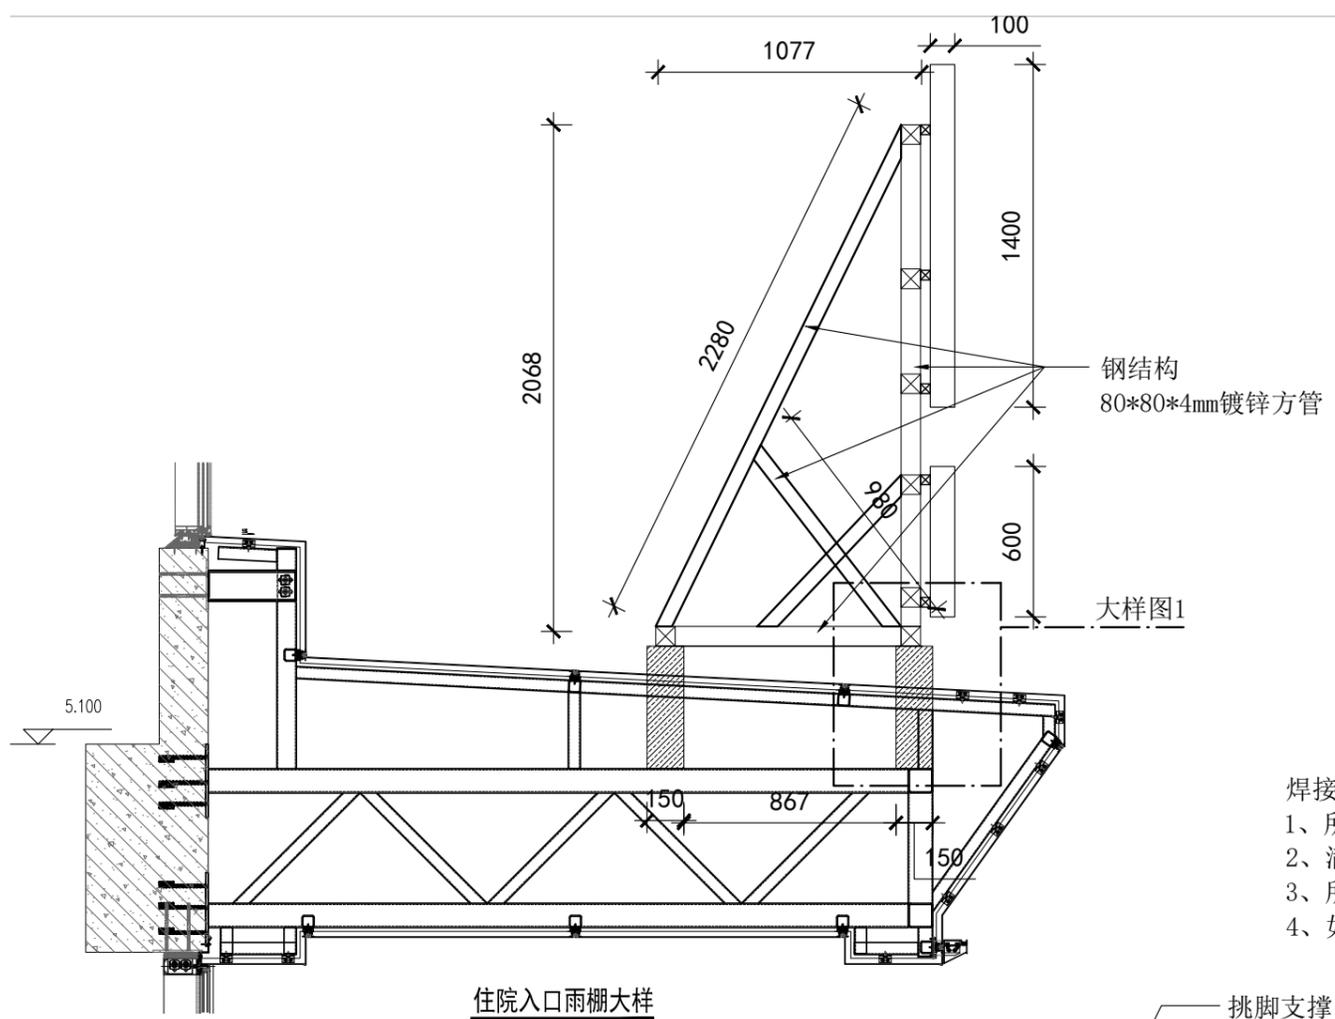

- 焊接要求：
- 1、所有焊接处为满焊焊接，焊接后表面需涂刷防锈漆处理（2遍）；
 - 2、满焊焊点要求焊点长度为50mm，焊高为7mm；
 - 3、所有镀锌方管切割面采用3mm钢板封面满焊焊接固定；
 - 4、如有受力点处需加强时，采用三角加强板60*60*5mm钢板焊接固定；

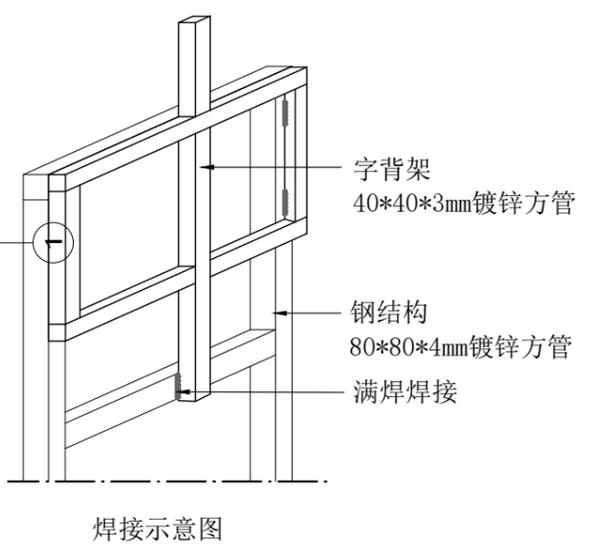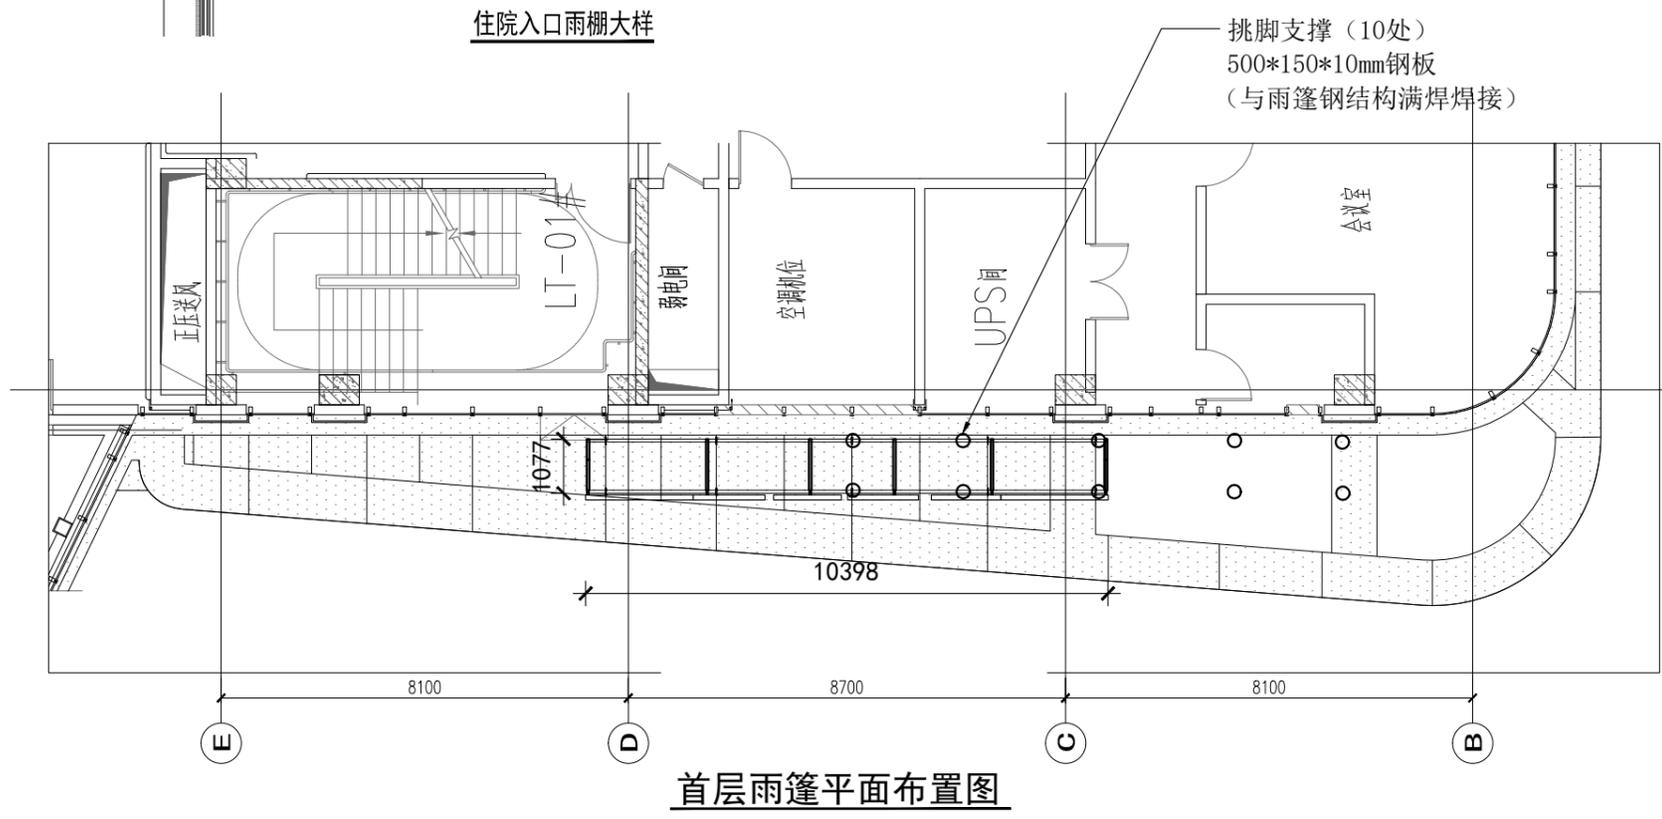

首层雨篷平面布置图

住院入口雨棚大样

本图纸的著作权及其它相关权益属浙江省建筑设计研究院（ZIAD）所有，图中所含的专有技术信息应予以保密。未经本院书面许可，不得复制本图纸或将信息提供或披露给任何第三方（本院与客户另有约定者，从其约定）。

建设单位 OWNER

金华市第二医院

设计单位 DESIGNER



浙江省建筑设计研究院
ZHEJIANG PROV. INSTITUTE OF ARCHITECTURAL DESIGN AND RESEARCH

工程设计甲级资质证书：建筑行业（建筑工程）甲级；市政行业（给水工程、排水工程）专业甲级；风景园林工程设计专项甲级。证书编号：A133012073

地址/杭州市安吉路18号 邮编/310006

单位出图专用章盖章


	姓名	签名
审定		
审核/复核		
设计总负责人		
专业负责人		
设计 计算		
制 图		
校 对		
出图日期		

项目名称 PROJECT


金华市第二医院综合楼项目

子项名称 SUBPROJECT


设计号		设计阶段	
图 号		版 本 号	
图 名			

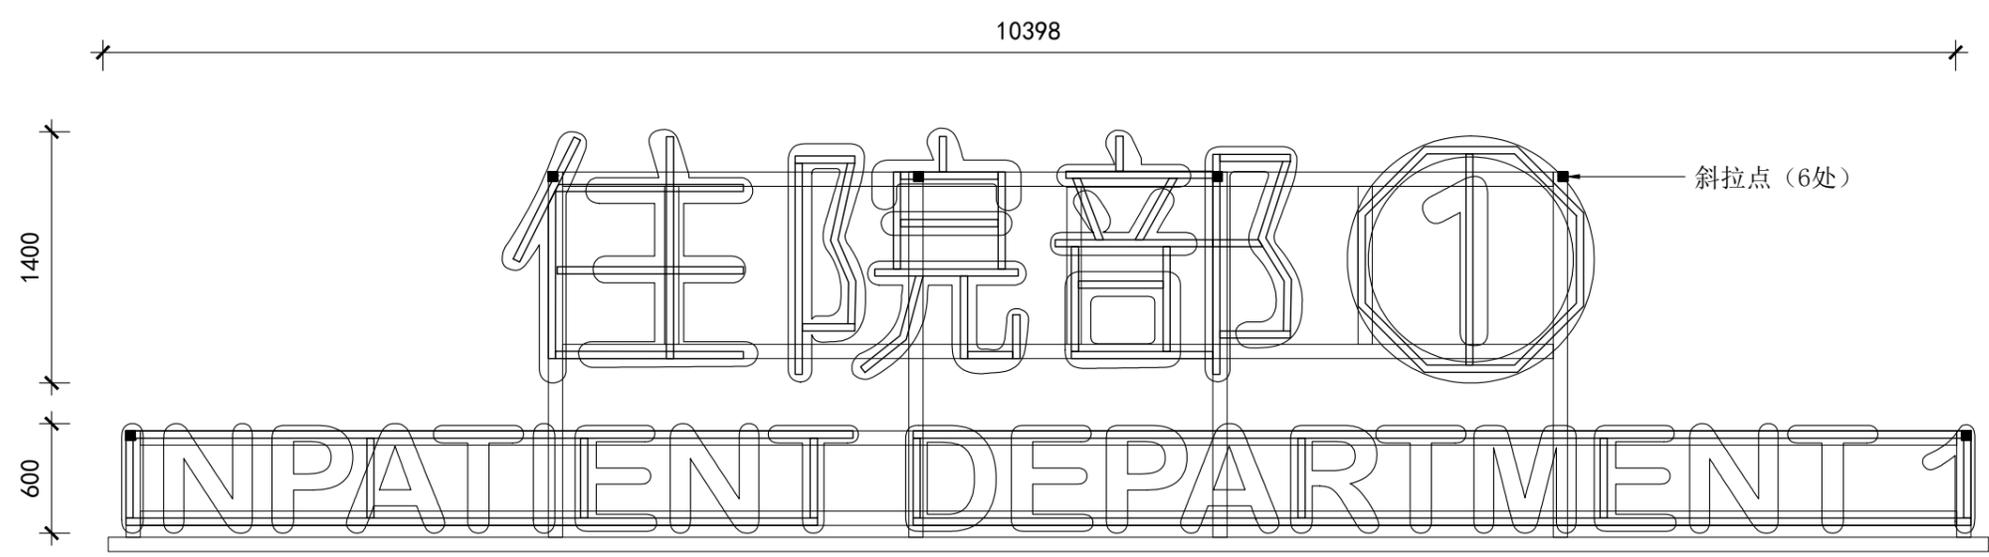


钢结构与字骨架焊接连接图

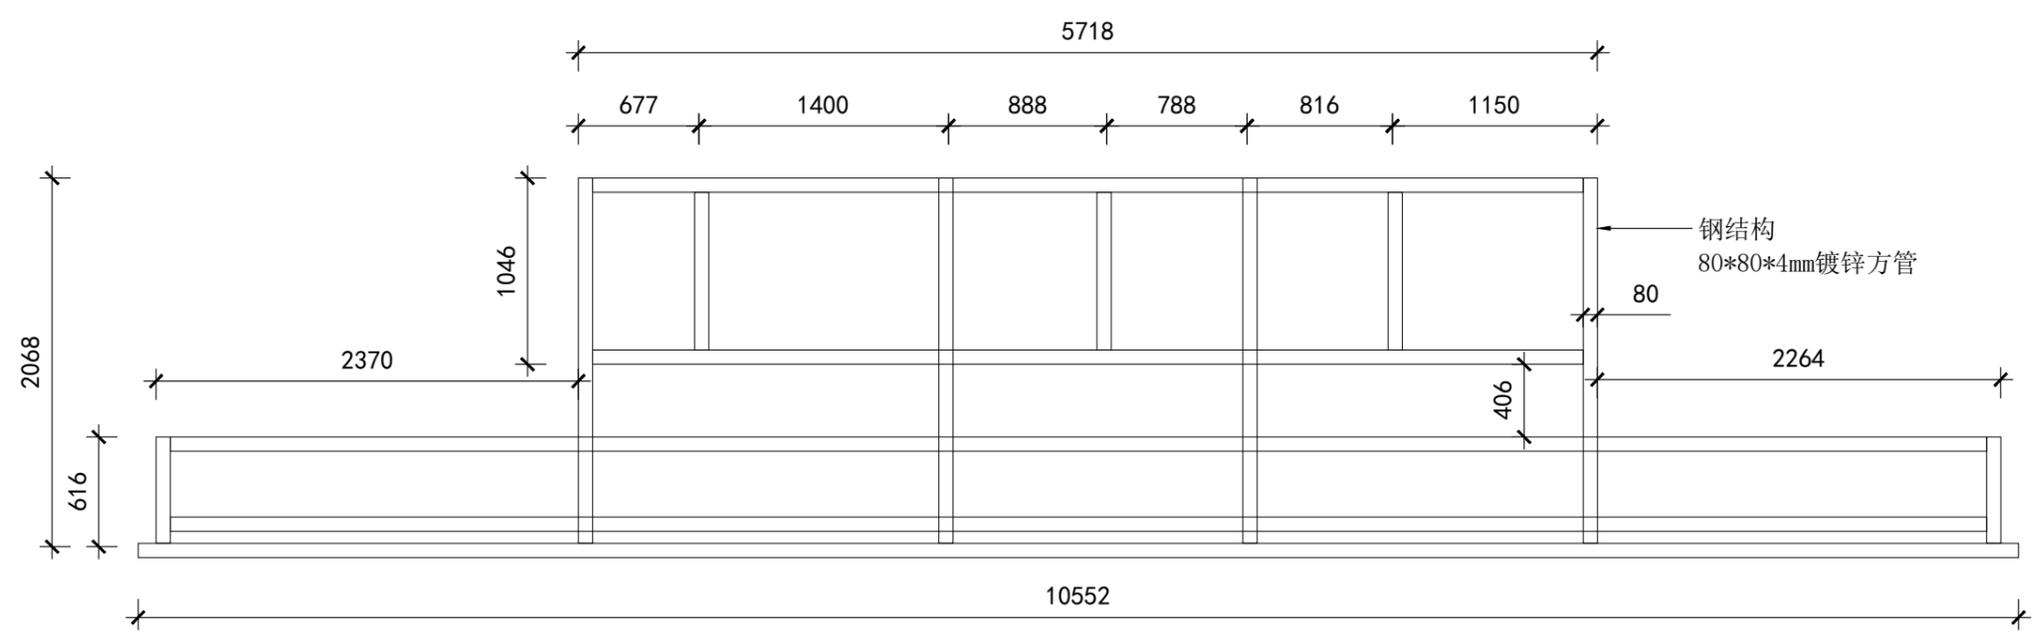

钢结构焊接尺寸图

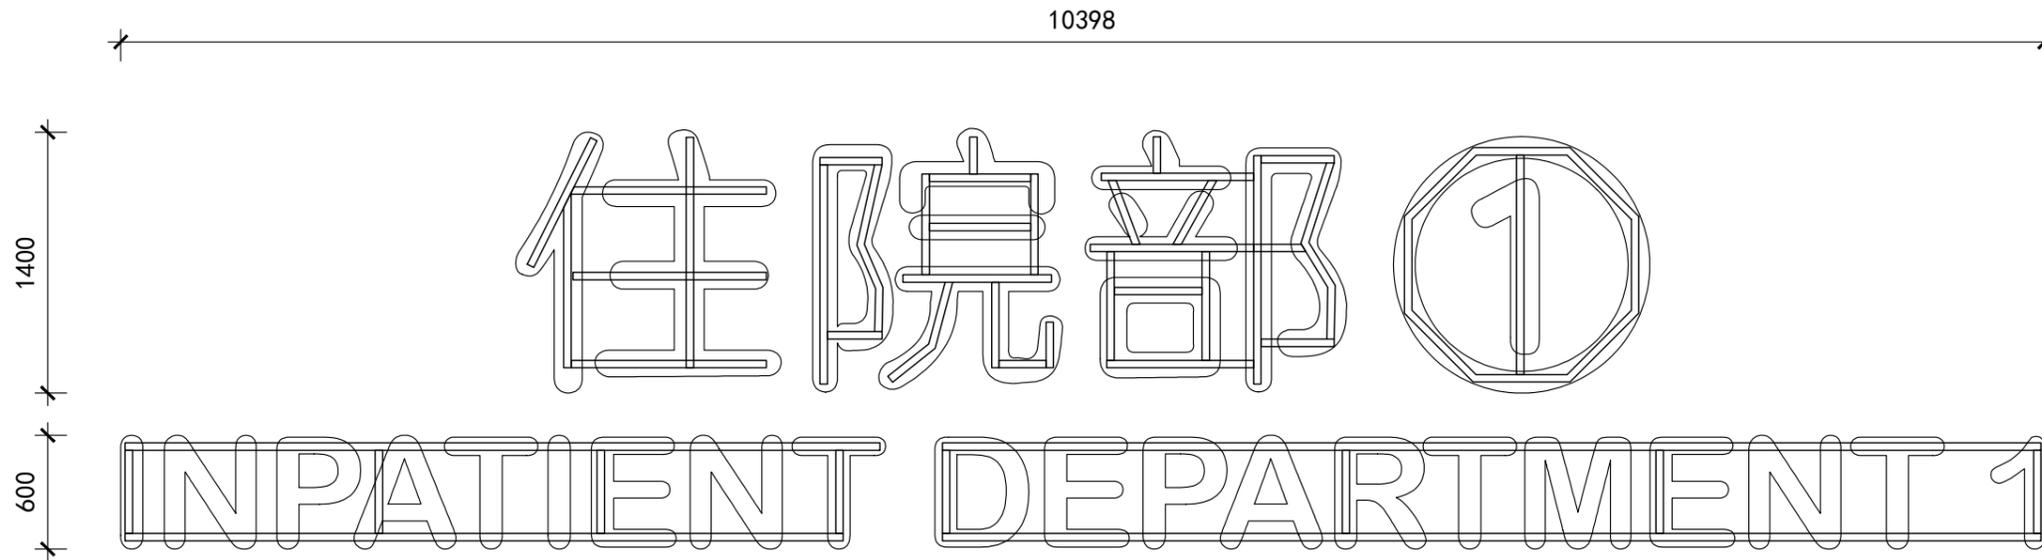

字骨架焊接图

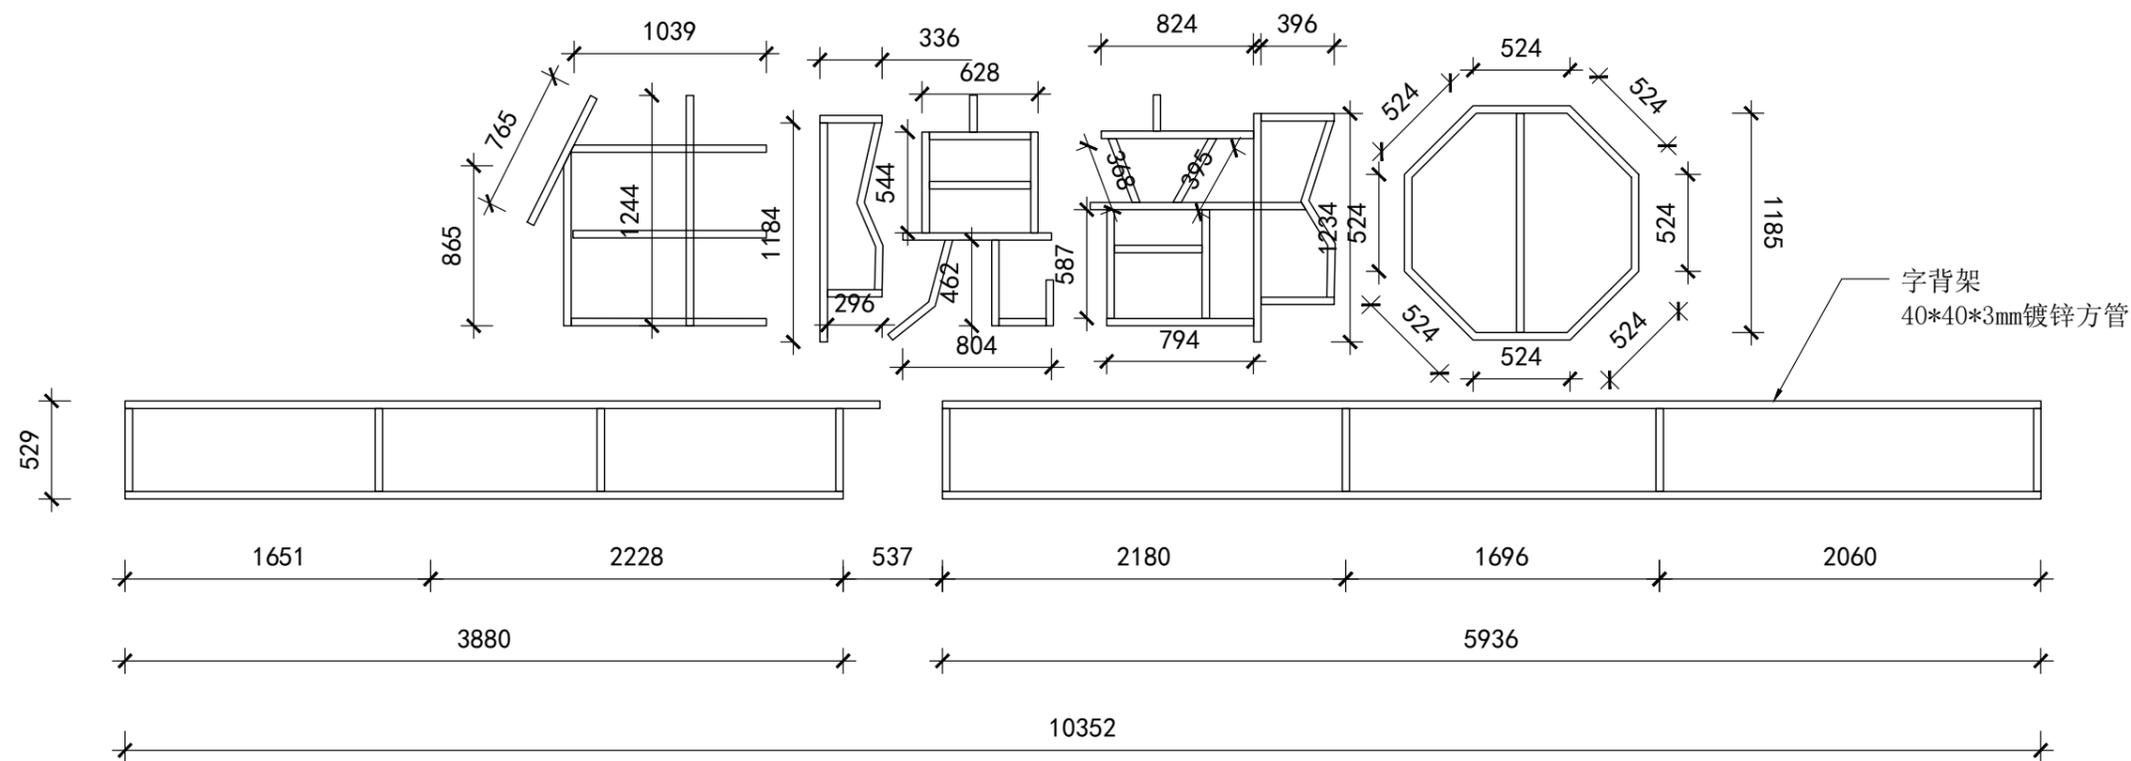

本图纸的著作权及其它相关权益属浙江省建筑设计研究院（ZIAD）所有，图中所含的专有技术信息应予以保密。未经本院书面许可，不得复制本图纸或将信息提供或披露给任何第三方（本院与客户另有约定者，从其约定）。

建设单位 OWNER

金华市第二医院

设计单位 DESIGNER

浙江省建筑设计研究院
ZHEJIANG PROV. INSTITUTE OF ARCHITECTURAL DESIGN AND RESEARCH

工程设计甲级资质证书：建筑行业（建筑工程）甲级；市政行业（给水工程、排水工程）专业甲级；风景园林工程设计专项甲级。证书编号：A133012073

地址/杭州市安吉路18号 邮编/310006

单位出图专用章盖章

	姓名	签名
审定		
审核/复核		
设计总负责人		
专业负责人		
设计 计算		
制 图		
校 对		
出图日期		

项目名称 PROJECT

金华市第二医院综合楼项目

子项名称 SUBPROJECT

设计号		设计阶段	
图 号		版 本 号	
图 名			

Logo 设计图:



金华市第二医院

The Second Hospital of Jinhua

