



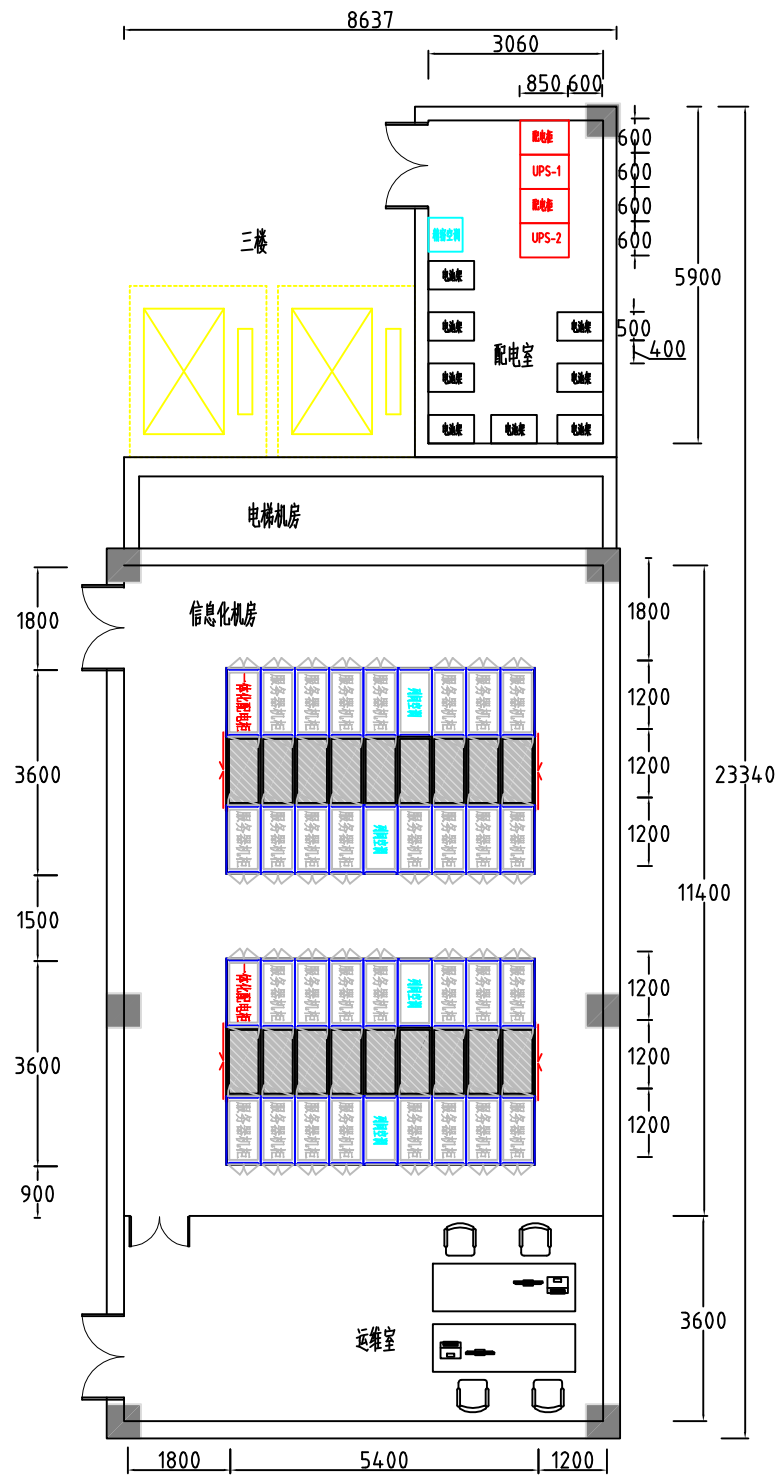

机房平面布置图

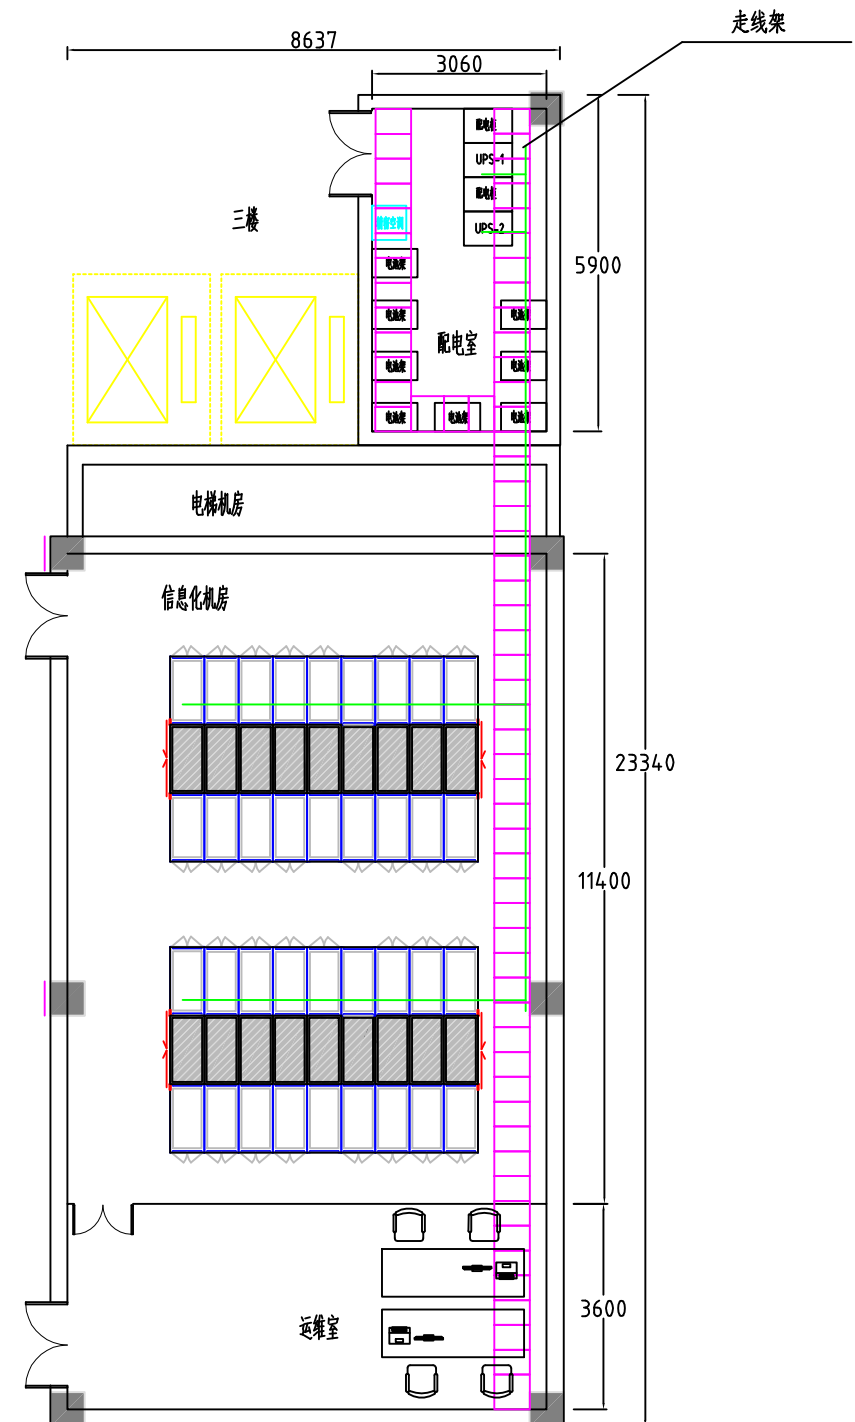

机房走线及路由图


图例:

- 电源线走向
- 走线架

说明:


- 伊州区人民医院机房位于门诊楼三楼东侧, 总面积130.5平米, 其中信息化机房面积99.3平米, 运维室面积31.2平米。配电室位于信息化机房北侧, 面积20平米。
- 根据《数据中心设计规范》GB50174-2017要求, 结合医院等级及业务系统部署需要, 机房按照C级数据中心机房进行设计。面对面布置的机柜(架)正面之间的距离不宜小于1.2m, 背对背布置的机柜(架)背面之间的距离不宜小于0.8m。
- 信息化机房新增2组模块化机房, 每组模块化机房共15个服务器机柜, 2个列间空调, 1个一体化配电柜, 每组共18个机位。
- 配电室新增2台UPS, 1台精密空调, 4组电池, 分为8层分开摆放。

主管	赵亚璇	制图	赵亚璇	新疆通信规划设计院有限责任公司	
审核	薄涛	单位	毫米		
校核	王昕睿	比例	示意	伊州区人民医院住院楼提升改造及附属用房与配套设施建设项目	
设计	赵亚璇	设计阶段	初步设计		
	王昕睿	日期	2024.2	图号	信息化-1

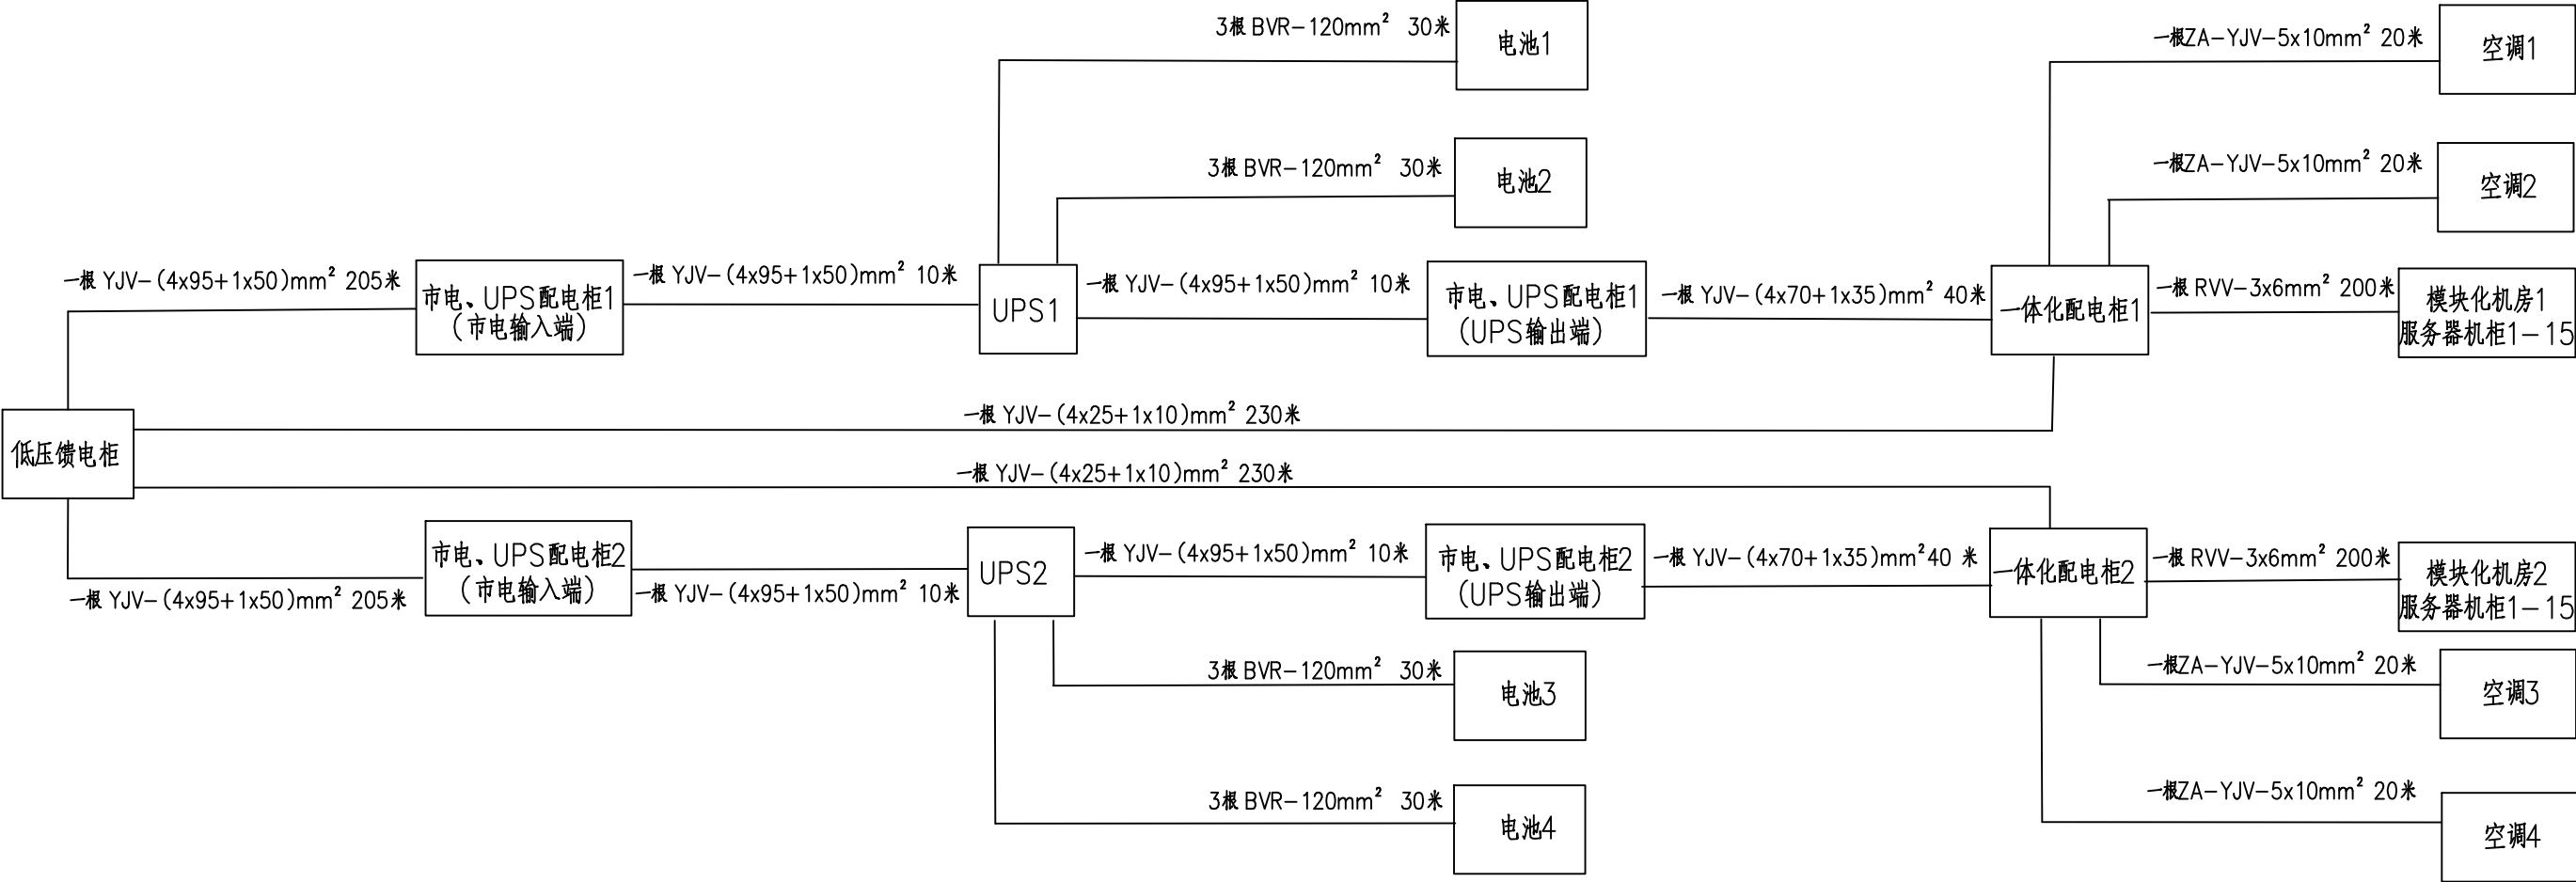


信息化机房配电系统图


主管	赵亚璇	制图	赵亚璇	新疆通信规划设计院有限责任公司	
审核	薄涛	单位	毫米		
校核	王昕睿	比例	示意	伊州区人民医院住院楼提升改造及附属用房与配套设施建设项目 信息化机房用电系统图	
设计	赵亚璇	设计阶段	初步设计		
	王昕睿	日期	2024.2	图号	信息化-2

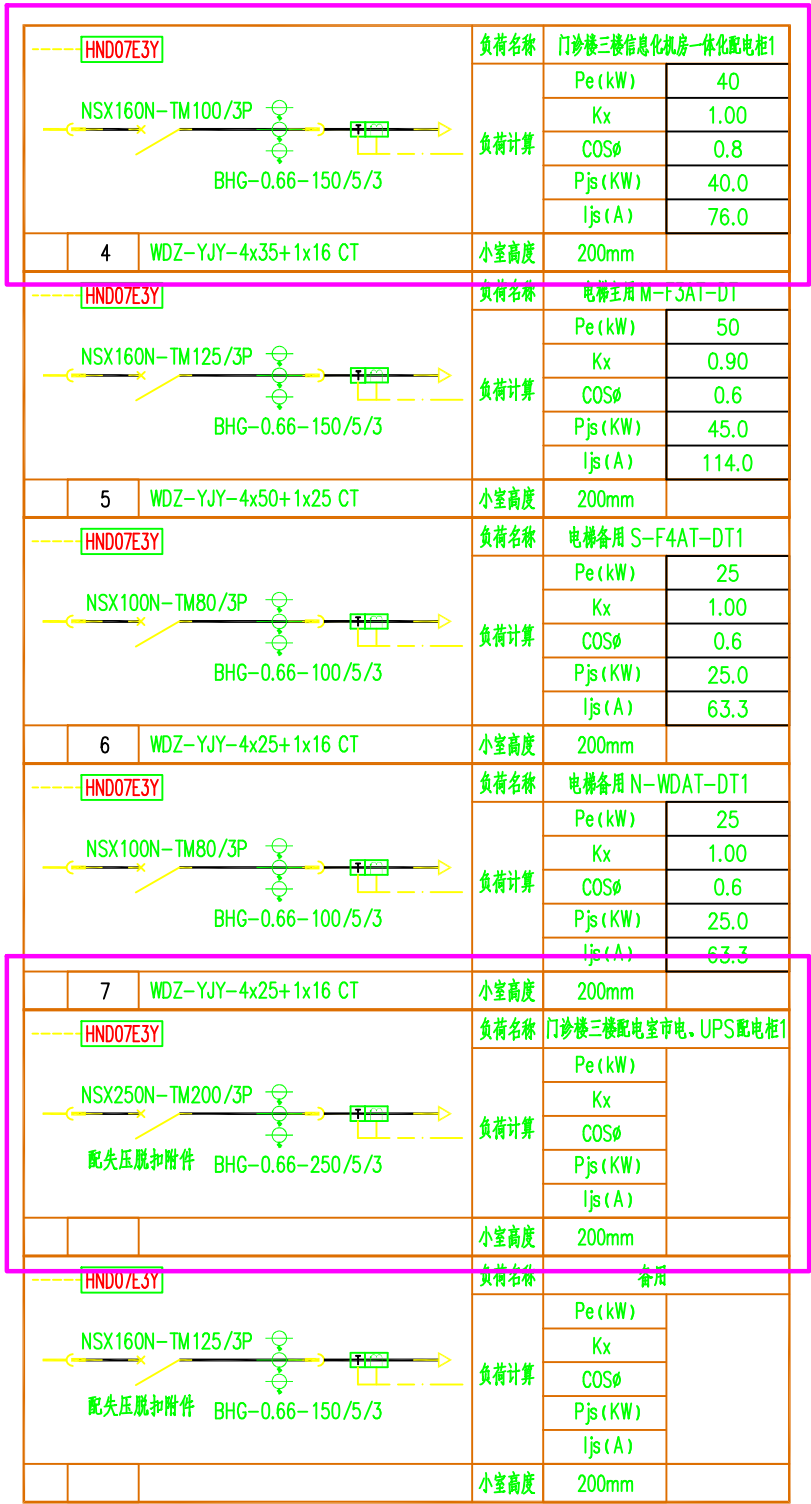

2AN7低压馈电柜

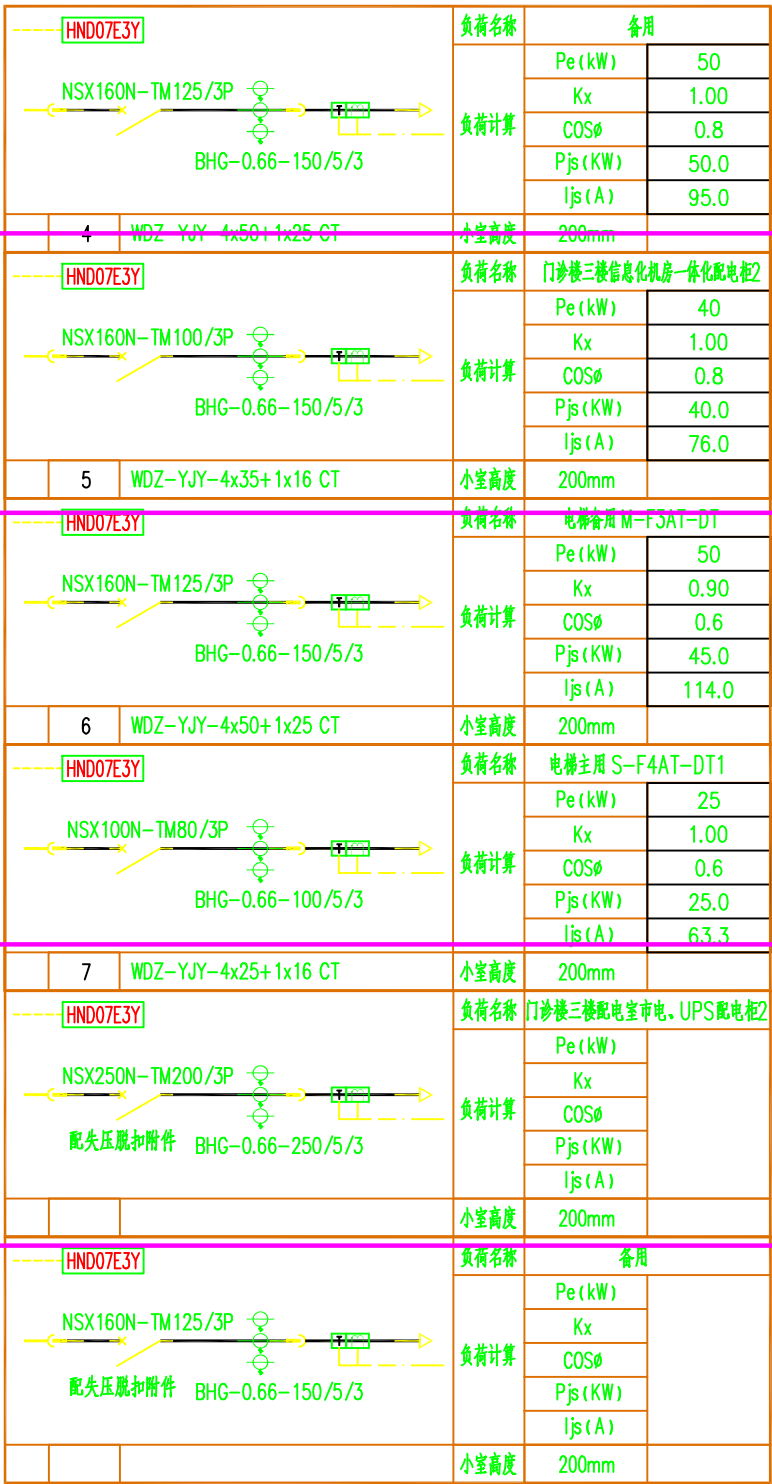

1AN7低压馈电柜

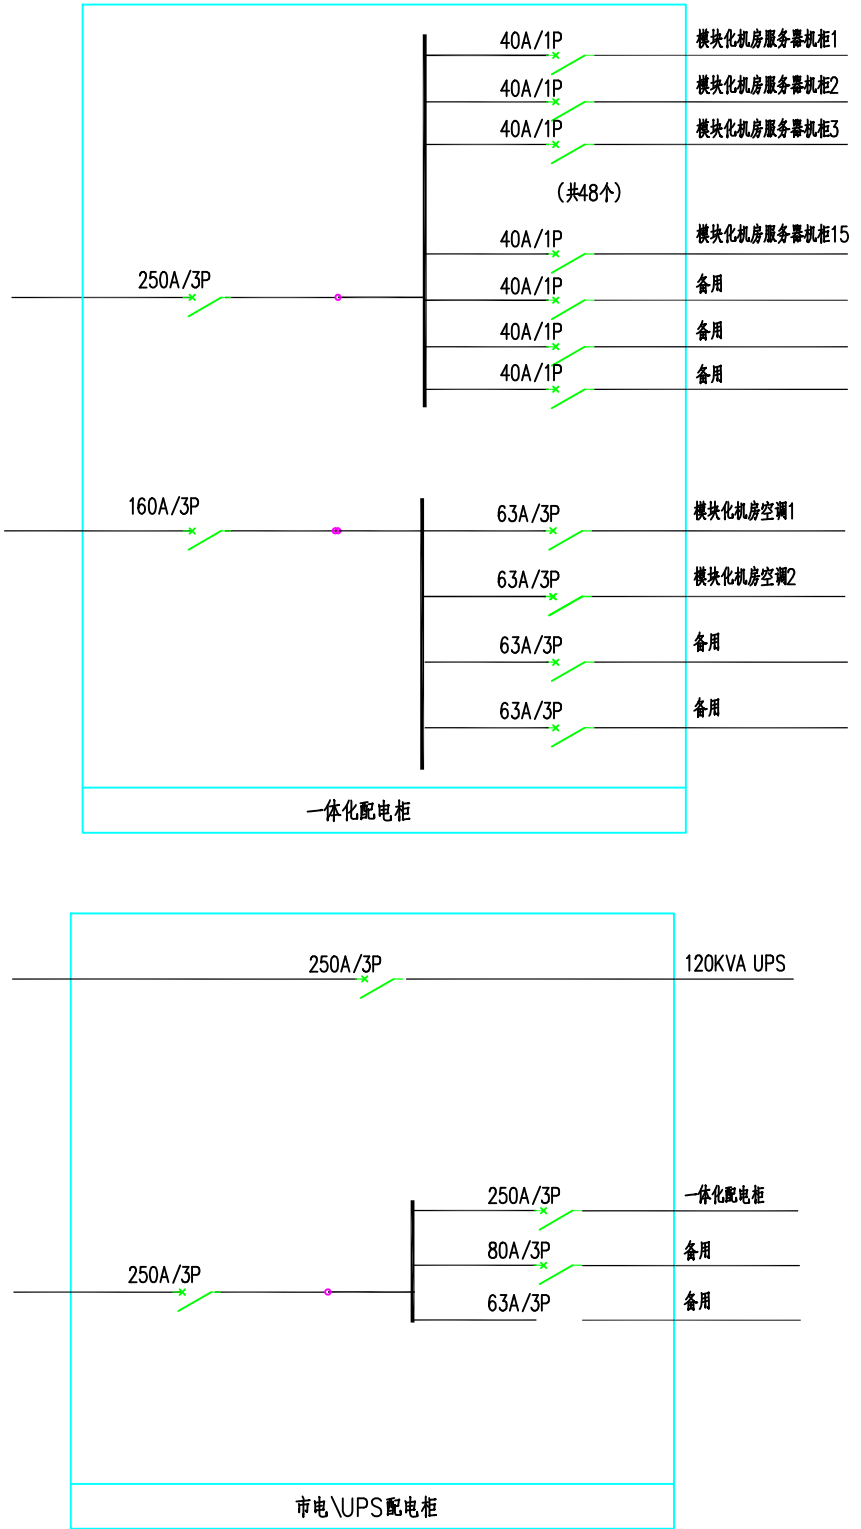

说明：

- 从住院楼负一层低压配电室2AN7低压馈电柜150A端子引电到门诊楼三楼信息化机房一体化配电柜1，布放YJV-(4x25+1x10)mm²型号电力线缆230米。
- 从住院楼负一层低压配电室2AN7低压馈电柜250A端子引电到门诊楼三楼配电室市电\UPS配电柜1，布放YJV-(4x95+1x50)mm²型号店里线缆250米。
- 从住院楼负一层低压配电室1AN7低压馈电柜150A端子引电到门诊楼三楼信息化机房一体化配电柜2，布放YJV-(4x25+1x10)mm²型号电力线缆230米。
- 从住院楼负一层低压配电室1AN7低压馈电柜250A端子引电到门诊楼三楼配电室市电\UPS配电柜2，布放YJV-(4x95+1x50)mm²型号店里线缆250米。
- 本次共新增2台一体化配电柜、2台市电\UPS配电柜。

主管	赵亚璇	制图	赵亚璇	新疆通信规划设计院有限责任公司	
审核	薄涛	单位	毫米		
校核	王昕睿	比例	示意	伊州区人民医院住院楼提升改造及附属用房与配套设施建设项目	
设计	赵亚璇	设计阶段	初步设计		
	王昕睿	日期	2024.2	图号	信息化-3