


给排水	WATER S&D	工艺	CRAFT
结构	STRUCT.	弱电	WEAK CURRENT
建筑	ARCH.	强电	ELEC.
暖通	AC&VENT.		

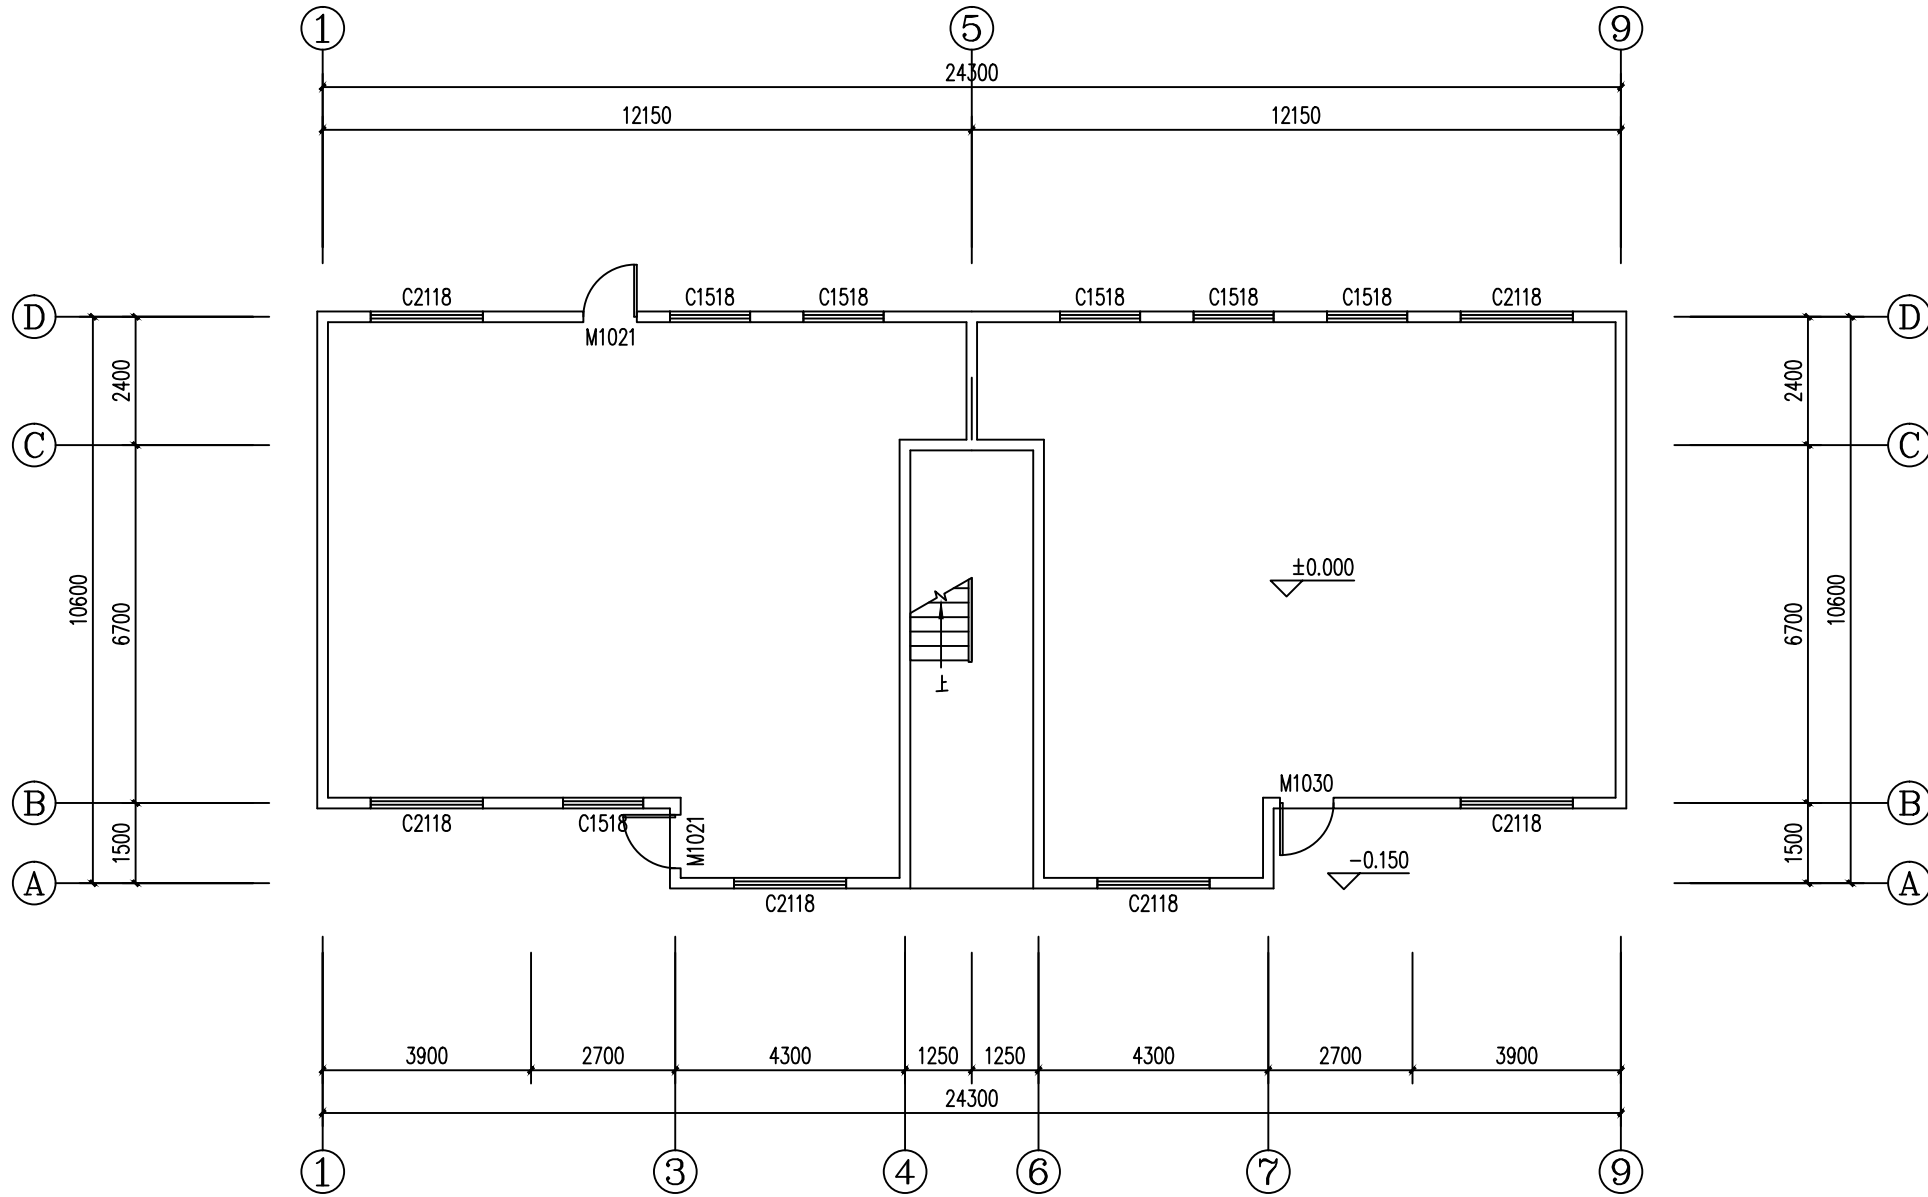

一层平面图 1:100

平面示意图: KEY PLAN

建设单位: CLIENT
宜章县消防救援大队

项目名称: PROJECT TITLE

子项名称: SUB ITEM

项目代号: PRO. NO.
宜章县消防救援大队备勤(家属)楼屋顶
及外墙防水、外墙漆改造工程

图纸名称: DRAWING TITLE
一层平面图


专业: 建筑	阶段: 施工图
比例: 1:100	图号: 02
日期: 2024.07	版本: 01

审定	任智伟	任智伟
审核	任智伟	任智伟
项目负责人	张宇翔	张宇翔
专业负责人	吴相求	吴相求
校对	吴相求	吴相求
设计	付泽州	付泽州
制图	付泽州	付泽州

注册章: REGISTRANT

出图章: STAMP


总图	建筑	结构	给排水	
SITE PLAN	ARCH.	STRUCT.	WATER S&D.	
暖通	强电	弱电	工艺	
A/C & VENT.	ELEC.	WEAK CURRENT	CRAFT	

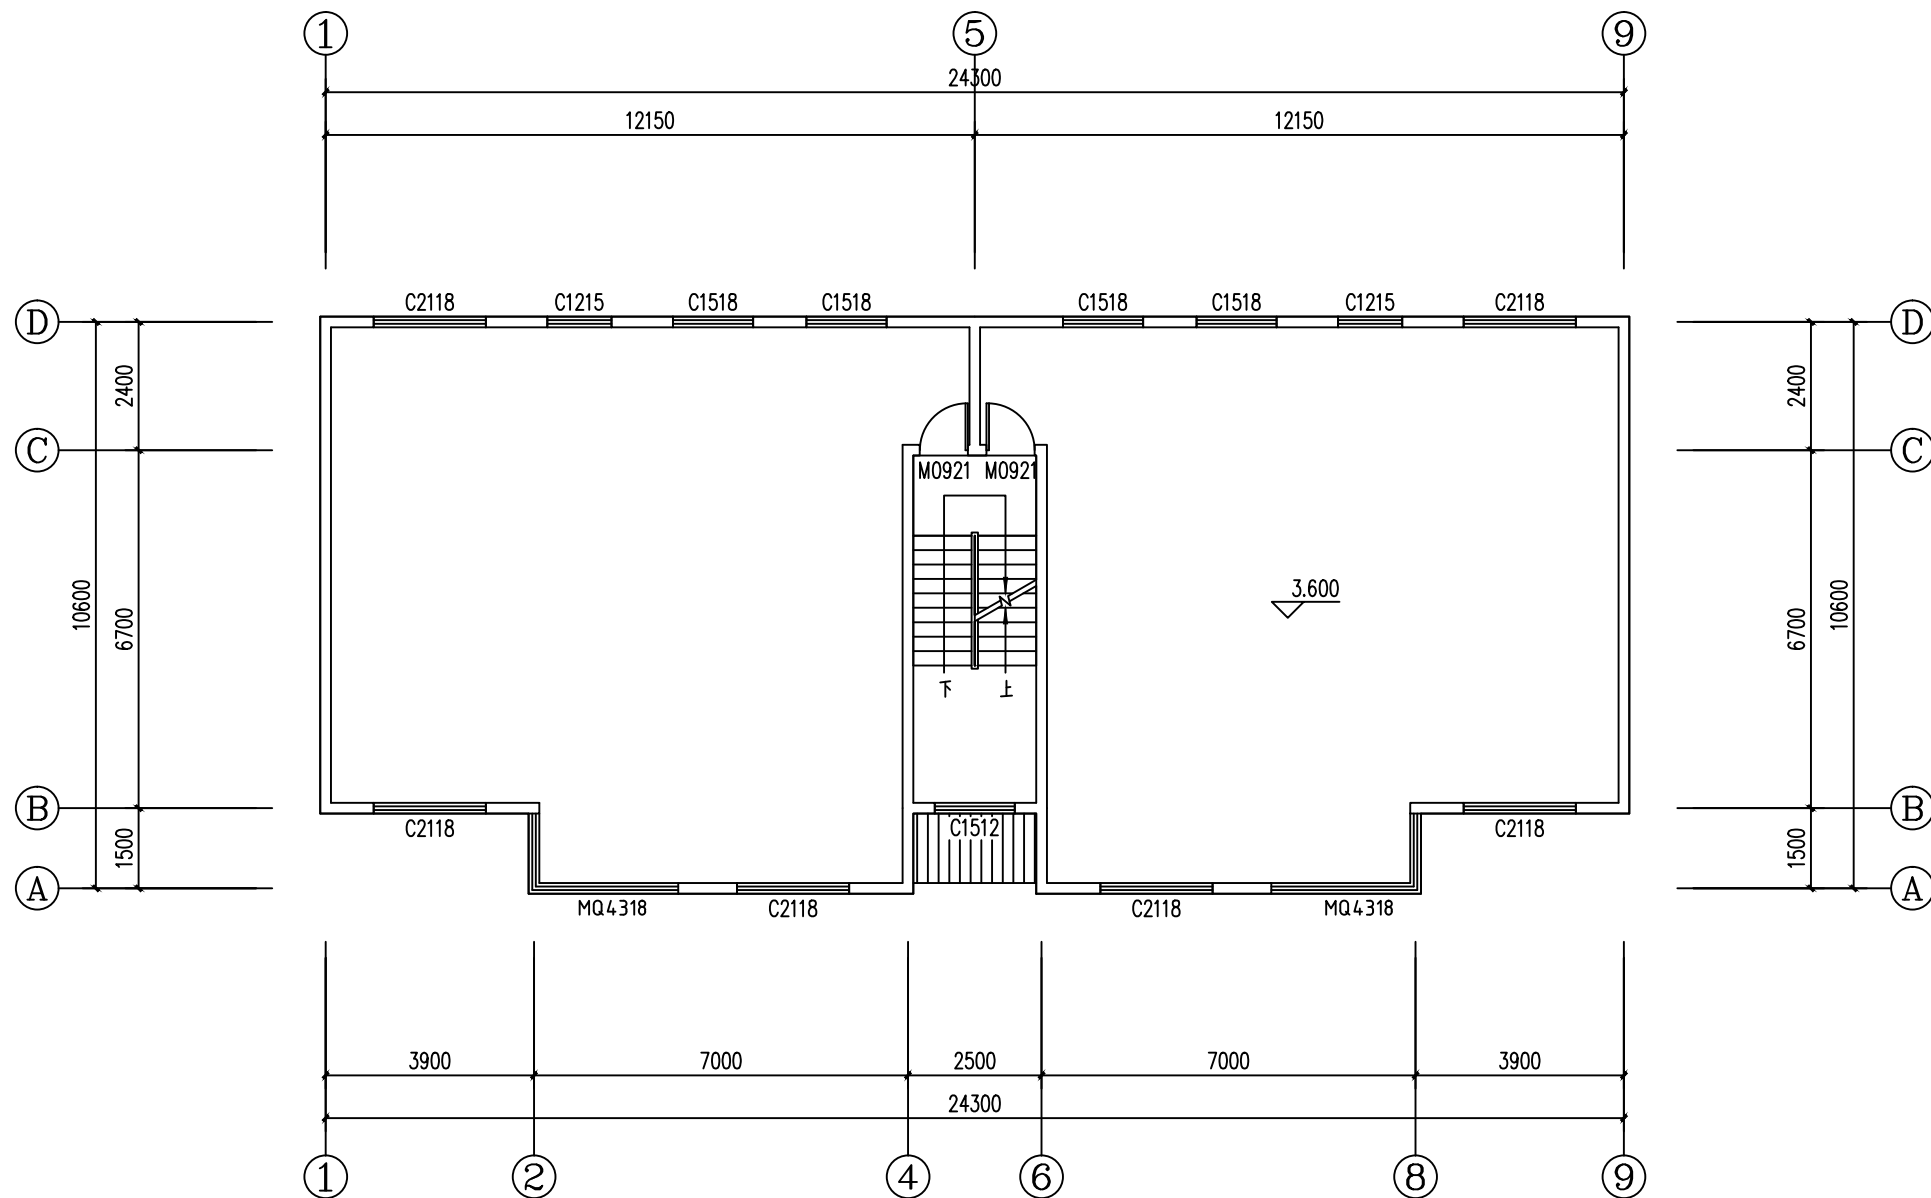

二层平面图 1:100

平面图示意图：		KEY PLAN	
建设单位：		CLIENT	
宜昌县消防救援大队			
项目名称：		PROJECT TITLE	
子项名称：		SUB ITEM	
项目代号：		PRO. NO.	
宜昌县消防救援大队备勤（家属）楼屋顶及外墙防水、外墙漆改造工程			
图纸名称：		DRAWING TITLE	
二层平面图			
专 业： 建筑		阶 段： 施工图	
比 例： 1:100		图 号： 03	
日 期： 2024. 07		版 本： 01	
审 定 APPROVED		任智伟	
审 核 AUDIT		任智伟	
项目负责人 PROJECT CHIEF		张宇翔	
专业负责人 DISCIPLINE CHIEF		吴相求	
校 对 CHECKED		吴相求	
设 计 DESIGNER		付泽州	
制 图 DRAWER		付泽州	
注册章：		REGISTRANT	
出图章：		STAMP	
 浩天设计 HAOTIAN DESIGN 浩天设计集团有限公司			
工程设计资质证书编号：A243019901			
中国 长沙市自贸试验区 合平路618号A座2楼202-109 电话：0731-85548678 邮箱：2420398449@qq.com			
此图章仅为浩天设计集团有限公司所有，未经许可不得复制。			
本图章如遗失可挂失作废，否则一律无效。			


总图	建筑	结构	给排水	
SITE PLAN	ARCH.	STRUCT.	WATER S&D.	
暖通	强电	弱电	工艺	
A/C & VENT.	ELEC.	WEAK CURRENT	CRAFT	

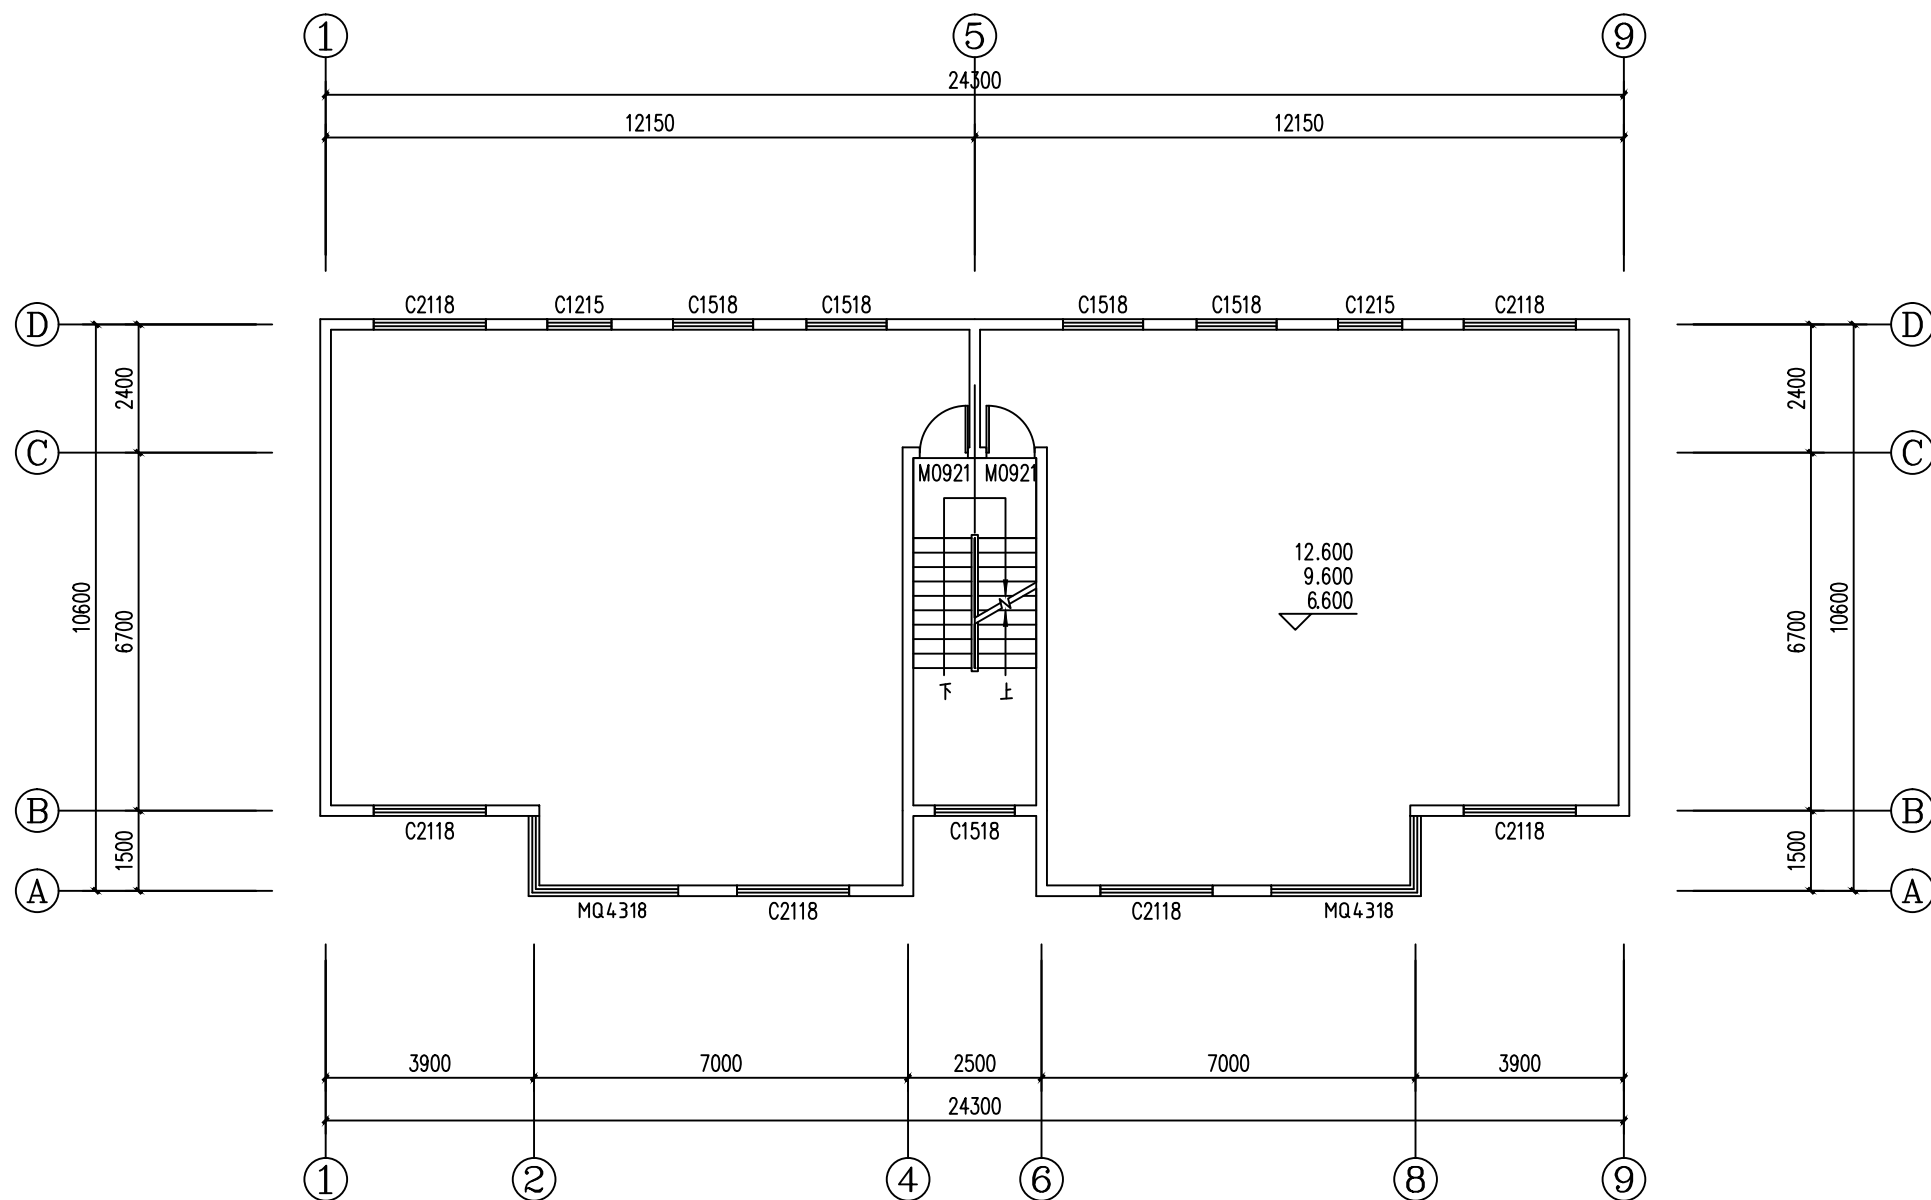

三至五层平面图 1:100

平面图示意图：		KEY PLAN	
建设单位：		CLIENT	
宜昌县消防救援大队			
项目名称：		PROJECT TITLE	
子项名称：		SUB ITEM	
项目代号：		PRO. NO.	
宜昌县消防救援大队备勤（家属）楼屋顶及外墙防水、外墙漆改造工程			
图纸名称：		DRAWING TITLE	
三至五层平面图			
专 业： 建筑		阶 段： 施工图	
比 例： 1:100		图 号： 04	
日 期： 2024. 07		版 本： 01	
审 定 APPROVED		任智伟	
审 核 AUDIT		任智伟	
项目负责人 PROJECT CHIEF		张宇翔	
专业负责人 DISCIPLINE CHIEF		吴相求	
校 对 CHECKED		吴相求	
设 计 DESIGNER		付泽州	
制 图 DRAWER		付泽州	
注册章：		REGISTRANT	
出图章：		STAMP	
 浩天设计 HAOTIAN DESIGN 浩天设计集团有限公司			
工程设计资质证书编号：A243019901			
中国 长沙市自贸试验区 合平路618号A座2楼202-109 电话：0731-85548678 邮箱：2420398449@qq.com			
此图章仅为浩天设计集团有限公司所有，未经许可不得复制。			
本图章如遗失可挂失作废，否则一律无效。			

总图	建筑	结构	给排水	
SITE PLAN	ARCH.	STRUCT.	WATER S&D.	
暖通	强电	弱电	工艺	
A/C & VENT.	ELEC.	WEAK CURRENT	CRAFT	

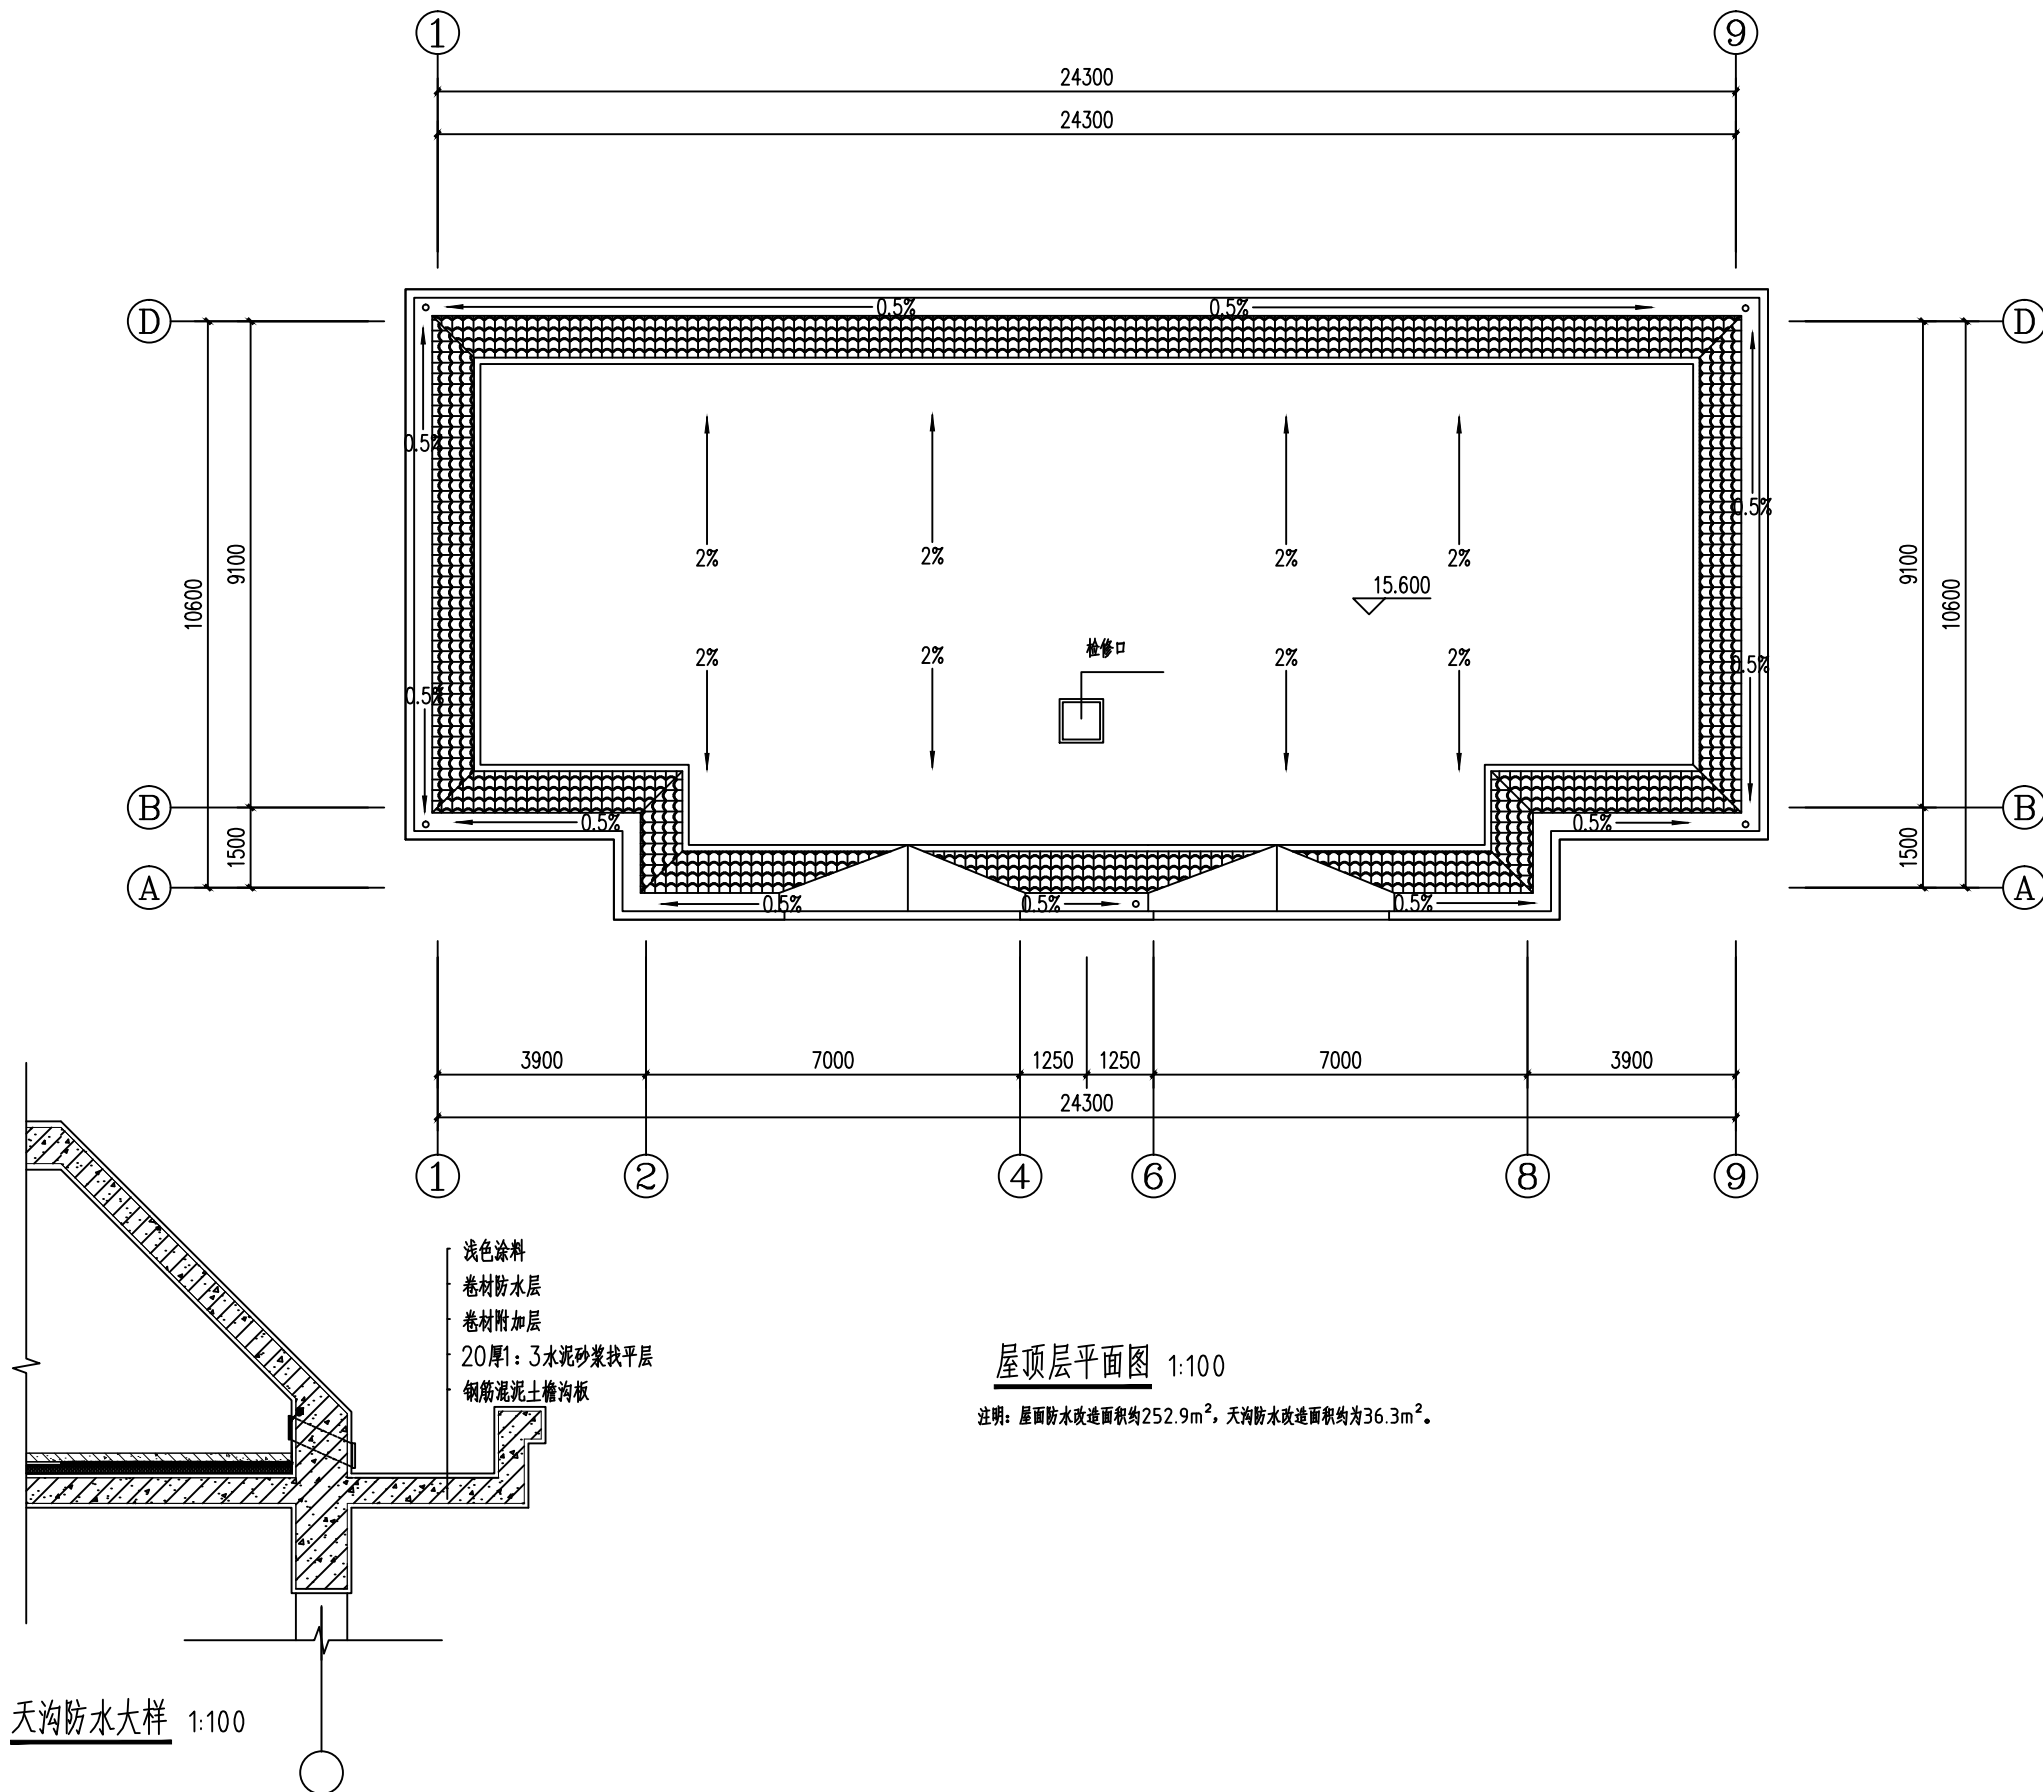

平面图示意图：		KEY PLAN	
建设单位： 宜章县消防救援大队		CLIENT	
项目名称：		PROJECT TITLE	
子项名称：		SUB ITEM	
项目代号： 宜章县消防救援大队勤（家属）楼屋顶 及外墙防水、外墙漆改造工程		PRO. NO.	
图纸名称：		DRAWING TITLE	
屋顶层平面图			
专 业：建筑		阶 段：施工图	
比 例：1:100		图 号：05	
日 期：2024. 07		版 本：01	
审 定 APPROVED		任智伟	
审 核 AUDIT		任智伟	
项目负责人 PROJECT CHIEF		张宇翔	
专业负责人 DISCIPLINE CHIEF		吴相求	
校 对 CHECKED		吴相求	
设 计 DESIGNER		付泽州	
制 图 DRAWER		付泽州	
注册章：		REGISTRANT	
出图章：		STAMP	
 浩天设计 HAOTIAN DESIGN 浩天设计集团有限公司			
工程设计资质证书编号：A243019901			
中国 长沙市自贸试验区 合平路618号A座2楼202-109			
电话：0731-85548678 邮箱：2420398449@qq.com			
美国威凯尔建筑设计集团(中国)有限公司，其设计许可不得滥用。			
本图属威凯尔公司商业秘密，应统一按式放。			

图	总	建	结	给			
图	图	筑	构	排水			
暖通	暖通	强电	弱电	水			
AC&VENT.	AC&VENT.	ELEC.	STRUC.	WATER S&D.			
				艺			
				CRAFT			



1-9轴立面图 1:100

平面示意图:

KEY PLAN

建设单位:

UENT

宜章县消防救援大队

项目名称:

PROJECT TITLE

子项名称:

SUB ITEM

项目代号:

PRO. NO.

宜章县消防救援大队备勤(家属)楼屋顶及外墙防水、外墙漆改造工程

图纸名称:

DRAWING TITLE

1-9轴立面图

DISCIPLINE		DESIGN PHASE	
专业: 建筑	阶段: 施工图		
比例: 1:100	SCALE	图号: 06	DWG.NO.
日期: 2024. 07	DATE	版本: 01	VER.NO.
审 定 APPROVED	任智伟	任智伟	
审 核 AUDIT	任智伟	任智伟	
项目负责人 PROJECT CHIEF	张宇翔	张宇翔	
专业负责人 DISCIPLINE CHIEF	吴相求	吴相求	
校 对 CHECKED	吴相求	吴相求	
设 计 DESIGNER	付泽州	付泽州	
制 图 DRAWER	付泽州	付泽州	

注册章:


REGISTRANT

出图章:

STAMP



给排水	结构	建筑	总图
WATER S&D.	STRUCT.	ARCH.	SITE PLAN
工	弱	强	暖通
CRAFT	WEAK CURRENT	ELEC.	AC&VENT.

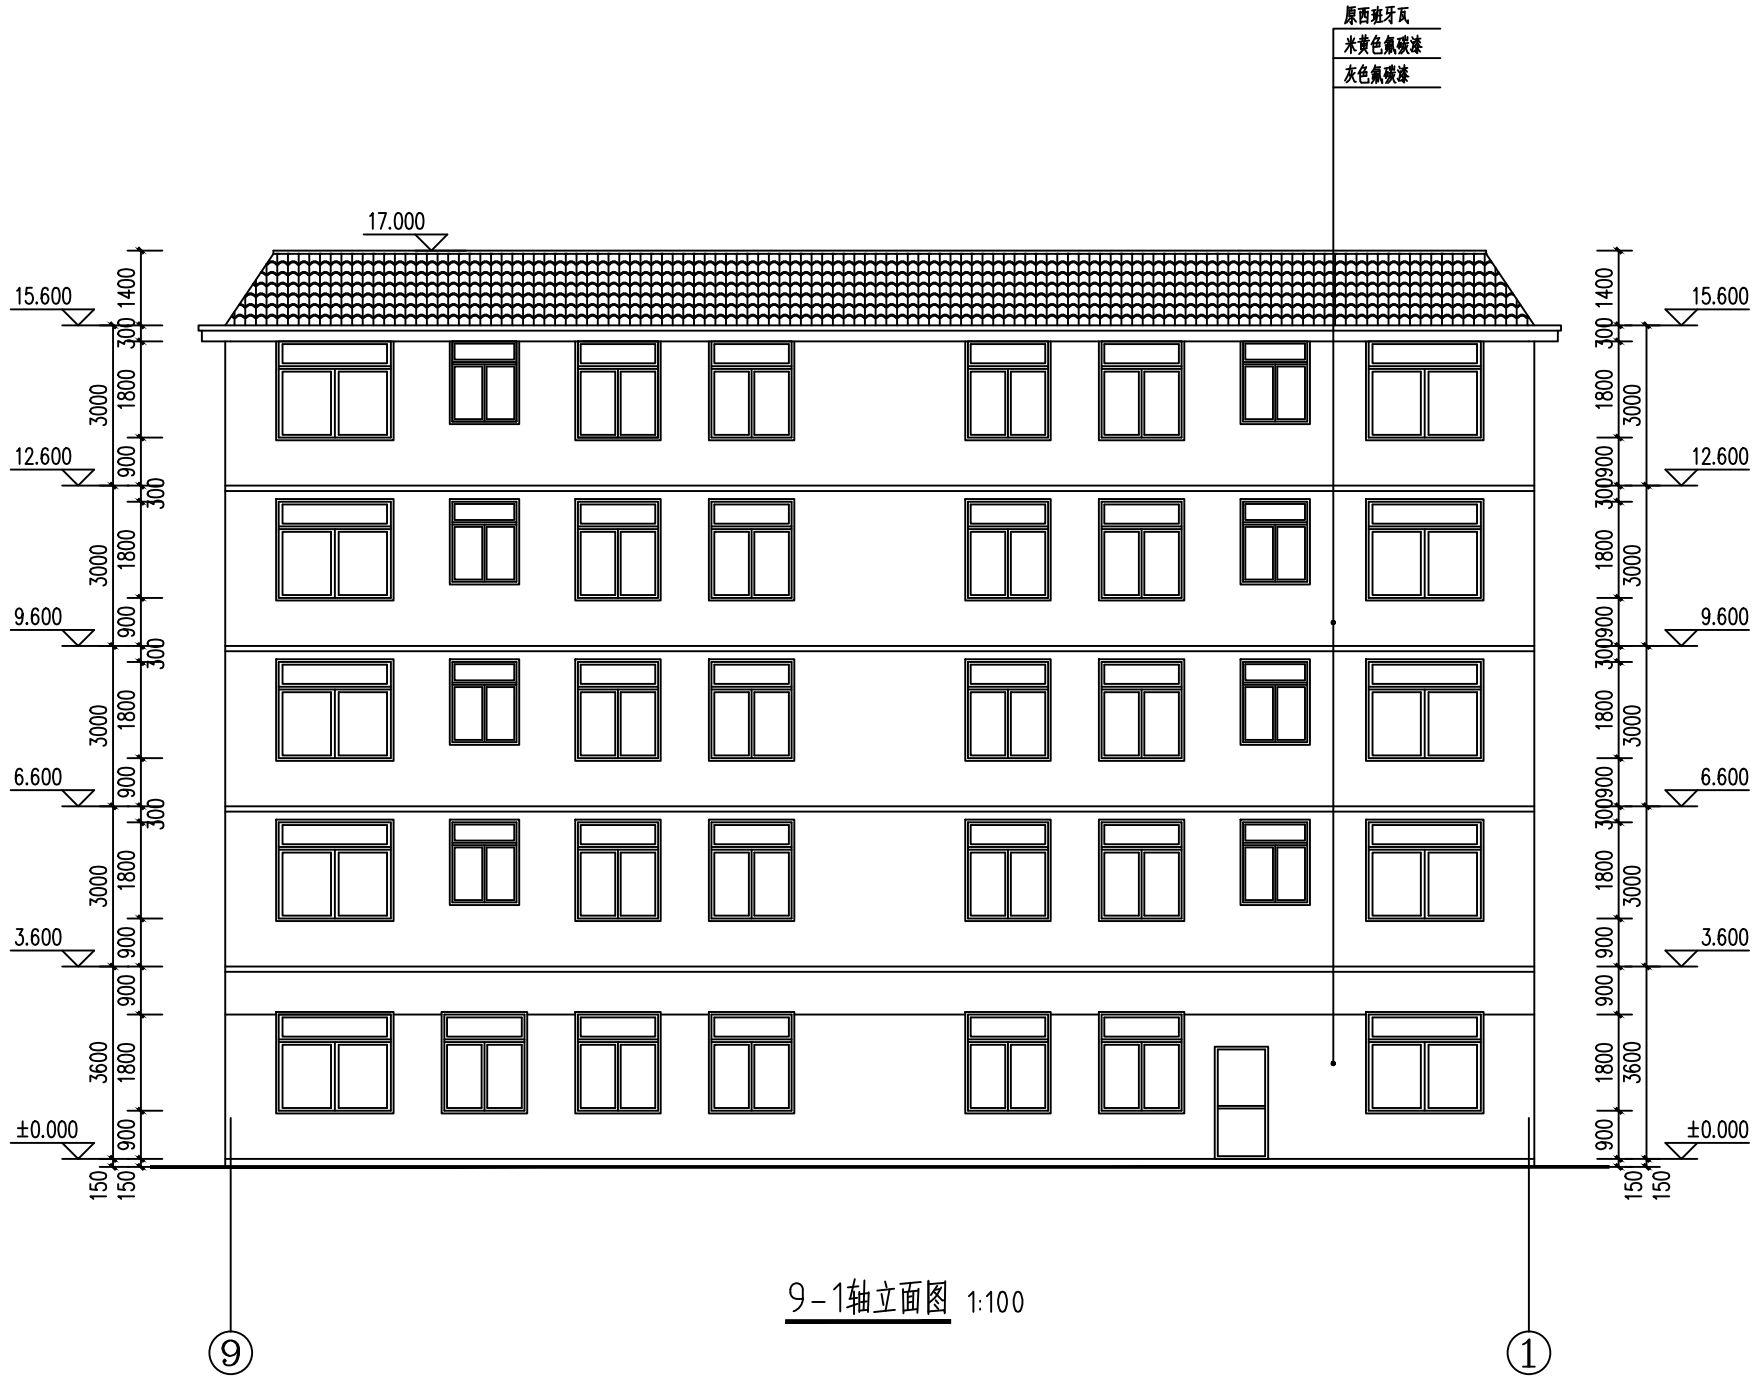

平面示意图: KEY PLAN

建设单位: CLIENT
宜章县消防救援大队

项目名称: PROJECT TITLE

子项名称: SUB ITEM

项目代号: PRO. NO.
宜章县消防救援大队备勤(家属)楼屋顶
及外墙防水、外墙漆改造工程

图纸名称: DRAWING TITLE

9-1轴立面图

专业: 建筑 DESC. LINE 阶段: 施工图 DESIGN PHASE

比例: 1:100 SCALE 图号: 07 DWG. NO.

日期: 2024. 07 DATE 版本: 01 VER. NO.



审定 APPROVED	任智伟	任智伟
审核 AUDIT	任智伟	任智伟
项目负责人 PROJECT CHIEF	张宇翔	张宇翔
专业负责人 DISCIPLINE CHIEF	吴相求	吴相求
校对 CHECKED	吴相求	吴相求
设计 DESIGNER	付泽州	付泽州
制图 DRAWER	付泽州	付泽州

注册章: REGISTRANT

出图章: STAMP

浩天设计
HAOTIAN DESIGN
浩天设计集团有限公司

工程设计资质证书编号: A243019901
中国 长沙市自贸试验区 合平路618号A座2楼202-109
电话: 0731-85548678 邮箱: 2420398449@qq.com
此图仅供浩天设计集团有限公司内部使用, 未经许可不得外传。
本图实为浩天设计集团有限公司所有, 未经许可不得外传。

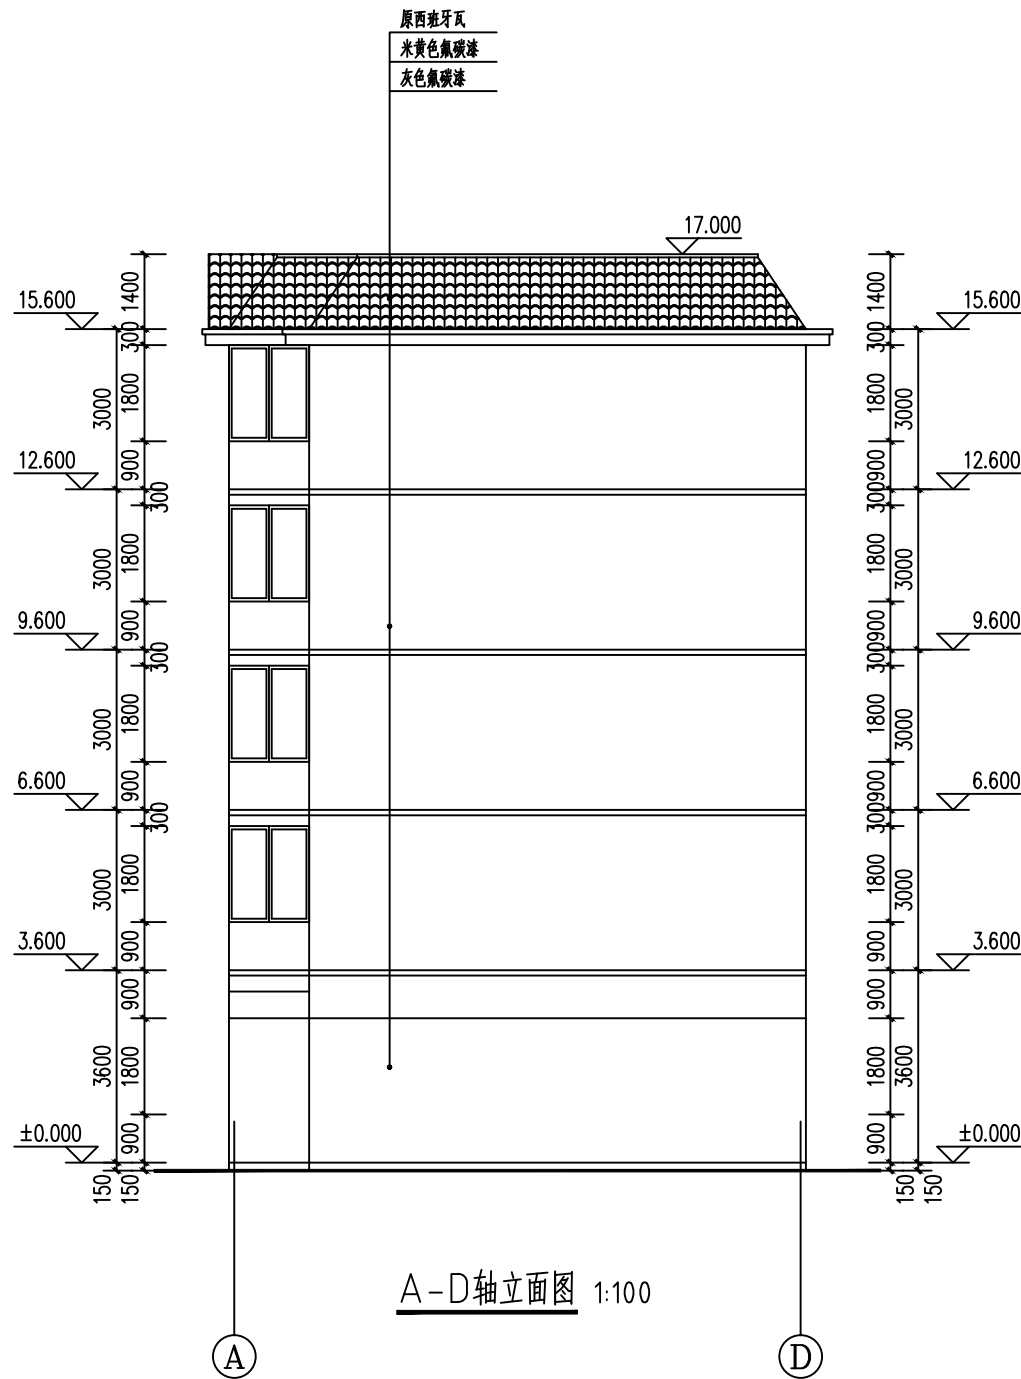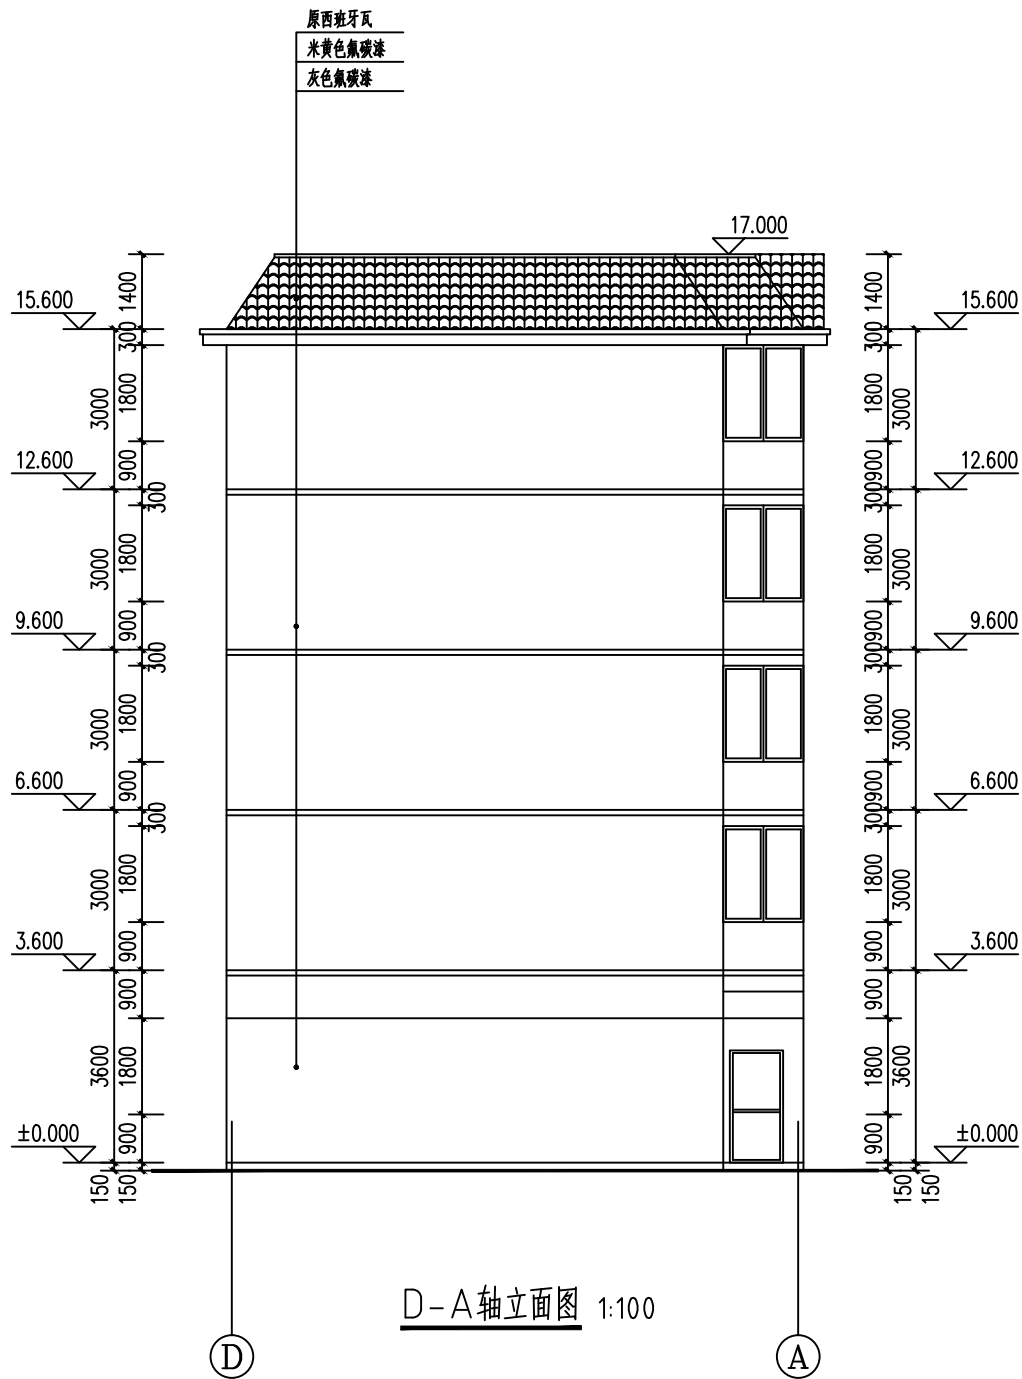[illegible]

平面示意图：		KEY PLAN	
建设单位：		CLIENT	
宜昌县消防救援大队			
项目名称：		PROJECT TITLE	
子项名称：		SUB ITEM	
项目代号：		PRO. NO.	
宜昌县消防救援大队备勤（家属）楼屋顶及外墙防水、外墙漆改造工程			
图纸名称：		DRAWING TITLE	
D-A轴立面图 A-D轴立面图			
专 业： 建筑		DESIGN PHASE	
阶 段： 施工图			
SCALE		DWG.NO.	
比 例： 1:100		图 号： 08	
DATE		VER.NO.	
日 期： 2024. 07		版 本： 01	
审 定 APPROVED	任智伟	任智伟	
审 核 AUDIT	任智伟	任智伟	
项目负责人 PROJECT CHIEF	张宇翔	张宇翔	
专业负责人 DISCIPLINE CHIEF	吴相求	吴相求	
校 对 CHECKED	吴相求	吴相求	
设 计 DESIGNER	付泽州	付泽州	
制 图 DRAWER	付泽州	付泽州	
注册章：		REGISTRANT	
出图章：		STAMP	
浩天设计 HAOTIAN DESIGN 浩天设计集团有限公司			
工程设计资质证书编号：A243019901			
中国 长沙市自贸试验室 合平路618号A座2楼202-109			
电话：0731-85548678		邮箱：2420398449@qq.com	
此图仅供浩天设计集团有限公司内部使用，未经许可不得复制。			
本图属浩天设计集团所有，请妥善保管，否则一切后果。			