

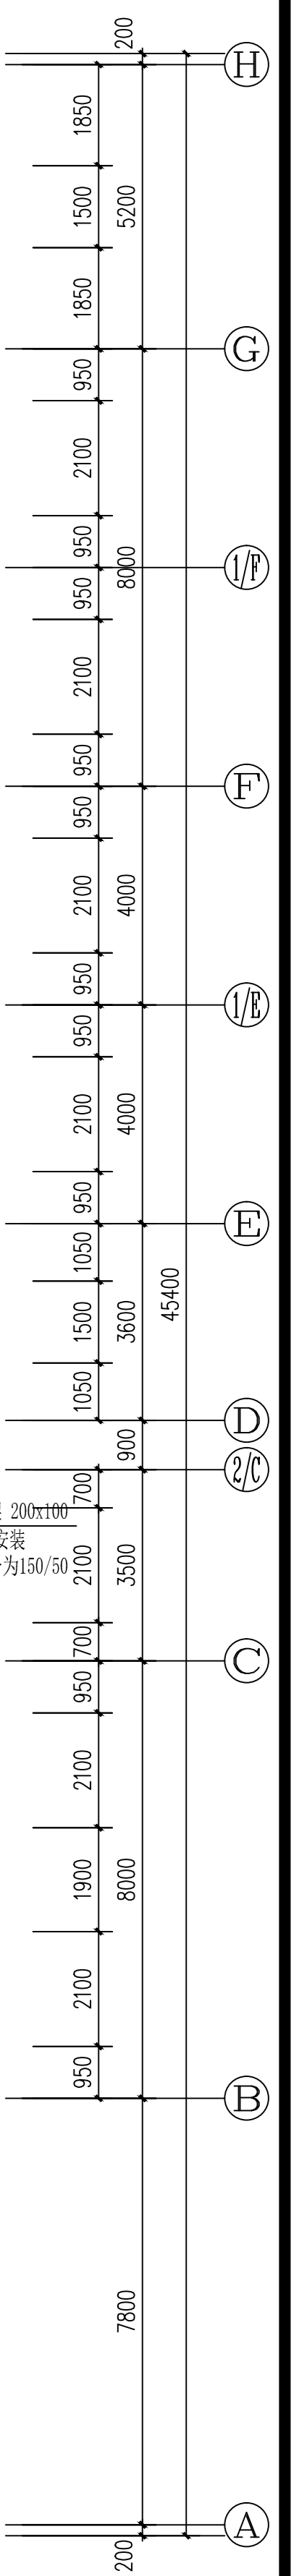
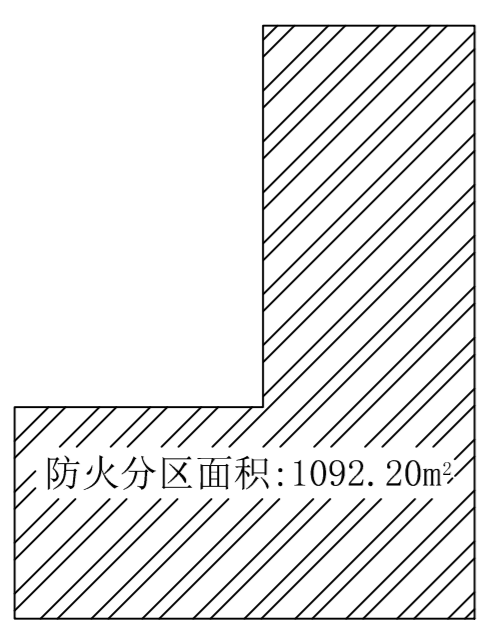


四层照明平面图 1:100

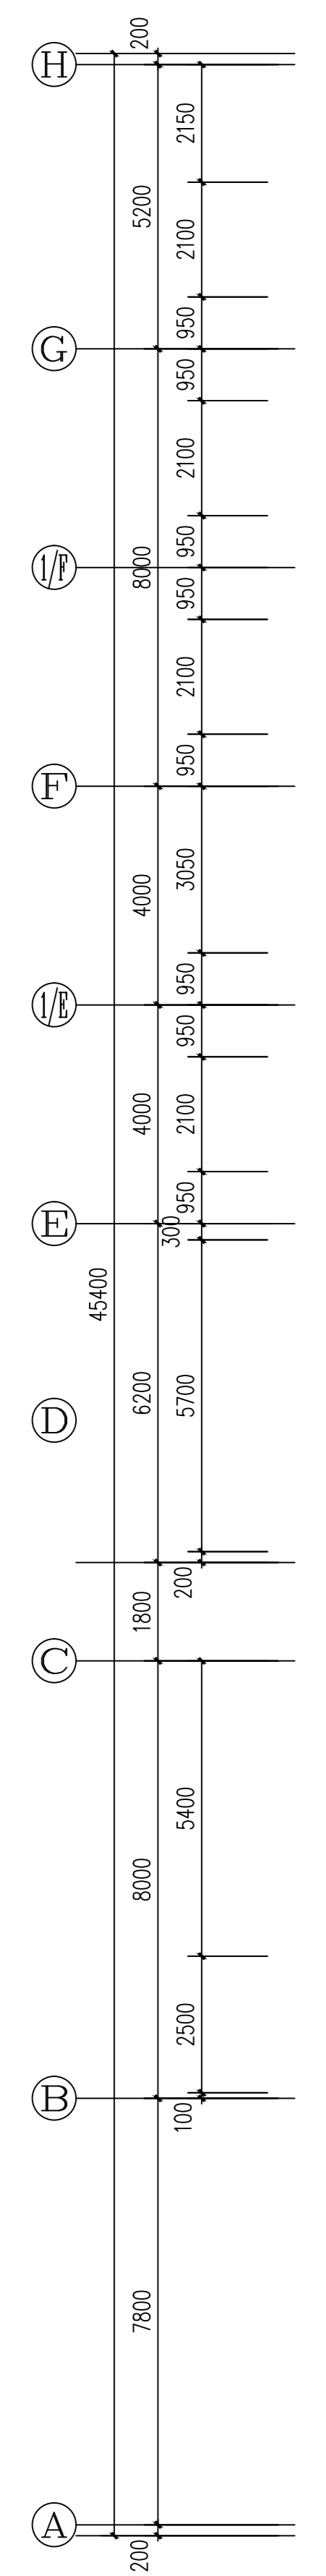

<b>新疆维吾尔自治区建筑设计研究院</b> XINJIANG MUNICIPAL ARCHITECTURAL DESIGN INSTITUTE LTD. 新疆乌鲁木齐市水磨沟区龙盛街88号 地址: 万科中央公园一期4栋1层9号 Address: Plot 1, Unit 9, Block 4, Phase 1, Vank Central Park, Shengli Road, Shuibogou District, Urumqi, Xinjiang		证书编号: CERTIFICATE NO. A16500032 证书级别: 甲级 (CERTIFIED A)	0030000 电子邮箱: xjzsf@163.com 电话: 0086-0991-4165508 传真: 0086-0991-4165509
建设单位: 新疆维吾尔自治区党委党校 CLIENT: 新疆维吾尔自治区党委党校 项目名称: 自治区党委党校中心新馆装饰装修工程 PROJECT: 自治区党委党校中心新馆装饰装修工程	设计阶段: 施工图 DESIGN STAGE: Construction Drawing	工程编号: ZH2024-049S PROJECT NO.: ZH2024-049S	制图: 本人签名 DRAWN BY: [Signature]
设计负责人: [Signature] DESIGNER: [Signature]	审核: [Signature] CHECKER: [Signature]	校对: [Signature] CORRECTOR: [Signature]	专业负责人: [Signature] SPECIALIST: [Signature]
计算书名称: 本人签名 CALCULATION NAME: [Signature]	版本编号: 第一版 VERSION: 1st Edition	工程名称: 施工图 PROJECT NAME: Construction Drawing	日期: 2024.10 DATE: 2024.10

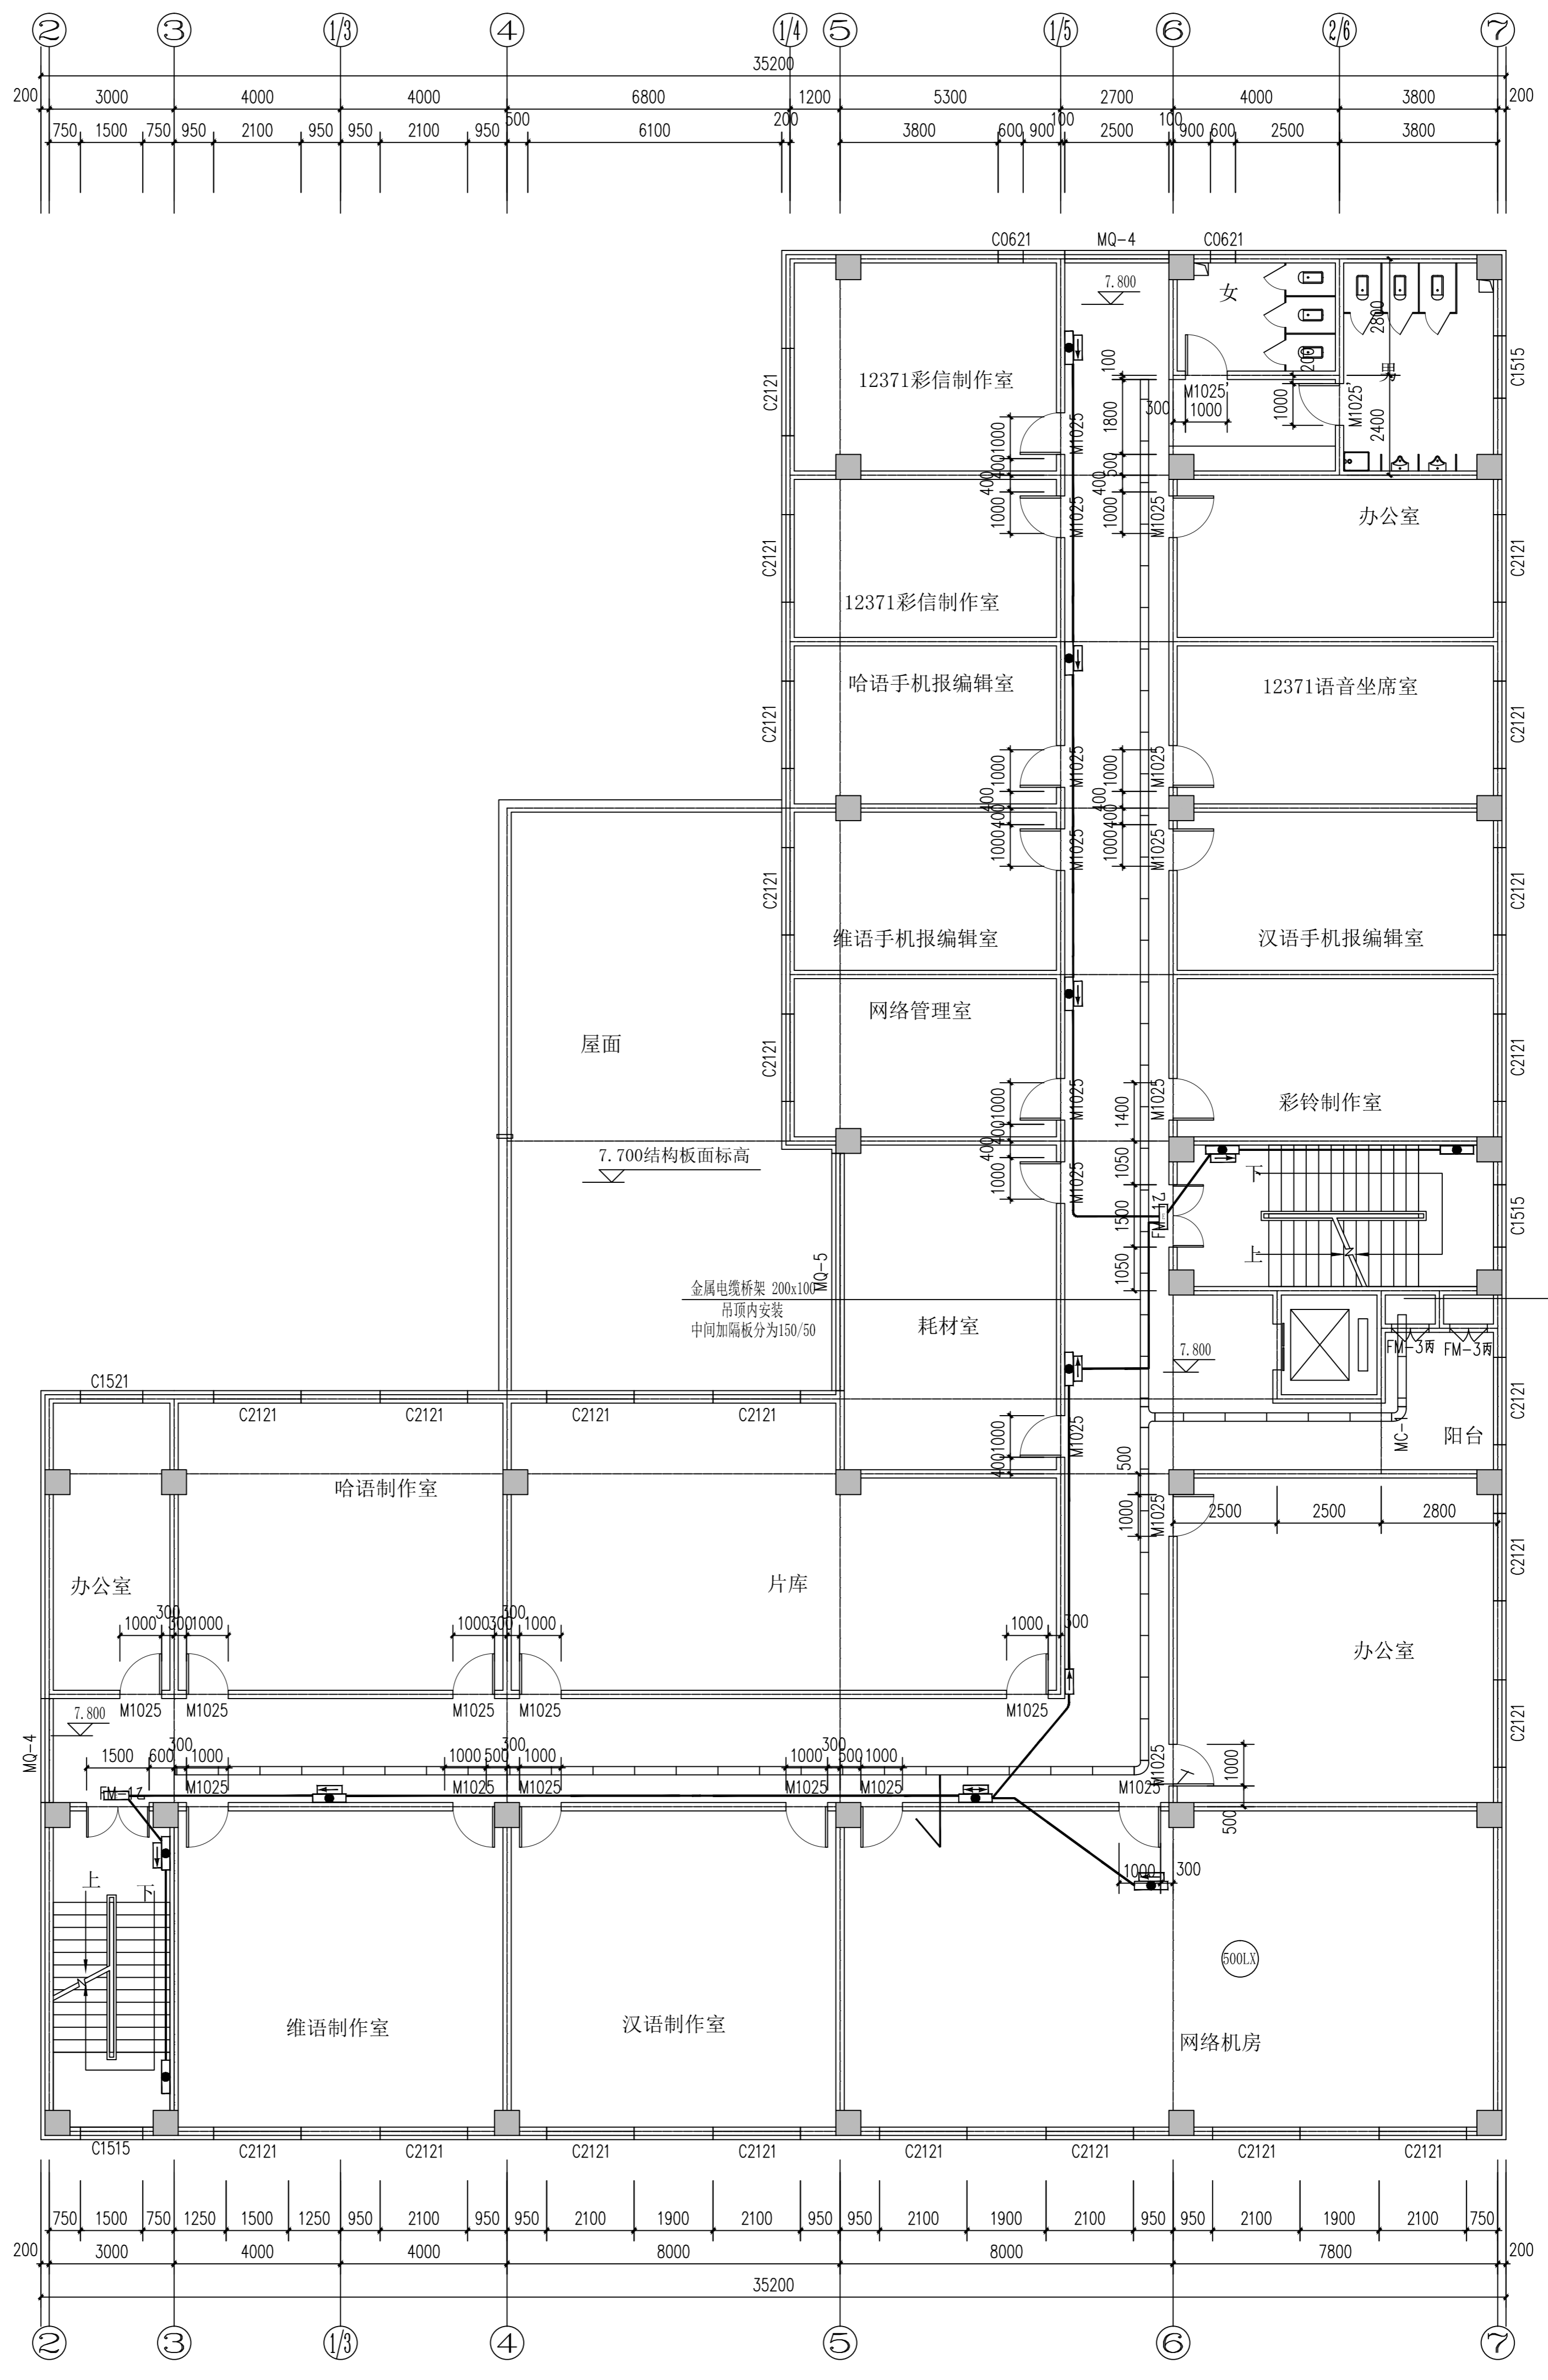



三层照明平面图 1:100

防火分区面积:1092.20m<sup>2</sup>

<b>新疆维吾尔自治区住房和城乡建设厅</b> XINJIANG MUNICIPAL ARCHITECTURAL DESIGN INSTITUTE LTD. 新疆市政建筑设计研究院有限公司 证书编号: CERTIFICATE NO. A16500032 证书级别: 甲级 (CERTIFIED A)		新疆乌鲁木齐市水磨沟区龙盛街88号 地址: 万科中央公园一期一栋7层, 8层, 9层 Address: Pk1, 1st, 2nd, 3rd, 7th, 8th, 9th Floor, Vank Central Park, Shengping Suburb, Urumqi, Xinjiang		邮政编码: 830000 电子邮箱: xjzsz4165509@163.com 电话: 0086-0991-4165508 传真: 0086-0991-4165509	
建设单位:	新疆维吾尔自治区党委党校中心	项目负责人:	张勇	设计日期:	2024.10
项目名称:	自治区党委党校中心消防改造提升工程	专业负责人:	张勇	审核:	
项目编号:	ZH2024-049S	制图:	张勇	计算书名称:	本人签名
设计阶段:	施工图	版本:	第一版		






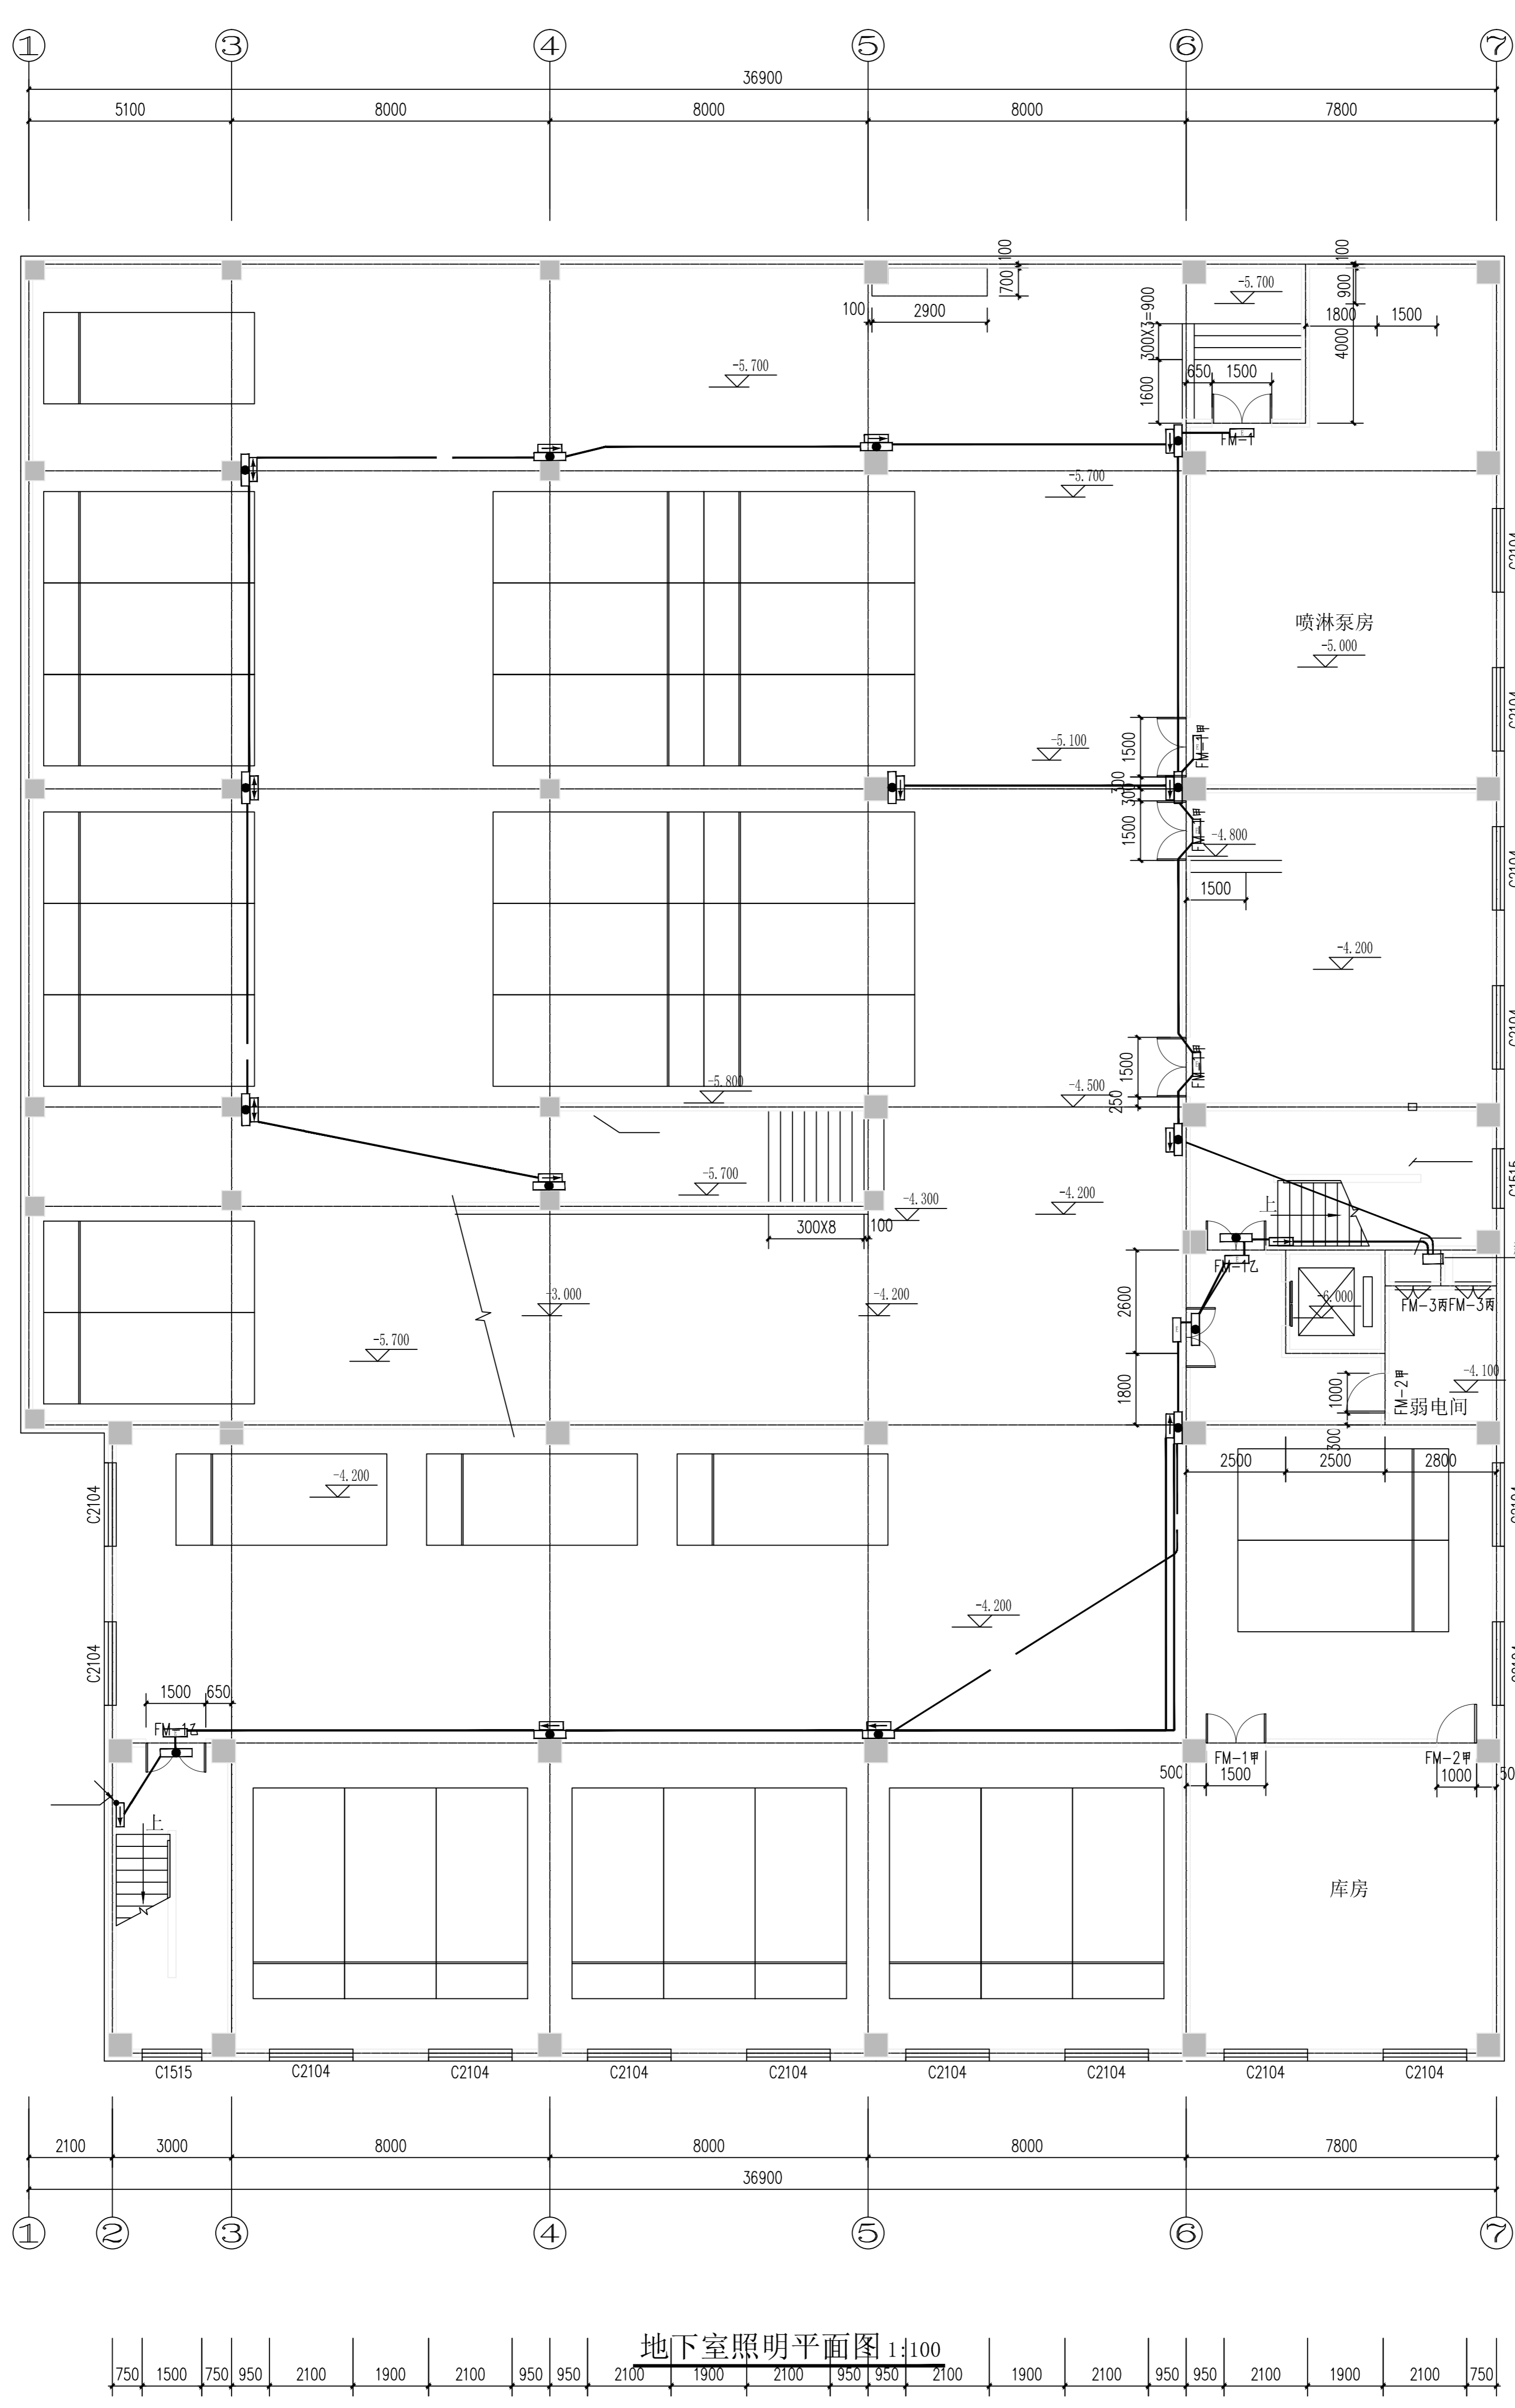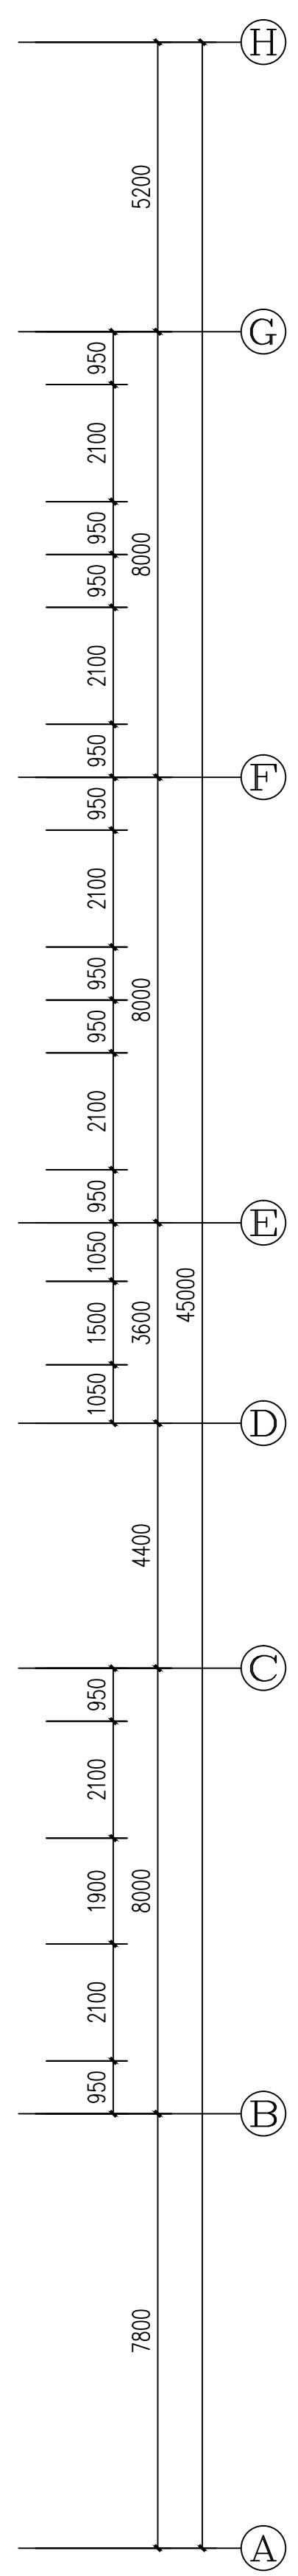

防火分区面积: 1693.42m<sup>2</sup>

地下室照明平面图 1:100

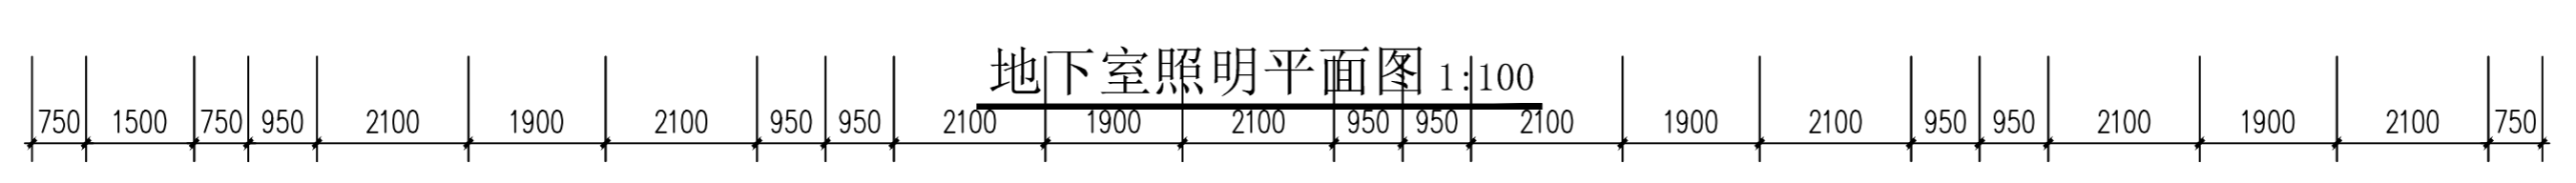

<b>新疆维吾尔自治区住房和城乡建设厅</b> XINJIANG MUNICIPAL ARCHITECTURAL DESIGN INSTITUTE LTD. 新疆市政建筑设计研究院有限公司 证书编号: CERTIFICATE NO. A16500312 证书级别: 甲级 (CERTIFIED ARCHITECT)		地址: 乌鲁木齐市水磨沟区龙盛街88号 地址: 开林中央公园一期4栋1层401室, 9层 ADDRESS: Plot 1, Unit 401, Block 4, Phase 1, Yake Garden Plot 9, Unit 909, Block 9, Phase 1, Yake Garden	邮政编码: 830000 电子邮箱: xjzj4165509@163.com 电话: 0086-0991-4165508 传真: 0086-0991-4165509
建设单位: 新疆维吾尔自治区教育局 项目名称: 自治区党委教育研究中心消防应急照明设备 子项名称: 消防应急照明设备 工程编号: ZH2024-049S 设计阶段: 施工图 版本编号: 第一版 计算机签名: 本人签名	制图: 本人签名 设计: 本人签名 审核: 本人签名 审定: 本人签名 日期: 2024.10		