


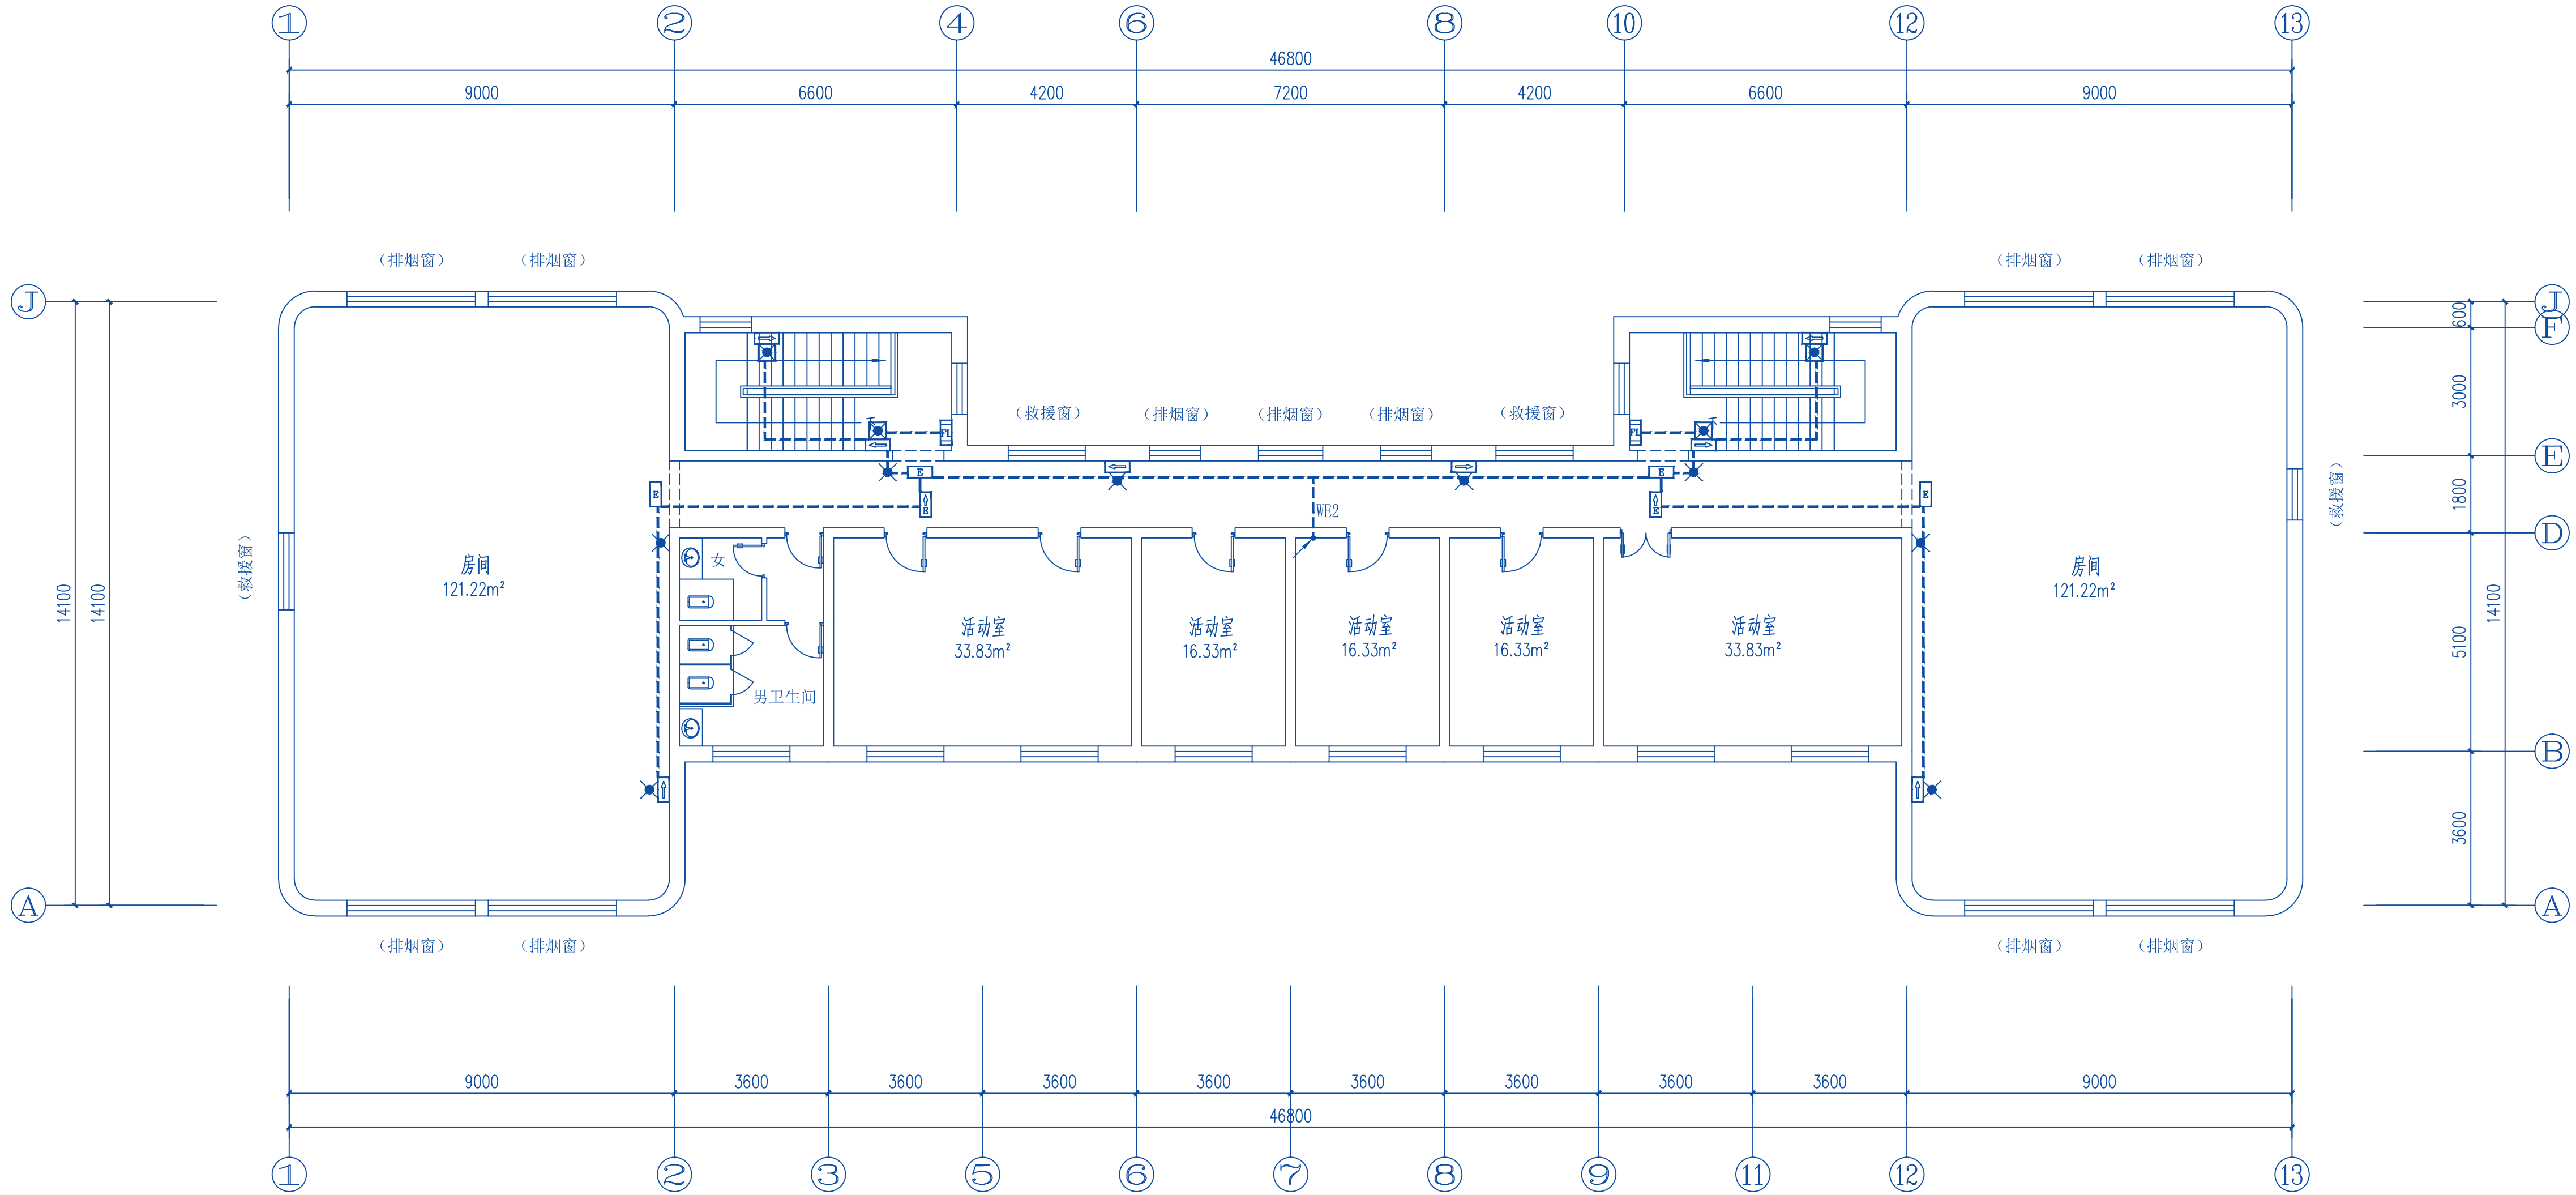

二层改造应急照明平面图 1:100



新疆北疆建筑规划设计研究院
(有限责任公司)

注：本套图纸需经国家有关部门批准方可施工

施工图审查专用章

新疆北疆建筑规划设计研究院(有限责任公司)
证书编号: A165002122

甲级：建筑（建筑工程）

2020年3月 工程设计文件专用章
2025年3月 新疆住房和城乡建设厅统一发放

北疆设计院设计资质章

注册师专用章

项目名称 奎屯公路管理局乌苏分局消防
改造-活动中心

建设单位 奎屯公路管理局乌苏分局

设计号	WS2024-10-01	图纸张数	03
图别	电施	图号	03
版本号	第一版	日期	2024-06
项目负责	李红梅		
专业负责	李海宽		
审核	苏萍秀		
校对	石龙		
设计	李海宽		
制图	李海宽		

二层改造应急照明平面图